



別添資料 5：造成完了図面

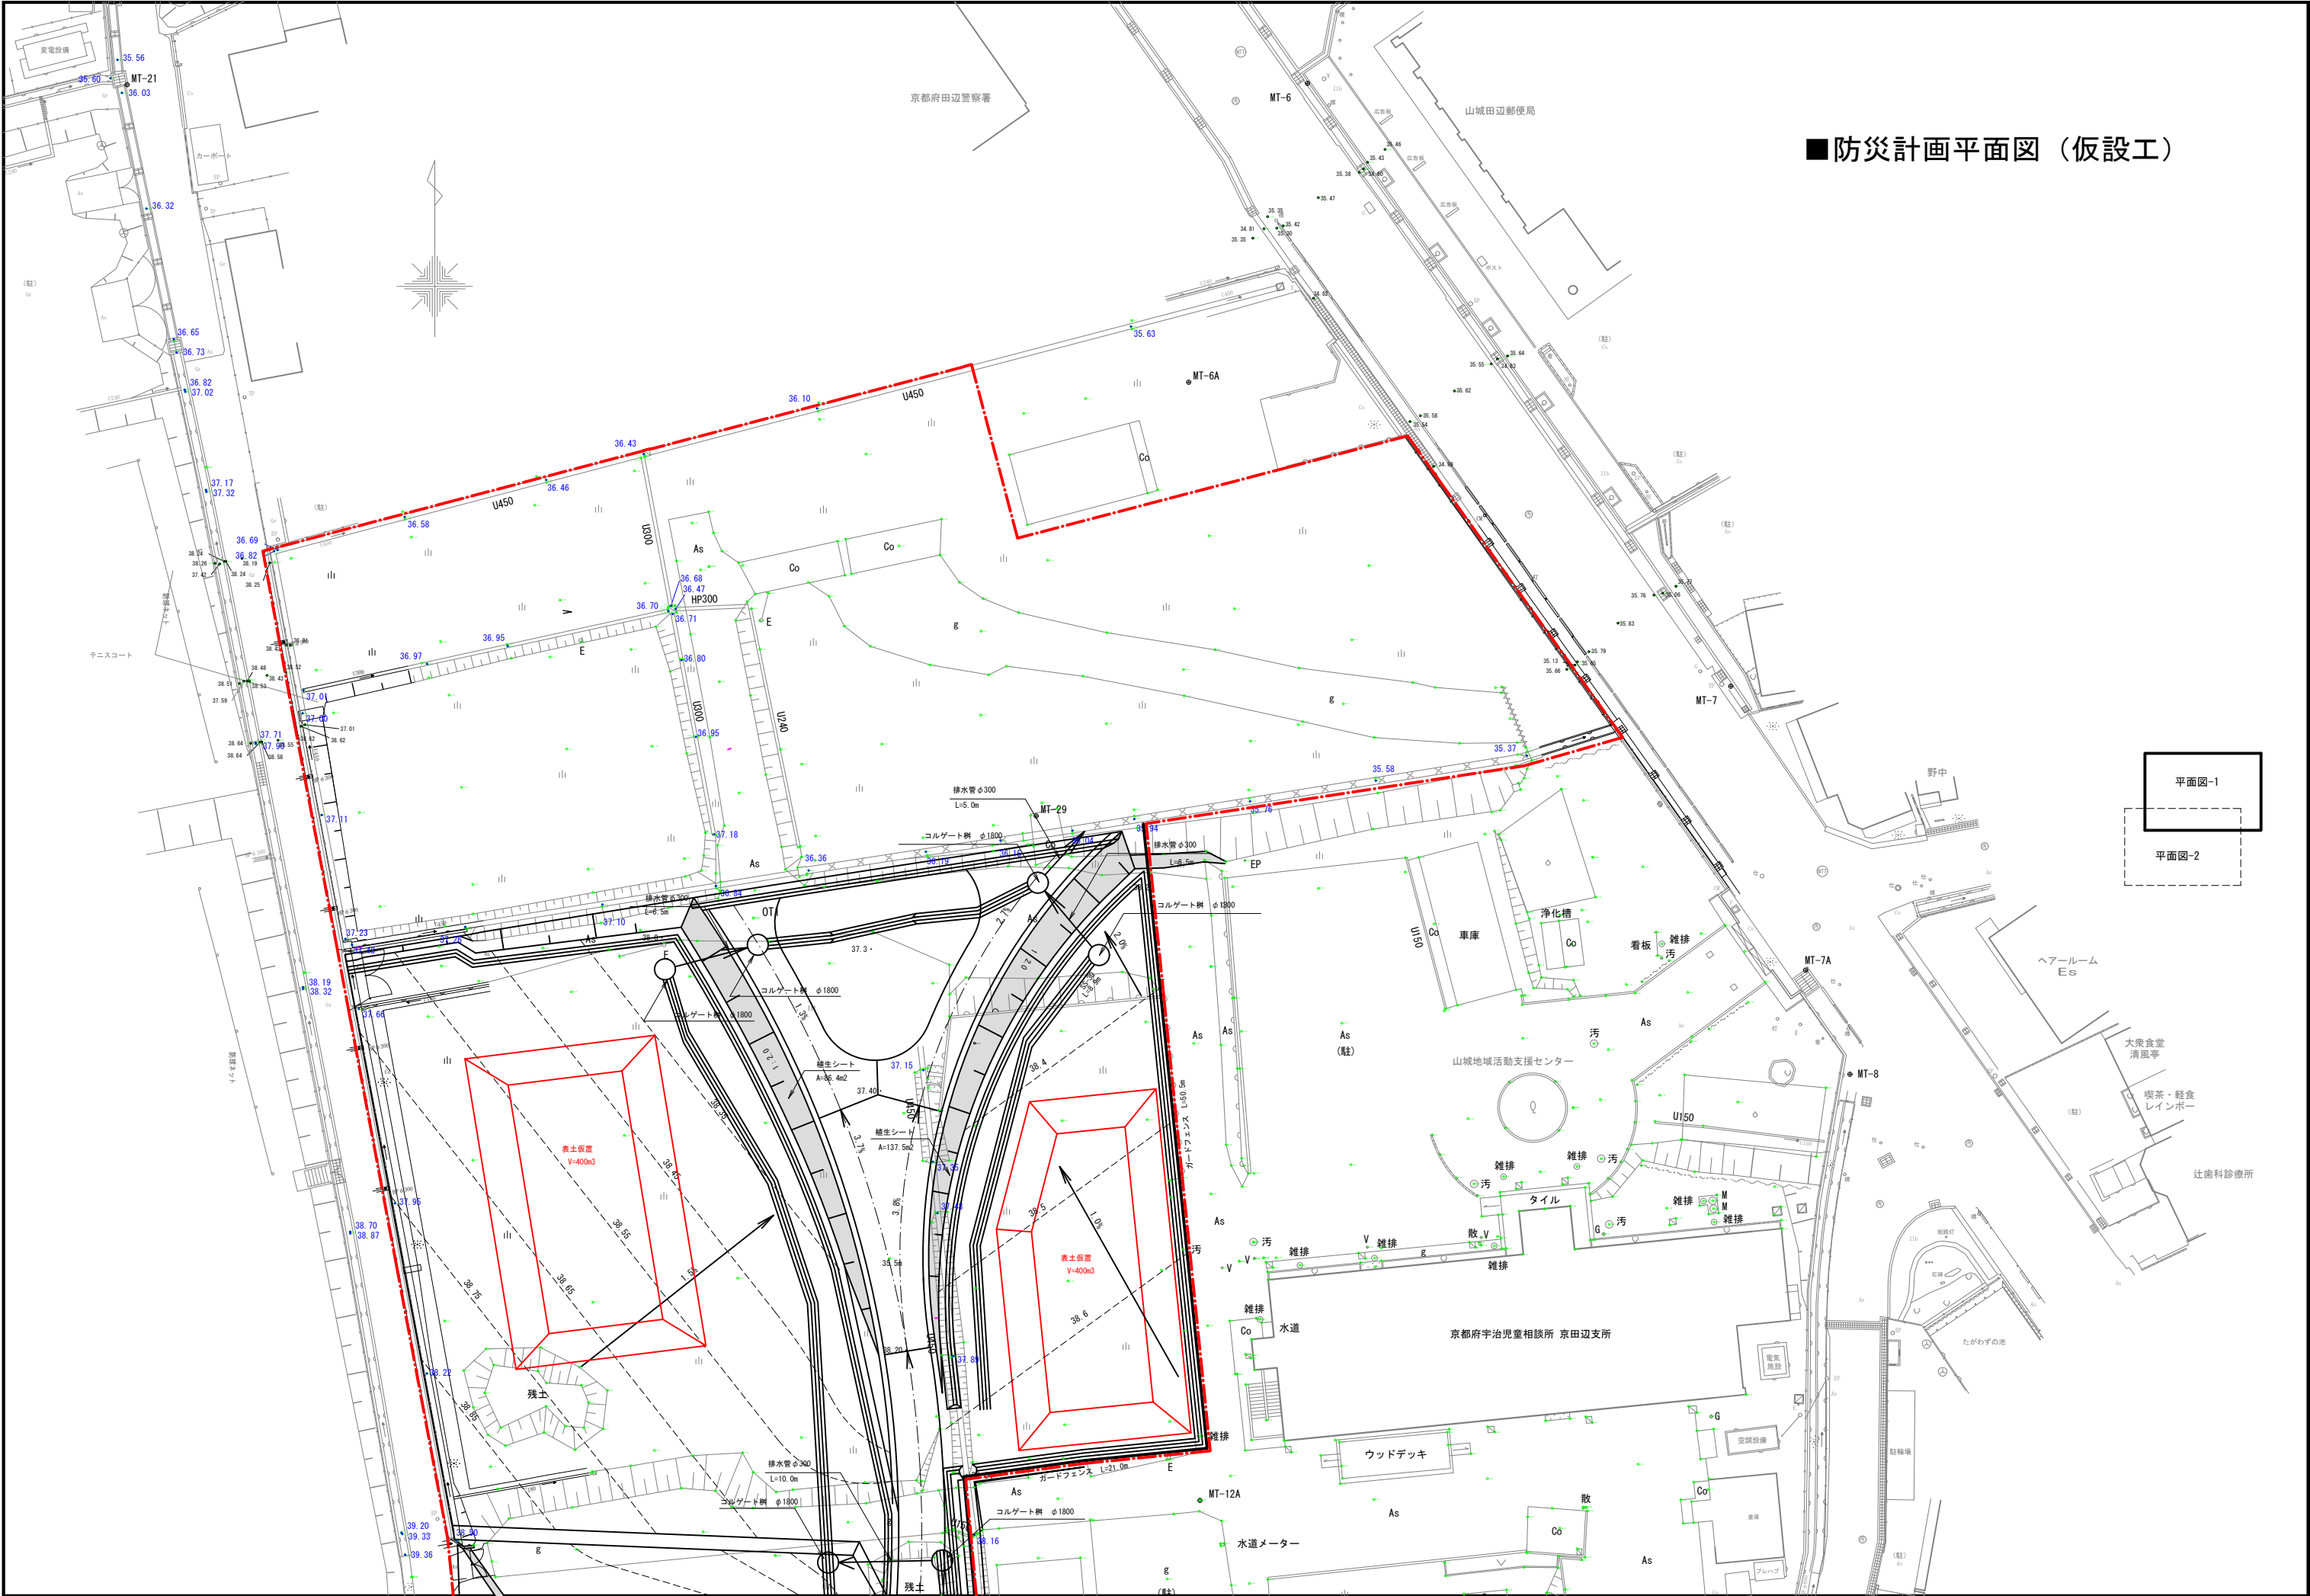



■防災計画平面図（仮設工）

平面図-1


平面図-2

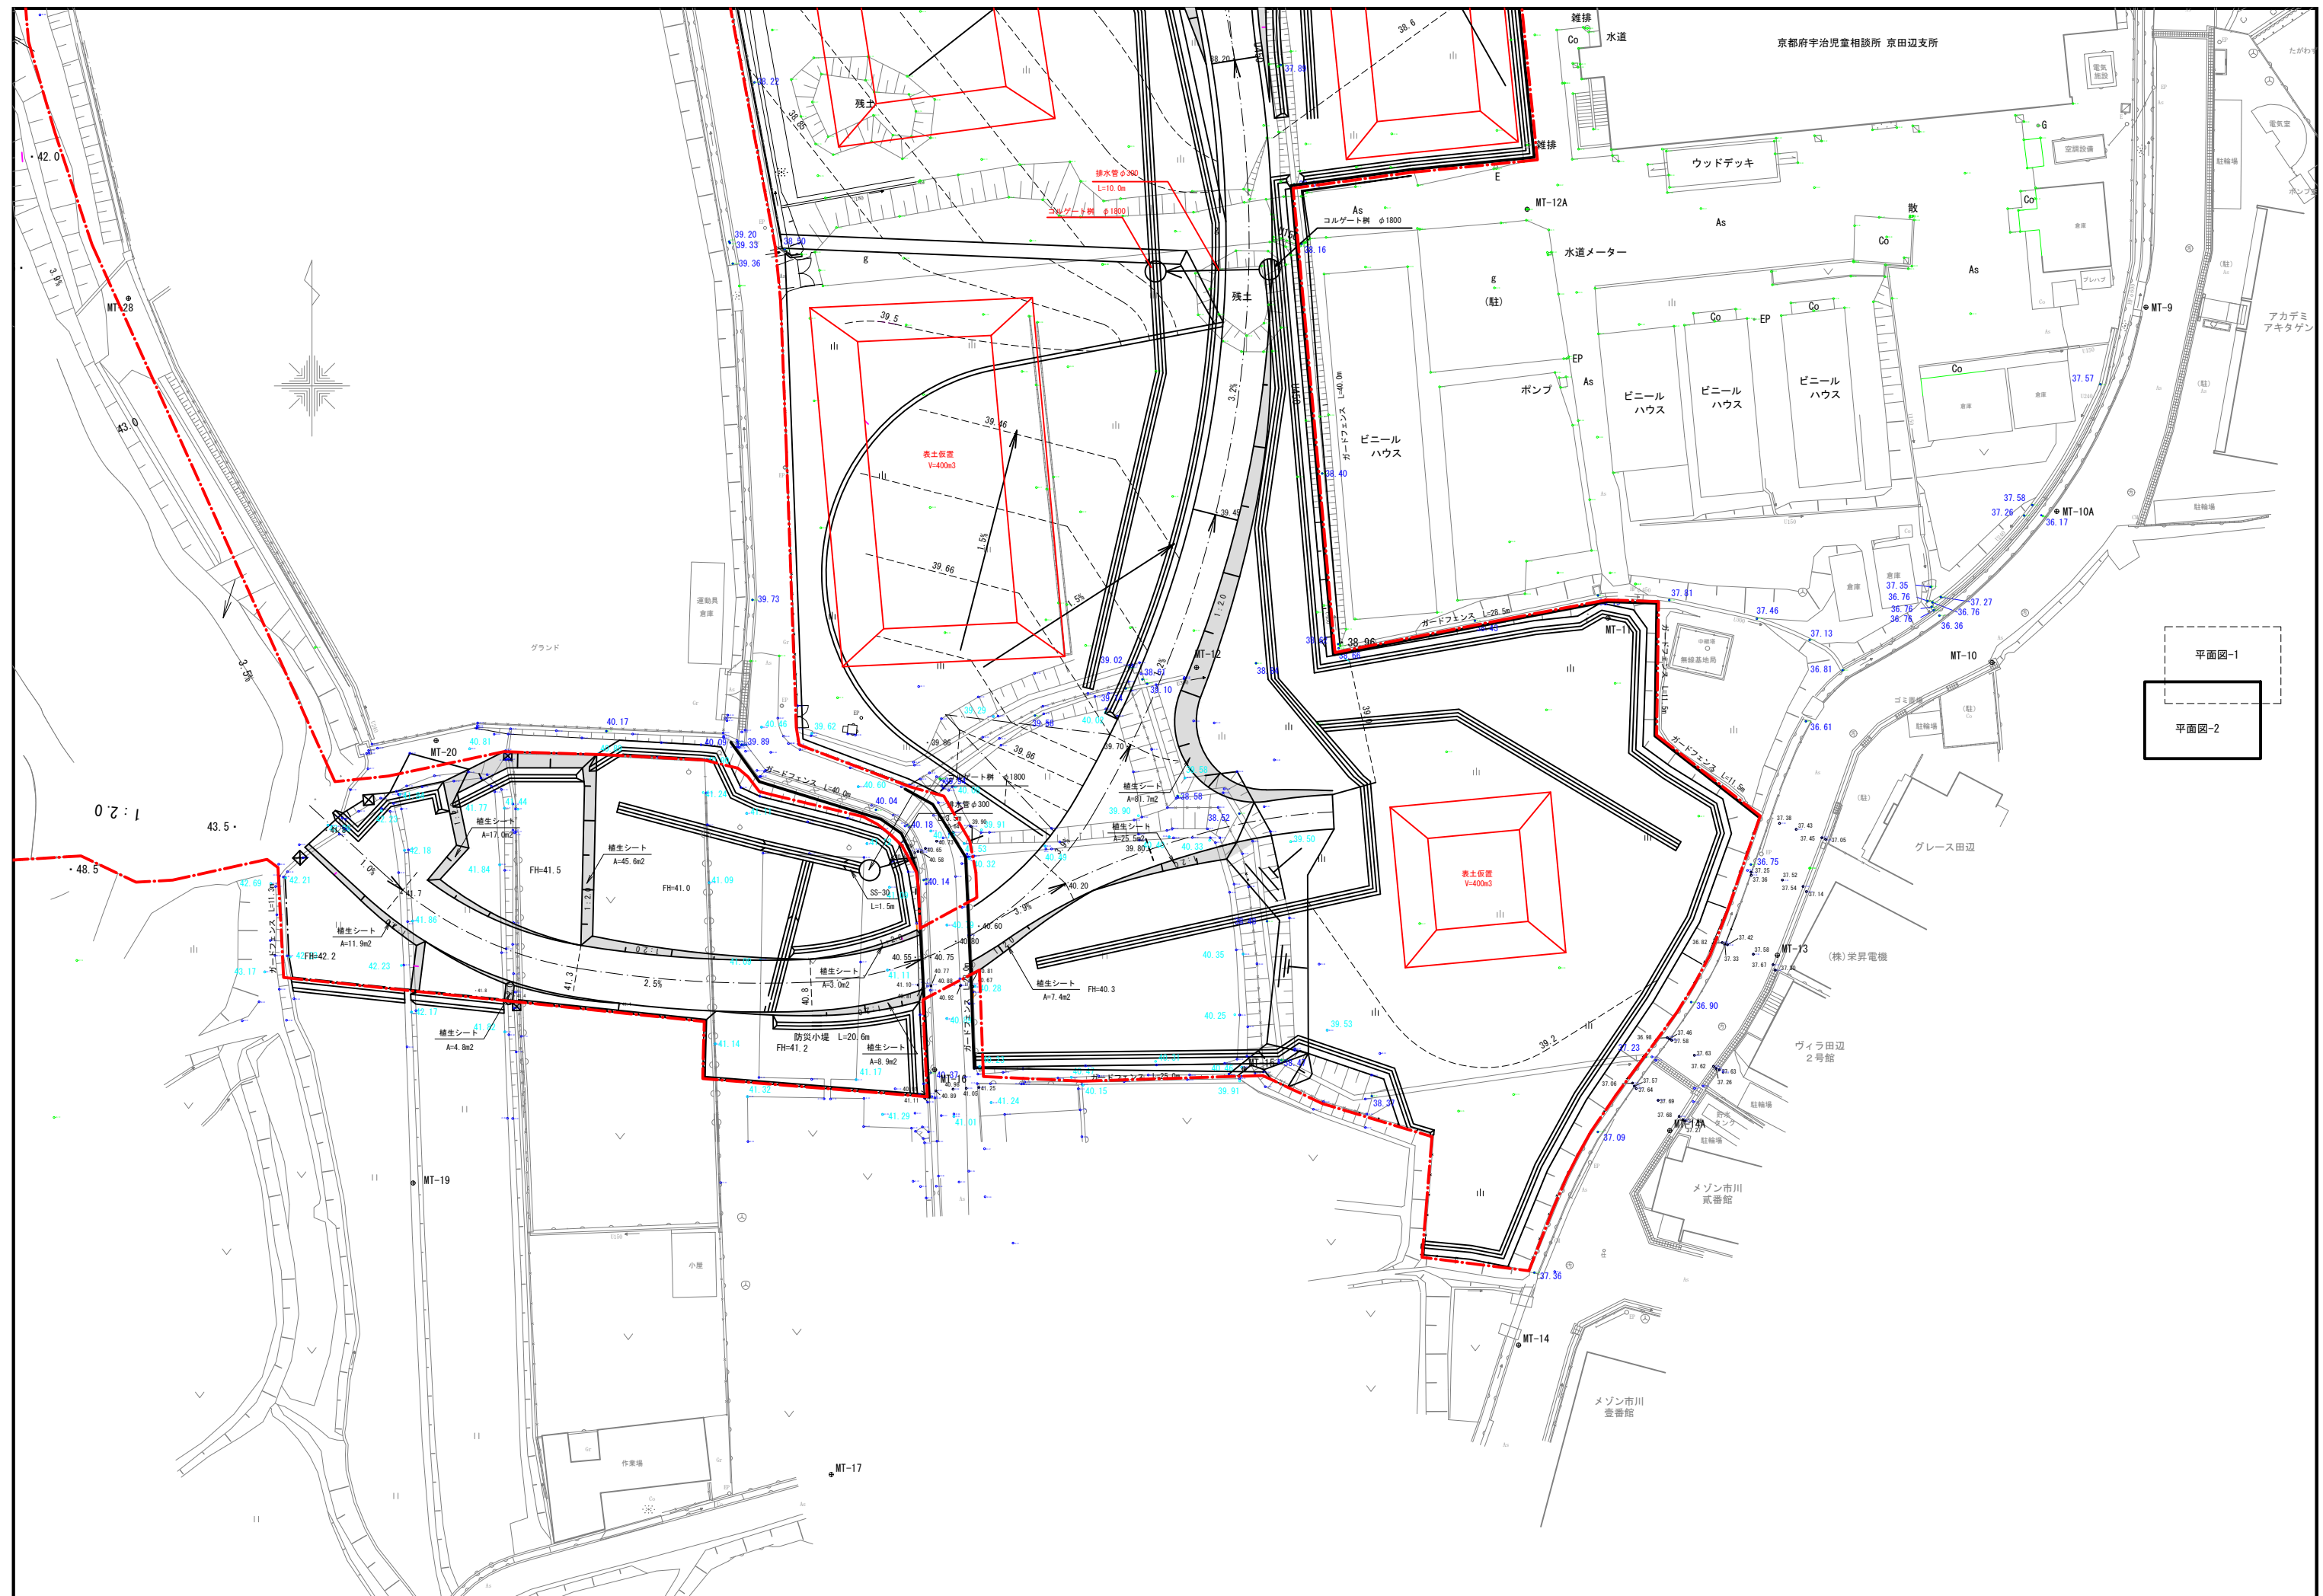


仮設工詳細図（2）

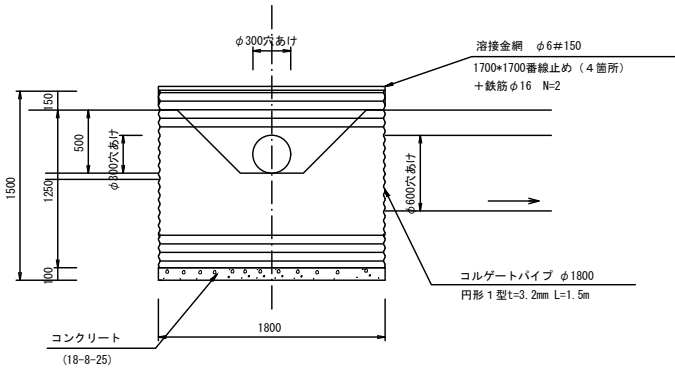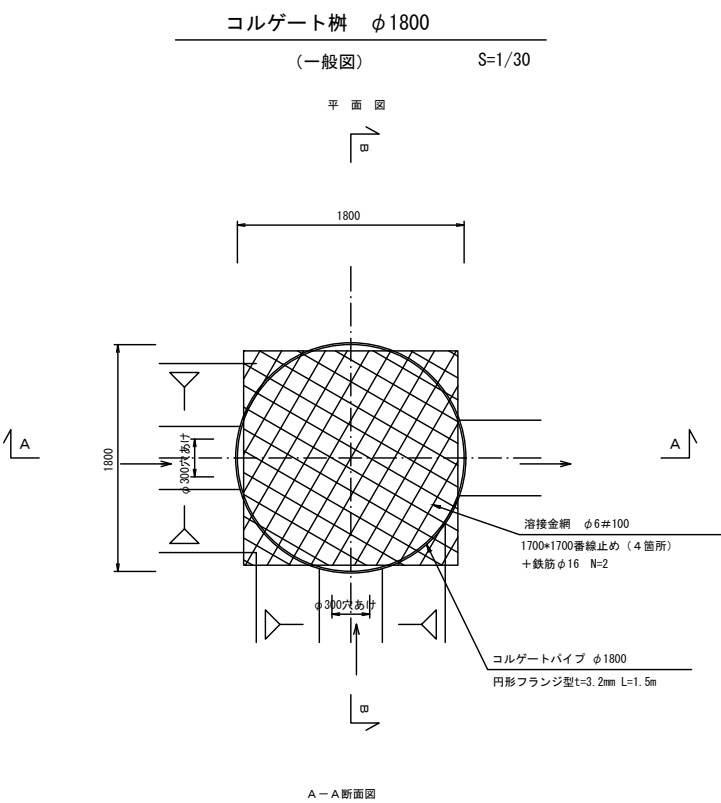


排水管 (φ300)

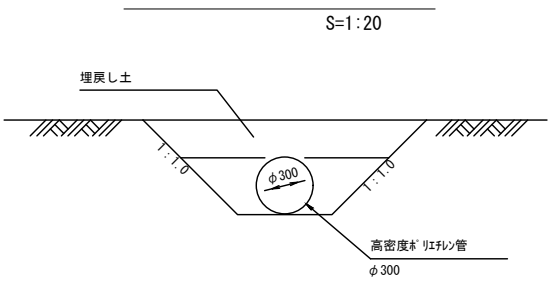


防災小堤

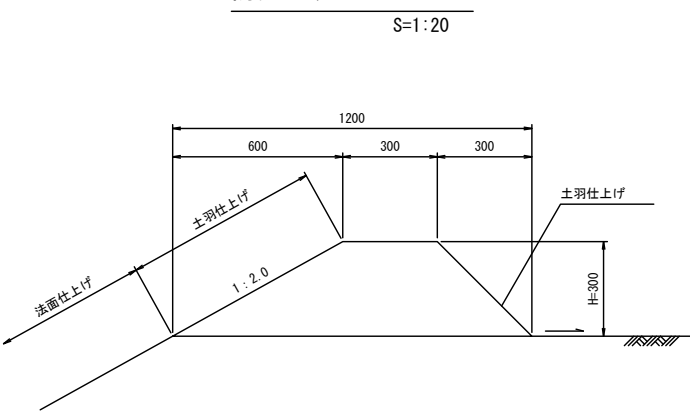

ガードフェンス

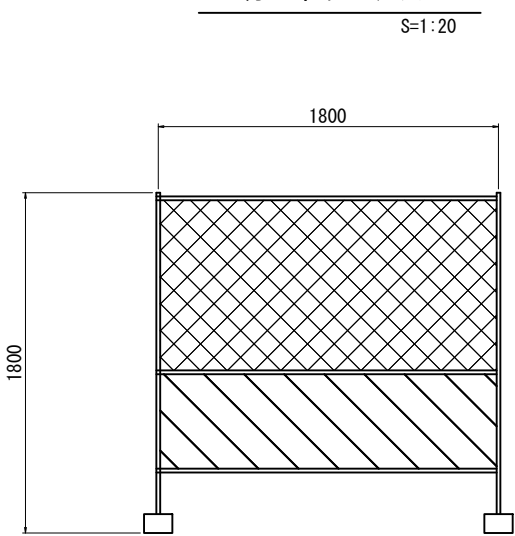


素掘水路

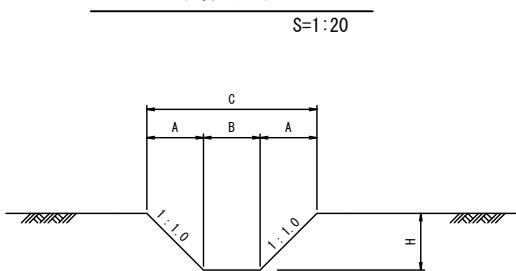

寸 法 表					
タイプ	A	B	C	H	備 考
SS-30	300	300	900	300	

別添資料 6：用水路状況

■用水現地調査結果

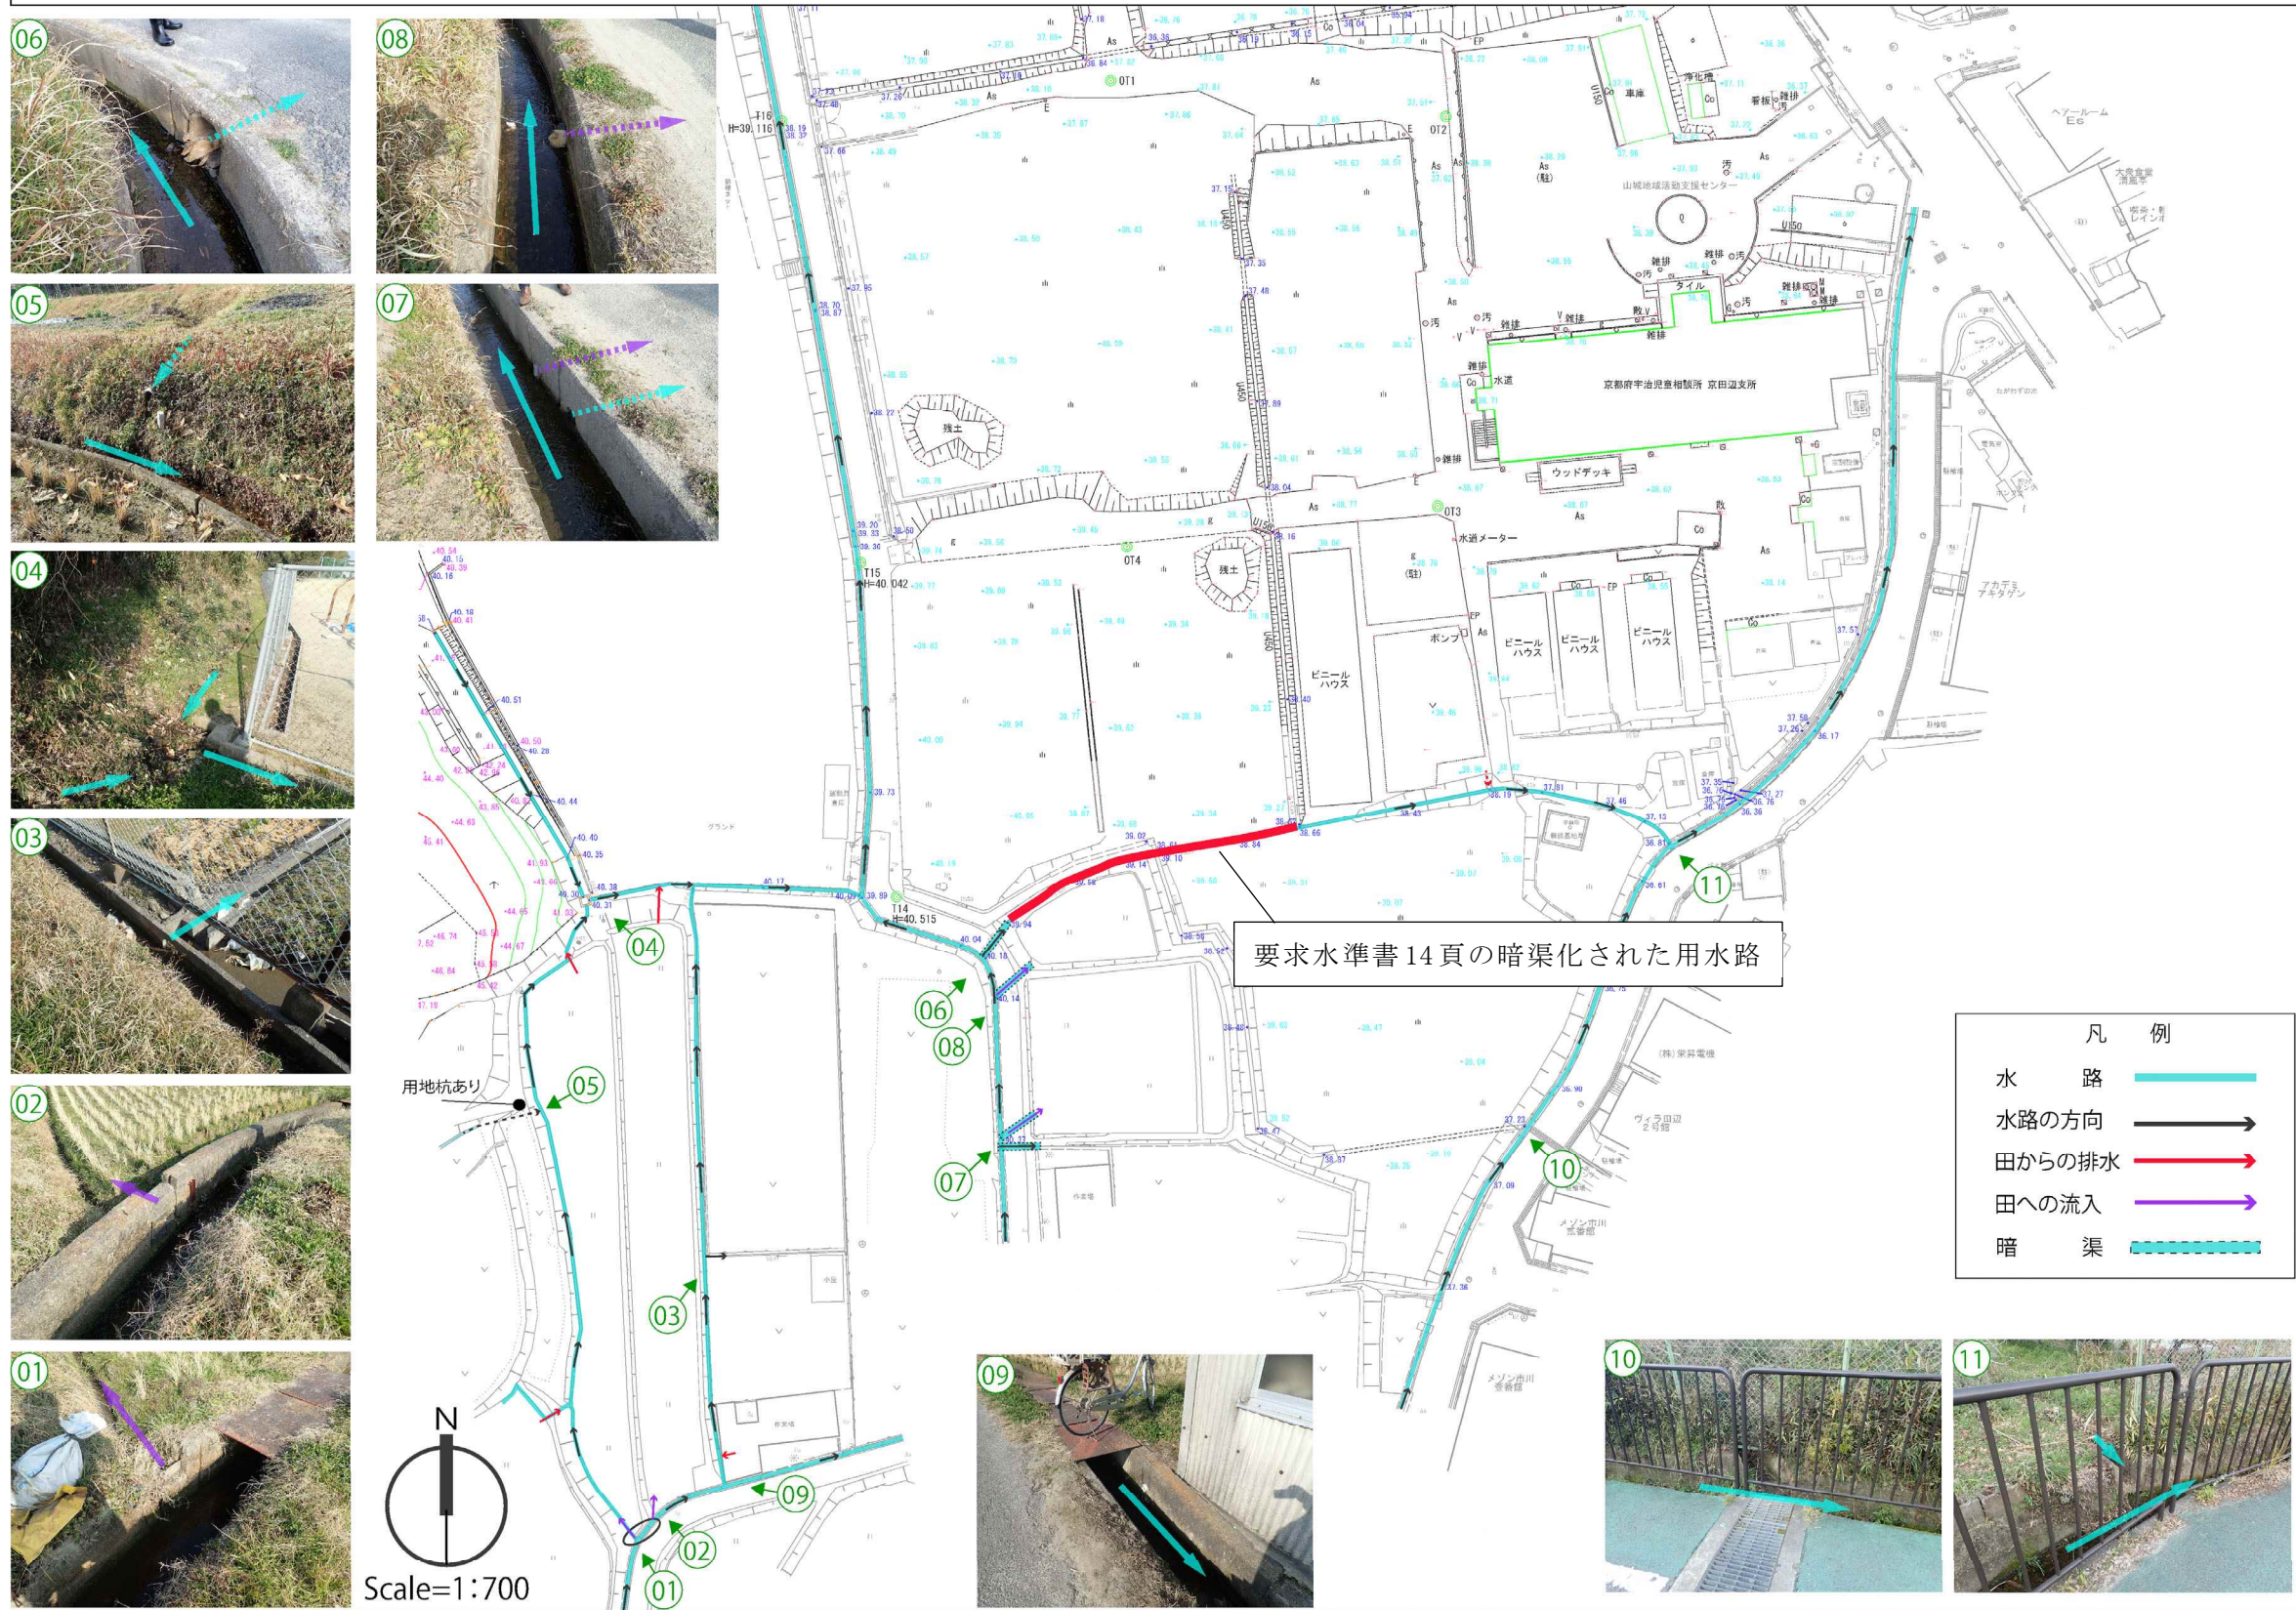

別添資料 7 : 上水管状況



事業対象区域


配管図

立 ■上水道管


















1:1000

■上水道管竣工図

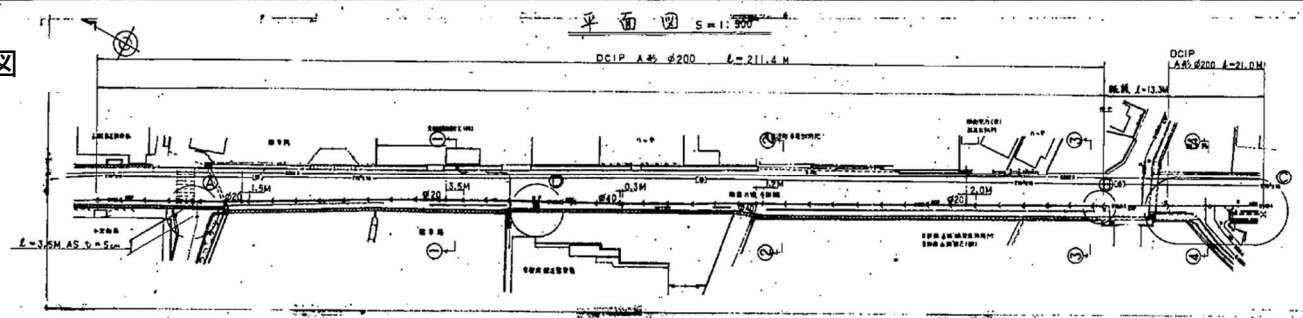



標準堀削断面図

    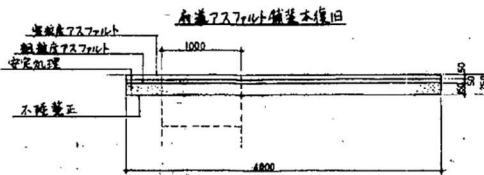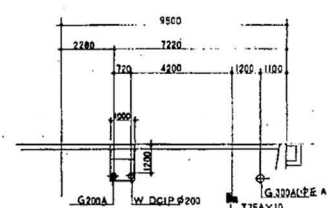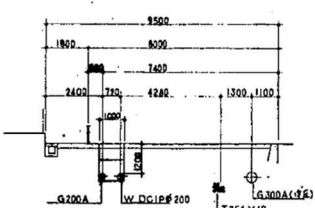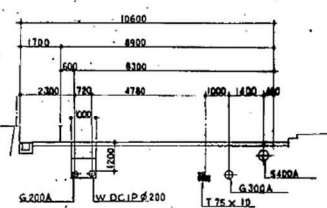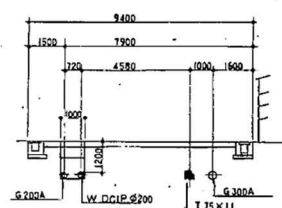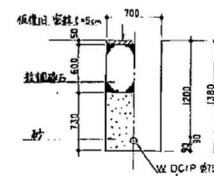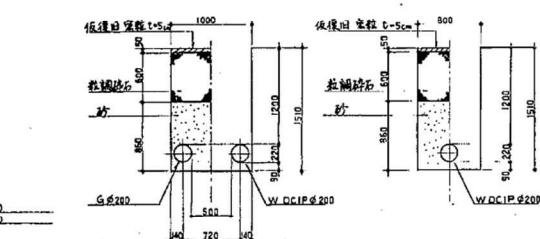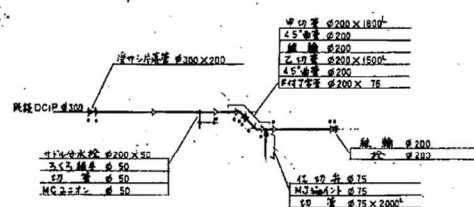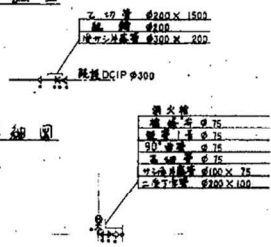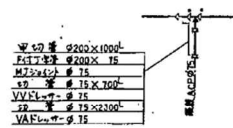 


13-04-4-1-1

工種	昭和62年度公共開通工事		
工事名称	新大宮駅～東武東上線(21)工事		
施工箇所	田辺町駅站内		
図面種別	配管圖	設計	
縮尺	1/500, 1/100	製図	三藤京作
図番	2		
城南・前川	繁 共同企業体		

■上水道管竣工図

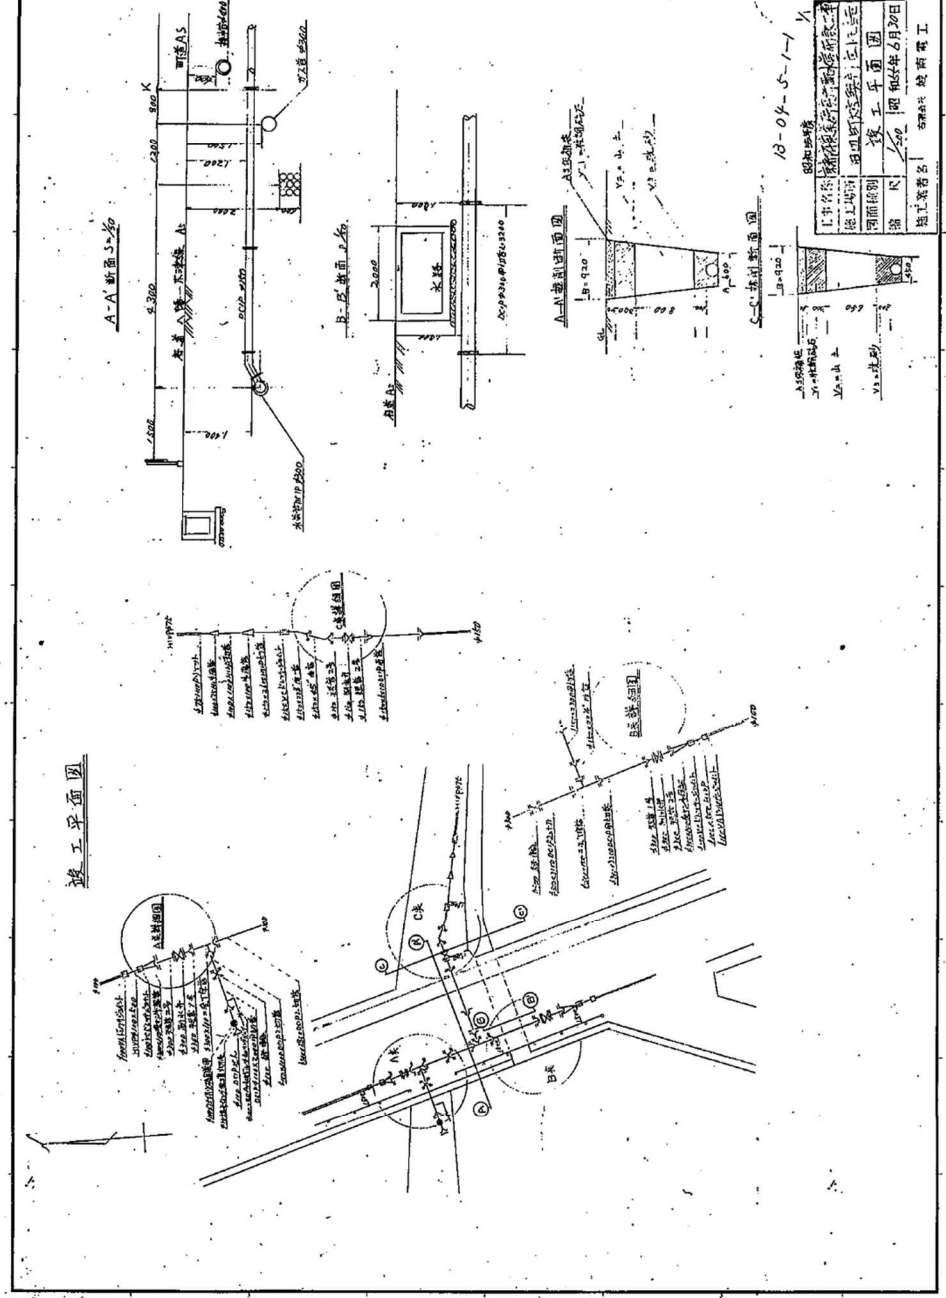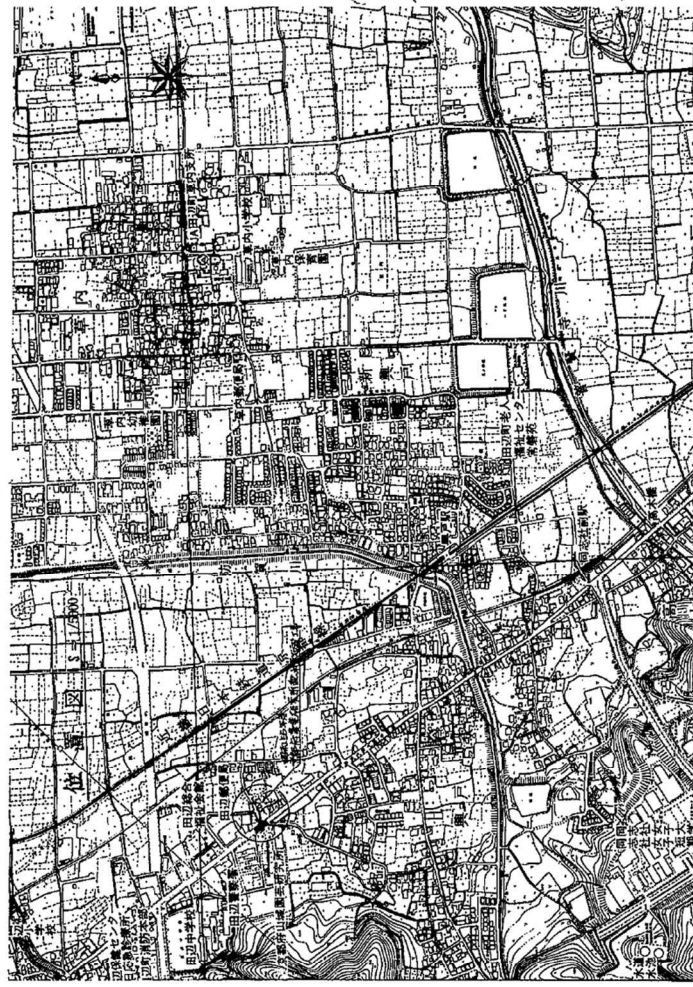


別添資料 8 : 下水道配管図

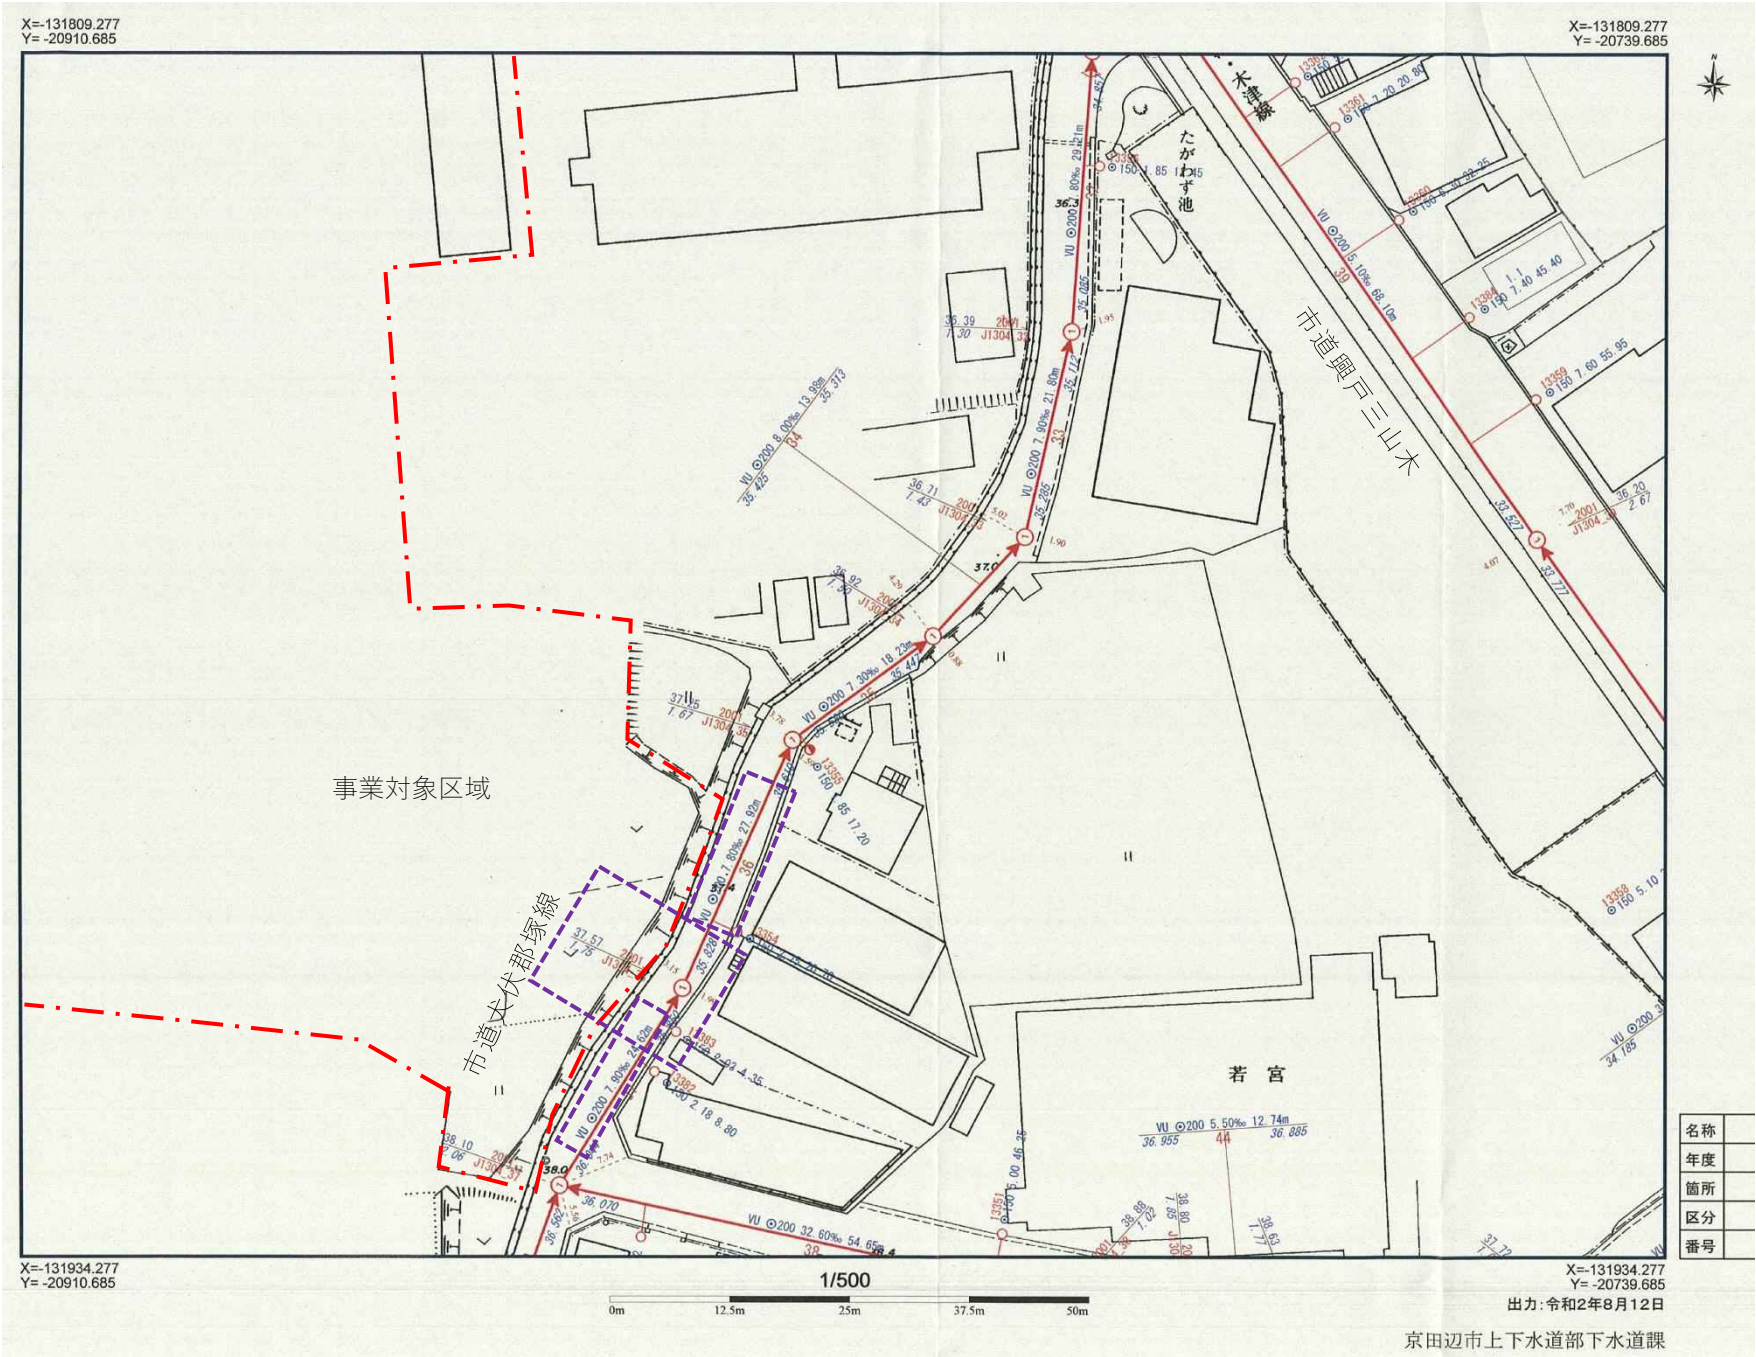

下水道任意図

■ 下水道配管図

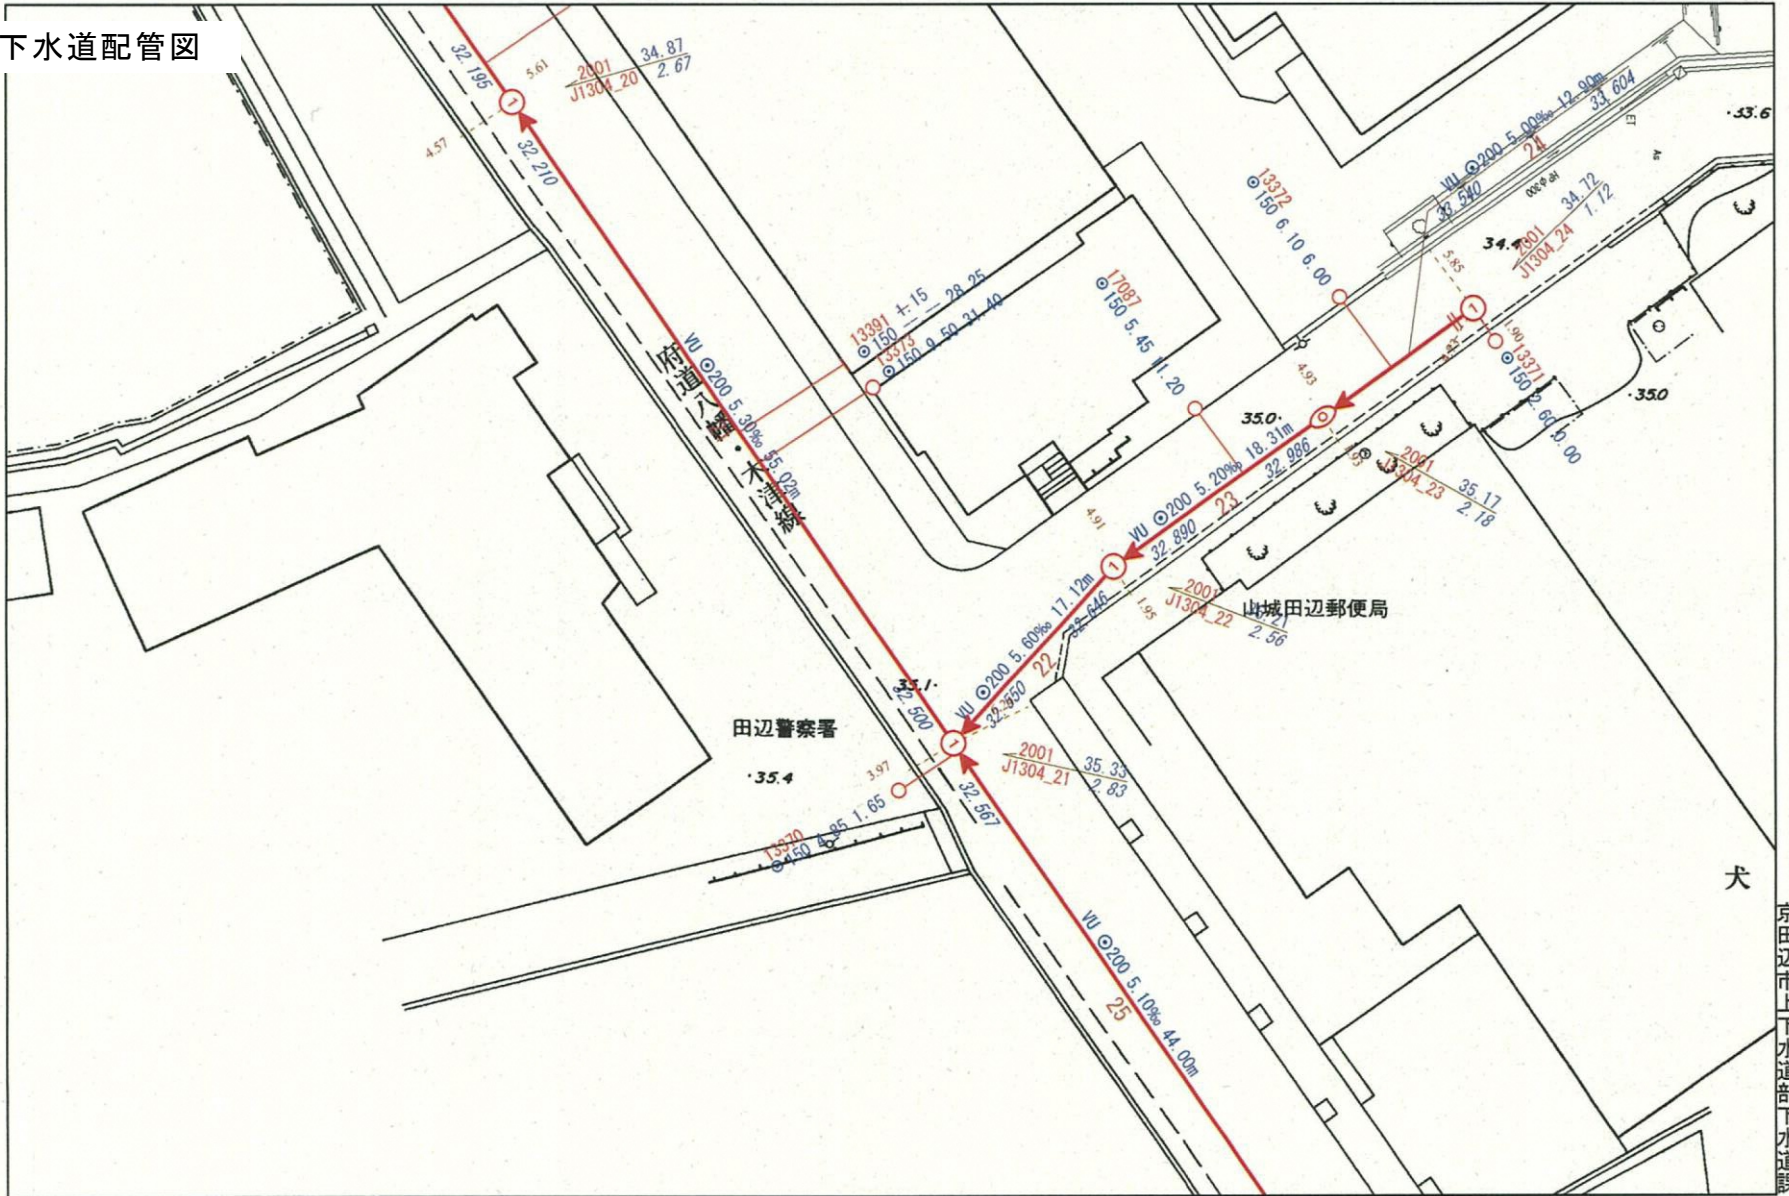

1/500


0m 10m 20m 30m 40m

出力: 令和2年8月20日

京田辺市上下水道部下水道課

下水道任意図

■ 下水道配管図

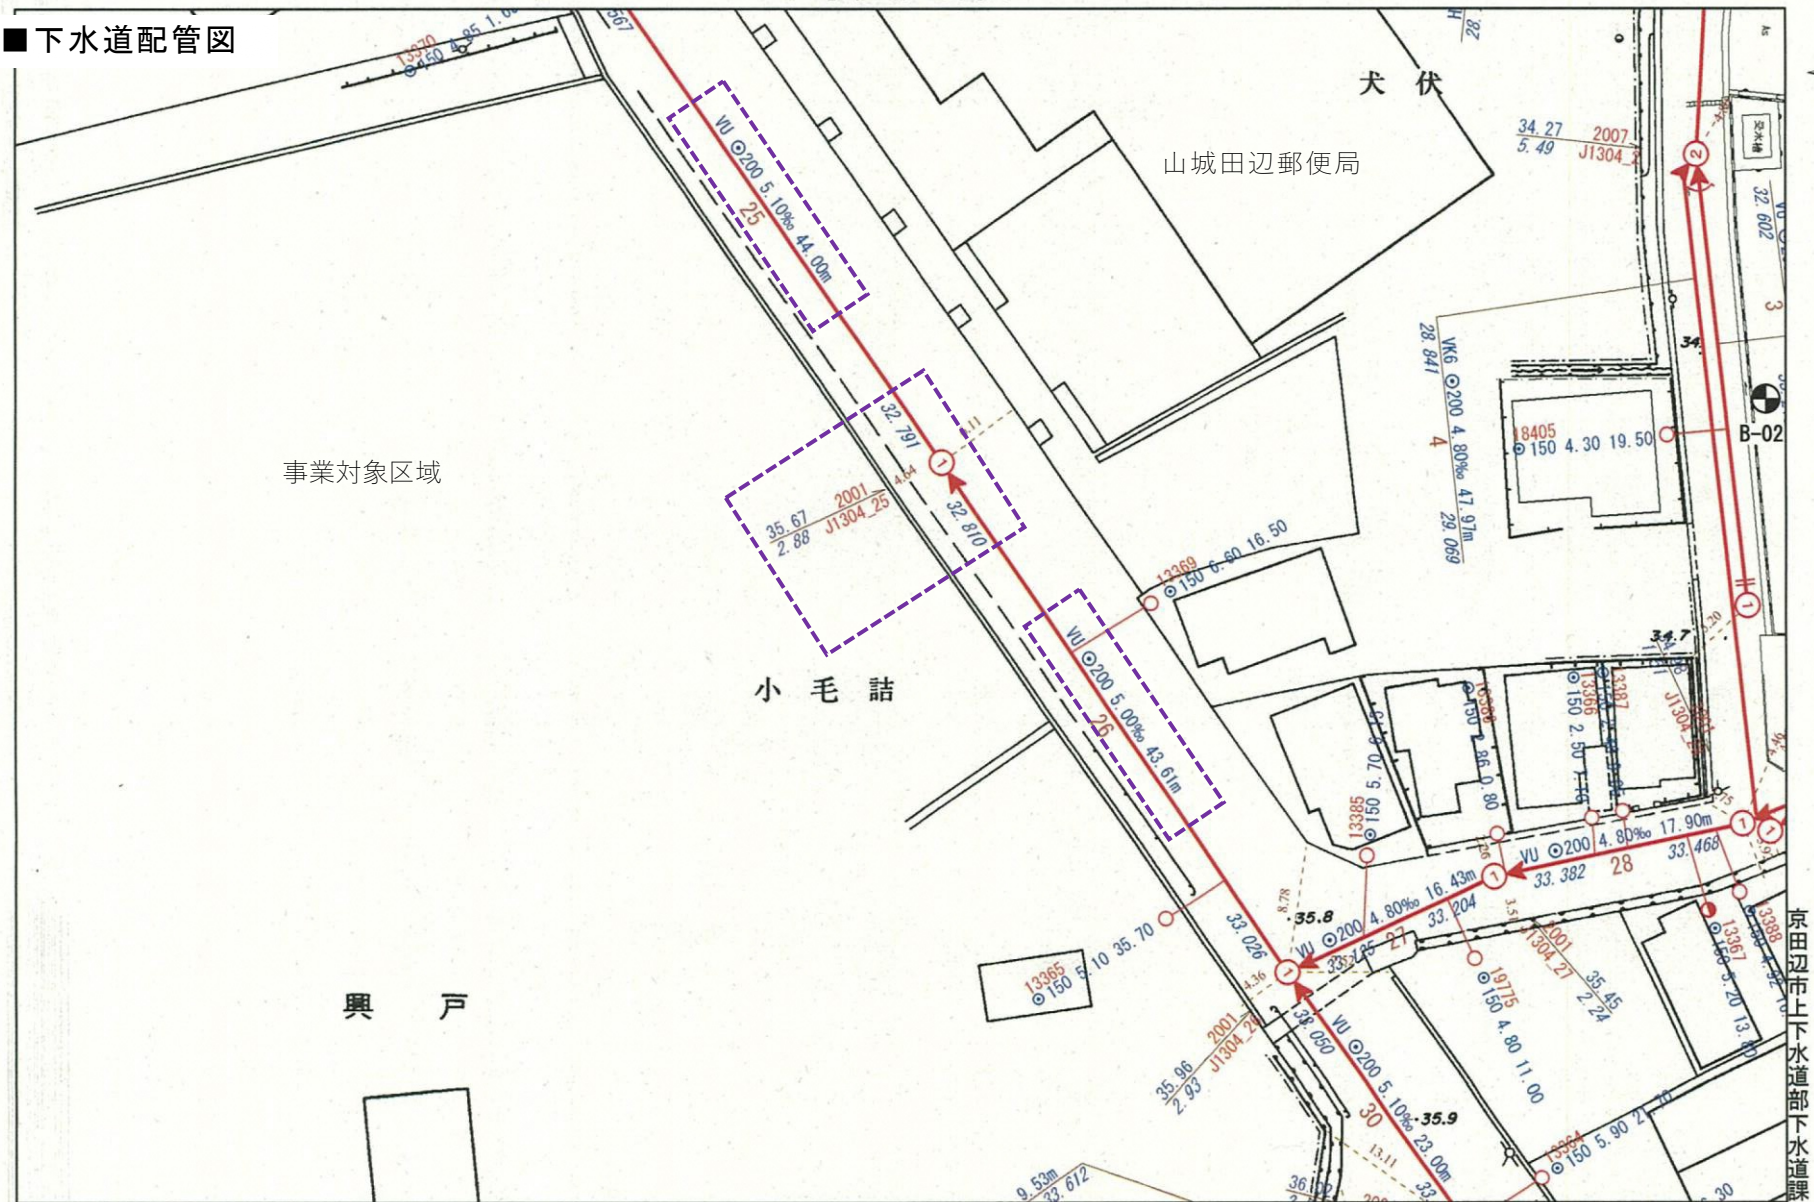

1/500

0m 10m 20m 30m 40m

出力: 令和2年8月20日