

し尿等受入施設緑泉園更新工事 発注仕様書添付図面

建物番号	図面番号	図面名	竣工年	図書番号	建物番号	図面番号	図面名	竣工年	図書番号
-	0-1	位置図	-	-	1	1-28	管理棟 設備図	S52	A01
-	0-2	現況測量平面図	-	-	1	1-29	管理棟 設備図	S52	A01
-	0-3	新施設配置計画図（案）	-	-	3	3-1	特記仕様書	S53	A03
-	0-4	土地利用計画平面図	-	-	3	3-2	仕上表	S53	A03
-	0-5	造成計画平面図	-	-	3	3-3	平面図 立面図 断面図	S53	A03
-	0-6	現況建物配置図，工事範囲図	-	-	3	3-4	矩計図	S53	A03
-	0-7	仮囲い計画図，現況舗装平面図	-	-	3	3-5	伏図	S53	A03
-	0-8	現況植栽平面図	-	-	3	3-6	展開図 1	S53	A03
-	0-9	現況地下埋設平面図	-	-	3	3-7	展開図 2	S53	A03
-	0-10	設備位置図（1 階）	-	-	3	3-8	給排水衛生ガス工事	S53	A03
-	0-11	設備位置図（地下 1 階）	-	-	3	3-9	宿舎 電気設備工事	S53	A03
-	0-12	全体施設配置図	S52	M03	4, 8, 9, 10	4-1	仕上表	S52	A01
-	0-13	スロープ 基礎伏図 基礎詳細図 軸組図 リスト	S52	M03	4	4-2	機械棟 平面図	S52	A01
-	0-14	スロープ 擁壁詳細図	S52	M03	4	4-3	機械棟 R 階平面図	S52	A01
-	0-15	排水系統図	S52	M03	4	4-4	機械棟 立面図	S52	A01
-	0-16	排水平面図	S52	M03	4	4-5	機械棟 立面図	S52	A01
-	0-17	附帯工事 用排水工及び地下排水工詳細図	S52	M03	4	4-6	機械棟 断面図	S52	A01
-	0-18	附帯工事 用排水工及び地下排水工詳細図	S52	M03	4	4-7	機械棟 矩計図	S52	A01
-	0-19	道路平面図	S52	M03	4	4-8	機械棟 矩計図 詳細図	S52	A01
-	0-20	附帯工事 道路標準横断図	S52	M03	4	4-9	機械棟 矩計図	S52	A01
-	0-21	横断図	S52	M03	4	4-10	機械棟 断面図	S52	A01
-	0-22	道路縦断図	S52	M03	4	4-11	機械棟 平面図 断面図	S52	A01
-	0-23	道路縦断図	S52	M03	4	4-12	機械棟 煙突断面図	S52	A01
1	1-1	設計概要	S52	A01	4	4-13	機械棟 平面詳細図	S52	A01
1	1-2	管理棟 仕上表	S52	A01	4	4-14	機械棟 平面詳細図	S52	A01
1	1-3	管理棟 仕上表	S52	A01	4	4-15	機械棟 平面詳細図	S52	A01
1	1-4	管理棟 1，2 階平面図	S52	A01	4	4-16	機械棟 建具伏図	S52	A01
1	1-5	管理棟 R 階平面図	S52	A01	4	4-17	機械棟 建具リスト	S52	A01
1	1-6	管理棟 立面図	S52	A01	4	4-18	機械棟 建具リスト	S52	A01
1	1-7	管理棟 断面図	S52	A01	4	4-19	機械棟 天井伏図	S52	A01
1	1-8	管理棟 矩計図	S52	A01	4	4-20	機械棟 R 階平面図 詳細図	S52	A01
1	1-9	管理棟 矩計図	S52	A01	4	4-21	機械棟 階段詳細図	S52	A01
1	1-10	管理棟 矩計図	S52	A01	4	4-22	機械棟 詳細図	S52	A01
1	1-11	管理棟 階段詳細図	S52	A01	4	4-23	機械棟 基礎伏図	S52	A01
1	1-12	管理棟 1 階平面詳細図	S52	A01	4	4-24	機械棟 基礎伏図	S52	A01
1	1-13	管理棟 1 階平面詳細図	S52	A01	4	4-25	機械棟 基礎配筋図	S52	A01
1	1-14	管理棟 展開図	S52	A01	4	4-26	機械棟 地中梁リスト	S52	A01
1	1-15	管理棟 展開図	S52	A01	4	4-27	機械棟 梁伏図	S52	A01
1	1-16	管理棟 展開図	S52	A01	4	4-28	機械棟 梁リスト 梁伏図	S52	A01
1	1-17	管理棟 建具伏図	S52	A01	4	4-29	機械棟 柱リスト 柱伏図	S52	A01
1	1-18	管理棟 建具伏図	S52	A01	4	4-30	機械棟 ラーメン図	S52	A01
1	1-19	管理棟 建具リスト	S52	A01	4	4-31	機械棟 スラブ配筋図 スラブリスト	S52	A01
1	1-20	管理棟 建具リスト	S52	A01	4	4-32	機械棟 配筋図	S52	A01
1	1-21	管理棟 建具リスト	S52	A01	4	4-33	機械棟 槽配筋図	S52	A01
1	1-22	管理棟 基礎伏図 基礎リスト	S52	A01	4	4-34	機械棟 配筋図	S52	A01
1	1-23	管理棟 梁伏図	S52	A01	4	4-35	機械棟 煙突配筋図	S52	A01
1	1-24	管理棟 柱伏図 柱, 梁リスト	S52	A01	4	4-36	機械棟 配筋図	S52	A01
1	1-25	管理棟 A ラーメン図	S52	A01	4	4-37	投入施設 平面図	S52	A01
1	1-26	管理棟 1 面 ラーメン図	S52	A01	4	4-38	投入施設 断面図	S52	A01
1	1-27	管理棟 スラブ配筋図 スラブリスト	S52	A01	4	4-39	投入施設 矩計図	S52	A01

し尿等受入施設緑泉園更新工事 発注仕様書添付図面

建物番号	図面番号	図面名	竣工年	図書番号	建物番号	図面番号	図面名	竣工年	図書番号
4	4-40	投入施設 断面詳細図	S52	A01	4	4-90	一次処理施設 断面配管図	S52	M01
4	4-41	投入施設 矩計図 断面詳細図	S52	A01	4	4-91	一次処理施設 断面配管図	S52	M01
4	4-42	投入施設 断面詳細図	S52	A01	4	4-92	二次処理施設 平面配管図	S52	M01
4	4-43	投入施設 平面詳細図	S52	A01	4	4-93	二次処理施設 断面図	S52	M01
4	4-44	投入施設 平面詳細図	S52	A01	4	4-94	希釈調整槽 詳細配管図	S52	M01
4	4-45	投入施設 天井伏図 建具伏図	S52	A01	4	4-95	終末処理施設 平面配管図	S52	M01
4	4-46	投入施設 基礎伏図 基礎配筋図	S52	A01	4	4-96	終末処理施設 断面配管図	S52	M01
4	4-47	投入施設 梁伏図 梁リスト	S52	A01	4	4-97	脱臭装置 平面詳細配管図	S52	M01
4	4-48	投入施設 柱伏図	S52	A01	4	4-98	分離液ポンプ	S52	M01
4	4-49	投入施設 ラーメン図	S52	A01	4	4-99	汚泥圧送ポンプ	S52	M01
4	4-50	投入施設 断面配筋図	S52	A01	4	4-100	コミブラ汚泥圧送ポンプ	S52	M01
4	4-51	投入施設 スラブ配筋図 スラブリスト	S52	A01	4	4-101	浄化槽汚泥定量ポンプ	S52	M01
4	4-52	処理施設 平面図	S52	A01	4	4-102	し尿定量ポンプ	S52	M01
4	4-53	処理施設 平面図	S52	A01	4	4-103	し尿圧送ポンプ	S52	M01
4	4-54	処理施設 平面図	S52	A01	4	4-104	余剰汚泥定量ポンプ	S52	M01
4	4-55	処理施設 詳細図	S52	A01	4	4-105	浄化槽汚泥圧送ポンプ	S52	M01
4	4-56	処理施設 断面図	S52	A01	4	4-106	ろ液定量ポンプ	S52	M01
4	4-57	処理施設 断面図	S52	A01	4	4-107	ろ液圧送ポンプ	S52	M01
4	4-58	処理施設 断面詳細図	S52	A01	4	4-108	第一沈殿汚泥引抜ポンプ	S52	M01
4	4-59	処理施設 断面詳細図	S52	A01	4	4-109	余剰汚泥引抜ポンプ	S52	M01
4	4-60	処理施設 断面詳細図	S52	A01	4	4-110	返送汚泥ポンプ	S52	M01
4	4-61	処理施設 断面詳細図	S52	A01	4	4-111	凝集汚泥引抜ポンプ	S52	M01
4	4-62	処理施設 断面詳細図	S52	A01	4	4-112	放流水ポンプ	S52	M01
4	4-63	処理施設 平面図 断面詳細図	S52	A01	4	4-113	深井戸用水中モーターポンプ	S52	M03
4	4-64	処理施設 平面図 断面図	S52	A01	4	4-114	深井戸用水中モーターポンプ	R3	M04
4	4-65	処理施設 杭伏図	S52	A01	4	4-115	貯留曝気用ブロワー	S52	M01
4	4-66	処理施設 壁伏図	S52	A01	4	4-116	No. 1曝気ブロワー	S52	M01
4	4-67	処理施設 配筋図	S52	A01	4	4-117	機械棟 排風ブロワー	S52	M01
4	4-68	処理施設 スラブ伏図 スラブリスト	S52	A01	4	4-118	処理施設 排風ブロワー	S52	M01
4	4-69	処理施設 断面配筋図	S52	A01	4	4-119	排ガスファン	S52	M01
4	4-70	処理施設 断面配筋図	S52	A01	4	4-120	硫酸バンド貯留タンク 凝集剤貯留タンク	S52	M01
4	4-71	処理施設 配筋図	S52	A01	4	4-121	生活排水タンク	S52	M01
4	4-72	処理施設 断面配筋図	S52	A01	4	4-122	高分子凝集剤貯留タンク	S52	M01
4	4-73	処理施設 断面配筋図	S52	A01	4	4-123	水平据付型250φスクリュウコンベア	S52	M03
4	4-74	処理施設 断面配筋図	S52	A01	4	4-124	配置構想図	S52	M01
4	4-75	配管系統図	S52	M01	4	4-125	煉瓦構造図	S52	M03
4	4-76	全体配管図 汚水・薬品・重油	S52	M01	4	4-126	焼却装置 補強構造図	S52	M03
4	4-77	全体配管図 曝気・排風	S52	M01	4	4-127	地下タンク埋設図 容量計算書	S52	M01
4	4-78	全体配管図 清水	S52	M01	4	4-128	屋外設備 高圧引込及び幹線設備 竣工図	S52	M03
4	4-79	投入施設 平面配管図	S52	M01	4	4-129	機械棟 動力設備図	S52	M01
4	4-80	投入施設 断面配管図	S52	M01	4	4-130	投入機械室 動力設備図	S52	M01
4	4-81	機械棟 平面配管図	S52	M01	4	4-131	単線接続図	S52	M01
4	4-82	機械棟 断面配管図	S52	M01	4	4-132	屋外キュービクル据付図	S52	M01
4	4-83	機械棟 断面配管図	S52	M01	4	4-133	前処理希釈方式フローシート	H21	M02
4	4-84	機械棟 断面配管図	S52	M01	4	4-134	全体機器配置・配管図	H21	M02
4	4-85	機械棟 一次処理施設 断面配管図	S52	M01	4	4-135	前処理機廻り 配管図	H21	M02
4	4-86	機械棟 断面配管図	S52	M01	4	4-136	貯留槽廻り 配管図	H21	M02
4	4-87	機械棟 二次処理施設 断面配管図	S52	M01	4	4-137	電気配管配線図	H21	M02
4	4-88	機械棟 断面図	S52	M01	4	4-138	主要機器一覧表	H21	M02
4	4-89	一次処理施設 平面配管図	S52	M01	4	4-139	ドラムスクリーン	H21	M02


し尿等受入施設緑泉園更新工事 発注仕様書添付図面

建物番号	図面番号	図面名	竣工年	図書番号	建物番号	図面番号	図面名	竣工年	図書番号
4	4-140	空気洗浄装置	H21	M02	10	10-1	滅菌施設 平面図 立面図	S52	A01
4	4-141	スクリーンプレス	H21	M02	10	10-2	滅菌施設 断面詳細図	S52	A01
4	4-142	油圧ユニット	H21	M02	10	10-3	滅菌施設 配筋図 伏図 リスト	S52	A01
4	4-143	高圧温水洗浄装置	H21	M02	10	10-4	滅菌施設 断面配筋図	S52	A01
4	4-144	計量タンク	H21	M02	1, 4, 8, 9, 10	10-5	全体杭伏図	S52	A01
4	4-145	高分子凝集剤自動連続溶解装置	H21	M02	8, 9, 10	10-6	全体杭伏図	S52	A01
4	4-146	薬品注入ポンプ エアーチャンバー, 貯留槽攪拌ポンプ	H21	M02					
4	4-147	薬品注入ポンプ	H21	M02					
4	4-148	貯留槽攪拌ポンプ	H21	M02					
4	4-149	貯留槽攪拌ポンプ	H21	M02					
4	4-150	放流ポンプ	H21	M02					
4	4-151	放流ポンプ	H21	M02					
4	4-152	放流ポンプ	H21	M02					
4	4-153	希釈ポンプ	H21	M02					
4	4-154	希釈ポンプ	H21	M02					
4	4-155	計量調整タンク	H21	M02					
4	4-156	希釈混合タンク	H21	M02					
4	4-157	盤図面（前処理機器制御盤）外形図 1	H21	M02					
4	4-158	盤図面（現場監視盤）外形図 2	H21	M02					
4	4-159	盤図面（流量監視盤）外形図 3	H21	M02					
4	4-160	盤図面（部品表、名称欄） 前処理機器制御盤	H21	M02					
4	4-161	盤図面（部品表、名称欄） 現場監視盤 流量監視盤	H21	M02					
4	4-162	盤図面 展開図 1	H21	M02					
5	5-1	配置・配管図（2） 平面図 側面図	S61	A03					
5	5-2	フローシート	S61	A03					
5	5-3	配置配管図 平面図	S61	A03					
5	5-4	配管図 側面図	S61	A03					
5	5-5	配管図 側面図	S61	A03					
5	5-6	配管図 側面図	S61	A03					
5	5-7	電気配線図（1） 平面図	S61	A03					
5	5-8	電気配線図（2） 平面図 側面図	S61	A03					
5	5-9	洗浄塔出口 ミストキャッチャー1200φ 本体	S61	A03					
5	5-10	エアリフトポンプ	S61	A03					
5	5-11	高濃度臭気ブロワー架台	S61	A03					
5	5-12	活性炭吸着塔φ1800×L3400	S61	A03					
5	5-13	活性炭吸着塔架台	S61	A03					
5	5-14	脱臭装置点検歩廊	S61	A03					
5	5-15	活性汚泥槽 覆蓋	S61	A03					
6	6-1	平面図 立面図 断面図	S53	A03					
6	6-2	矩計図	S53	A03					
6	6-3	伏図 軸組図	S53	A03					
6	6-4	架構図	S53	A03					
8	8-1	第2沈殿槽 平面図 断面図	S52	A01					
8	8-2	第2沈殿槽 断面図 階段詳細図	S52	A01					
8	8-3	第2沈殿槽 杭伏図	S52	A01					
8	8-4	第2沈殿槽 配筋図	S52	A01					
9	9-1	凝集汚泥沈殿槽 平面図 断面図	S52	A01					
9	9-2	凝集汚泥沈殿槽 断面図 階段詳細図	S52	A01					
9	9-3	凝集汚泥沈殿槽 杭伏図	S52	A01					
9	9-4	凝集汚泥沈殿槽 配筋図	S52	A01					


[illegible]

図書番号	図書名	竣工年
A01	田辺町環境衛生センター緑泉園建設工事 土木 完成図	昭和52年度
A02	昭和53年度 環境衛生センター宿舎及びガレージ・倉庫新築工事	昭和53年度
A03	し尿処理施設脱臭塔修繕工事 竣工図書 昭和61年11月	昭和61年度
M01	田辺町環境衛生センター緑泉園建設工事 機械配管 完成図	昭和52年度
M02	平成21年度 緑泉園し尿処理施設前処理希釈方式改造工事 竣工図	平成21年度
M03	昭和52年度 廃棄物処理施設整備費 補助金事業実績報告書 し尿処理(酸化)50kl/日 図面(2)	昭和52年度
M04	令和3年度 緑泉園し尿処理施設機器定期修理 完成書類	令和3年度

位置図

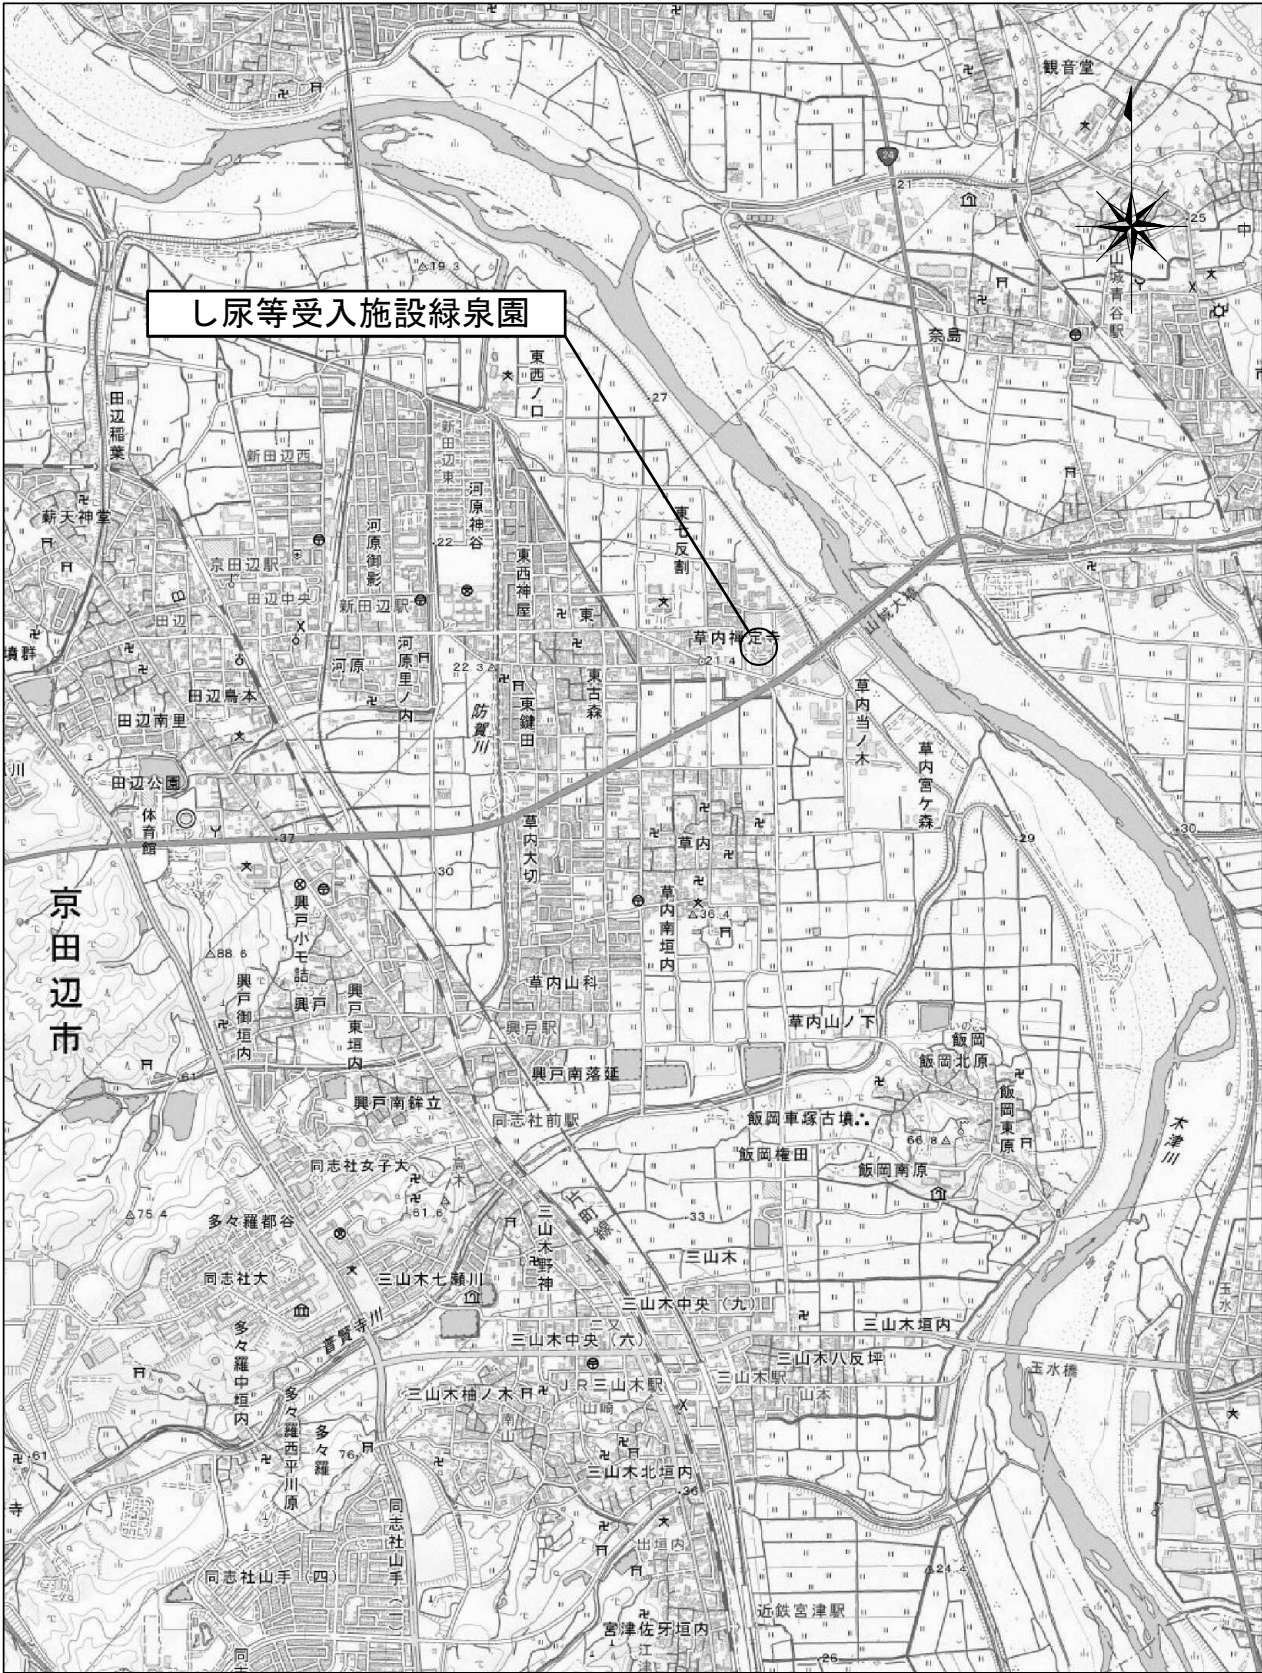


位置図 S=1:25,000

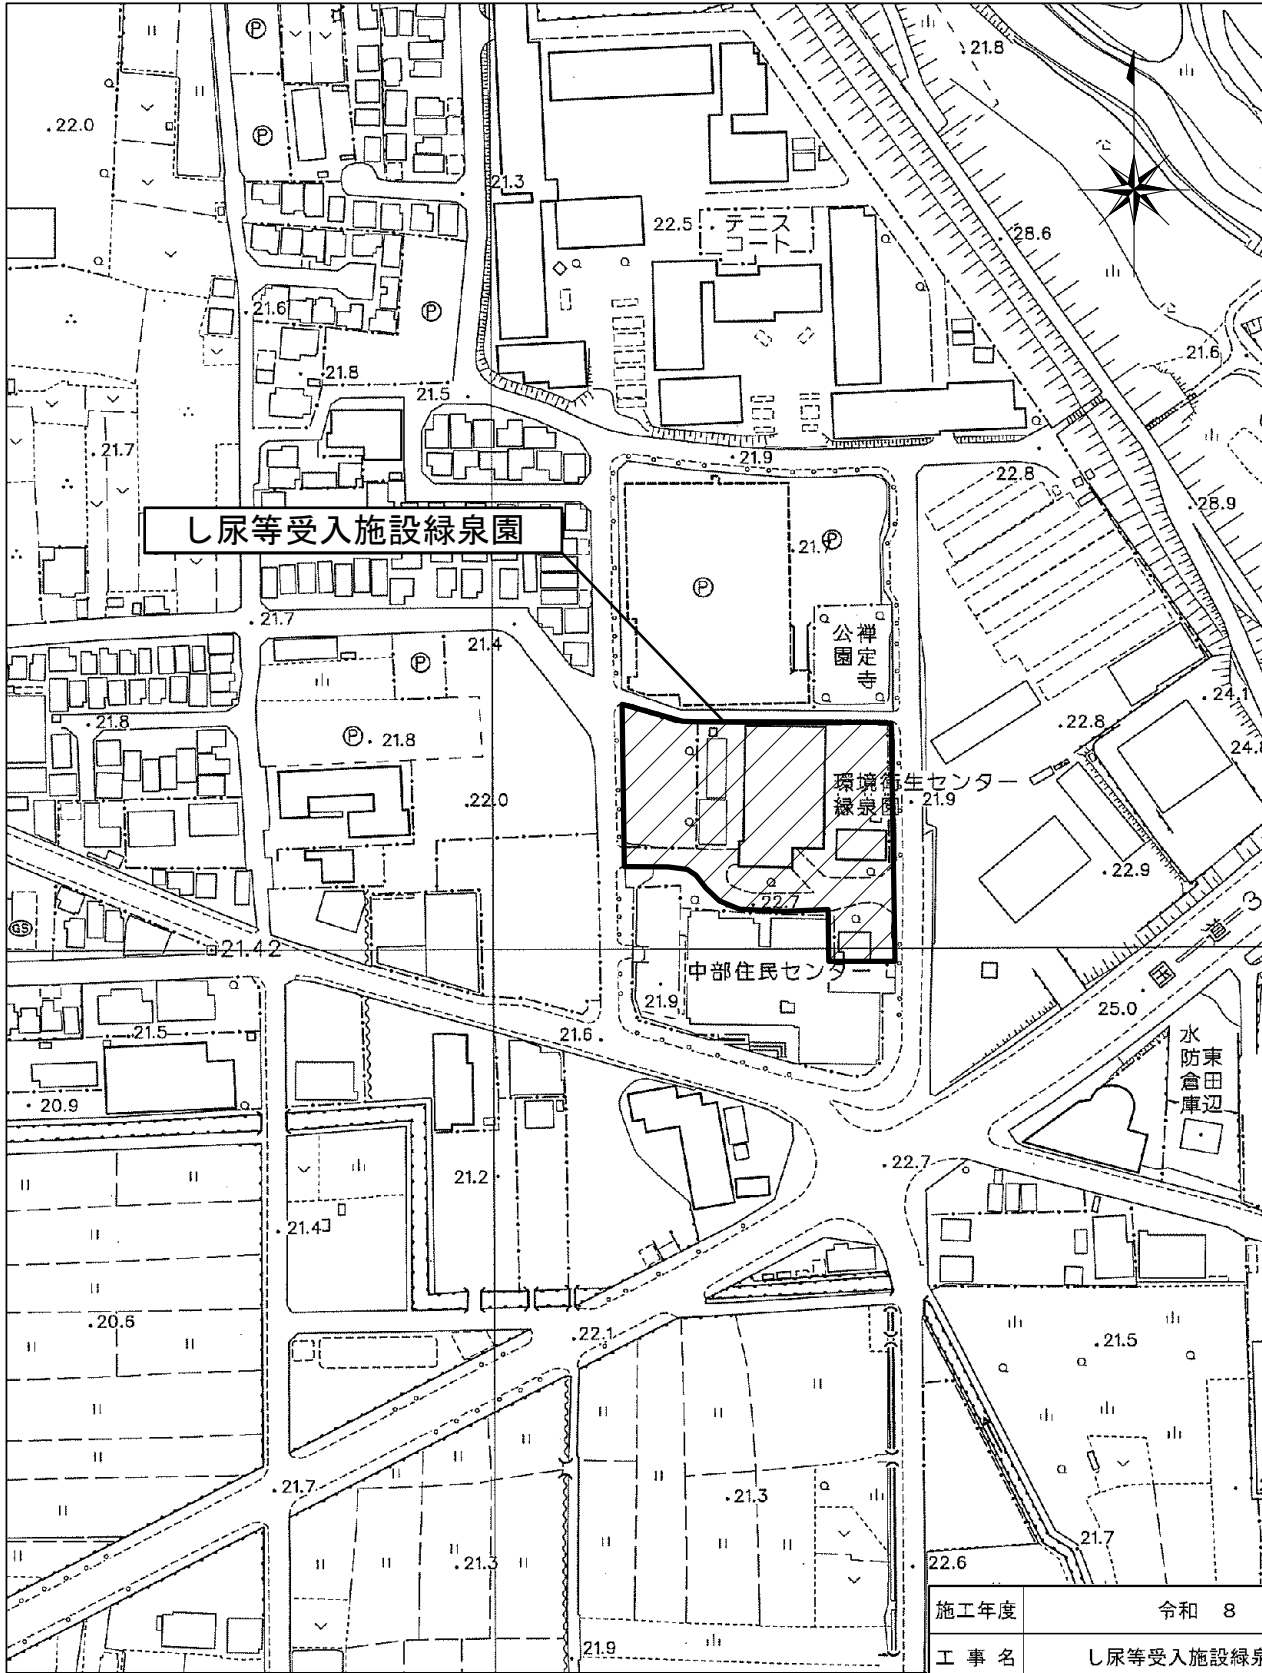

附近見取図 S=1:2,500

施工年度	令和 8 年度		
工 事 名	し尿等受入施設緑泉園更新工事		
施工場所	京田辺市 草内 地内		
図 名	位置図		
図面番号	0-1	縮 尺	1:2,500 1:25,000
京 田 辺 市			

現況測量平面図

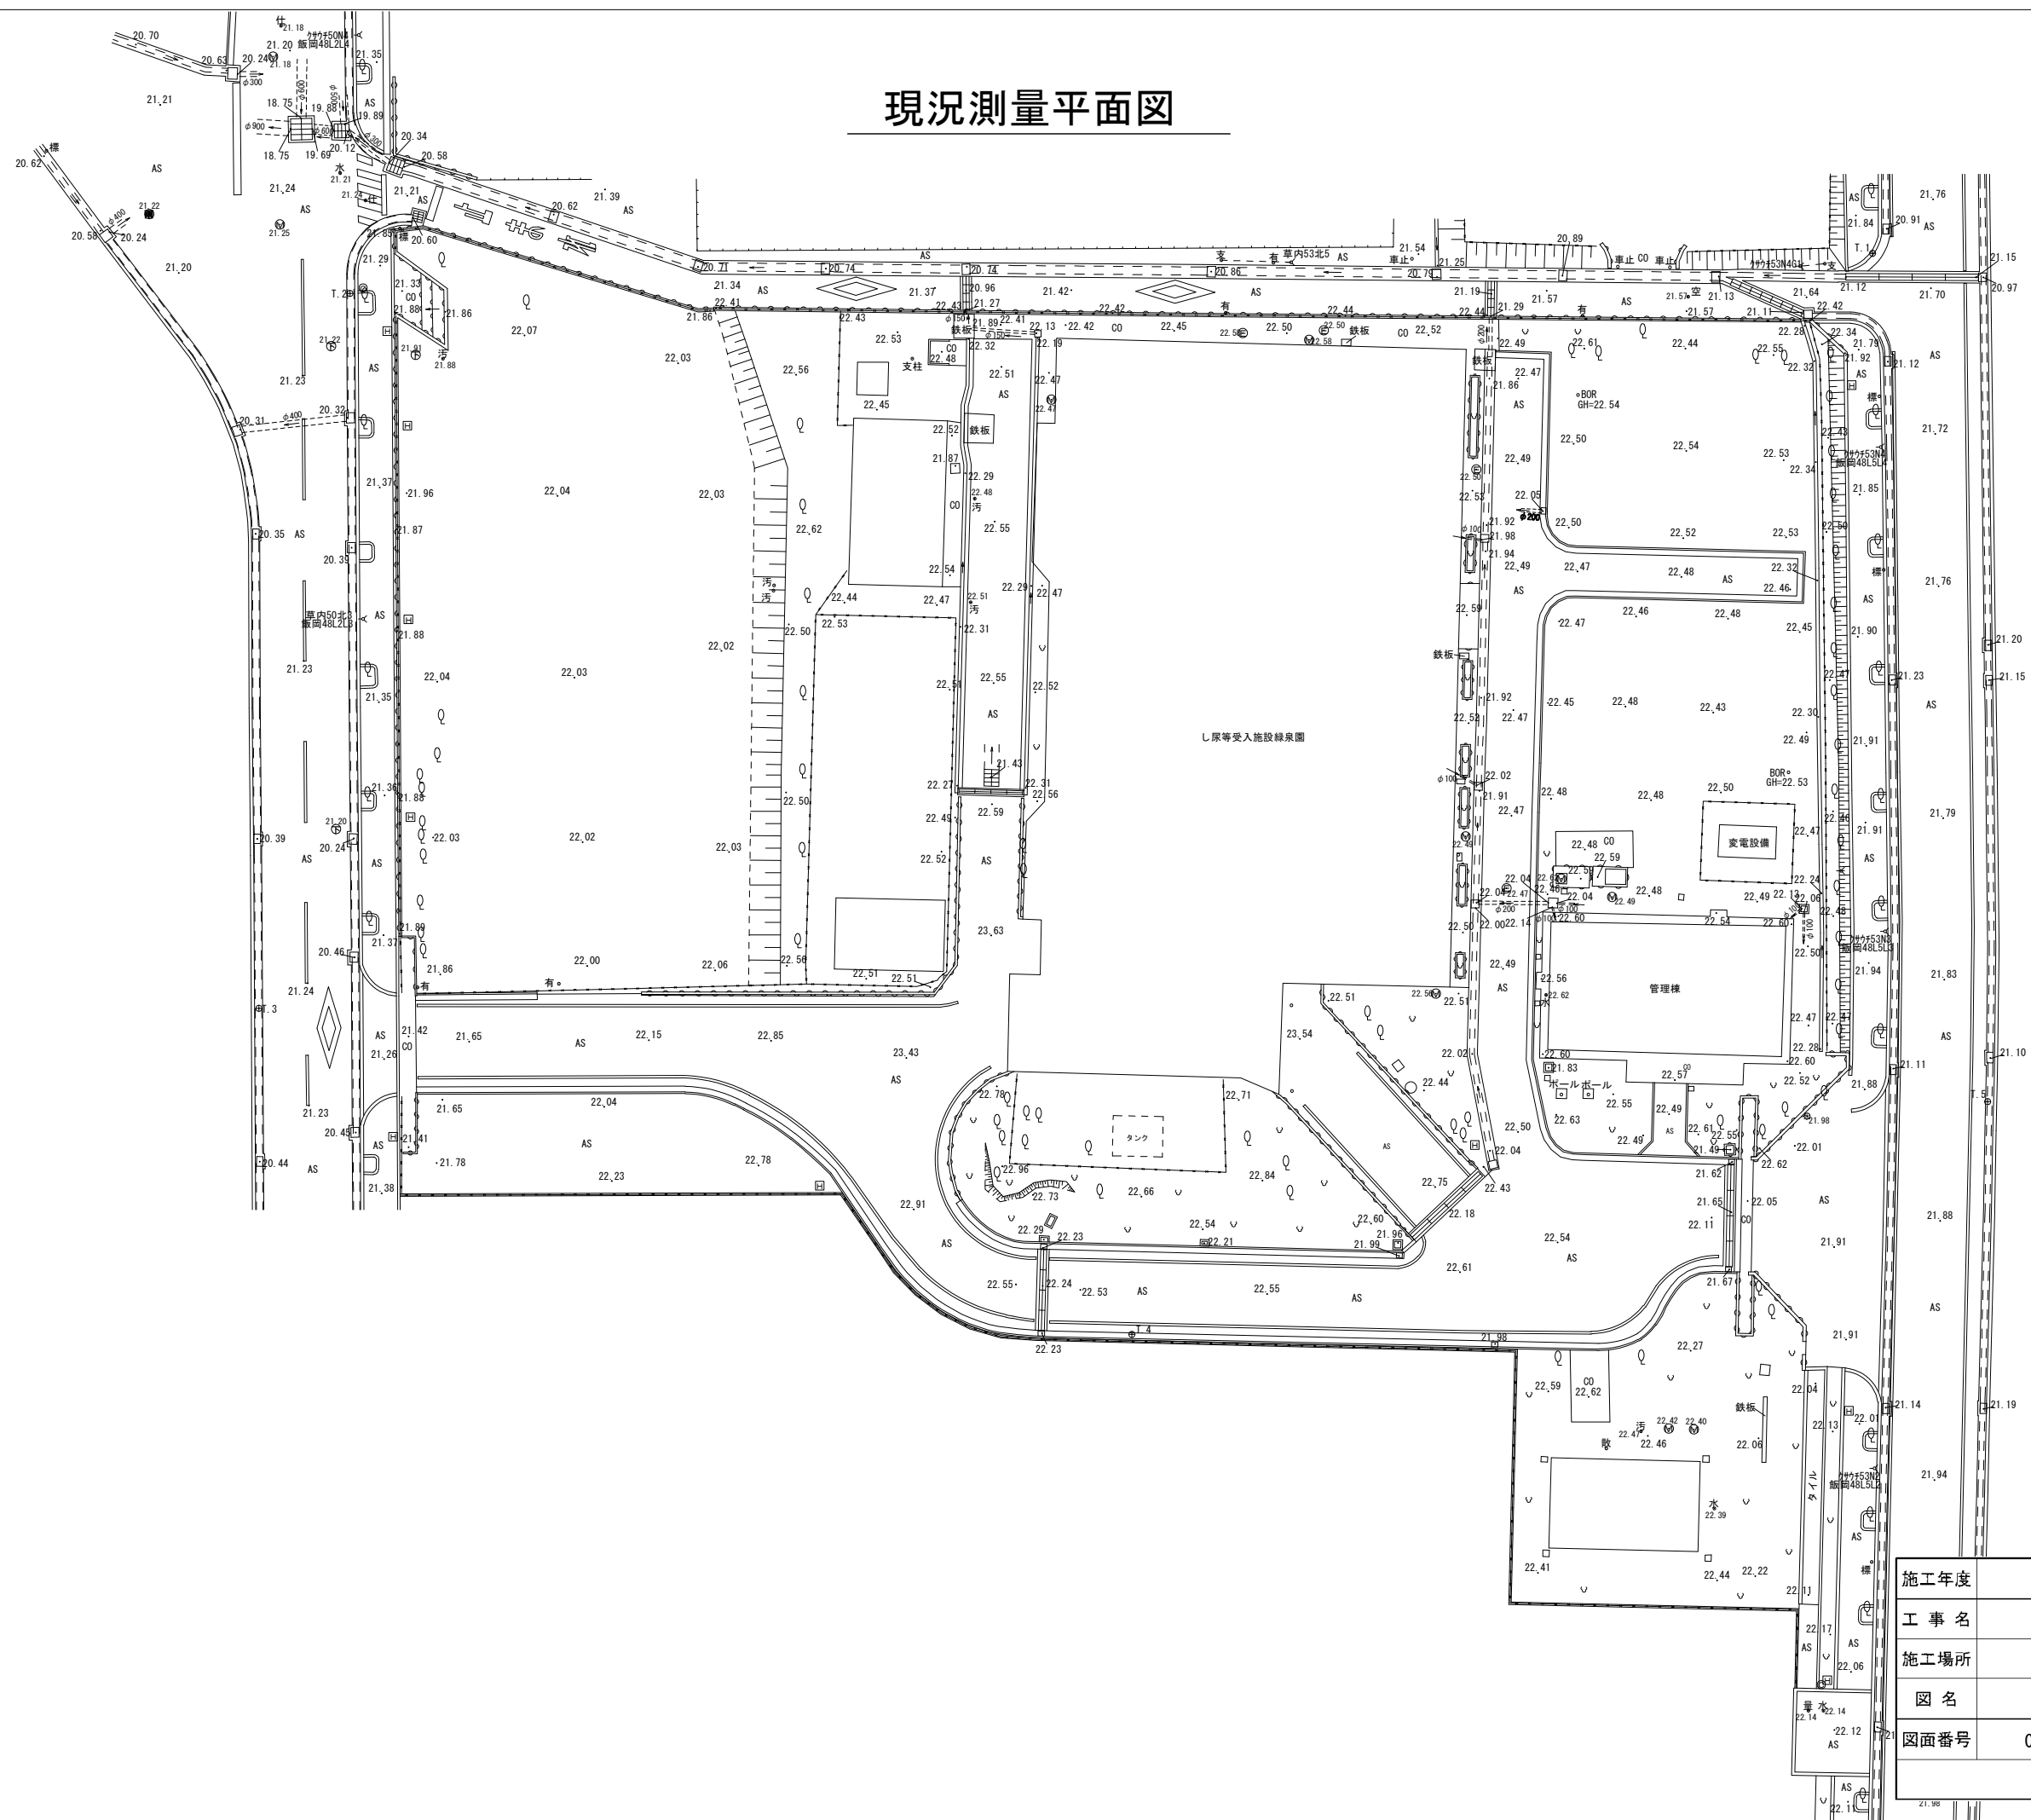

施工年度	令和 8 年度		
工 事 名	し尿等受入施設緑泉園更新工事		
施工場所	京田辺市 草内 地内		
図 名	現況測量平面図		
図面番号	0-2	縮 尺	1:400
京 田 辺 市			



新施設配置計画図（案）




- 凡 例
- 計画案
  - 下水放流管(計画)
  - 給水管(計画)
  - 下水本管(既設)
  - 上水本管(既設)
  - 雨水排水取合点
  - 引込柱(計画)
  - 搬入車両動線案

引込柱(場内第1柱)

施工年度	令和 8 年度		
工 事 名	し尿等受入施設緑泉園更新工事		
施工場所	京田辺市 草内 地内		
図 名	新施設配置計画図（案）		
図面番号	0-3	縮 尺	1:400
京 田 辺 市			


土地利用計画平面図

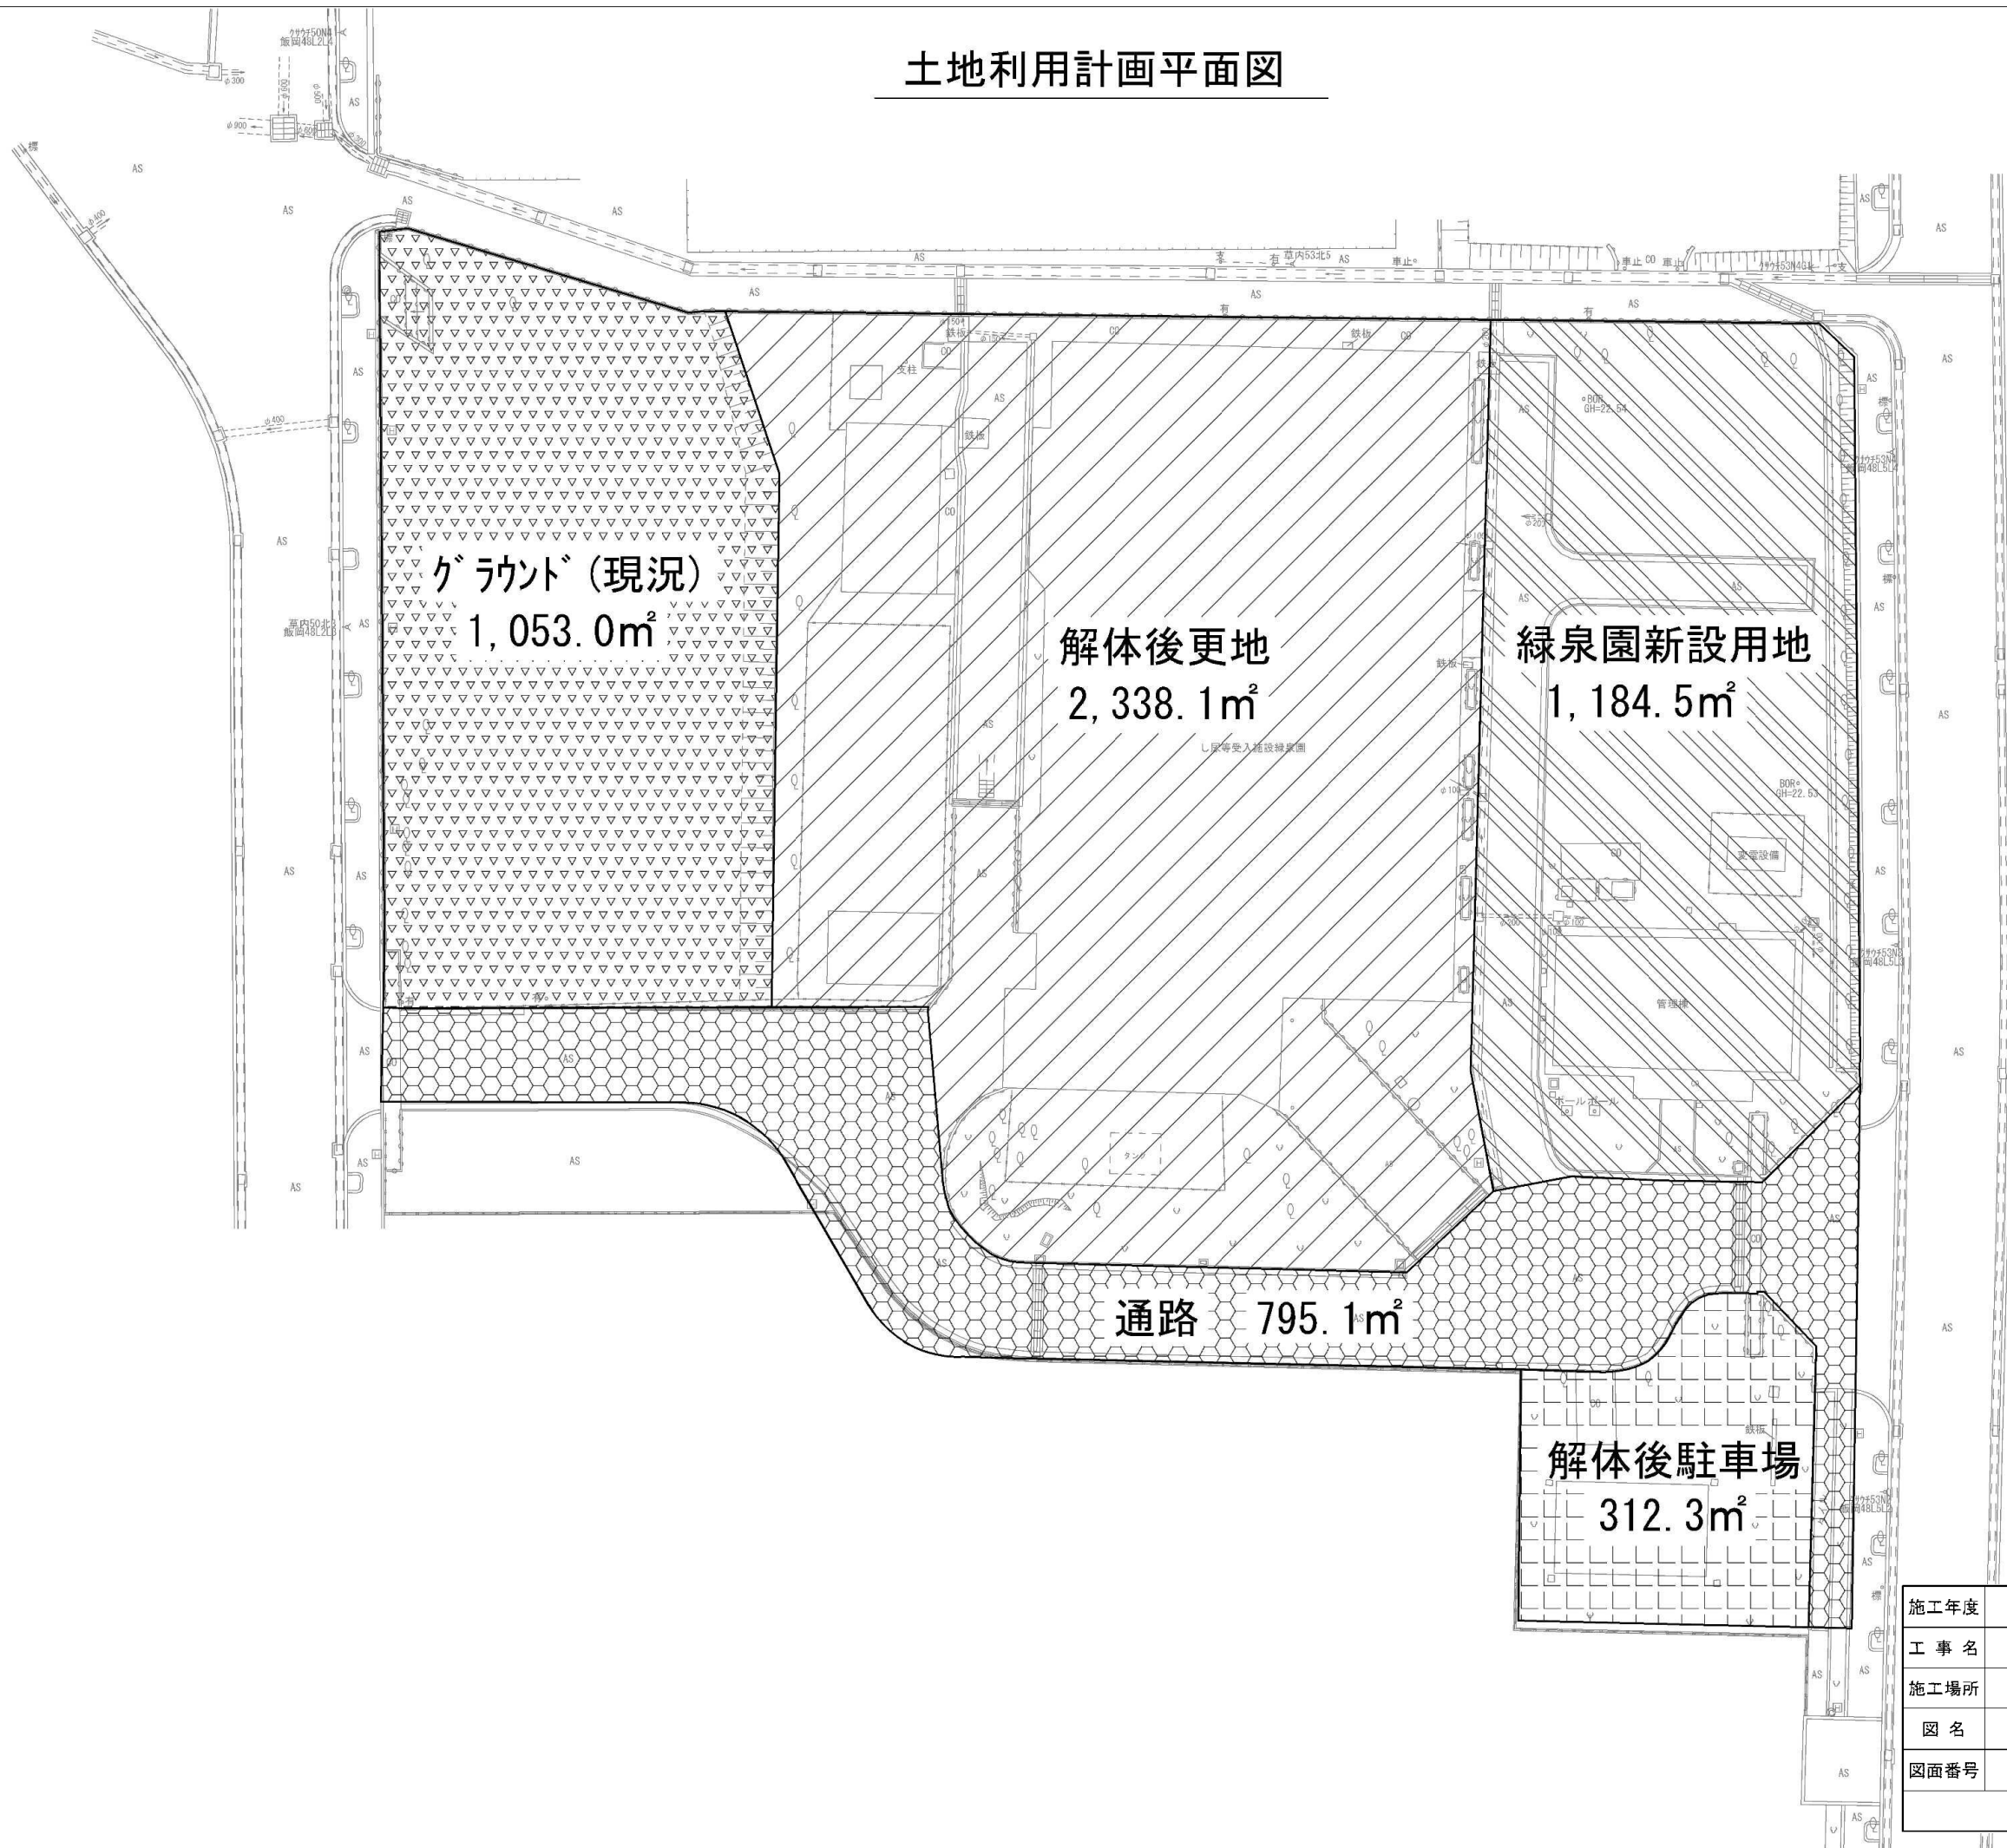

施工年度	令和 8 年度		
工 事 名	し尿等受入施設緑泉園更新工事		
施工場所	京田辺市 草内 地内		
図 名	土地利用計画平面図		
図面番号	0-4	縮 尺	1:400
京 田 辺 市			




# 造成計画平面図

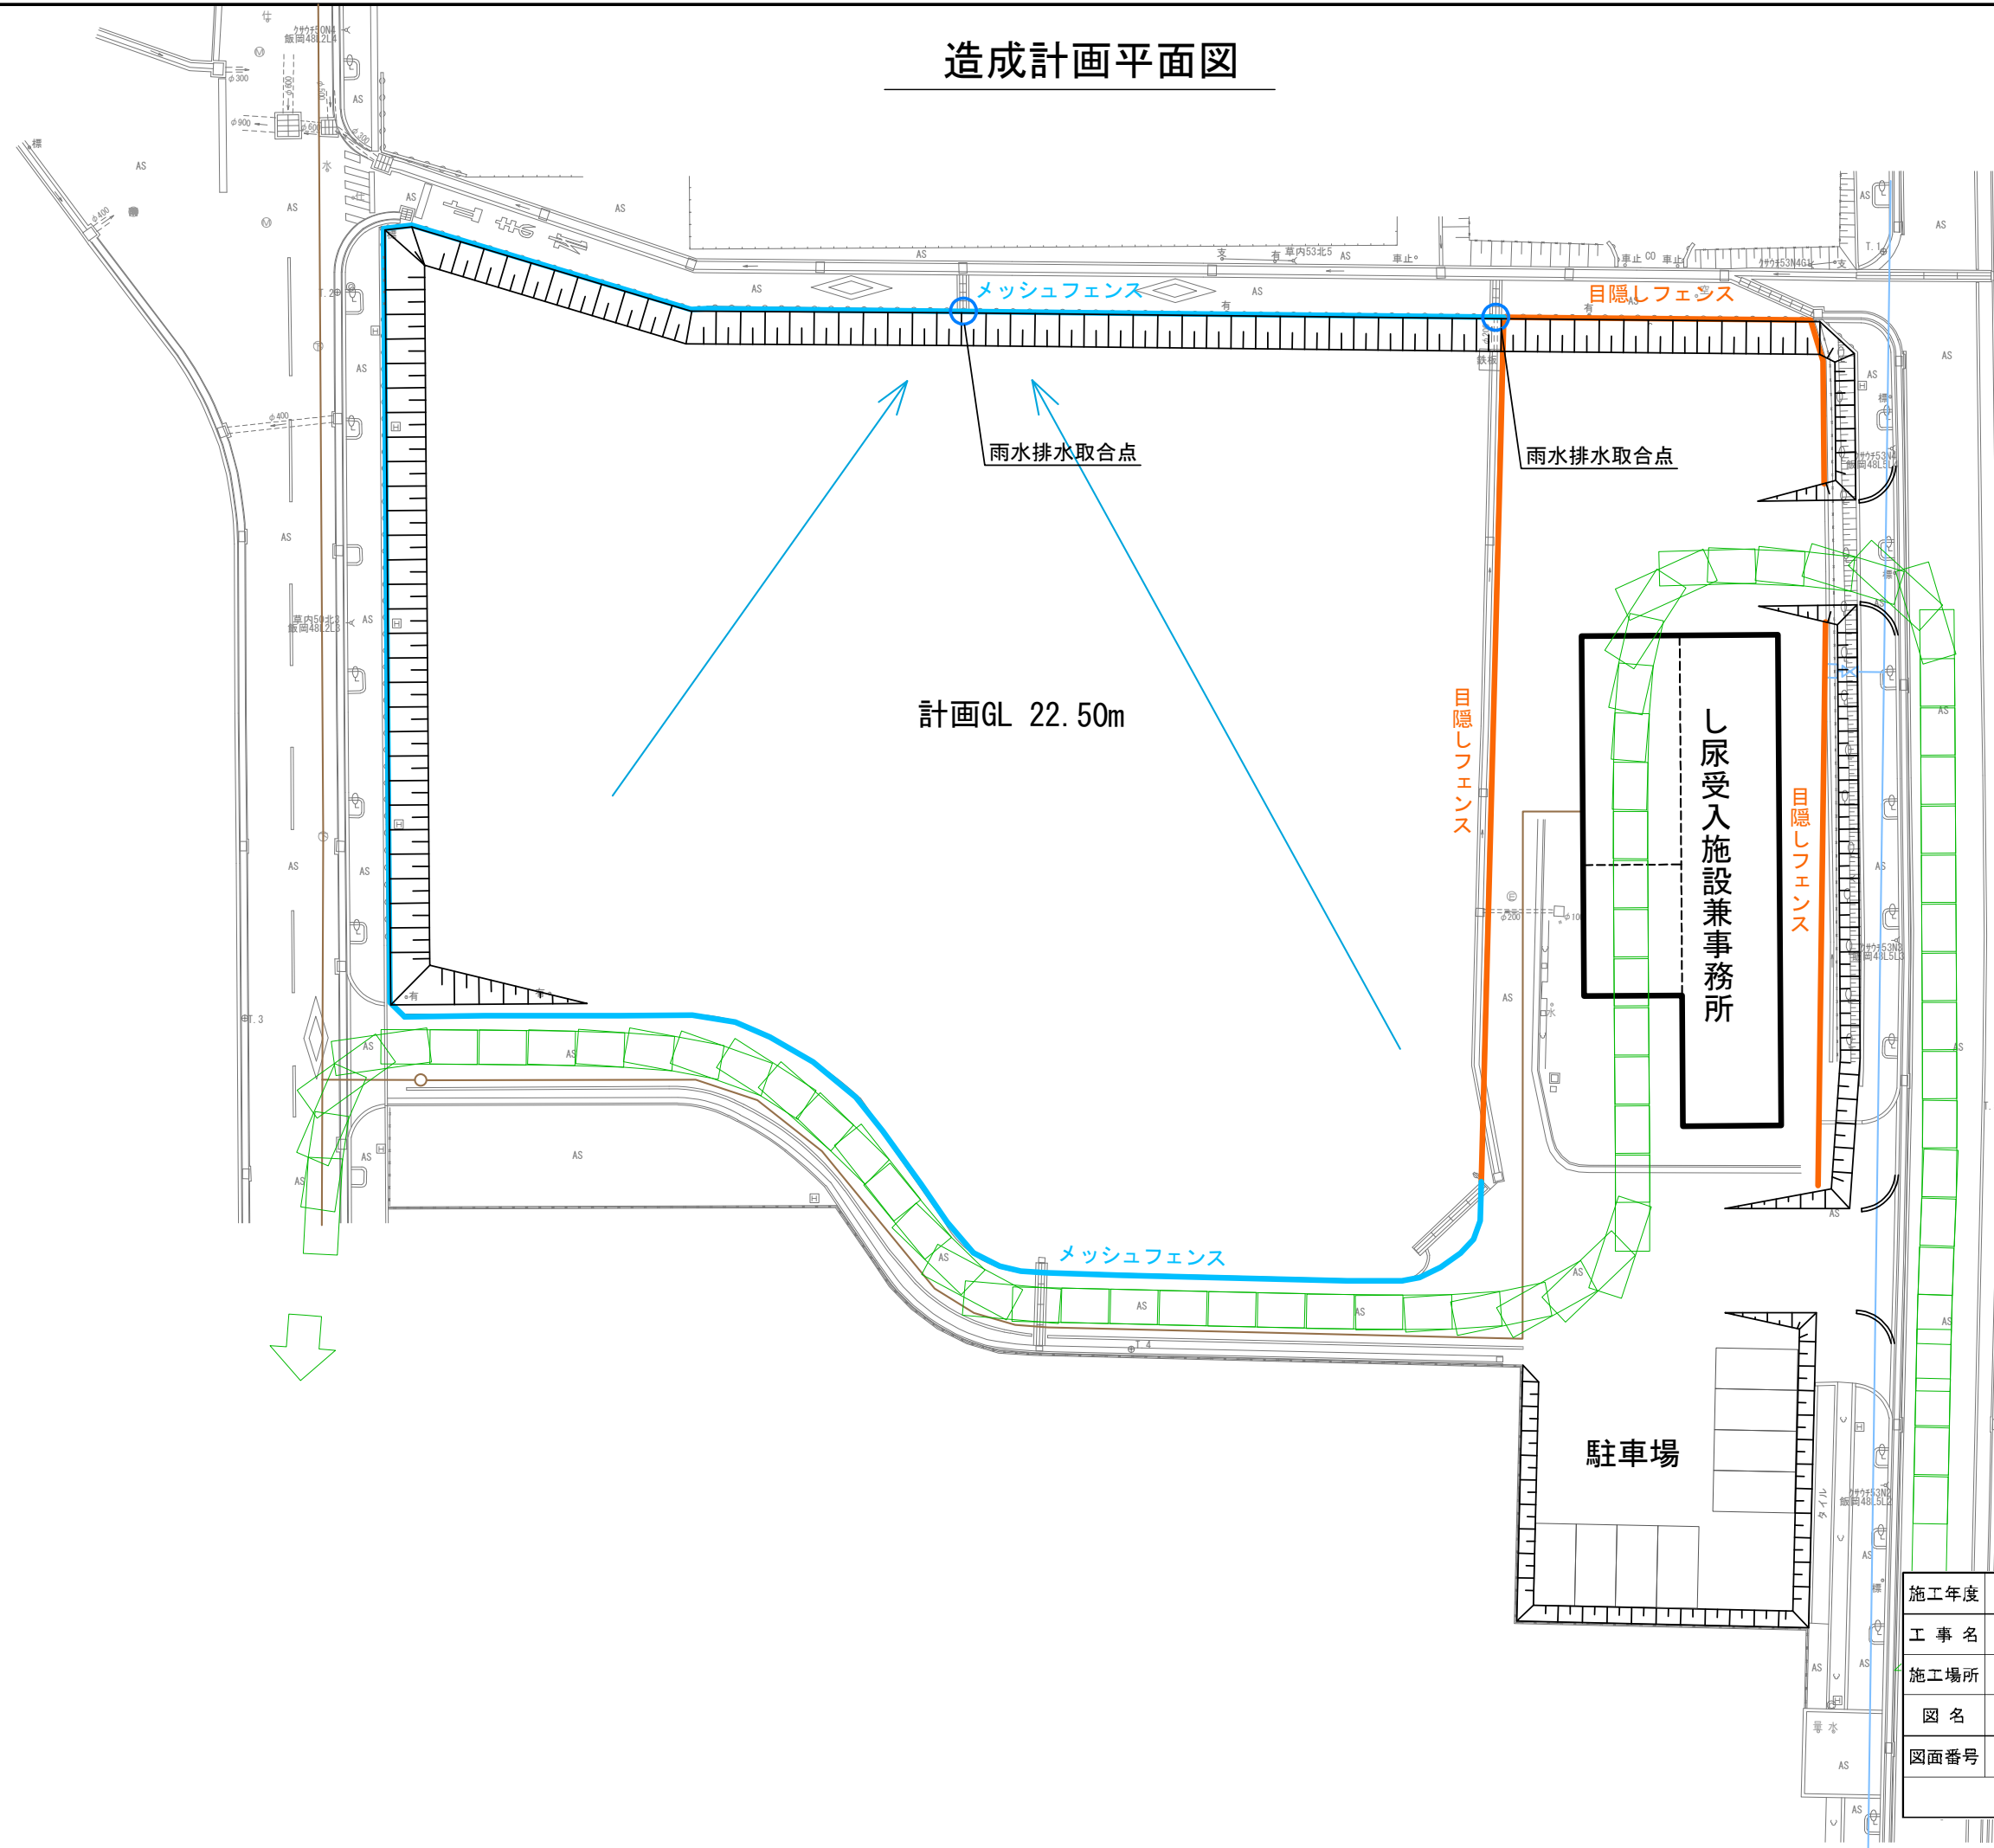

施工年度	令和 8 年度		
工 事 名	し尿等受入施設緑泉園更新工事		
施工場所	京田辺市 草内 地内		
図 名	造成計画平面図		
図面番号	0-5	縮 尺	1:400
京 田 辺 市			

現況建物配置図，工事範囲図

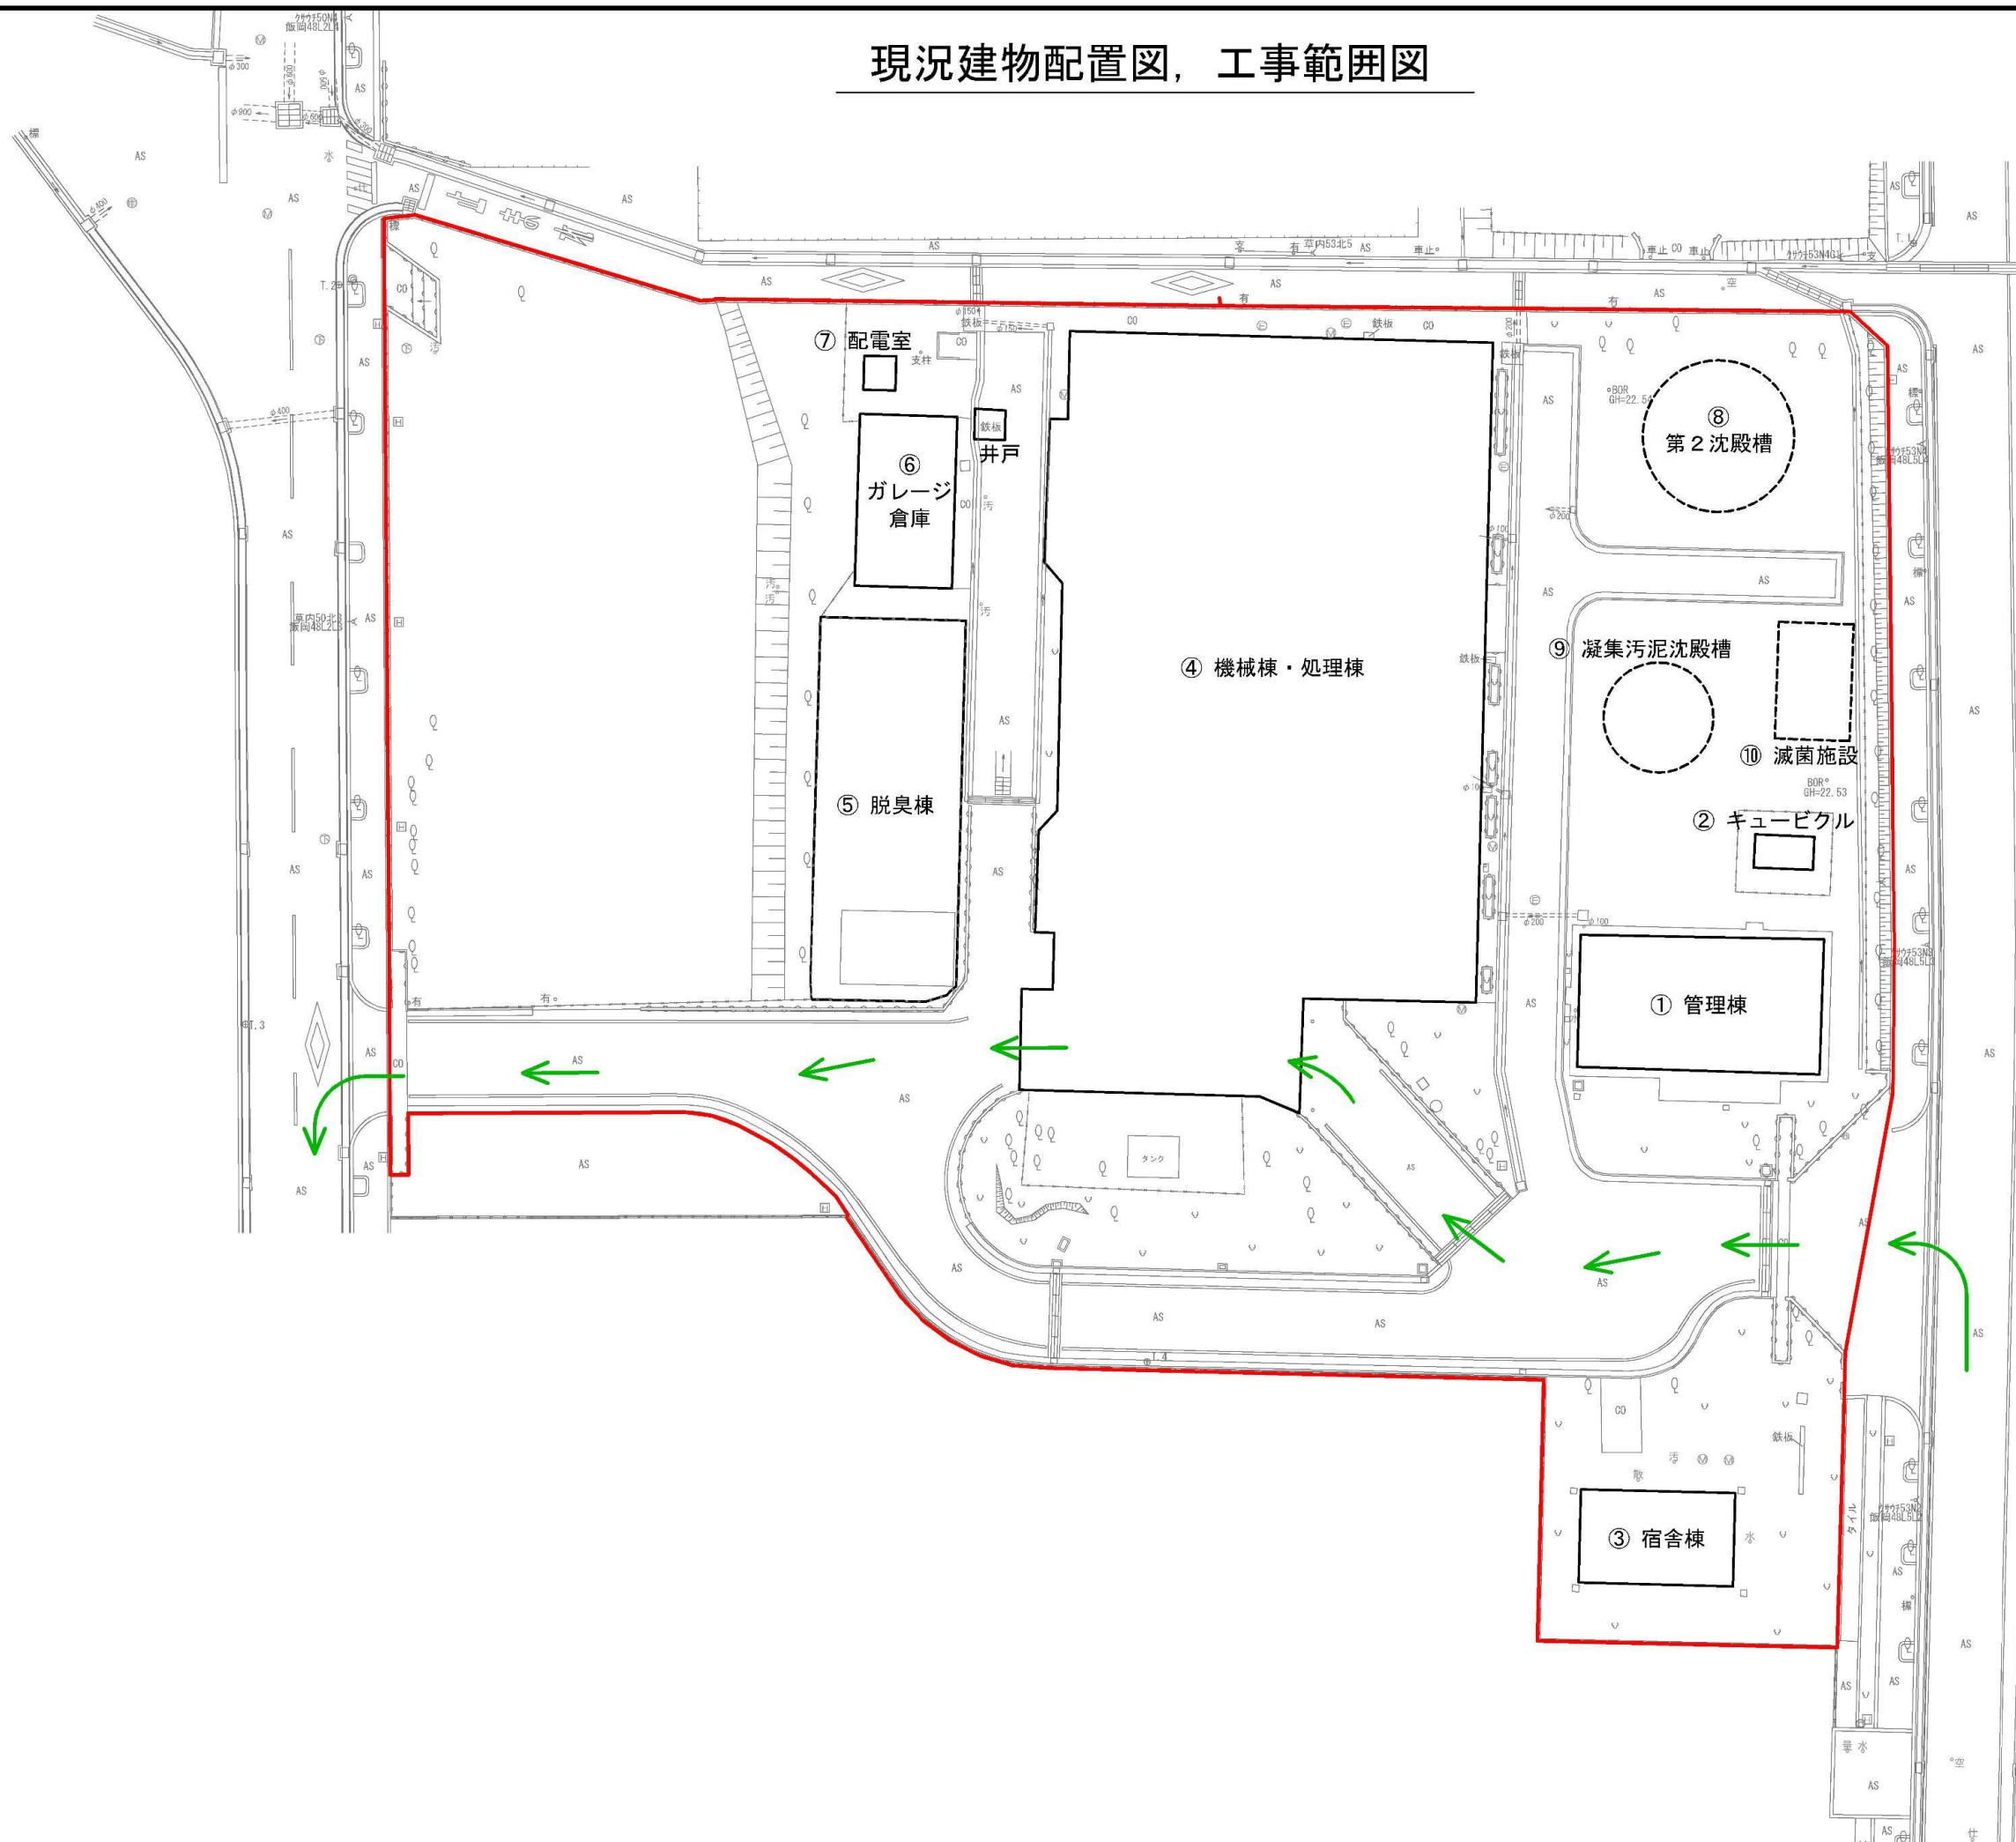


カーブミラー撤去  
(基礎含む)

- 工事範囲
- し尿収集車両動線

施工年度	令和 8 年度		
工 事 名	し尿等受入施設緑泉園更新工事		
施工場所	京田辺市 草内 地内		
図 名	現況建物配置図，工事範囲図		
図面番号	0-6	縮 尺	1:400
京 田 辺 市			



仮囲い計画図，現況舗装範囲図

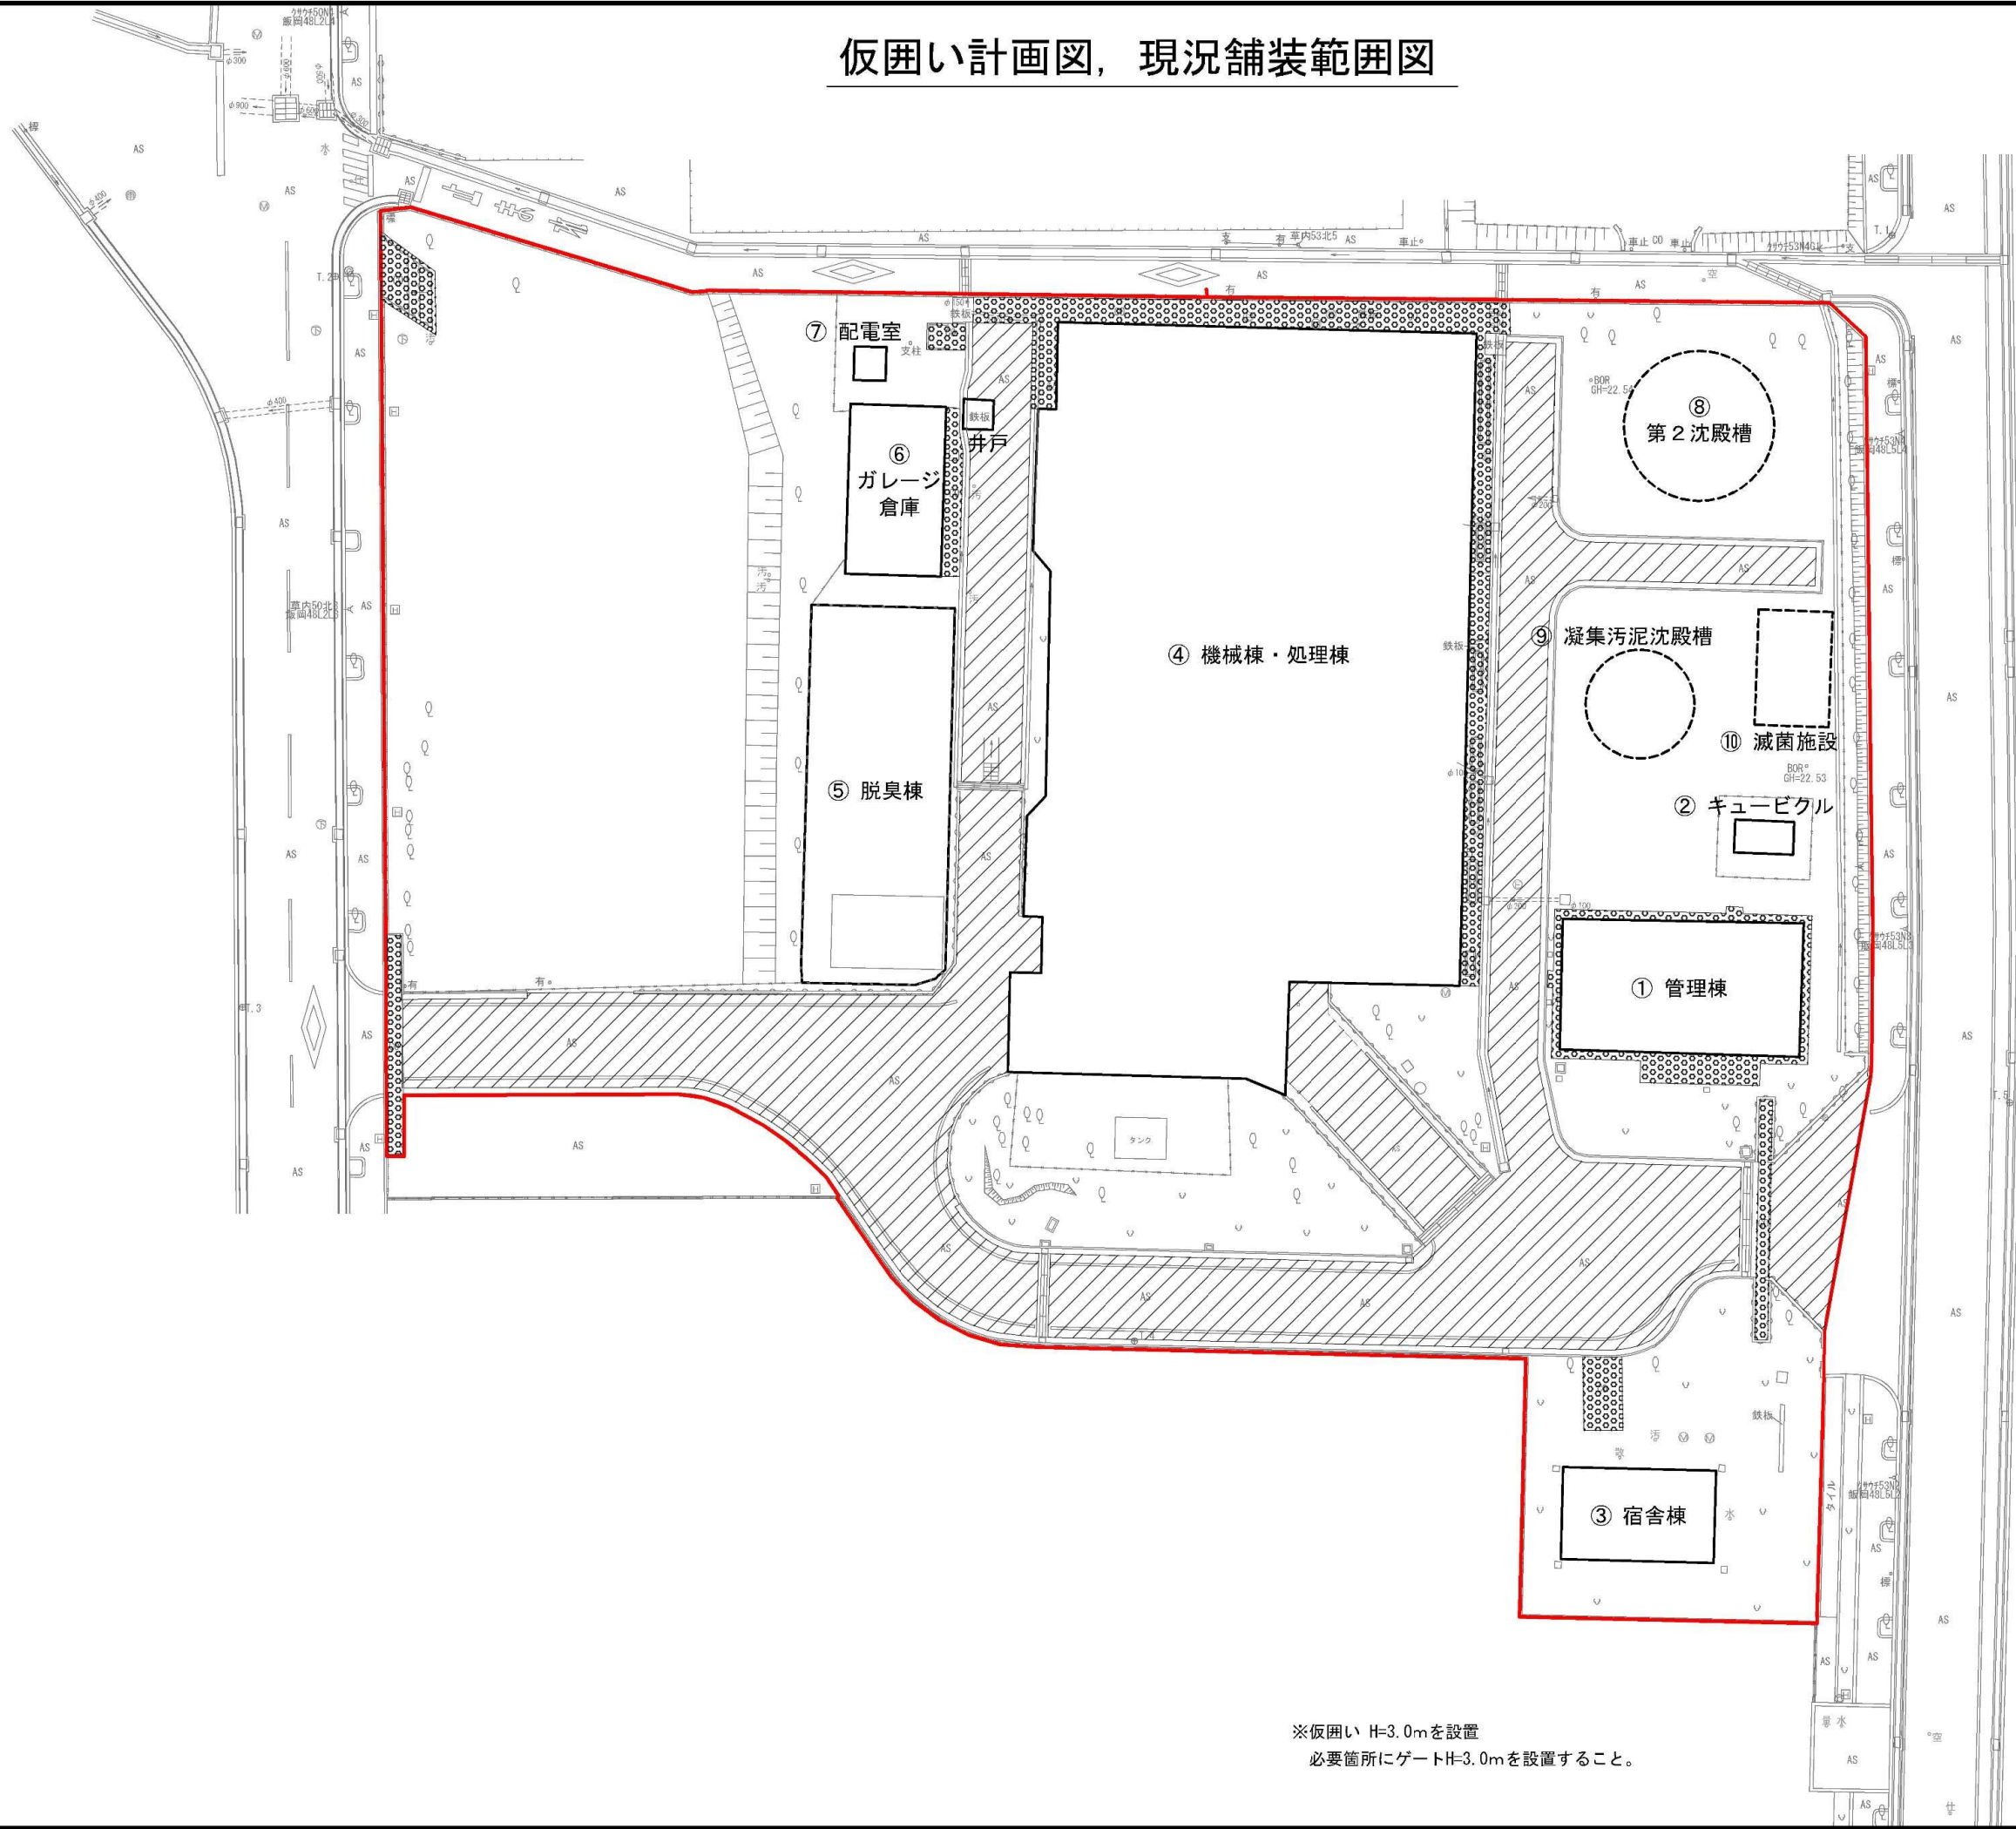

	アスファルト	1,084.4㎡
	コンクリート	204.5㎡

— 仮囲い

※仮囲い H=3.0mを設置  
必要箇所にゲートH=3.0mを設置すること。

施工年度	令和 8 年度		
工 事 名	し尿等受入施設緑泉園更新工事		
施工場所	京田辺市 草内 地内		
図 名	仮囲い計画図，現況舗装範囲図		
図面番号	0-7	縮 尺	1:400
京 田 辺 市			

現況植栽平面図

凡 例

種 類	高 さ
	11～14m未満
	7～11m未満
	3～7m未満
	3m未満





番号		高さ (m)	幹まわり (mm)	本数 (本)
①	1	11～14m未満	1100	1
	2	11～14m未満	900	1
	3	11～14m未満	1800	1
	4	11～14m未満	1000	1
	5	7～11m未満	700	1
	6	11～14m未満	1100	1
②	1	7～11m未満	1200	1
	2	7～11m未満	1500	1
	3	7～11m未満	1200	1
	4	7～11m未満	1800	1
	5	7～11m未満	2000	1
	6	7～11m未満	800	1
	7	7～11m未満	1200	1
	8	7～11m未満	1600	1
	9	7～11m未満	800	1
	10	7～11m未満	1200	1
	11	3～7m未満	700	1
	12	3～7m未満	900	1
	13	3～7m未満	700	1
	14	7～11m未満	700	1
③	1	7～11m未満	1200	1
	2	7～11m未満	1500	1
	3	3～7m未満	400	1
	4	3～7m未満	1100	1
④	1	7～11m未満	1000	1
	2	3～7m未満	300	1
	3	7～11m未満	1500	1
⑤	4	11～14m未満	1500	1
	1	3～7m未満	500	1
	2	3～7m未満	1400	1
	3	7～11m未満	1400	1
	4	11～14m未満	1600	1
	5	3～7m未満	900	1
	6	11～14m未満	1400	1
	7	11～14m未満	1800	1
	8	11～14m未満	1100	1
	9	7～11m未満	700	1
	10	3～7m未満	300	1
	11	3～7m未満	300	1
	12	3～7m未満	300	1
13	7～11m未満	600	1	
⑥	1	3～7m未満	300	1
	2	11～14m未満	1500	1
	3	11～14m未満	900	1
	4	11～14m未満	1400	1
	5	11～14m未満	1000	1
	6	11～14m未満	1300	1
	7	11～14m未満	1400	1
	8	11～14m未満	2000	1
⑦	1	3～7m未満	400	1
	2	3～7m未満	400	1
	3	3～7m未満	300	1
	4	3～7m未満	400	1
	5	3～7m未満	500	1
	6	3～7m未満	500	1
	7	3～7m未満	500	1
	8	3～7m未満	2000	1
	9	3～7m未満	900	1
	10	3～7m未満	1100	1
小計	3～7m未満			23
	7～11m未満			19
	11～14m未満			17
合 計			59	

施工年度	令和 8 年度		
工 事 名	し尿等受入施設緑泉園更新工事		
施工場所	京田辺市 草内 地内		
図 名	現況植栽平面図		
図面番号	0-8	縮 尺	1:400
京 田 辺 市			



## 現況地下埋設平面図

 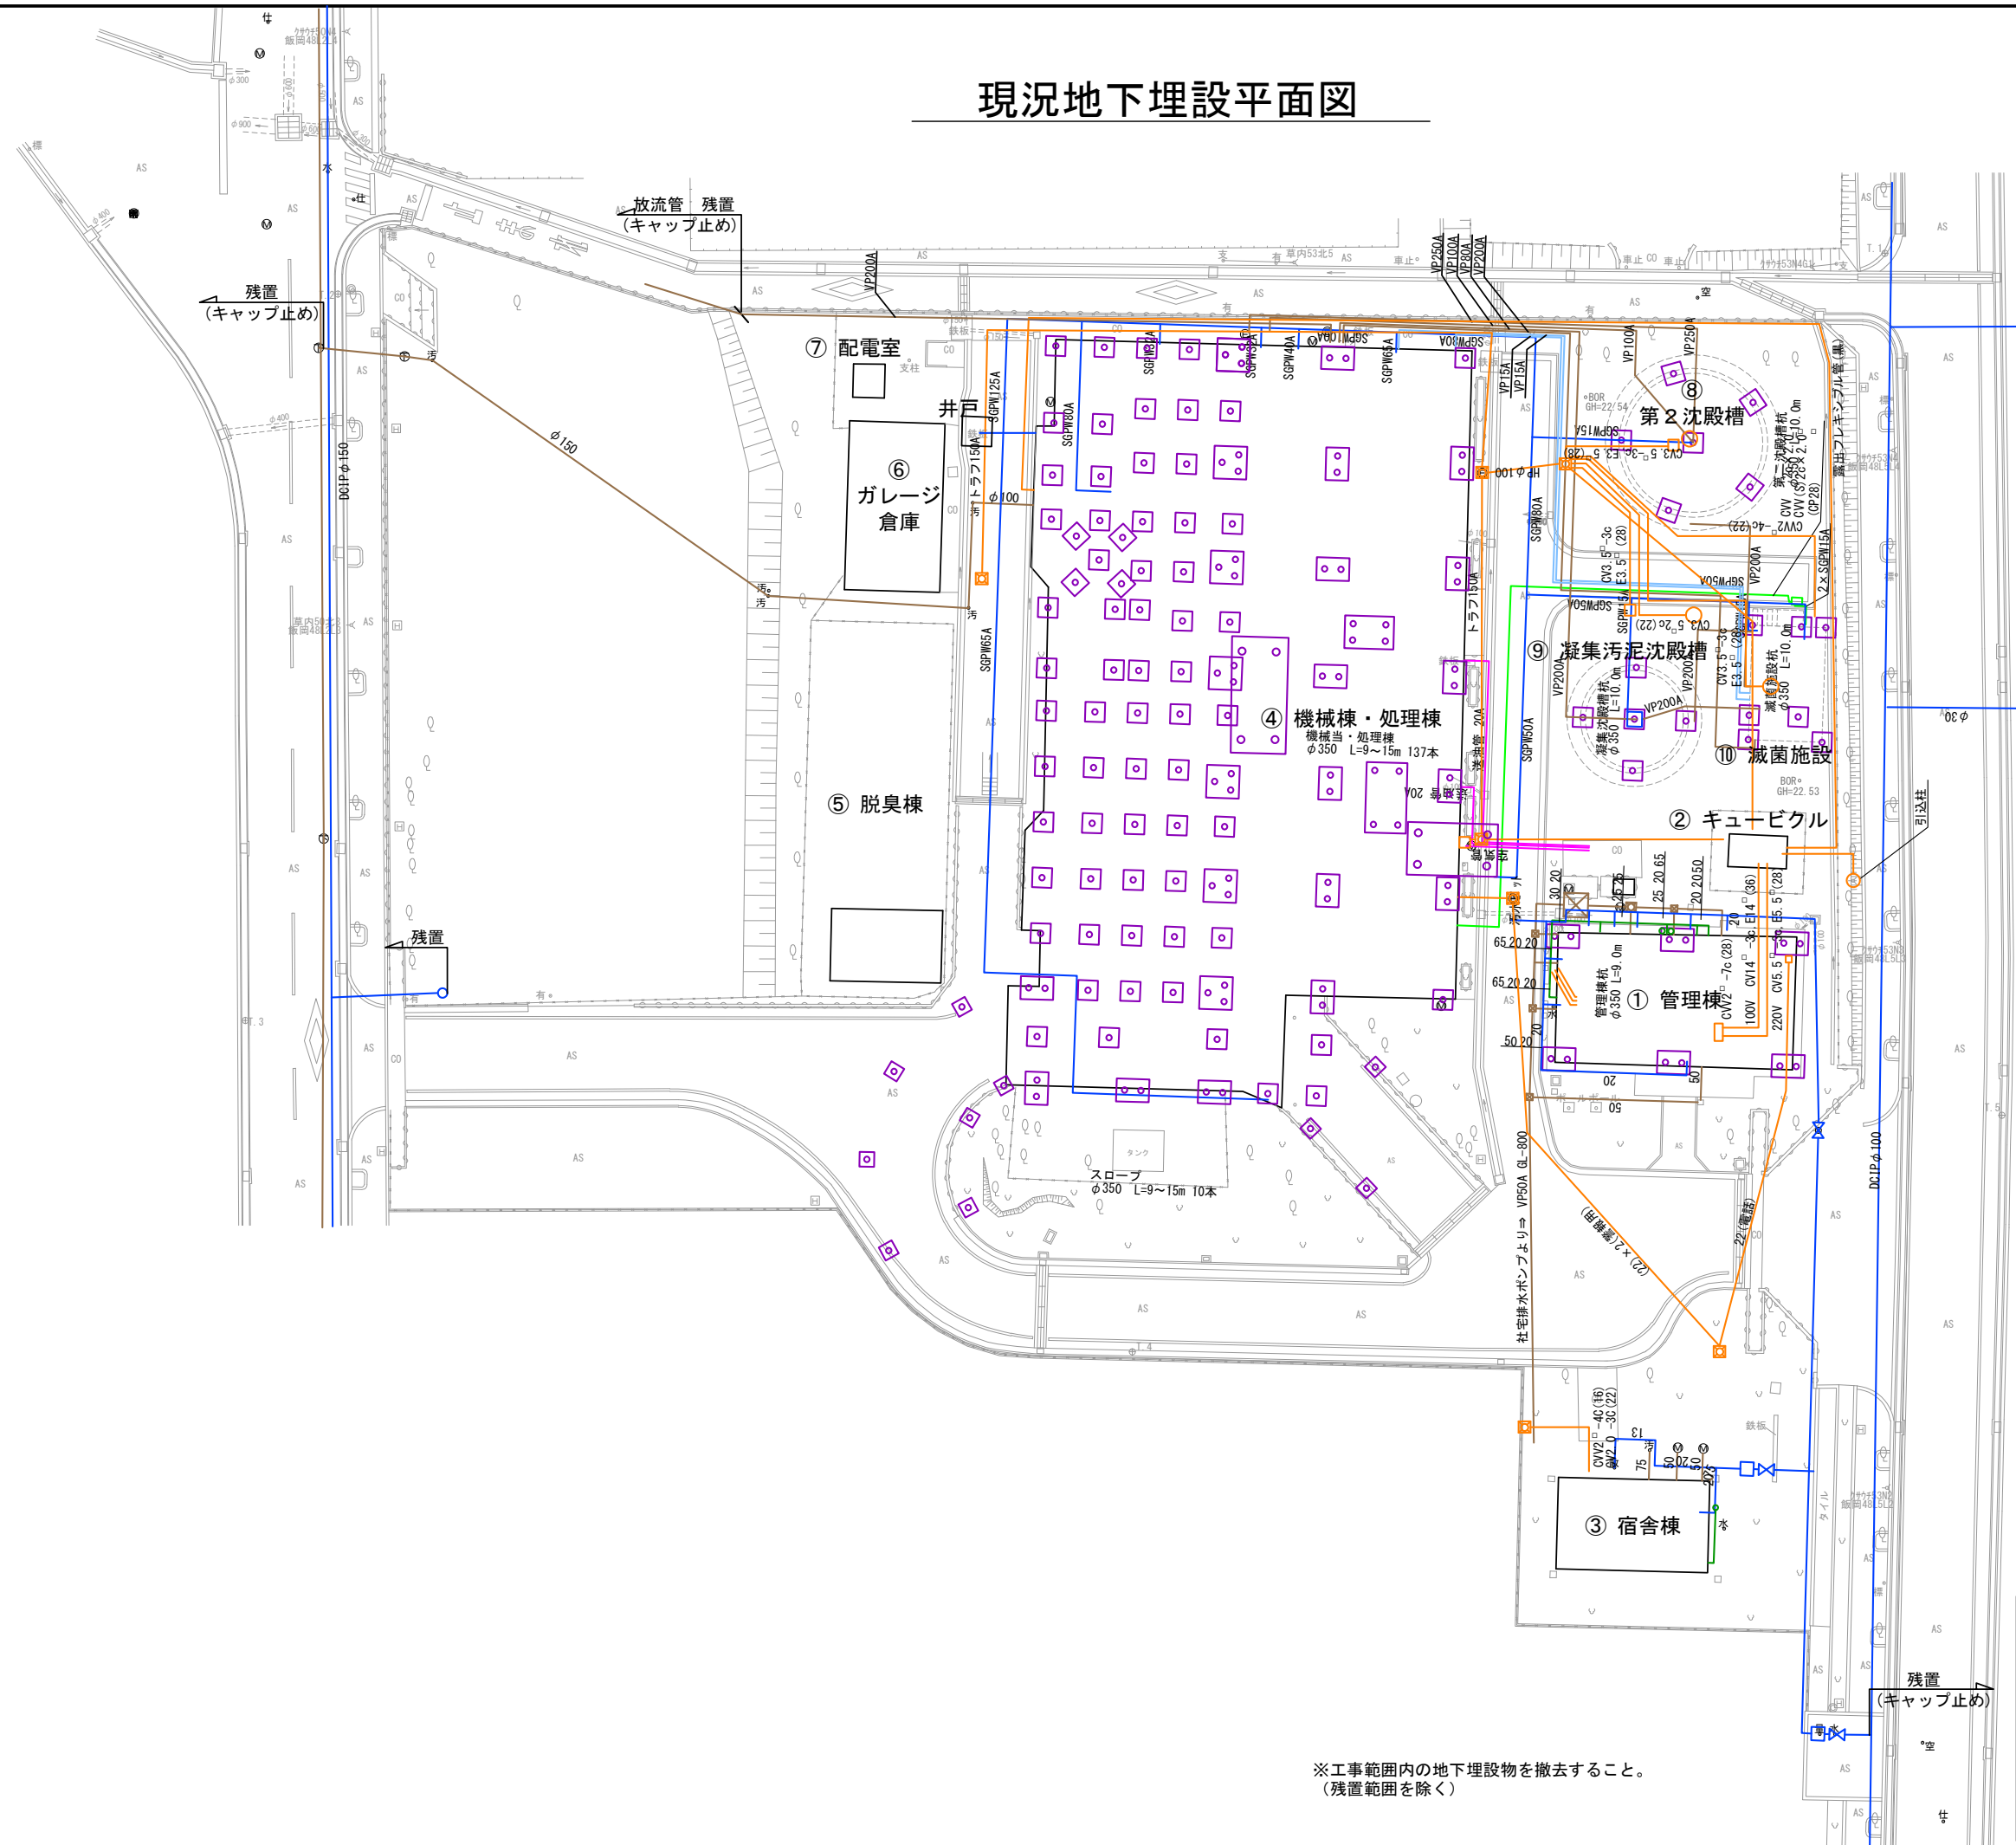


- 凡 例
- ガス
  - 汚水
  - 給水
  - 計装
  - 電気
  - 薬品
  - 油
  - 杭・基礎

※工事範囲内の地下埋設物を撤去すること。  
(残置範囲を除く)



施工年度	令和 8 年度		
工 事 名	し尿等受入施設緑泉園更新工事		
施工場所	京田辺市 草内 地内		
図 名	地下埋設平面図		
図面番号	0-9	縮 尺	1:400
京 田 辺 市			



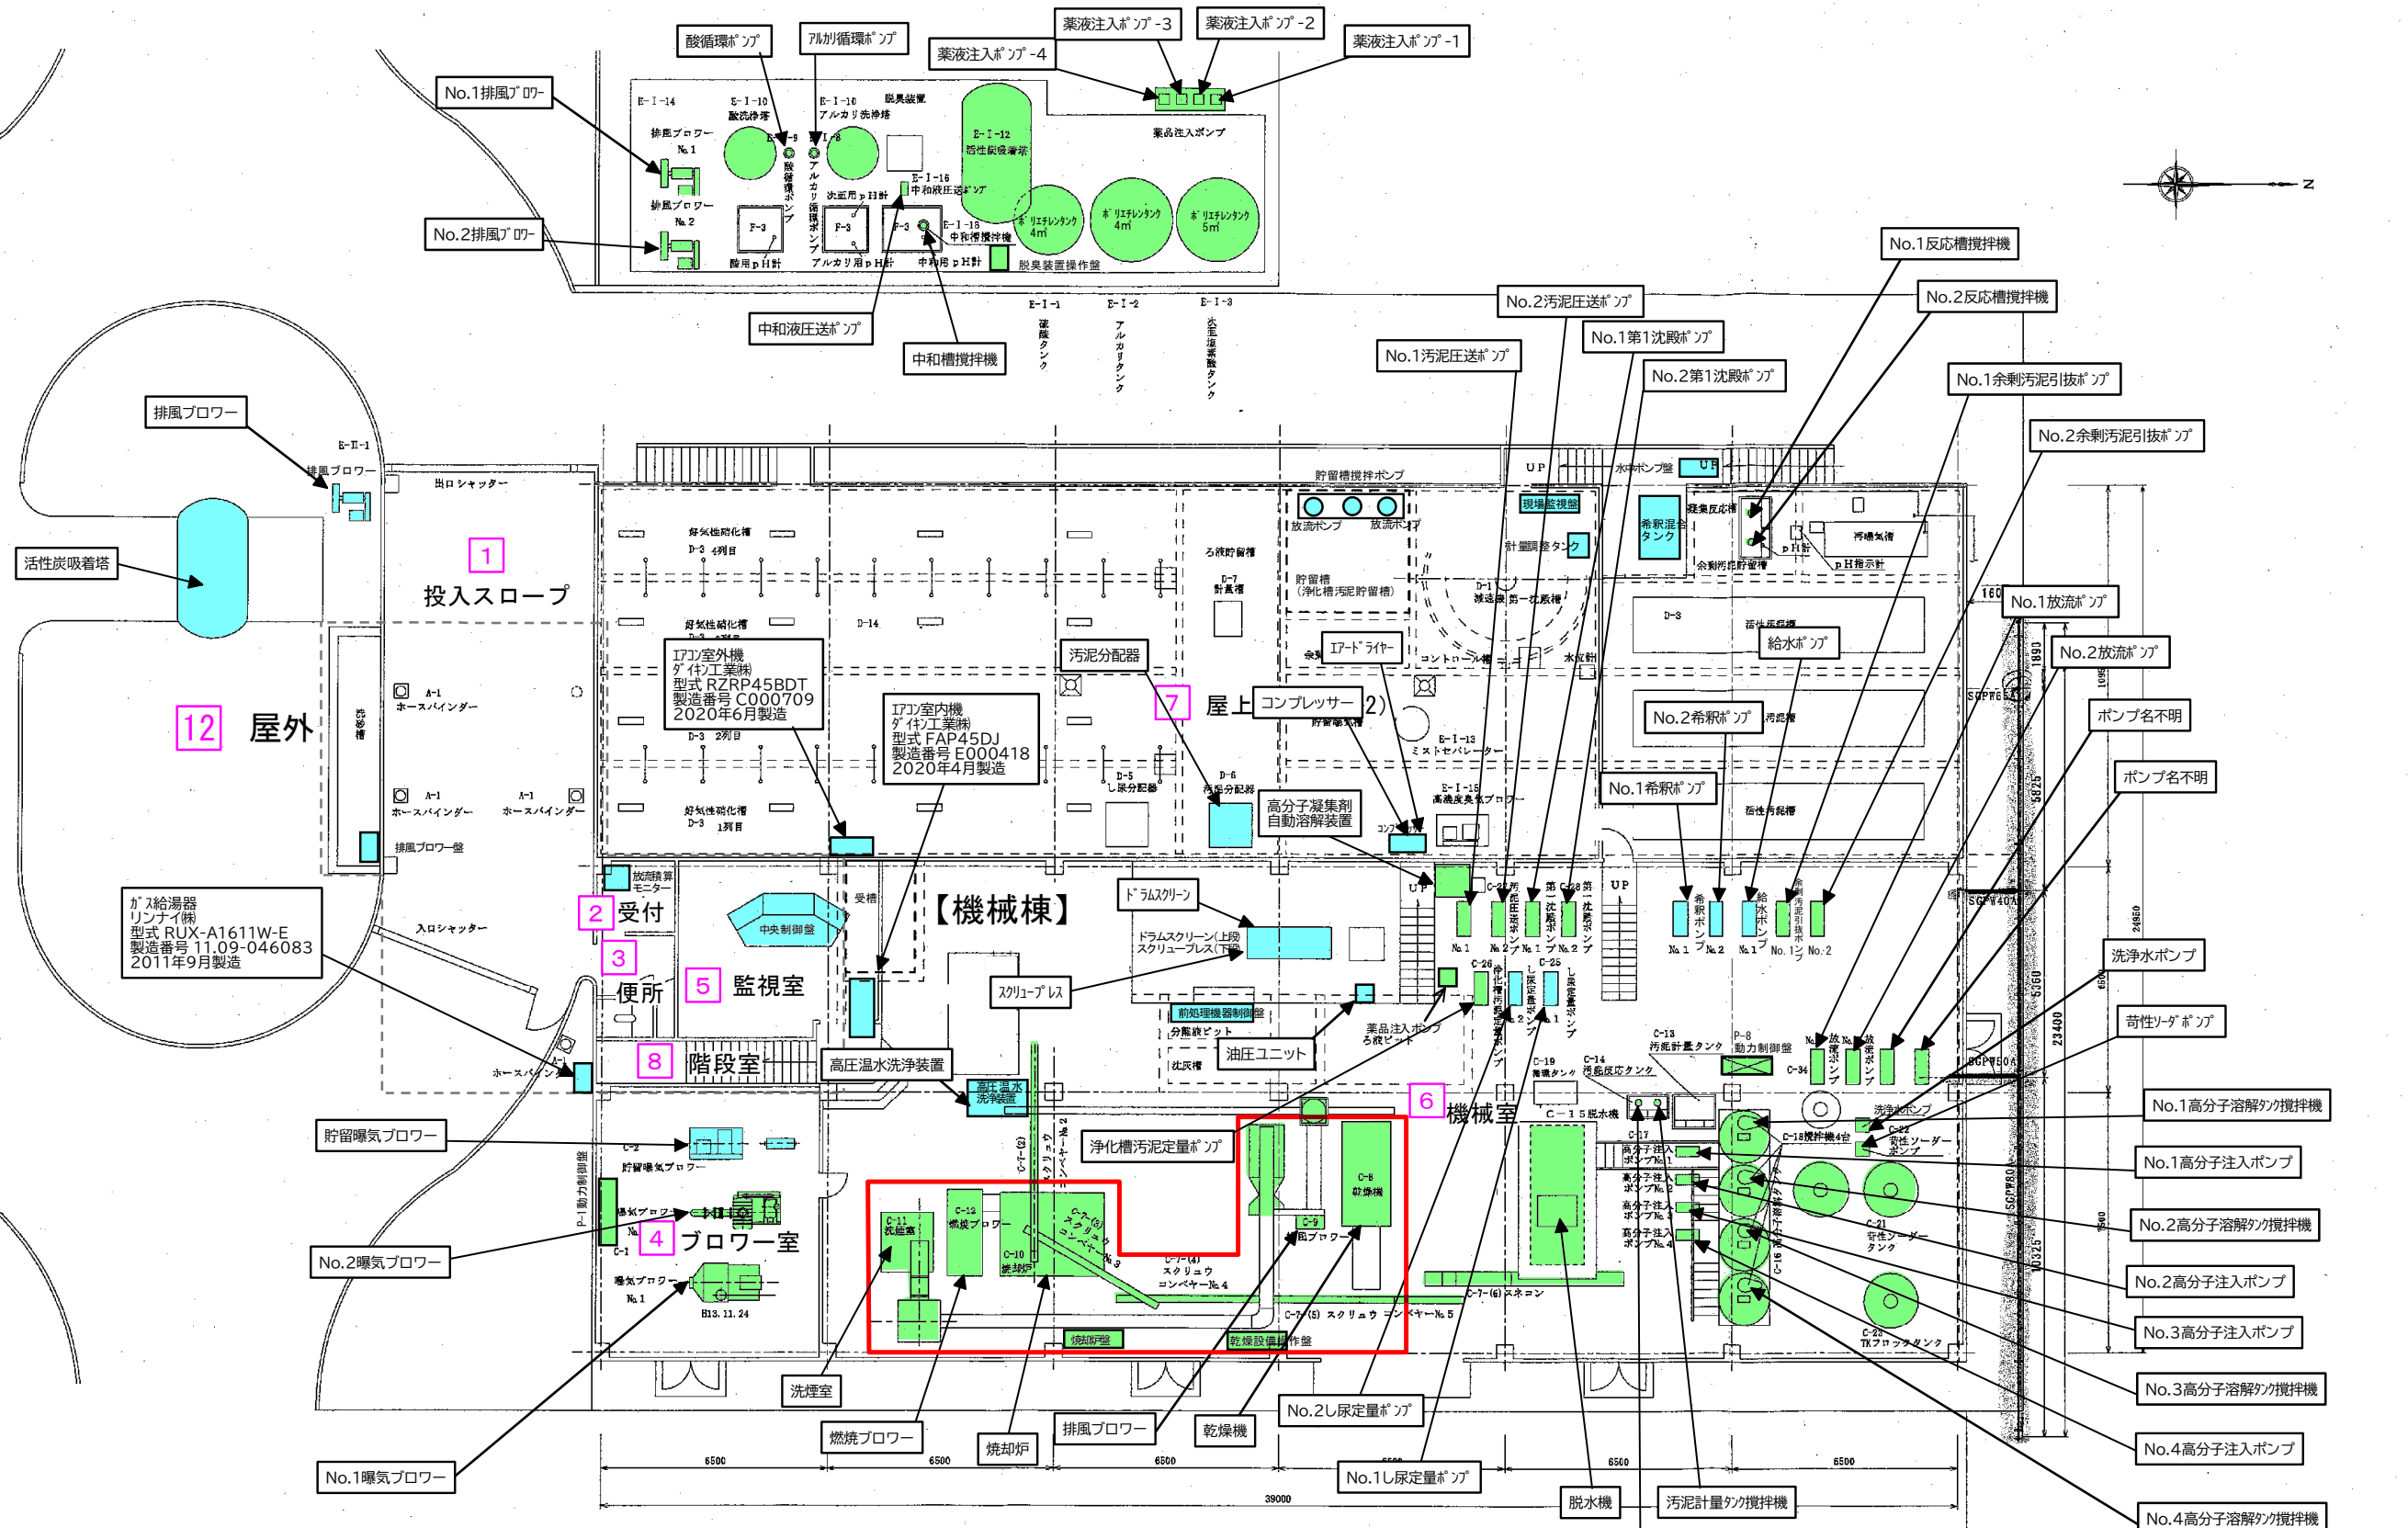

- ダイオキシン類除染範囲
- 使用中設備
- 休止設備

施工年度	令和 8 年度		
工 事 名	し尿等受入施設緑泉園更新工事		
施工場所	京田辺市 草内 地内		
図 名	設備位置図 (1 階)		
図面番号	0-10	縮 尺	NONE
京 田 辺 市			

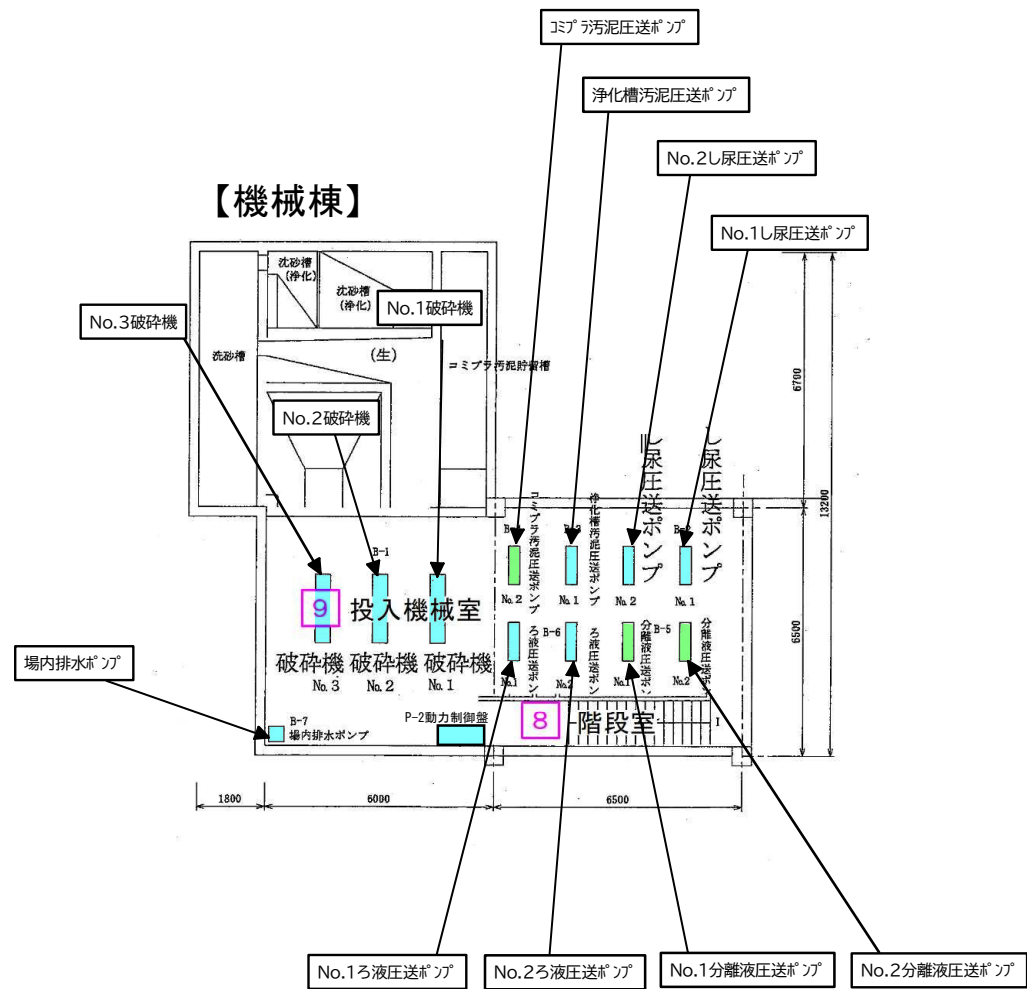 


地階平面図

- 使用中設備
- 休止設備

施工年度	令和 8 年度		
工 事 名	し尿等受入施設緑泉園更新工事		
施工場所	京田辺市 草内 地内		
図 名	設備位置図（地下1階）		
図面番号	0-11	縮 尺	NONE
京 田 辺 市			

年	月	日	訂	正	項	印

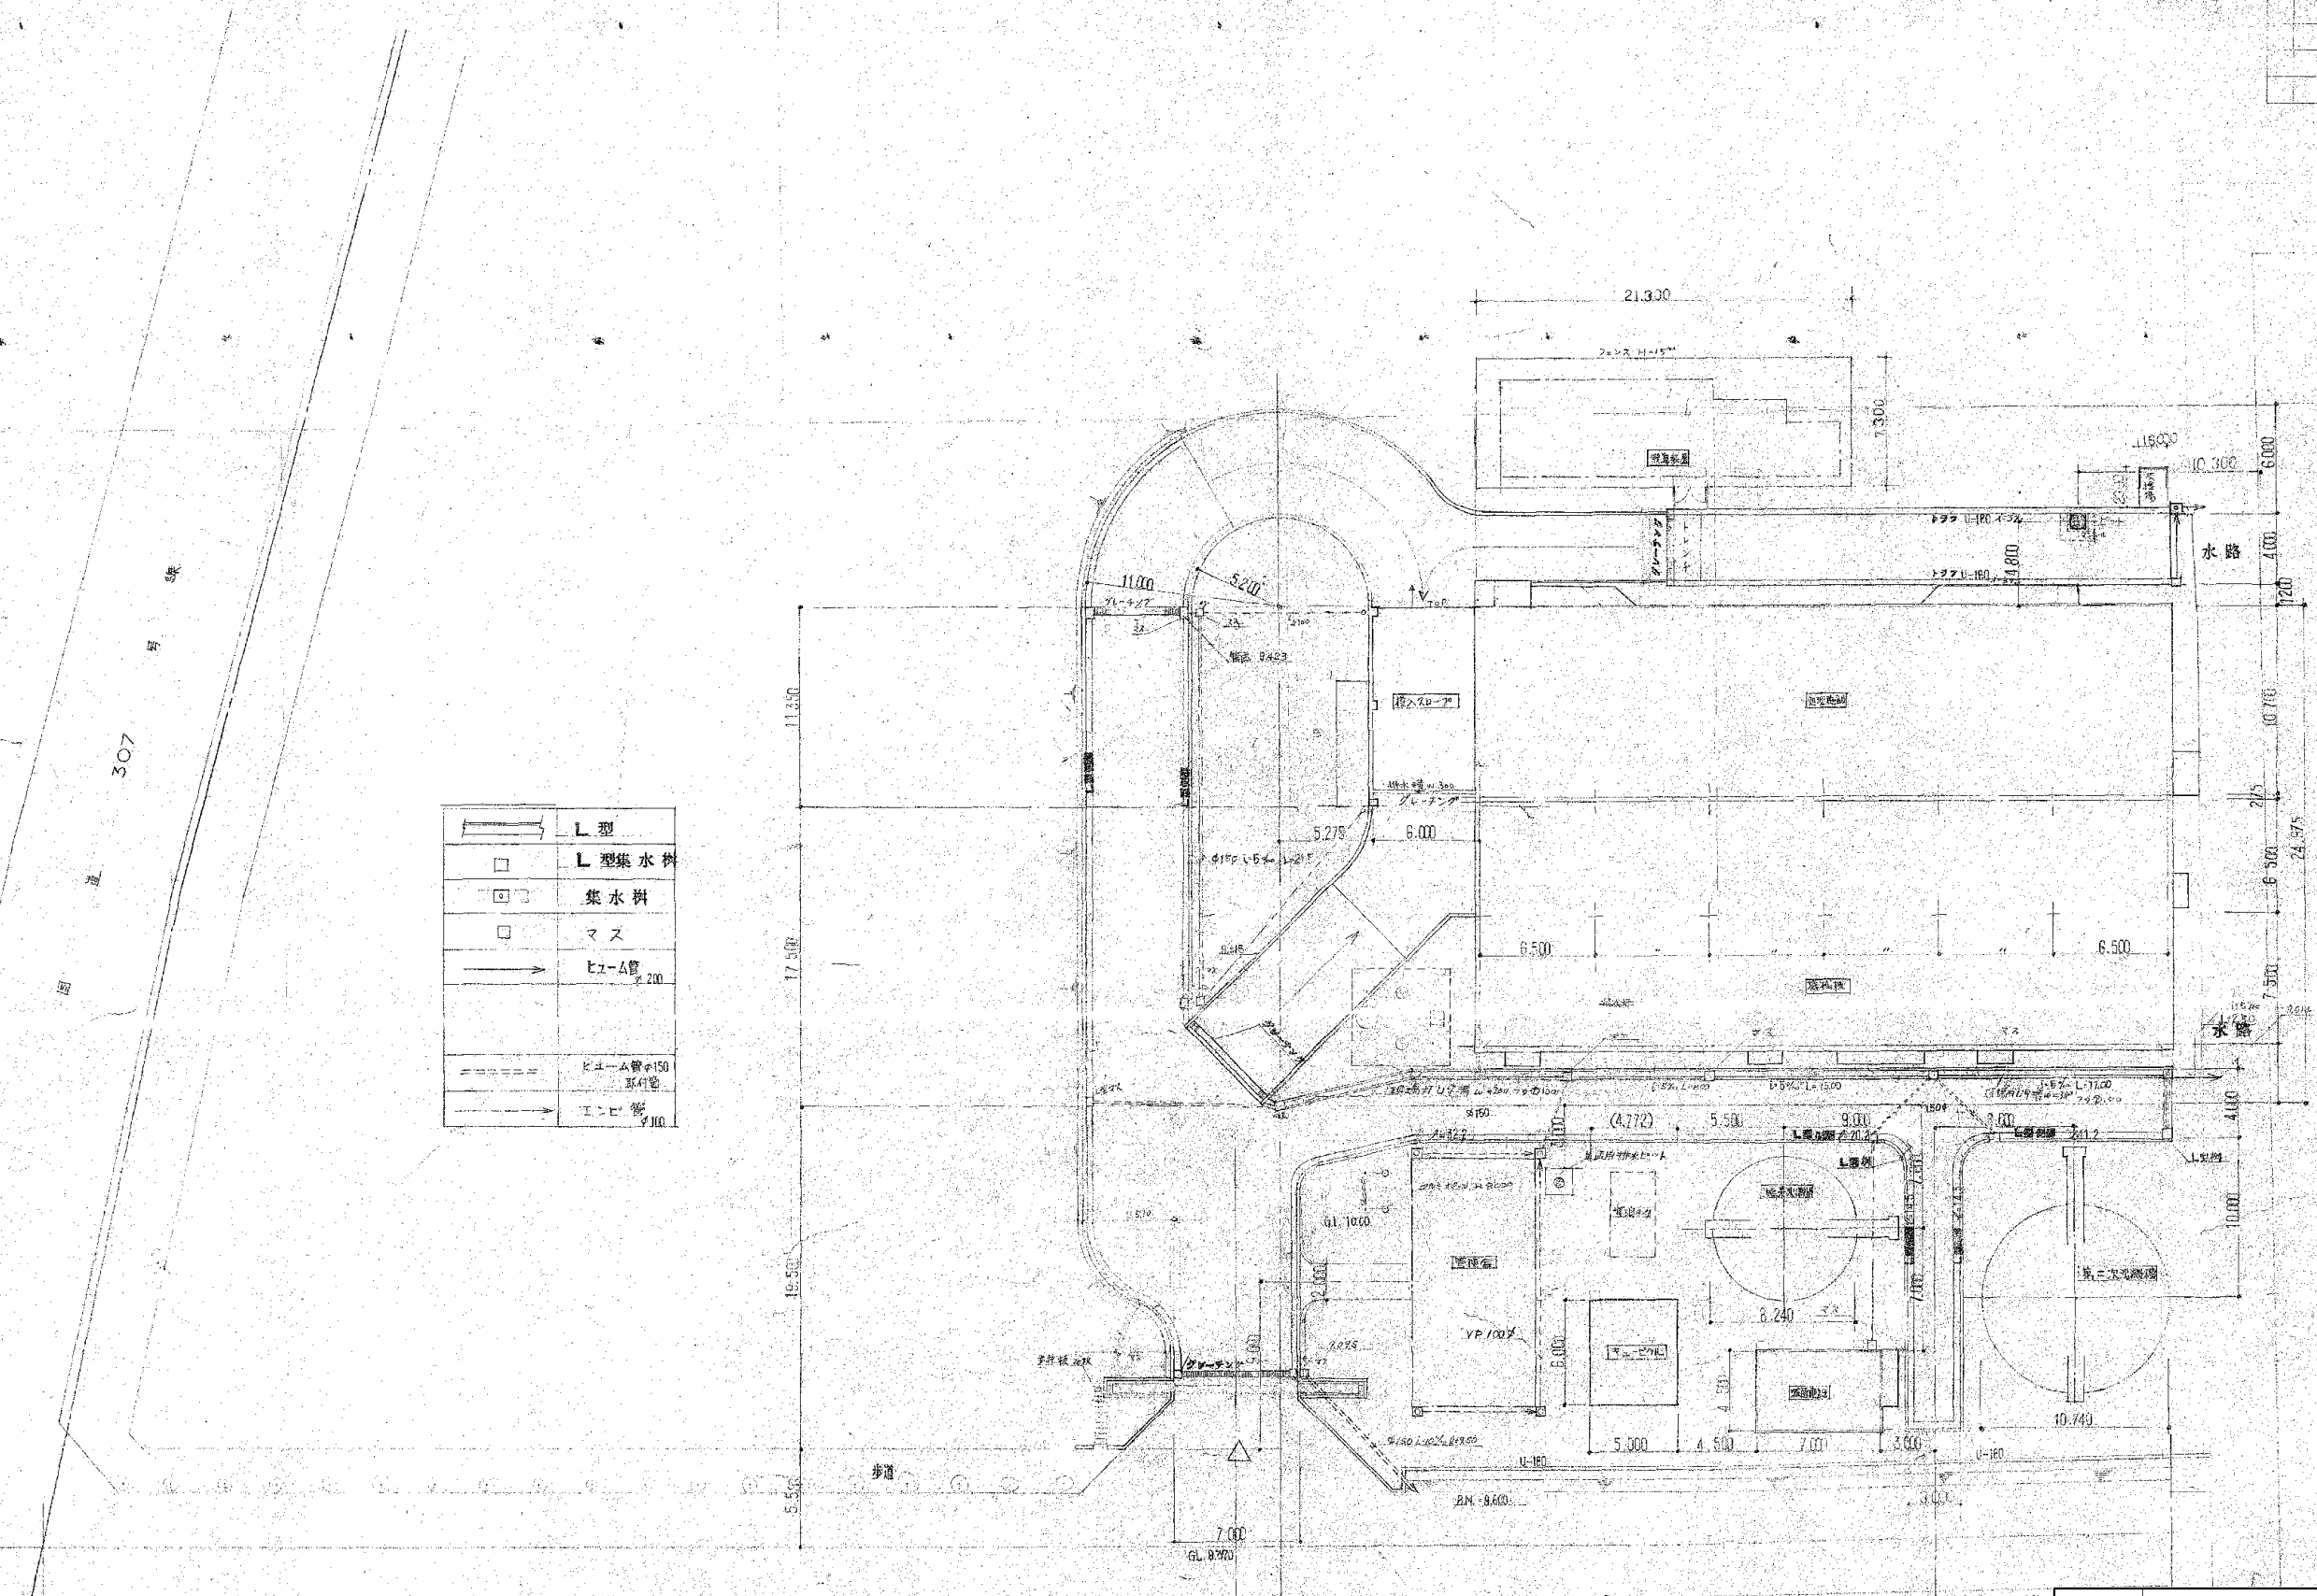


	L 型
	L 型集水枠
	集水枠
	マス
	ヒューム管 200
	ヒューム管φ150 既設管
	エンベ 100

施工年度	令和 8 年度		
工 事 名	し尿等受入施設緑泉園更新工事		
施工場所	京田辺市 草内 地内		
図 名	全体施設配置図		
図面番号	0-12	縮 尺	1:200
京 田 辺 市			

※ 図面はA1→A3縮小（縮尺はA1サイズ）




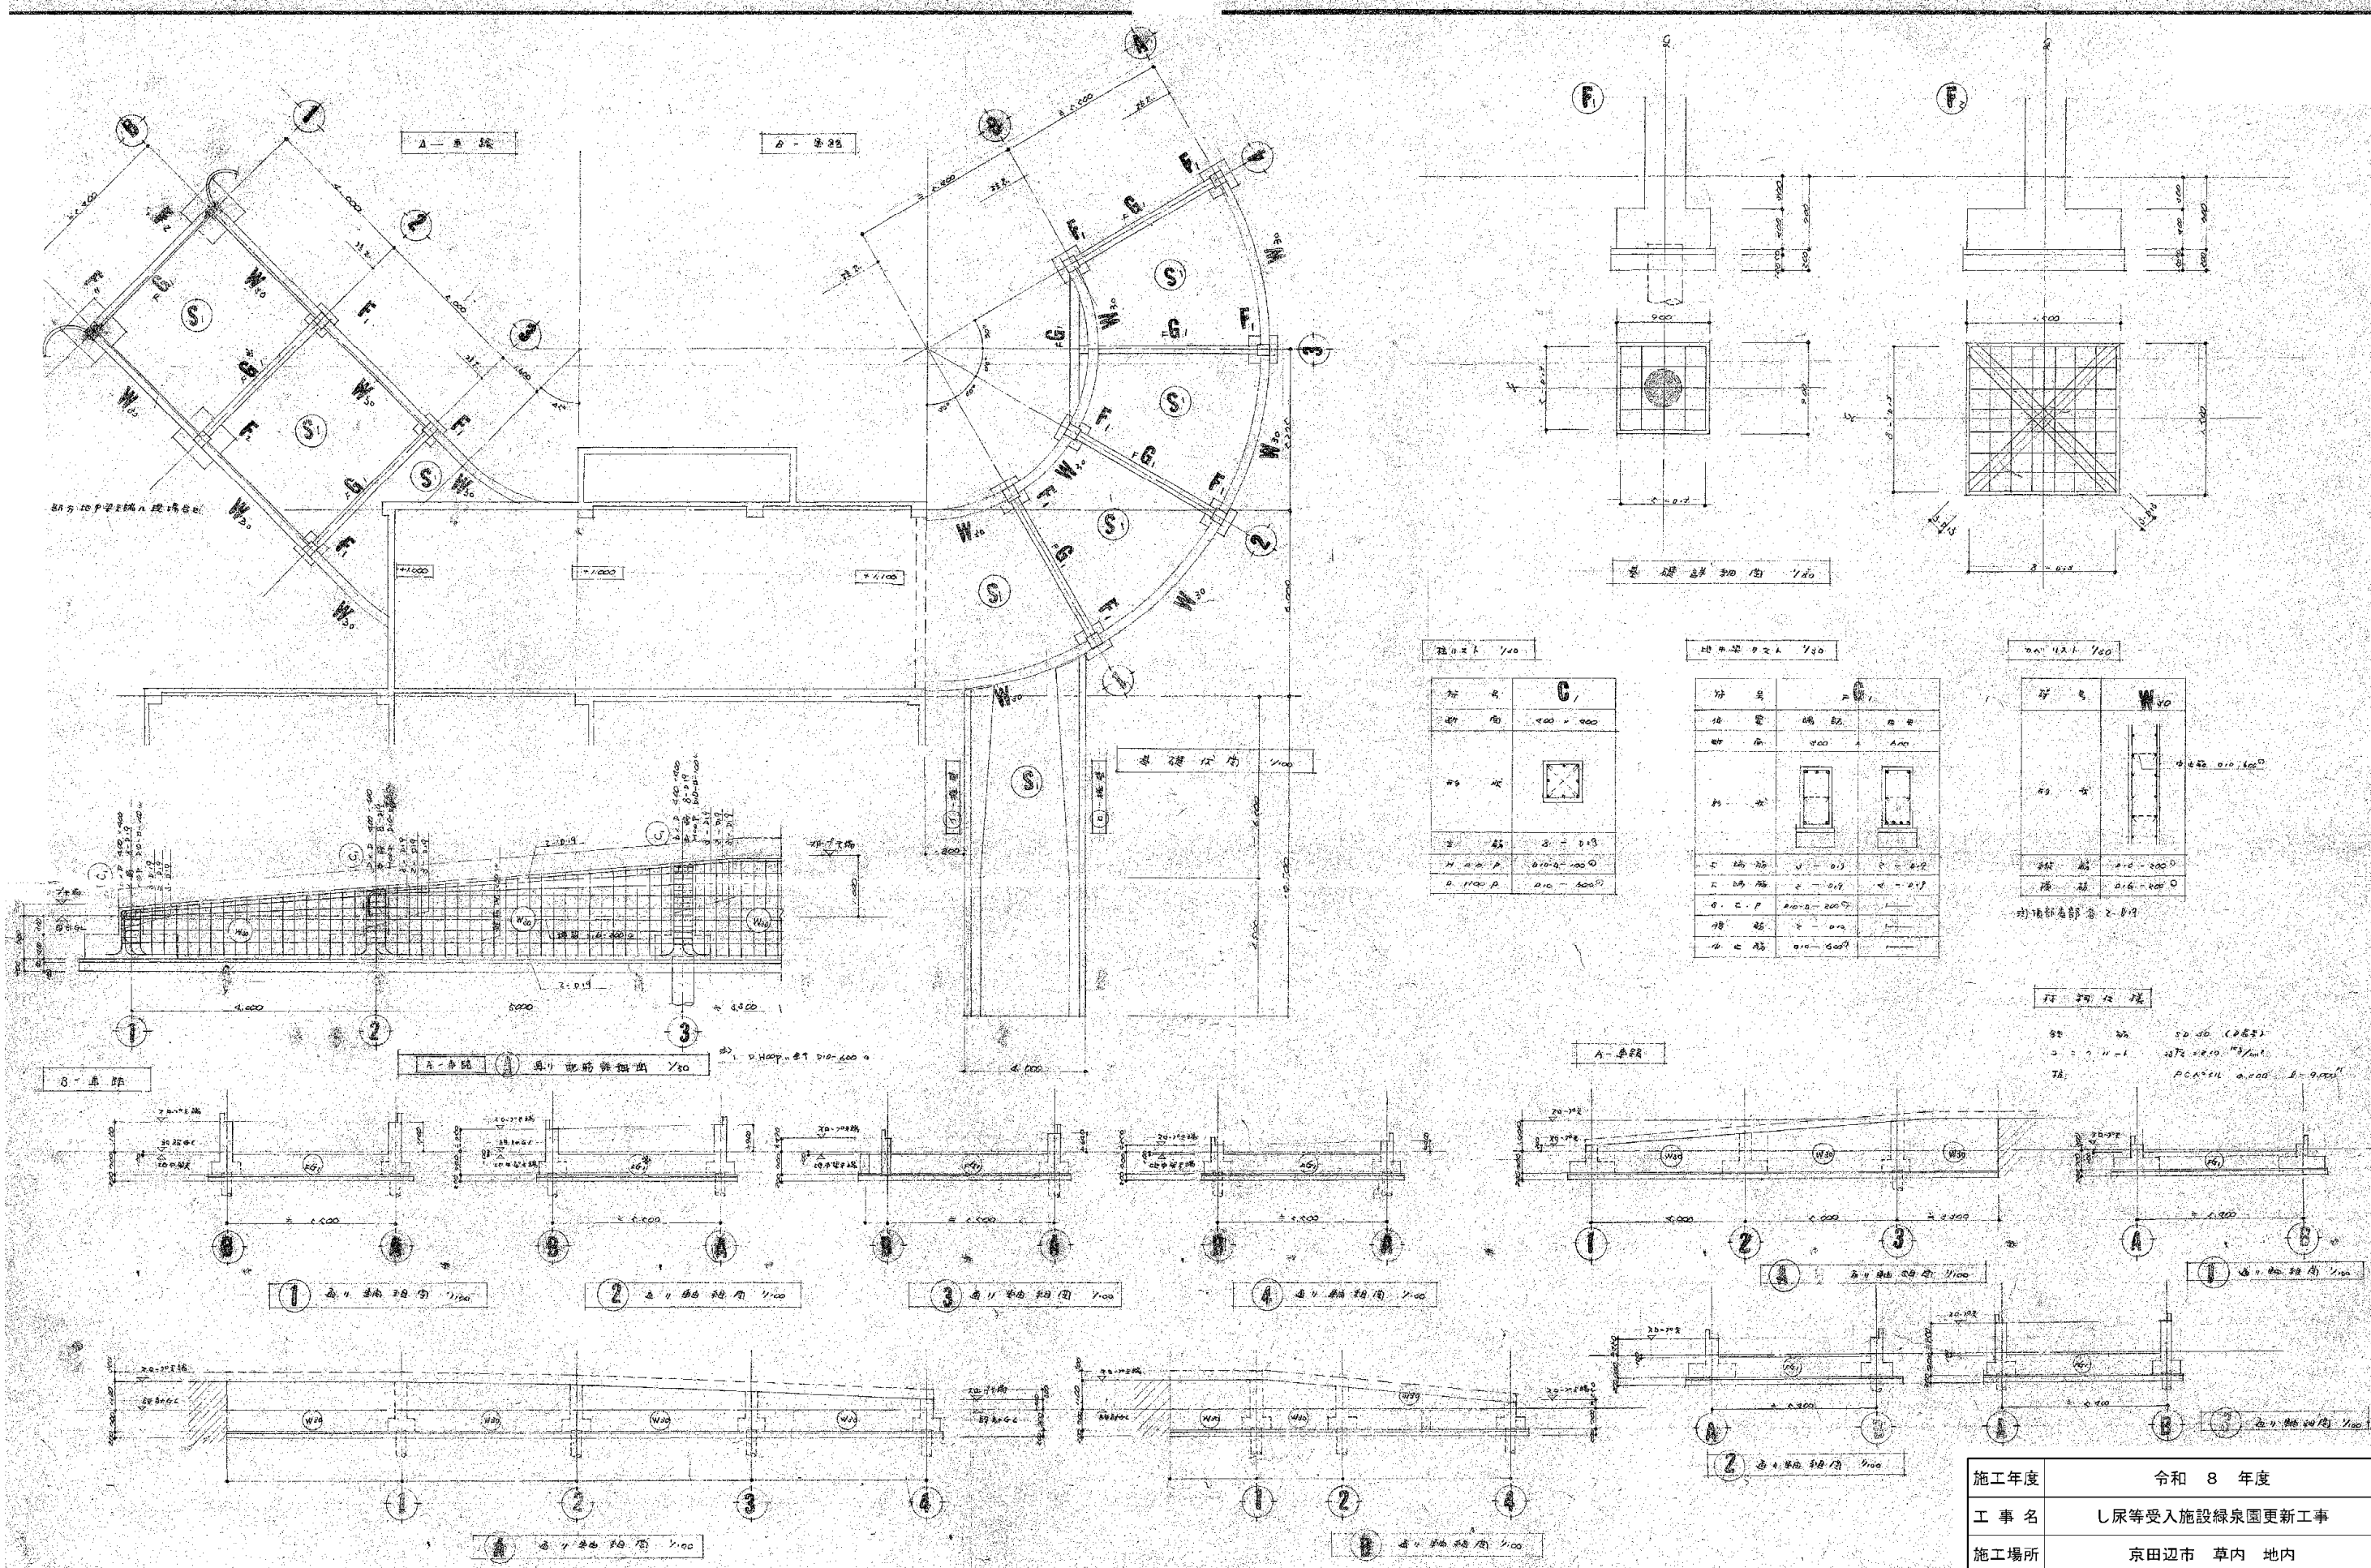


施工年度	令和 8 年度		
工 事 名	し尿等受入施設緑泉園更新工事		
施工場所	京田辺市 草内 地内		
図 名	スロープ 基礎伏図	基礎詳細図	軸組図 リスト
図面番号	0-13	縮 尺	1:10 1:100
京 田 辺 市			

※ 図面はA1→A3縮小 (縮尺はA1サイズ)


年月日	訂正事項	印

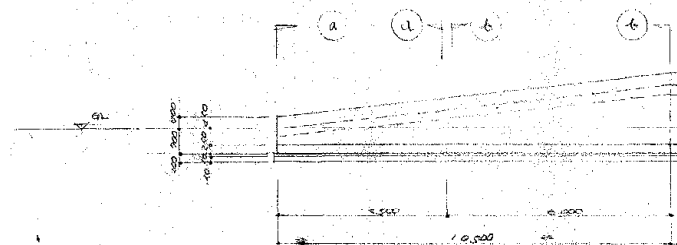


(I) - 擁壁平面図 1/100

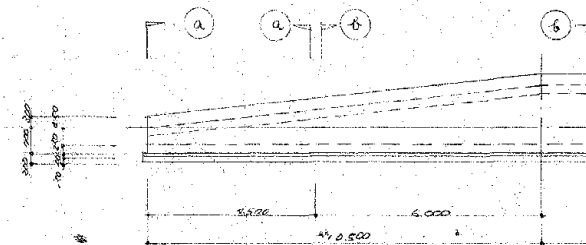


(II) - 擁壁平面図 1/100

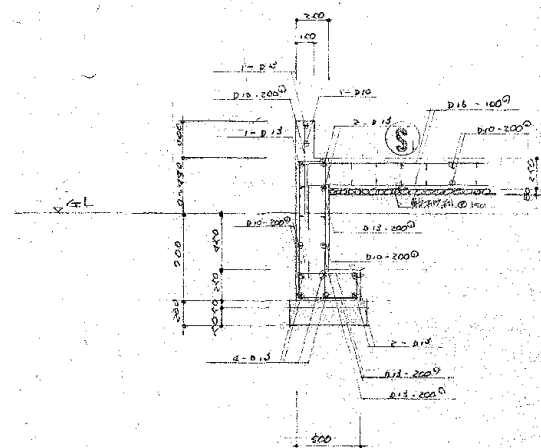

(A) - 断面図 1/30

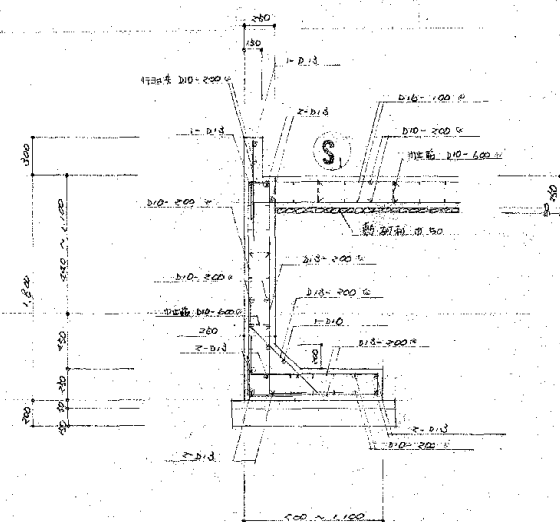


(B) - 断面図 1/30

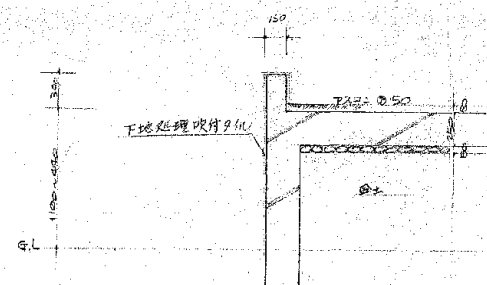

施工年度	令和 8 年度		
工事名	し尿等受入施設緑泉園更新工事		
施工場所	京田辺市 草内 地内		
図名	スロープ 擁壁詳細図		
図面番号	0-14	縮尺	1:30 1:100
京田辺市			


※ 図面はA1→A3縮小 (縮尺はA1サイズ)



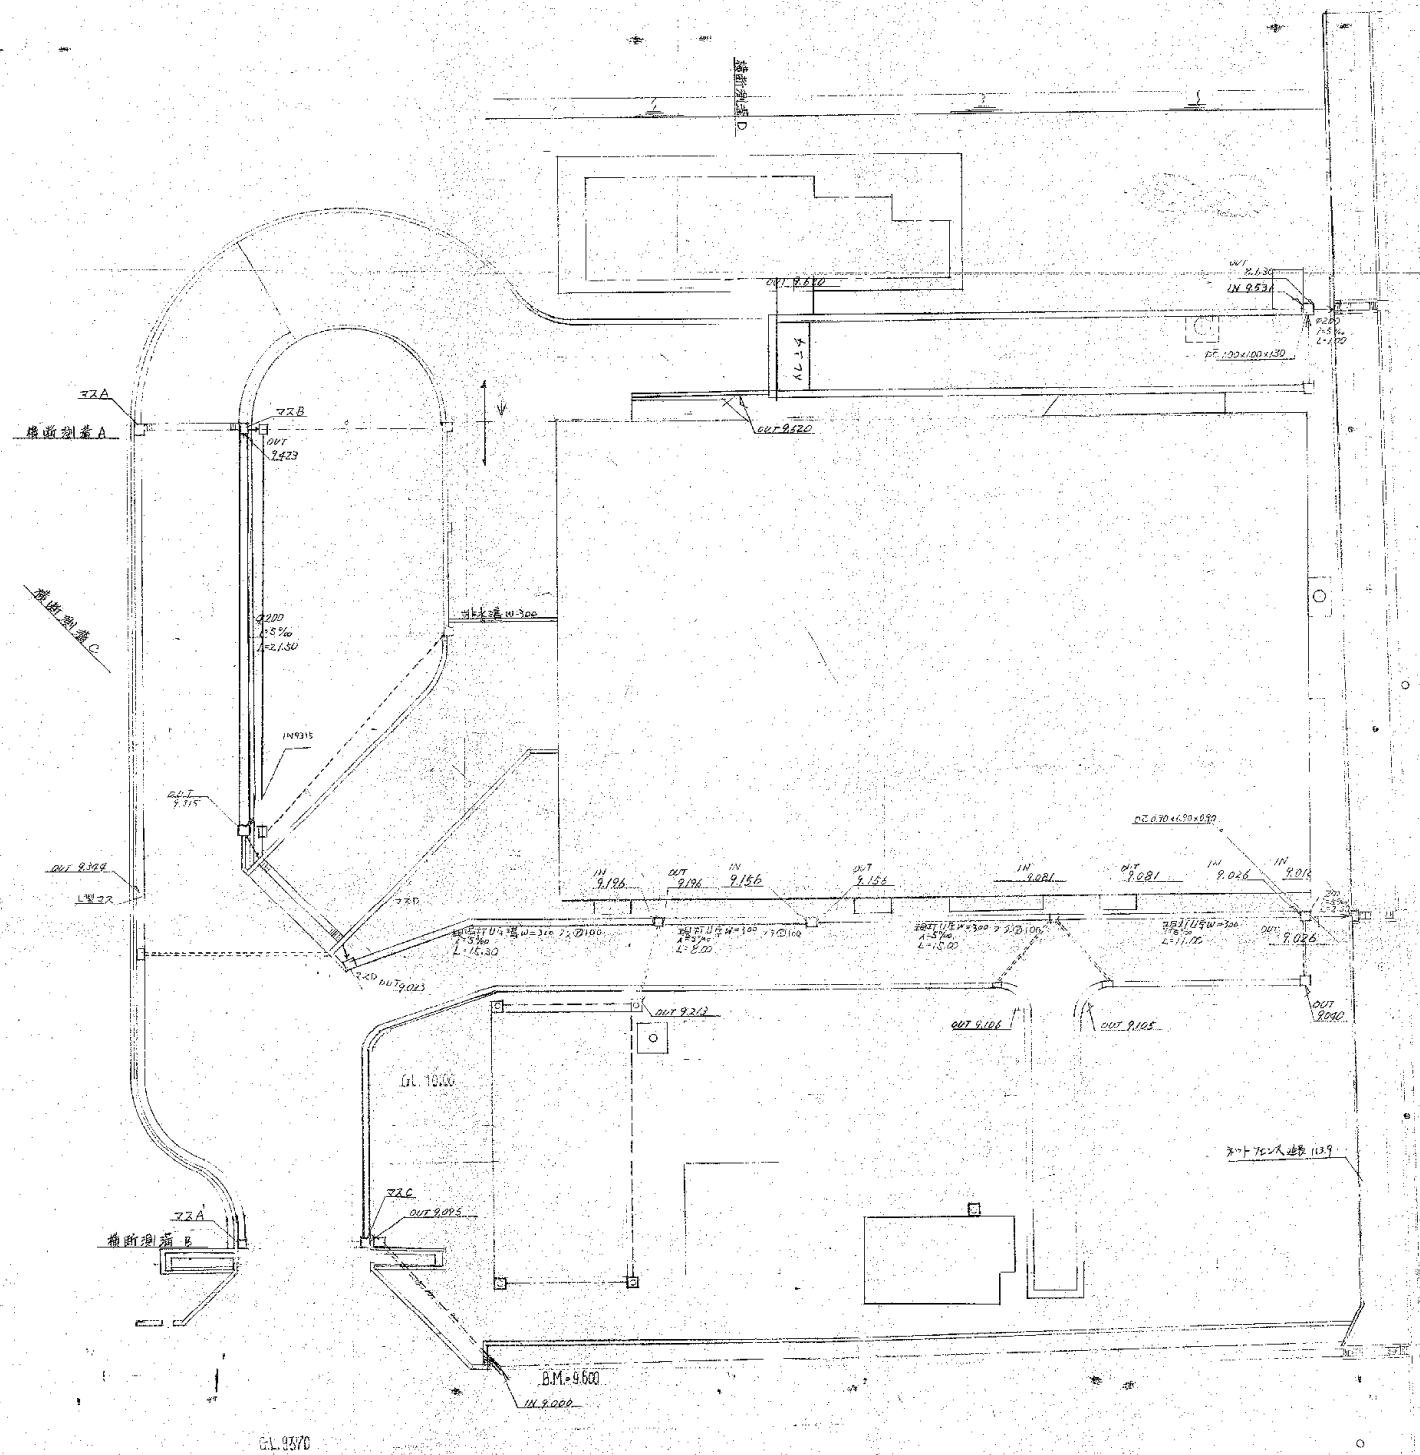

施工年度	令和 8 年度		
工 事 名	し尿等受入施設緑泉園更新工事		
施工場所	京田辺市 草内 地内		
図 名	排水系統図		
図面番号	0-15	縮 尺	1:200
京 田 辺 市			

※ 図面はA1→A3縮小 (縮尺はA1サイズ)

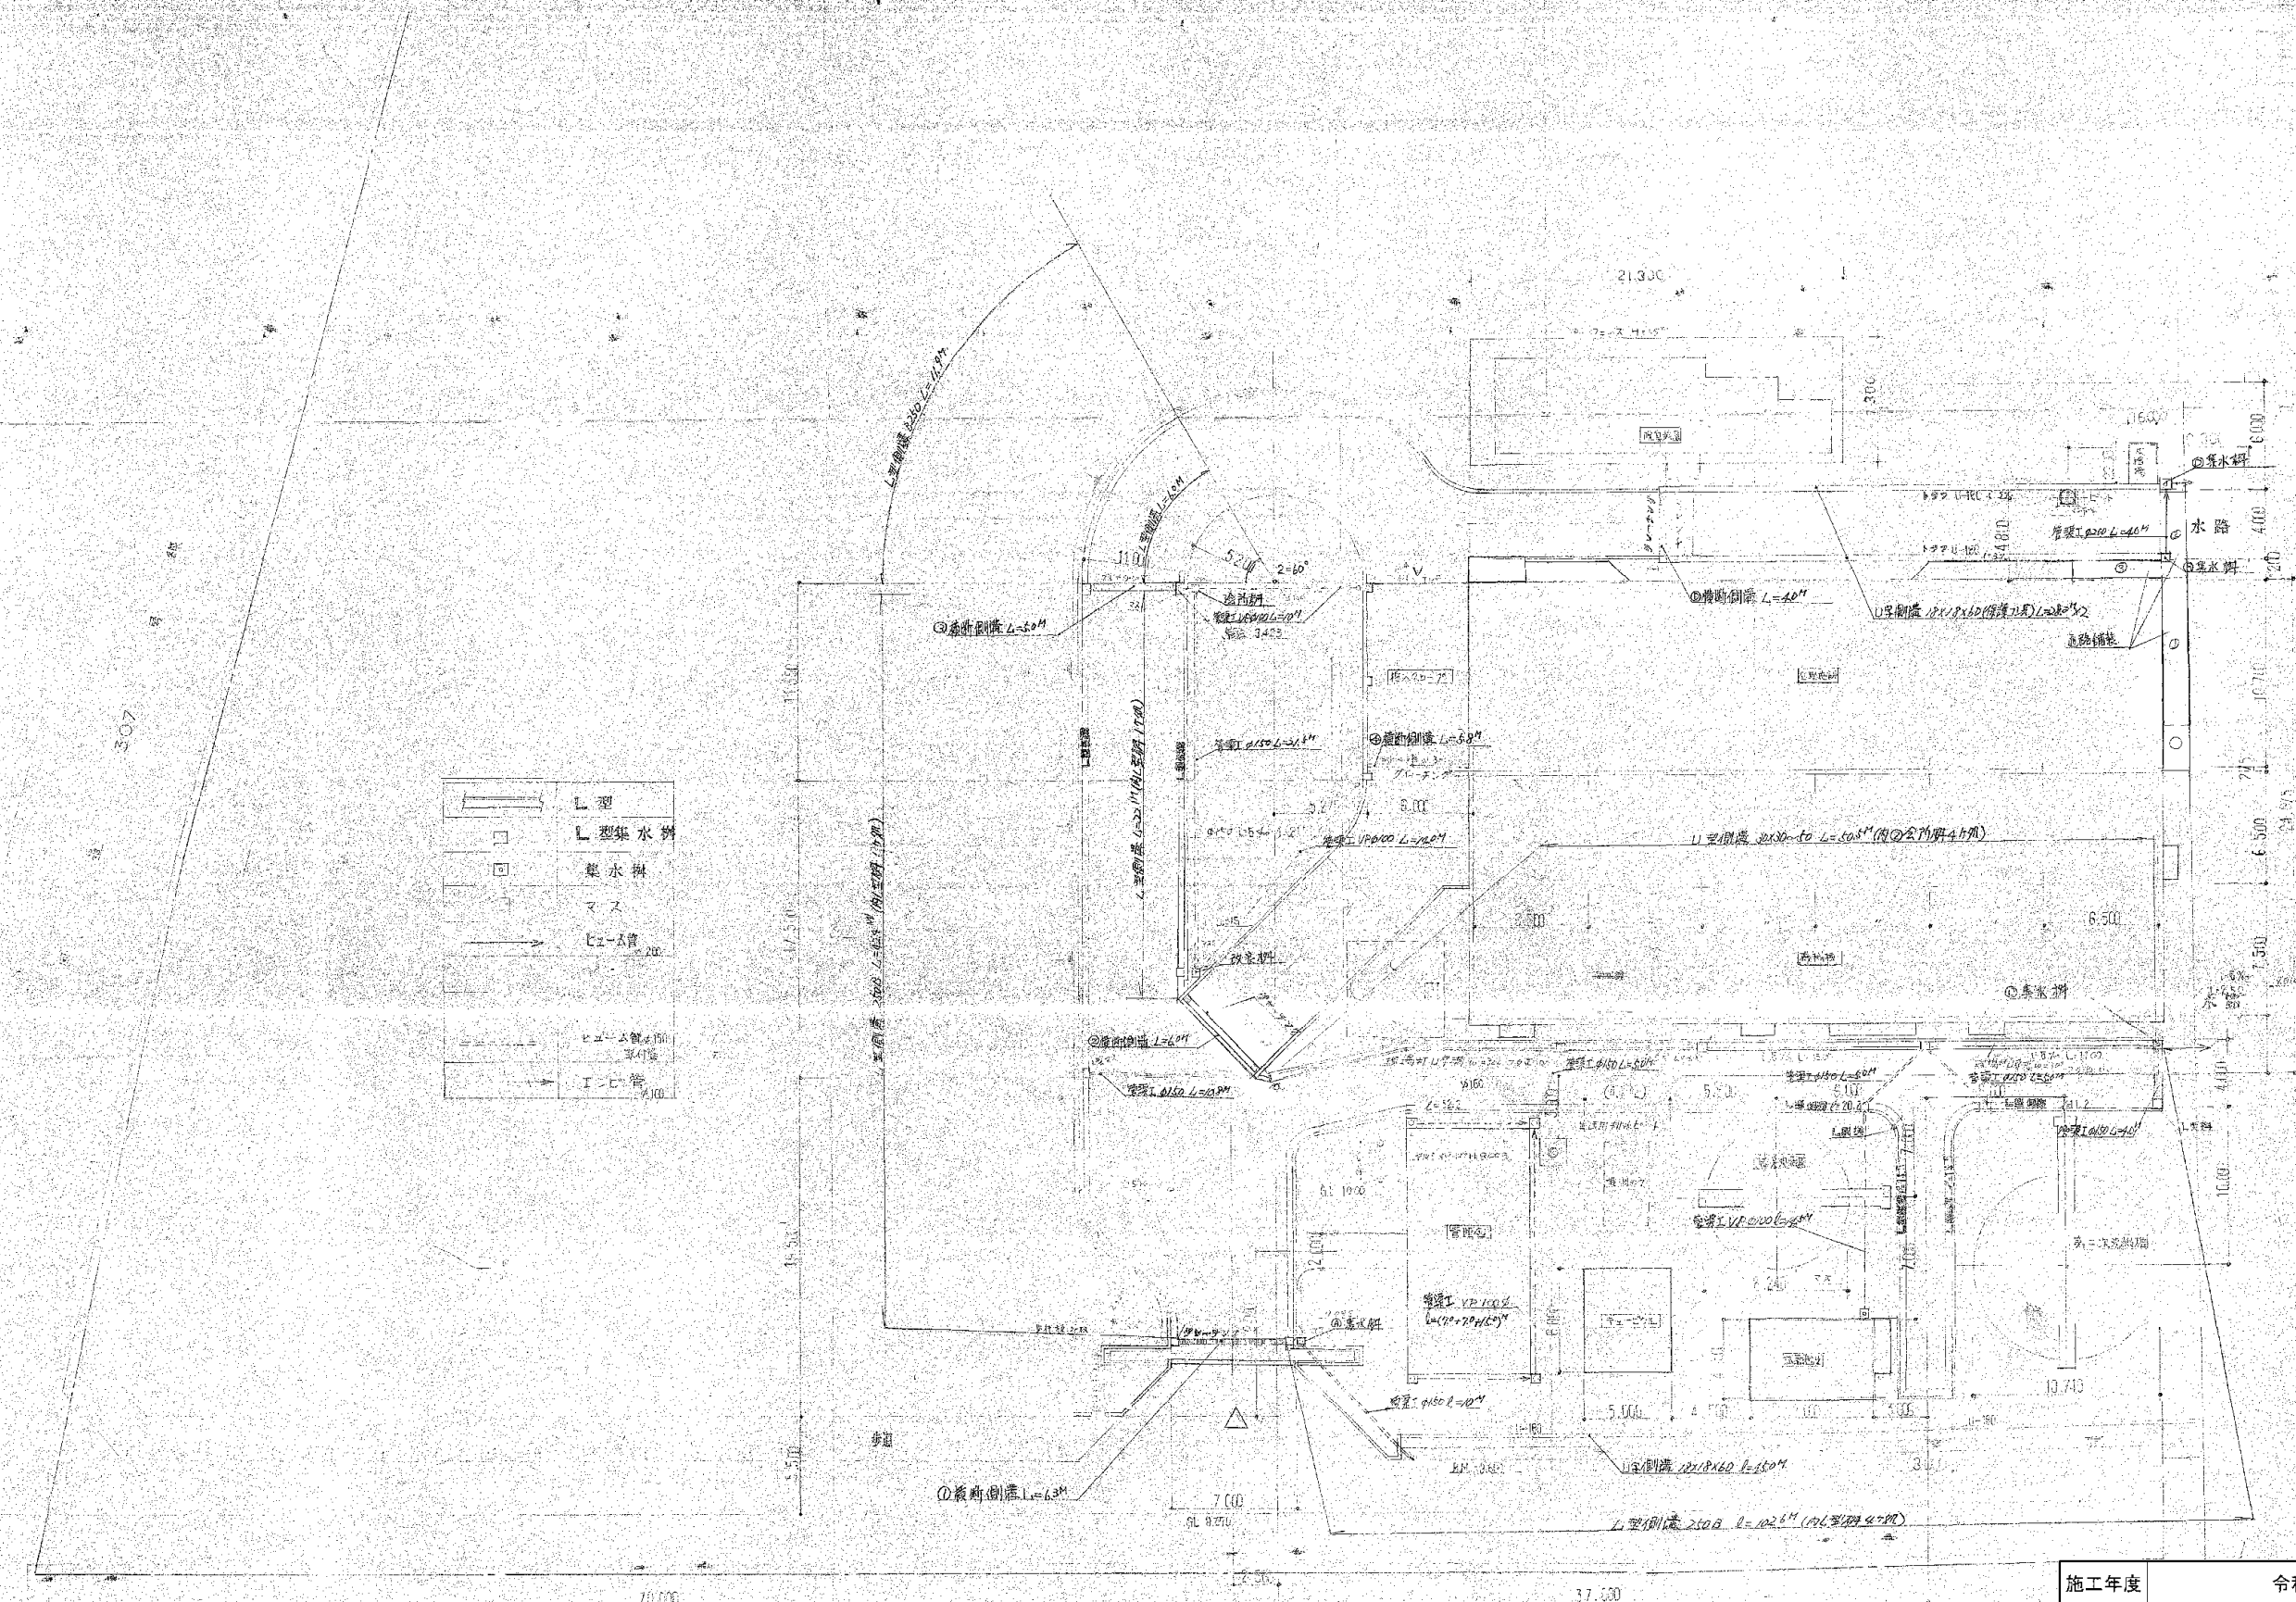

施工年度	令和 8 年度		
工 事 名	し尿等受入施設緑泉園更新工事		
施工場所	京田辺市 草内 地内		
図 名	排水平面図		
図面番号	0-16	縮 尺	1:200
京 田 辺 市			

※ 図面はA1→A3縮小 (縮尺はA 1サイズ)