



• 138 •

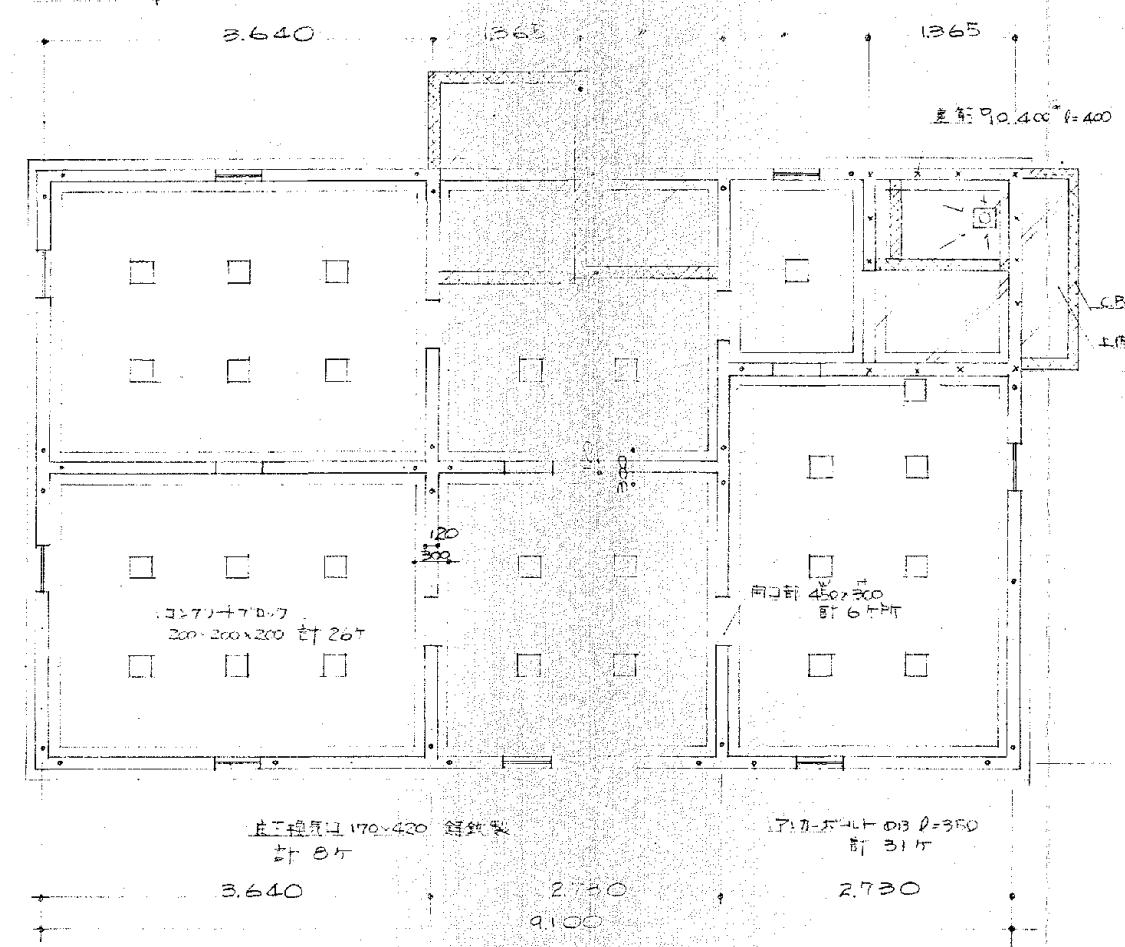


## 基礎伏試 S. 1/a

## 床 伏 養

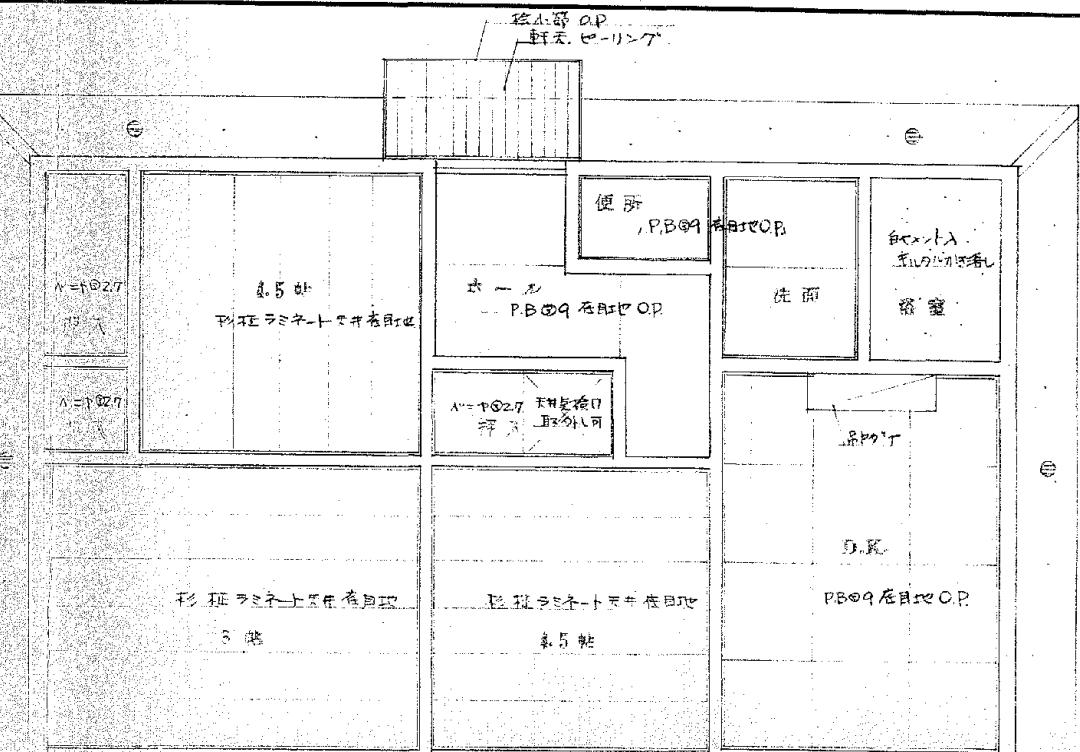

卷之三十一

重シテハ、色モノトニテ、三品

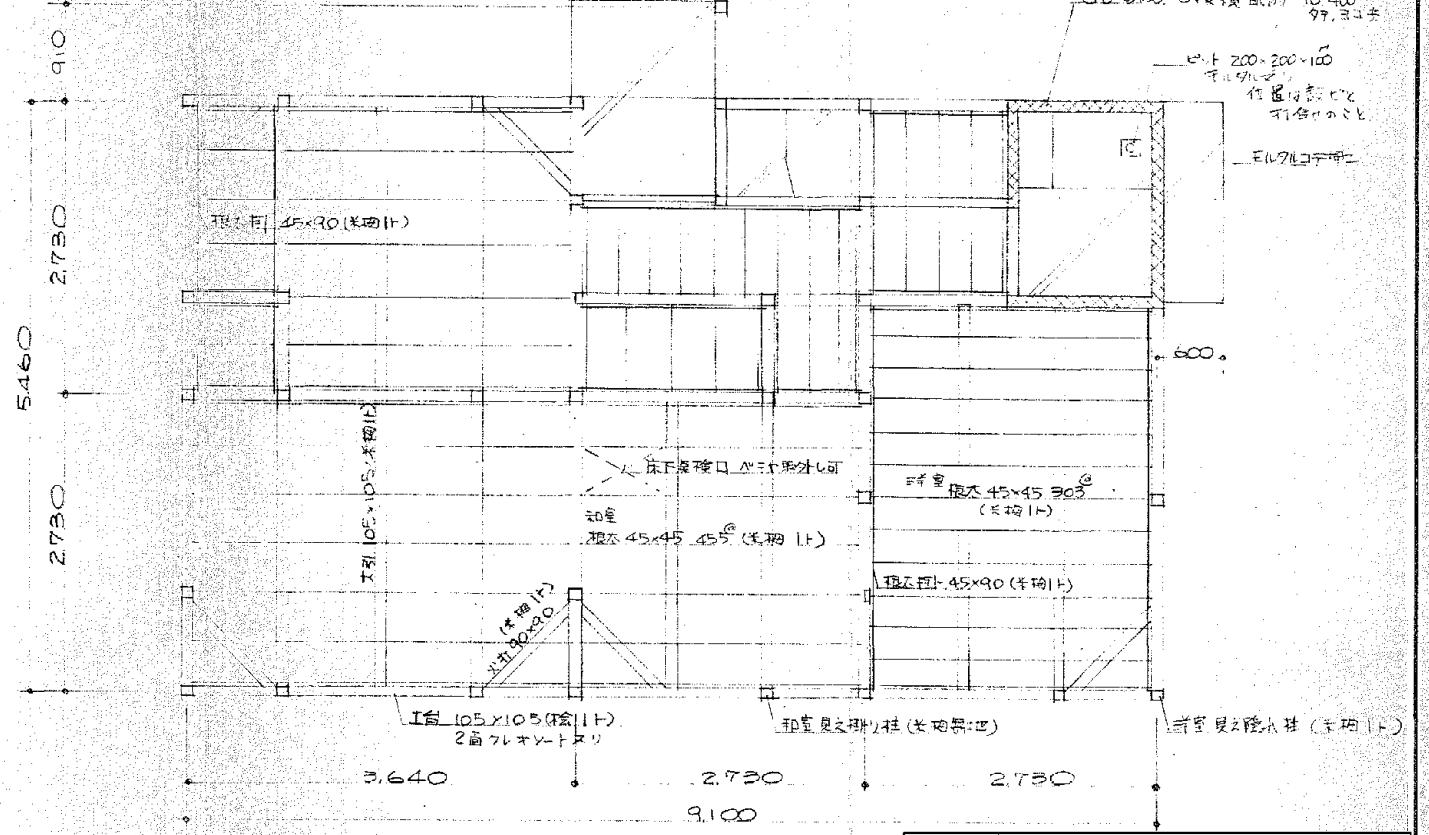


施工年度	令和 8 年度		
工事名	し尿等受入施設緑泉園更新工事		
施工場所	京田辺市 草内 地内		
図名	伏図		
図面番号	3-5	縮尺	1:50
京田辺市			

※ 図面はA2→A3縮小（縮尺はA2サイズ）



## 展開図 2. S. 3/50

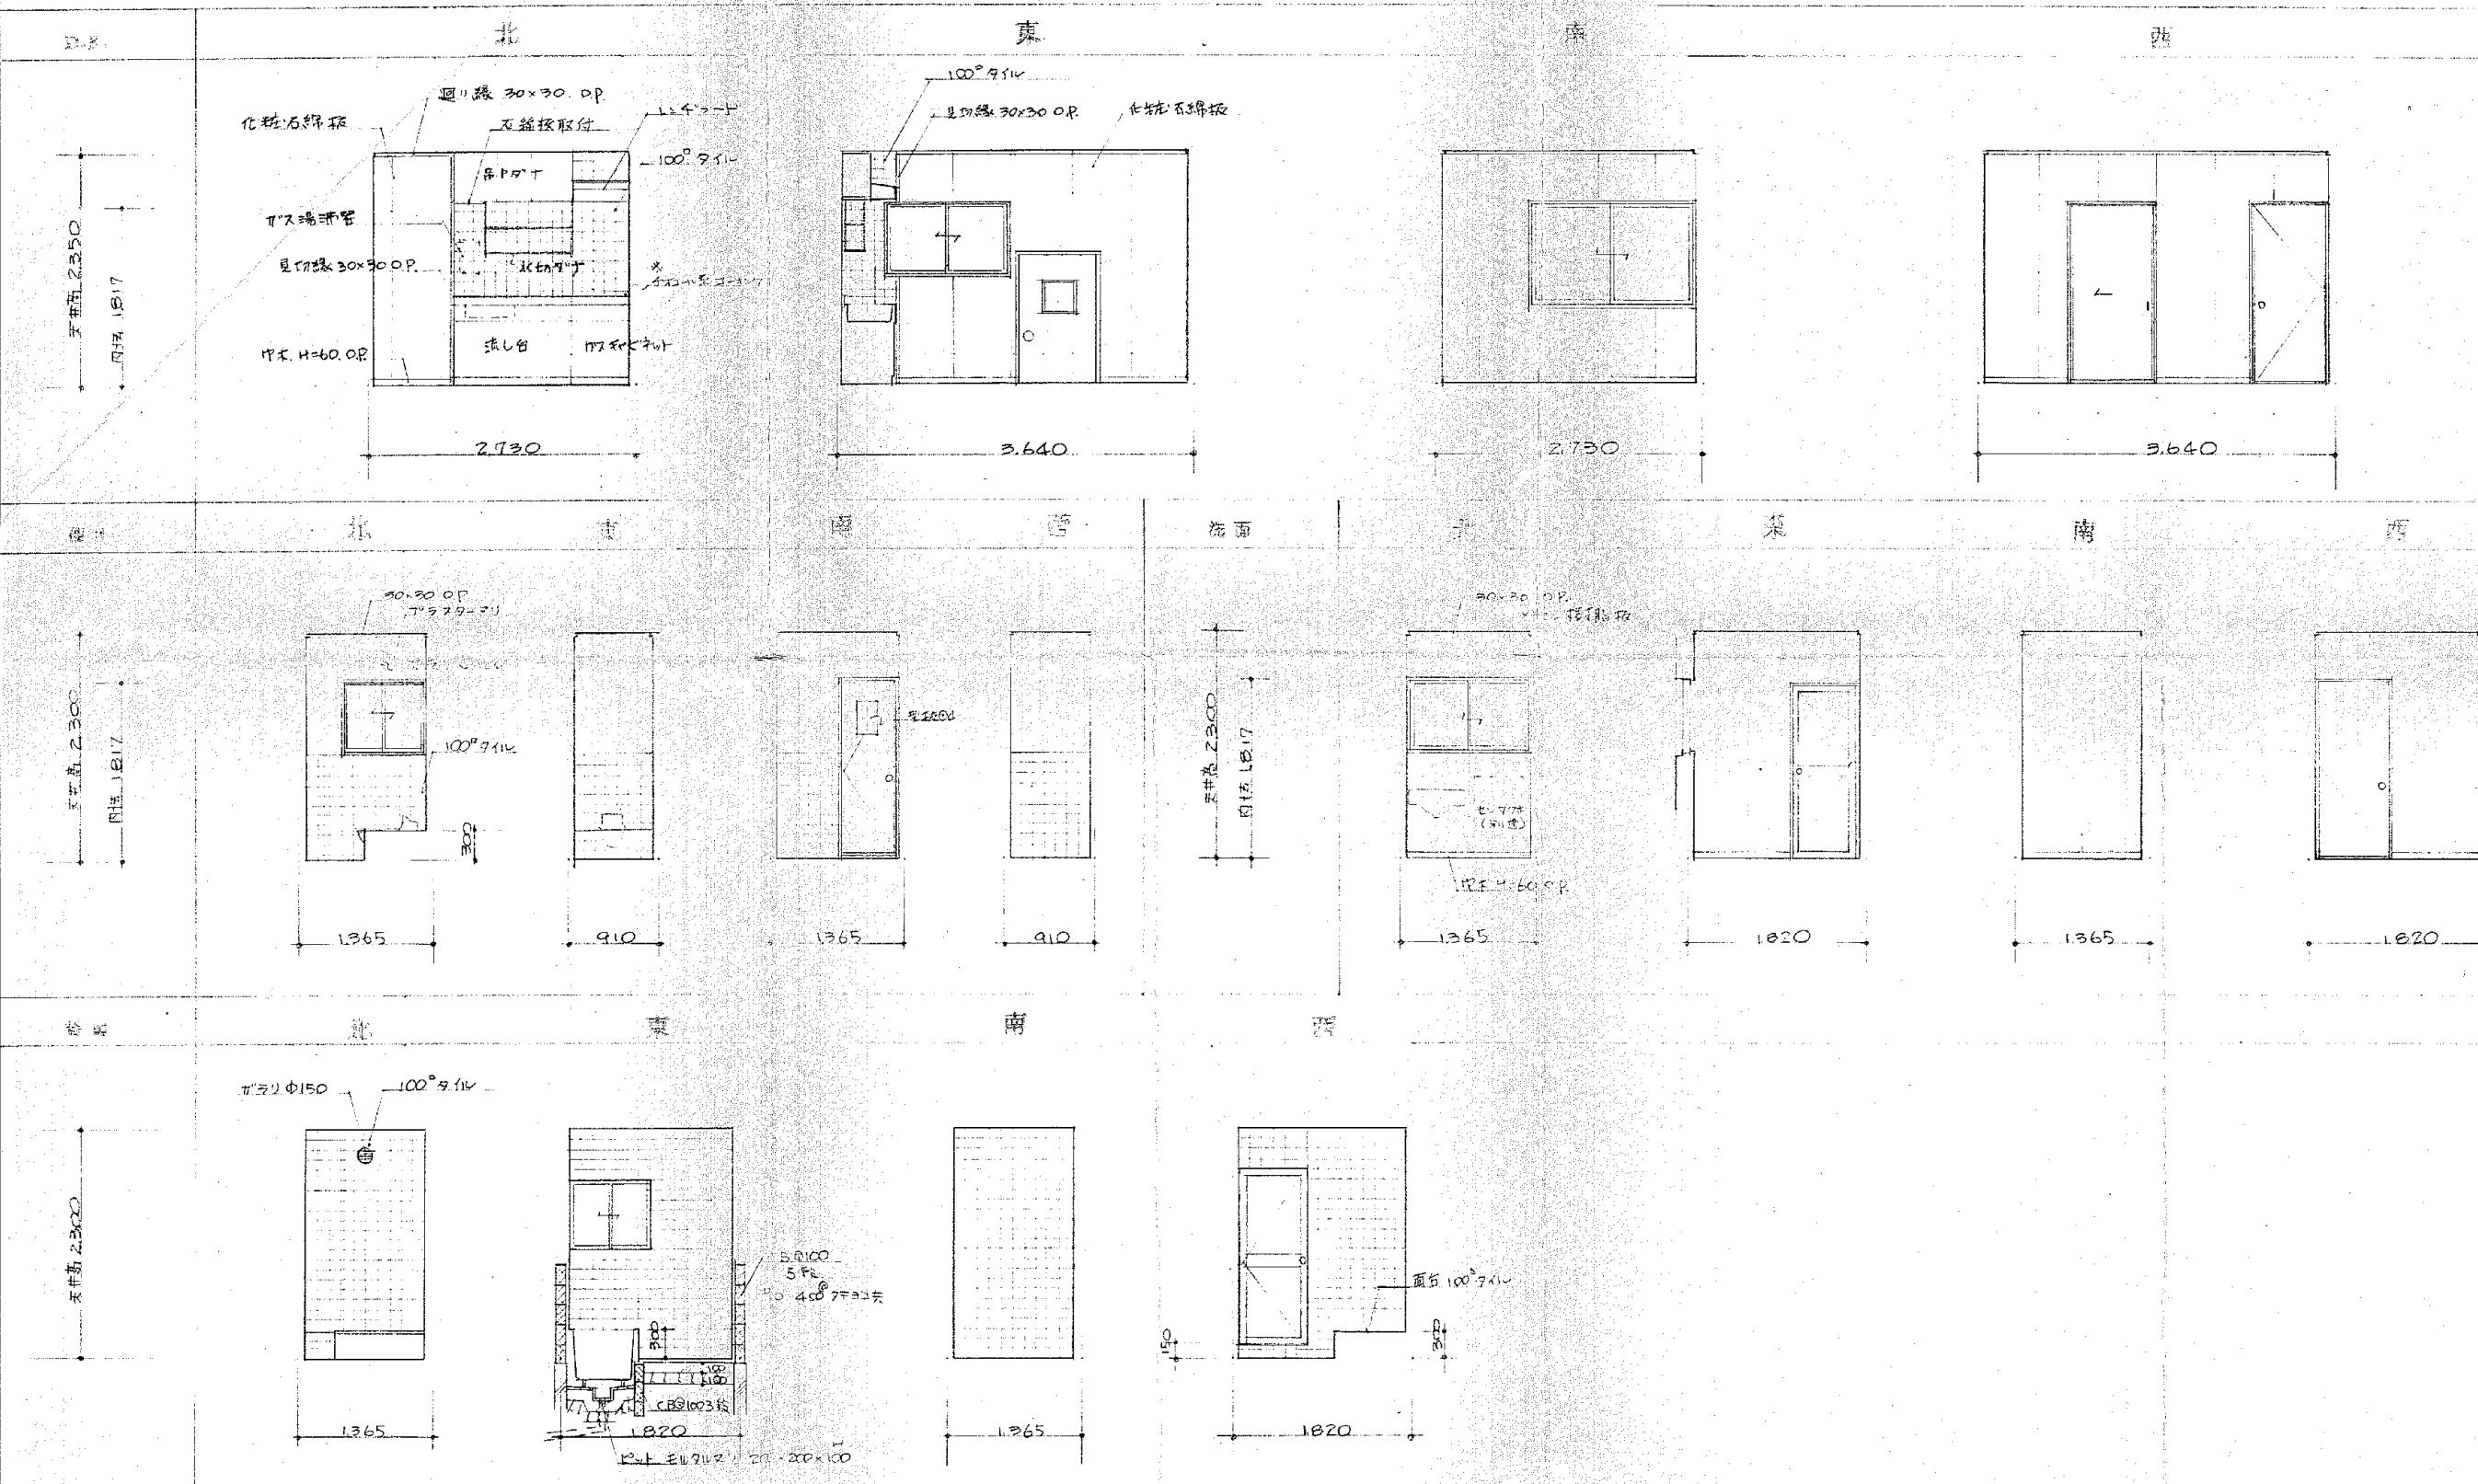

施工年度	令和 8 年度		
工事名	し尿等受入施設緑泉園更新工事		
施工場所	京田辺市 草内 地内		
図名	展開図2		
図面番号	3-7	縮 尺	1:50


※ 図面はA2→A3縮小（縮尺はA2サイズ）

## 凡例

記号	名 称	備考
—	給水管	JWWA K 118
—	汚水管	給排水管 JIS K 6741
G	瓦斯管	JIS G 3452
□ +	水栓類	
◎	床排水金物	
□	インバート房	既設設備の変更
×	雜排水管	コンクリート製造
●+	ガスホースコツク	

## 器具表

名 称	型 号	摘要	計
高圧便器	C 375AV	S 670	1
洗面器	L 230D		1
シャワーボネット	Y 3505		1
自在水栓	T 130AR13	鋼鉄製・流星	2
ホーム水栓	T 200B13	端子	1
取水栓	T 28-13	BOX共	1
床排水金物	T 5B 50		1
床排水金物	T 5A 40		1
洗シットップ	T 14AP40		1
外費栓	KSF-31 (T保田)	BR-31 LPC用	1
廻間湯沸器	SYB-S (T保田)	LPC用	1
中間コック	13°	LPC用	1
単口ガスコック	13°	湯沸・燃焼用	2
単口ガスコック	9.5°	調理台	1
ダブルガスコック	9.5°	BOX共	2

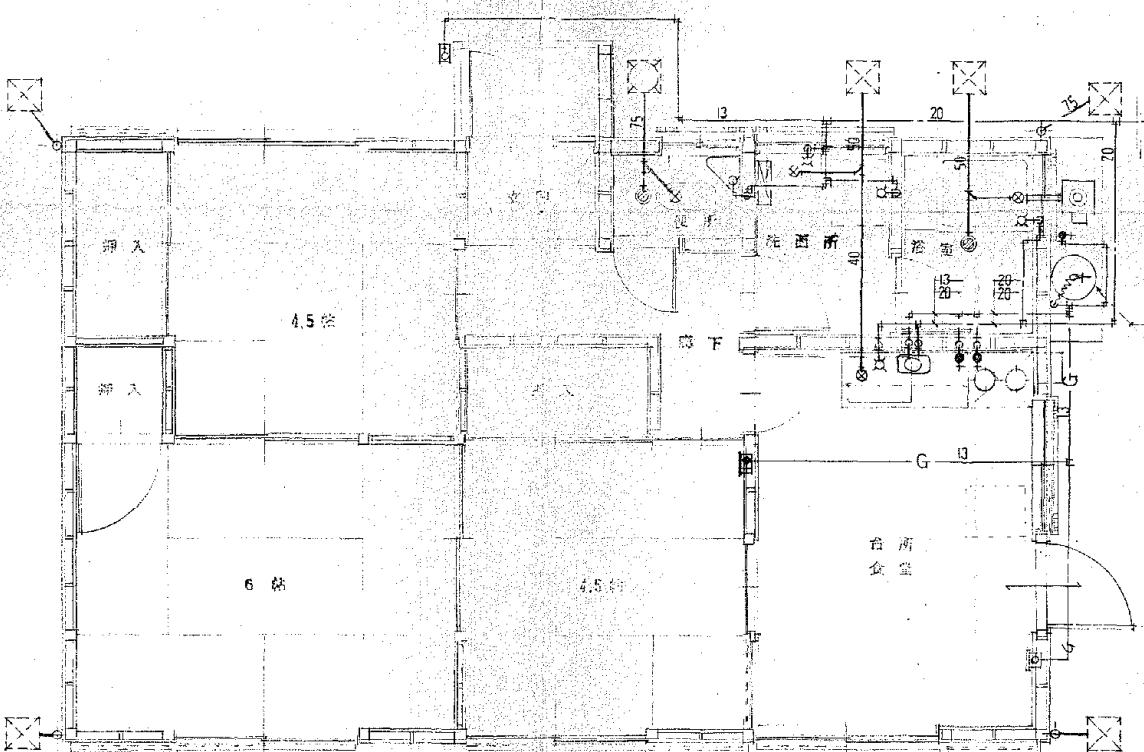


平面図

1:50


配 值 図

1:500

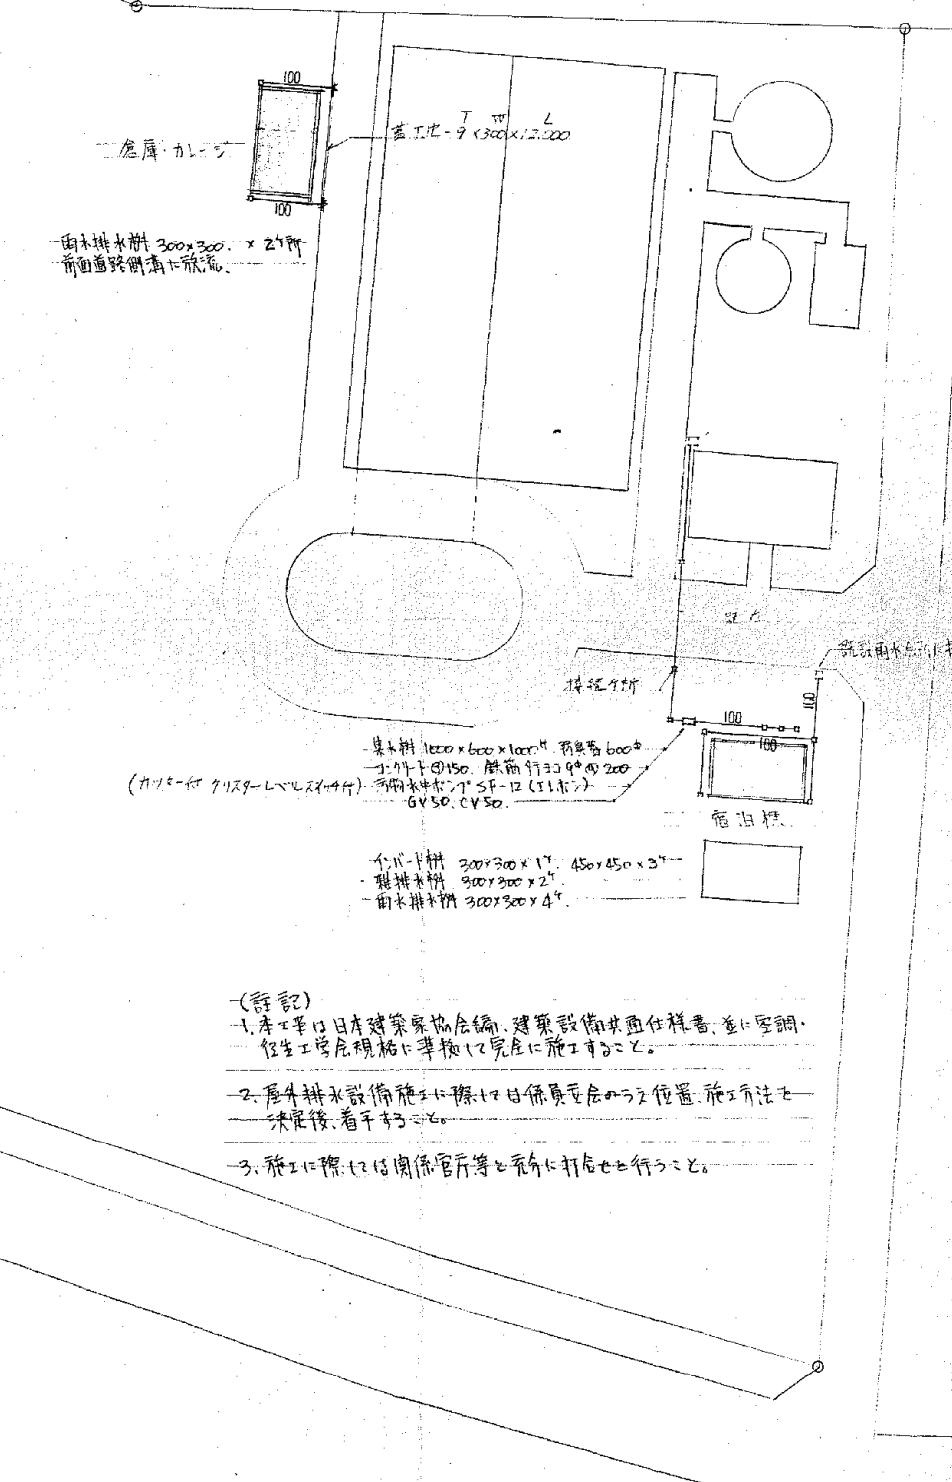

施工年度	令和 8 年度		
工事名	し尿等受入施設緑泉園更新工事		
施工場所	京田辺市 草内 地内		
図名	給排水衛生ガス工事		
図面番号	3-8	縮 尺	1:50 1:500
京田辺市			

※ 図面はA2→A3縮小（縮尺はA2サイズ）

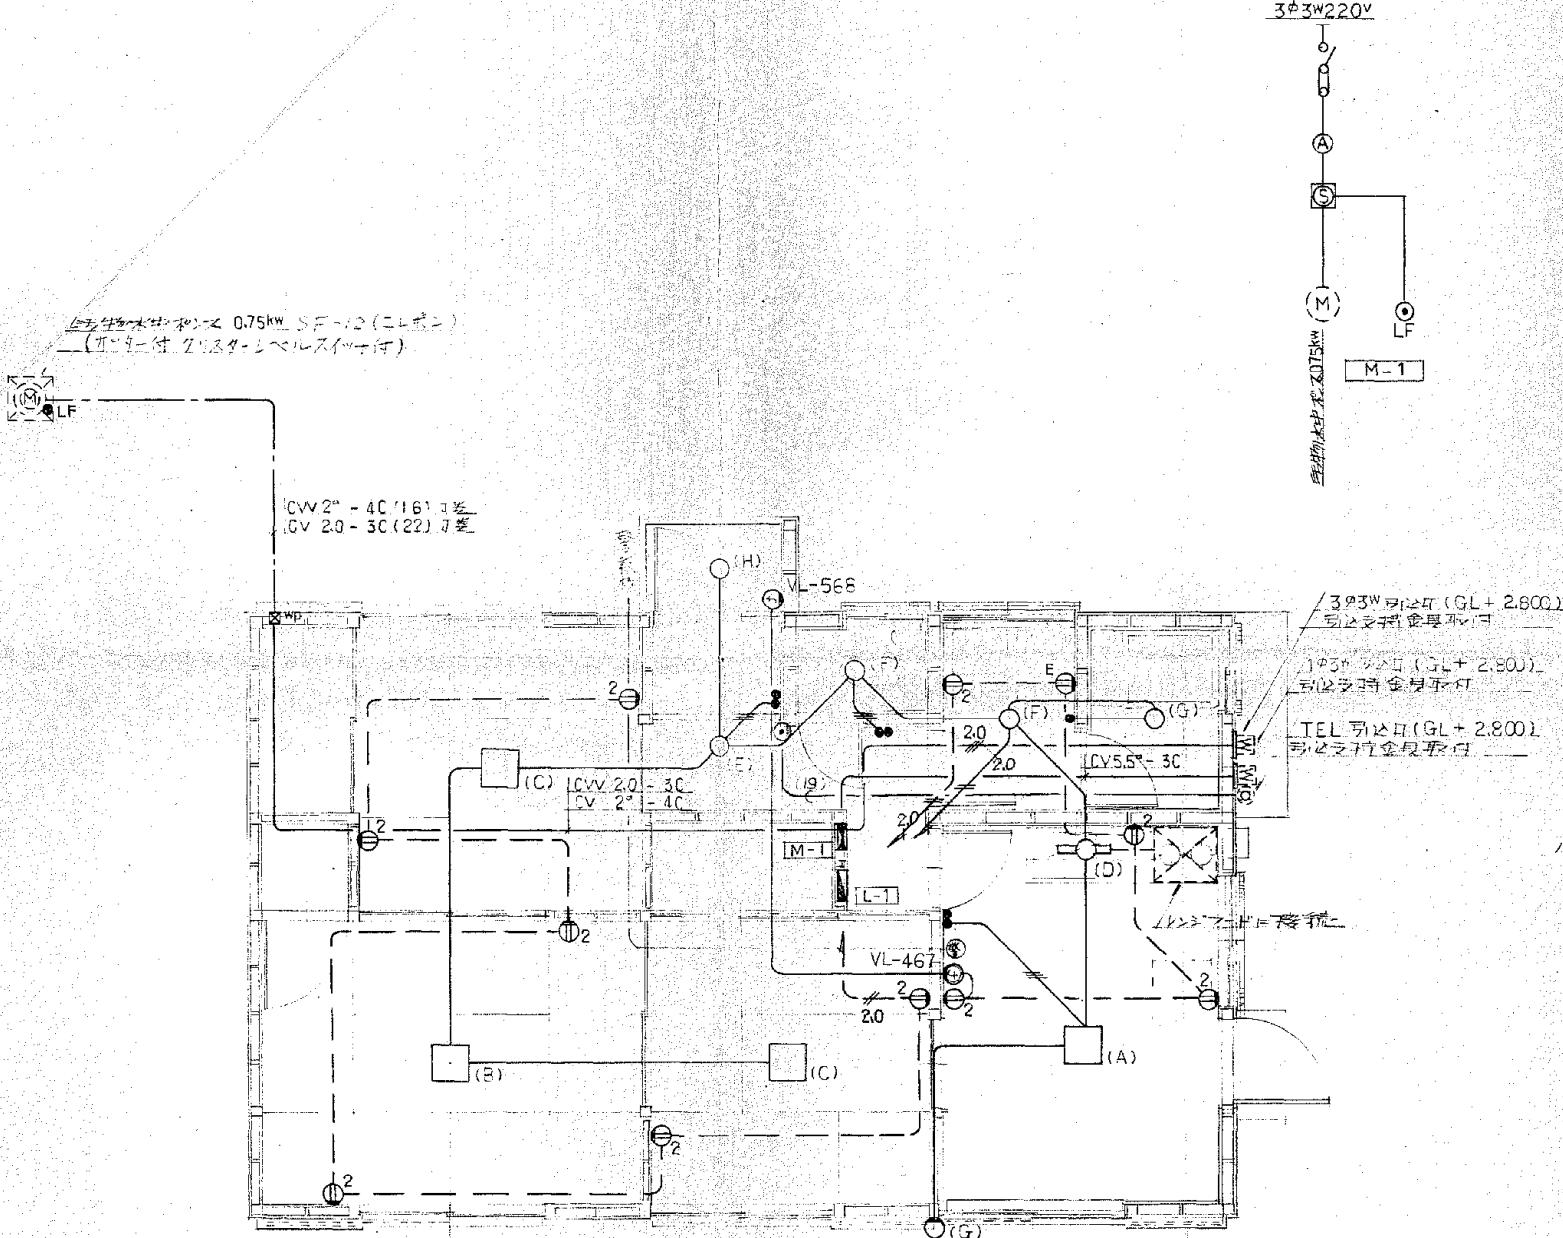

(註) 開記の如きは日本統治時代のものとする。

電 一 周 銘 VVF 1.6-2C III VVF 1.6-3C  
120 " 20-24 120 " 20-32

本工事は日本建築家协会施工様式並に障立会社の施工者  
等の意見を参考して工事費は金額上は左の如く算出する。

正面圖

侧面图

名 称 板 一 覧 表			
記 号	記 入 文 字	報 告 文 件	備 考
Y.R.D	營 改 故 紙	理 報	停 上
1			
2			

施工年度	令和 8 年度		
工事名	し尿等受入施設緑泉園更新工事		
施工場所	京田辺市 草内 地内		
図名	宿舎 電気設備工事		
図面番号	3-9	縮尺	1:50

※ 図面はA2→A3縮小（縮尺はA2サイズ）

年月日	訂正事項	印

## 外部仕上

大定り	脣	膝	腕	手根	手
コンクリート直押工	アリラスコンポーティメントリサイクル モルタル全ゴテ押工	アリラスコンポーティメントリサイクル モルタル全ゴテ押工	アリラスコンポーティメントリサイクル モルタル全ゴテ押工	アリラスコンポーティメントリサイクル モルタル全ゴテ押工	アリラスコンポーティメントリサイクル モルタル全ゴテ押工


## 内部仕上

	床	巾木	壁	天井	鏡面
投入施設	モルタル全ゴテ押工	モルタル全ゴテ押工 H-100	アリラスコンポーティメントリサイクル モルタル全ゴテ押工 (H-100) V.P.	コンクリート床ひびこり 風呂用	アリラスコンポーティメントリサイクル モルタル全ゴテ押工
投入スロープ	全上	全上	アリラスコンポーティメントリサイクル モルタル全ゴテ押工 (H-100)	全上	アリラスコンポーティメントリサイクル モルタル全ゴテ押工
投入槽	アリラスコンポーティメントリサイクル モルタル全ゴテ押工	アリラスコンポーティメントリサイクル モルタル全ゴテ押工	アリラスコンポーティメントリサイクル モルタル全ゴテ押工	コンクリート床ひびこり 風呂用	アリラスコンポーティメントリサイクル モルタル全ゴテ押工
沈砂槽	全上	全上	アリラスコンポーティメントリサイクル モルタル全ゴテ押工	全上	アリラスコンポーティメントリサイクル モルタル全ゴテ押工
洗砂槽	全上	全上	アリラスコンポーティメントリサイクル モルタル全ゴテ押工	全上	アリラスコンポーティメントリサイクル モルタル全ゴテ押工
浄化槽汚泥投入槽	全上	全上	アリラスコンポーティメントリサイクル モルタル全ゴテ押工	全上	コンクリート床ひびこり
浄化槽汚泥貯留槽	全上	全上	アリラスコンポーティメントリサイクル モルタル全ゴテ押工	全上	全上
ゴミブリ消泡槽	全上	全上	アリラスコンポーティメントリサイクル モルタル全ゴテ押工	全上	全上
貯水槽	アリラスコンポーティメントリサイクル モルタル全ゴテ押工	アリラスコンポーティメントリサイクル モルタル全ゴテ押工	アリラスコンポーティメントリサイクル モルタル全ゴテ押工 (H-100) V.P.	アリラスコンポーティメントリサイクル モルタル全ゴテ押工 (H-90) V.P.	アリラスコンポーティメントリサイクル モルタル全ゴテ押工
機械棟	モルタル全ゴテ押工	モルタル全ゴテ押工 H-100	アリラスコンポーティメントリサイクル モルタル全ゴテ押工 (H-100) V.P.	全上	モルタル全ゴテ押工 厚壁用
監視室	アリラスコンポーティメントリサイクル モルタル全ゴテ押工	アリラスコンポーティメントリサイクル モルタル全ゴテ押工	全上	アリラスコンポーティメントリサイクル モルタル全ゴテ押工 (H-100) V.P.	アリラスコンポーティメントリサイクル モルタル全ゴテ押工
プロワー室	モルタル全ゴテ押工	モルタル全ゴテ押工 H-100	アリラスコンポーティメントリサイクル モルタル全ゴテ押工 (H-200)	アリラスコンポーティメントリサイクル モルタル全ゴテ押工 (H-200) V.P.	アリラスコンポーティメントリサイクル モルタル全ゴテ押工 (H-250) V.P.
キヤイ内ビット	コンクリート直合ゴテ押工	エボキシゴム	コンクリート直合ゴテ押工	コンクリート床ひびこり	コンクリート床ひびこり
処理施設	好気性消化槽	コンクリート直合ゴテ押工 エボキシゴム	コンクリート直合ゴテ押工 エボキシゴム	コンクリート床ひびこり エボキシゴム	コンクリート床ひびこり エボキシゴム
貯溜曝氣槽	全上	全上	全上	全上	全上
オノ沈澱槽	防水モルタル全ゴテ押工	防水モルタル全ゴテ押工	防水モルタル全ゴテ押工	防水モルタル全ゴテ押工	防水モルタル全ゴテ押工
コントロール槽	コンクリート直合ゴテ押工 エボキシゴム	コンクリート直合ゴテ押工 エボキシゴム	コンクリート直合ゴテ押工 エボキシゴム	コンクリート床ひびこり	コンクリート床ひびこり
浄化槽汚泥蓄槽	全上	全上	全上	全上	全上
沪液貯槽	全上	全上	全上	全上	全上
活性汚泥槽	全上	全上	全上	全上	全上
再曝氣槽	全上	全上	全上	全上	全上
余剰汚泥貯槽	防水モルタル全ゴテ押工	防水モルタル全ゴテ押工	防水モルタル全ゴテ押工	防水モルタル全ゴテ押工	防水モルタル全ゴテ押工
第2精耕脱脂槽	全上	防水モルタル全ゴテ押工 H-100	アリラスコンポーティメントリサイクル モルタル全ゴテ押工 (H-100)	アリラスコンポーティメントリサイクル モルタル全ゴテ押工 (H-100) V.P.	アリラスコンポーティメントリサイクル モルタル全ゴテ押工 (H-100) V.P.
余剰汚泥貯槽	コンクリート直合ゴテ押工	エボキシゴム	コンクリート直合ゴテ押工	コンクリート床ひびこり	コンクリート床ひびこり
オノ沈澱槽	防水モルタル全ゴテ押工	防水モルタル全ゴテ押工	防水モルタル全ゴテ押工	防水モルタル全ゴテ押工	防水モルタル全ゴテ押工
蓄積汚泥貯槽	全上	全上	全上	全上	全上
滅菌施設	滅菌室	モルタル全ゴテ押工	モルタル全ゴテ押工 H-100	モルタル全ゴテ押工 (H-100) V.P.	モルタル全ゴテ押工 厚壁用
滅菌室 滅菌装置 滅菌装置	コンクリート直合ゴテ押工	エボキシゴム	コンクリート直合ゴテ押工 エボキシゴム	コンクリート床ひびこり	コンクリート床ひびこり

施工年度	令和 8 年度		
工事名	し尿等受入施設緑泉園更新工事		
施工場所	京田辺市 草内 地内		
図名	仕上表		
図面番号	4-1	縮尺	NONE

京田辺市

卷四

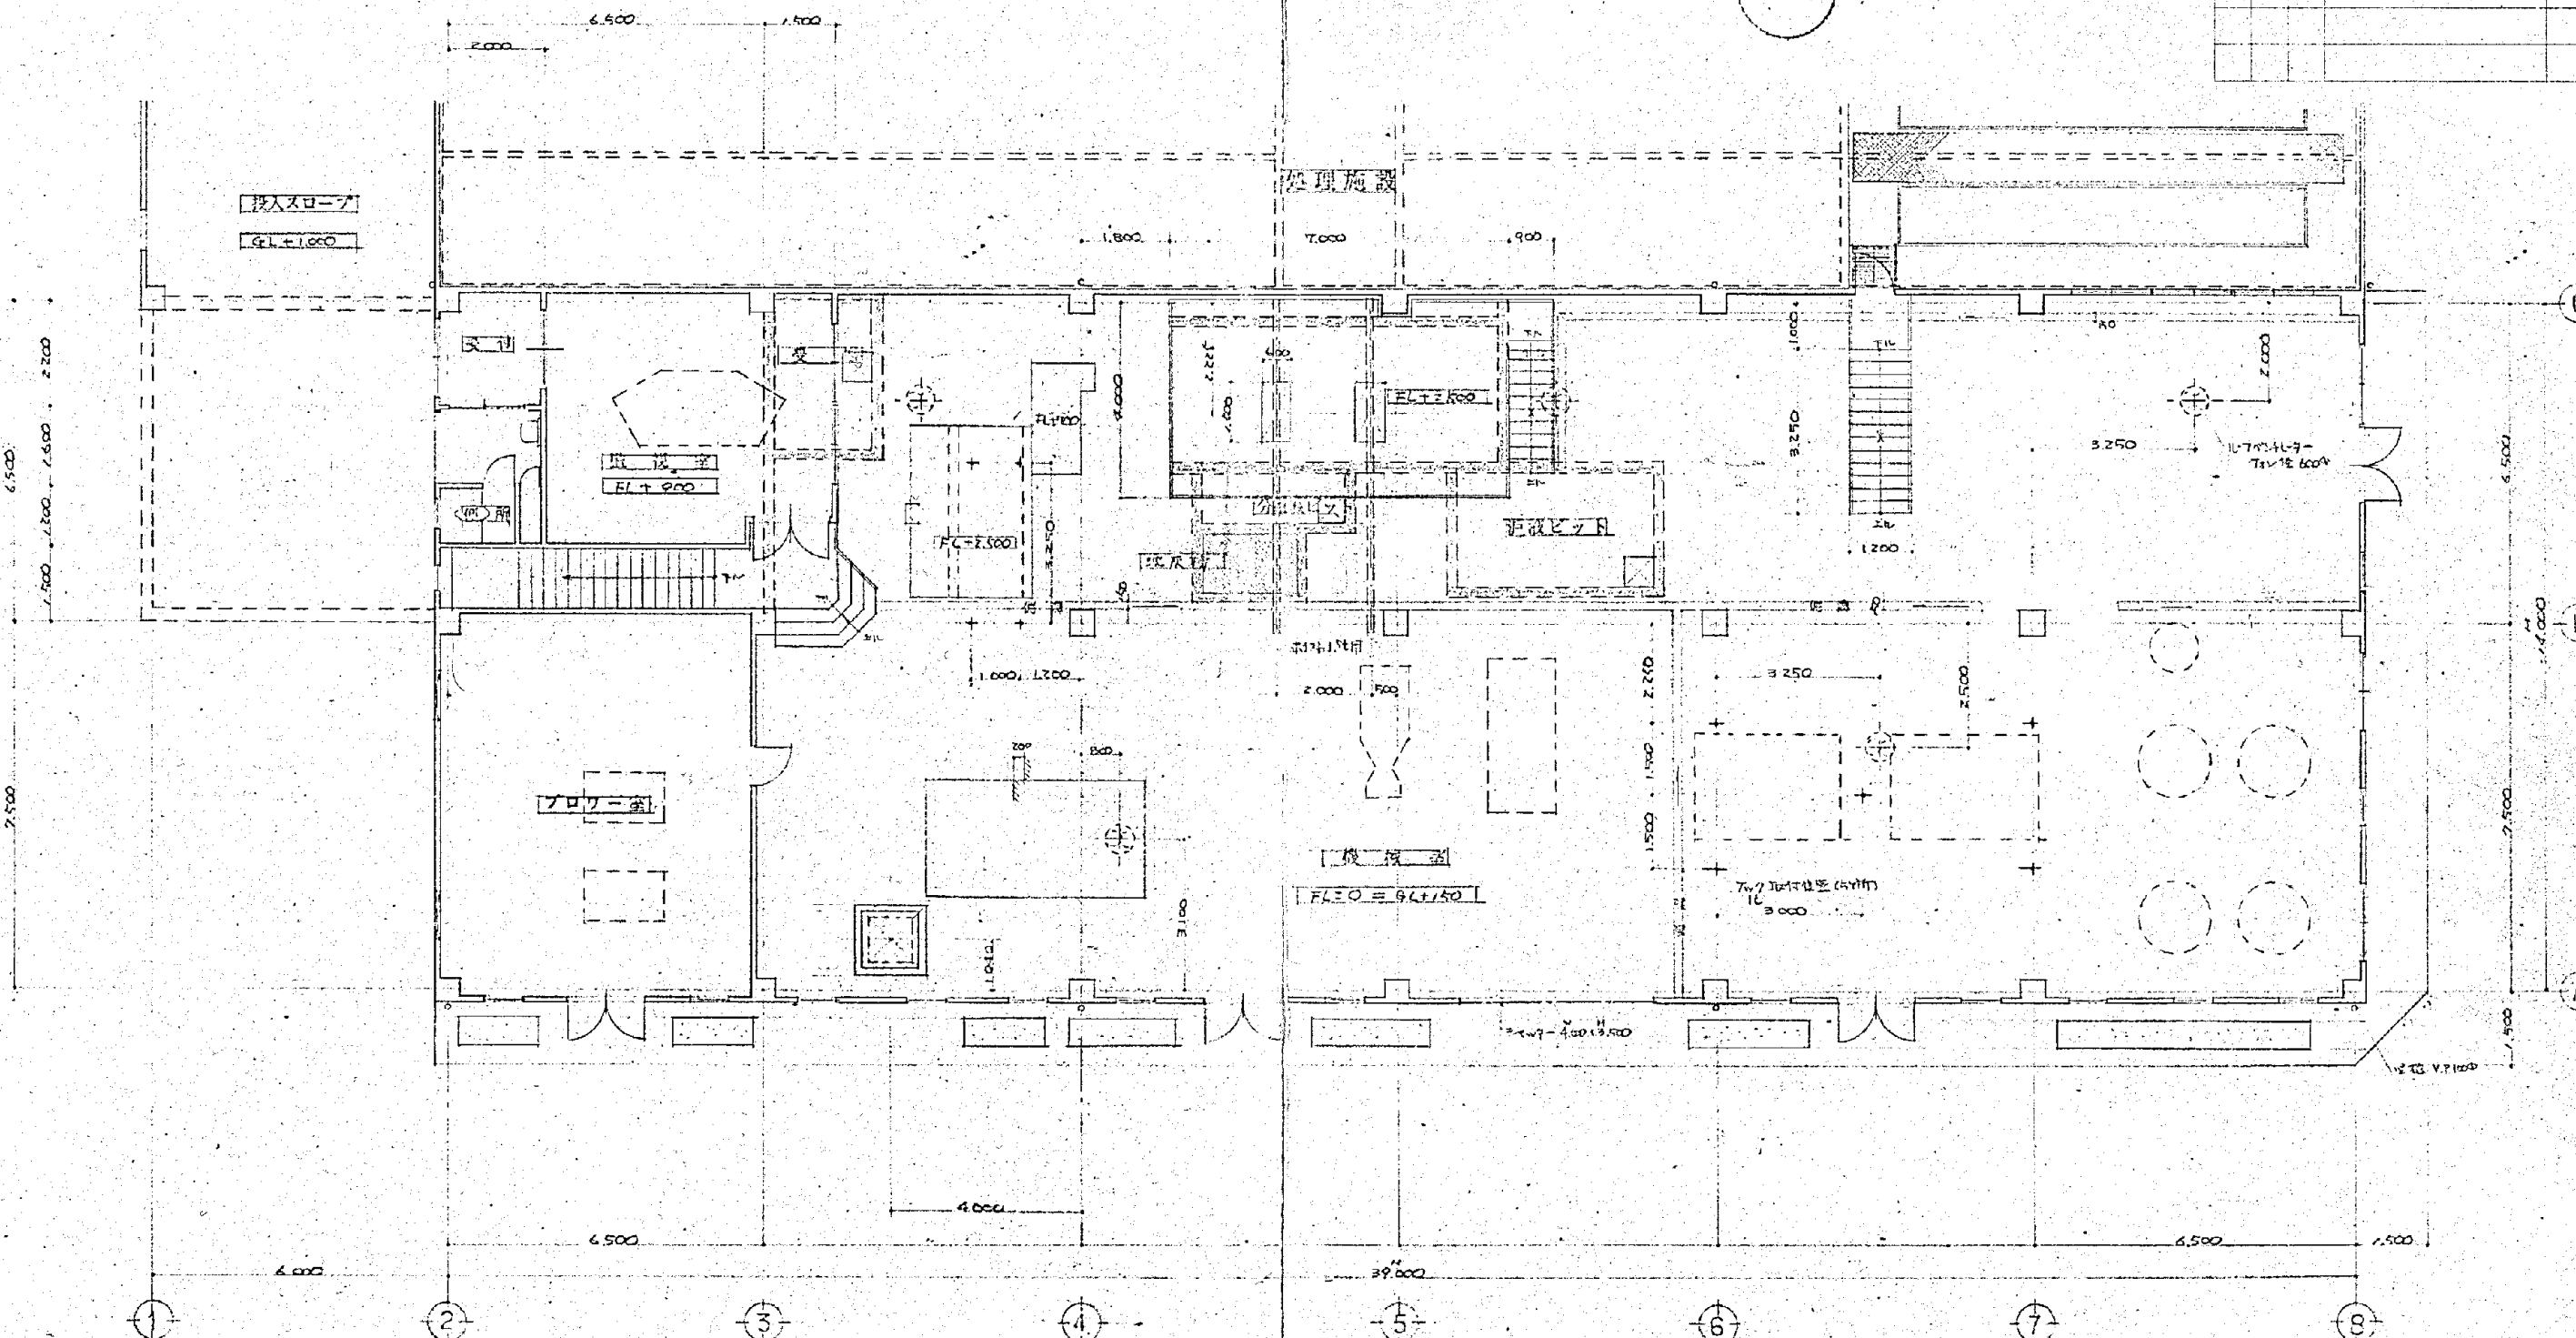


平 面 図 S-1:100

施工年度	令和 8 年度		
工事名	し尿等受入施設緑泉園更新工事		
施工場所	京田辺市 草内 地内		
図名	機械棟 平面図		
図面番号	4-2	縮尺	1:100

※ 図面はA2→A3縮小（縮尺はA2サイズ）

年月日	訂正事項	印

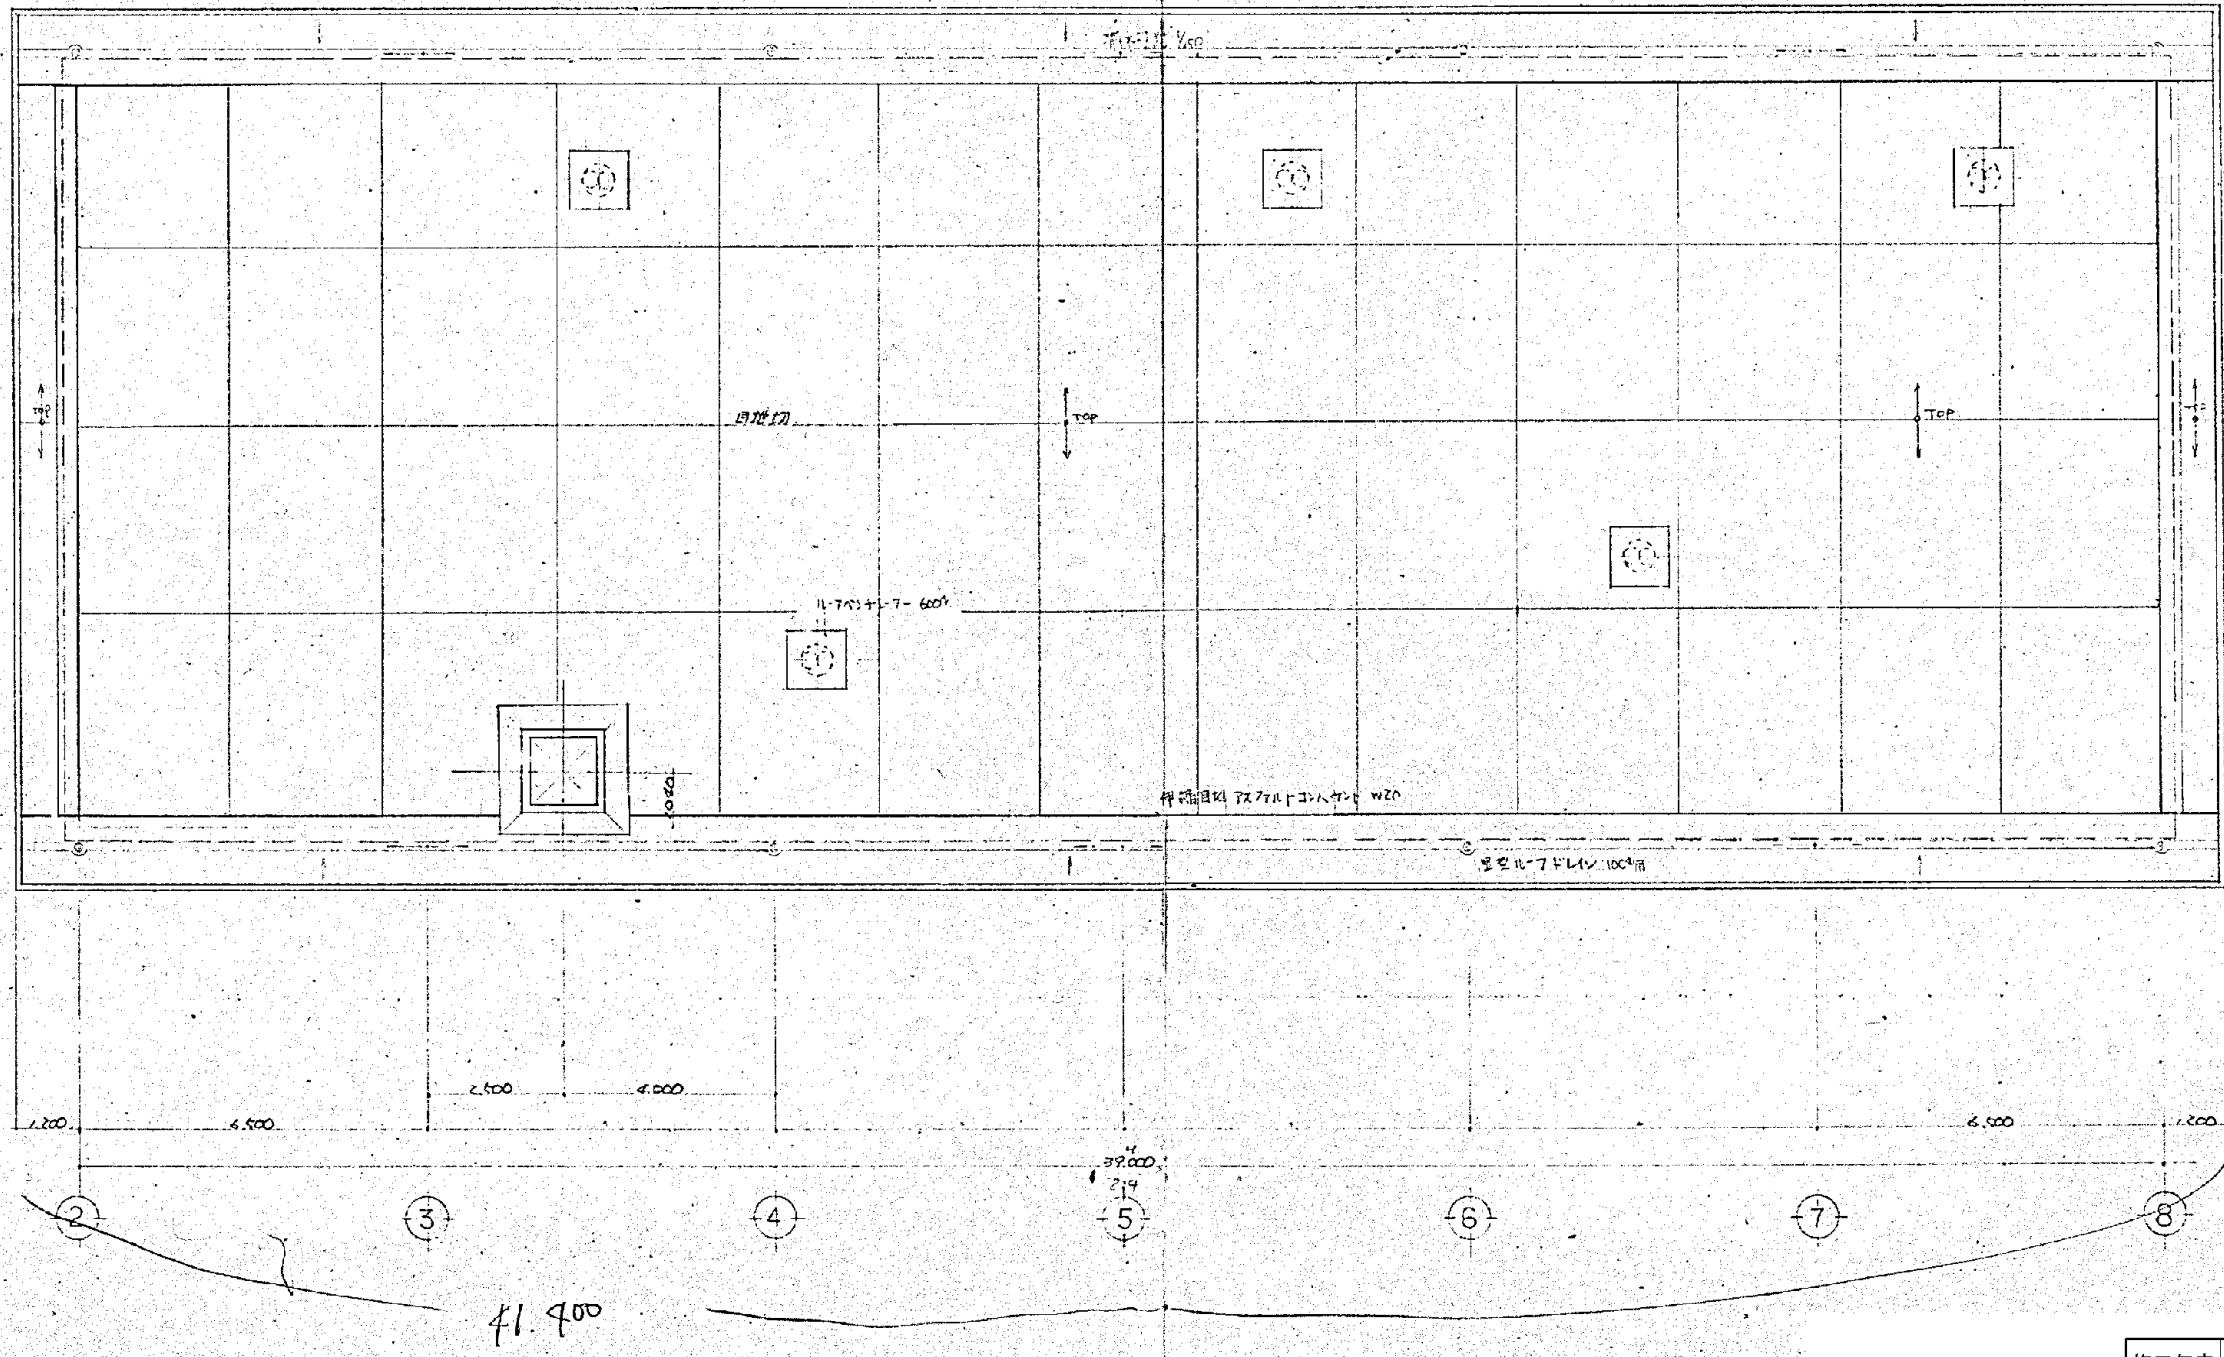


施工年度	令和 8 年度	
工事名	し尿等受入施設緑泉園更新工事	
施工場所	京田辺市 草内 地内	
図名	機械棟 R階平面図	
図面番号	4-3	縮尺 1:100

京田辺市


\* 図面はA2→A3縮小（縮尺はA2サイズ）

図

年月日	訂正事項	印

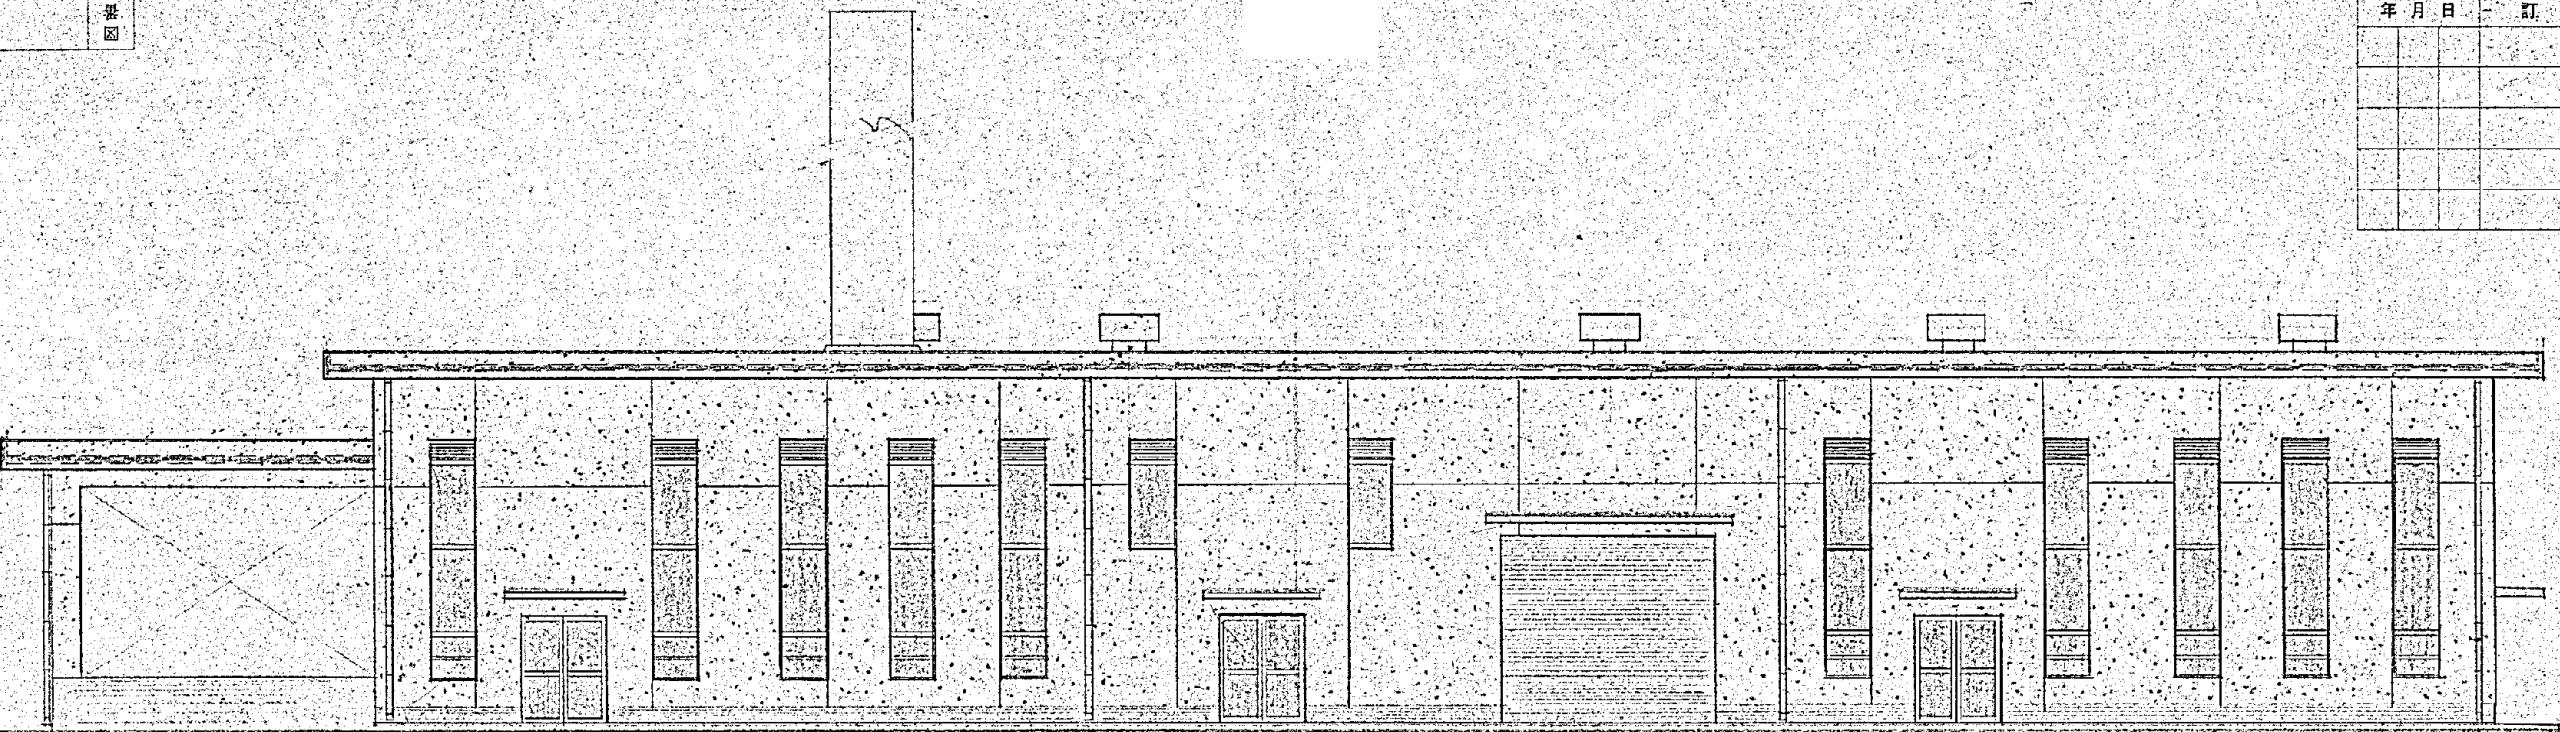

東立面図 S-1:100

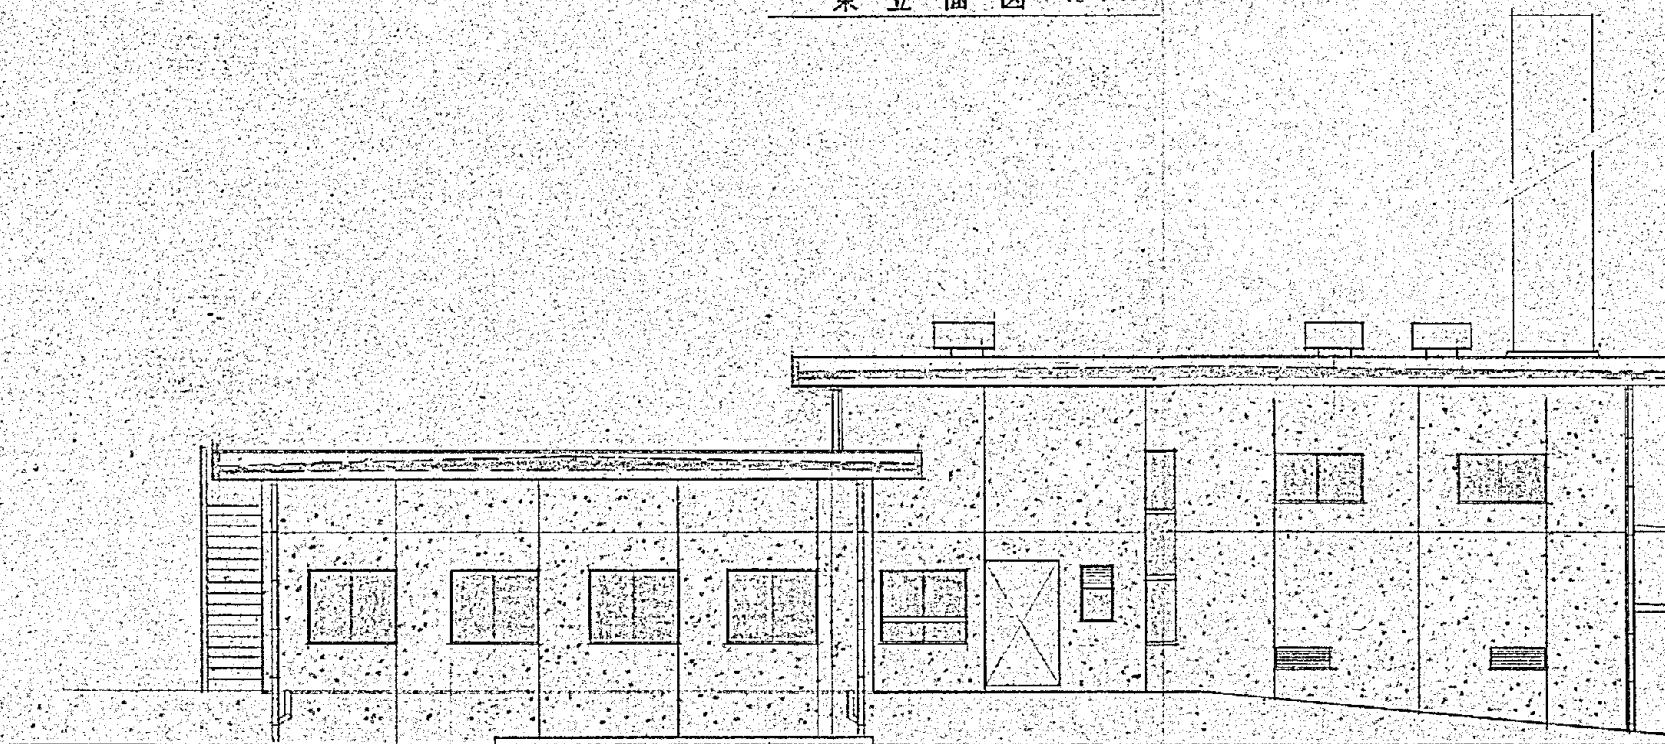


南立面図 S-1:100

施工年度	令和 8 年度	
工事名	し尿等受入施設緑泉園更新工事	
施工場所	京田辺市 草内 地内	
図名	機械棟 立面図	
図面番号	4-4	縮尺 1:100
京田辺市		


※ 図面はA2→A3縮小（縮尺は A 2 サイズ）

表  
図

年月日	訂正事項	印

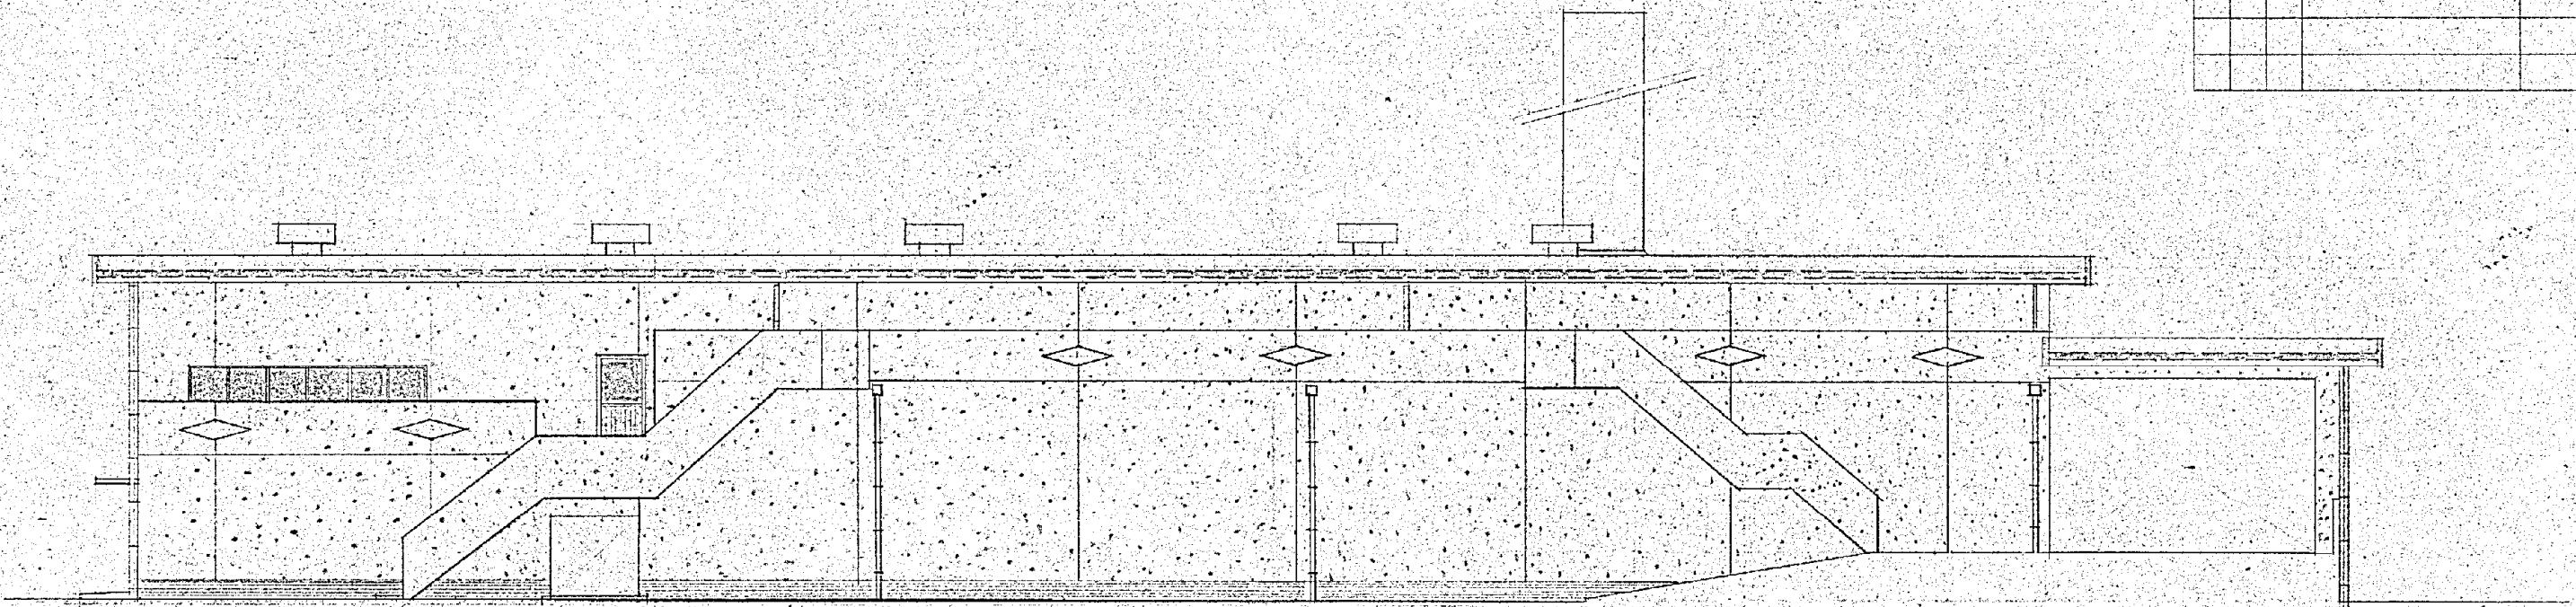

西

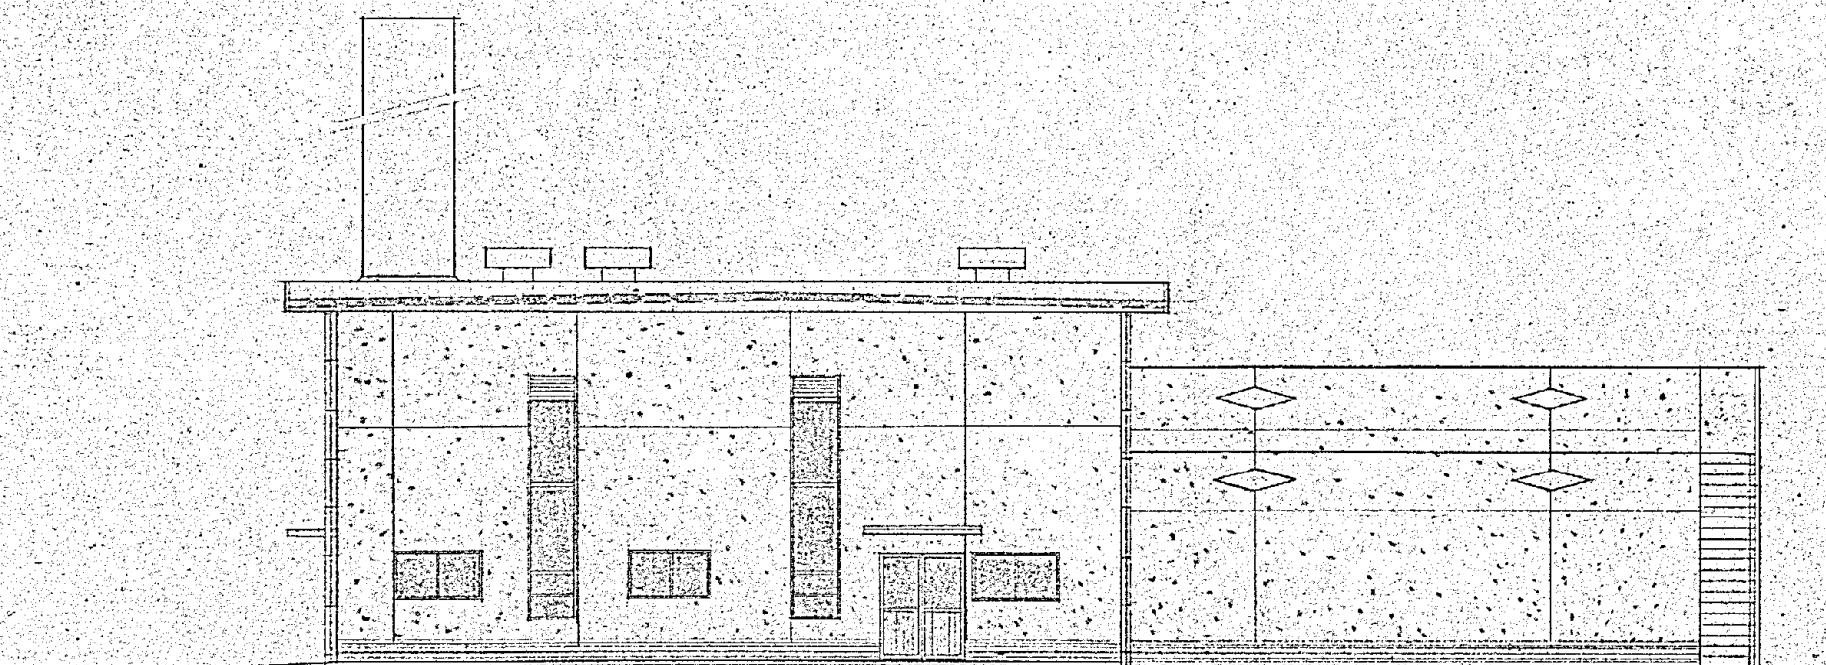

北

施工年度	令和 8 年度		
工事名	し尿等受入施設緑泉園更新工事		
施工場所	京田辺市 草内 地内		
図名	機械棟 立面図		
図面番号	4-5	縮尺	1:100
京田辺市			

※ 図面はA2→A3縮小（縮尺はA2サイズ）