
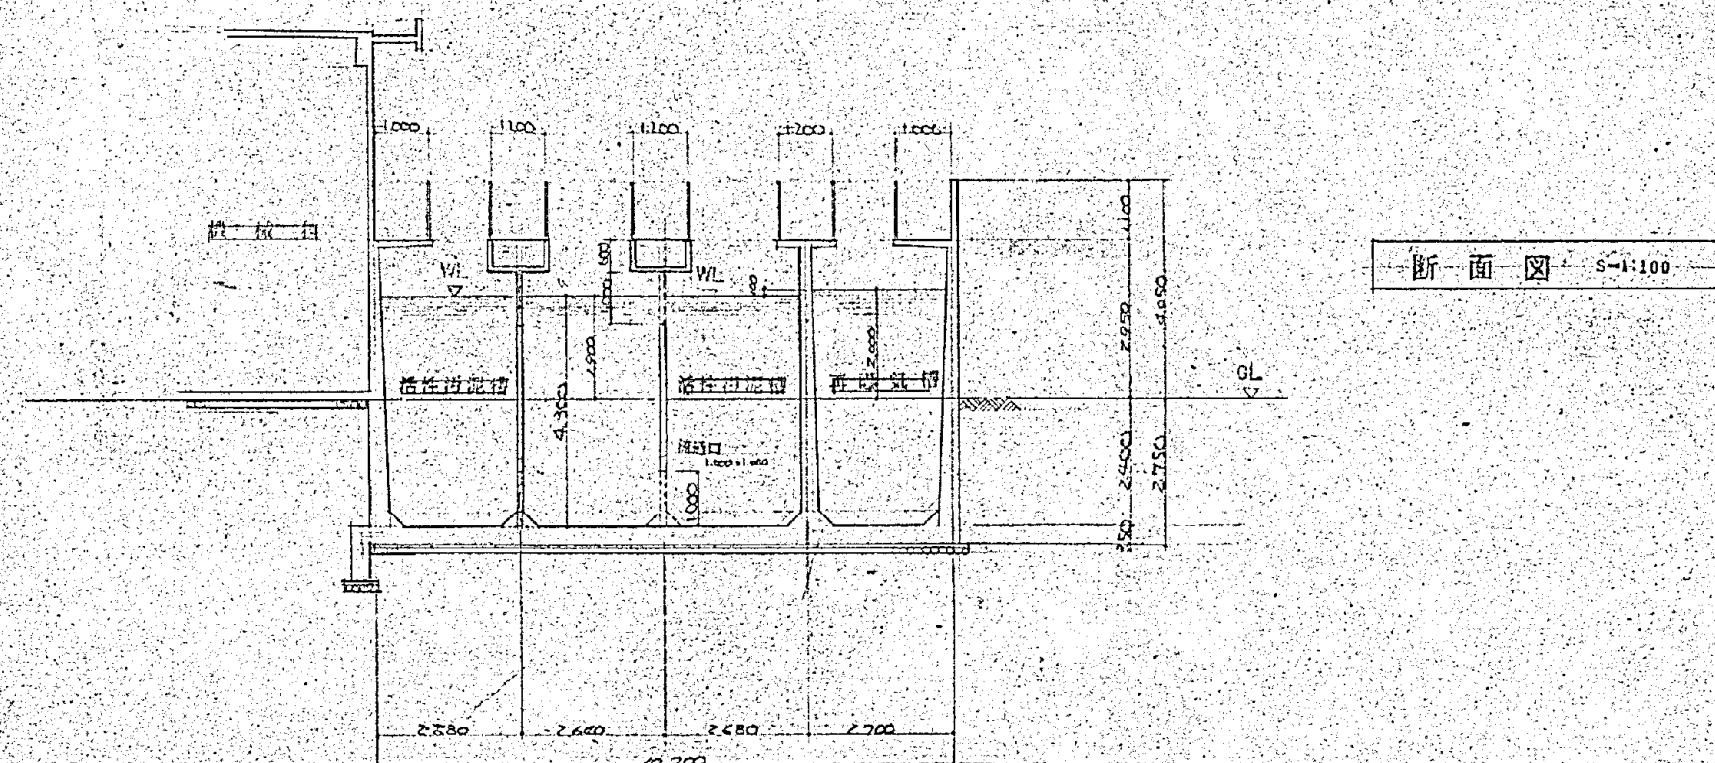


基図

年月日	訂正事項	印

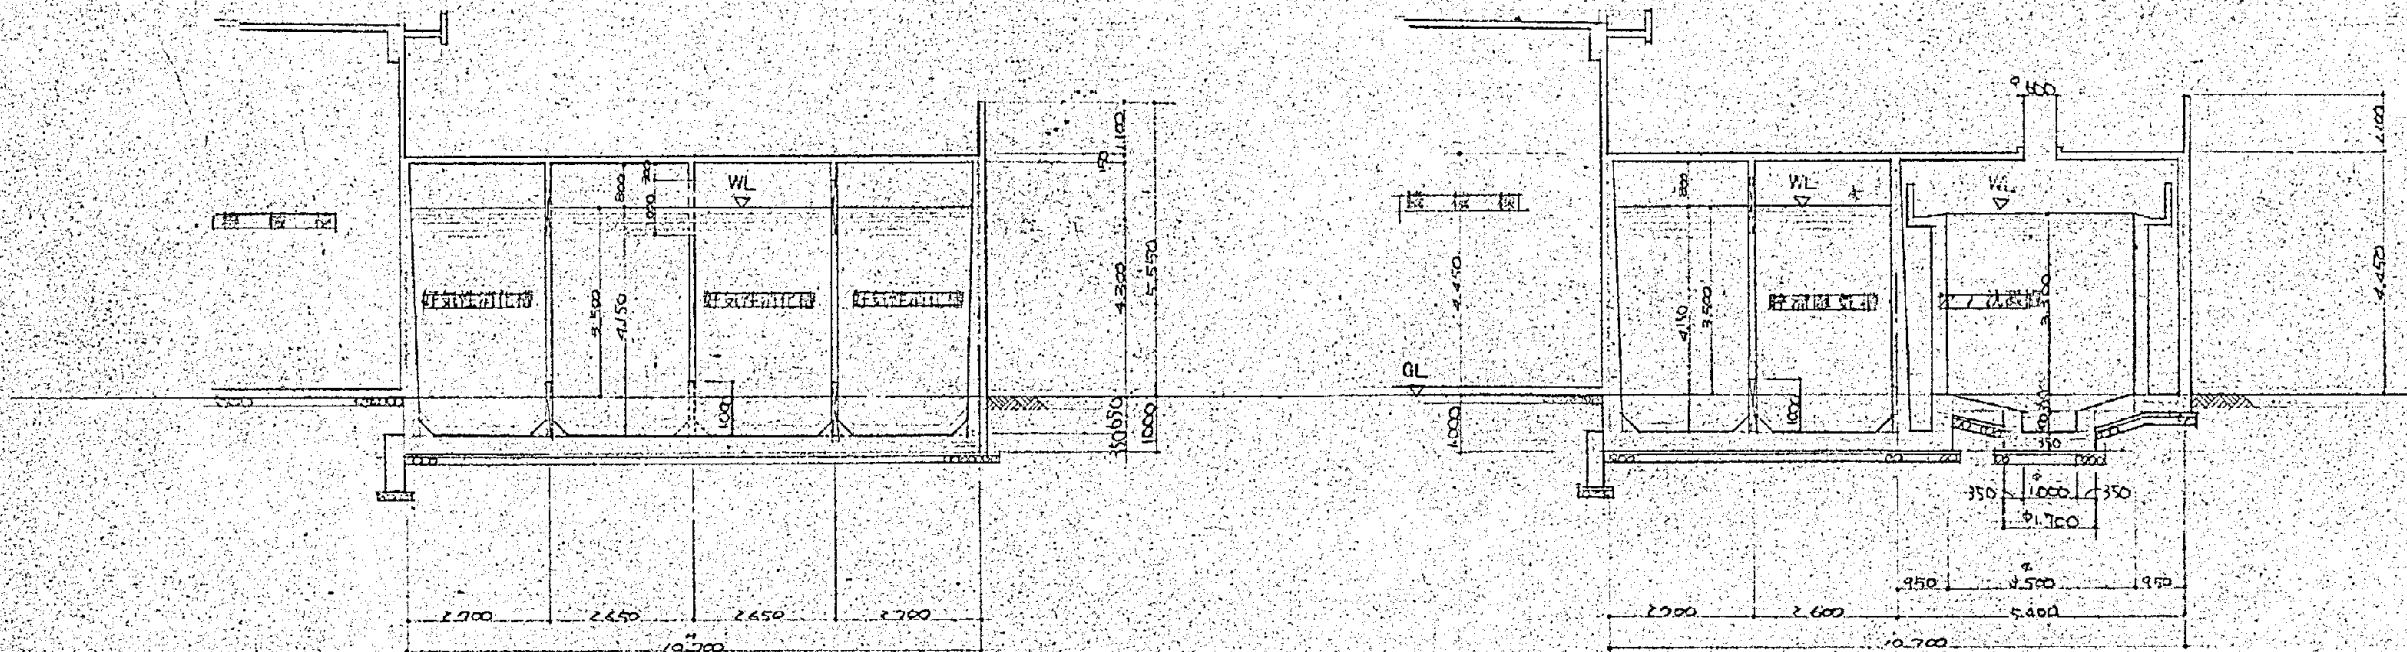



断面図 S-1:100

施工年度	令和 8 年度	
工事名	し尿等受入施設緑泉園更新工事	
施工場所	京田辺市 草内 地内	
図名	処理施設 断面図	
図面番号	4-56	縮尺 1:100

京田辺市

※ 図面はA2→A3縮小（縮尺はA2サイズ）

年月日	訂正事項	印

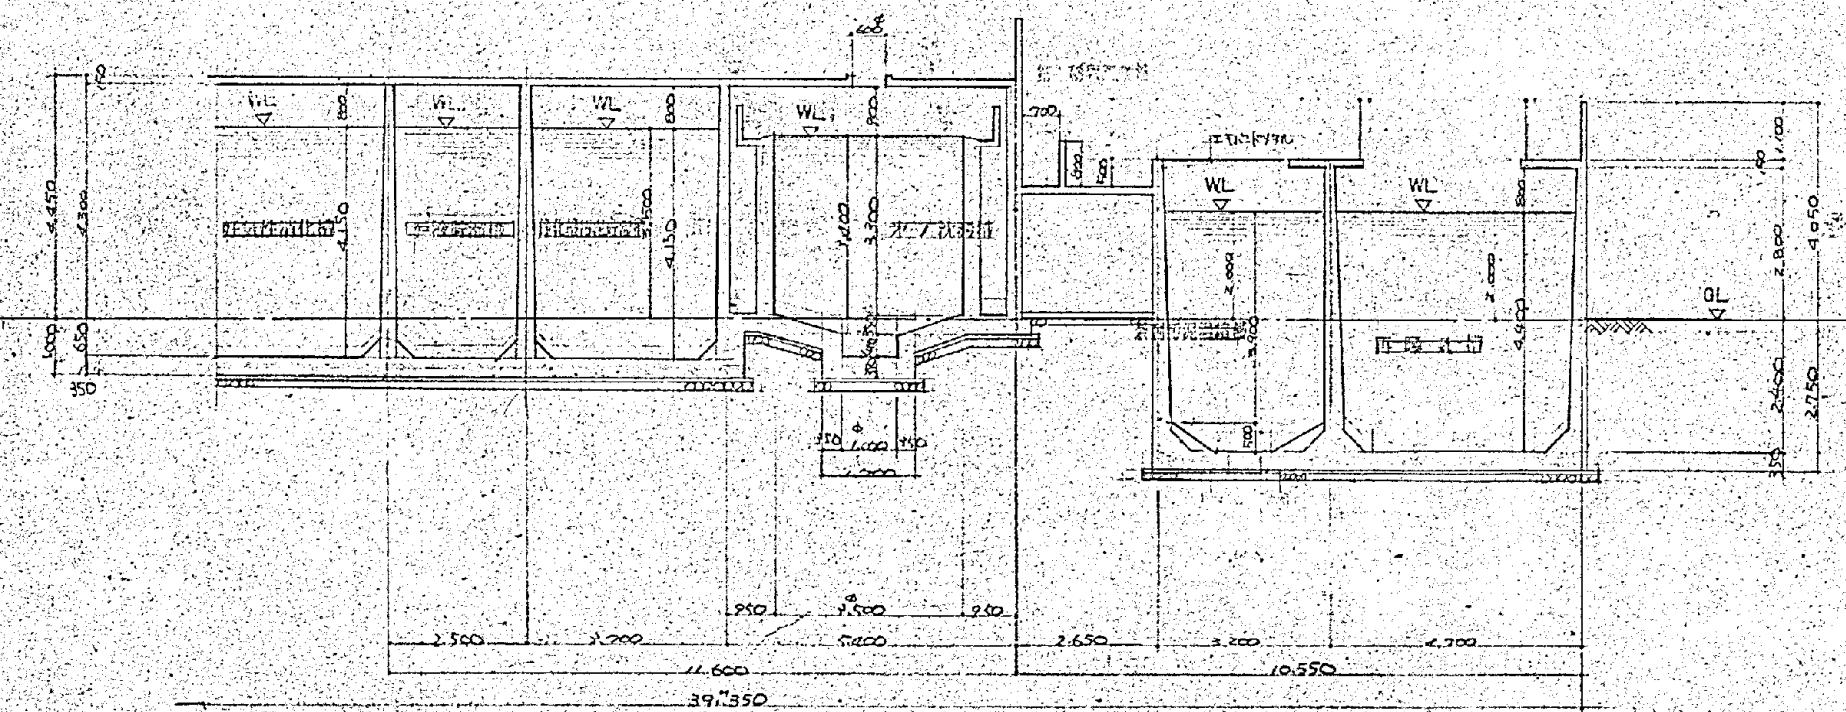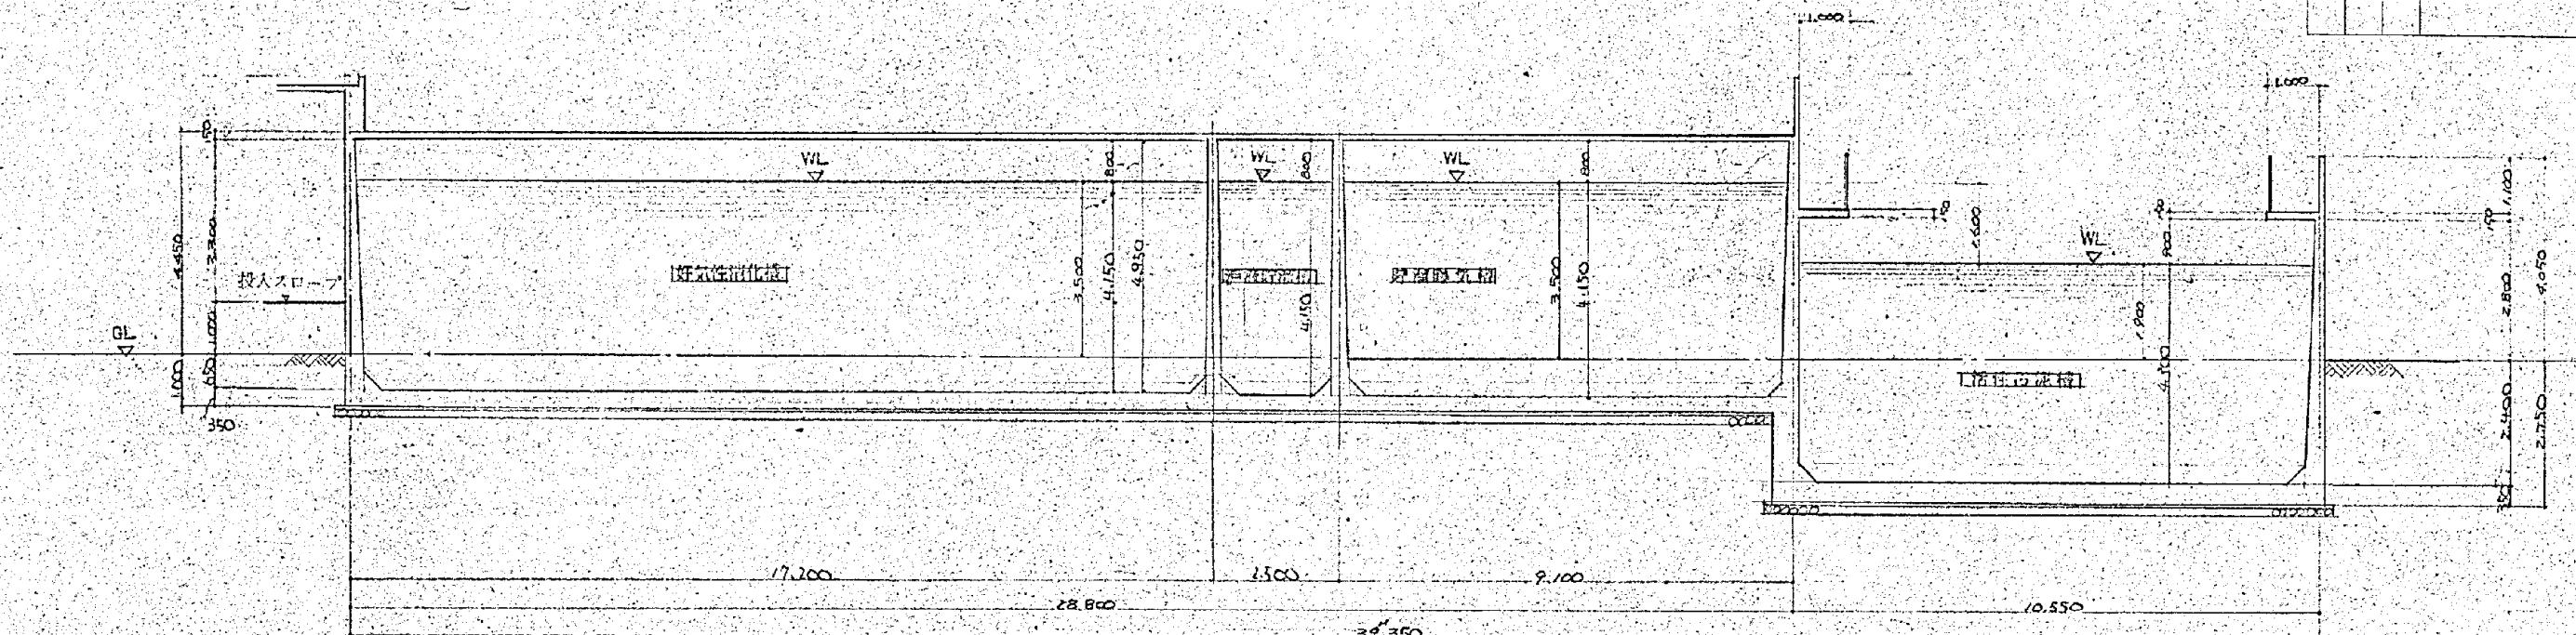


断面図 S=1:100

施工年度	令和 8 年度		
工事名	し尿等受入施設緑泉園更新工事		
施工場所	京田辺市 草内 地内		
図名	処理施設 断面図		
図面番号	4-57	縮尺	1:100

京田辺市

※ 図面はA2→A3縮小（縮尺はA2サイズ）

異圖

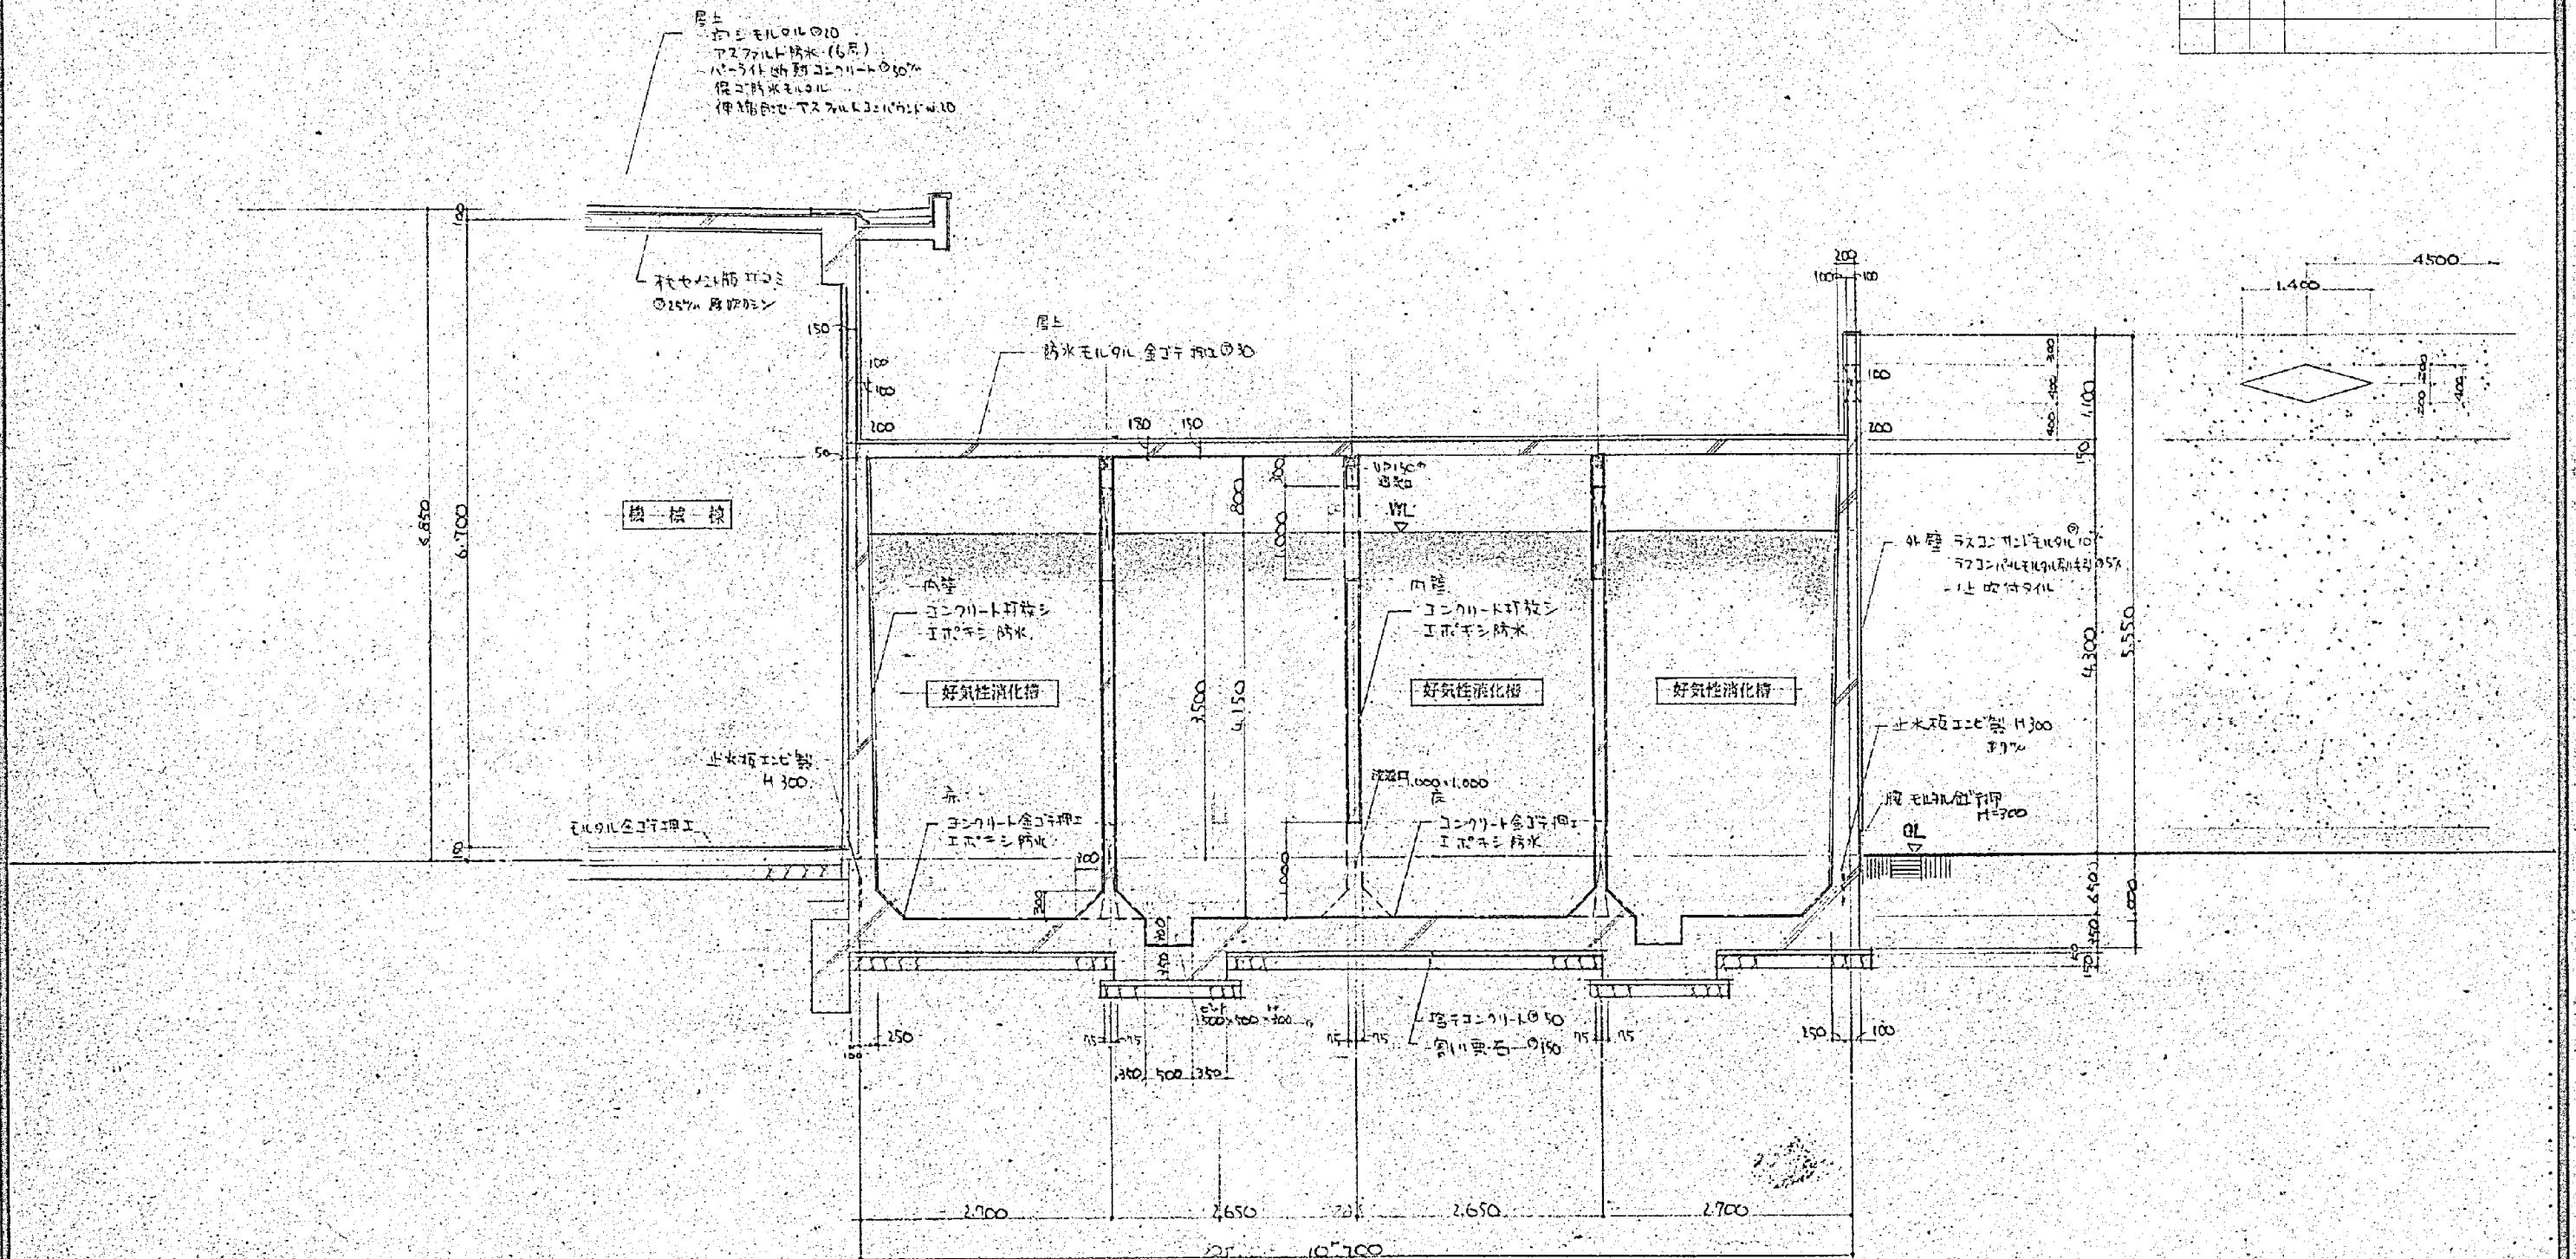

断面詳細図 S=1/50


施工年度	令和 8 年度		
工事名	し尿等受入施設緑泉園更新工事		
施工場所	京田辺市 草内 地内		
図名	処理施設 断面詳細図		
図面番号	4-58	縮 尺	1:50

※ 図面はA2→A3縮小（縮尺はA2サイズ）

図

年月日	訂正事項	印


A部断面詳細図 S=1/20

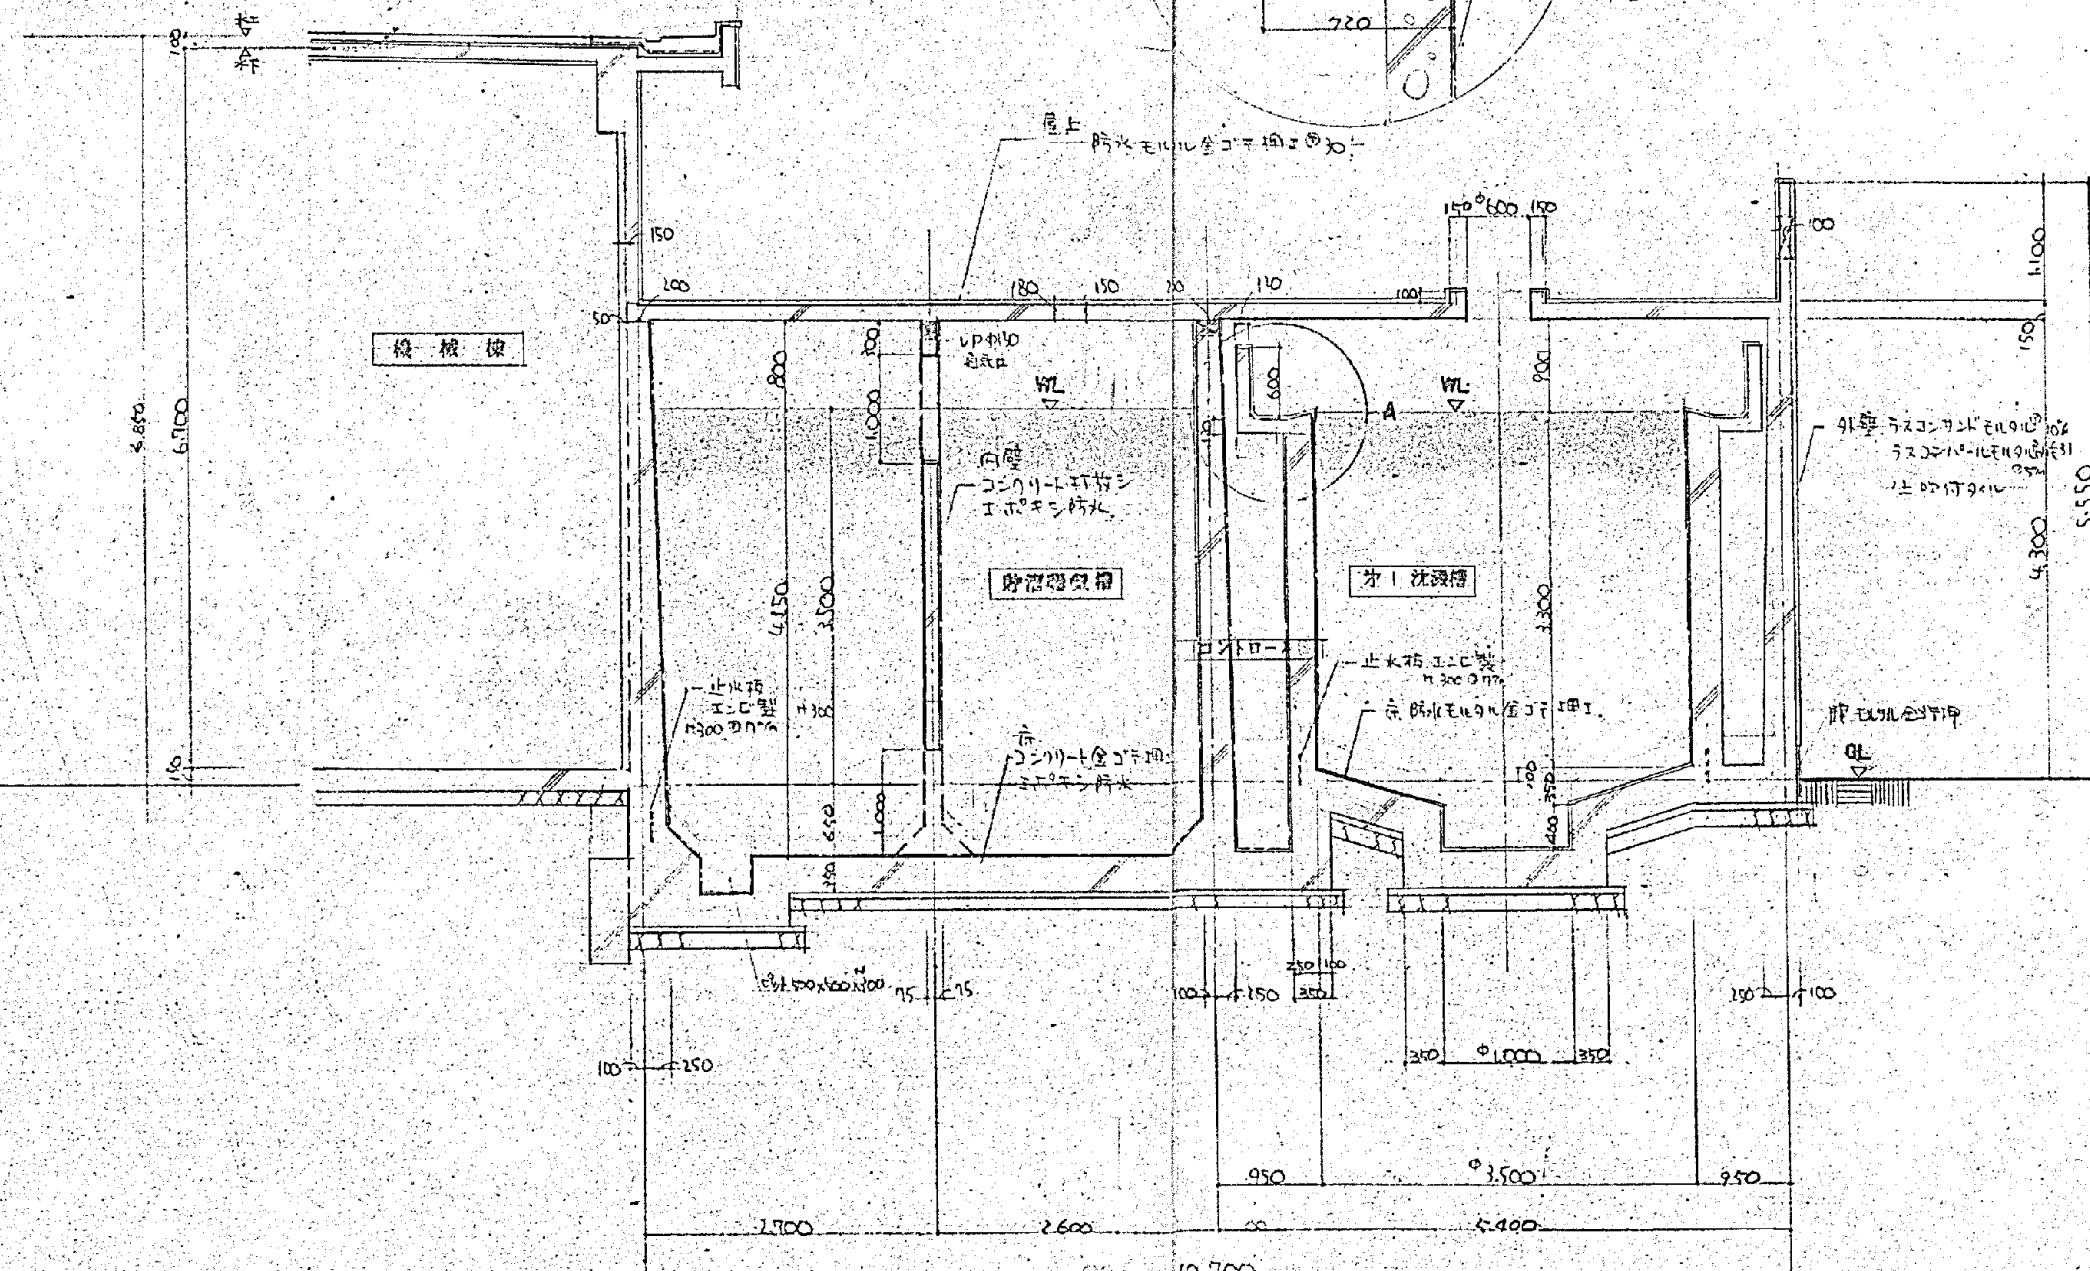

施工年度	令和 8 年度	
工事名	し尿等受入施設緑泉園更新工事	
施工場所	京田辺市 草内 地内	
図名	処理施設 断面詳細図	
図面番号	4-59	縮尺 1:20 1:50
京田辺市		

※ 図面はA2→A3縮小（縮尺はA2サイズ）

卷四

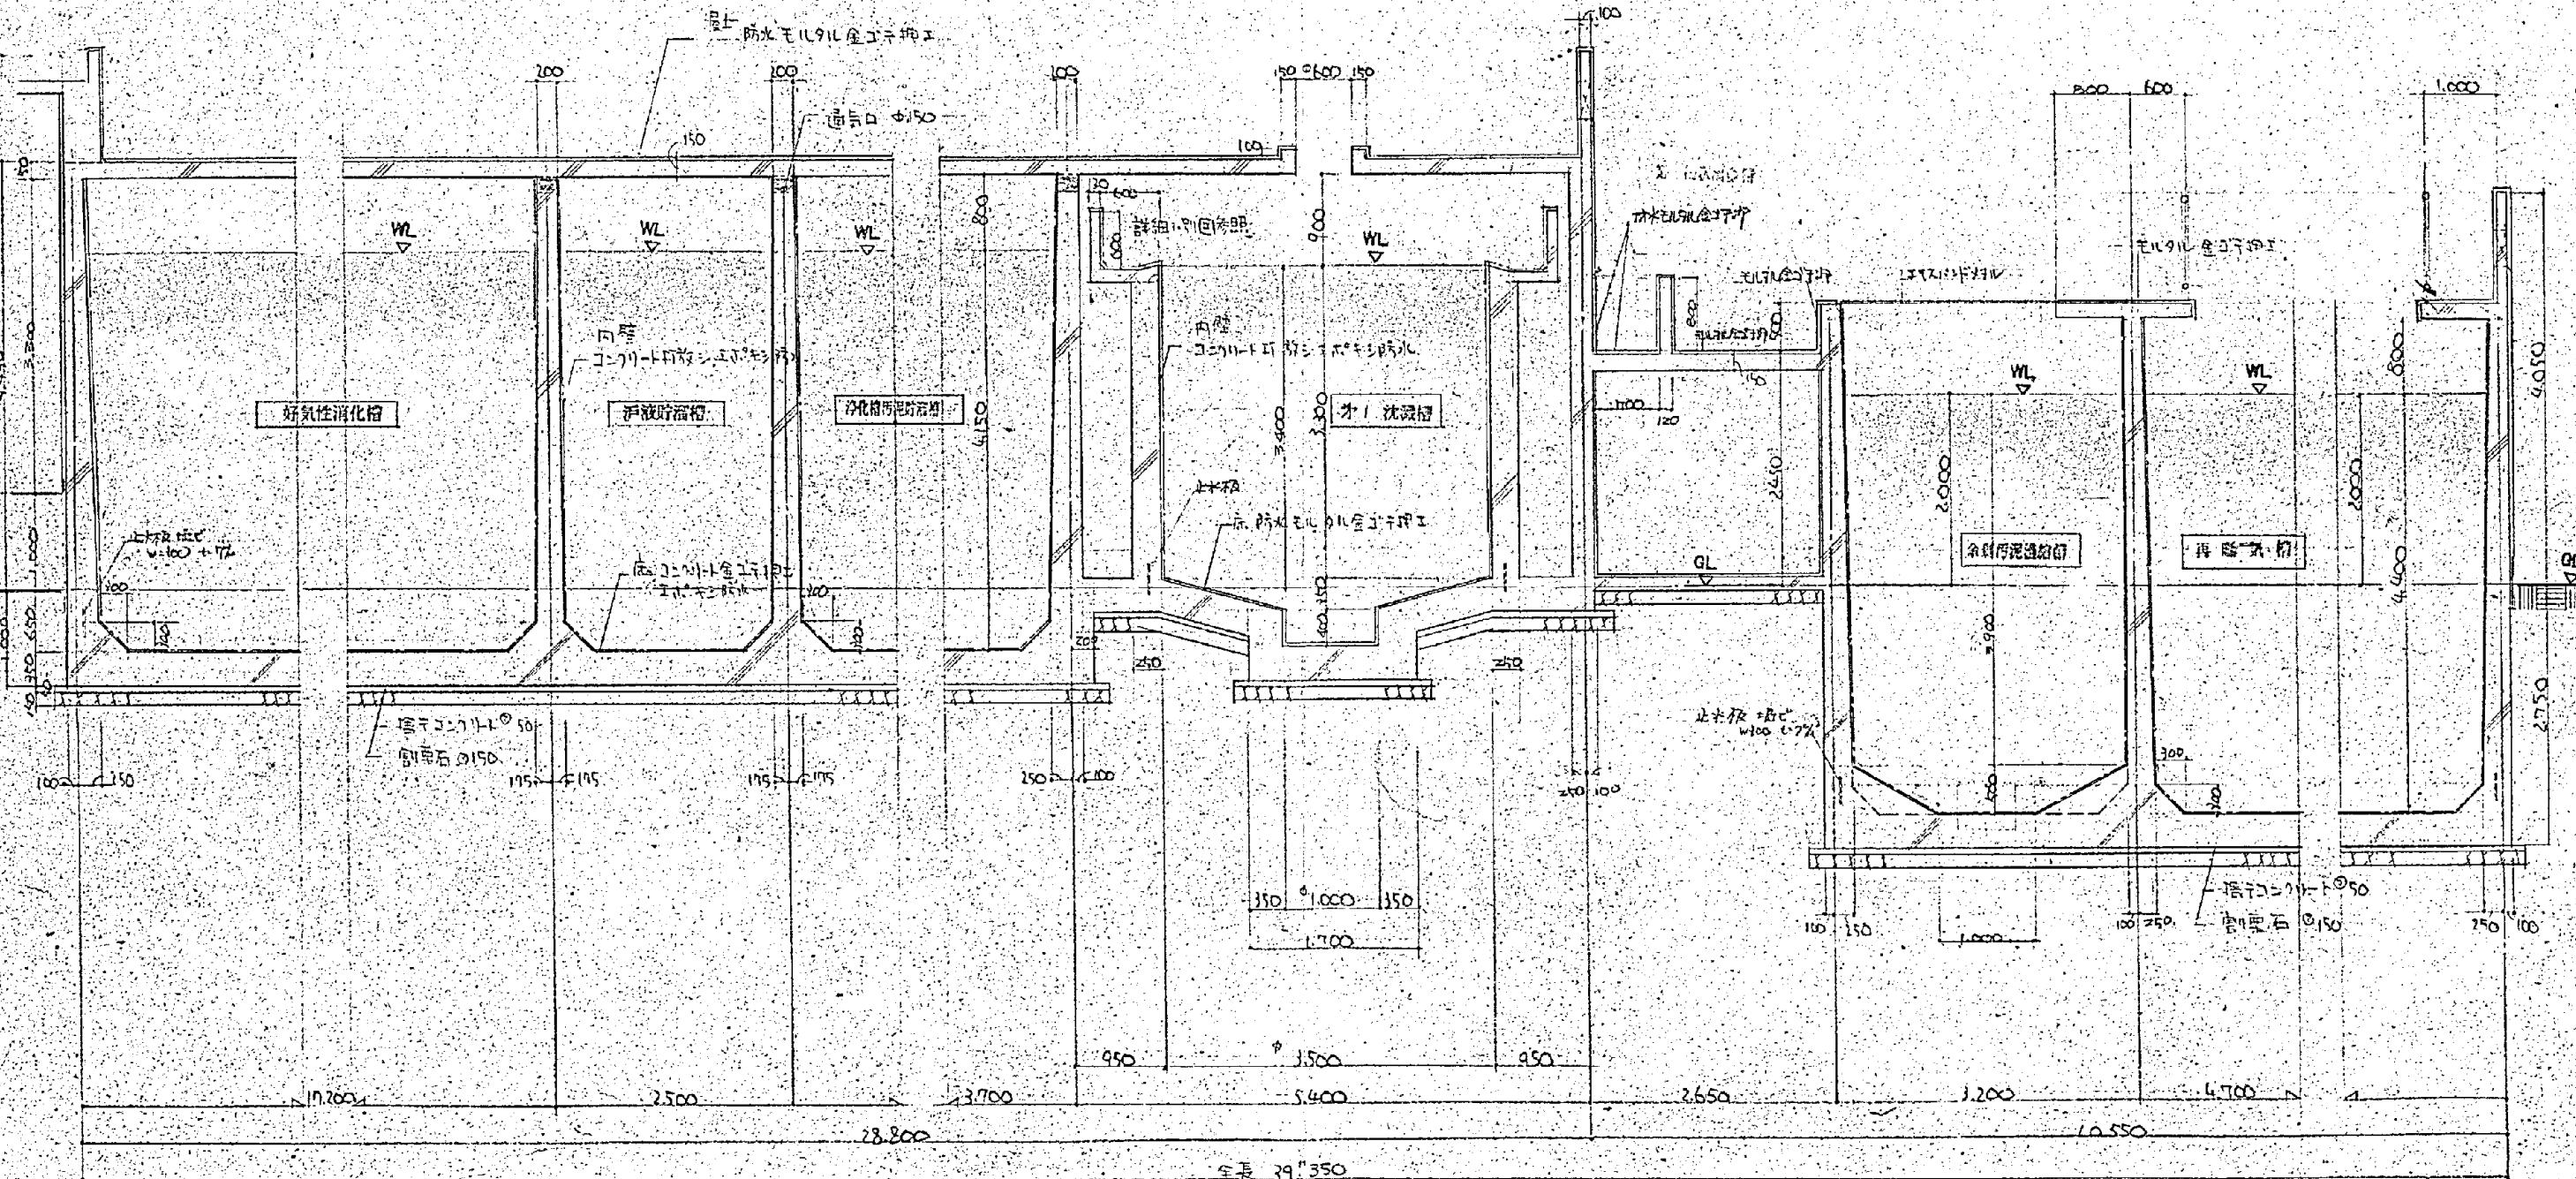


断面詳細図 S=1/50

施工年度	令和 8 年度		
工事名	し尿等受入施設緑泉園更新工事		
施工場所	京田辺市 草内 地内		
図名	処理施設 断面詳細図		
図面番号	4-60	縮尺	1:50

※ 図面はA2→A3縮小（縮尺はA2サイズ）

四庫

A 部 詳 紹 圖  $S=1/20$

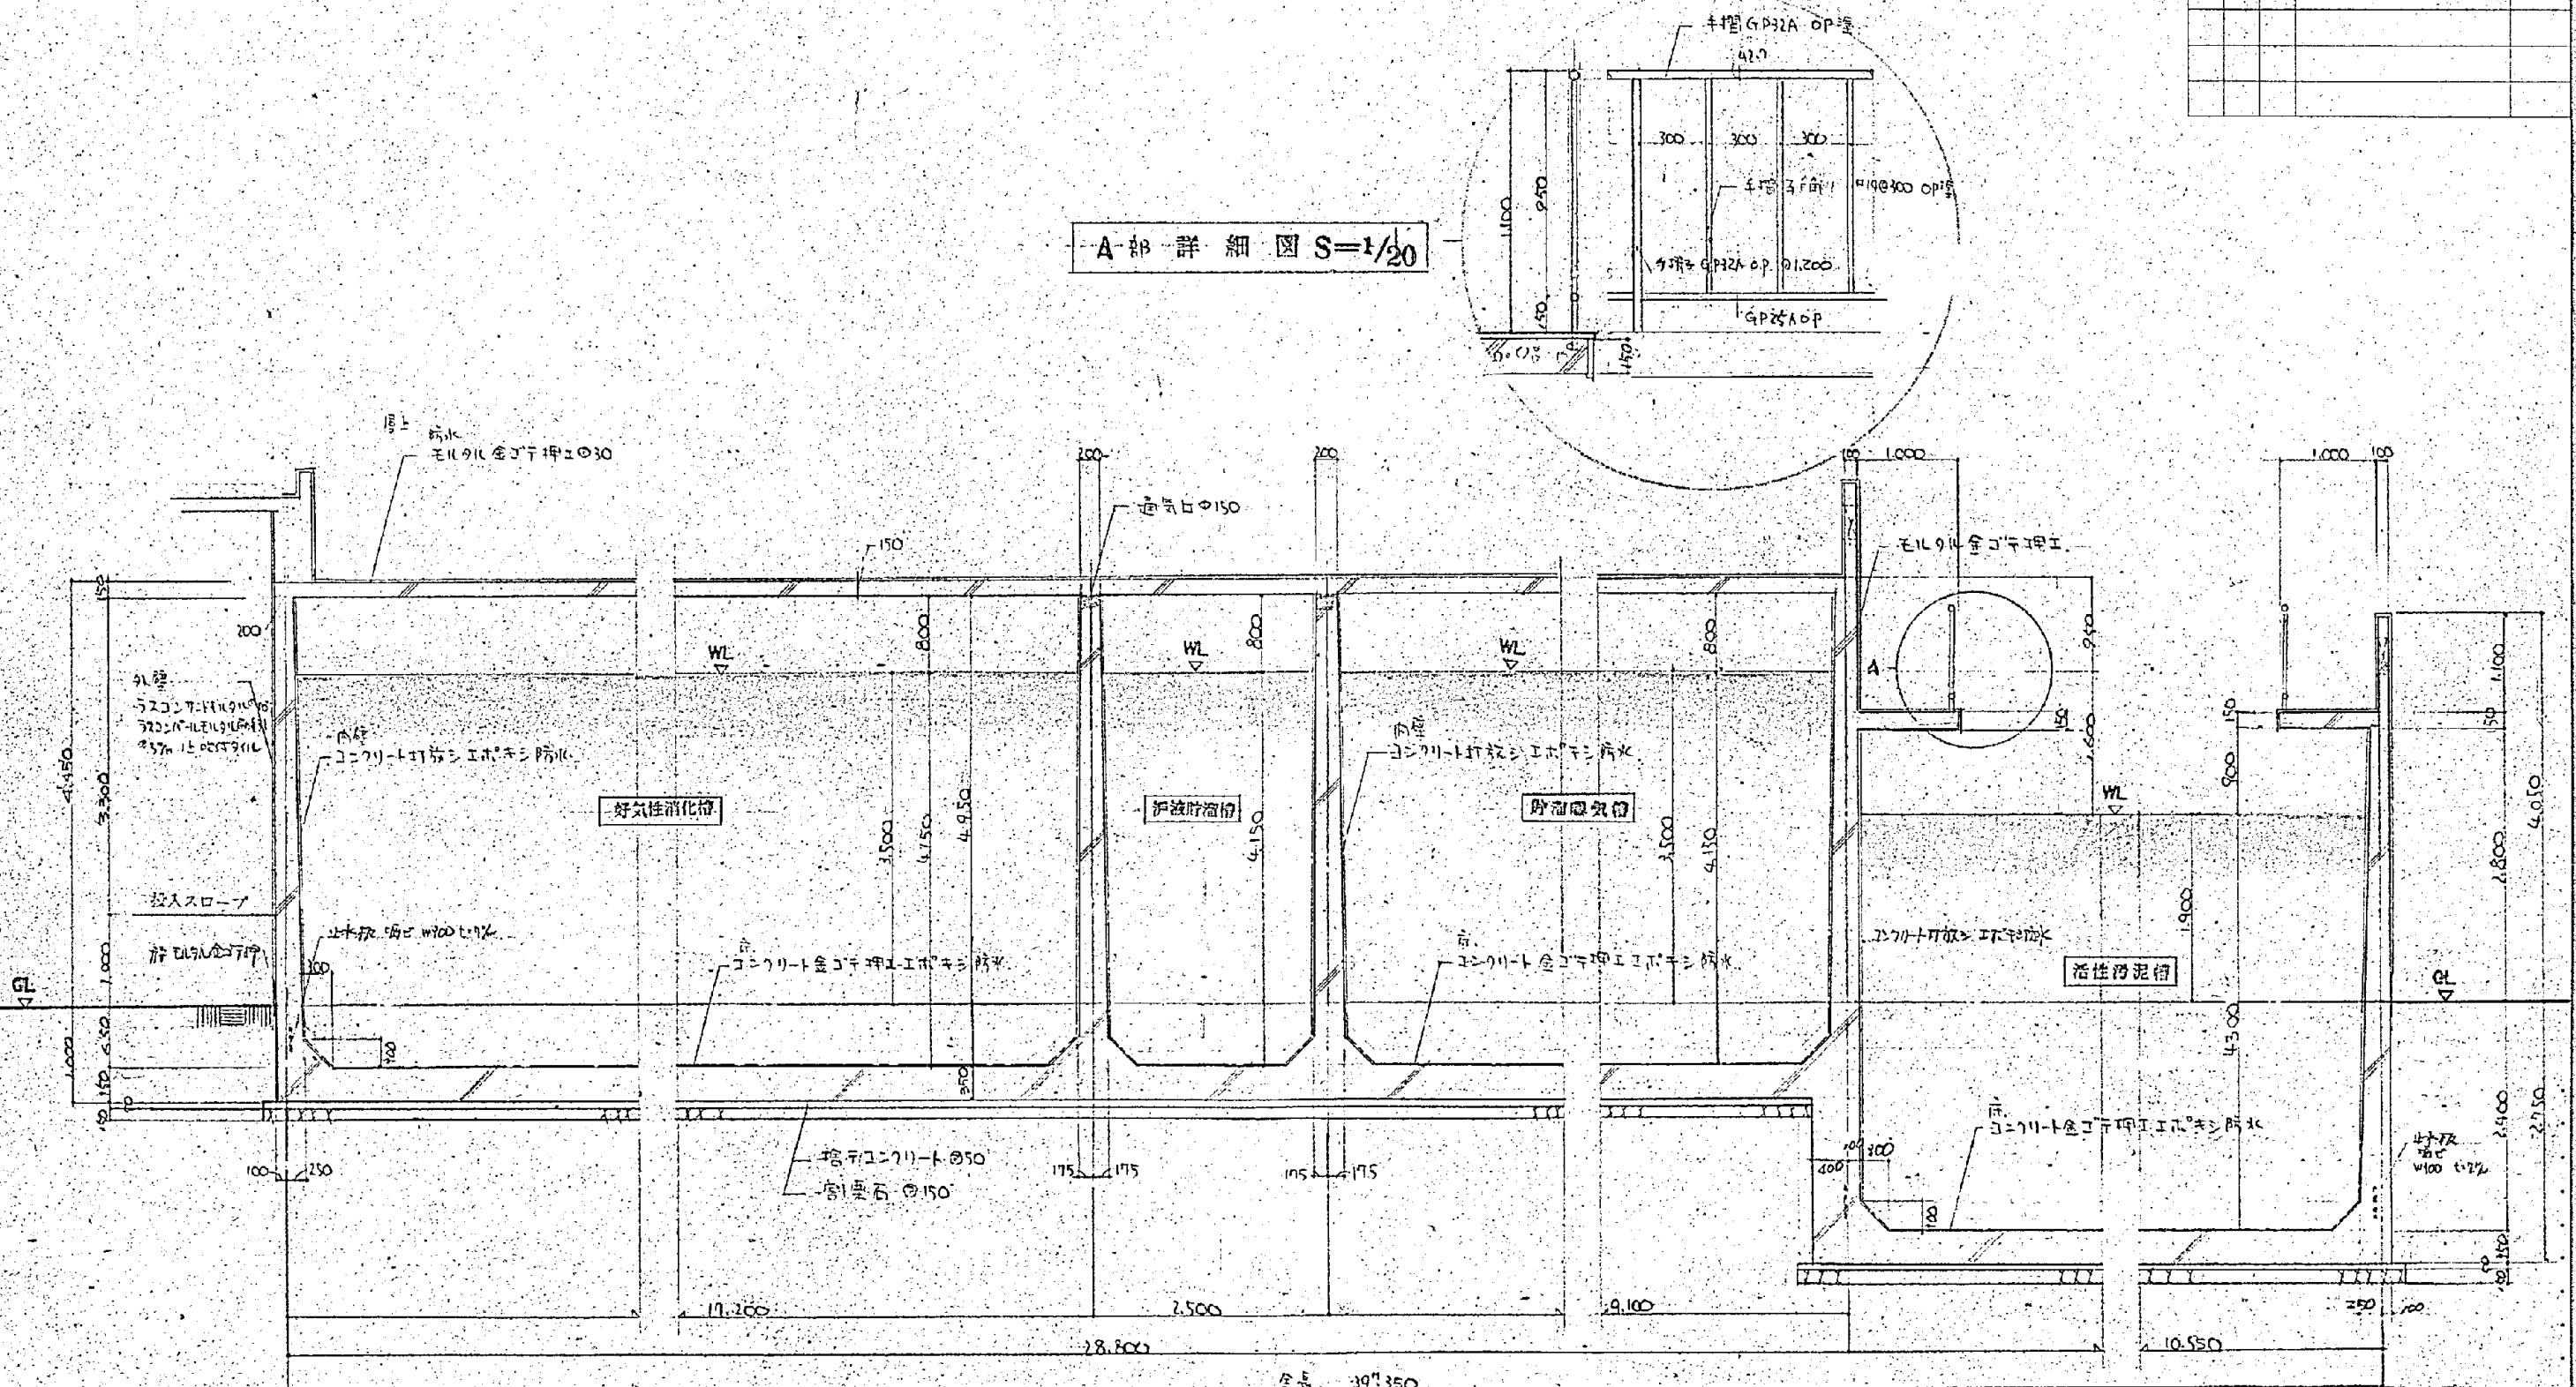


断面詳細図 S=1/50

施工年度	令和 8 年度		
工事名	し尿等受入施設緑泉園更新工事		
施工場所	京田辺市 草内 地内		
図名	処理施設 断面詳細図		
図面番号	4-61	縮尺	1:50
京田辺市			

四庫

### A 部 斷面詳細図 S=1/20

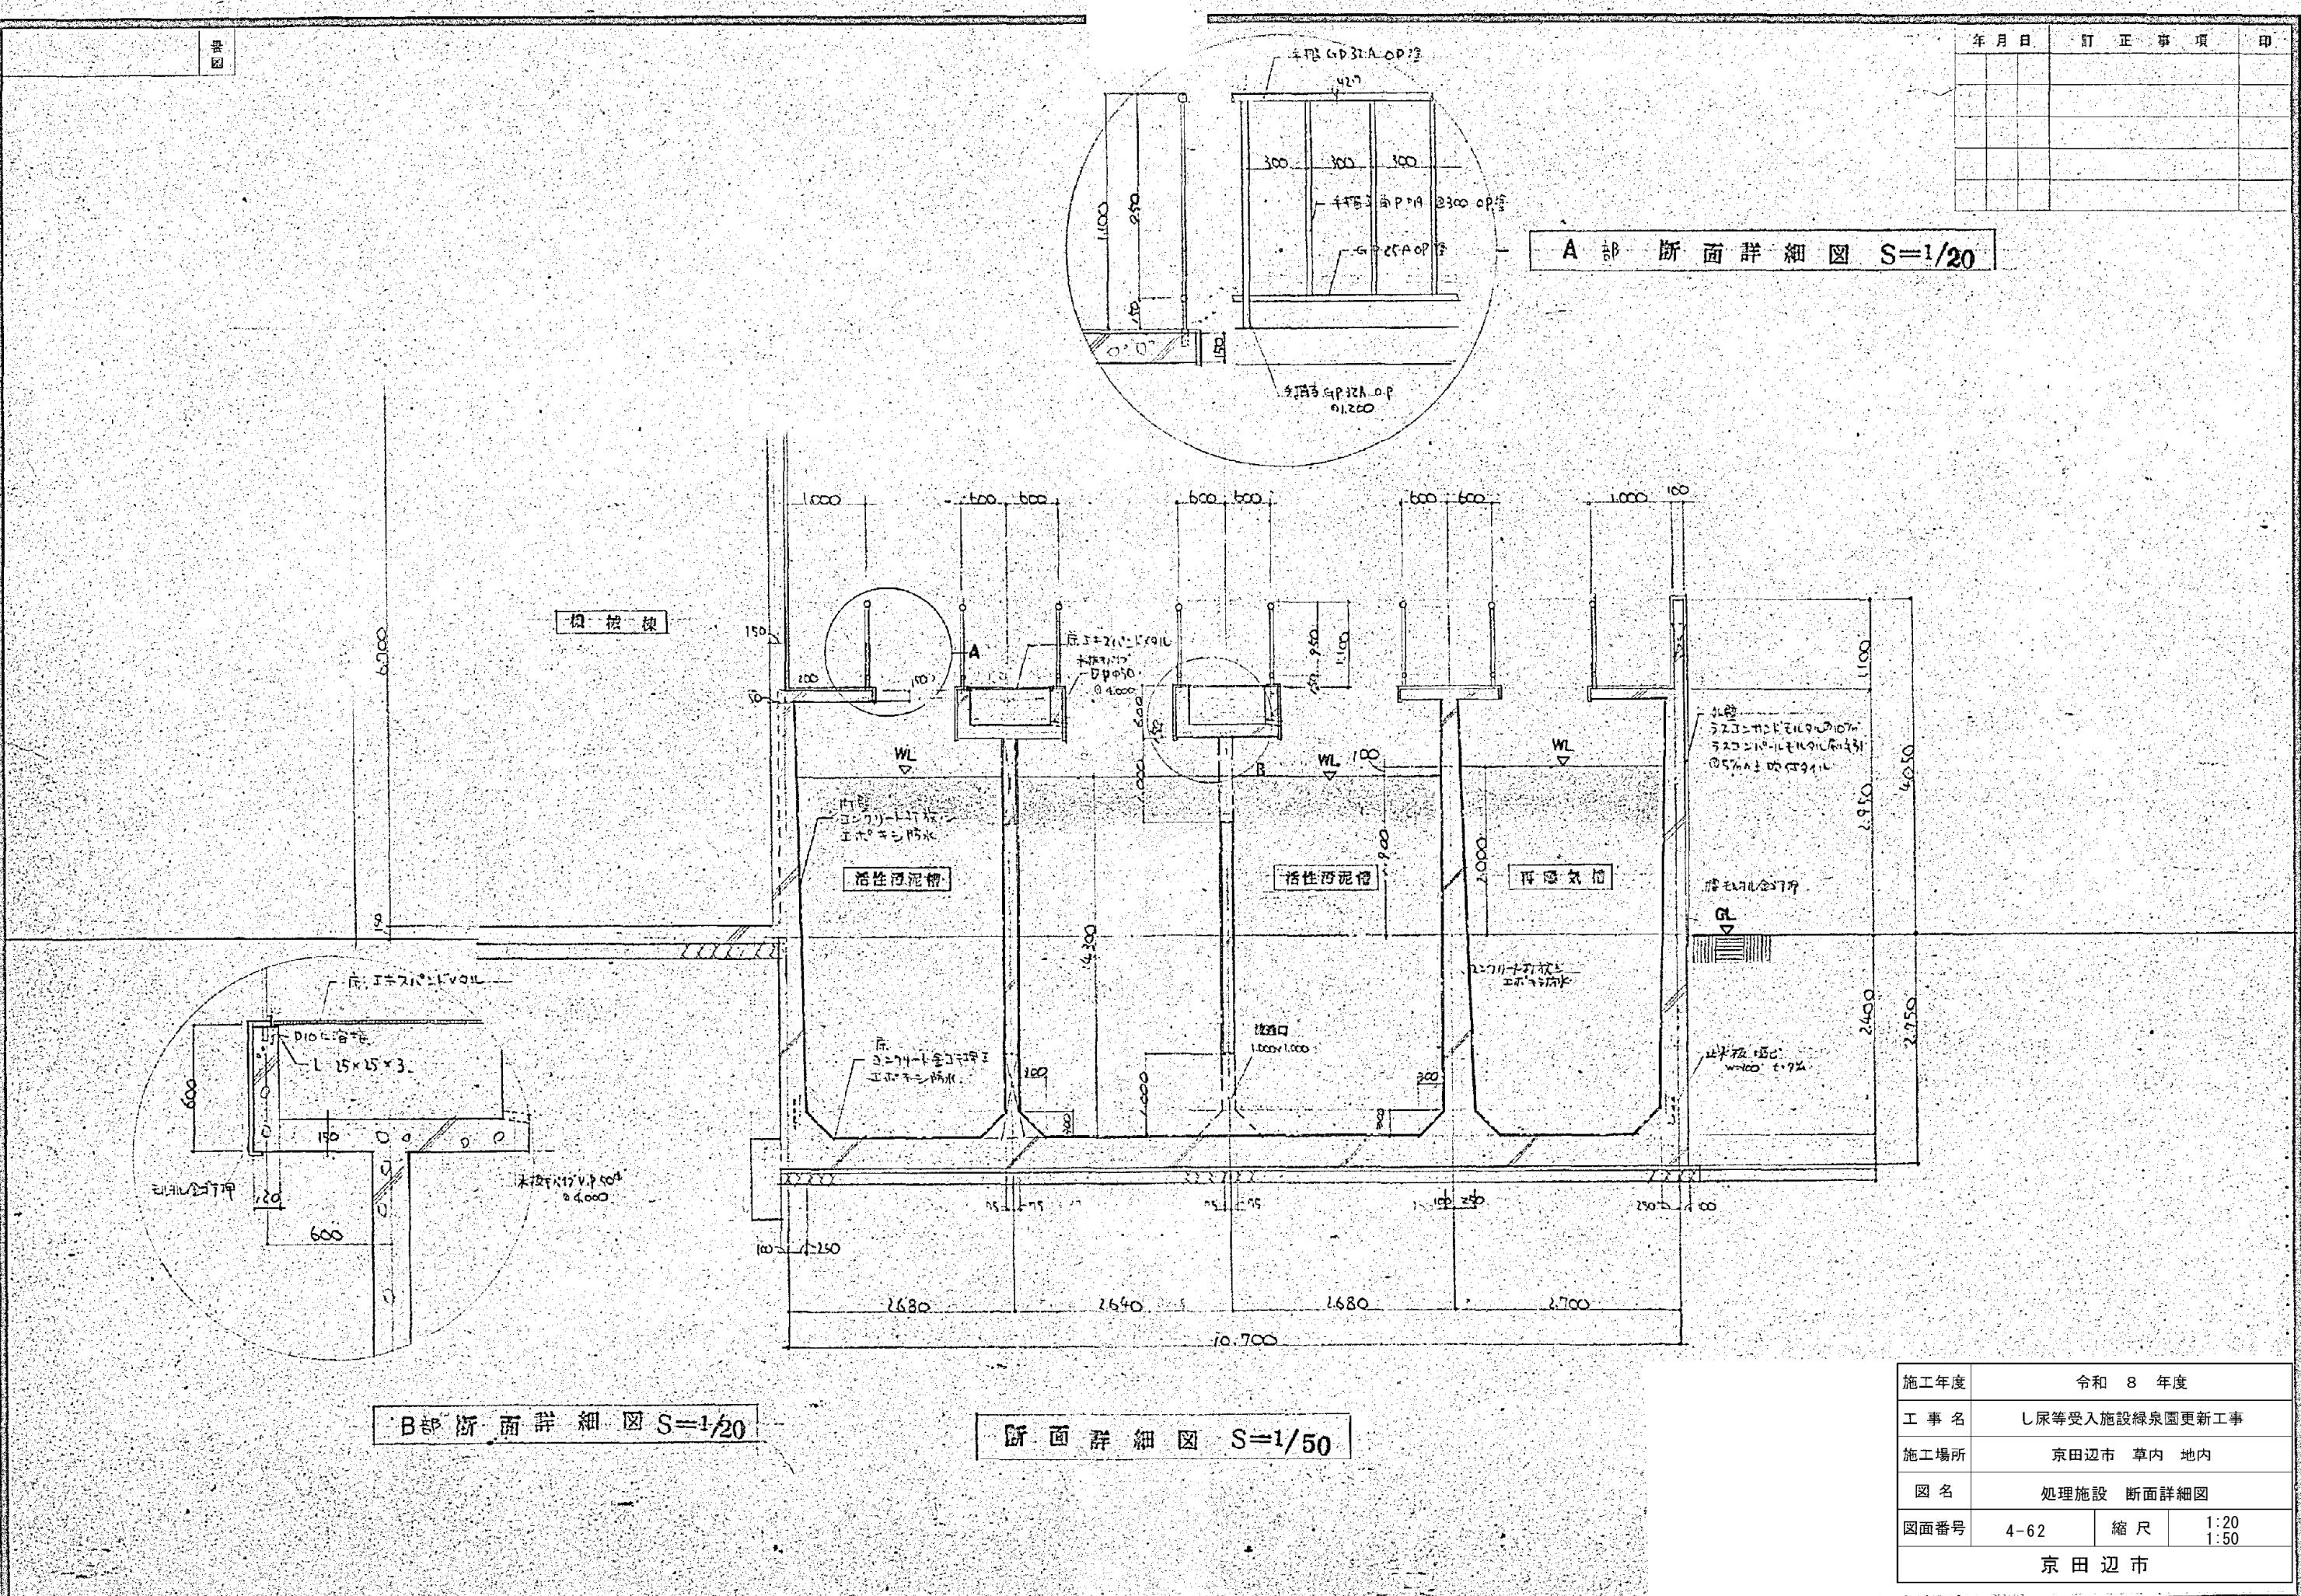


令和 8 年度		
し尿等受入施設緑泉園更新工事		
京田辺市 草内 地内		
処理施設 断面詳細図		
4-62	縮 尺	1:20 1:50
京田辺市		

卷之三

※ 図面はA2→A3縮小（縮尺はA2サイズ）

表図

年月日	訂正事項	印
52 6.16	オトスキナヒト	


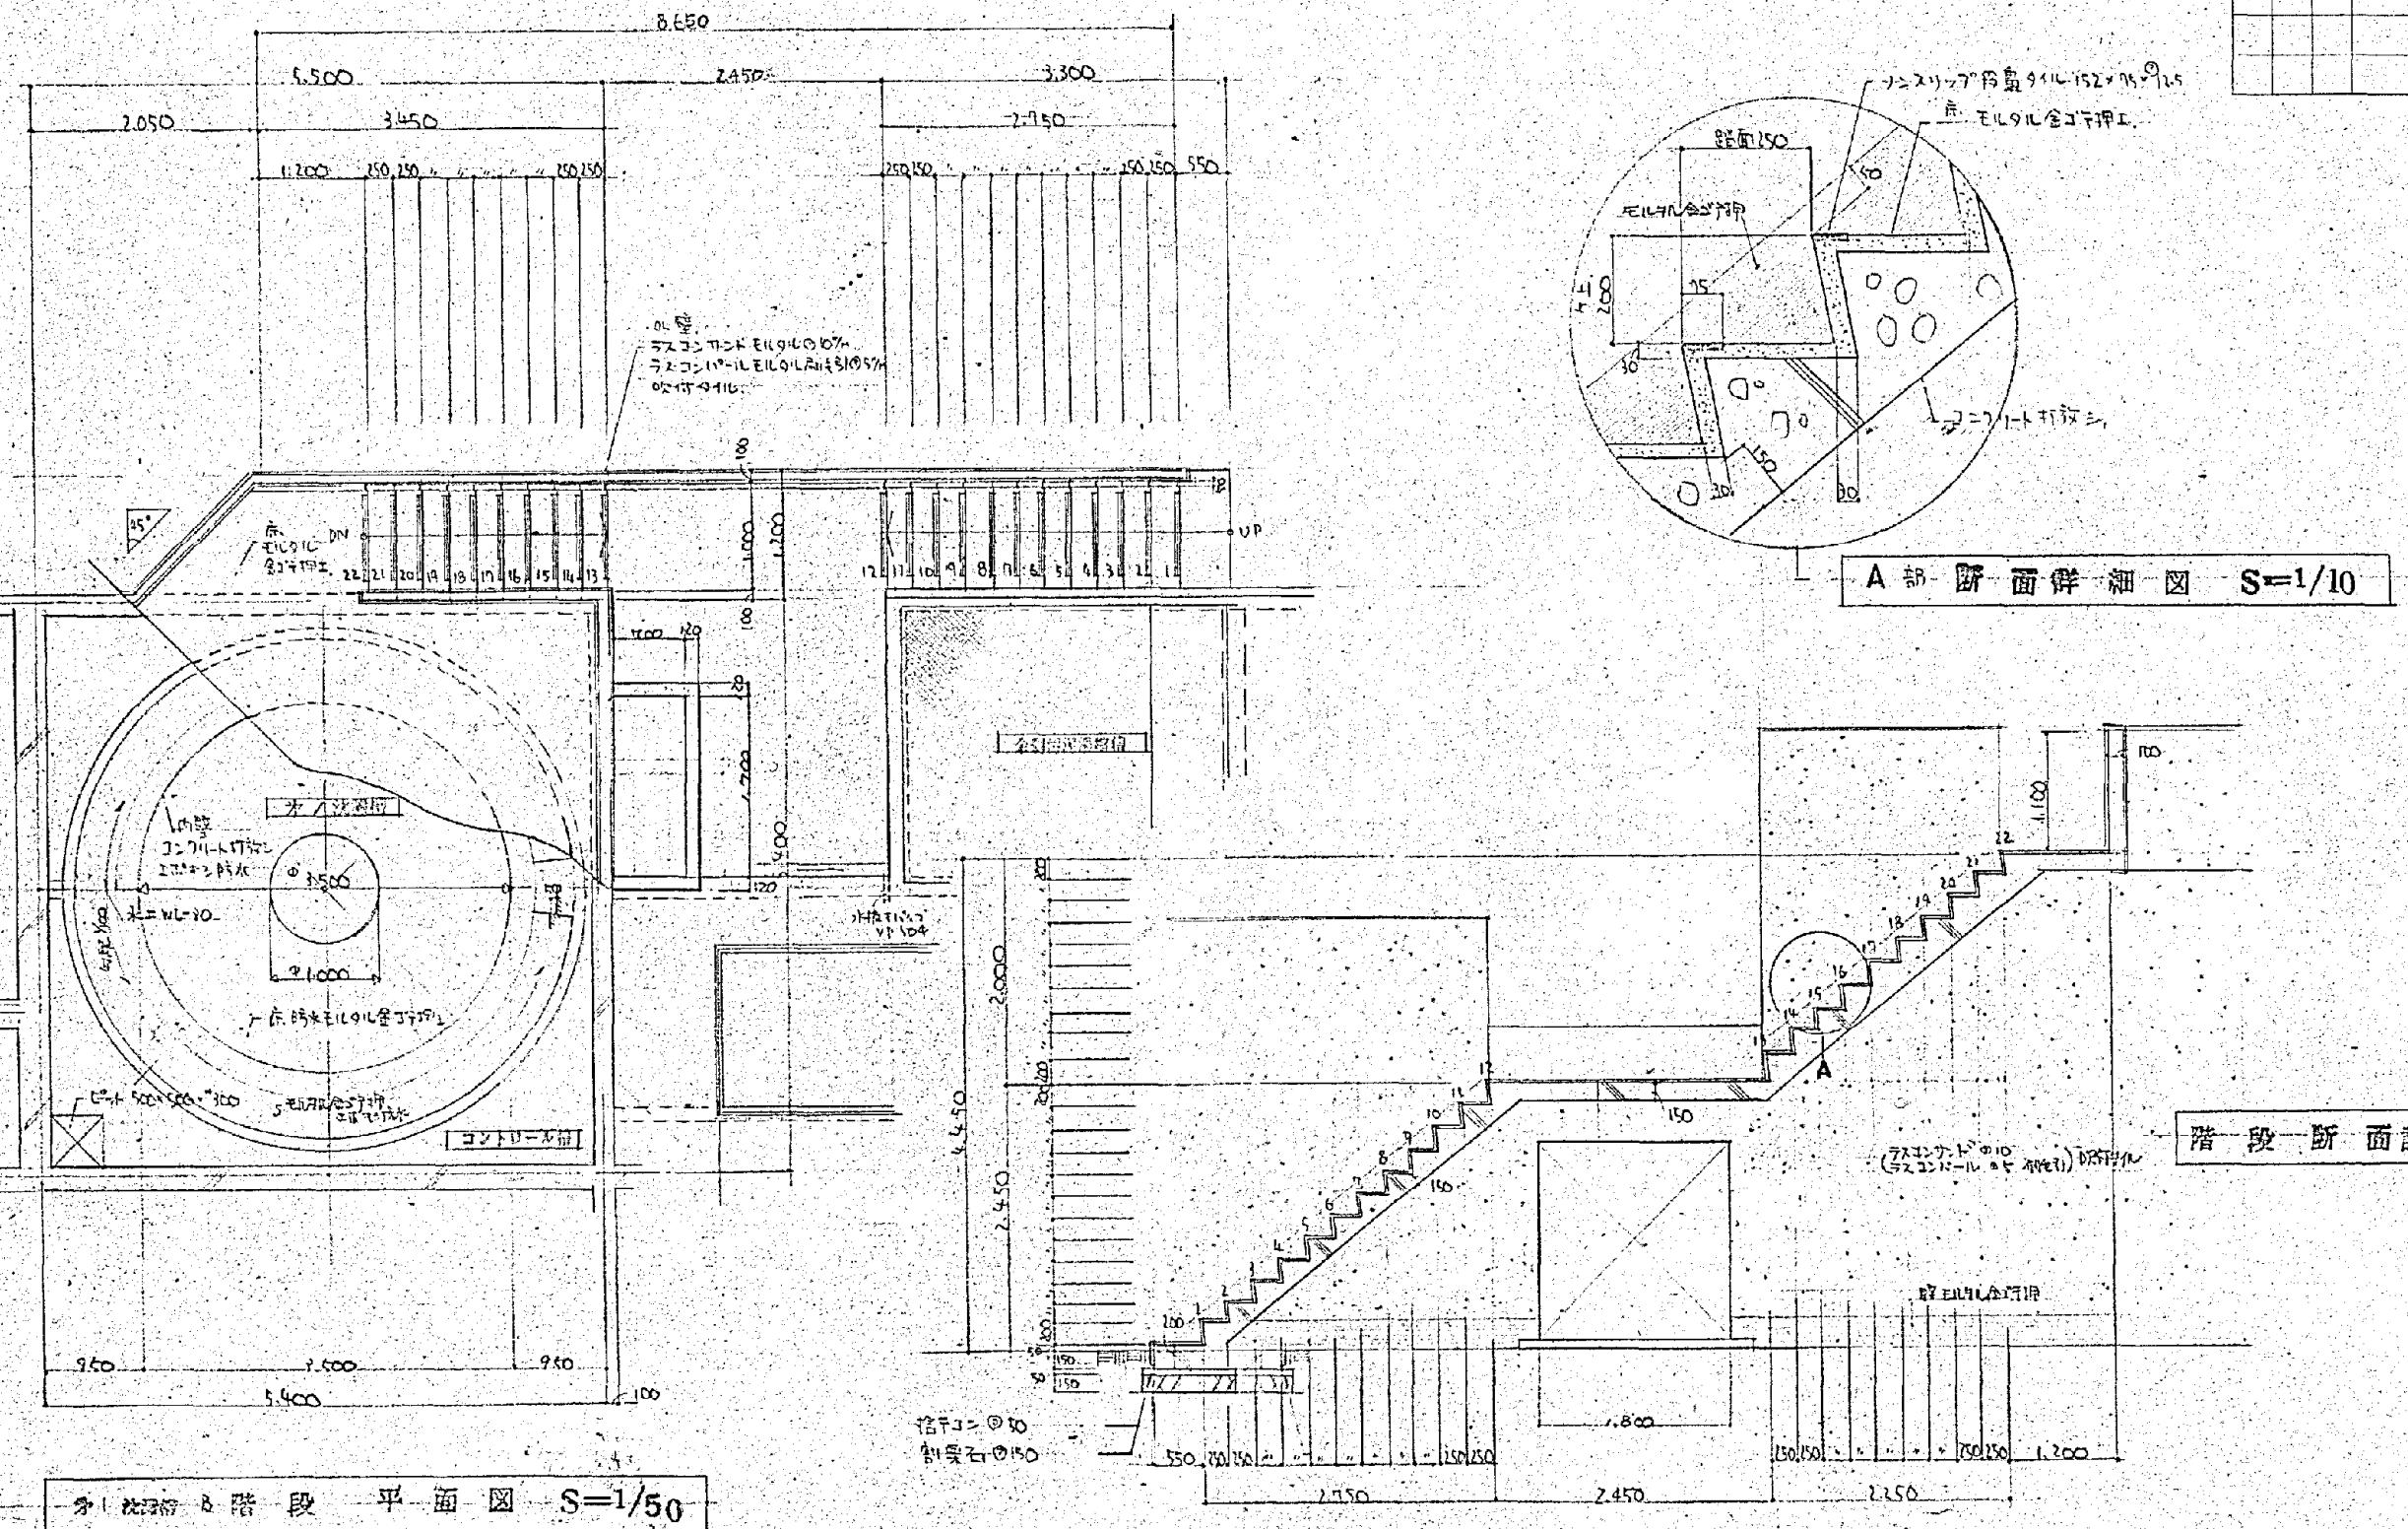


施工年度	令和 8 年度		
工事名	し尿等受入施設緑泉園更新工事		
施工場所	京田辺市 草内 地内		
図名	処理施設 平面図 断面詳細図		
図面番号	4-63	縮尺	1:50

京田辺市

※ 図面はA2→A3縮小（縮尺はA2サイズ）

四庫

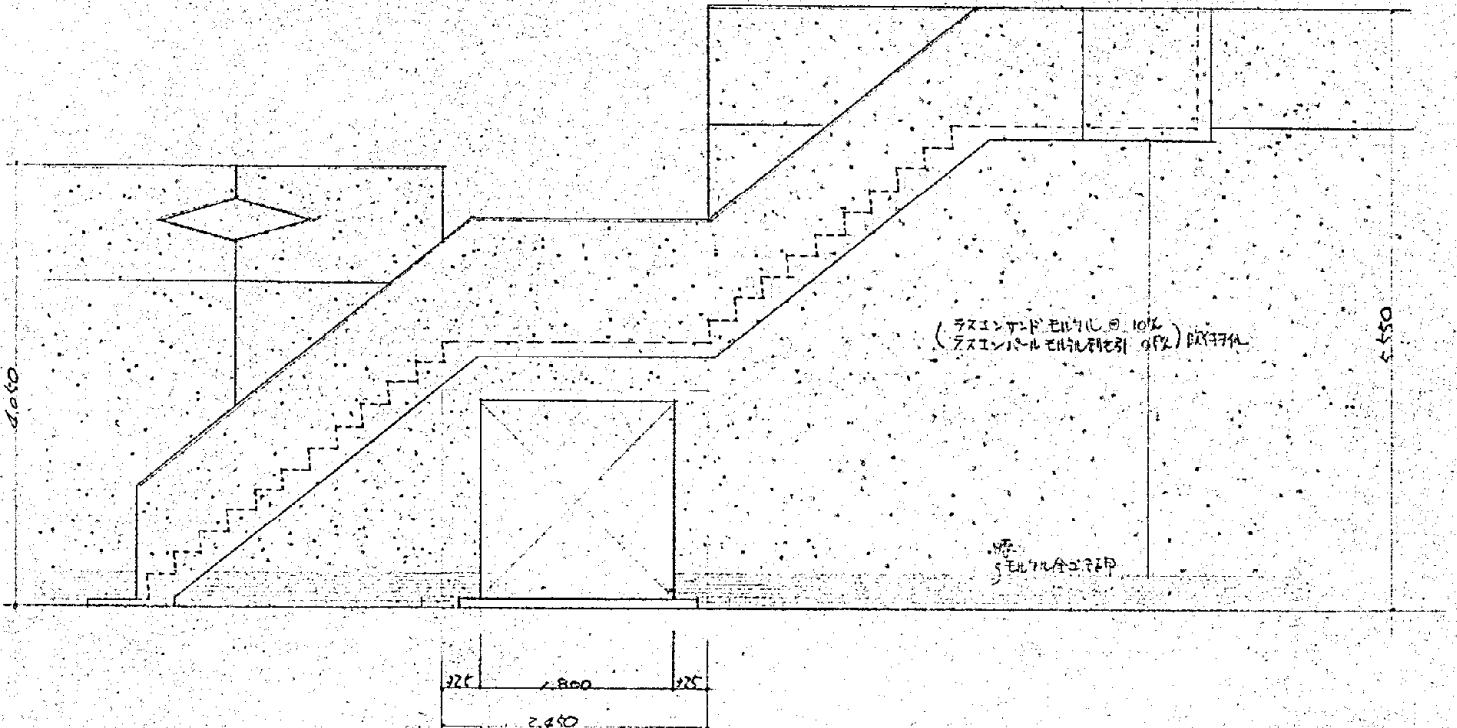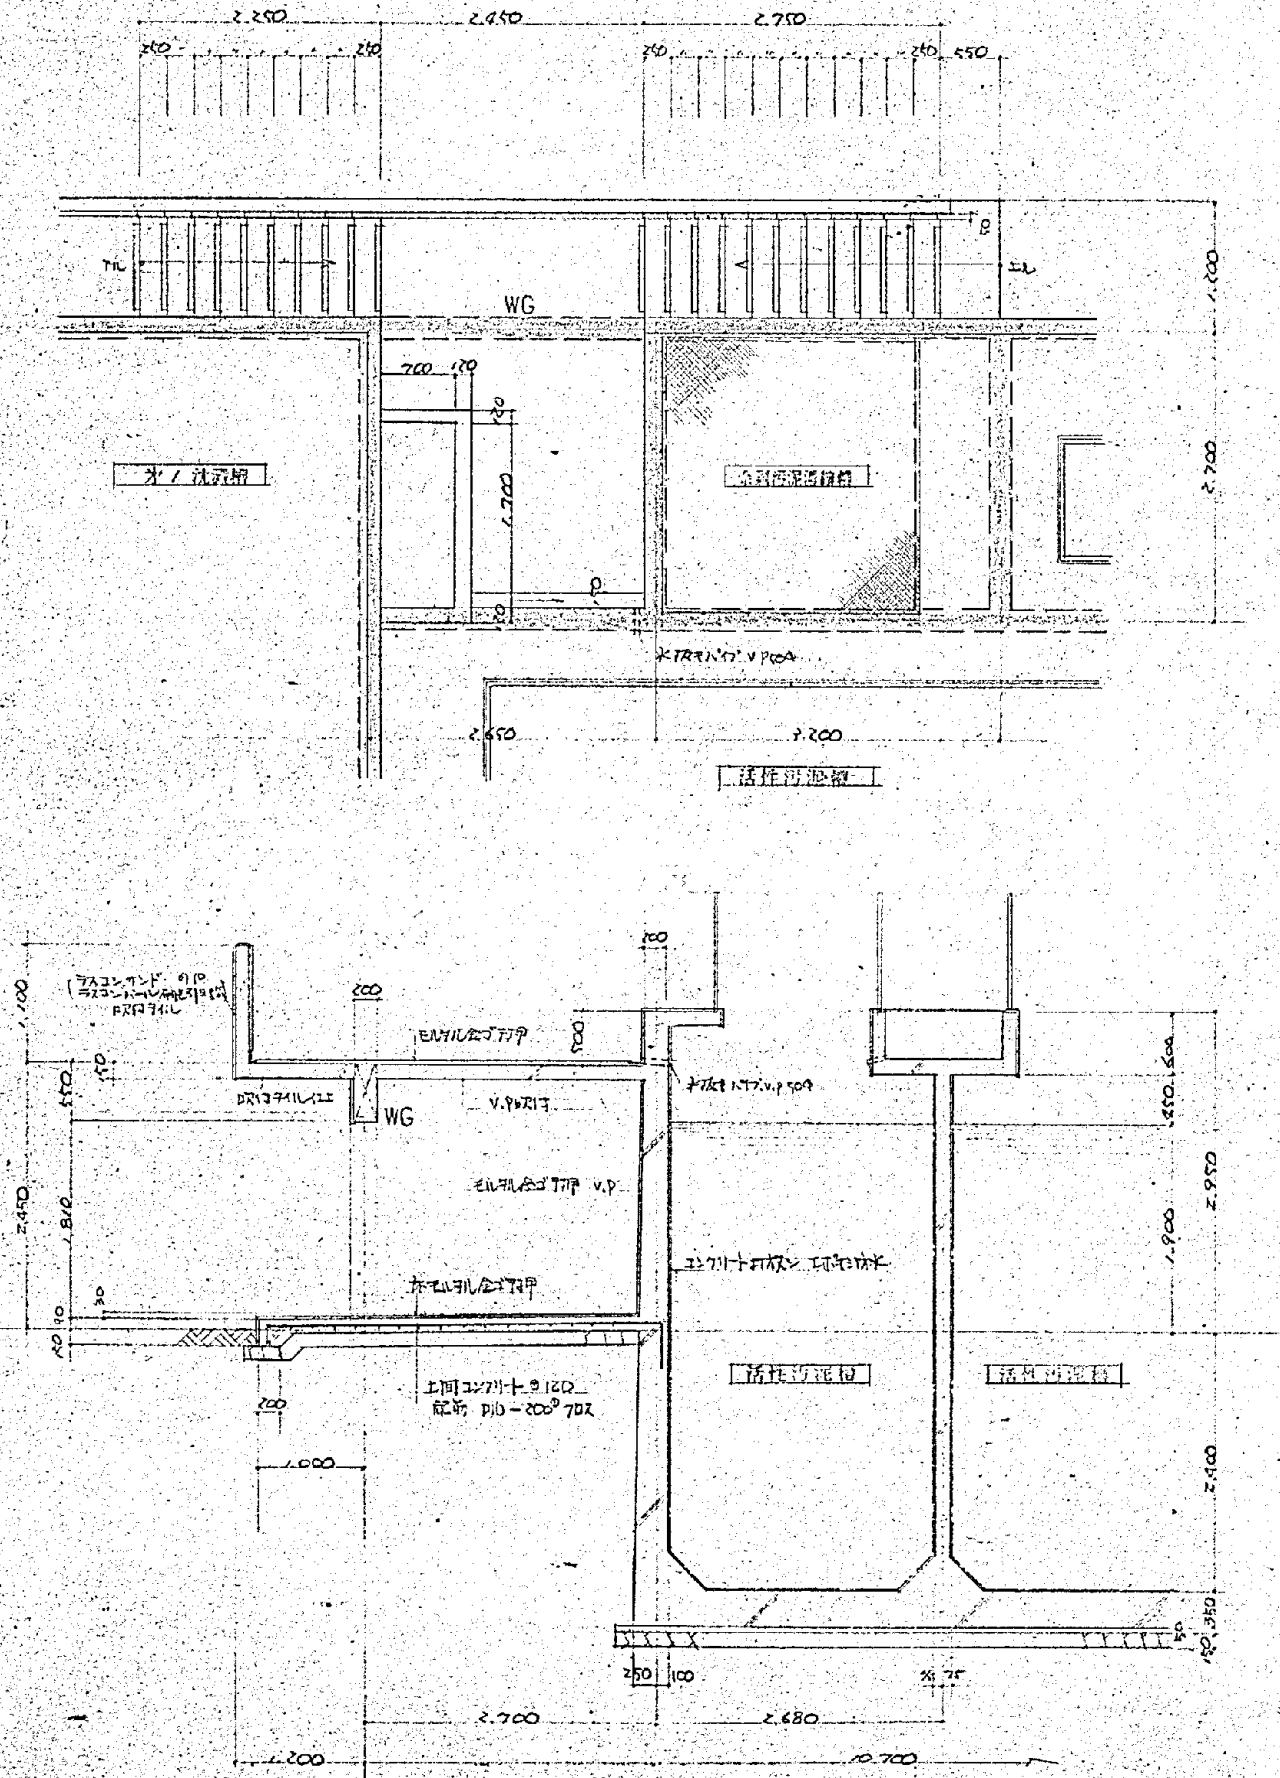


案 リス ト		S=1:30
符 号	WG	
断 面		550
寸 法	200	
上 端	2 - D19	
下 筋	4 - D19	
S T P	D10 — 200°	
見 列	2 - D10	

施工年度	令和 8 年度		
工事名	し尿等受入施設緑泉園更新工事		
施工場所	京田辺市 草内 地内		
図名	処理施設 平面図 断面図		
図面番号	4-64	縮尺	1:30 1:50

※ 図面はA2→A3縮小（縮尺はA2サイズ）

年月日	訂正事項	印

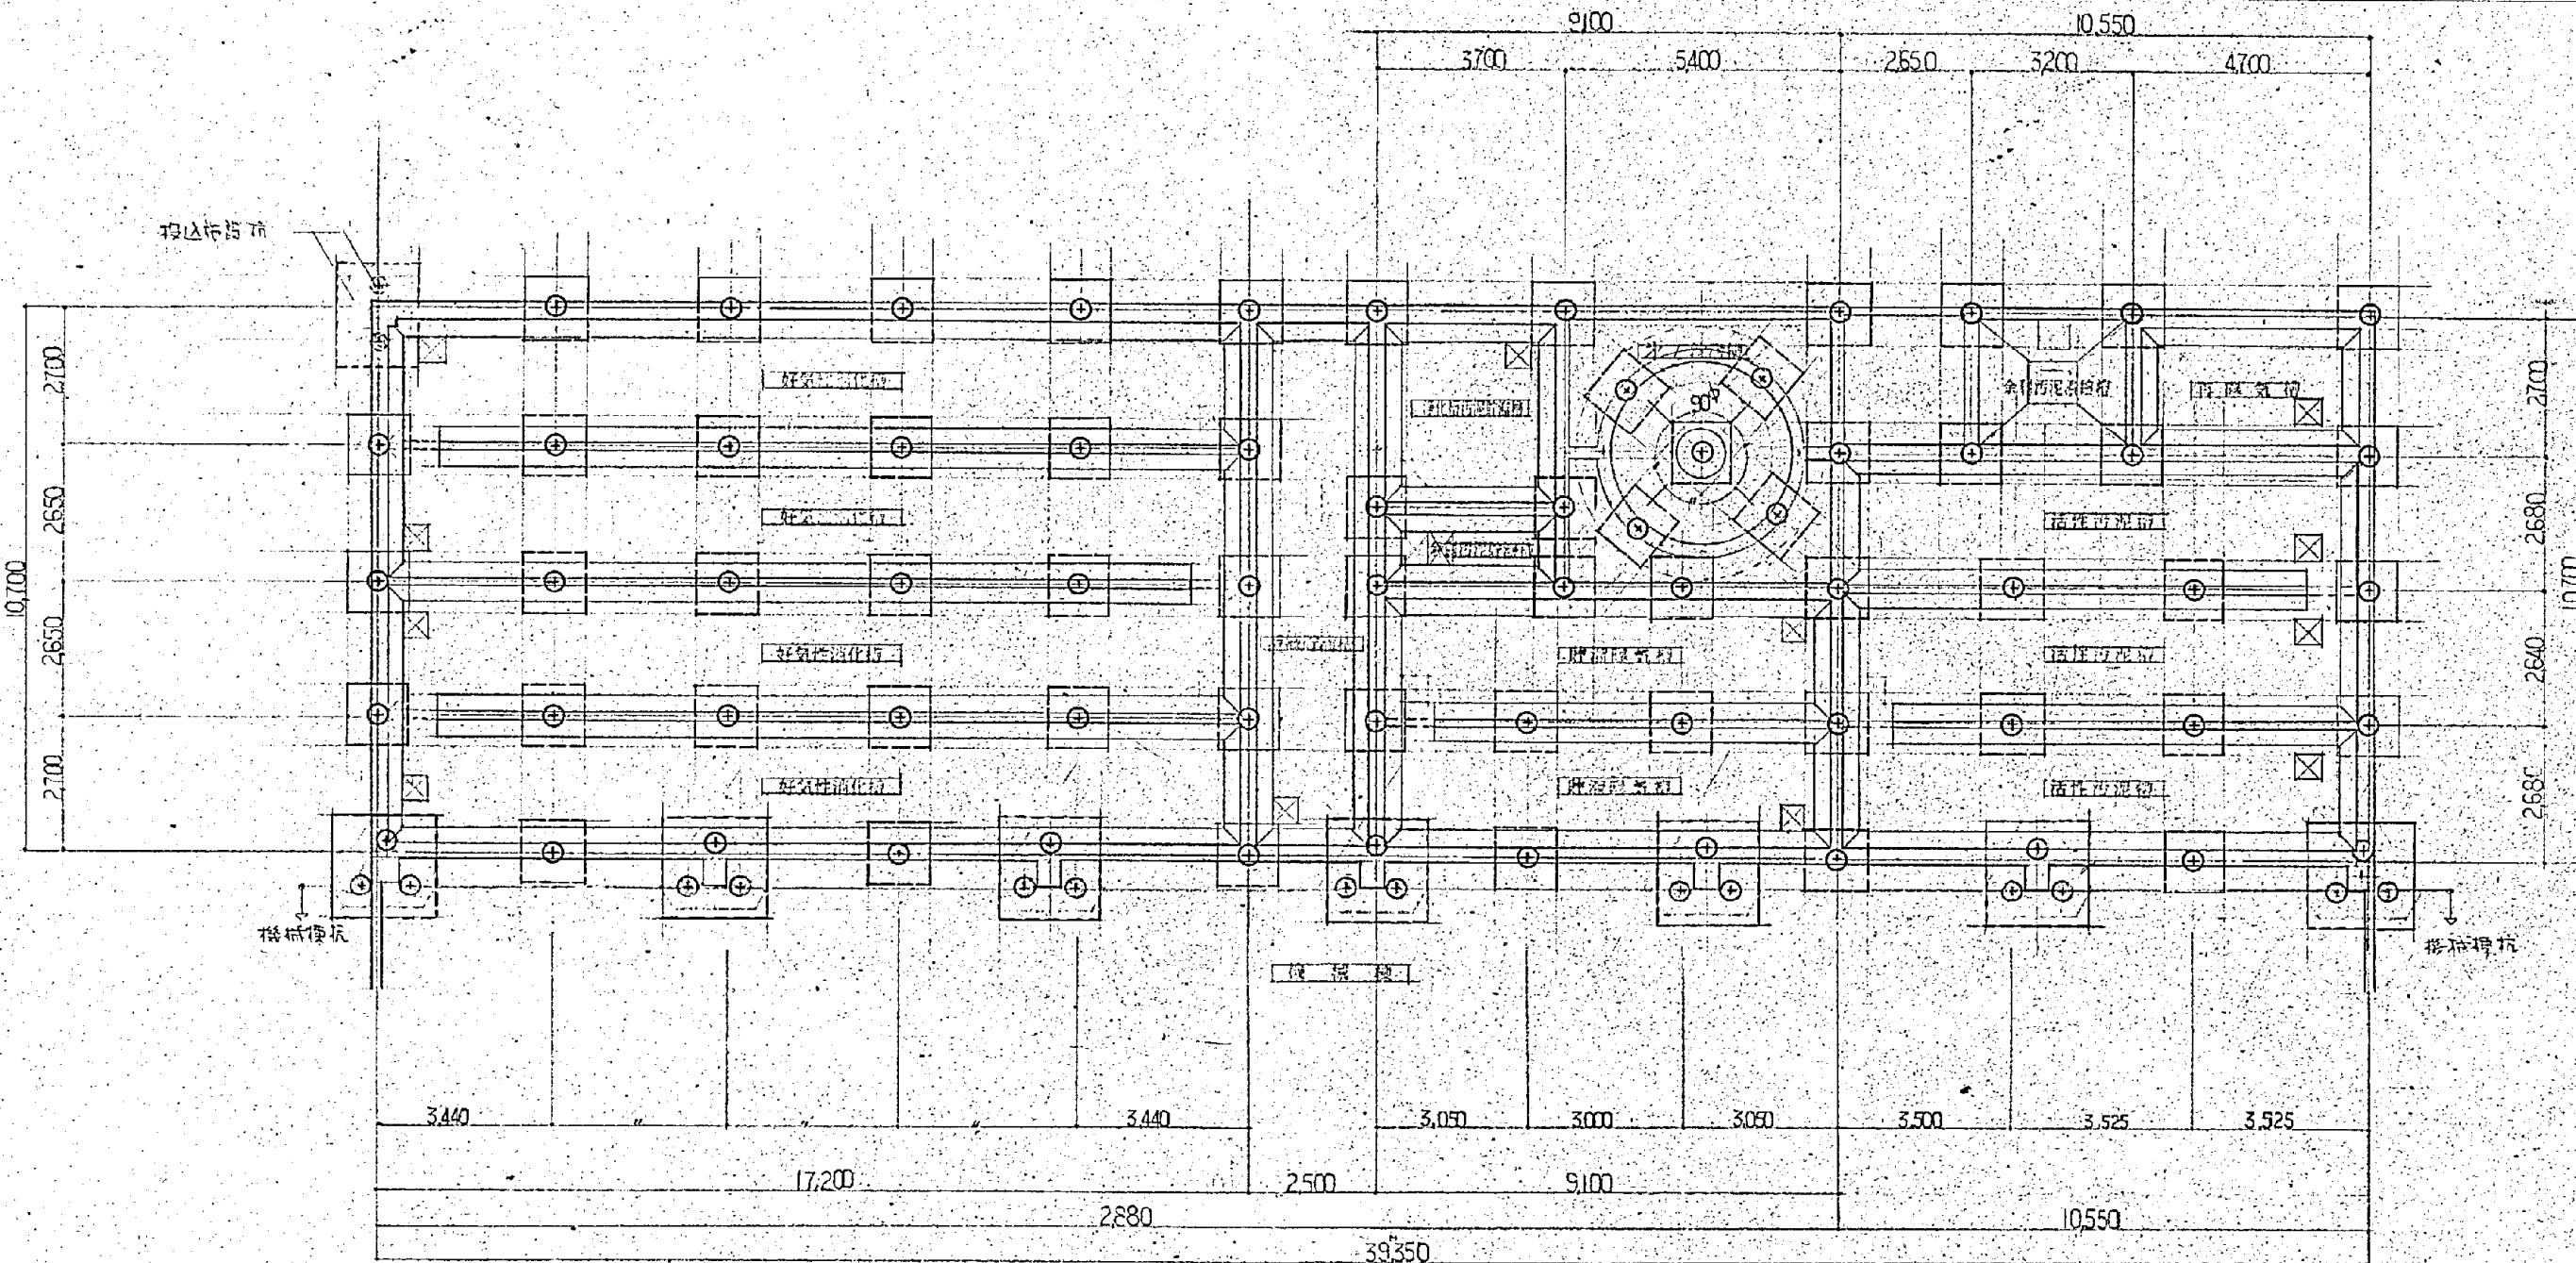


説明事項

- 杭総本数 67 本 (柱頭を除く) (投入荷重筋)
- 柱頭 AC119UL350+ H140xH140
- 長期耐力 50t (初期)
- 設計強度 コンクリート FC-240 結筋 SD30
- 地盤 植テングリ+厚さ50 剥離石厚さ150

杭伏図 1:100

施工年度	令和 8 年度	
工事名	し尿等受入施設緑泉園更新工事	
施工場所	京田辺市 草内 地内	
図名	処理施設 杭伏図	
図面番号	4-65	縮尺 1:100
京田辺市		

卷之三

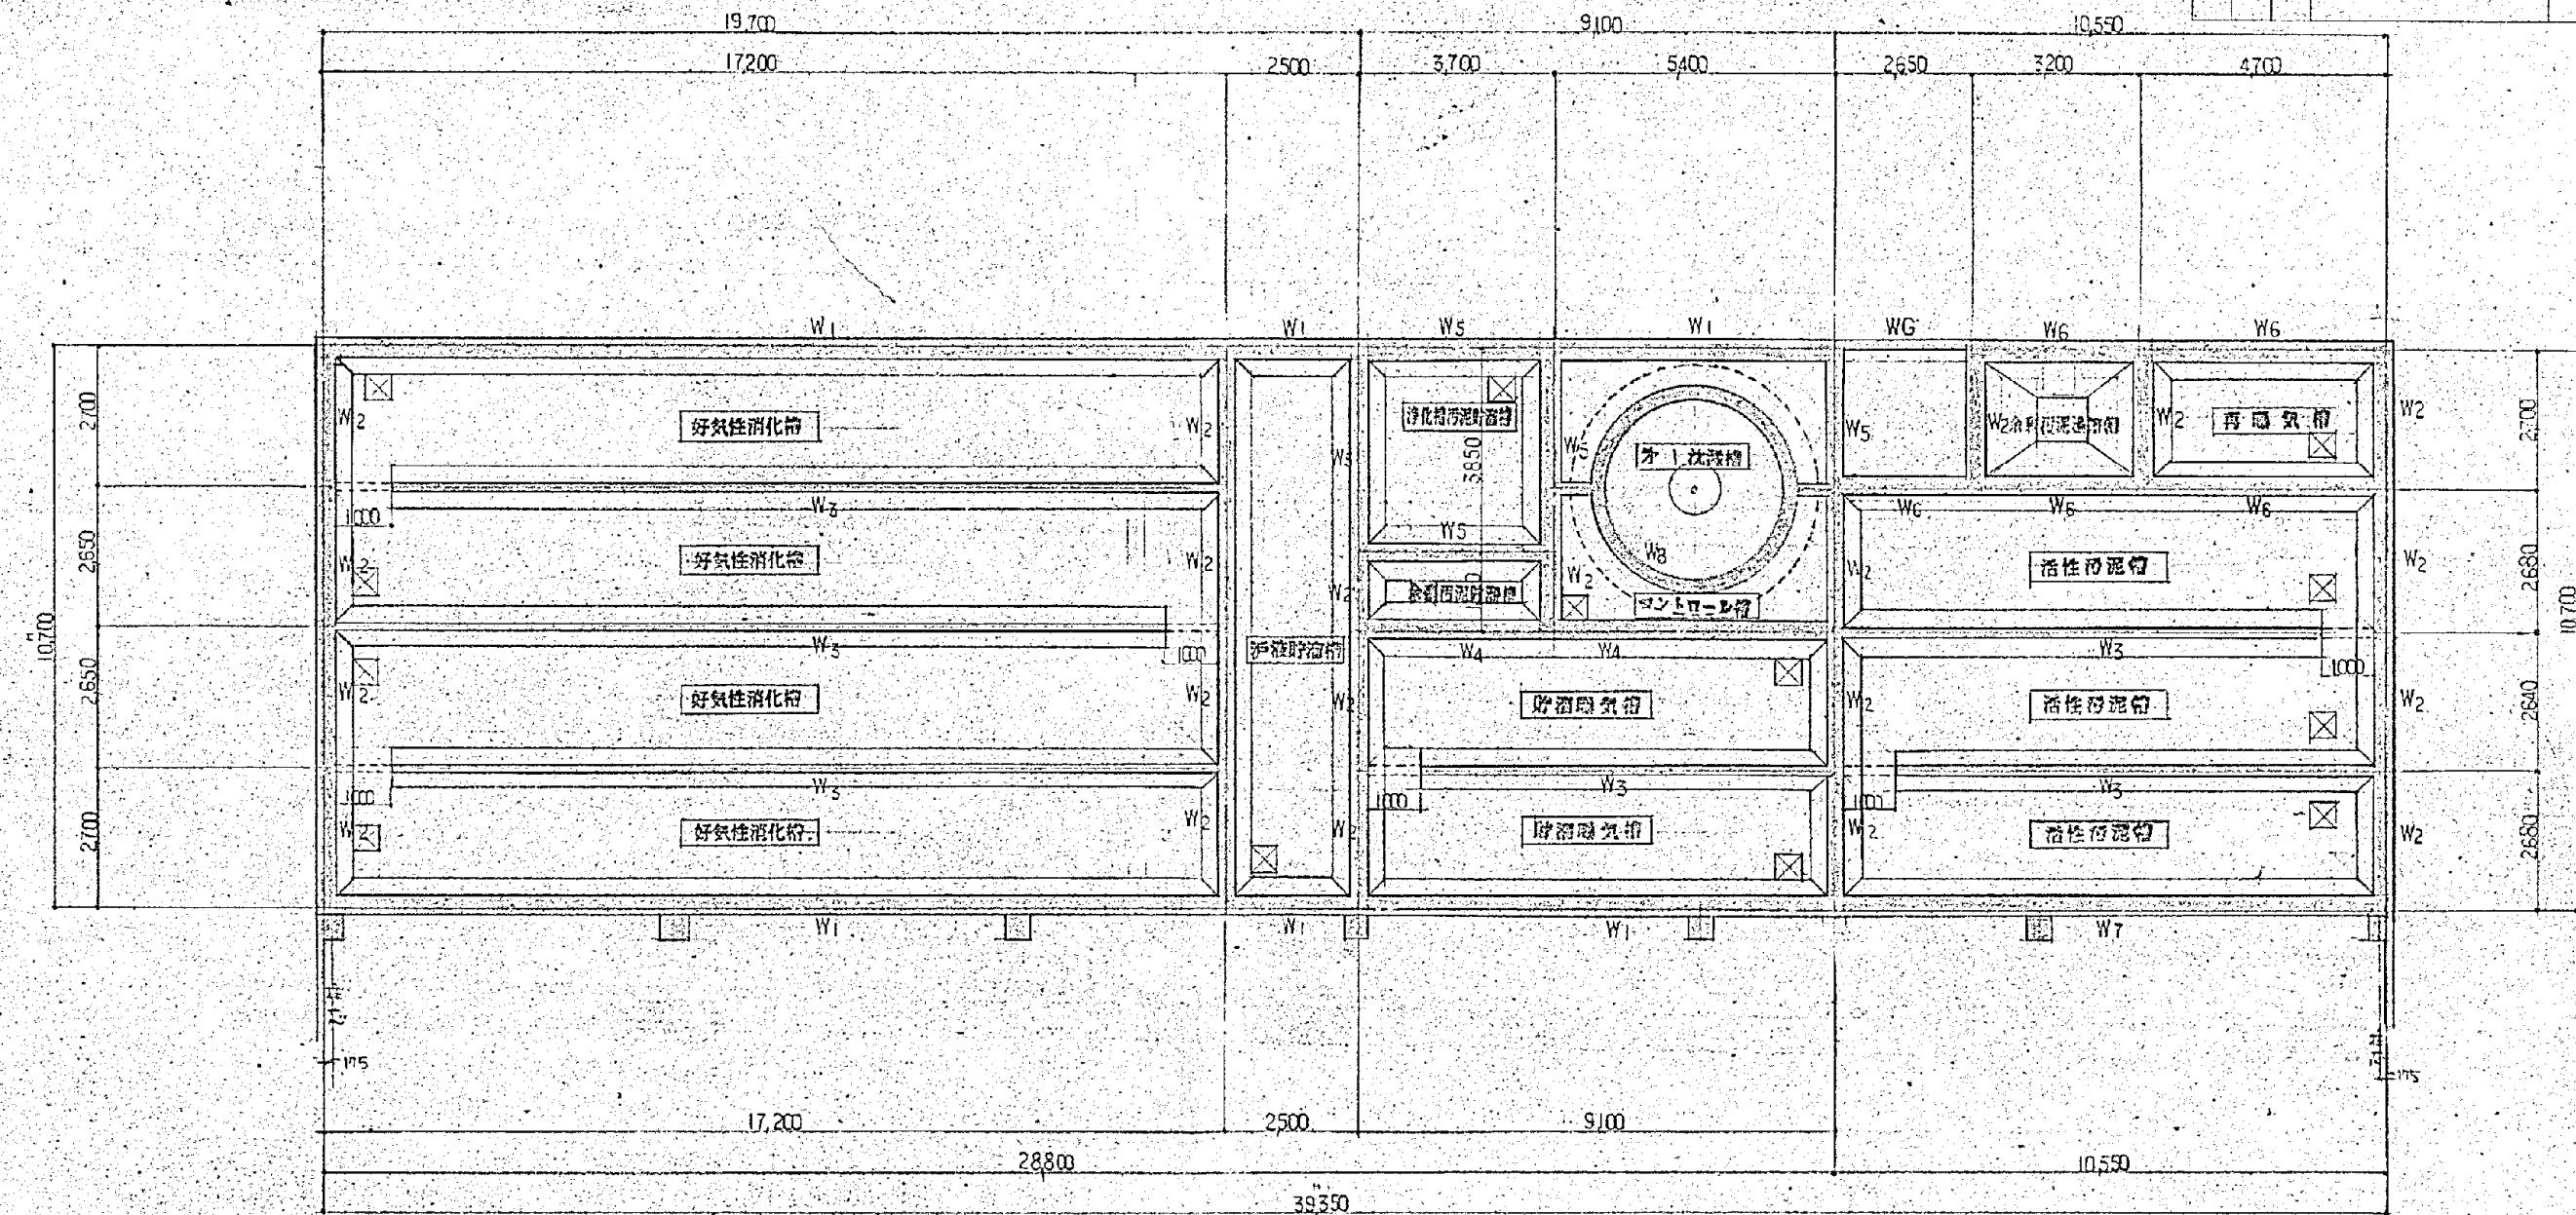


聖・リスト

符 号	部 位	上 部	下 部	9 〒 77	ヨ ユ 77	ハニカム構造
W1	200	350	D16@150 77	D13@200 77	D13@200	
W2	200	350	D13@200 77	D13@200 77	D13@200	
W3	150	150	D10@200 77	D10@200 77	D13@200	
W4	200	350	D16@150 77	D13@150 77	D13@150	
W5	200	350	D16@150 77	D13@200 77	D13@200	
W6	200	350	D16@150 77	D13@150 77	D13@200	
W7	200	350	D13@150 77	D13@200 77	D13@200	
W8	250	250	D13@250 77	D13@200 77		

# 聖 伏 國

施工年度	令和 8 年度		
工事名	し尿等受入施設緑泉園更新工事		
施工場所	京田辺市 草内 地内		
図名	処理施設 壁伏図		
図面番号	4-66	縮尺	1:100

年月日	訂正事項	印

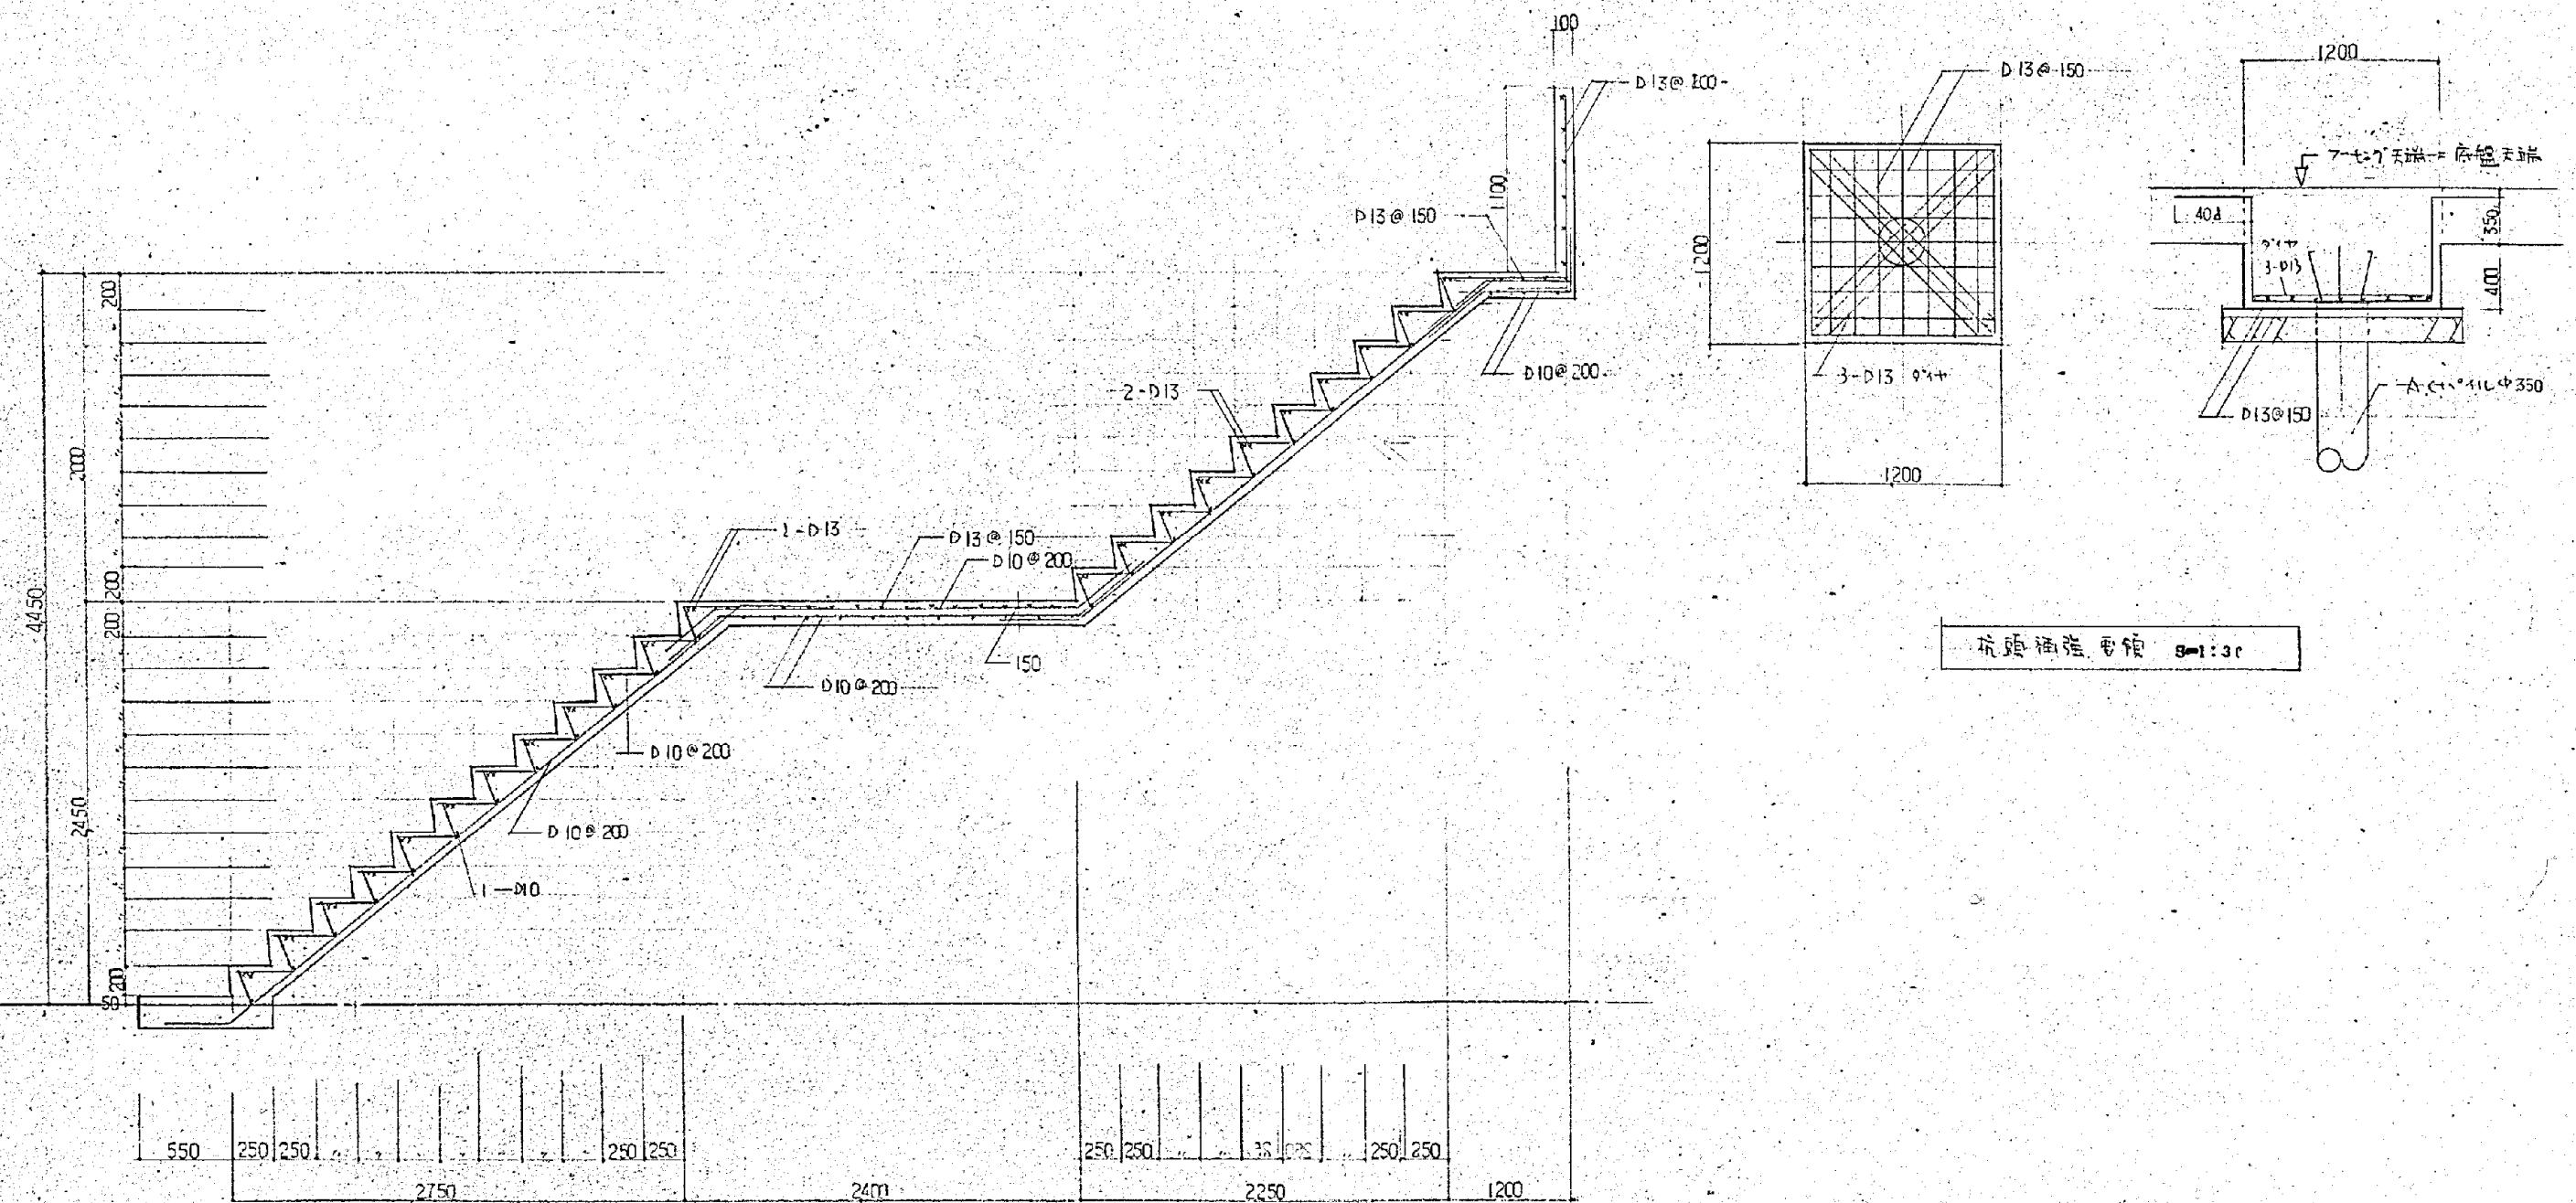

階段配筋図 1:30



施工年度	令和 8 年度	
工事名	し尿等受入施設緑泉園更新工事	
施工場所	京田辺市 草内 地内	
図名	処理施設 配筋図	
図面番号	4-67	縮尺 1:30

京田辺市

※ 図面はA2→A3縮小（縮尺はA2サイズ）

卷四

年月日 訂正事項 印

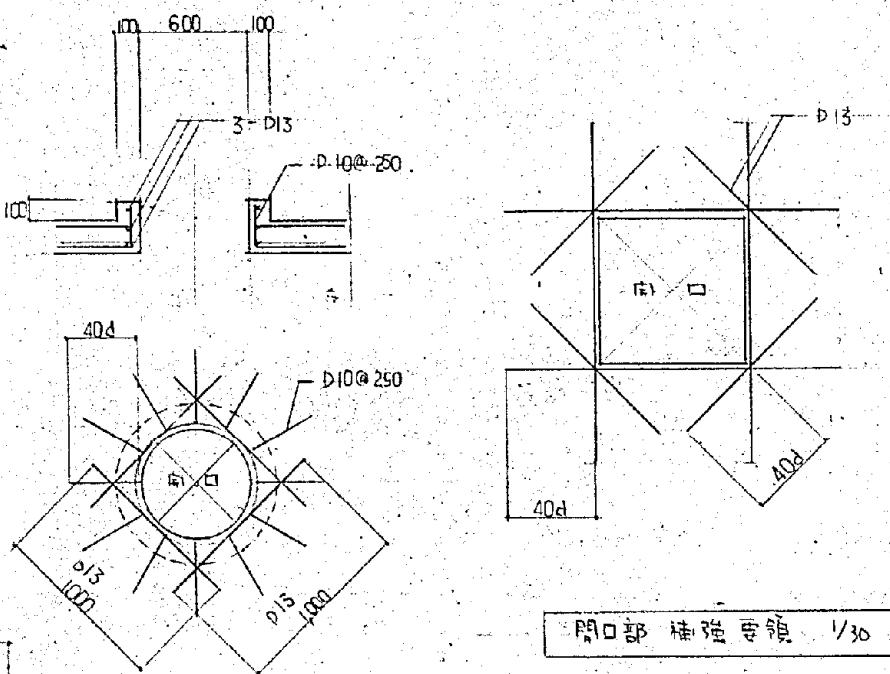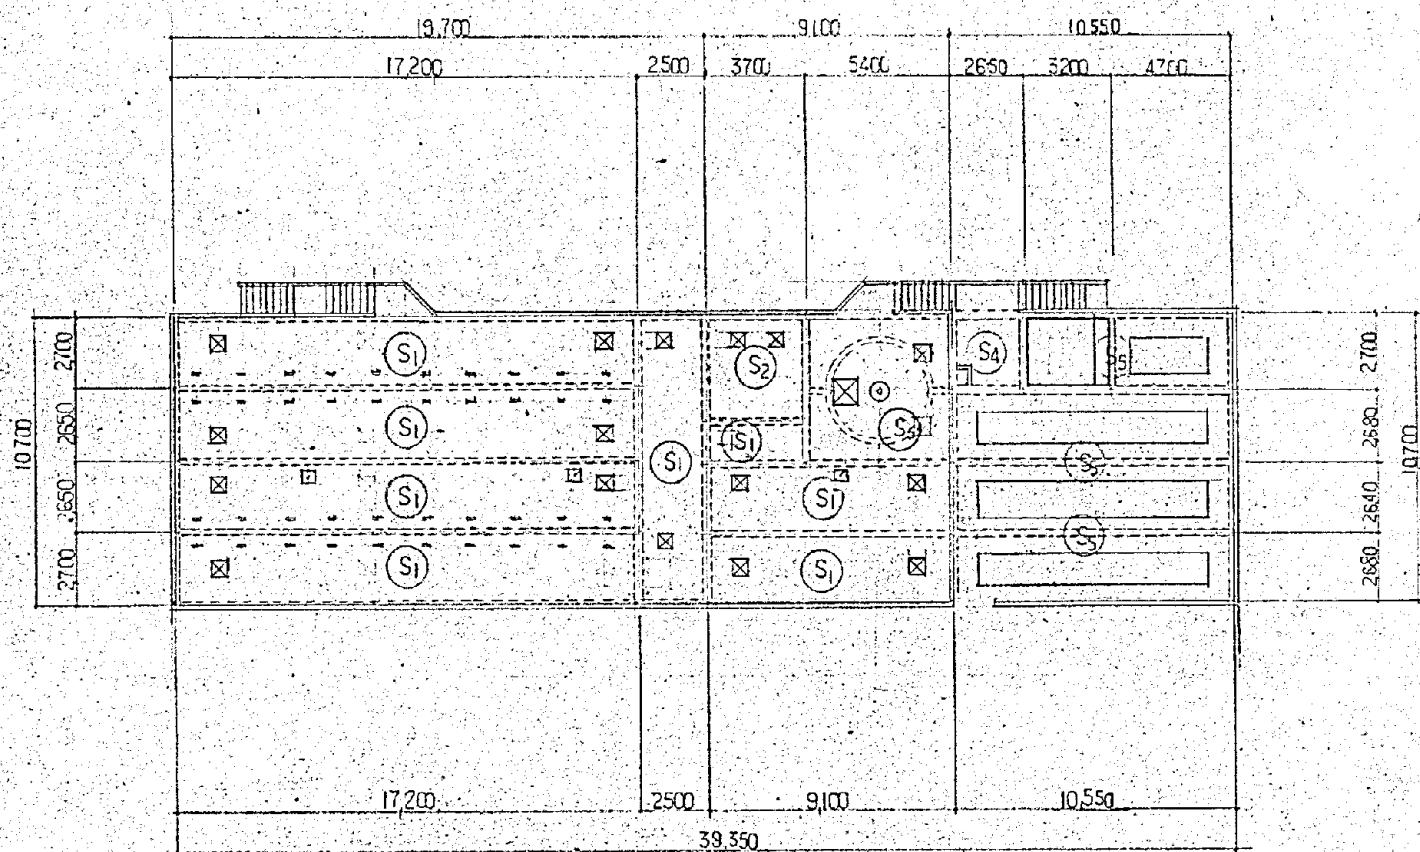

閉口部 藤彌吉領 1/30

スラブリスト


件号	スラブ厚		左辺		右辺		備考
			端部	中央部	端部	中央部	
S 1	150	上筋	D10 D13@150	全 左	D10 D13@250	全 左	モキアミ
		下筋	D10 D13@150	全 左	D10 D13@200	全 左	
S 2	150	上筋	D10 D13@150	全 左	D10 D13@150	全 左	モキアミ
		下筋	D10 D13@150	全 左	D10 D13@150	全 左	
S 3	150	上筋	D13@100	全 左	D13@100	全 右	モキアミ
		下筋	D10 D13@150	全 左	D10 D13@150	全 右	
S 4	150	上筋	D10 D13@150	全 左	D10 D13@150	全 左	モキアミ
		下筋	D10 D13@150	全 左	D10 D13@150	全 左	
S 5	150	上筋	D10 D13@150	全 左	D10 D13@250	全 右	片持アミ
		下筋	D10 D13@200	全 左	D10 D13@200	全 右	

# スラブ 伏 図 S=1:200

施工年度	令和 8 年度		
工事名	し尿等受入施設緑泉園更新工事		
施工場所	京田辺市 草内 地内		
図名	処理施設 スラブ伏図 スラブリスト		
図面番号	4-68	縮尺	1:30 1:200

※ 図面はA2→A3縮小（縮尺はA2サイズ）

卷四

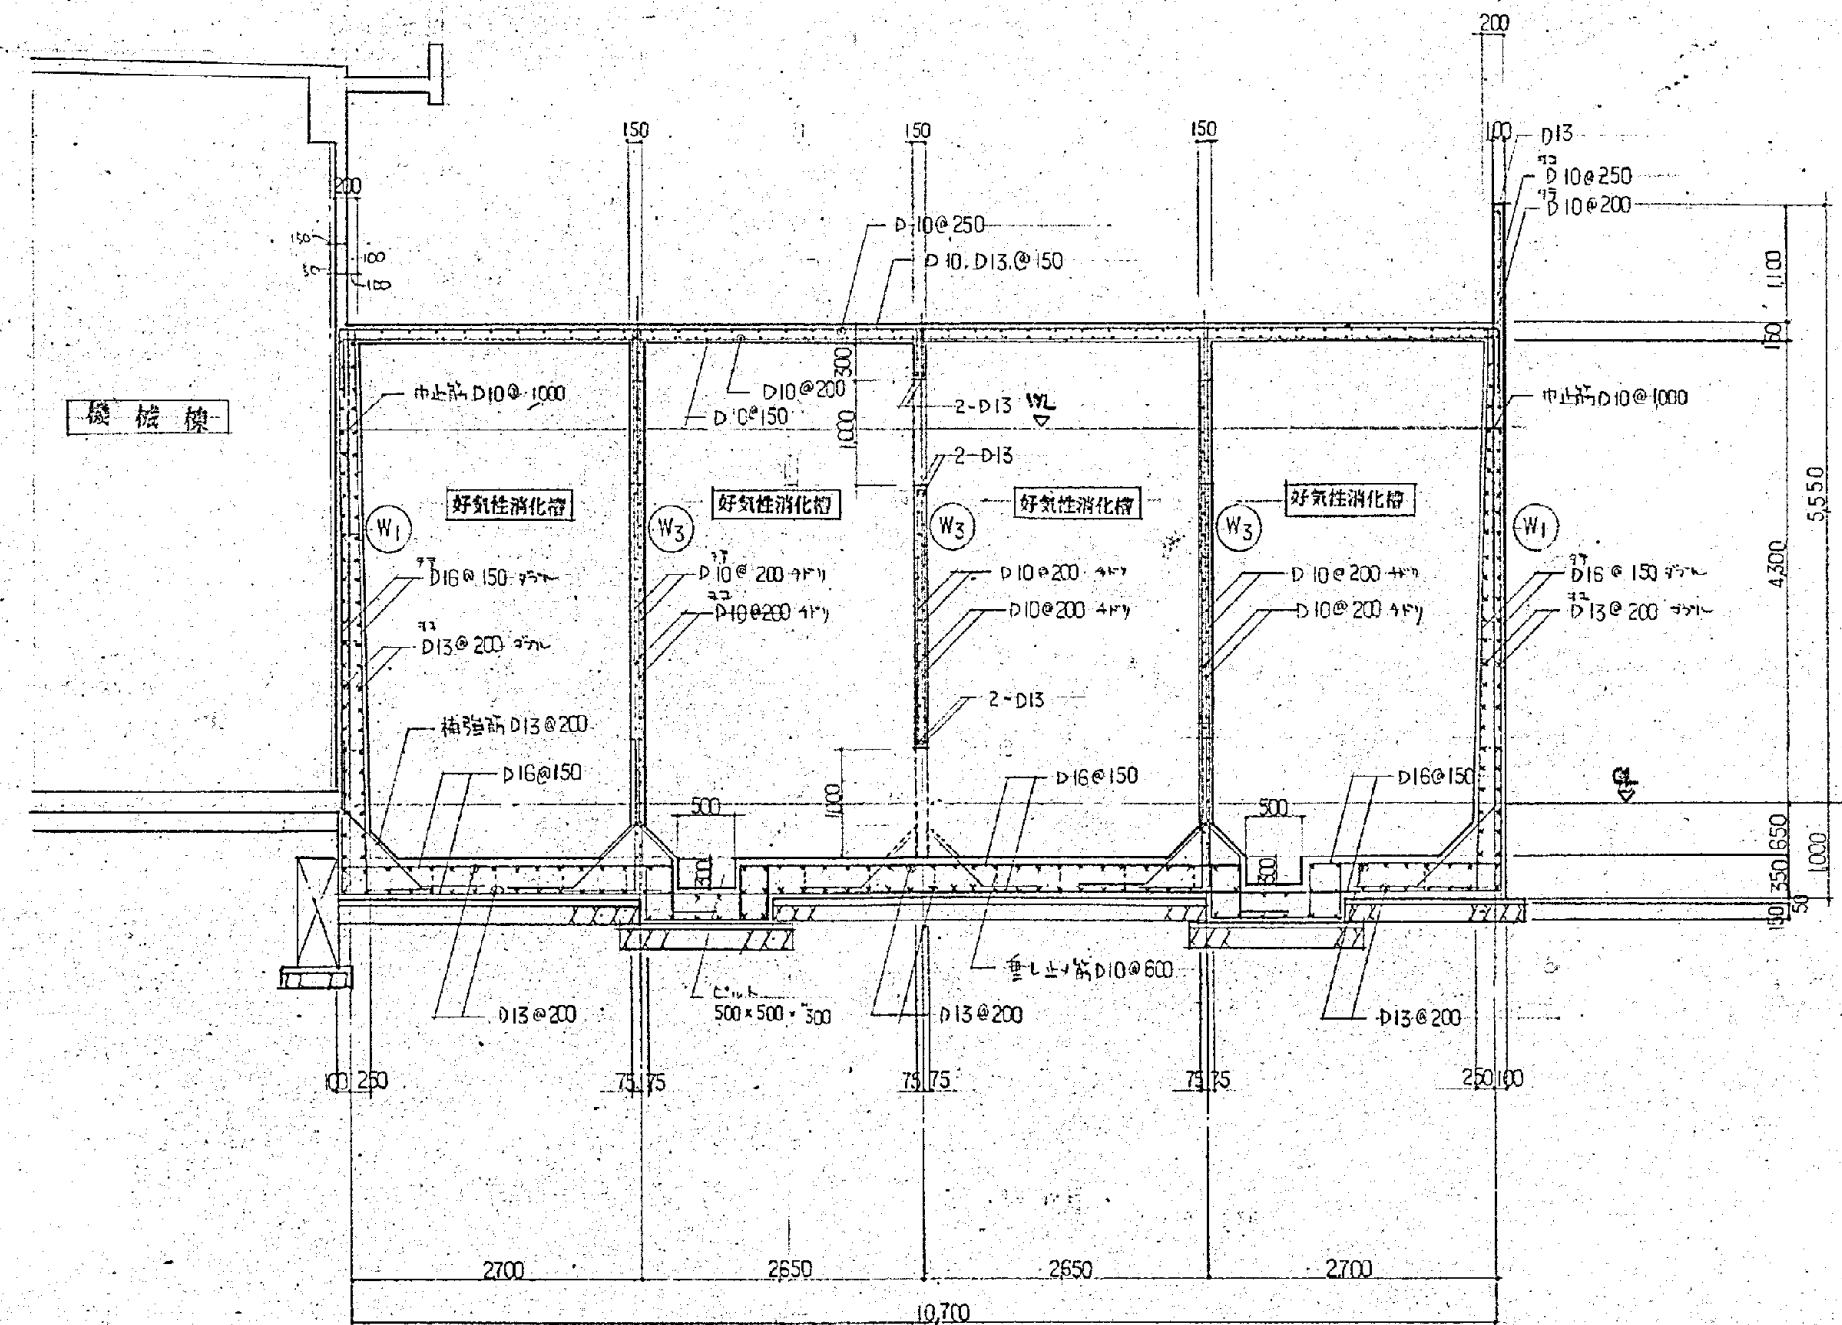


### 斷面配筋圖 S-1:50

施工年度	令和 8 年度		
工事名	し尿等受入施設緑泉園更新工事		
施工場所	京田辺市 草内 地内		
図名	処理施設 断面配筋図		
図面番号	4-69	縮 尺	1:50



※ 図面はA2→A3縮小（縮尺はA2サイズ）

圖書

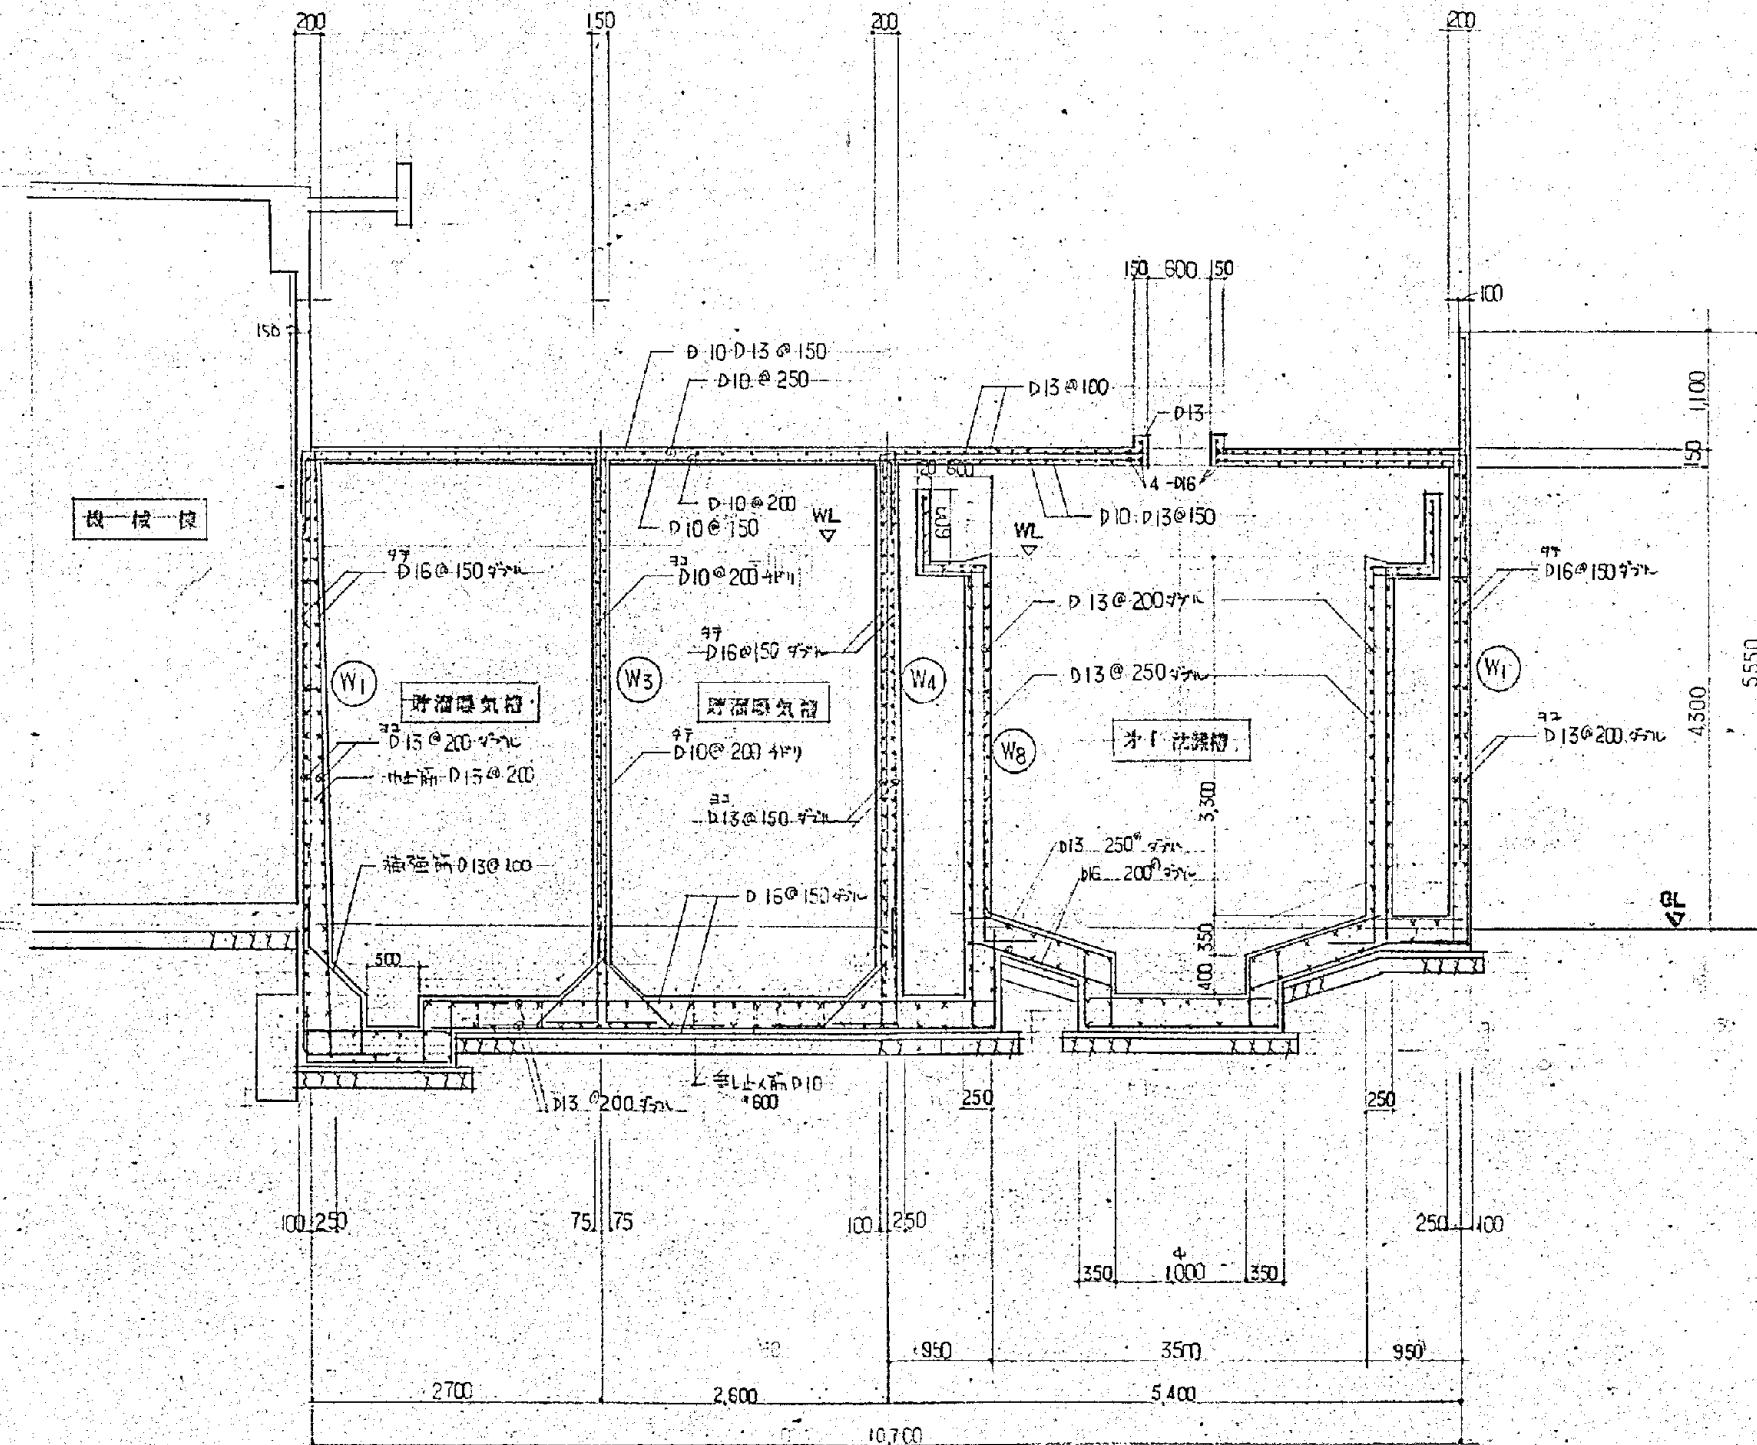

断面配筋图 3-1:50

施工年度	令和 8 年度		
工事名	し尿等受入施設緑泉園更新工事		
施工場所	京田辺市 草内 地内		
図名	処理施設 断面配筋図		
図面番号	4-70	縮尺	1:50
京田辺市			

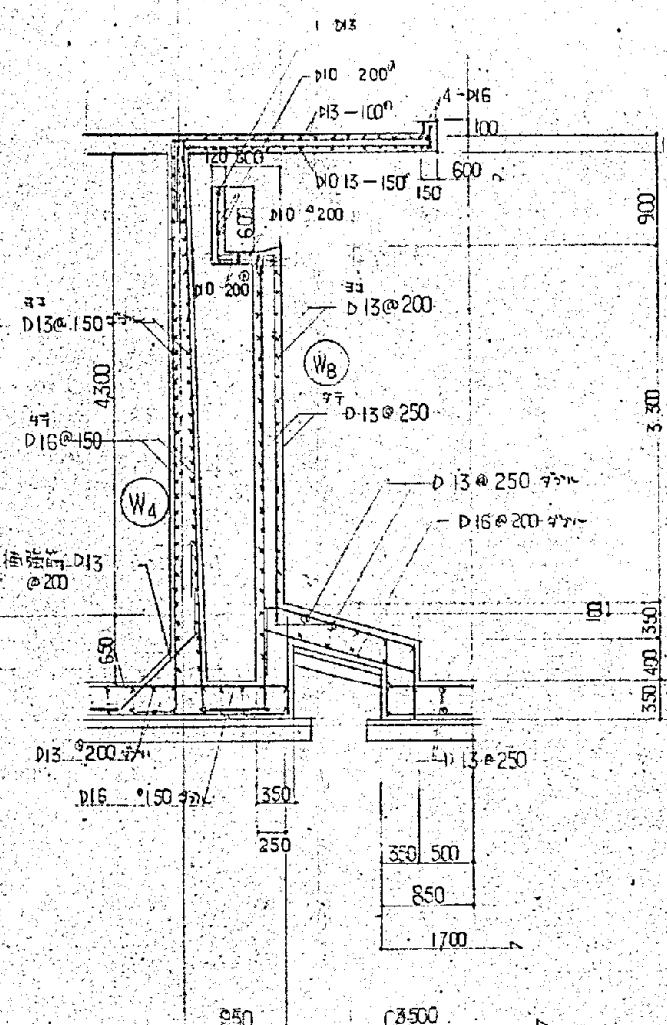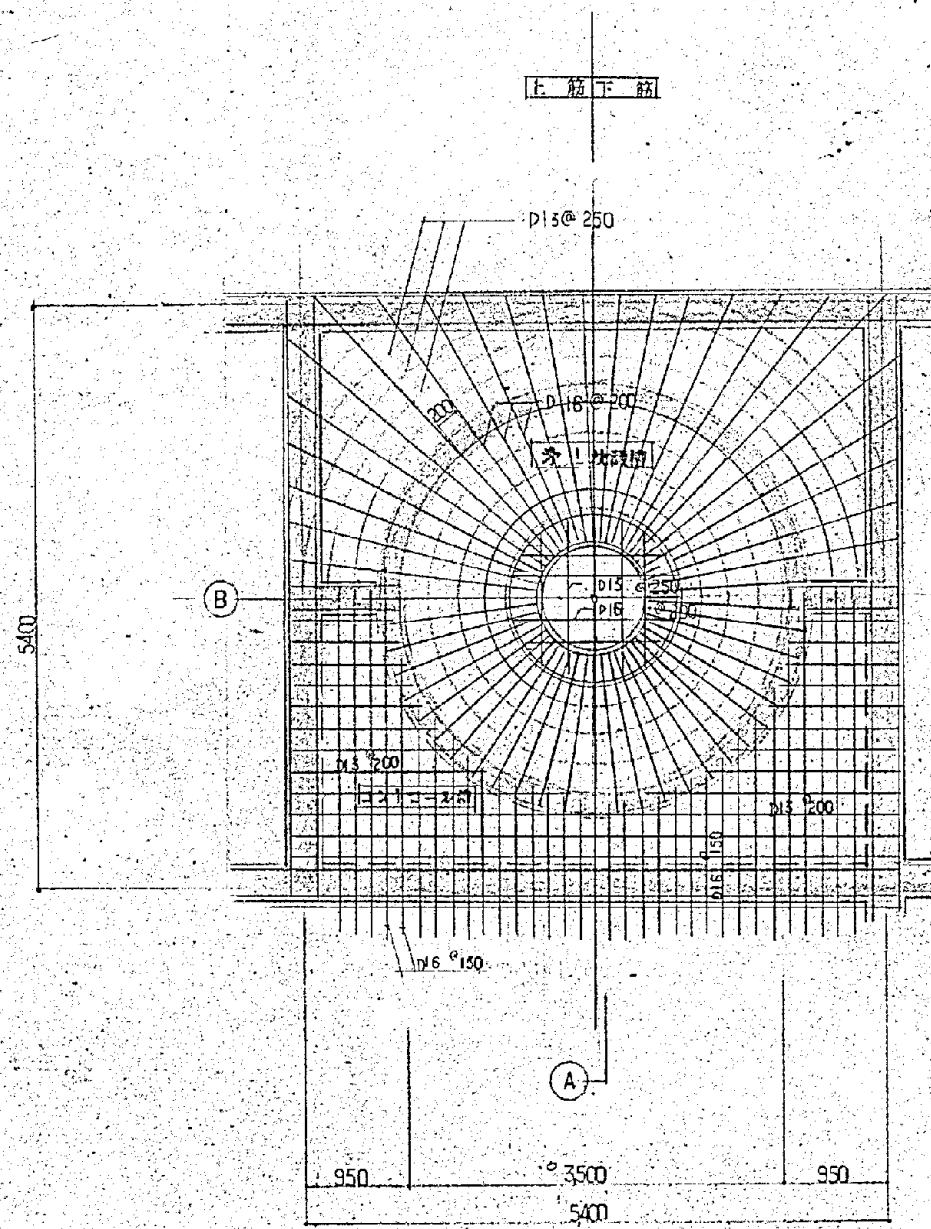


(A) 断面配筋图 S-1150

施工年度	令和 8 年度		
工事名	し尿等受入施設緑泉園更新工事		
施工場所	京田辺市 草内 地内		
図名	処理施設 配筋図		
図面番号	4-71	縮 尺	1:50

※ 図面はA2→A3縮小（縮尺はA2サイズ）


四四

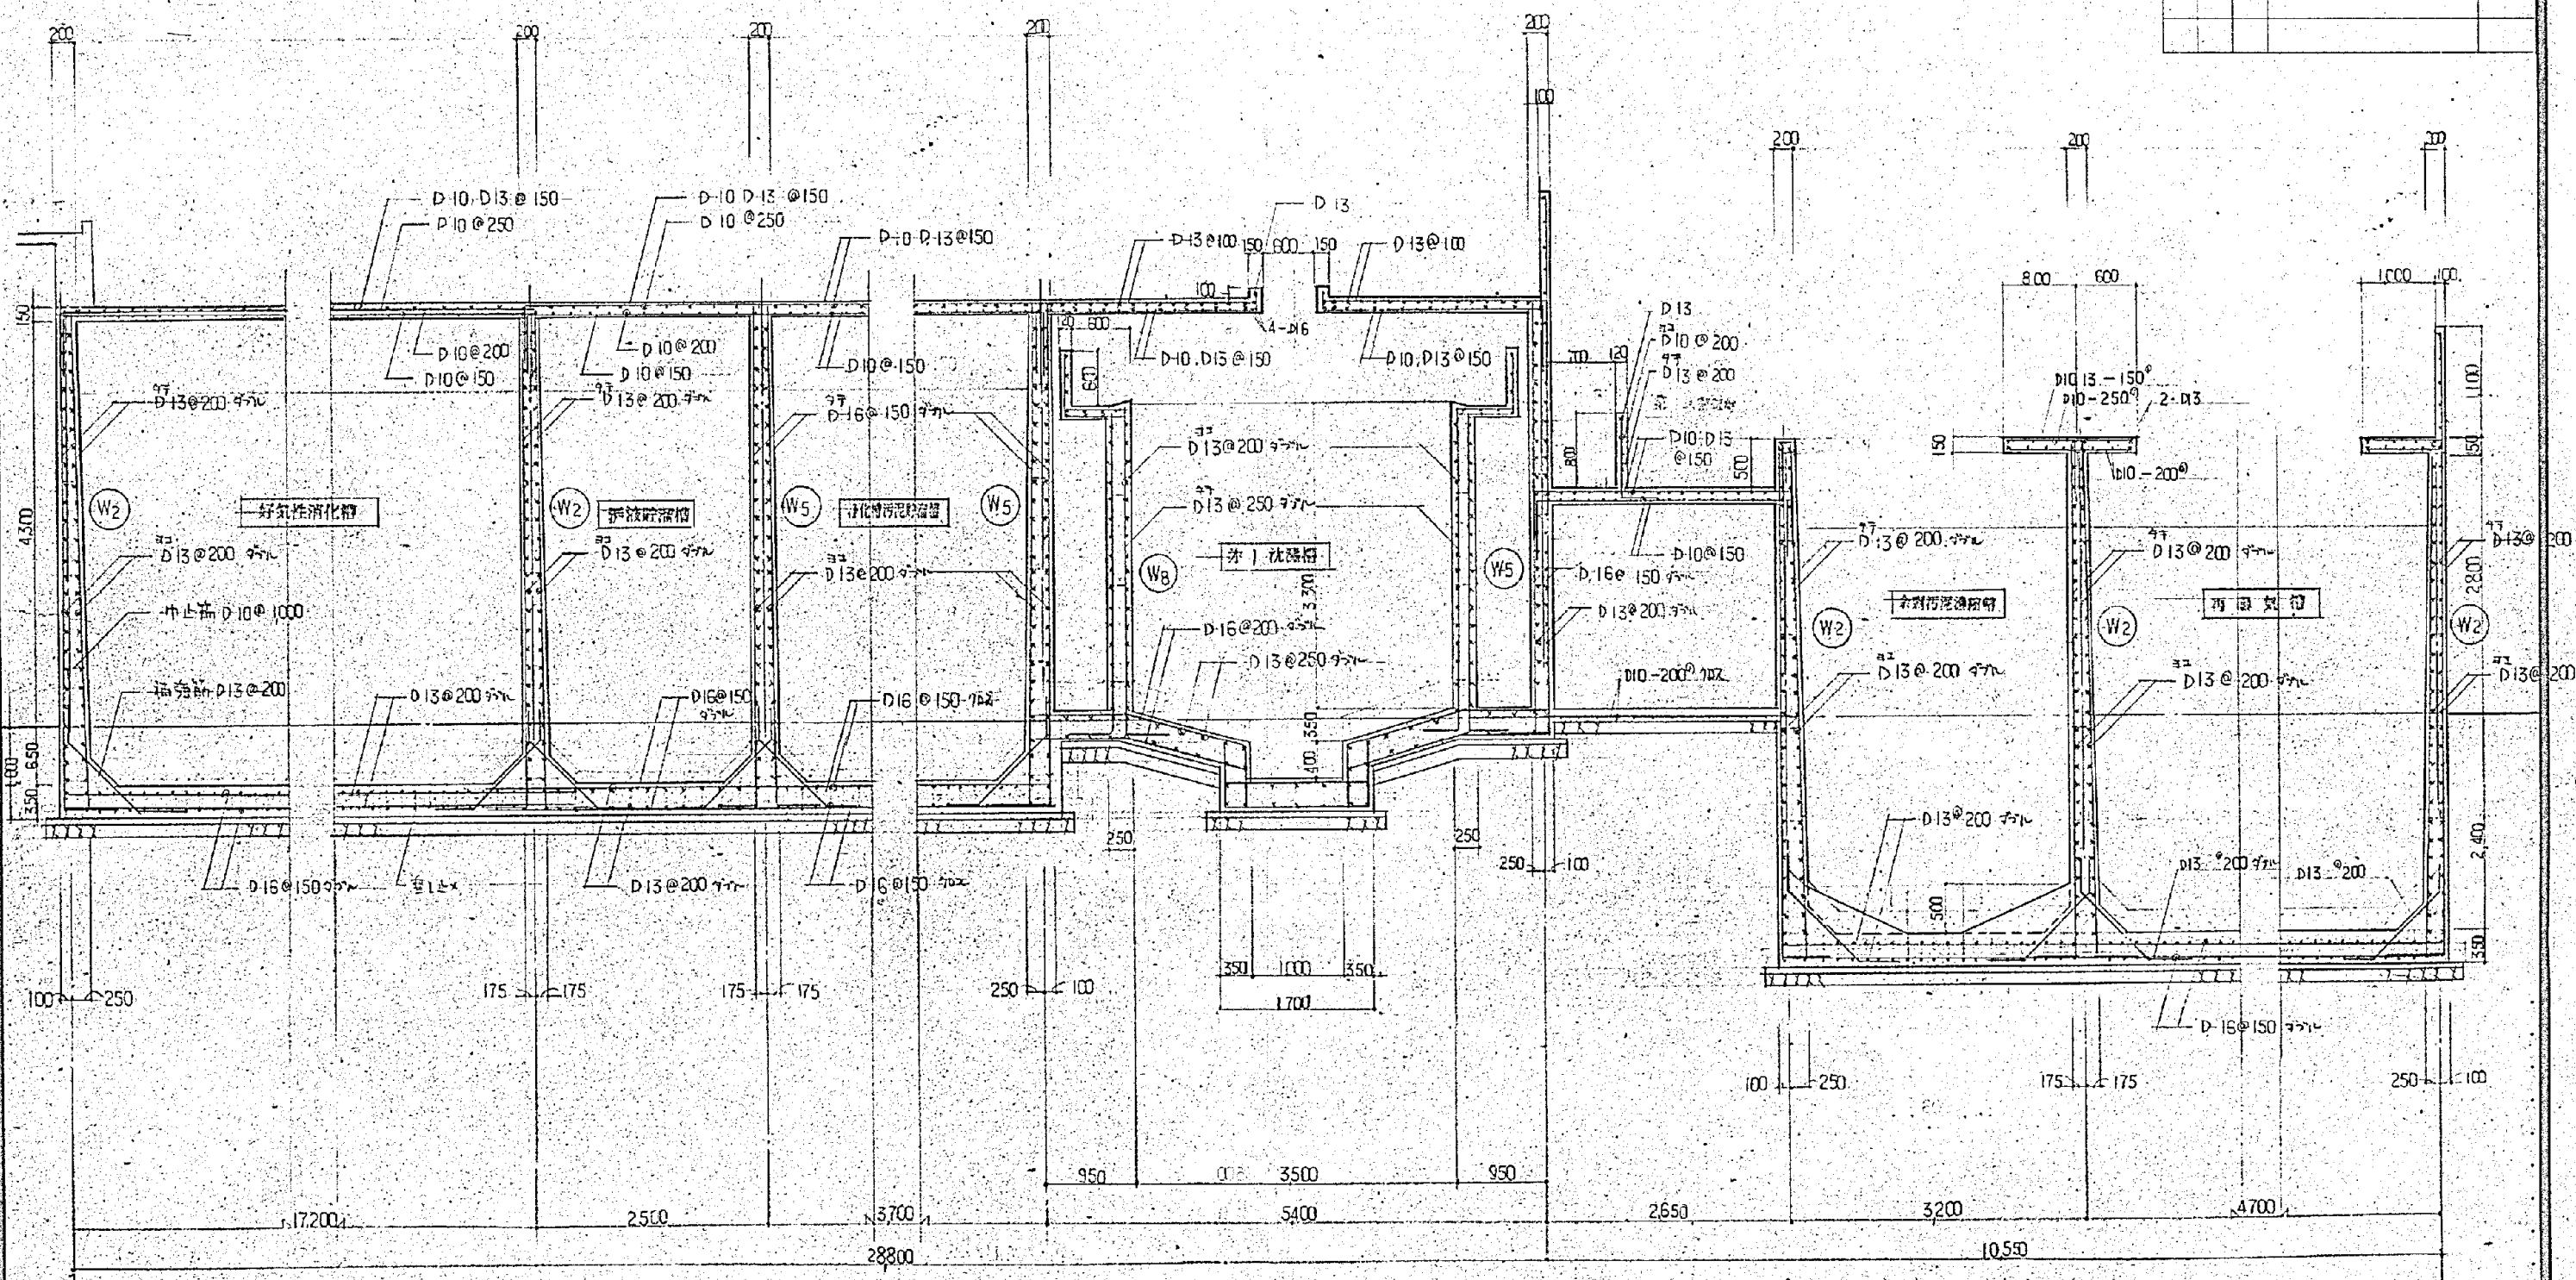

断面配筋图 Sp1:30

施工年度	令和 8 年度		
工事名	し尿等受入施設緑泉園更新工事		
施工場所	京田辺市 草内 地内		
図名	処理施設 断面構造図		
図面番号	4-72	縮尺	1:50

\* 図面はA2→A3縮小（縮尺はA2サイズ）

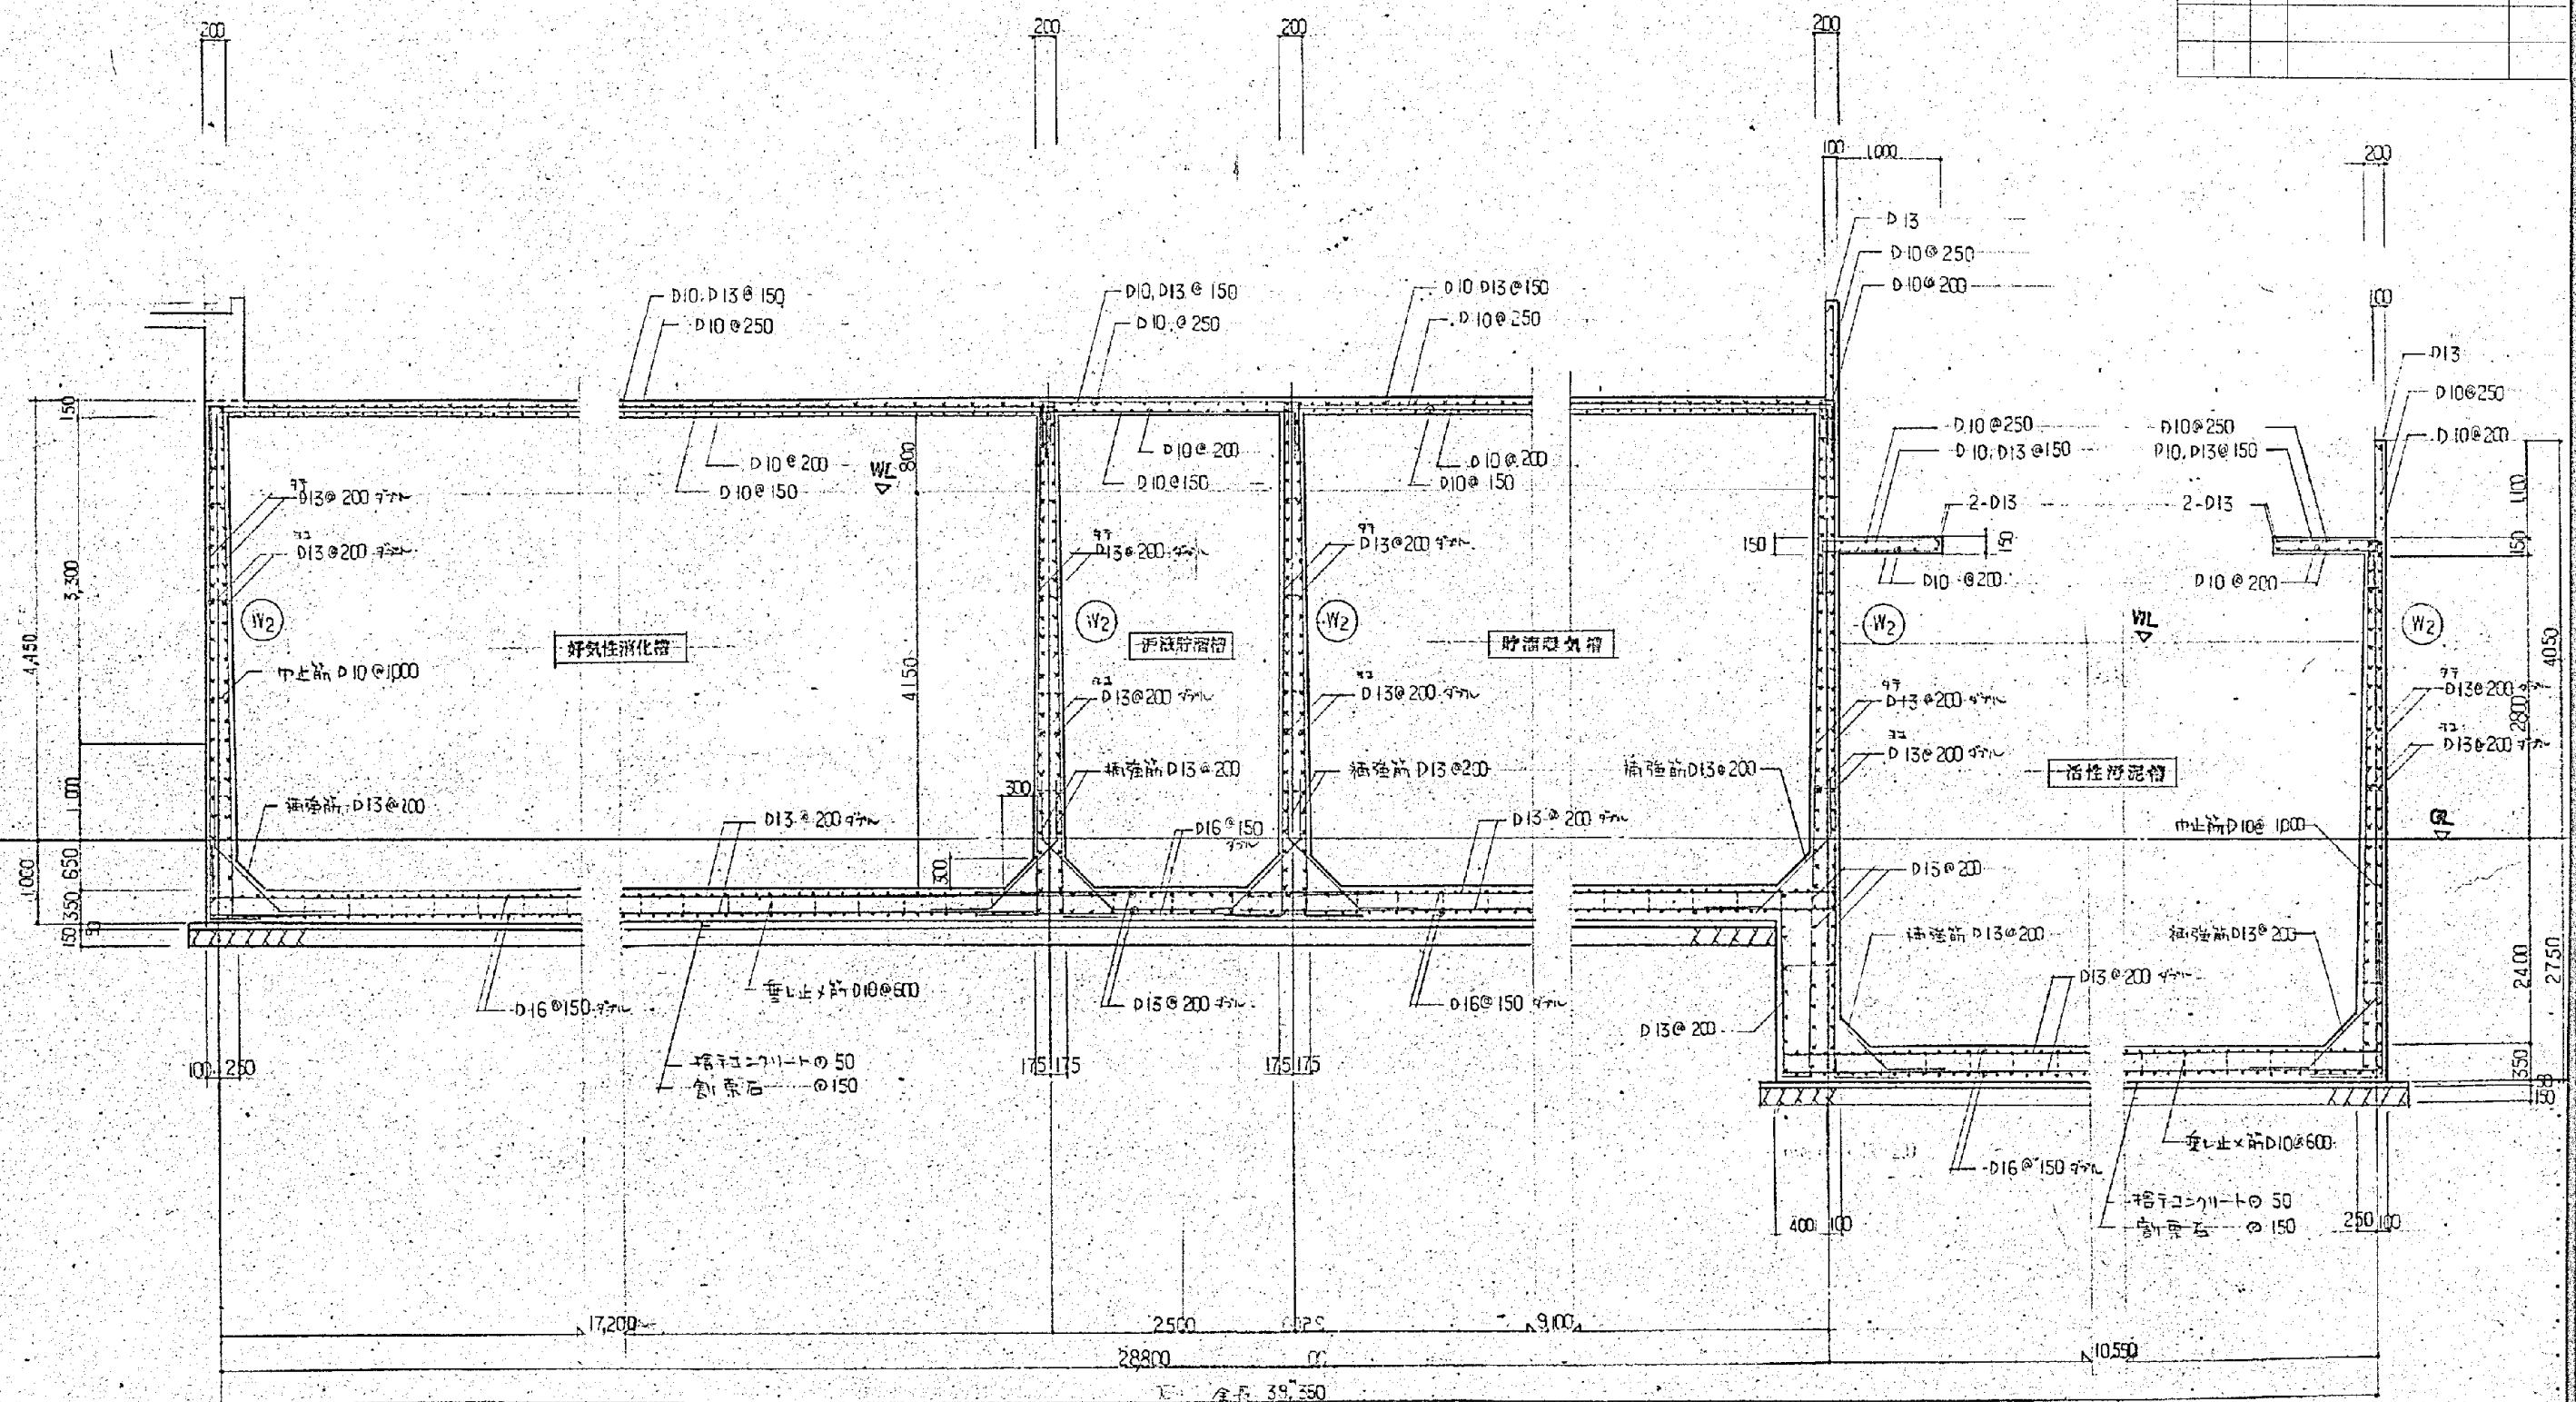


断面配筋图 S-1:80

施工年度	令和 8 年度		
工事名	し尿等受入施設緑泉園更新工事		
施工場所	京田辺市 草内 地内		
図名	処理施設 断面配筋図		
図面番号	4-73	縮尺	1:50

※ 図面はA2→A3縮小（縮尺はA2サイズ）


四

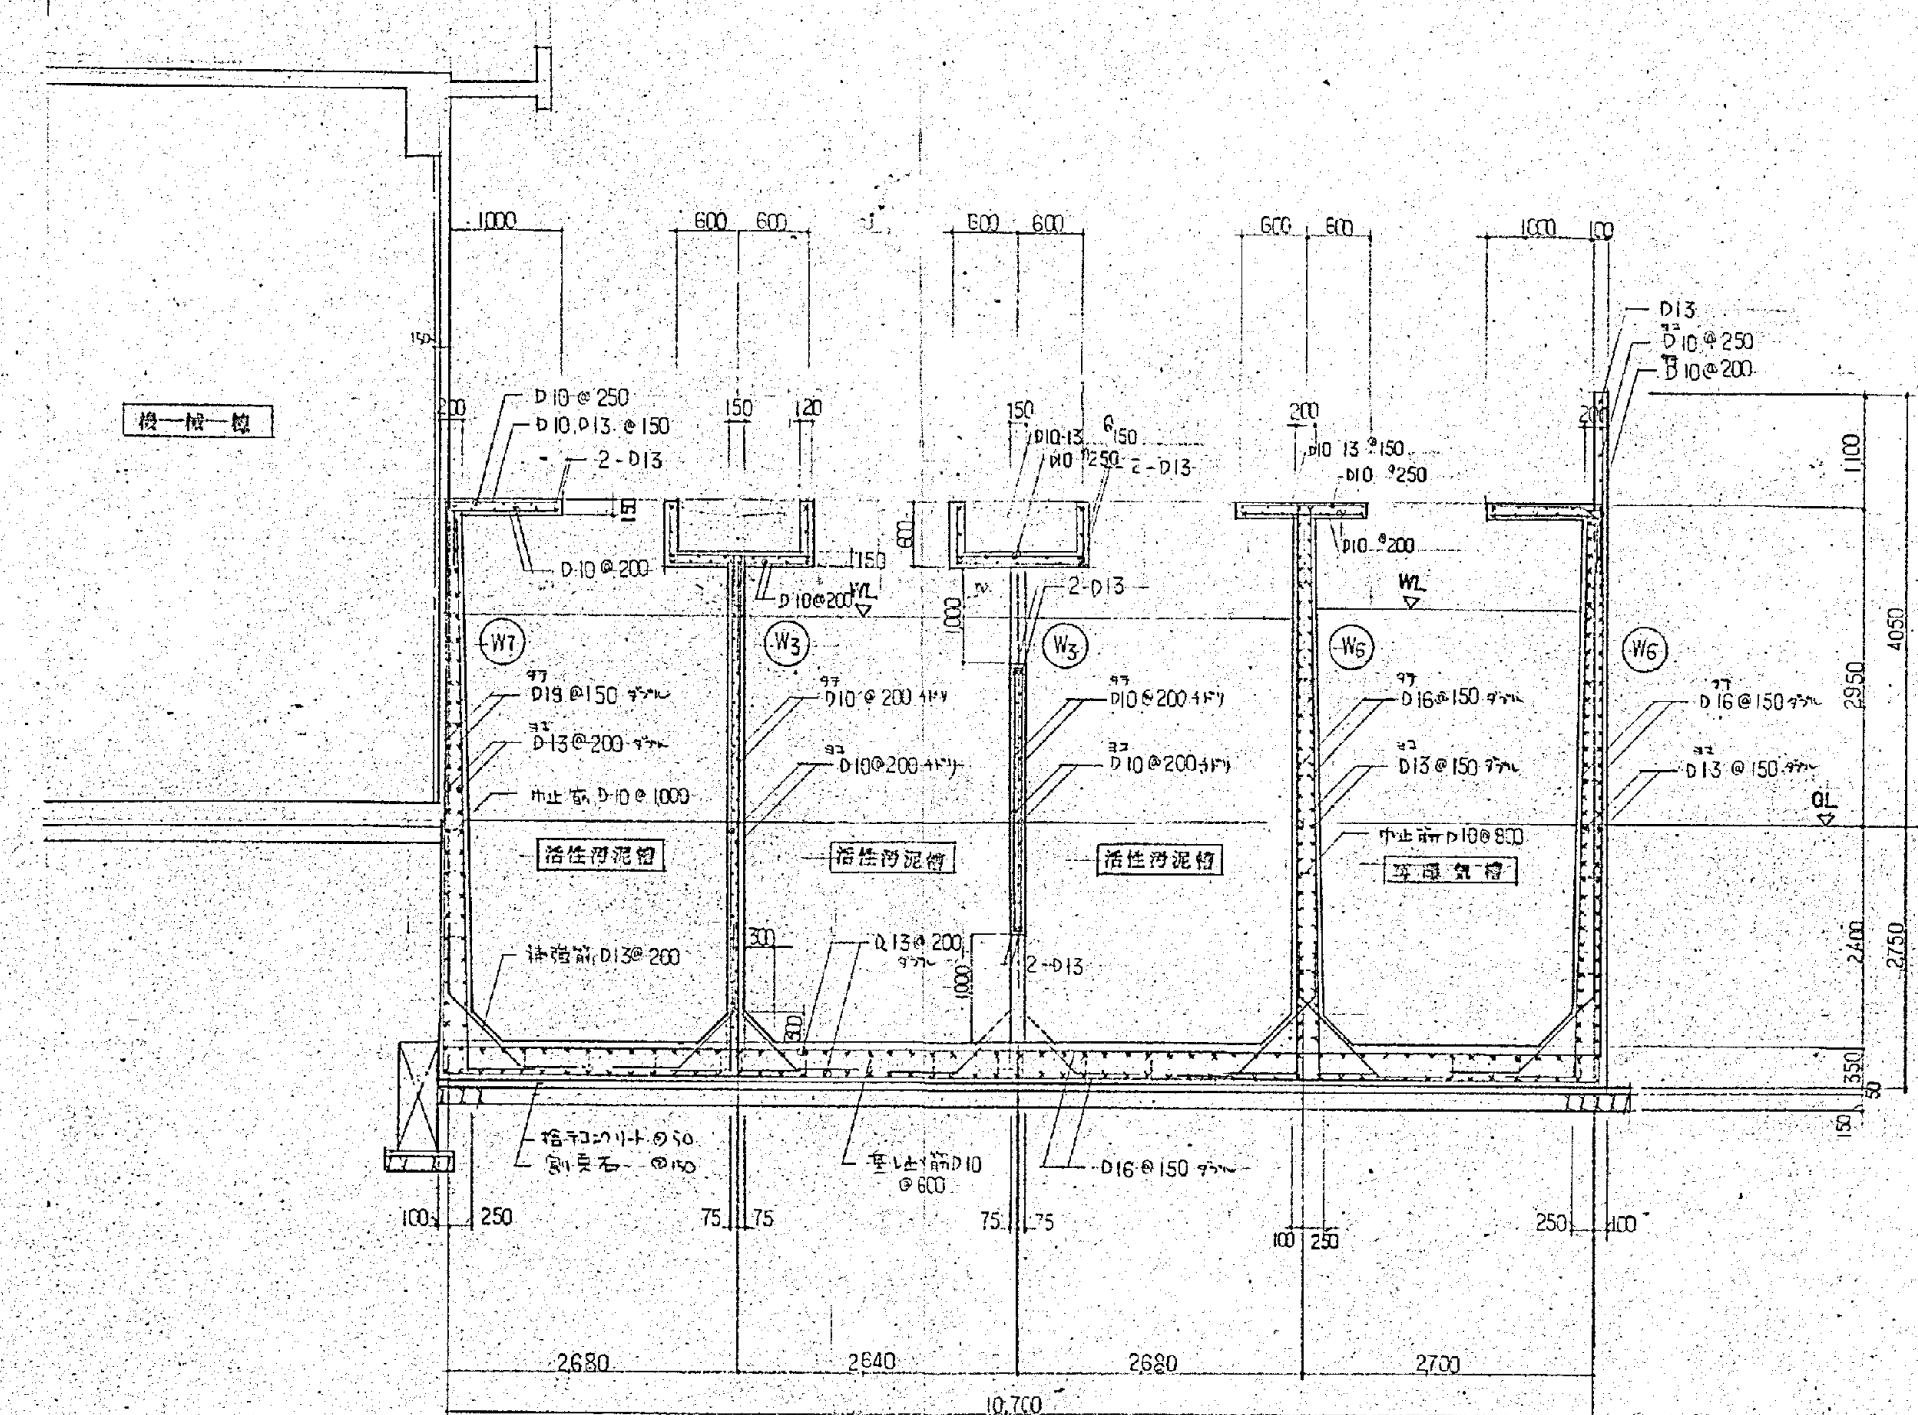

斷面配筋圖 S-1:50

施工年度	令和 8 年度		
工事名	し尿等受入施設緑泉園更新工事		
施工場所	京田辺市 草内 地内		
図名	処理施設 断面配筋図		
図面番号	4-74	縮 尺	1:50

※ 図面はA2→A3縮小（縮尺はA2サイズ）

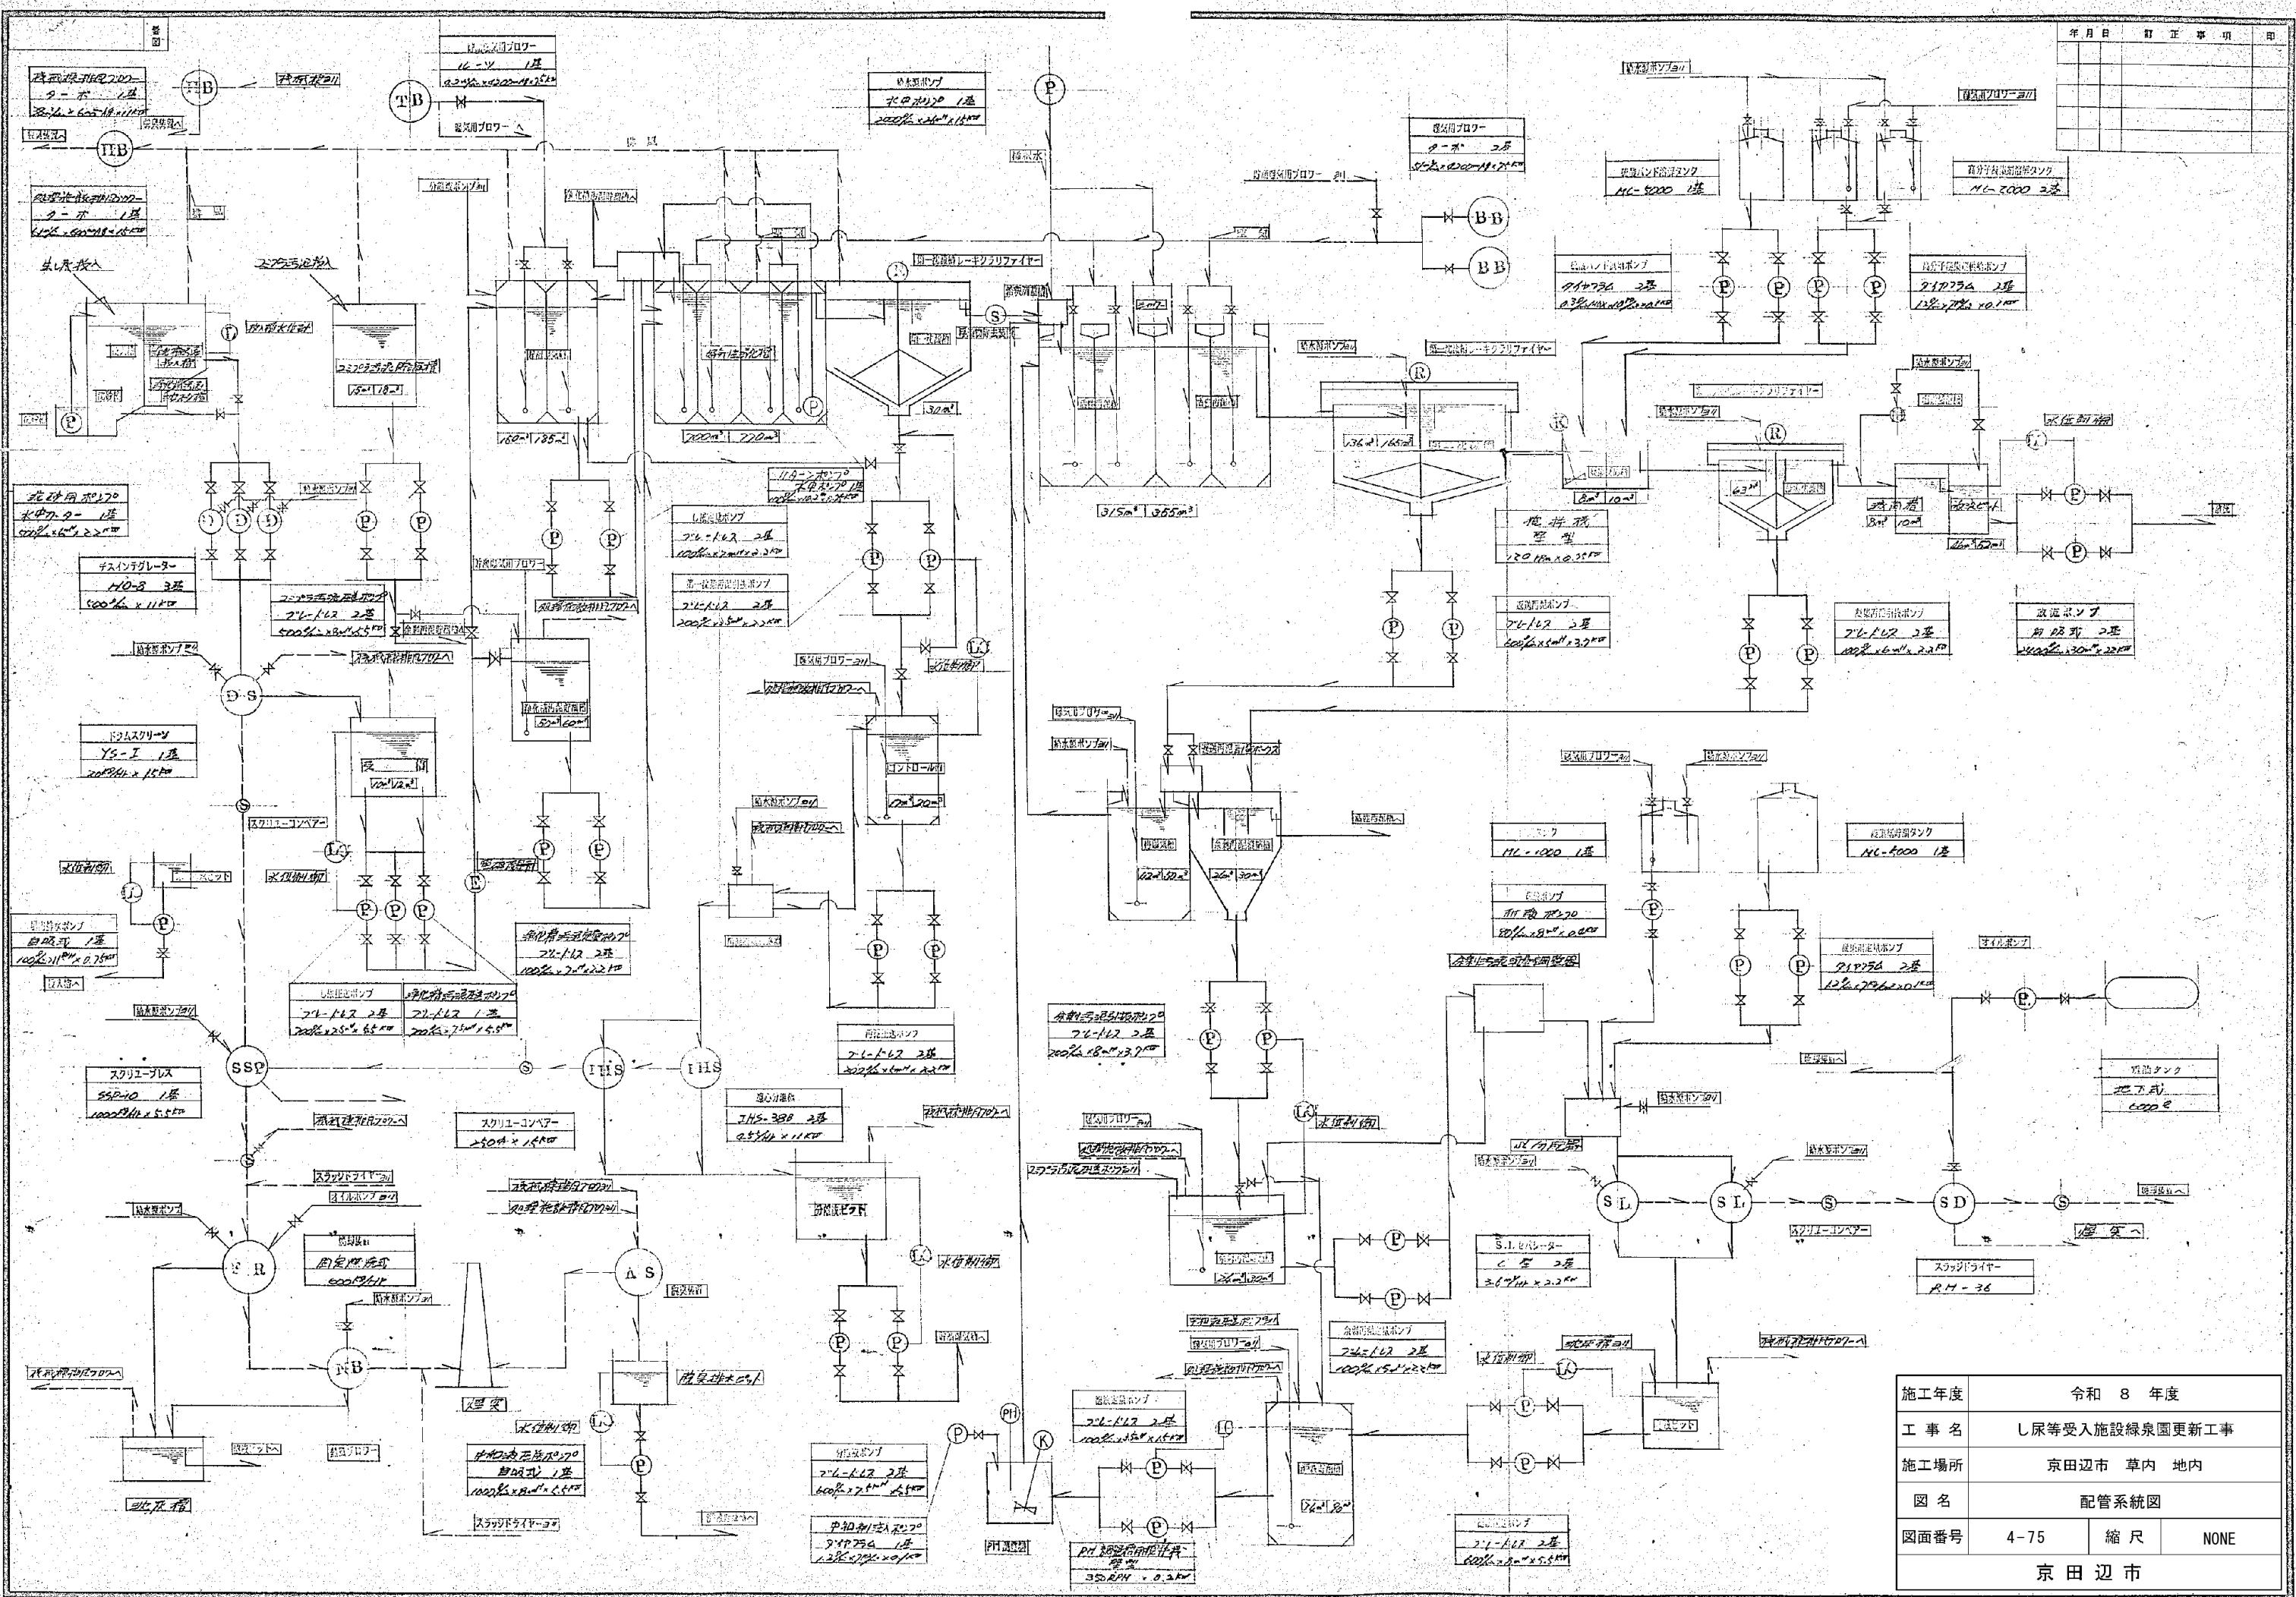

施工年度	令和 8 年度
工事名	し尿等受入施設緑泉園更新工事
施工場所	京田辺市 草内 地内
図名	配管系統図
図面番号	4-75
縮尺	NONE

京田辺市