

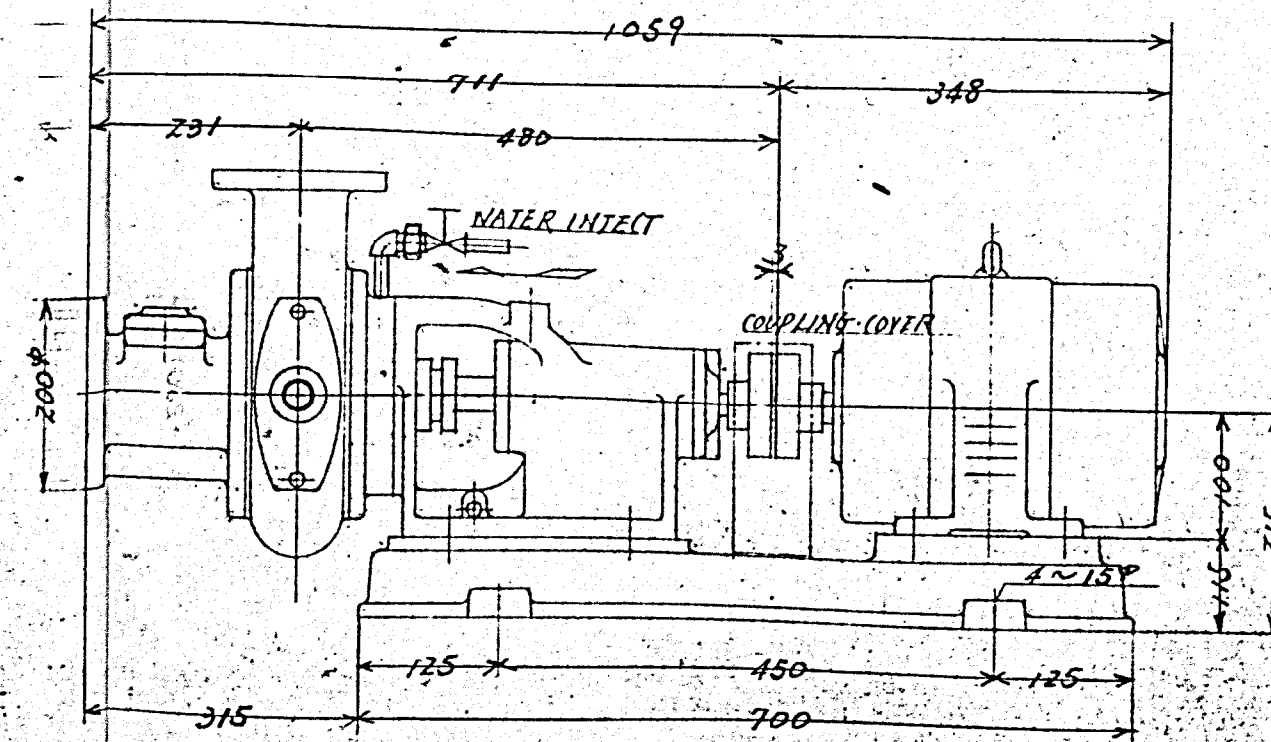
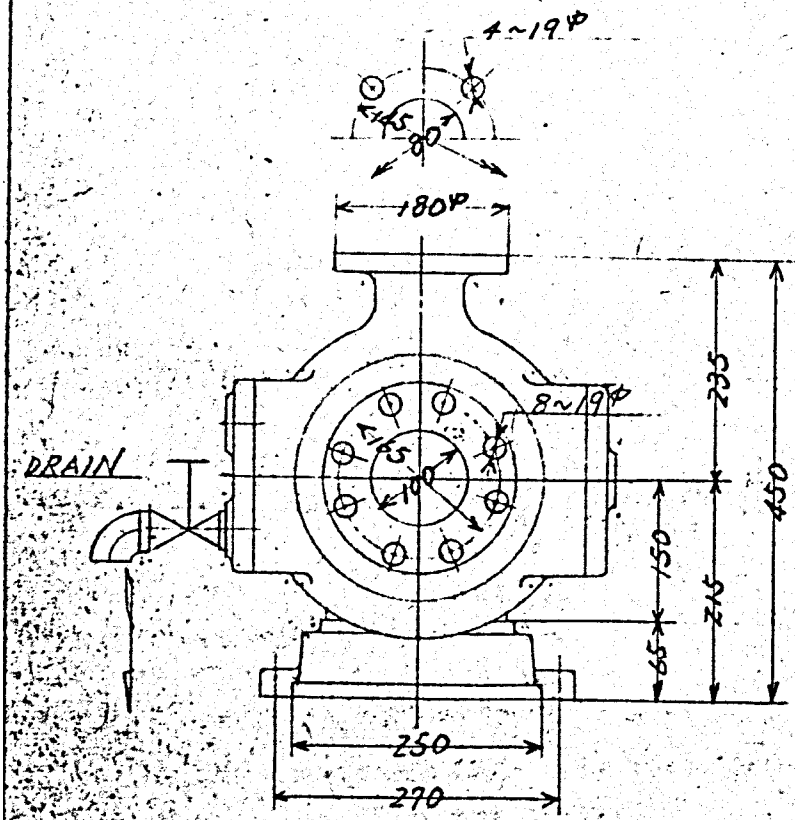
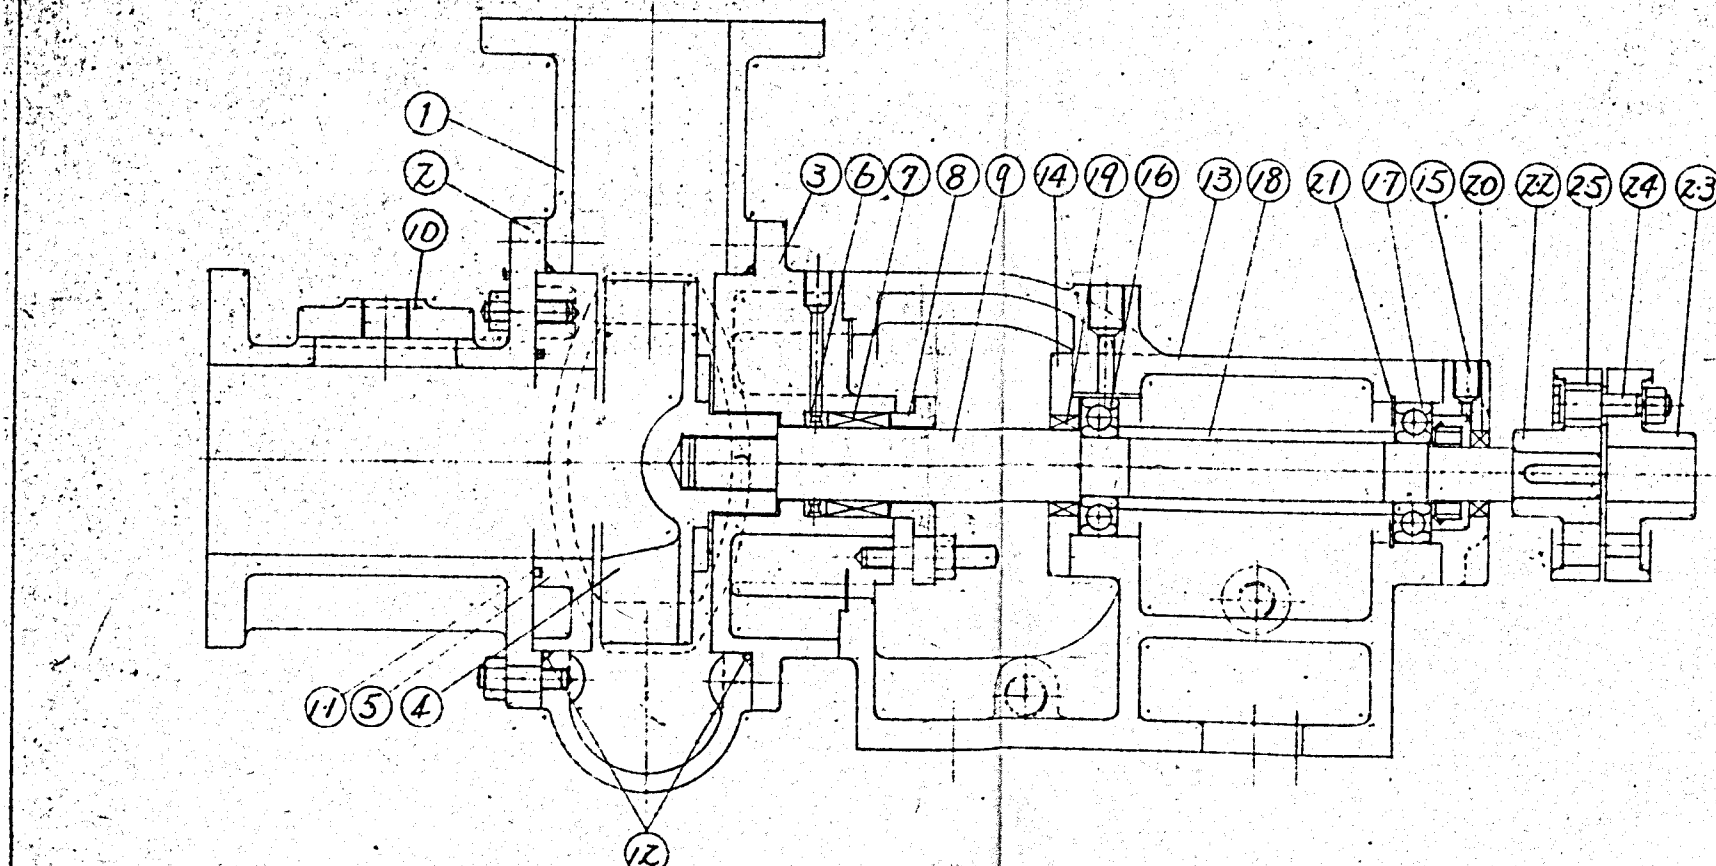
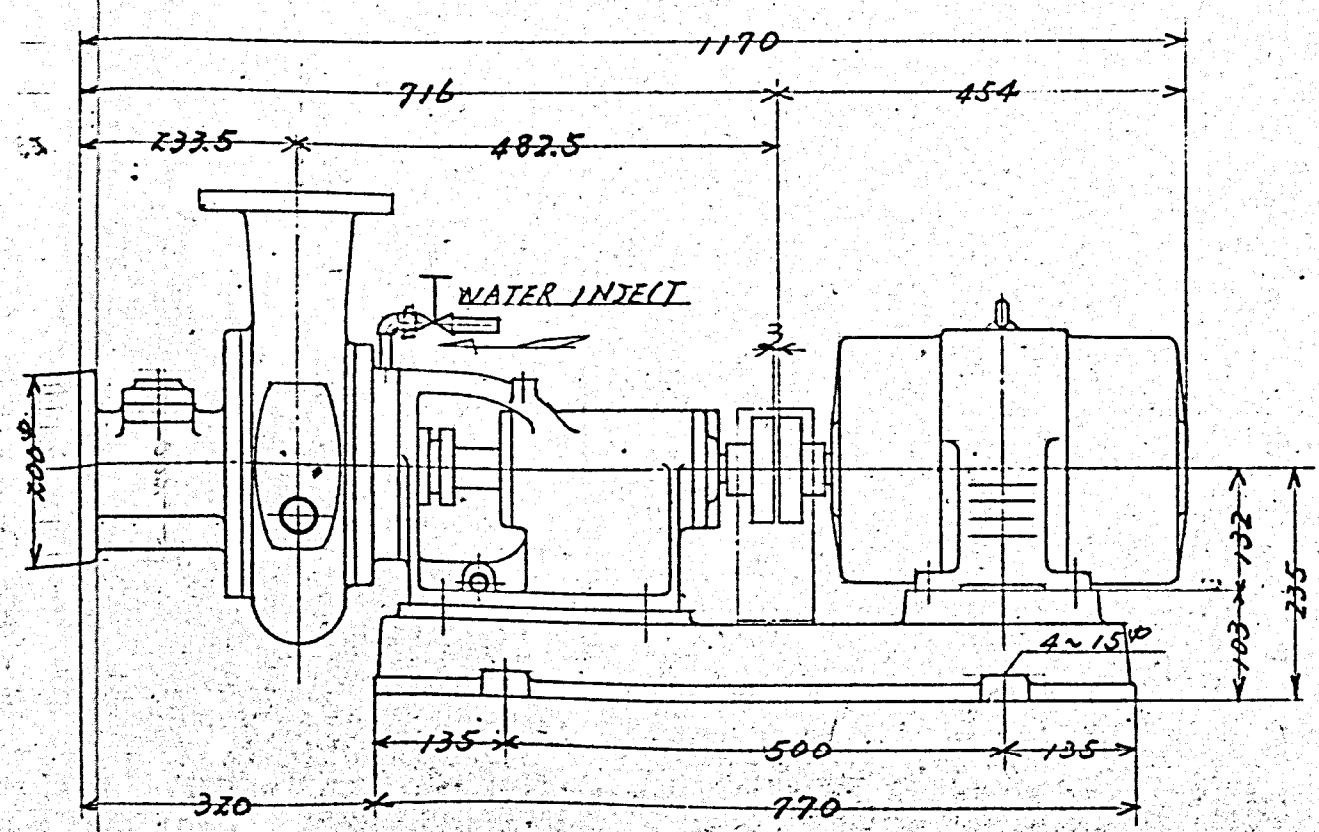


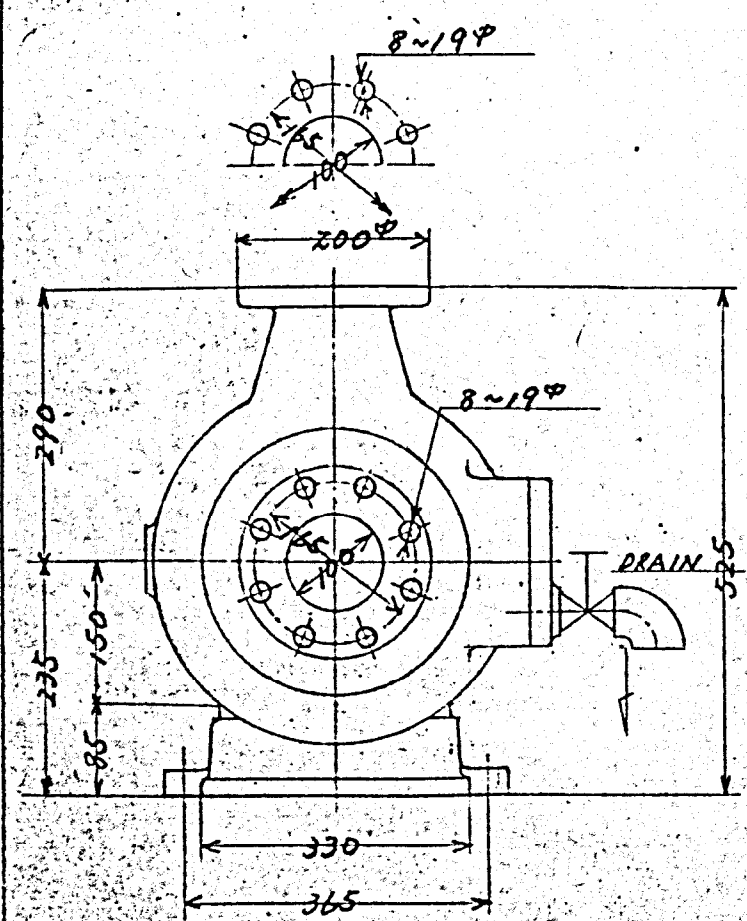

25	COUPLING RING	RUBBER	4	#2
24	COUPLING BOLT	S25C	4	#2
23	FLEXIBLE COUPLING	FC25	1	JISA-112
22	FLEXIBLE COUPLING	FC25	1	JISA-112
21	SNAP RING	SVP-3	1	JH-A-78
20	OIL SEAL	RUBBER	1	#26428
19	OIL SEAL	RUBBER	1	#285811
18	BEARING COLLAR	SS41	1	
17	BALL BEARING	SUJ2	1	#6306
16	BALL BEARING	SUJ2	1	#6306
15	OUTSIDE COVER	FC25	1	
14	INSIDE COVER	FC25	1	
13	BEARING CASE	FC25	1	
12	O-RING PACKING	RUBBER	1	
11	O-RING PACKING	RUBBER	1	
10	COVER	FC25	3	
9	SHAFT	SUS403	1	
8	PACKING GLAND	BC3	1	
7	SHAFT PACKING		1SET	PILLAR #410L
6	GROOVE RING	BC3	1	
5	SIDE PLATE	FC25	1	
4	IMPELLER	FC25	1	
3	STUFFING BOX	FC25	1	
2	CASING COVER	FC25	1	
1	CASING	FC25	1	
PART NO.	NAME OF PART	MATERIAL	SET	REMARKS
MOTOR	2.2 KW 4 P			60 HZ
R.P.M	1750 r.p.m			
TOTAL HEAD	5m			
DELHEAD		SUC LIFT		
CAPACITY	200 g/min	WTP		2.5 g/min
BORE SIZE	100mm x 80mm			
TYPE	BFG-4010			




施工年度	令和 8 年度		
工 事 名	京田辺市し尿等受入施設緑泉園更新工事		
施工場所	京田辺市 草内 地内		
図 名	汚泥圧送ポンプ		
図面番号	4-99	縮 尺	NONE
京 田 辺 市			

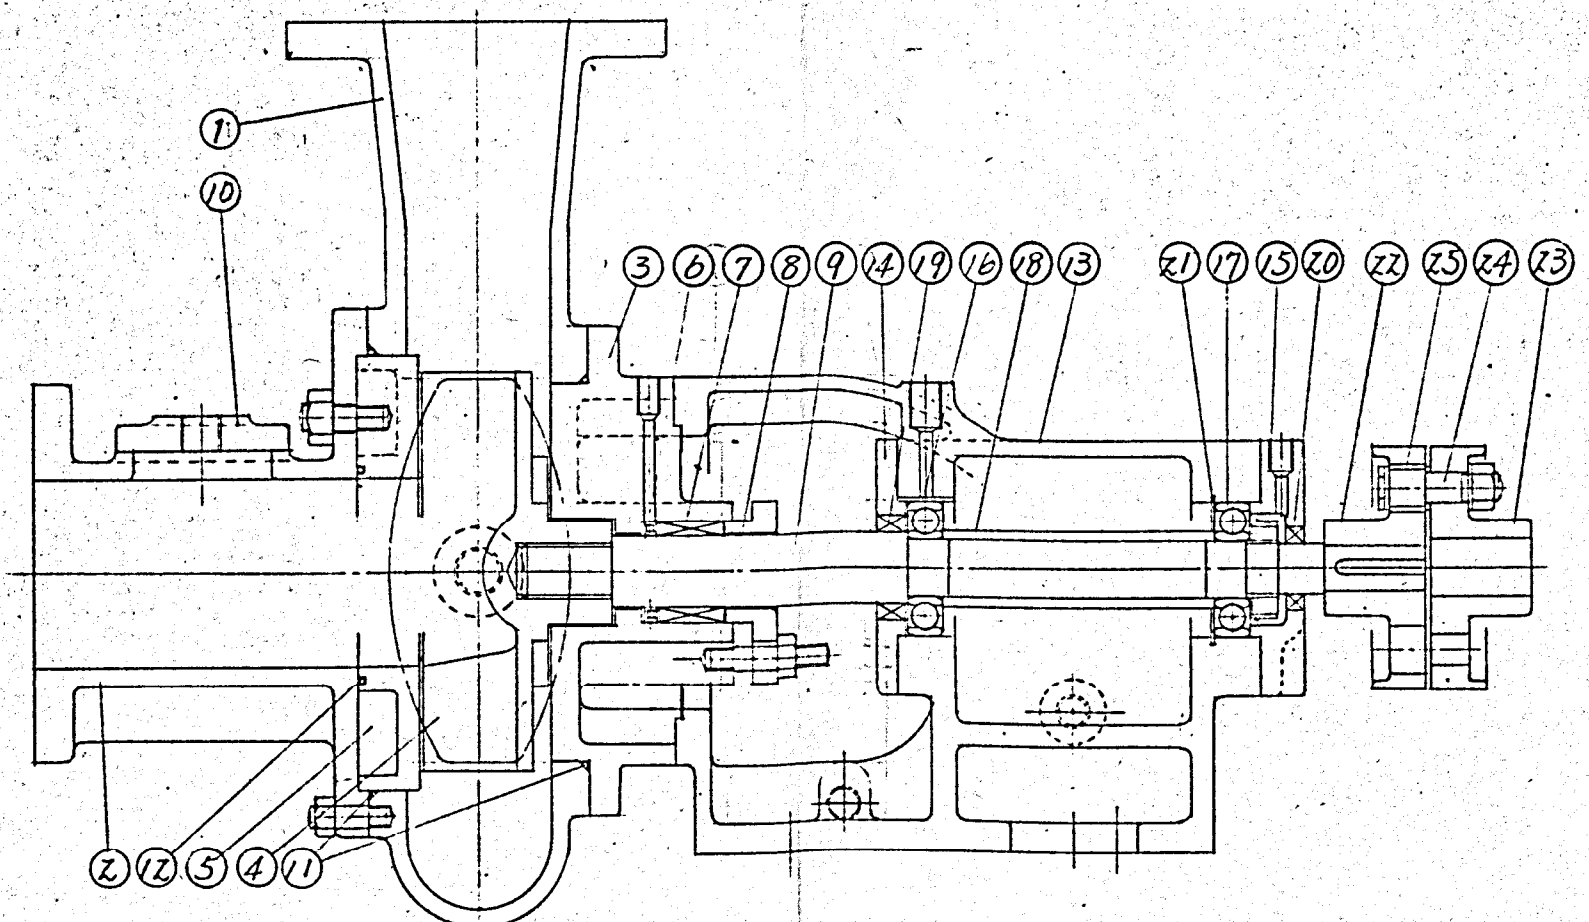

25	COUPLING RING	RUBBER	6	43
24	COUPLING BOLT	S25C	6	73
23	FLEXIBLE COUPLING	FC25	1	JISA-140
22	FLEXIBLE COUPLING	FC25	1	JISA-140
21	SNAP RING	SUP-3	1	JH-A-72
20	OIL SEAL	RUBBER	1	26428
19	OIL SEAL	RUBBER	1	585811
18	BEARING COLLAR	SS41	1	
17	BALL BEARING	SUJ2	1	6306
16	BALL BEARING	SUJ2	1	6306
15	OUTSIDE COVER	FC25	1	
14	IN SIDE COVER	FC25	1	
13	BEARING CASE	FC25	1	
12	O-RING PACKING	RUBBER	1	
11	O-RING PACKING	RUBBER	1	
10	COVER	FC25	2	
9	SHAFT	SUS403	1	
8	PACKING GLAND	BC3	1	
7	SHAFT PACKING		1 SET	PILLAR H-12L
6	GROOVE RING	BC3	1	
5	SIDE PLATE	FC25	1	
4	IMPELLAR	FC25	1	
3	STUFFING BOX	FC25	1	
2	CASING COVER	FC25	1	
1	CASING	FC25	1	




PART NO	NAME OF PART	MATERIAL	SET	REMARKS
MOTOR	5.5 KW 4 P		60 HZ	
R.P.M	1750 r.p.m			
TOTAL HEAD	8 m			
DEL HEAD		SUC LIFT		
CAPACITY	500 l/min	W.T.P	2 kg	
BORE SIZE	100mm x 100mm			
TYPE	BF4-10018			

施工年度	令和 8 年度		
工 事 名	京田辺市し尿等受入施設緑泉園更新工事		
施工場所	京田辺市 草内 地内		
図 名	コミプラ汚泥圧送ポンプ		
図面番号	4-100	縮 尺	NONE
京 田 辺 市			

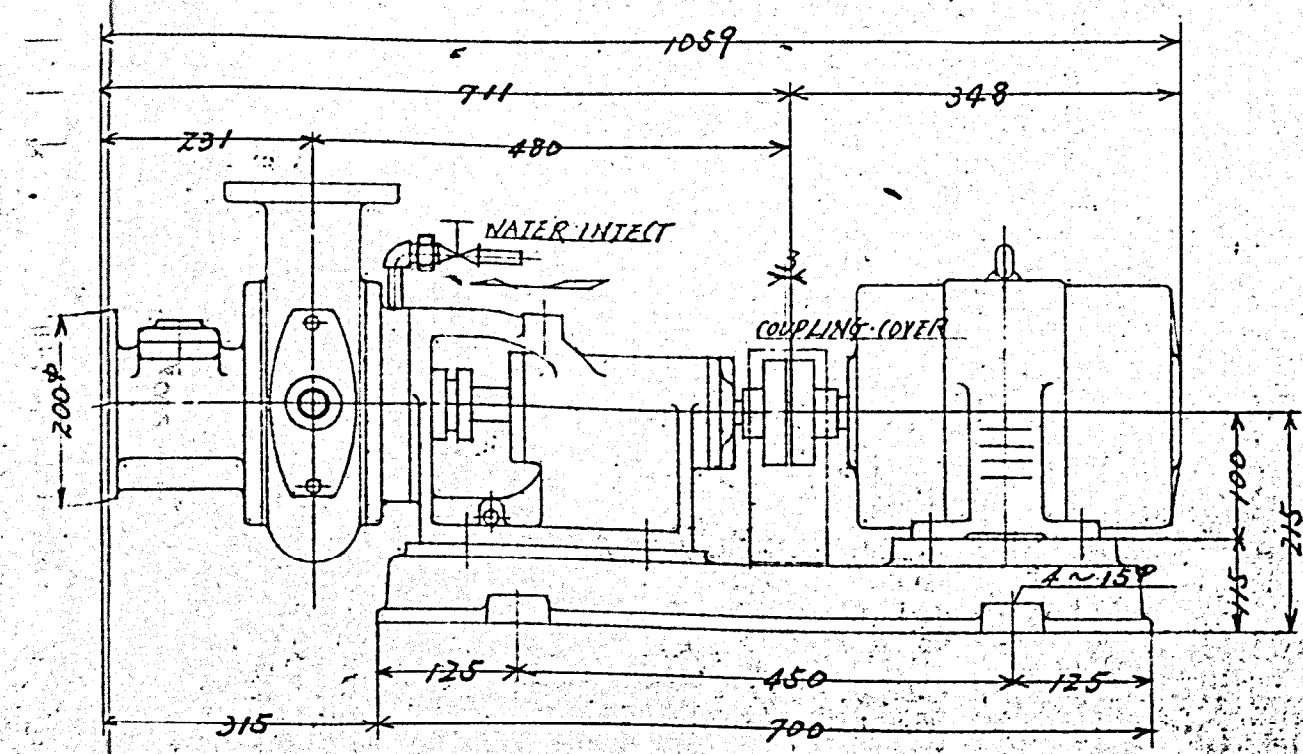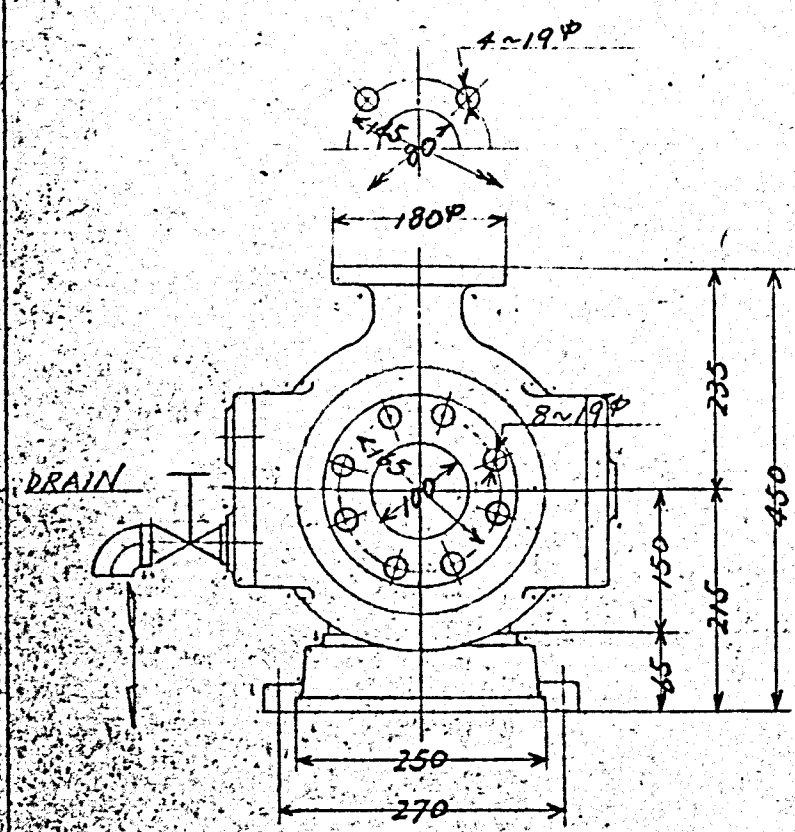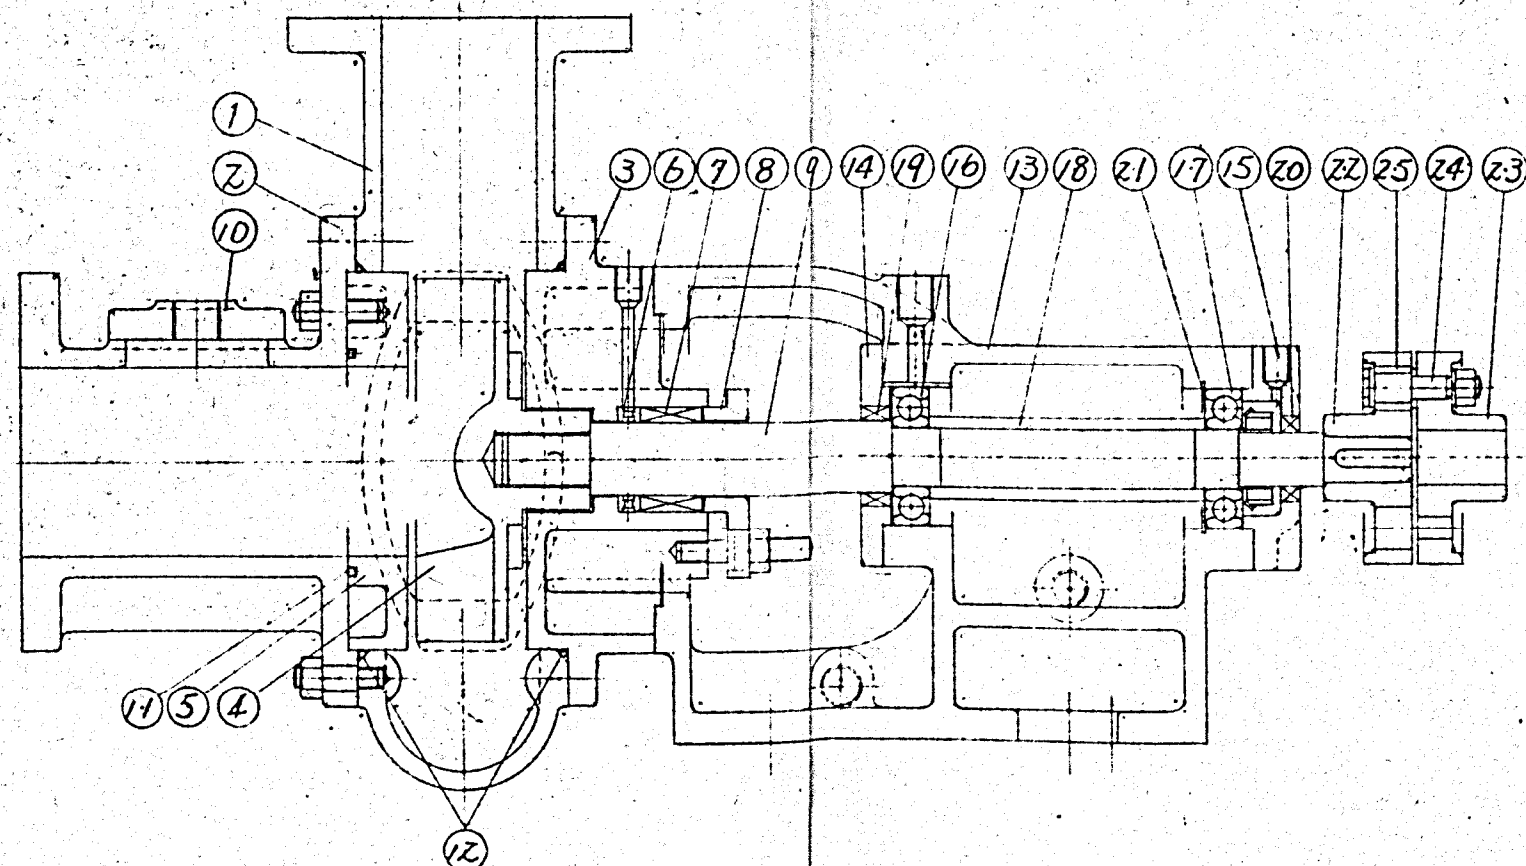

PART NO	NAME OF PART	MATERIAL	SET	REMARKS
25	COUPLING RING	RUBBER	4	42
24	COUPLING BOLT	S25C	4	42
23	FLEXIBLE COUPLING	FC25	1	TISA-112
22	FLEXIBLE COUPLING	FC25	1	TISA-112
21	SNAP RING	SV-P-3	1	TH-A-72
20	OIL SEAL	RUBBER	1	26428
19	OIL SEAL	RUBBER	1	285811
18	BEARING COLLAR	SS41	1	
17	BALL BEARING	SUJ2	1	6306
16	BALL BEARING	SUJ2	1	6306
15	OUTSIDE COVER	FC25	1	
14	INSIDE COVER	FC25	1	
13	BEARING CASE	FC25	1	
12	O-RING PACKING	RUBBER	1	
11	O-RING PACKING	RUBBER	1	
10	COVER	FC25	3	
9	SHAFT	SUS403	1	
8	PACKING GLAND	BC3	1	
7	SHAFT PACKING		1 SET	PILLAR 41GL
6	GROOVE RING	BC3	1	
5	SIDE PLATE	FC25	1	
4	IMPELLER	FC25	1	
3	STUFFING BOX	FC25	1	
2	CASING COVER	FC25	1	
1	CASING	FC25	1	
MOTOR 2.2 KW 4 P 60 HZ				
R.P.M 1750 r.p.m				
TOTAL HEAD 7m				
DELHEAD SUC LIFT				
CAPACITY 100 Gpm WTP 2 1/2 GPM				
BORE SIZE 100mm x 80mm				
TYPE BFG-4010				


施工年度	令和 8 年度		
工 事 名	京田辺市し尿等受入施設緑泉園更新工事		
施工場所	京田辺市 草内 地内		
図 名	浄化槽汚泥定量ポンプ		
図面番号	4-101	縮 尺	NONE
京 田 辺 市			

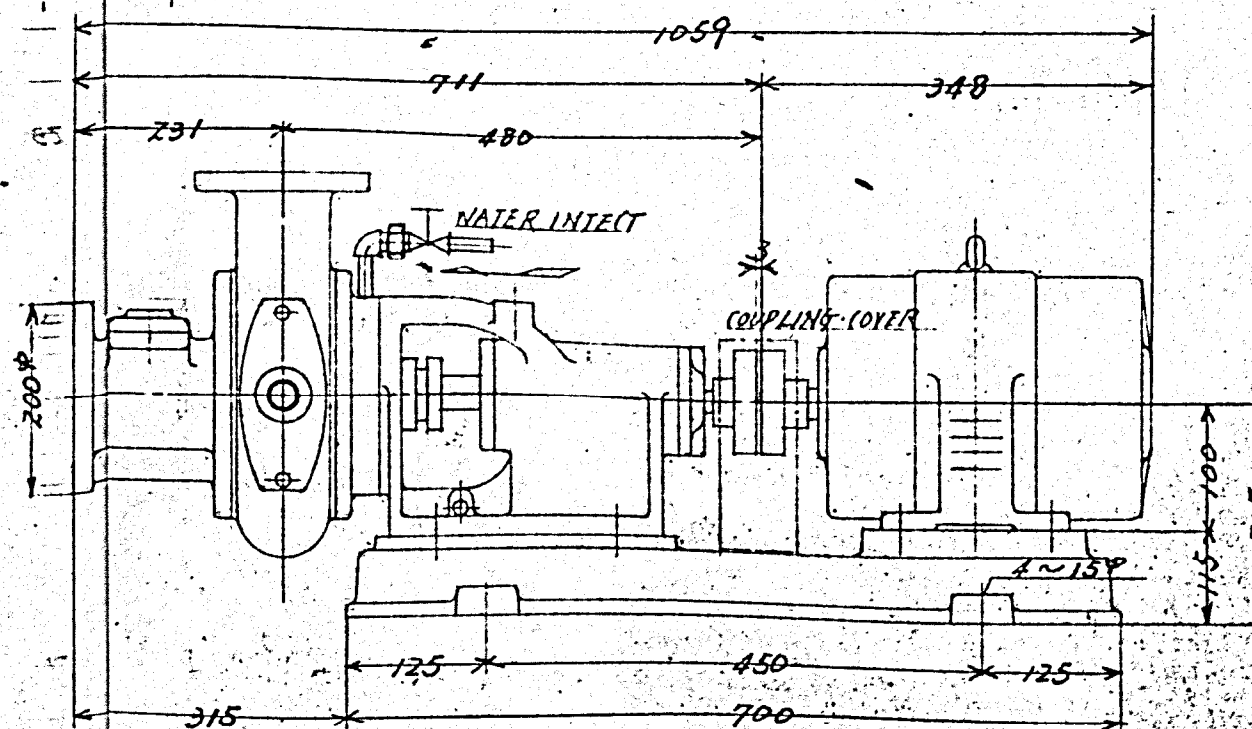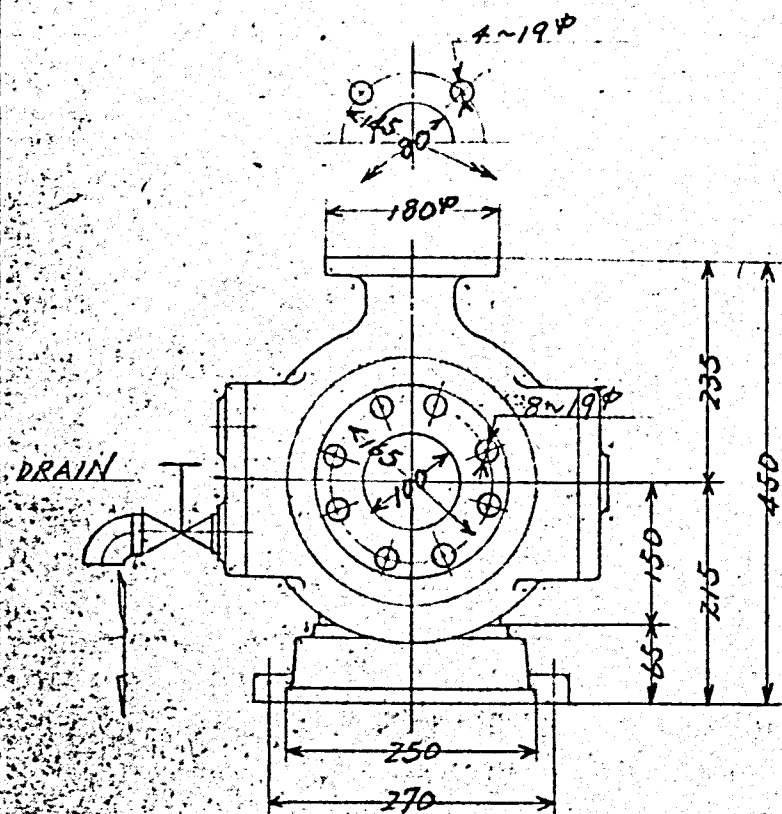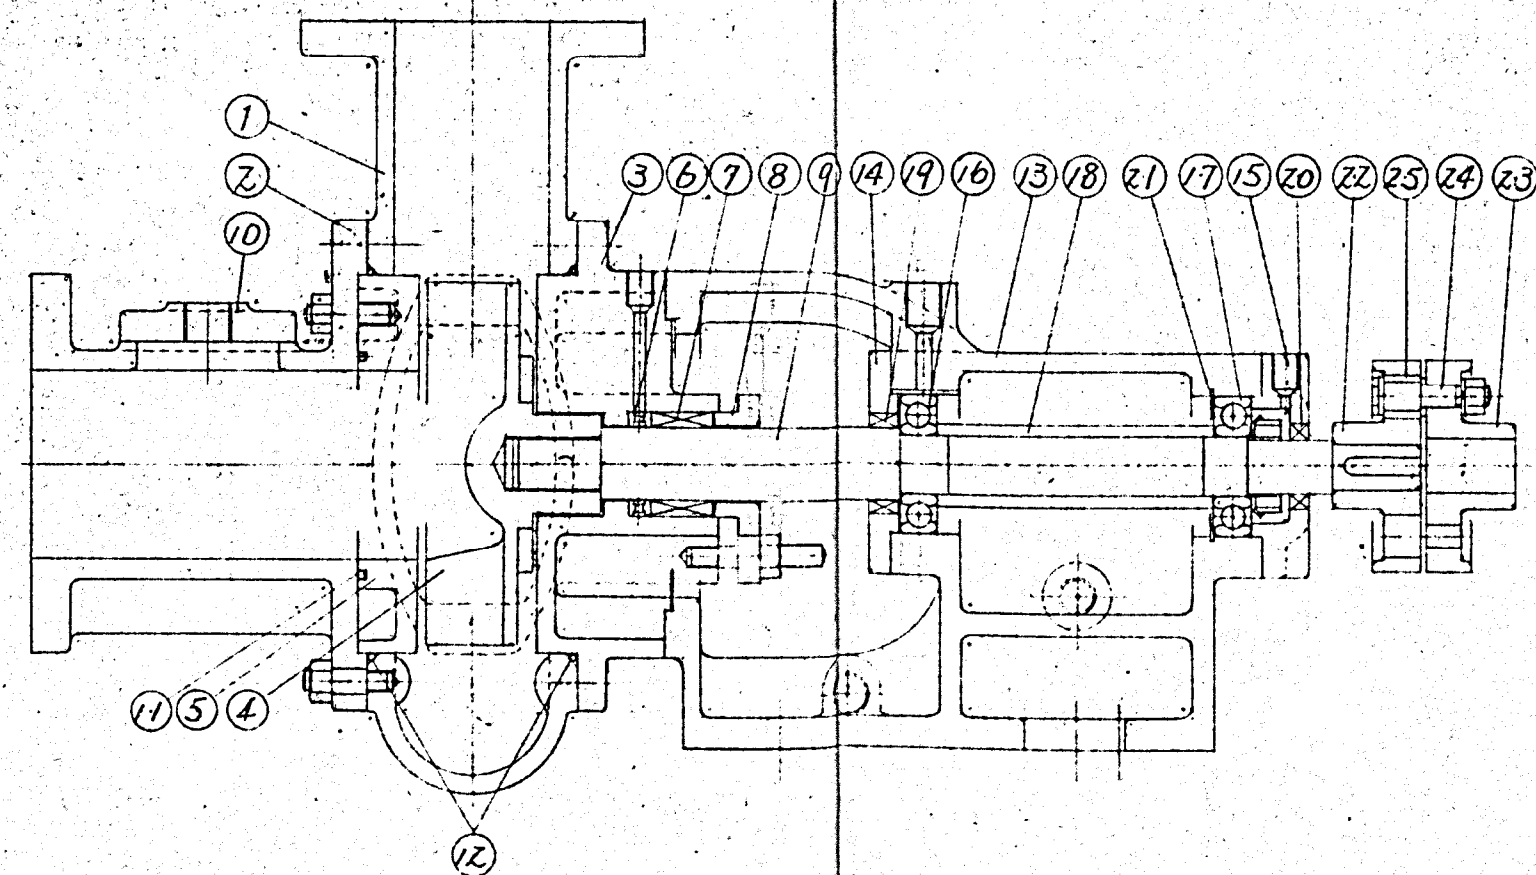

25	COUPLING RING	RUBBER	4	#2
24	COUPLING BOLT	S25C	4	#2
23	FLEXIBLE COUPLING	FC25	1	JISA-112
22	FLEXIBLE COUPLING	FC25	1	JISA-112
21	SNAP RING	SVP-3	1	TH-A-72
20	OIL SEAL	RUBBER	1	#26428
19	OIL SEAL	RUBBER	1	#385811
18	BEARING COLLAR	SS41	1	
17	BALL BEARING	SUJ2	1	#6306
16	BALL BEARING	SUJ2	1	#6306
15	OUTSIDE COVER	FC25	1	
14	INSIDE COVER	FC25	1	
13	BEARING CASE	FC25	1	
12	O-RING PACKING	RUBBER	1	
11	O-RING PACKING	RUBBER	1	
10	COVER	FC25	3	
9	SHAFT	SUS403	1	
8	PACKING GLAND	BC3	1	
7	SHAFT PACKING		1SET	PILLAR #410L
6	GROOVE RING	BC3	1	
5	SIDE PLATE	FC25	1	
4	IMPELLER	FC25	1	
3	STUFFING BOX	FC25	1	
2	CASING COVER	FC25	1	
1	CASING	FC25	1	

PART NO.	NAME OF PART	MATERIAL	SET	REMARKS
	MOTOR	2.2 KW 4 P	60 HZ	
	R.P.M	1750 r.p.m		
	TOTAL HEAD	7m		
	DELHEAD	SUC LIFT		
	CAPACITY	100 g/min	W.T.P	2.5 m
	BORE SIZE	100 mm x 80 mm		
	TYPE	BFG-4010		




施工年度	令和 8 年度		
工 事 名	京田辺市し尿等受入施設緑泉園更新工事		
施工場所	京田辺市 草内 地内		
図 名	し尿定量ポンプ		
図面番号	4-102	縮 尺	NONE
京 田 辺 市			

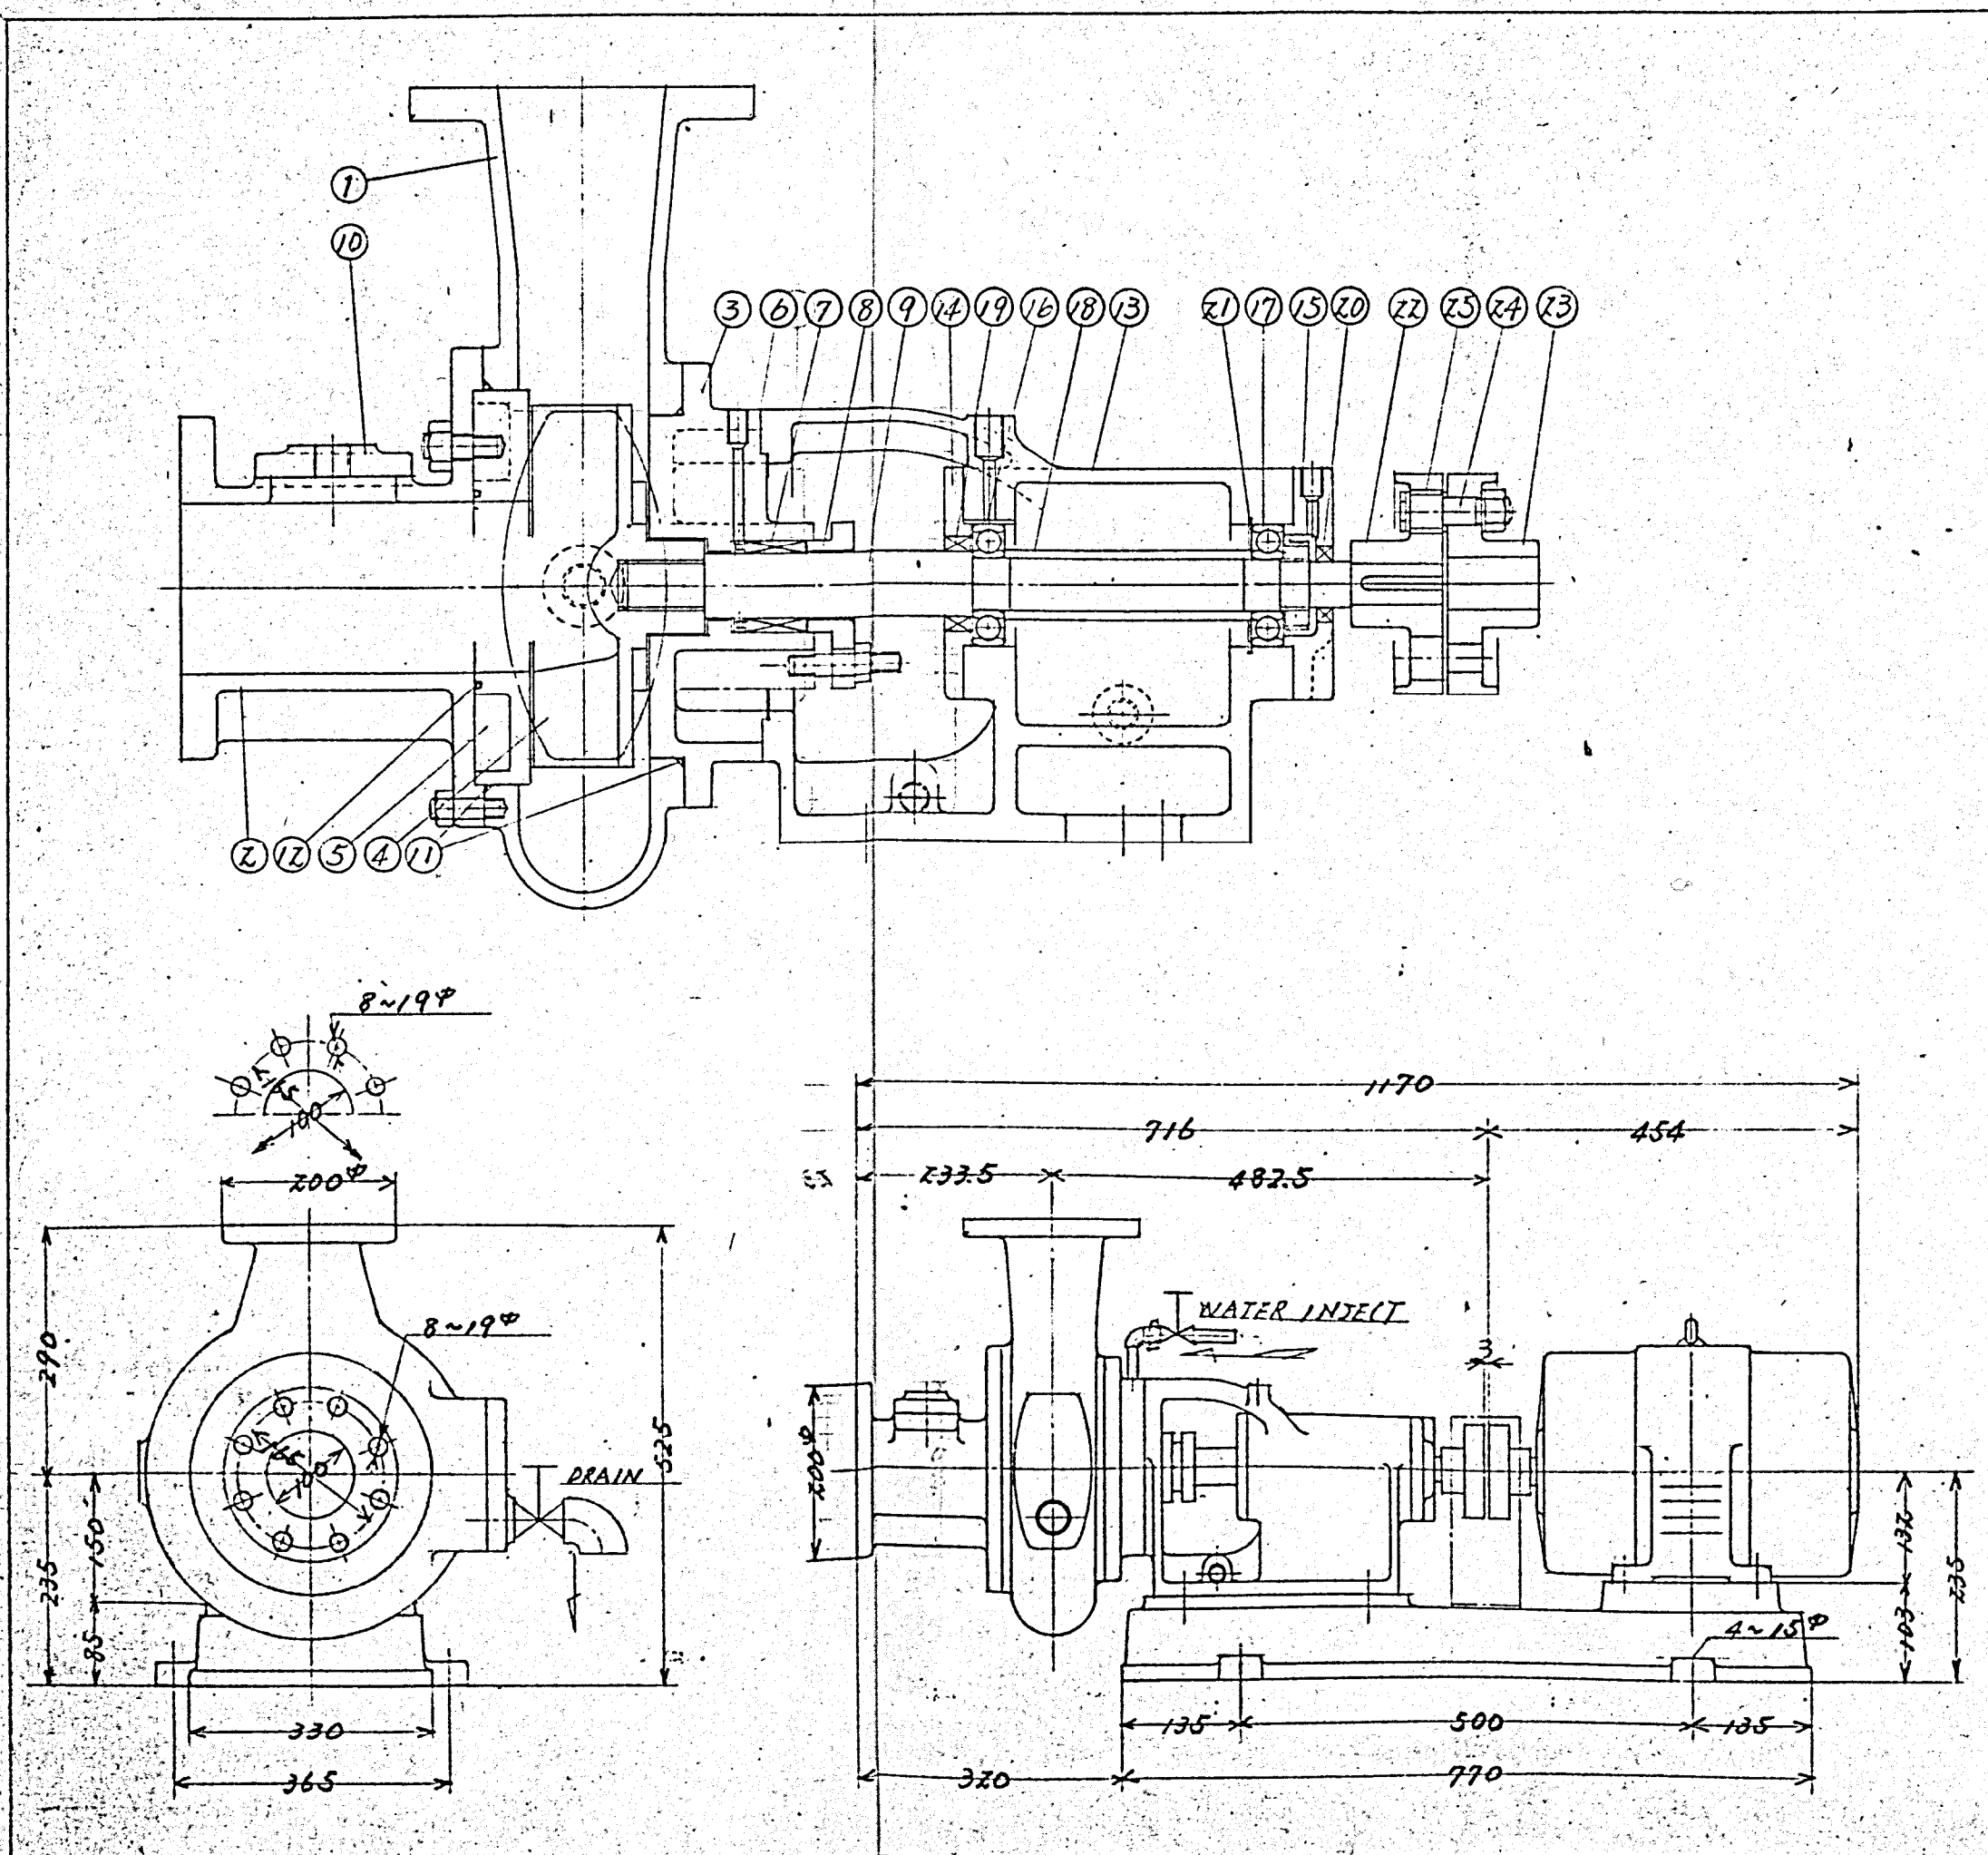

25	COUPLING RING	RUBBER	6	#3
24	COUPLING BOLT	S25C	6	#3
23	FLEXIBLE COUPLING	FC25	1	JISA-140
22	FLEXIBLE COUPLING	FC25	1	JISA-140
21	SNAP RING	SUP-3	1	JH-A-72
20	OIL SEAL	RUBBER	1	56428
19	OIL SEAL	RUBBER	1	585011
18	BEARING COLLAR	SS41	1	
17	BALL BEARING	SUZ2	1	5306
16	BALL BEARING	SUZ2	1	5306
15	OUTSIDE COVER	FC25	1	
14	IN. SIDE COVER	FC25	1	
13	BAERING CASE	FC25	1	
12	O.RING PACKING	RUBBER	1	
11	O.RING PACKING	RUBBER	1	
10	COVER	FC25	2	
9	SHAFT	SUS403	1	
8	PACKING GLAND	BC3	1	
7	SHAFT PACKING		1SET	PILAR H-101
6	GROOVE RING	BC3	1	
5	SIDE PLATE	FC25	1	
4	IMPELLAR	FC25	1	
3	STUFFING BOX	FC25	1	
2	CASING COVER	FC25	1	
1	CASING	FC25	1	
EXISTING	NAME OF PART	MATERIAL	SET	REMARKS

MOTOR	5.5 KW 4 P	60 HZ
R.P.M	1750 r.p.m	
TOTAL HEAD	7.5 m	
DEL HEAD	SUC LIFT	
CAPACITY	700 l/min W.T.P	2 $\frac{kg}{wt}$
BORE SIZE	100mm x 100mm	
TYPE	BF4-10018	




施工年度	令和 8 年度
工 事 名	京田辺市し尿等受入施設緑泉園更新工事
施工場所	京田辺市 草内 地内
図 名	し尿圧送ポンプ
図面番号	4-103 縮 尺 NONE
京 田 辺 市	

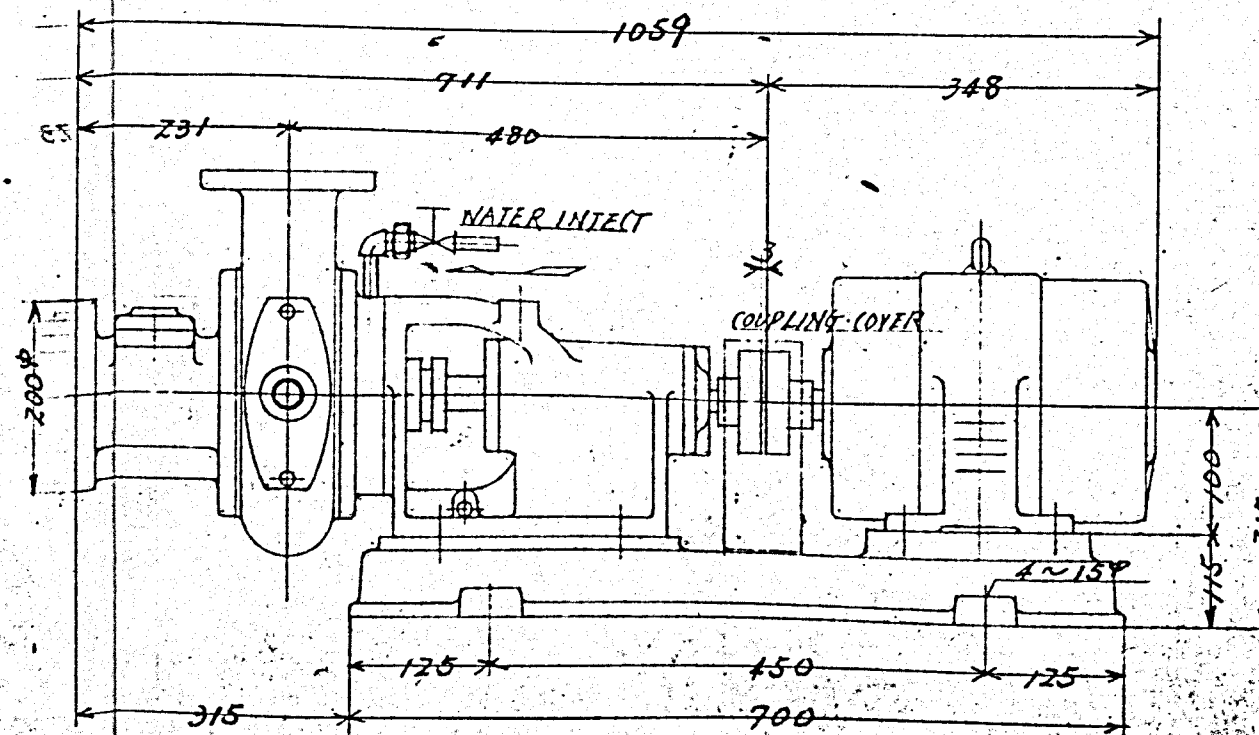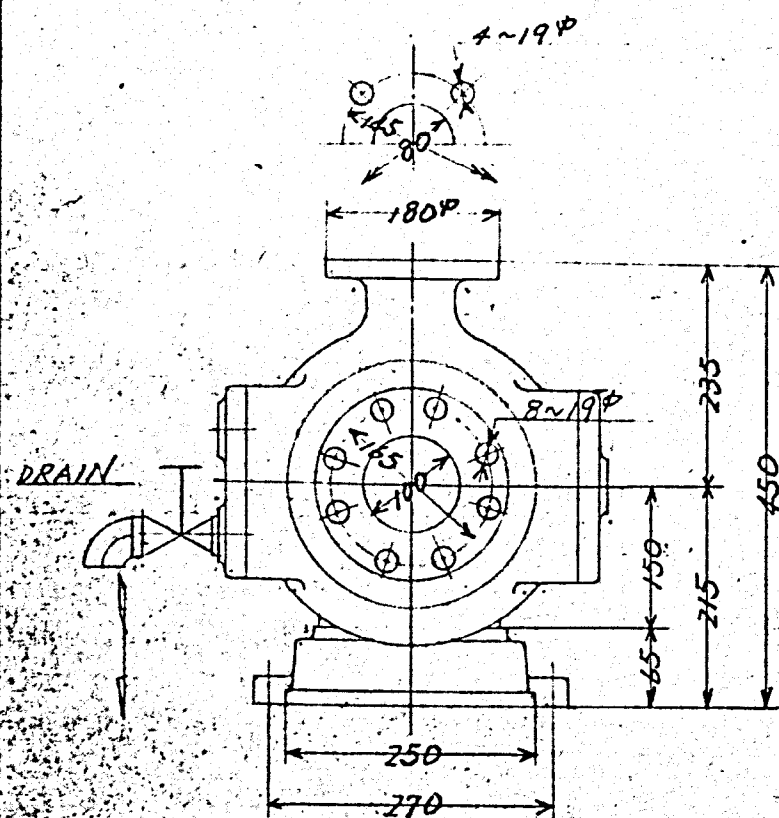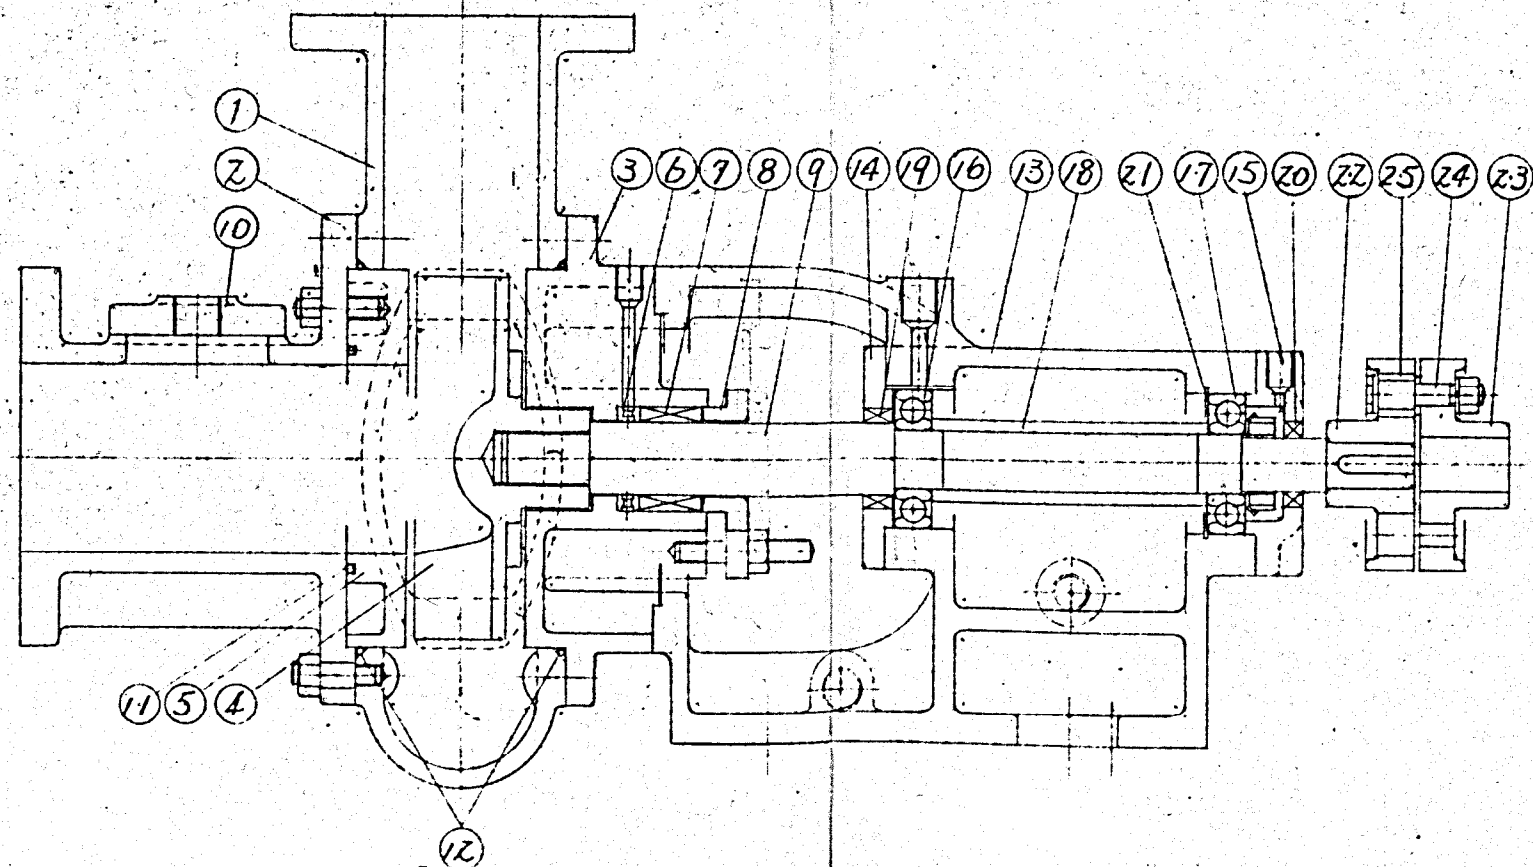

25	COUPLING RING	RUBBER	4	#2
24	COUPLING BOLT	S25C	4	#2
23	FLEXIBLE COUPLING	FC25	1	JISA-112
22	FLEXIBLE COUPLING	FC25	1	JISA-112
21	SNAP RING	SVP-3	1	JH-A-7K
20	OIL SEAL	RUBBER	1	#26428
19	OIL SEAL	RUBBER	1	#385811
18	BEARING COLLAR	SS41	1	
17	BALL BEARING	SUJ2	1	#6306
16	BALL BEARING	SUJ2	1	#6306
15	OUTSIDE COVER	FC25	1	
14	INSIDE COVER	FC25	1	
13	BEARING CASE	FC25	1	
12	O-RING PACKING	RUBBER	1	
11	O-RING PACKING	RUBBER	1	
10	COVER	FC25	3	
9	SHAFT	SUS403	1	
8	PACKING GLAND	BC3	1	
7	SHAFT PACKING		1SET	PILLAR #410L
6	GROOVE RING	BC3	1	
5	SIDE PLATE	FC25	1	
4	IMPELLAR	FC25	1	
3	STUFFING BOX	FC25	1	
2	CASING COVER	FC25	1	
1	CASING	FC25	1	

PART No	NAME OF PART	MATERIAL	SET	REMARKS
	MOTOR	Z.Z KW 4 P		60 HZ
	R.P.M	1750 r.p.m		
	TOTAL HEAD	5m		
	DELHEAD			SUC LIFT
	CAPACITY	100 g/min	WTP	Z ^{1/2} 1/2
	BORE SIZE	100mm x 80mm		
	TYPE	BFG-4010		


施工年度	令和 8 年度		
工 事 名	京田辺市し尿等受入施設緑泉園更新工事		
施工場所	京田辺市 草内 地内		
図 名	余剰汚泥定量ポンプ		
図面番号	4-104	縮 尺	NONE
京 田 辺 市			

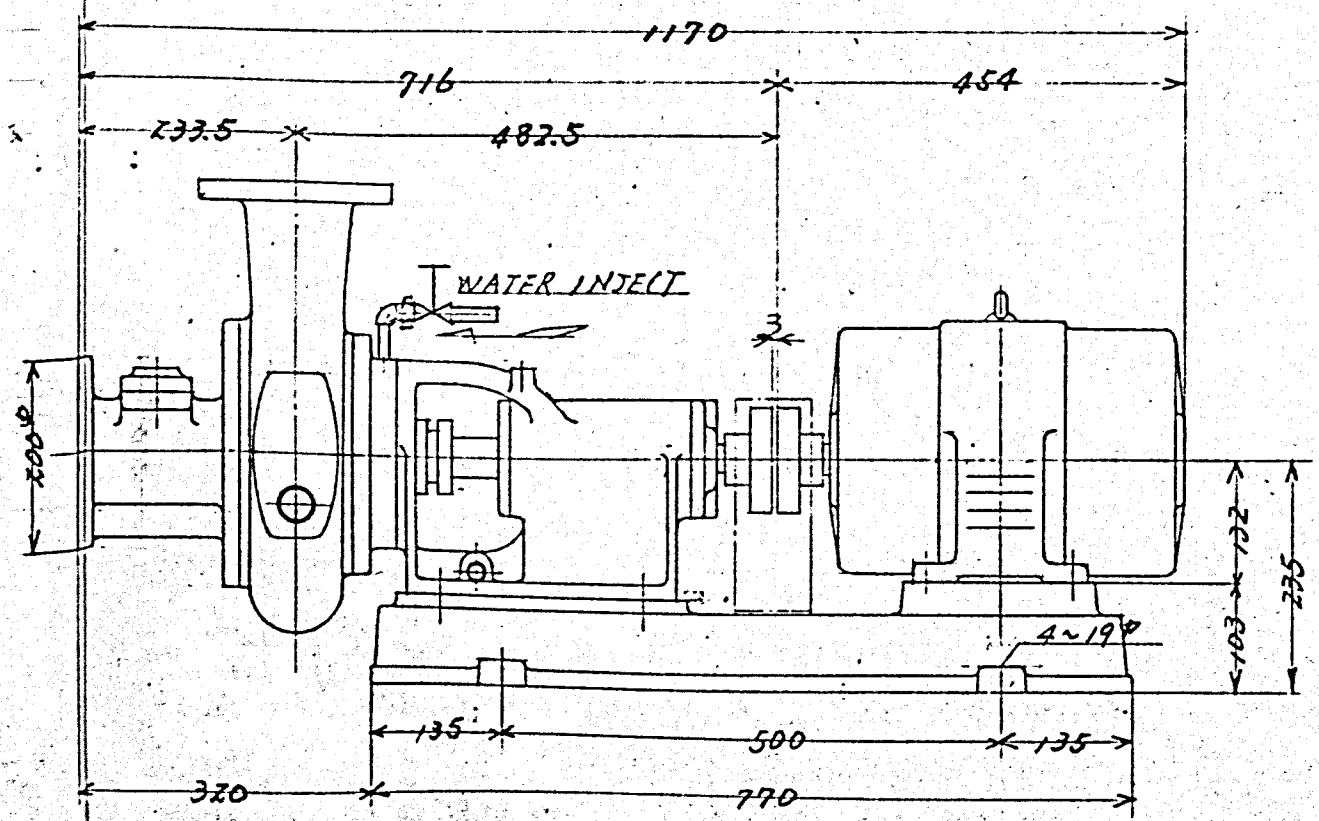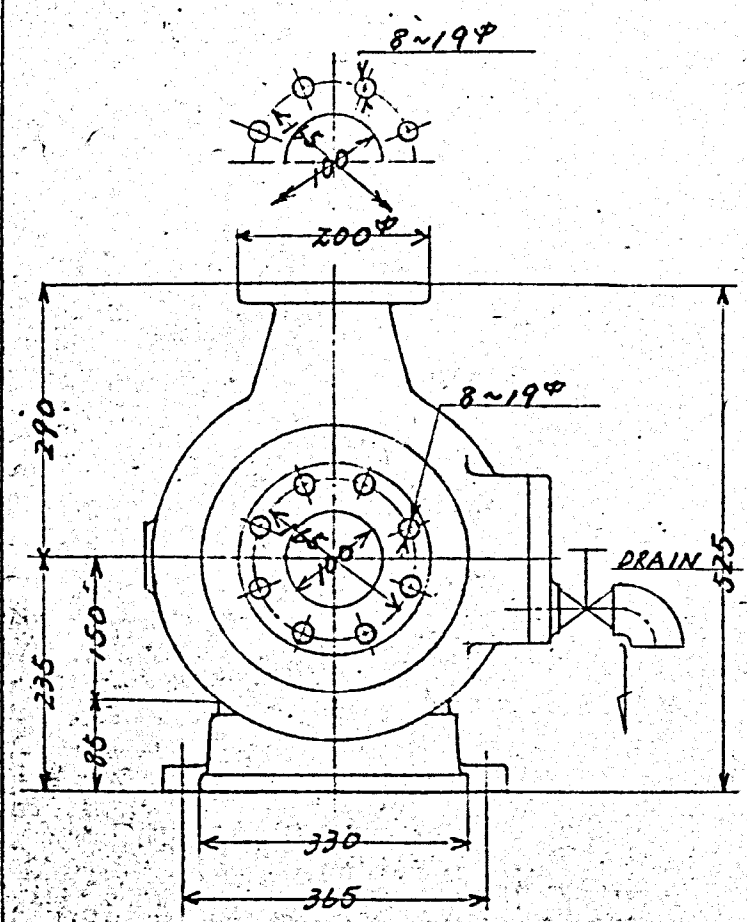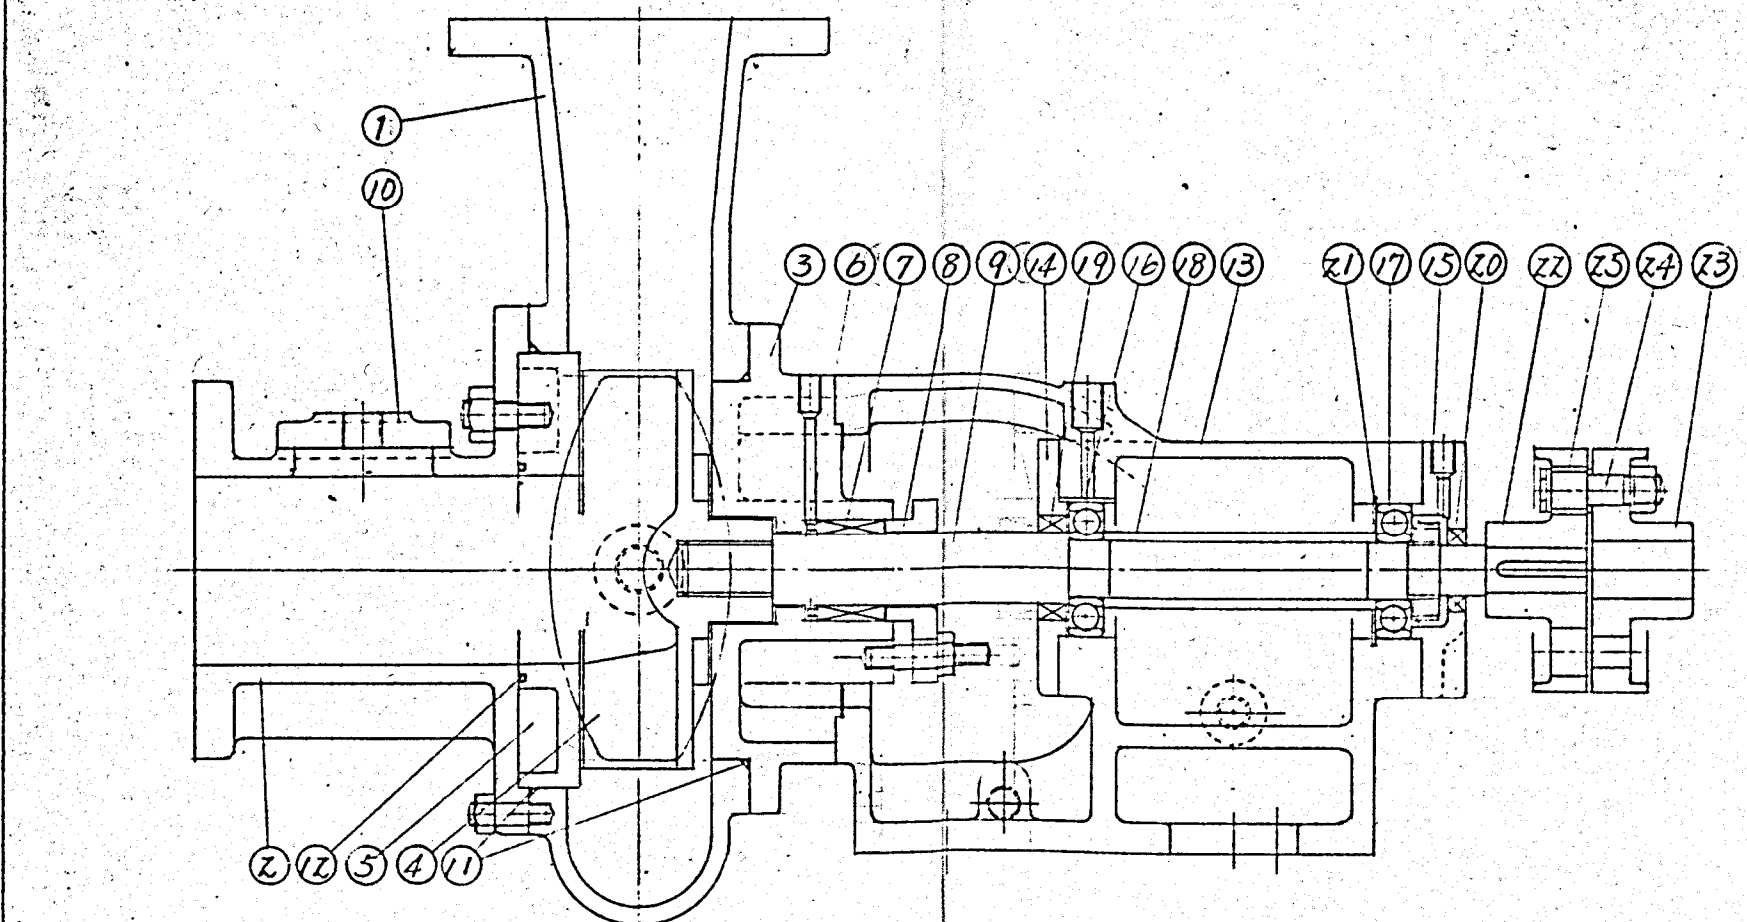

25	COUPLING RING	RUBBER	6	#3
24	COUPLING BOLT	S25C	6	#3
23	FLEXIBLE COUPLING	FC25	1	JISA-140
22	FLEXIBLE COUPLING	FC25	1	JISA-140
21	SNAP RING	SUP-3	1	JH-A72
20	OIL SEAL	RUBBER	1	26428
19	OIL SEAL	RUBBER	1	385B11
18	BEARING COLLAR	SS41	1	
17	BALL BEARING	SUJ2	1	5306
16	BALL BEARING	SUJ2	1	5306
15	OUTSIDE COVER	FC25	1	
14	IN SIDE COVER	FC25	1	
13	BEARING CASE	FC25	1	
12	O-RING PACKING	RUBBER	1	
11	O-RING PACKING	RUBBER	1	
10	COVER	FC25	2	
9	SHAFT	SUS403	1	
8	PACKING GLAND	BC3	1	
7	SHAFT PACKING		1SET	PILZER H512L
6	GROOVE RING	BC3	1	
5	SIDE PLATE	FC25	1	
4	IMPELLAR	FC25	1	
3	STUFFING BOX	FC25	1	
2	CASING COVER	FC25	1	
1	CASING	FC25	1	




PART NO.	NAME OF PART	MATERIAL	SET	REMARKS
MOTOR	5.5 KW 4 P		60 HZ	
R.P.M	1750 r.p.m			
TOTAL HEAD	7.5m			
DEL HEAD		SUC LIFT		
CAPACITY	700 l/min	W.T.P	2 kg/mt	
BORE SIZE	100mm x 100mm			
TYPE	BF4-10018			

施工年度	令和 8 年度		
工 事 名	京田辺市し尿等受入施設緑泉園更新工事		
施工場所	京田辺市 草内 地内		
図 名	浄化槽汚泥圧送ポンプ		
図面番号	4-105	縮 尺	NONE
京 田 辺 市			

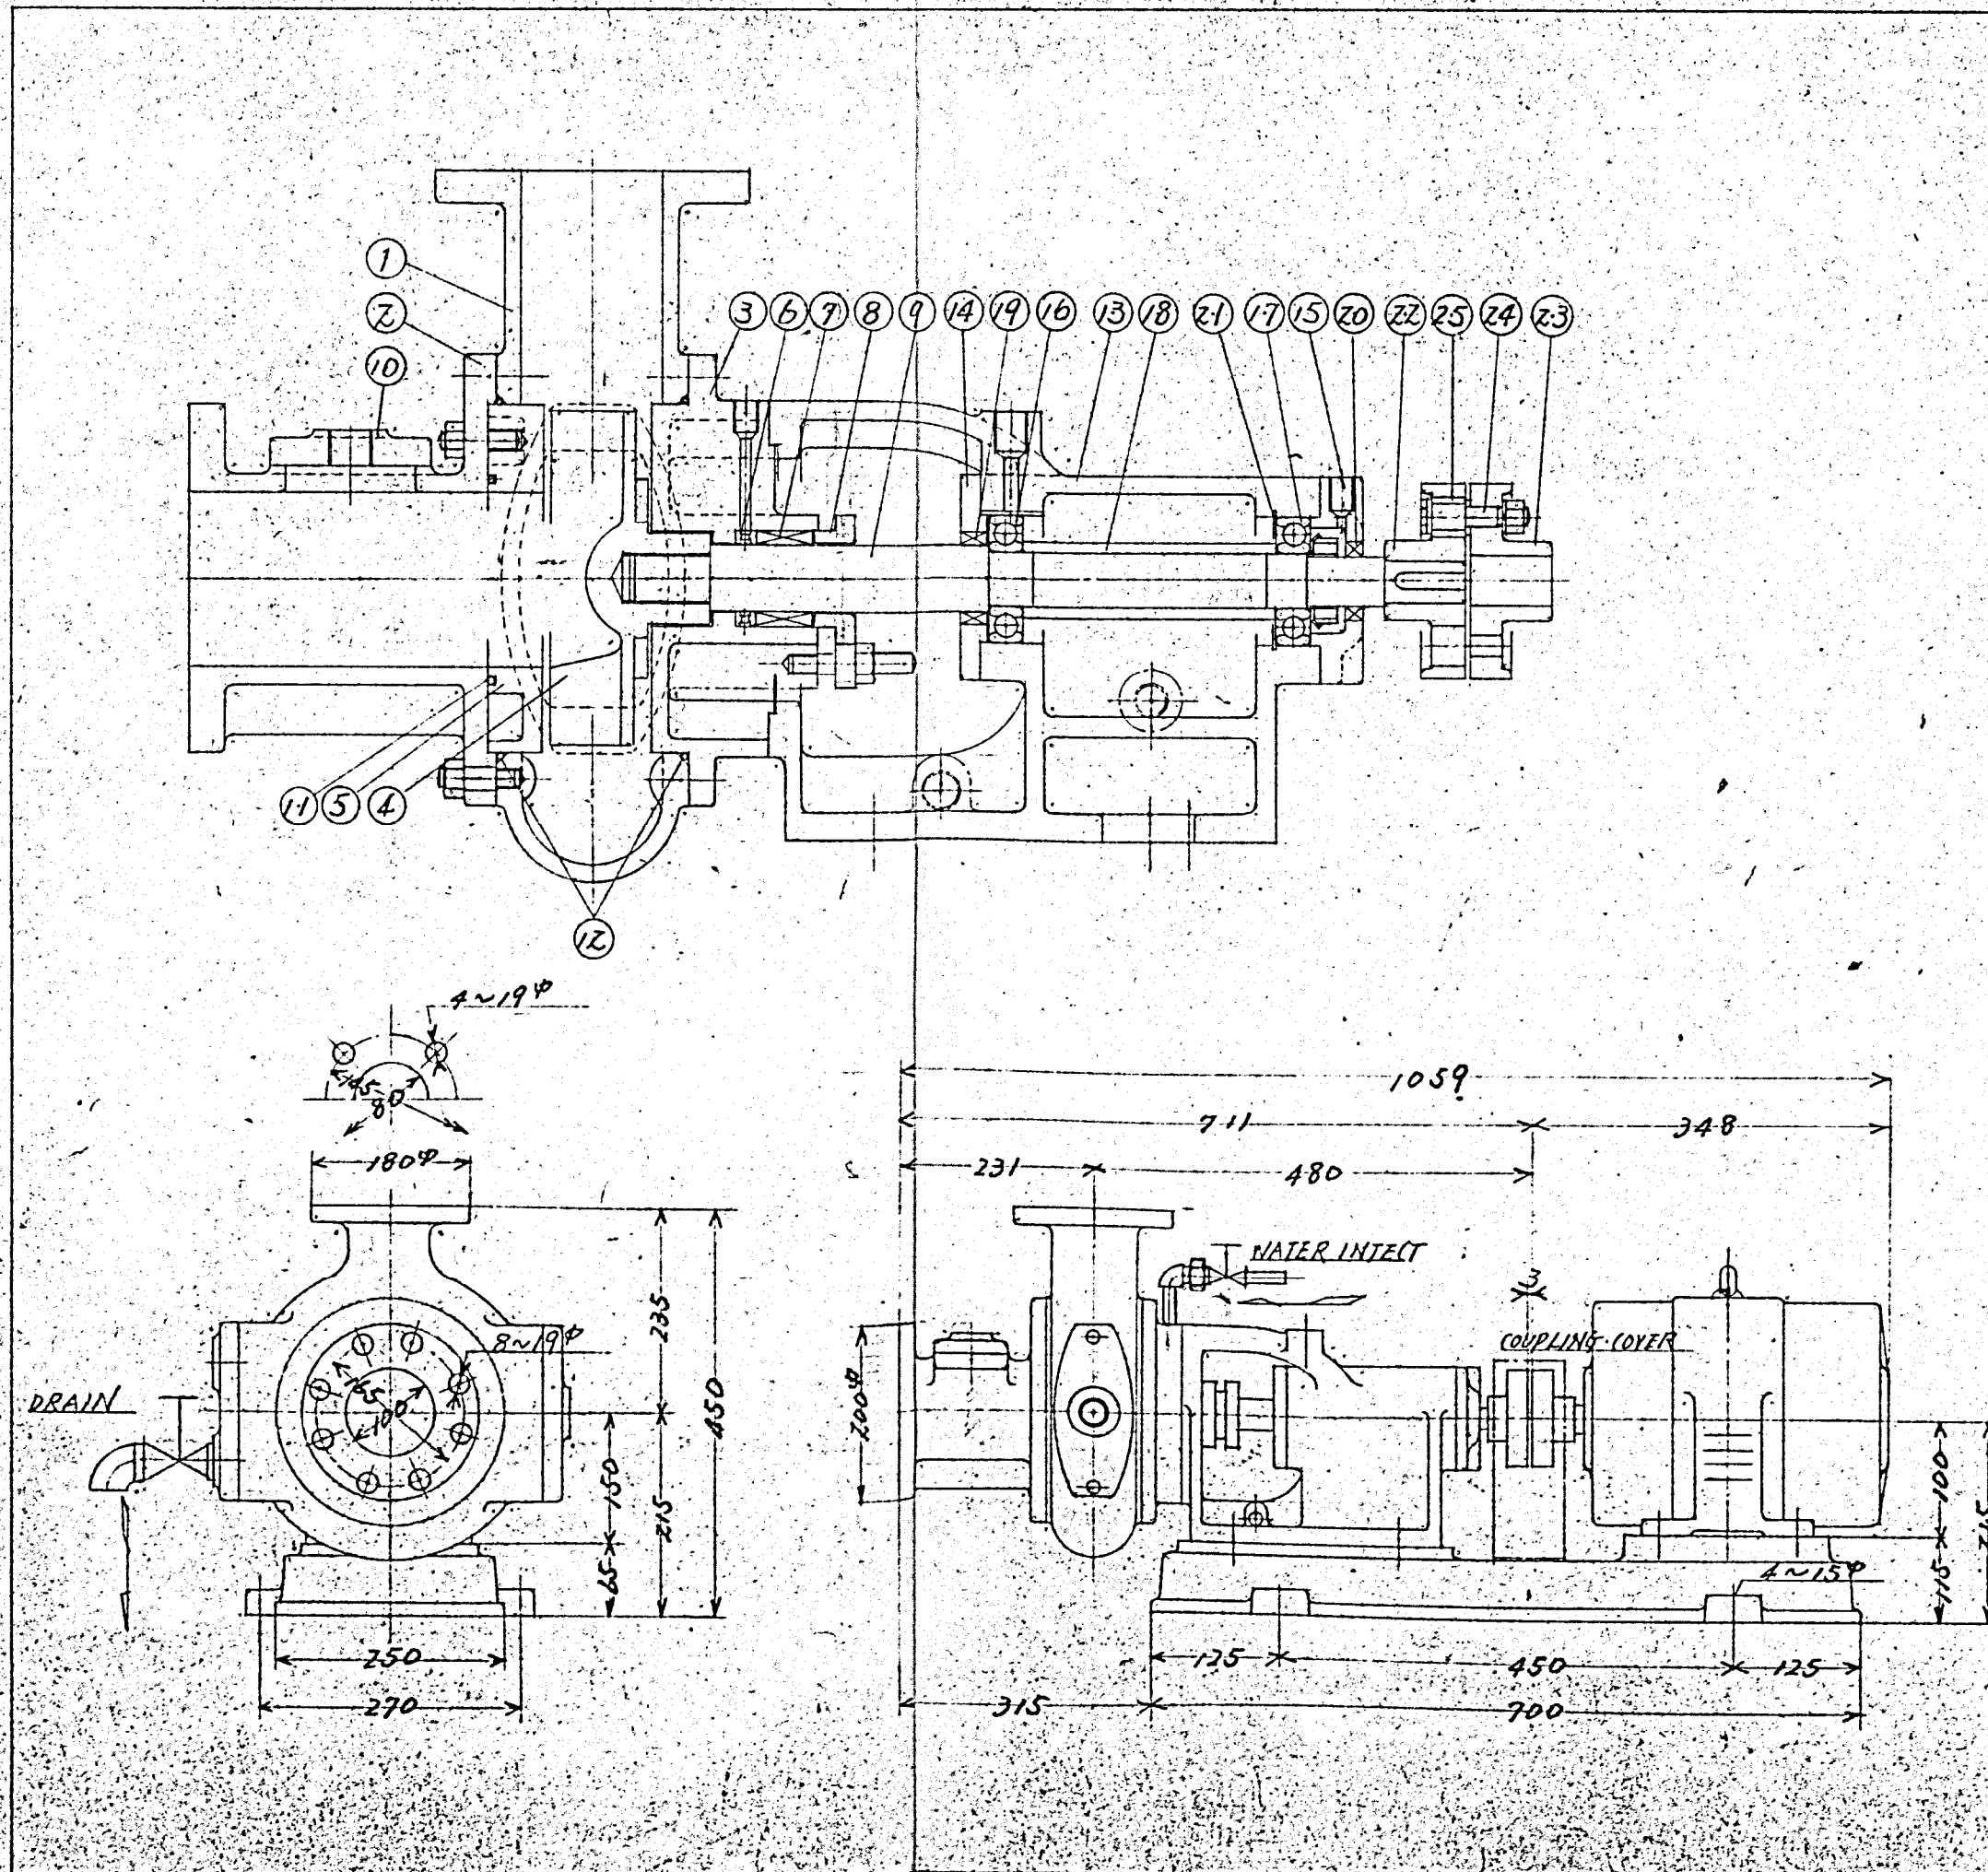

25	COUPLING RING	RUBBER	4	#2
24	COUPLING BOLT	SS25C	4	#2
23	FLEXIBLE COUPLING	FC25	1	TSA-112
22	FLEXIBLE COUPLING	FC25	1	TSA-112
21	SNAP RING	SVP-3	1	TH-A-72
20	OIL SEAL	RUBBER	1	#26428
19	OIL SEAL	RUBBER	1	#385811
18	BEARING COLLAR	SS41	1	
17	BALL BEARING		1	#A306
16	BALL BEARING		1	#A306
15	OUTSIDE COVER	FC25	1	
14	INSIDE COVER	FC25	1	
13	BEARING CASE	FC25	1	
12	O.RING PACKING	RUBBER	1	
11	O.RING PACKING	RUBBER	1	
10	COVER	FC25	3	
9	SHAFT	SUS403	1	
8	PACKING GLAND	BC3	1	
7	SHAFT PACKING	1 SET	1	PILLAR 1/10L
6	GROOVE RING	BC3	1	
5	SIDE PLATE	FC25	1	
4	IMPELLER	FC25	1	
3	STUFFING BOX	FC25	1	
2	CASING COVER	FC25	1	
1	CASING	FC25	1	
PART NO.	NAME OF PART	MATERIAL	SET	REMARKS
MOTOR	1.5 KW 6 P		60 HZ	
R.P.M	1150 r.p.m			
TOTAL HEAD	4m			
DELHEAD	SUC LIFT			
CAPACITY	100 g/min	W.T.P	2 1/2	
BORE SIZE	100 mm x 80 mm			
TYPE	BF4-4010			



施工年度	令和 8 年度		
工 事 名	京田辺市し尿等受入施設緑泉園更新工事		
施工場所	京田辺市 草内 地内		
図 名	ろ液定量ポンプ		
図面番号	4-106	縮 尺	NONE
京 田 辺 市			

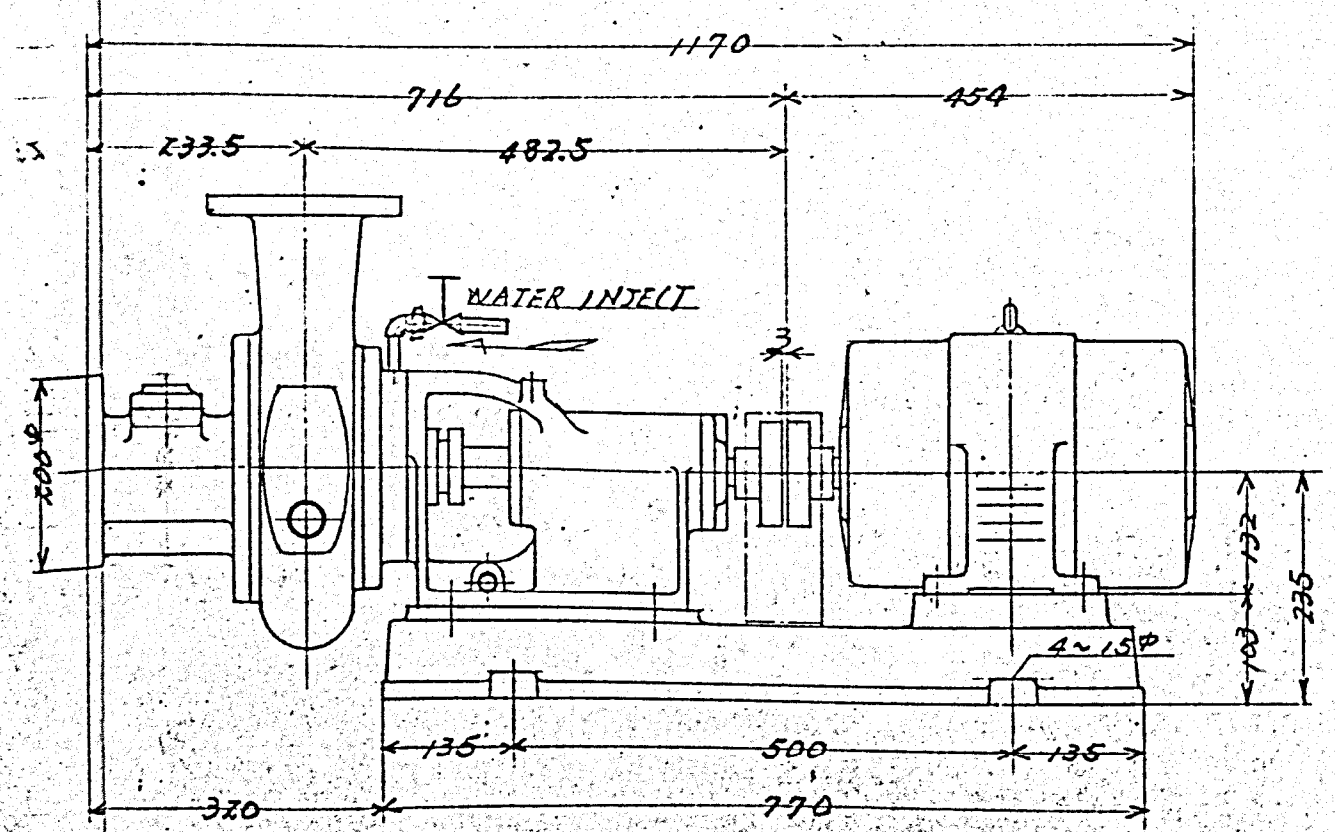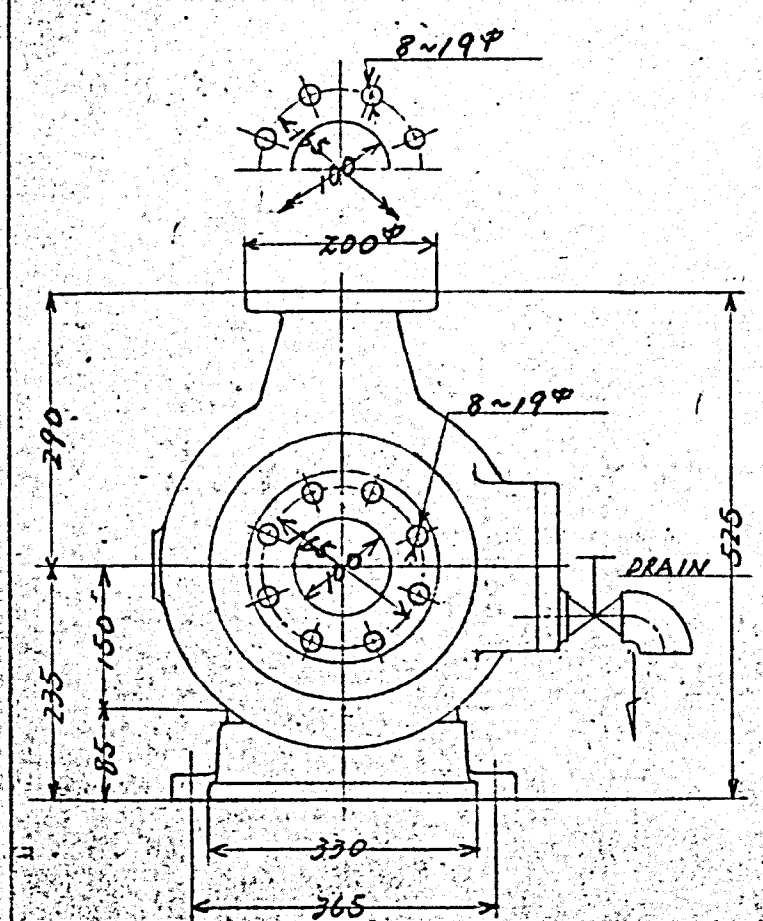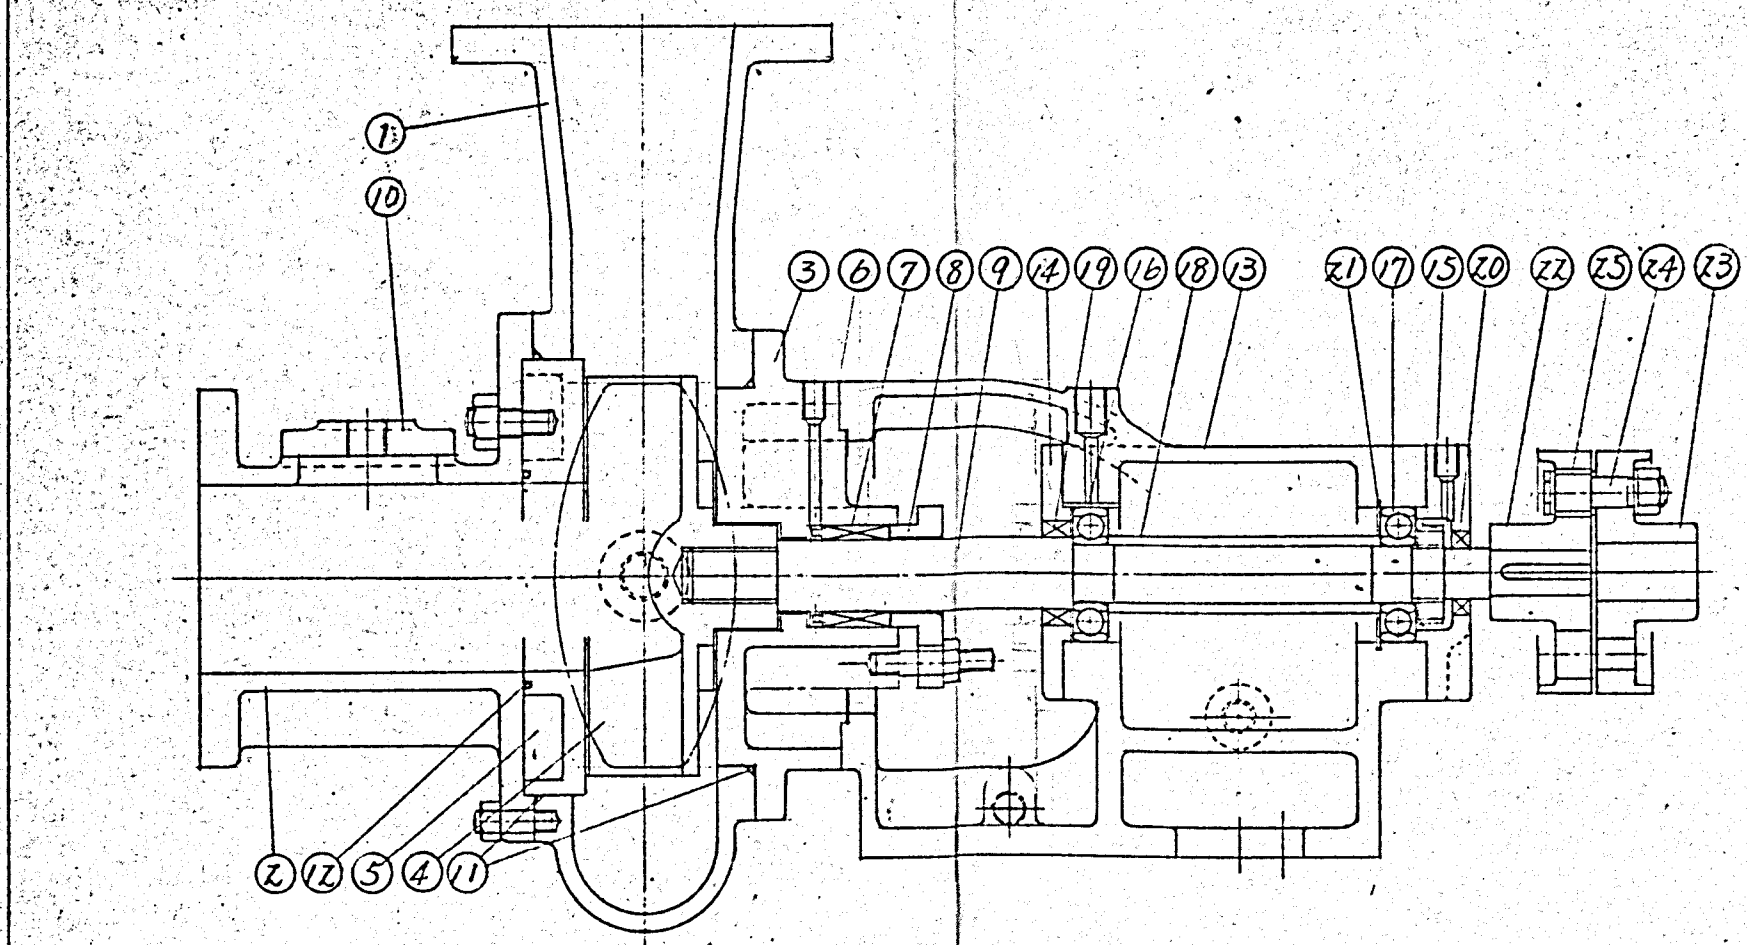




25	COUPLING RING	RUBBER	6	#3
24	COUPLING BOLT	S25C	6	#3
23	FLEXIBLE COUPLING	FC25	1	JISA-140
22	FLEXIBLE COUPLING	FC25	1	JISA-140
21	SNAP RING	SUP-3	1	JH-A72
20	OIL SEAL	RUBBER	1	26428
19	OIL SEAL	RUBBER	1	385811
18	BEARING COLLAR	SS41	1	
17	BALL BEARING	SUJ2	1	6306
16	BALL BEARING	SUJ2	1	6306
15	OUTSIDE COVER	FC25	1	
14	IN SIDE COVER	FC25	1	
13	BEARING CASE	FC25	1	
12	O-RING PACKING	RUBBER	1	
11	O-RING PACKING	RUBBER	1	
10	COVER	FC25	2	
9	SHAFT	SUS403	1	
8	PACKING GLAND	BC3	1	
7	SHAFT PACKING		1 SET	PIPER HAZEL
6	GROOVE RING	BC3	1	
5	SIDE PLATE	FC25	1	
4	IMPELLER	FC25	1	
3	STUFFING BOX	FC25	1	
2	CASING COVER	FC25	1	
1	CASING	FC25	1	

PART NO	NAME OF PART	MATERIAL	SET	REMARKS
MOTOR	5.5 KW 4 P		60 HZ	
R.P.M	1750 r.p.m			
TOTAL HEAD	8m			
DEL HEAD		SUC LIFT		
CAPACITY	600 G/min	W.T.P	2 kg/m ²	
BORE SIZE	100mm x 100mm			
TYPE	BFG-10018			

施工年度	令和 8 年度
工 事 名	京田辺市し尿等受入施設緑泉園更新工事
施工場所	京田辺市 草内 地内
図 名	ろ液圧送ポンプ
図面番号	4-107 縮 尺 NONE
	京 田 辺 市

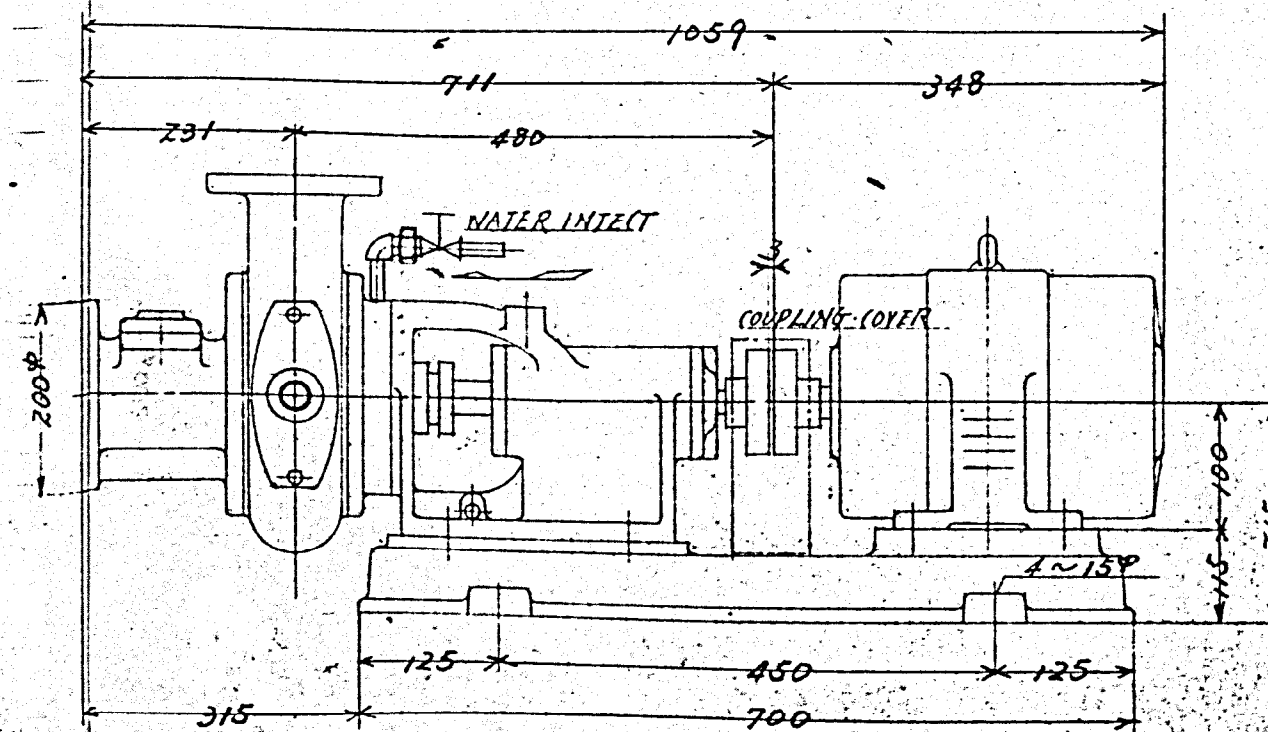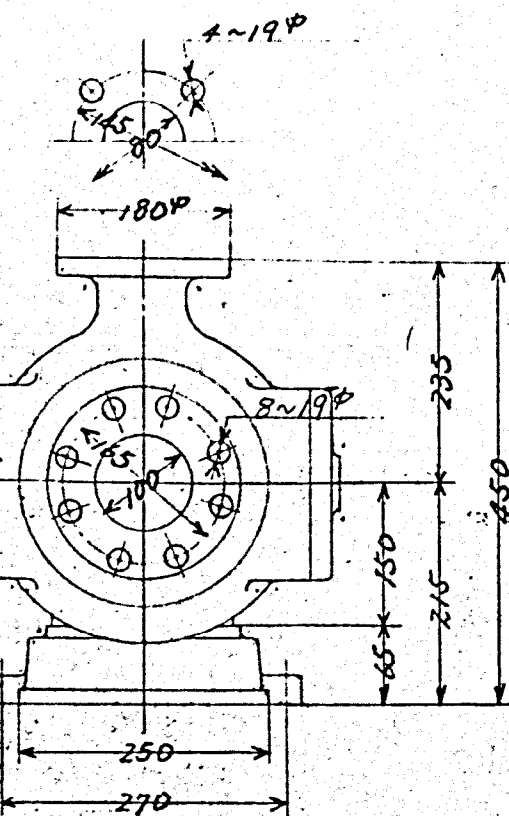




施工年度	令和 8 年度		
工 事 名	京田辺市し尿等受入施設緑泉園更新工事		
施工場所	京田辺市 草内 地内		
図 名	第一沈殿汚泥引抜ポンプ		
図面番号	4-108	縮 尺	NONE
京 田 辺 市			

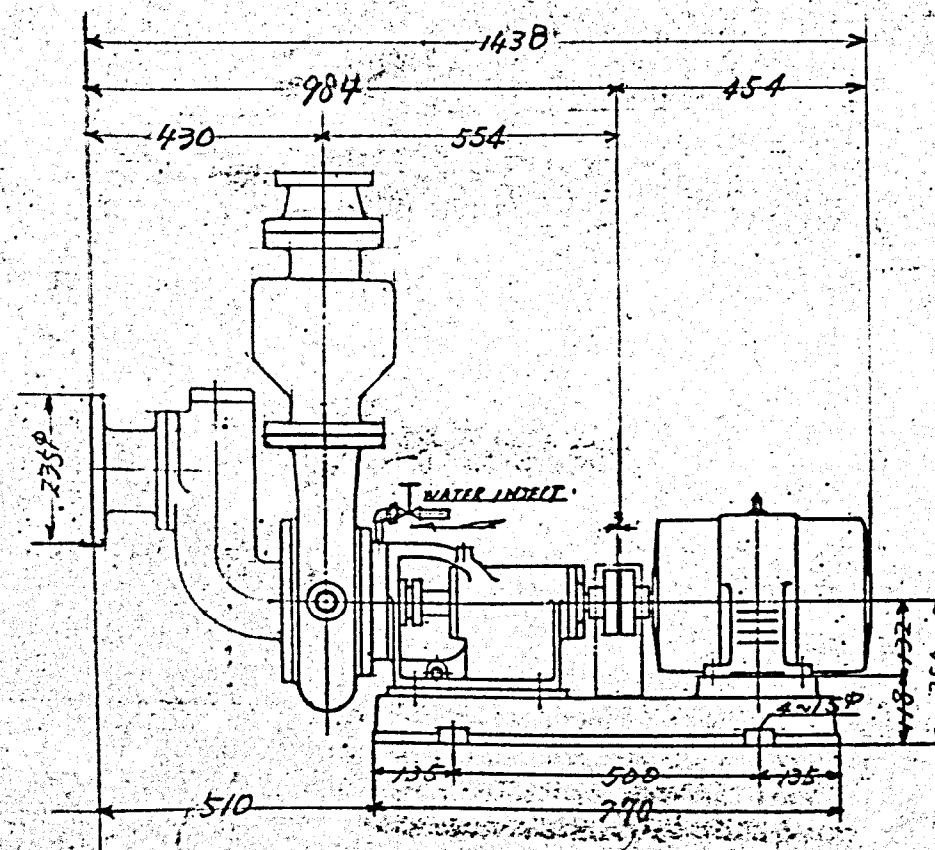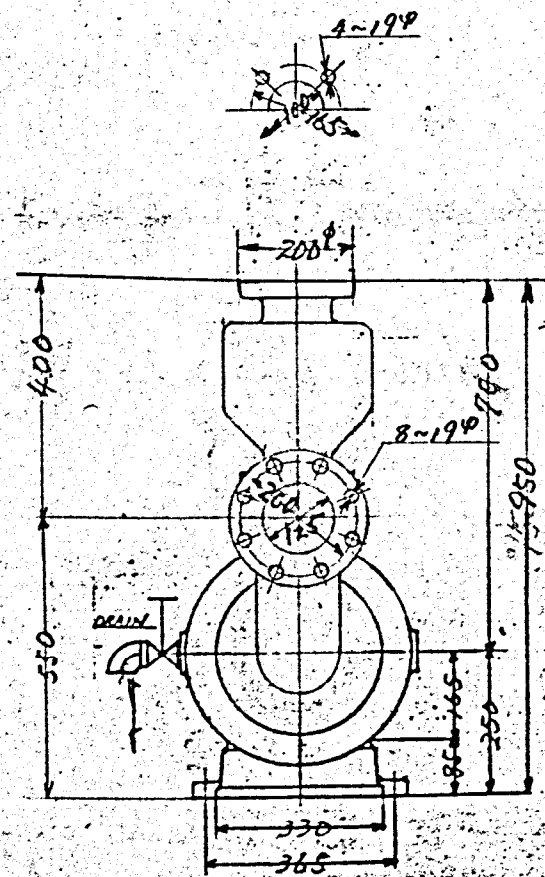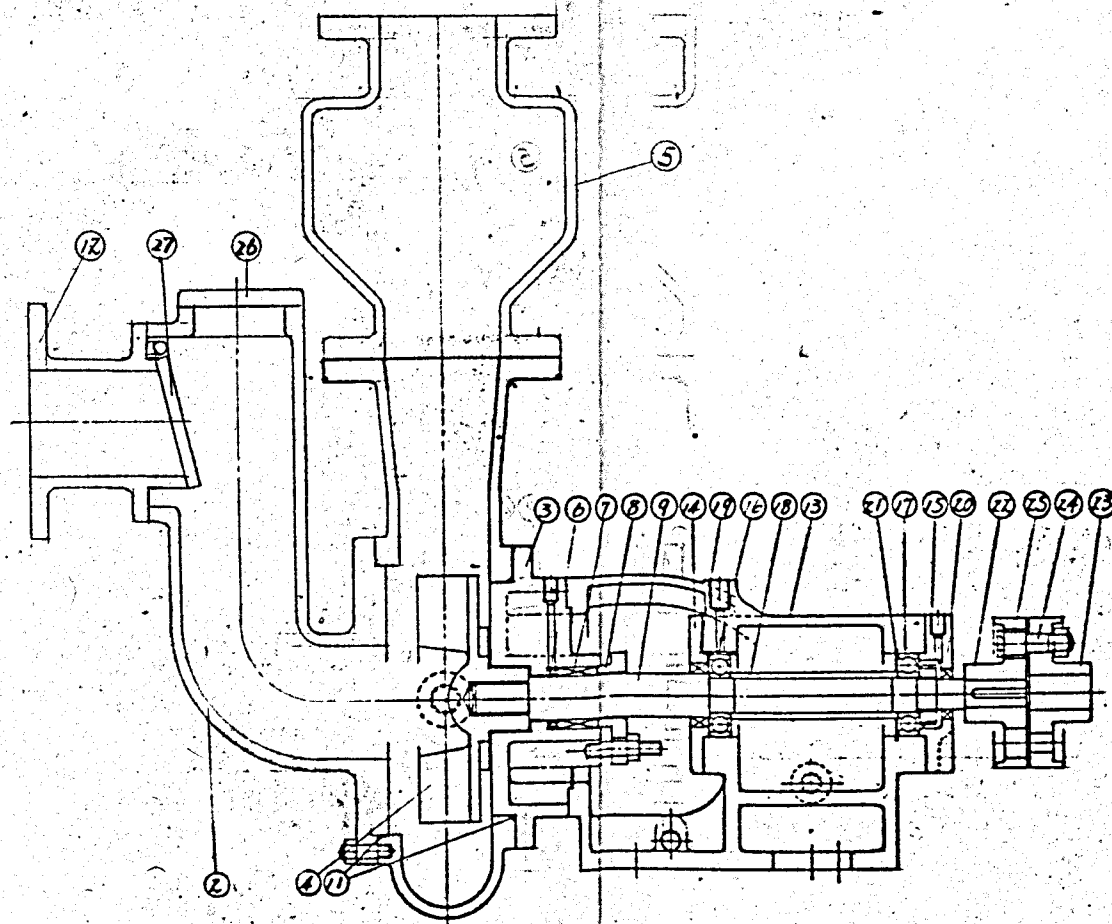

27				
26	COVER	FC25	1	
25	COUPLING RING	RUBBER	6	#3
24	COUPLING BOLT	SZ5C	6	#3
23	FLEXIBLE COUPLING	FC25	1	TISA-100
22	FLEXIBLE COUPLING	FC25	1	TISA-100
21	SNAP RING	SUP-3	1	TH-A-90
20	OIL SEAL	RUBBER	1	#225211
19	OIL SEAL	RUBBER	1	#456812
18	BEARING COLLAR	SS41	1	
17	BALL BEARING		1	6307
16	BALL BEARING		1	6307
15	OUTSIDE COVER	FC25	1	
14	IN SIDE COVER	FC25	1	
13	BAERING CASE	FC25	1	
12	SUCTION BEND	FC25	1	
11	O-RING PACKING	RUBBER	1	
10	COVER	FC25	2	
9	SHAFT	SUS403	1	
8	PACKING GLAND	BC3	1	
7	SHAFT PACKING		1 SET	PILAR #410A
6	GROOVE RING	BC3	1	
5	DELEVELY TANK	FC25	1	
4	IMPELLAR	FC25	1	
3	STUFFING BOX	FC25	1	
2	CASING COVER	FC25	1	
1	CASING	FC25	1	
PART No NAME OF PART MATERIAL SET REMARKS				

MOTOR	5.5 KW 4 P	60. HZ
R.P.M	1750 r.p.m	
TOTAL HEAD	10 m	
DEL HEAD		SUC LIFT
CAPACITY	200 $\frac{m^3}{min}$	W.T.P 2. $\frac{m^3}{min}$
BORE SIZE	125 $\frac{m}{mm}$ x 100 $\frac{m}{mm}$	
TYPE	SFBG-10018	




施工年度	令和 8 年度
工 事 名	京田辺市し尿等受入施設緑泉園更新工事
施工場所	京田辺市 草内 地内
図 名	余剰汚泥引抜ポンプ
図面番号	4-109 縮 尺 NONE
京 田 辺 市	

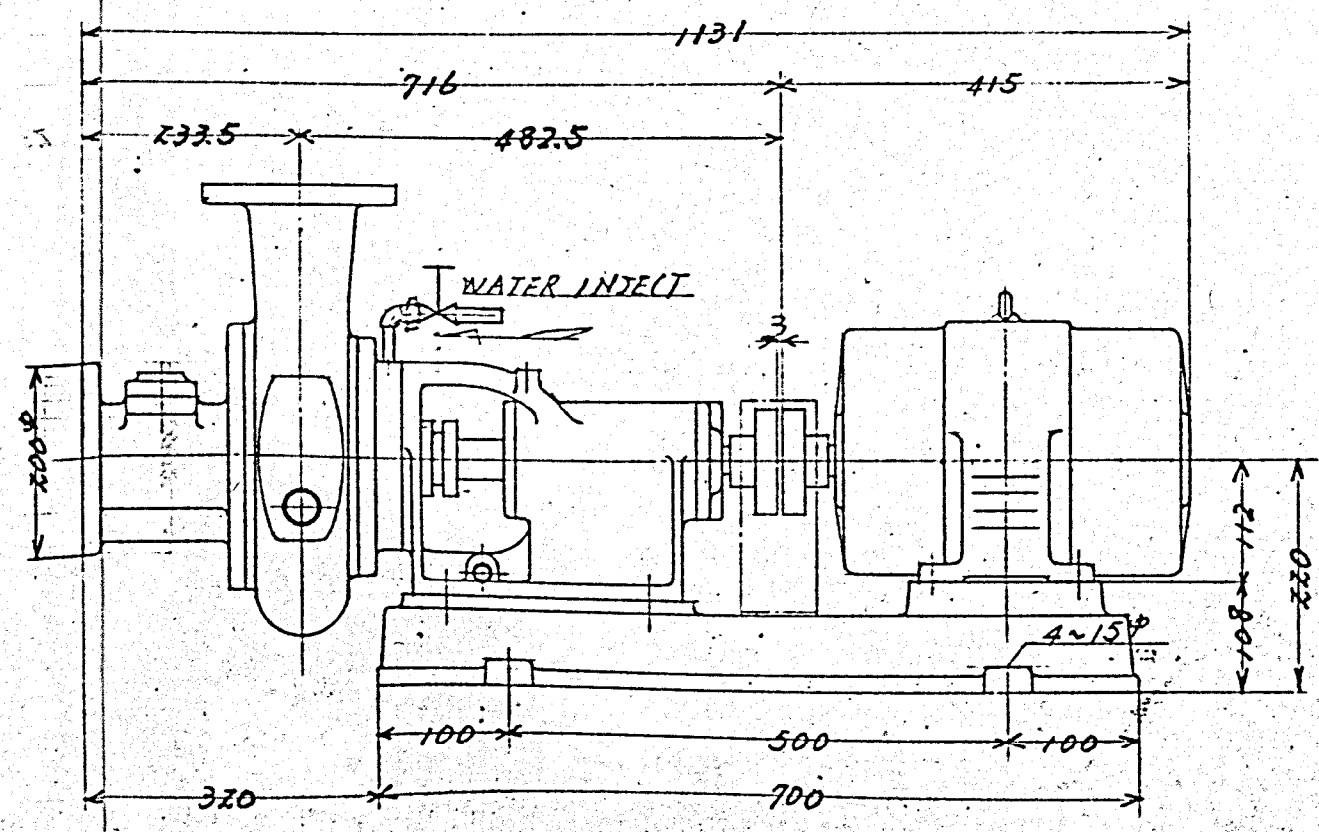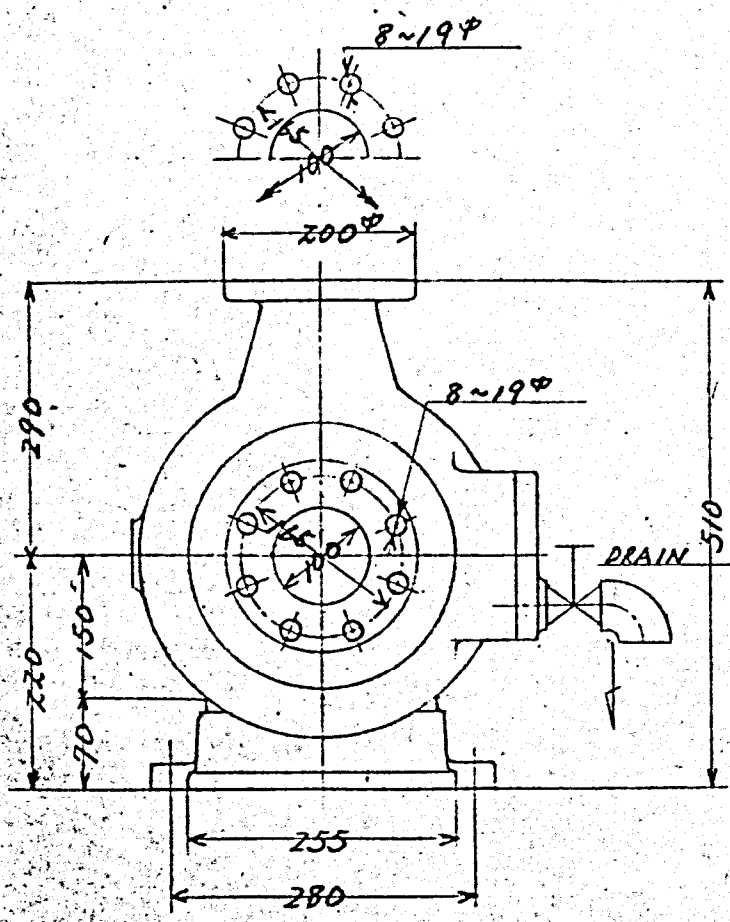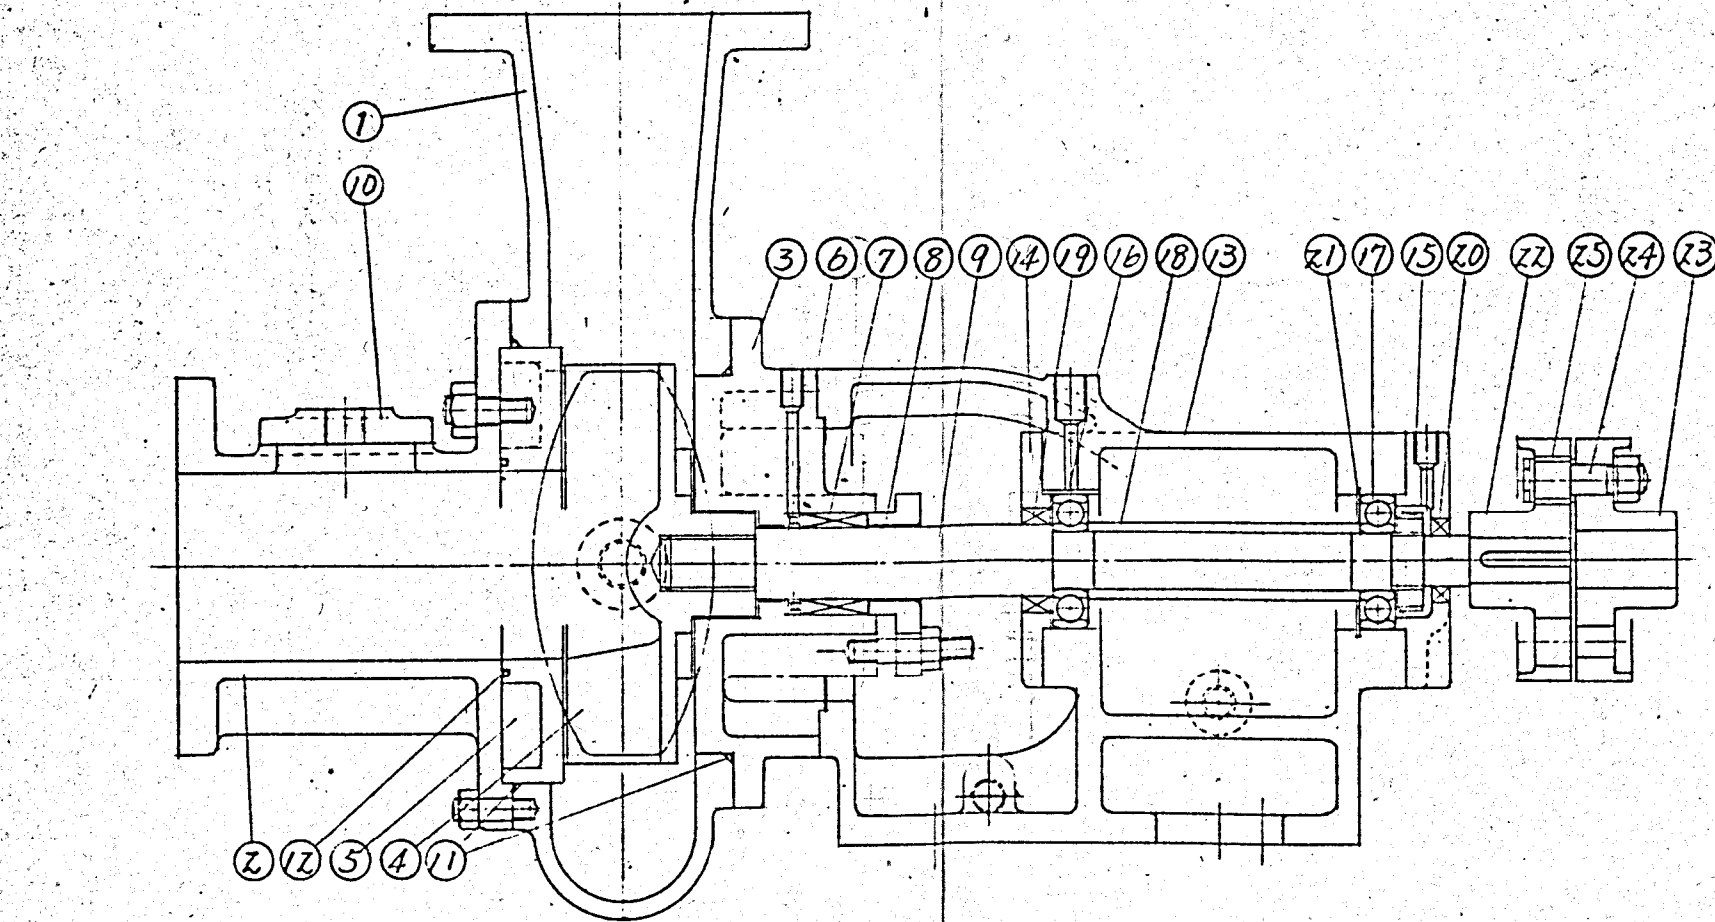

25	COUPLING RING	RUBBER	4	#3
24	COUPLING BOLT	S25C	4	#3
23	FLEXIBLE COUPLING	FC25	1	JISA-125
22	FLEXIBLE COUPLING	FC25	1	JISA-125
21	SNAKE RING	SUP-3	1	JH-A72
20	OIL SEAL	RUBBER	1	26428
19	OIL SEAL	RUBBER	1	385811
18	BEARING COLLAR	SS41	1	
17	BALL BEARING	SUJ2	1	6306
16	BALL BEARING	SUJ2	1	6306
15	OUTSIDE COVER	FC25	1	
14	IN. SIDE COVER	FC25	1	
13	BEARING CASE	FC25	1	
12	O-RING PACKING	RUBBER	1	
11	O-RING PACKING	RUBBER	1	
10	COVER	FC25	2	
9	SHAFT	SUS403	1	
8	PACKING GLAND	BC3	1	
7	SHAFT PACKING		1 SET	PISTON HEAD
6	GROOVE RING	BC3	1	
5	SIDE PLATE	FC25	1	
4	IMPELLAR	FC25	1	
3	STUFFING BOX	FC25	1	
2	CASING COVER	FC25	1	
1	CASING	FC25	1	

PART NO.	NAME OF PART	MATERIAL	SET	REMARKS
MOTOR	3.7 KW 4 P		60 HZ	
R.P.M	1750 r.p.m			
TOTAL HEAD	5m			
DEL HEAD	SUC LIFT			
CAPACITY	600 g/min	W.T.P	2 kg/m ²	
BORE SIZE	100mm x 100mm			
TYPE	BF6-10018			

施工年度	令和 8 年度
工 事 名	京田辺市し尿等受入施設緑泉園更新工事
施工場所	京田辺市 草内 地内
図 名	返送汚泥ポンプ
図面番号	4-110 縮 尺 NONE
	京 田 辺 市

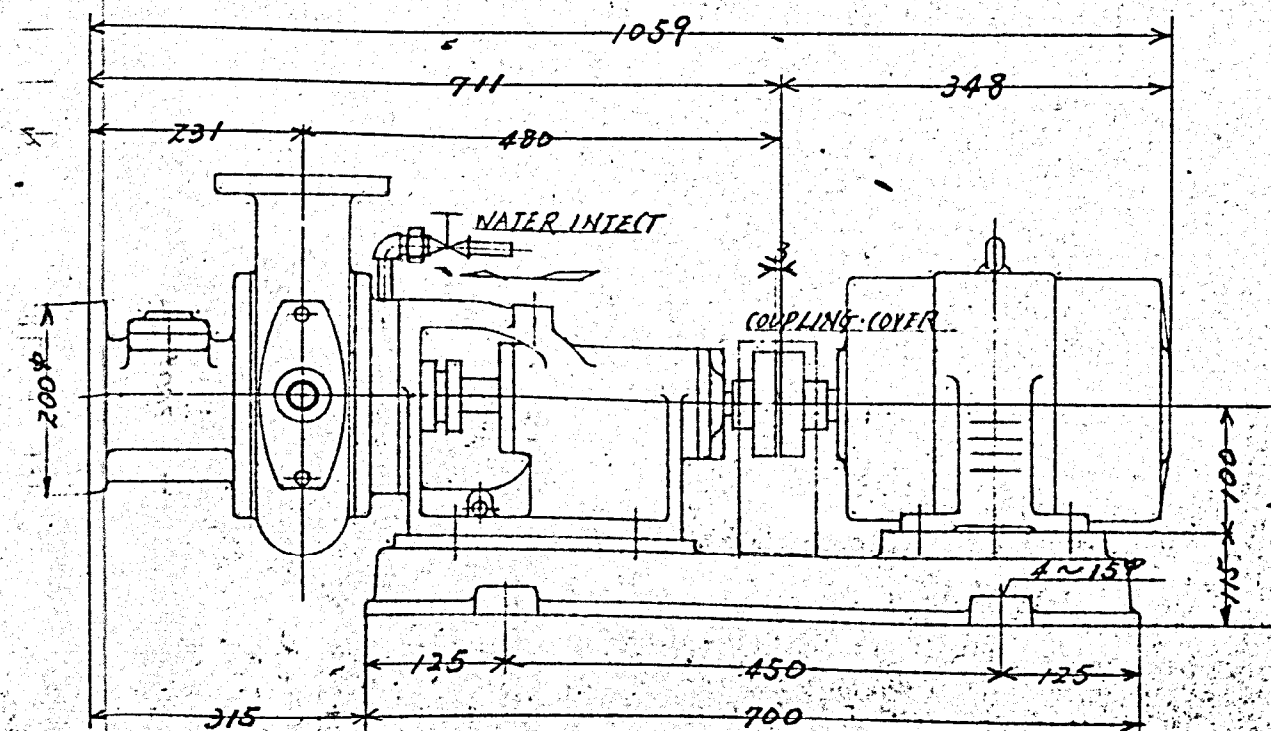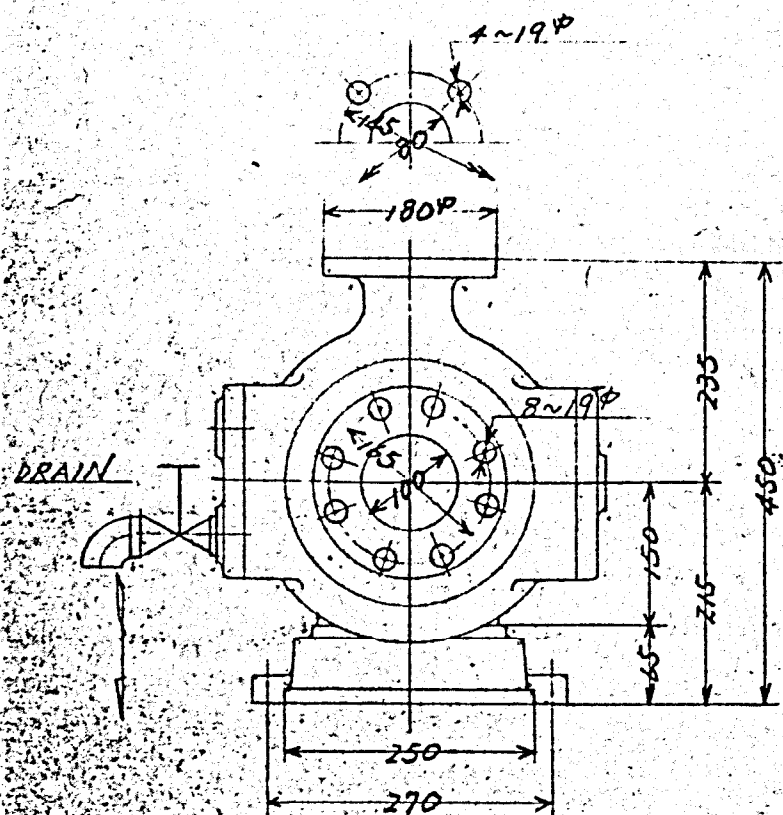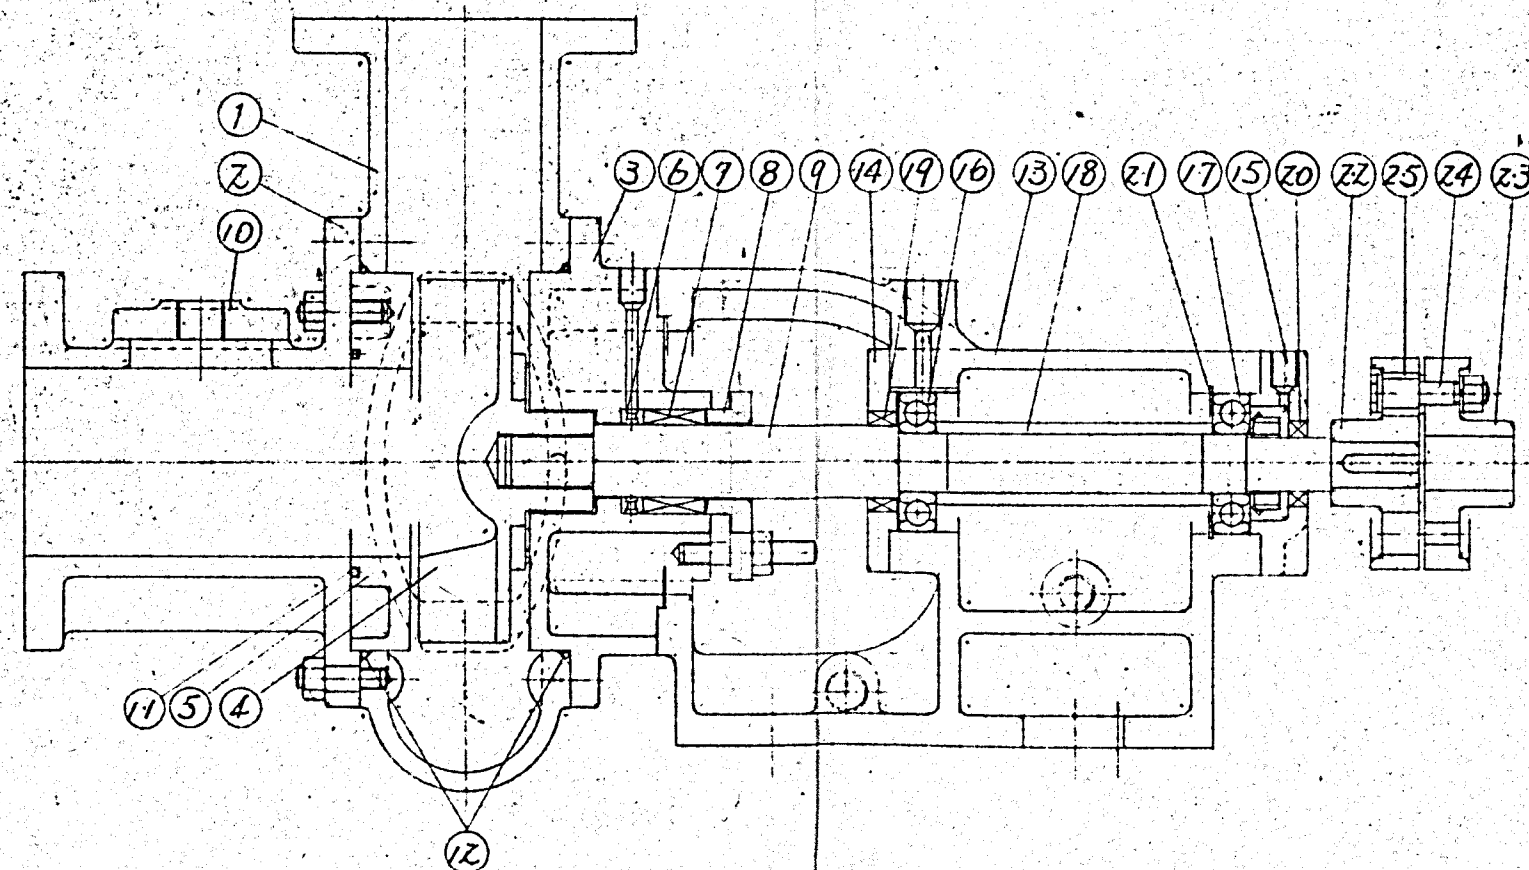

25	COUPLING RING	RUBBER	4	#2
24	COUPLING BOLT	S25C	4	#2
23	FLEXIBLE COUPLING	FC25	1	JISA-112
22	FLEXIBLE COUPLING	FC25	1	JISA-112
21	SNAP RING	SVP-3	1	JH-A-72
20	OIL SEAL	RUBBER	1	#26428
19	OIL SEAL	RUBBER	1	#385811
18	BEARING COLLAR	SS41	1	
17	BALL BEARING	SUJ2	1	#6306
16	BALL BEARING	SUJ2	1	#6306
15	OUTSIDE COVER	FC25	1	
14	INSIDE COVER	FC25	1	
13	BEARING CASE	FC25	1	
12	O-RING PACKING	RUBBER	1	
11	O-RING PACKING	RUBBER	1	
10	COVER	FC25	3	
9	SHAFT	SUS403	1	
8	PACKING GLAND	BC3	1	
7	SHAFT PACKING	1SET	PILLAR #410L	
6	GROOVE RING	BC3	1	
5	SIDE PLATE	FC25	1	
4	IMPELLAR	FC25	1	
3	STUFFING BOX	FC25	1	
2	CASING COVER	FC25	1	
1	CASING	FC25	1	
PART NO.	NAME OF PART	MATERIAL	SET	REMARKS
MOTOR	Z.Z KW 4 P		60 HZ	
R.P.M	1750 r.p.m			
TOTAL HEAD	6m			
DELHEAD		SUC LIFT		
CAPACITY	100 $\frac{m^3}{min}$	WTP	Z $\frac{m^3}{min}$	
BORE SIZE	100mm x 80mm			
TYPE	BFG-4010			


施工年度	令和 8 年度		
工 事 名	京田辺市し尿等受入施設緑泉園更新工事		
施工場所	京田辺市 草内 地内		
図 名	凝集汚泥引抜ポンプ		
図面番号	4-111	縮 尺	NONE
京 田 辺 市			

標準自吸式

セルファポン

仕様表

口径 mm	形式	50 HZ (1450 r.p.m.)						60 HZ (1750 r.p.m.)					
		全揚程 m	揚水量 m ³ /min	全揚程 m	揚水量 m ³ /min	全揚程 m	揚水量 m ³ /min	全揚程 m	揚水量 m ³ /min	全揚程 m	揚水量 m ³ /min	全揚程 m	揚水量 m ³ /min
100	0H-7	23	1.0	22	1.4	17.5	11	32	1.0	30	1.5	22	
125	0L-8	13	1.6	10	2.1	6	7.5	18	2.0	14	2.4	10	
	0-8	14	1.7	11	2.1	9	11	20	1.7	15	2.2	16	
150	0H-8	26	1.0	24	2.0	20	22	40	1.7	35	2.4	30	
	0L-9	12	2.2	10	3.0	6	11	16	2.7	14	3.3	10	
200	0-9	13	2.7	11	3.3	9	18.5	19.5	2.7	13	3.3	15	
	0H-9	28.5	2.7	27	3.3	25	37	42	2.7	40	3.2	38	
	0-10	14	4.0	11	4.6	8	22	21	4.8	15	5.5	10	

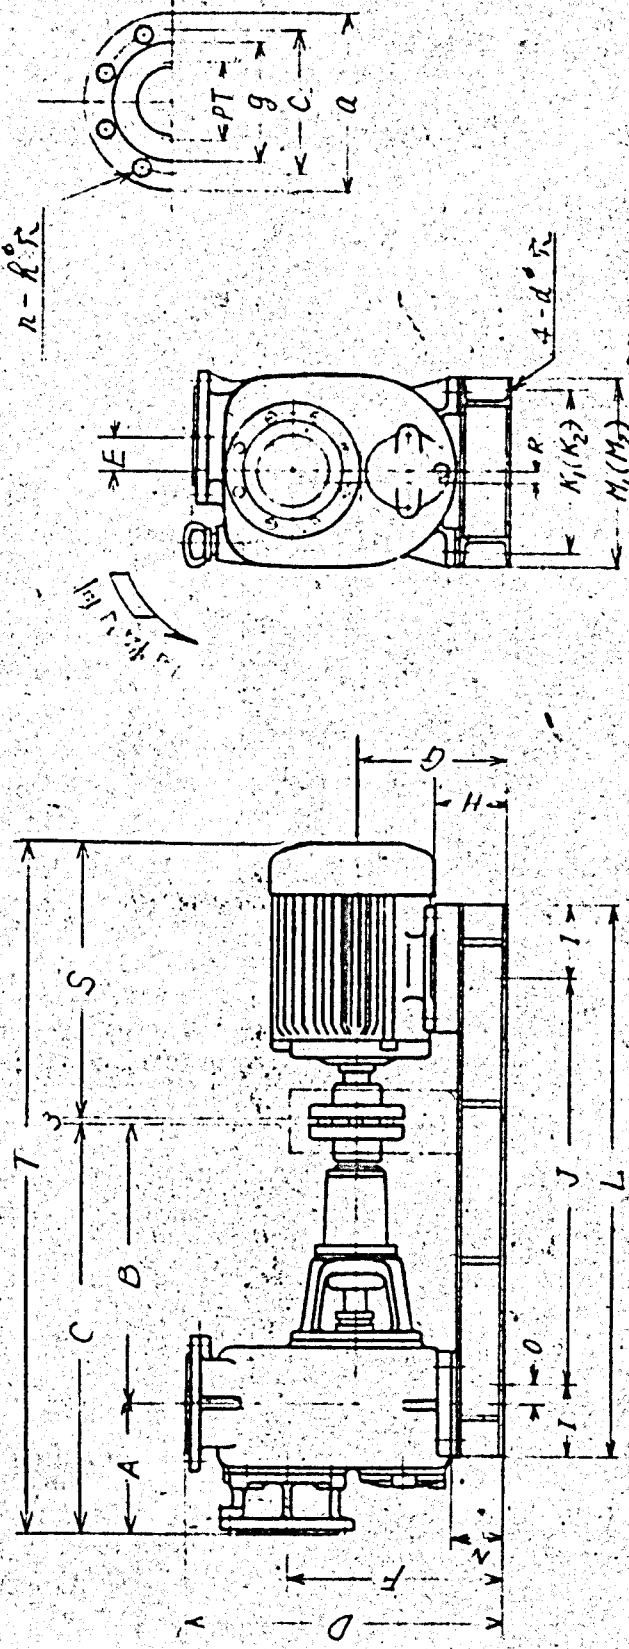



外形寸法表

60 HZ 用

口径 mm	形式	出力 kW	外形寸法										重量																
			A	B	C	D	E	F	G	H	I	J	K ₁	K ₂	L	M ₁	M ₂	N	O	R	S	T	d	PT	a	c	g	h	h ₂
100	0H-7	7.5	195	515	710	662	80	499	332	172	145	770	315	315	1150	375	375	132	132	13	13	13	19	4	21	175	155	8-14	230
125	0L-8	7.5	236	545	751	687	70	482	342	210	172	760	340	340	1030	410	410	132	132	22	22	22	19	5	250	210	185	8-19	255
	0-8	11	236	545	781	687	70	482	342	182	172	710	341	341	1125	411	410	132	132	65	22	586	19	5	250	210	185	8-19	280
150	0H-8	22	225	535	760	722	80	527	362	182	182	810	370	370	1146	430	430	132	132	68	17	582	19	5	250	210	185	8-19	320
	0L-7	11	249	560	509	687	70	482	342	182	182	760	370	370	1121	410	410	132	132	40	22	586	19	6	280	240	215	8-19	280
200	0-9	18.5	249	560	509	687	70	482	342	182	182	760	370	370	1121	410	410	132	132	40	22	586	19	6	280	240	215	8-19	300
	0H-9	37	240	710	950	827	120	627	417	217	200	1121	410	410	1121	520	520	157	157	85	30	7025	19	6	280	240	215	8-19	360
200	0-10	22	292	586	878	802	80	537	362	182	182	760	410	410	1268	460	460	132	132	79	30	874	19	8	330	290	265	12-19	390

施工年度	令和 8 年度		
工事名	京田辺市し尿等受入施設緑泉園更新工事		
施工場所	京田辺市 草内 地内		
図名	放流水ポンプ		
図面番号	4-112	縮尺	NONE
京田辺市			

施工年度	令和 8 年度		
工 事 名	京田辺市し尿等受入施設緑泉園更新工事		
施工場所	京田辺市 草内 地内		
図 名	深井戸用水中モーターポンプ		
図面番号	4-113	縮 尺	NONE
京 田 辺 市			

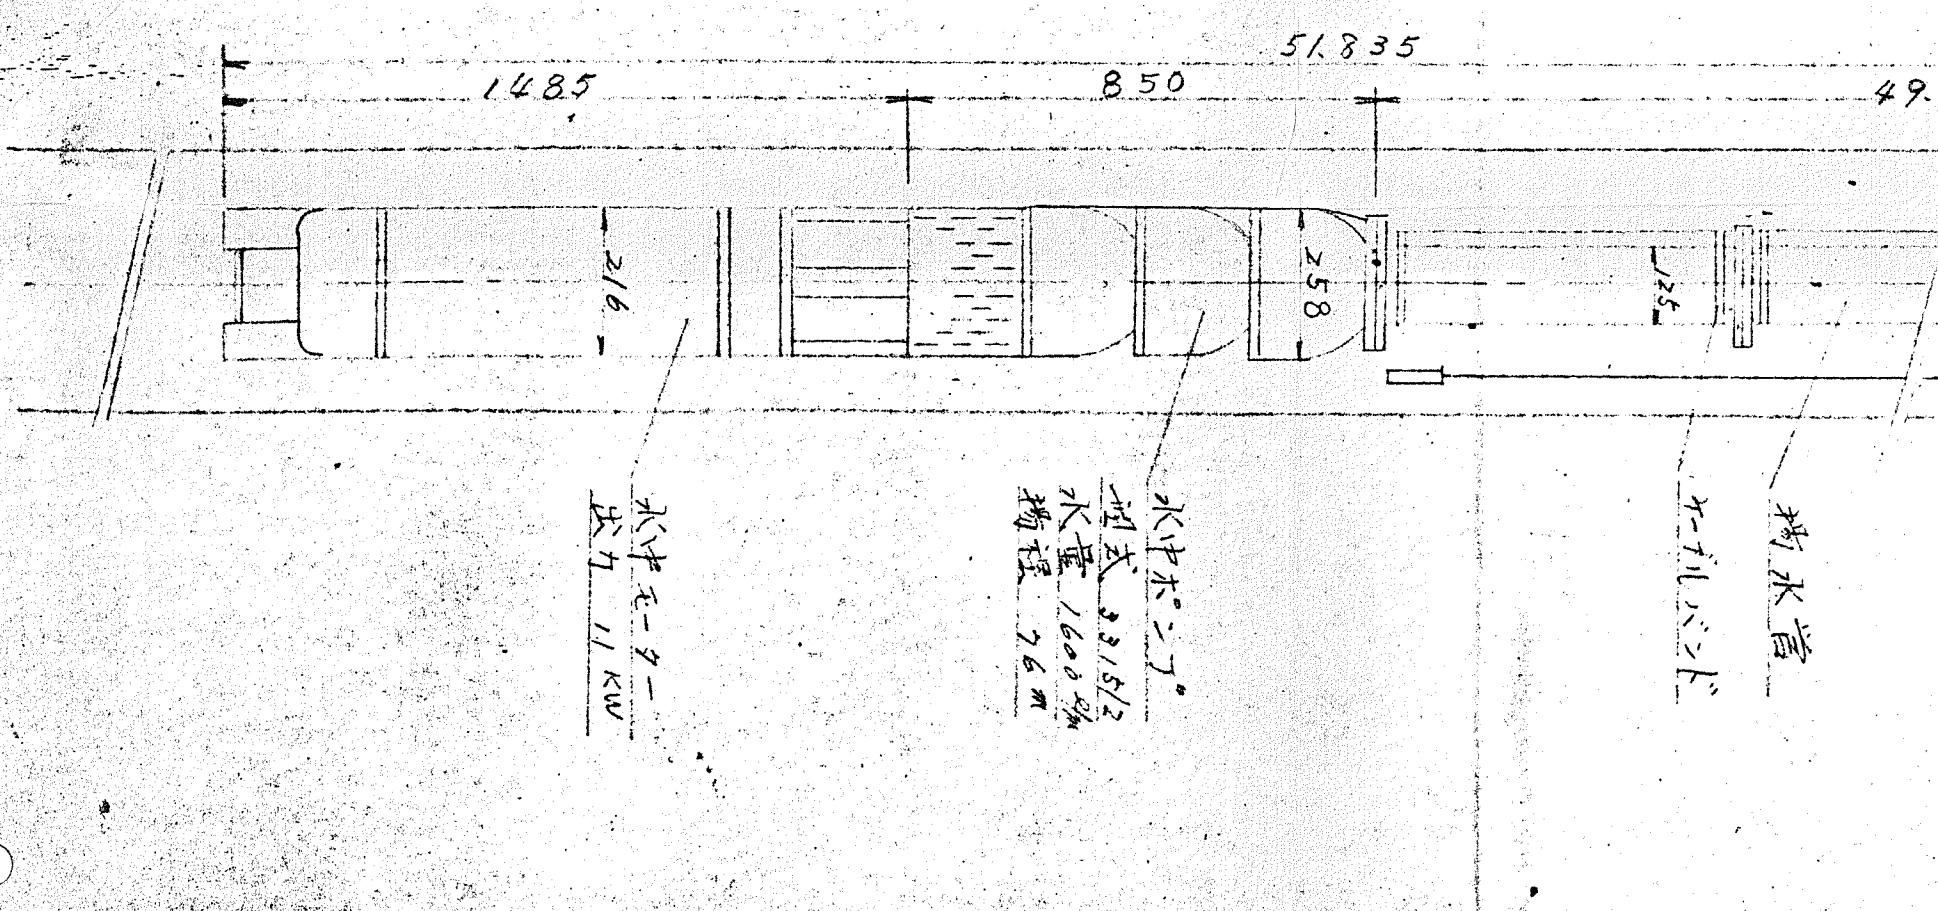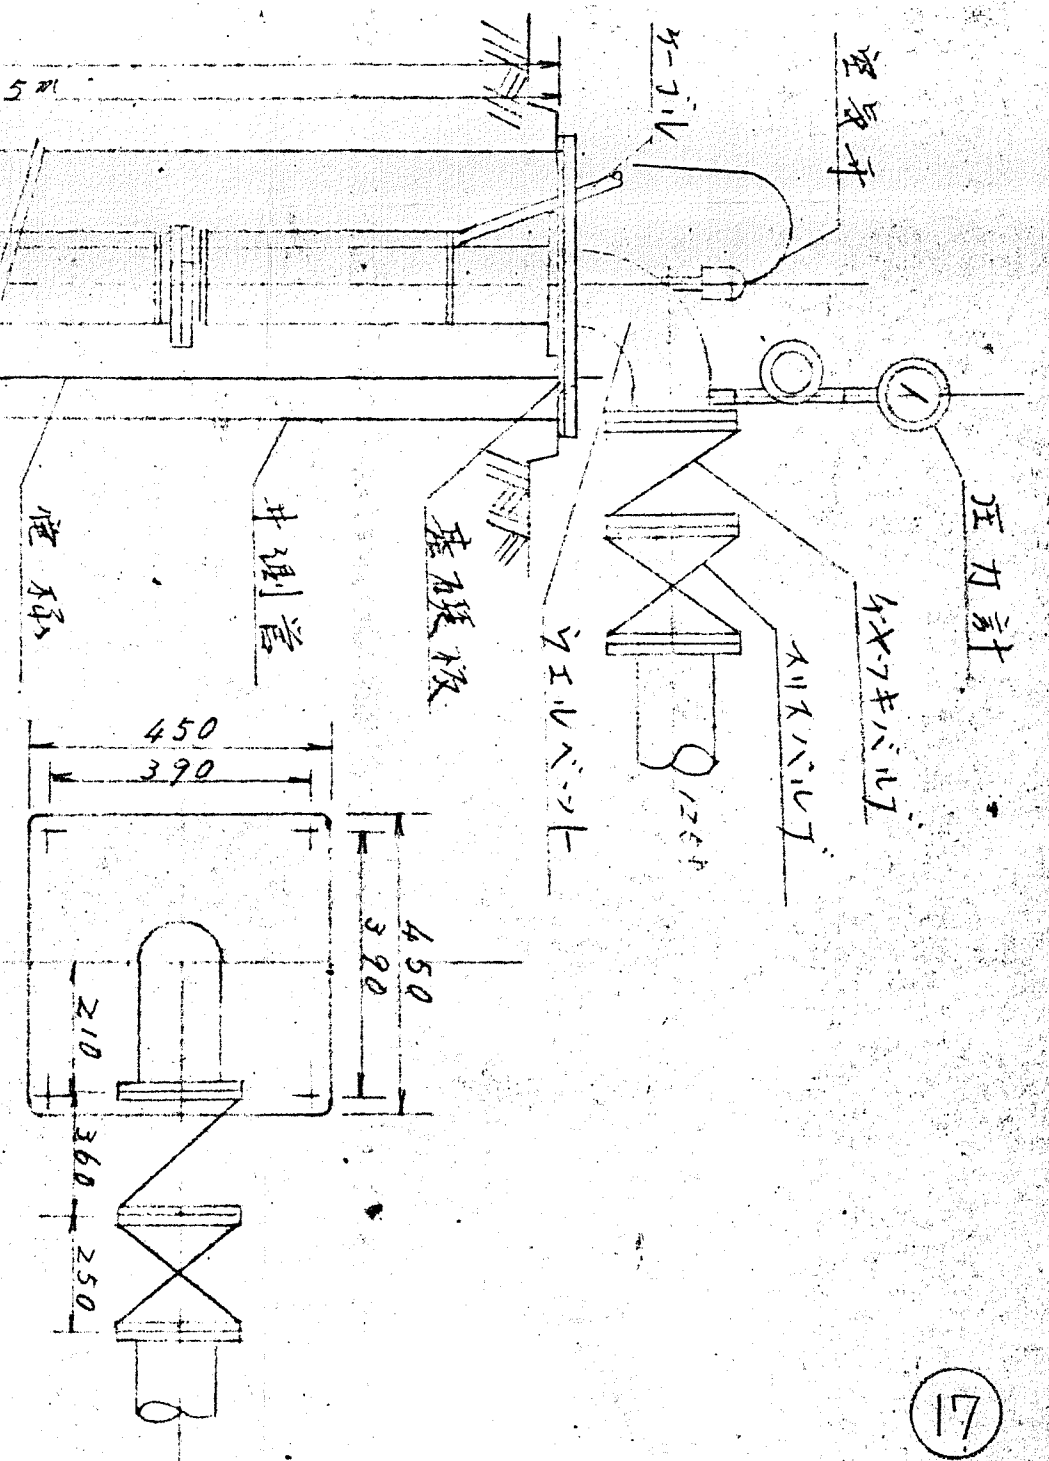

仕 様		水中モーター	出 産
ポンプ番号	771651		
型 式	3315/2		
水 量	1600 ㍓		
揚 程	7.8 m		
モーター番号	C07647139		
型 式	WSB		
電 圧	200V		
電 流	14.4A		
相 数	2P		
周波数	60Hz		
回転数	3470 ㍓/分		
出 力	37 kW		
ケーシング	2RNC730 ㍓ ² x 60 ㍓ x 2 ㍓		
揚水管	125 x 2.75 ㍓ x 18 ㍓		
シェルベント	450 ㍓ 鋼板敷		
ケーブルバンド	JIS10 ㍓ ² 内径		
空気弁	自 動 式		
圧力計	100 x 10 ㍓/㍓ ²		
電 機	1-16 60 ㍓ 付		
基礎板	500 ㍓		


EBARA SUBMERSIBLE DEEP WELL PUMPS

外形寸法図 DIMENSIONS

浸出性能基準適合品

適用範圍 APPLICATION 100BHS8B

井戸径 200 mm
WELL SIZE 200 mm

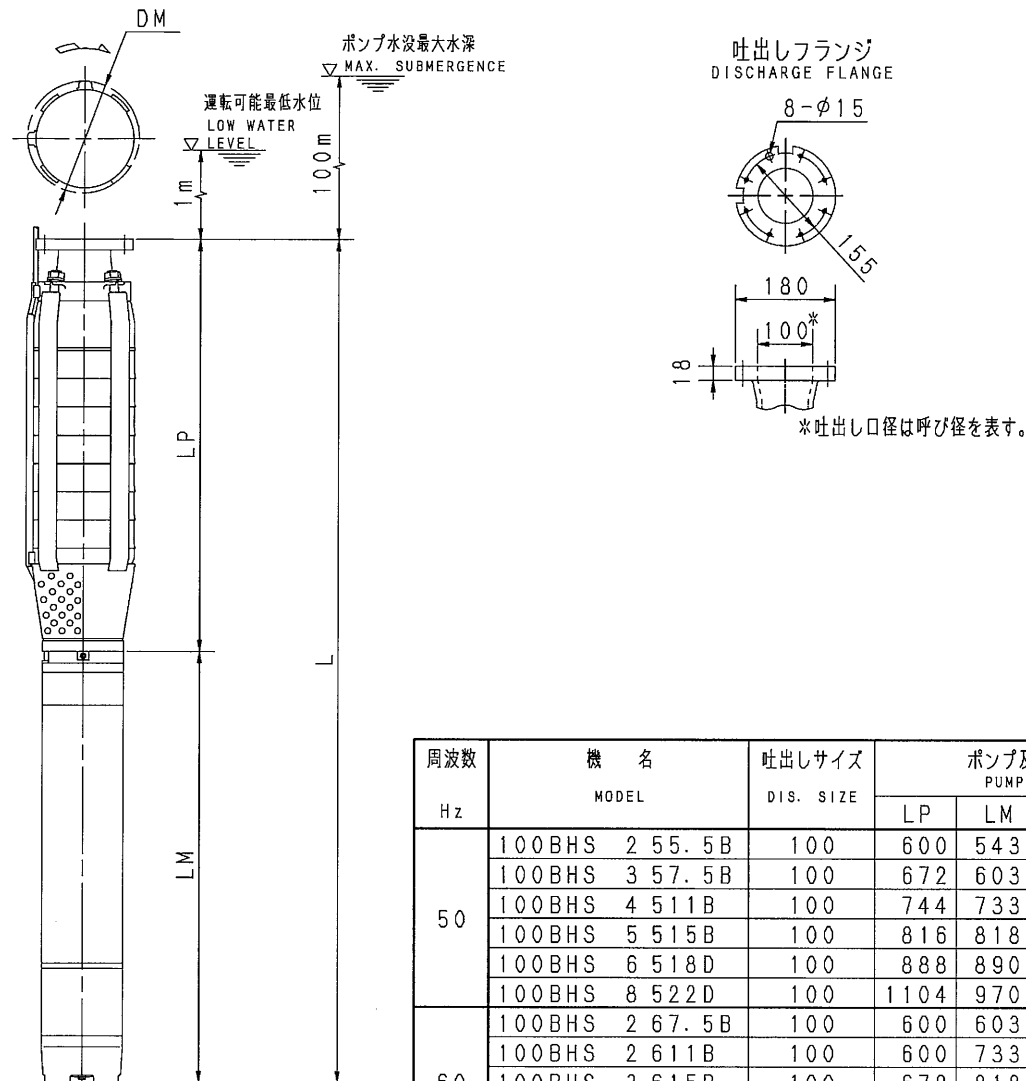

周波数 Hz	機 名 MODEL	吐出しサイズ DIS. SIZE	ポンプ及びモータ PUMP&MOTOR				質 量 MASS kg
			LP	LM	L	DM	
50	100BHS 2 55. 5B	100	600	543	1143	187	60
	100BHS 3 57. 5B	100	672	603	1275	187	69
	100BHS 4 511B	100	744	733	1477	189	87
	100BHS 5 515B	100	816	818	1634	189	99
	100BHS 6 518D	100	888	890	1778	190	109
	100BHS 8 522D	100	1104	970	2074	190	129
60	100BHS 2 67. 5B	100	600	603	1203	187	66
	100BHS 2 611B	100	600	733	1333	189	82
	100BHS 3 615B	100	672	818	1490	189	93
	100BHS 4 618D	100	744	890	1634	190	103
	100BHS 4 622D	100	744	970	1714	190	115

標準 附 属 品 STANDARD ACCESSORIES			特 別 附 属 品 SPECIAL ACCESSORIES		電 動 機 MOTOR		特 殊 仕 様 SPECIAL SPEC.	
1	相フランジ COMPANION FLANGE	8	1	連成計φ100 JIS 1.0MPa	周波数 Hz	60 Hz		
2	井戸蓋 WELL COVER	9	2	水中ケーブル 5.5mm ²	電 圧 V	200 V		
3	吐出し曲管 DISCHARGE BEND	10	3	低水位ケーブル (黒色) M A電極付 40m	出 力 kW	11 kW		
4	自動空気抜き弁 AIR VENT VALVE	11	4	低水位ケーブル (灰色) M A電極付 40m	形 式 TYPE			
5	スルース弁 GATE VALVE	12	5	100繰出管2.75M 14K フ ランジ	メ-カ MAKER			
6	チェック弁 CHECK VALVE	13	6	繰出短管φ100 14Kフラ ンジ 410mm				
7		14	7	300~400MM井戸径用ソー ルプレート				

御注文主 CUSTOMER			機器番号 ITEM NO.		000010	
御使用先 FINAL USER			機器名称 ITEM NAME			
荏原製番 SER. NO.	機 名 MODEL	吐出量 CAPACITY	全揚程 TOTAL HEAD	同期速度 SPEED	出力 OUTPUT	数 量 Q'TY
	100BHS2611B	1.6 ^{m³} /min	24.5 ^m	3600 ^{min} ⁻¹	11 ^{kW}	1

EBARA SUBMERSIBLE DEEP WELL PUMPS


代 表 性 能 曲 線
PERFORMANCE CURVE

機 名 100BHS2611B
MODEL

周波数 60 Hz 出力 11 kW
FREQUENCY OUTPUT




電動機定格	200 V	47 A	3405 min ⁻¹	11 kW	形 式	キャンド形	本図はエバラ標準電動機を使用した場合のデータです
MOTOR RATING	400 V	23.5 A	3405 min ⁻¹		TYPE	CANNED	

番 号 TEST NO.	ポン プ PUMP			三 相 誘 導 電 動 機 MOTOR						
	吐出し量 CAPACITY	全揚程 TOTAL HEAD	効 率 EFF.	電 圧 VOLTS (200V)			電 圧 VOLTS (400V)			出 力 OUTPUT
				電 流 CURRENT	入 力 INPUT	効 率 EFF.	電 流 CURRENT	入 力 INPUT	効 率 EFF.	
				l/min	m	%	A	kW	%	
1	0	53.0	0.0	33.59	9.81	75.2	16.80	9.81	75.2	7.372
2	750	42.0	63.9	35.72	10.63	75.5	17.86	10.63	75.5	8.031
3	1200	35.5	73.7	40.79	12.42	75.8	20.40	12.42	75.8	9.420
4	1600	24.5	63.9	43.09	13.18	75.8	21.55	13.18	75.8	9.999
5	1800	15.0	44.7	42.39	12.98	75.8	21.20	12.98	75.8	9.845

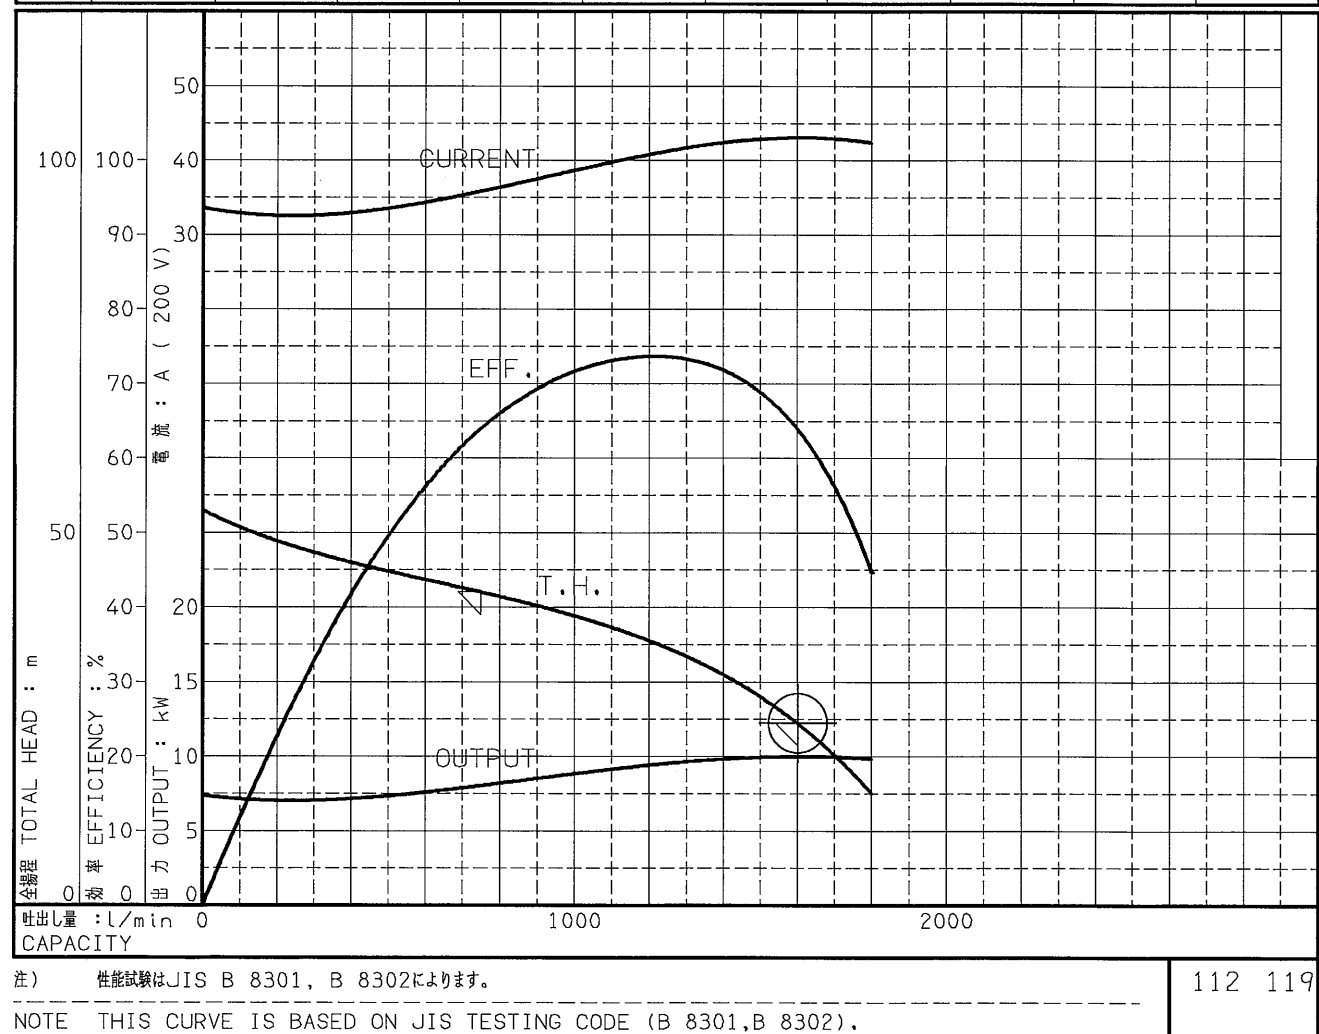

御 注 文 主 CUSTOMER			機 器 番 号 ITEM NO.		施工年度	令 和 8 年 度			
御 使 用 先 FINAL USER			機 器 名 称 ITEM NAME			工 事 名	京田辺市し尿等受入施設緑泉園更新工事		
荏 原 製 番 SER.NO.	機 名 MODEL		吐 出 し 量 CAPACITY	全 揚 程 TOTAL HEAD	回 期 速 度 SPEED		施 工 場 所	京 田 辺 市 草 内 地 内	
	100BHS2611B		1.6 ^{m³/min}	24.5 ^m	3600 ^{min⁻¹}	図 名		深井戸用水中モーターポンプ	
							図面番号	4-114	縮 尺
						京 田 辺 市			

型名	A	B	C	D	E	F	G	H	I	J	K	L	M	N	O
IRS-80B	150	700	1000	500	742	400	342	250	550	200	237	542	300	200	80 [△] 10KFF
100A	165	780	1110	650	780	440	340	300	600	210	251	566	360	290	100 [△] "
125A	165	780	1110	800	865	470	395	300	600	210	266	566	430	370	125 [△] "
125B	165	780	1110	800	980	525	455	300	600	210	266	556	450	350	125 [△] "

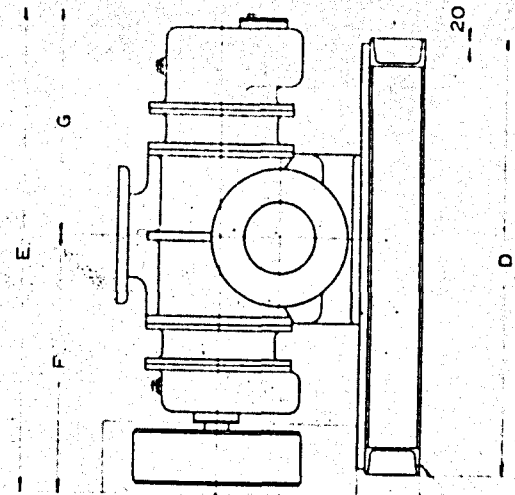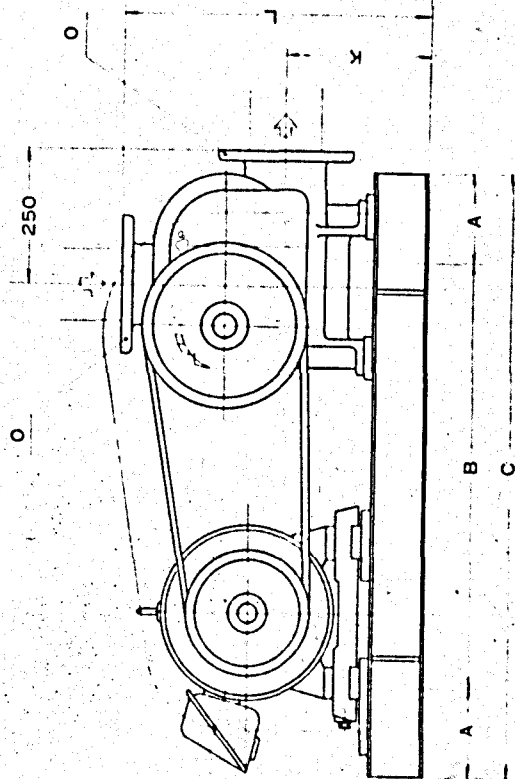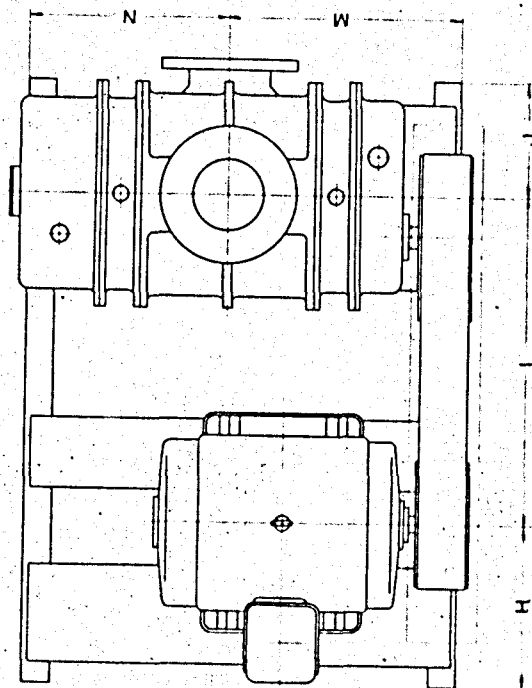

4-M20XL250
表はホルト

貯留曝気用ブロー


名称	シリーズ2100ブロー	部付
図番	IR 2100	- 10

46

施工年度	令和 8 年度		
工事名	京田辺市し尿等受入施設緑泉園更新工事		
施工場所	京田辺市 草内 地内		
図名	貯留曝気用ブロー		
図面番号	4-115	縮尺	NONE
京 田 辺 市			

本体及び配管は、
ブローに荷重が加わらない様
外部から支持をして下さい。





TYPE	4B0B	VACUUM	—	MMAQ
MOTOR	東芝 6極形 2P (5.5kW)	PRESSURE	4900	MMAQ
KW	75	INLET PRESSURE	10333	MMAQ
TURBO SPEED	3500 R.P.M.	INLET TEMPERATURE	20	°C
VOLTS	200 V	G A S	AIR	
PHASES	3 相	BLOWER WEIGHT	約1070 KG	
CYCLES	60 HZ	COLOR	本体は カラー カラー	シルバー 10YR 7.5/11.5

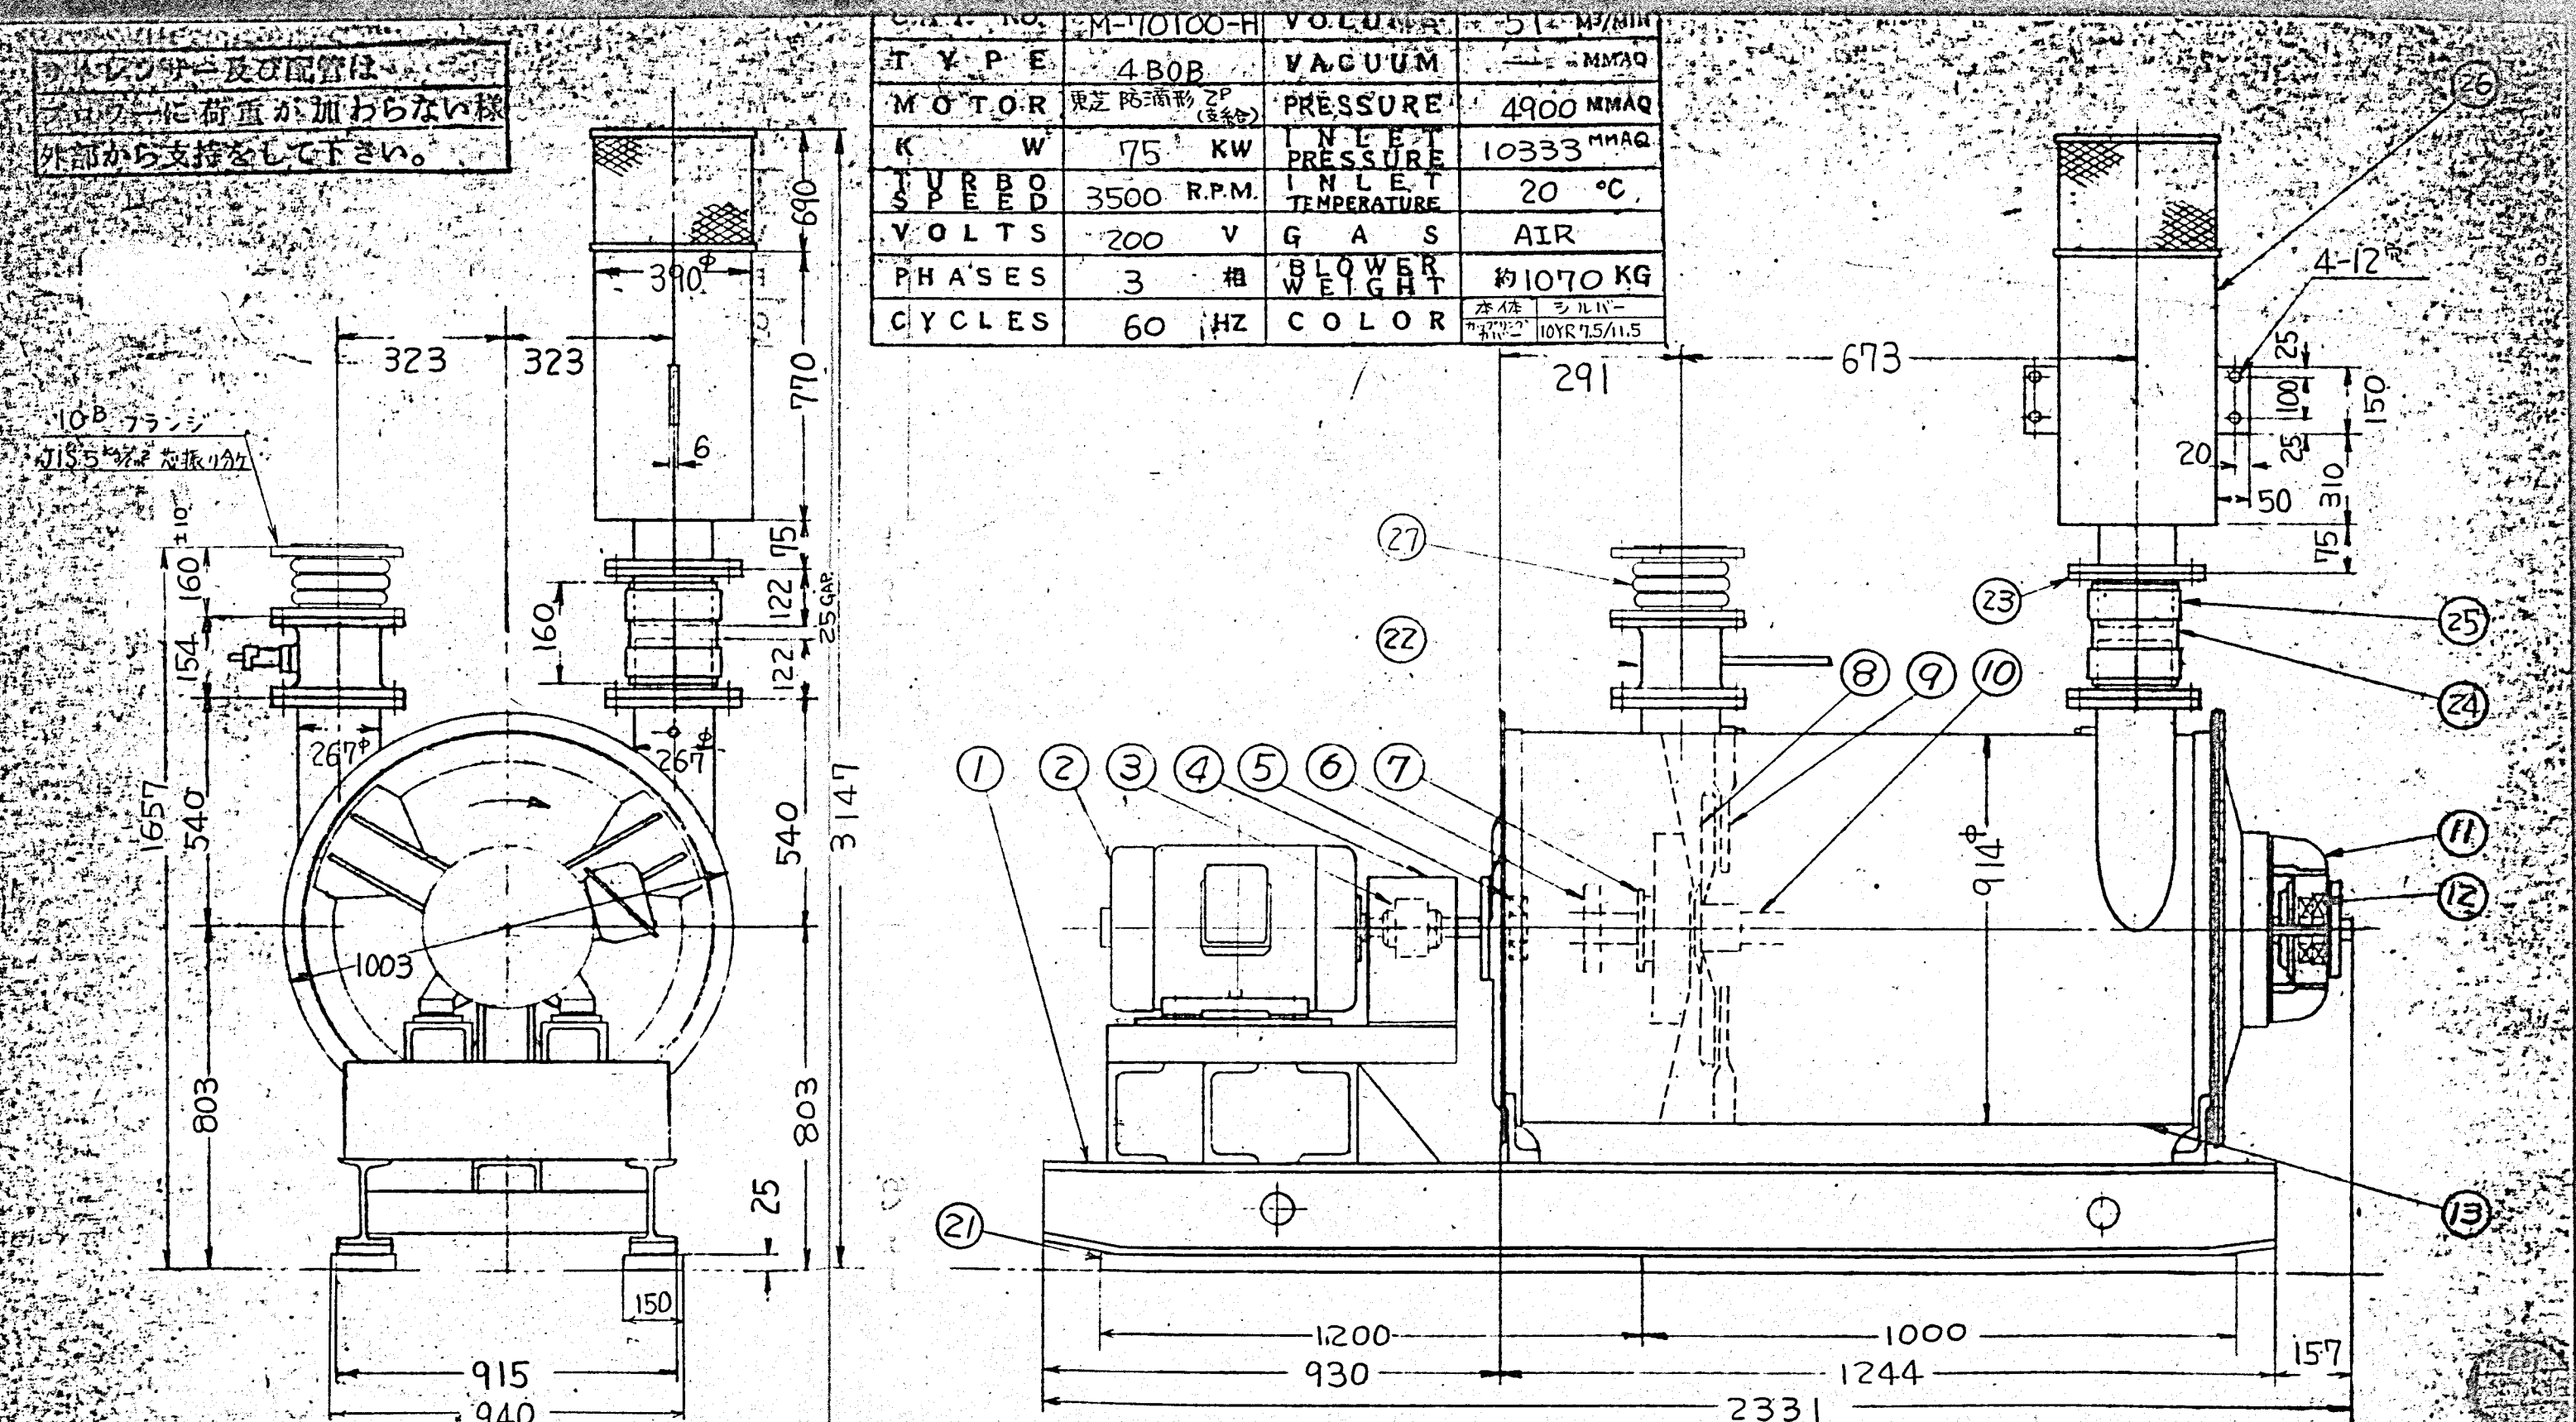

品名	材質	数量	備考	品名	材質	数量	備考
1 ベース	LC	1		11 アクリルシート	FC20	1	
2 モーター		1		12 ベアリング		1	311TDM
3 カップリング		1	11B-7 IUS-20A	13 ケーシング	SPCC	1	
4 カップリングカバー	SPCC	1					
5 ベアリング		1	311KS				
6 ヒートファン	AC2B	1					
7 パッキング	フェルト	1					
8 ファン	A5052RH34	6					
9 デフレクタ	SPCC	5					
10 シャフト	SCM3	1					

No. 1曝気ブロー M-70100-H			
施工年度	令和 8 年度		
工 事 名	京田辺市し尿等受入施設緑泉園更新工事		
施工場所	京田辺市 草内 地内		
図 名	No. 1曝気ブロー		
図面番号	4-116	縮 尺	NONE
京 田 辺 市			

8-φ15
M12×20 キンボルト

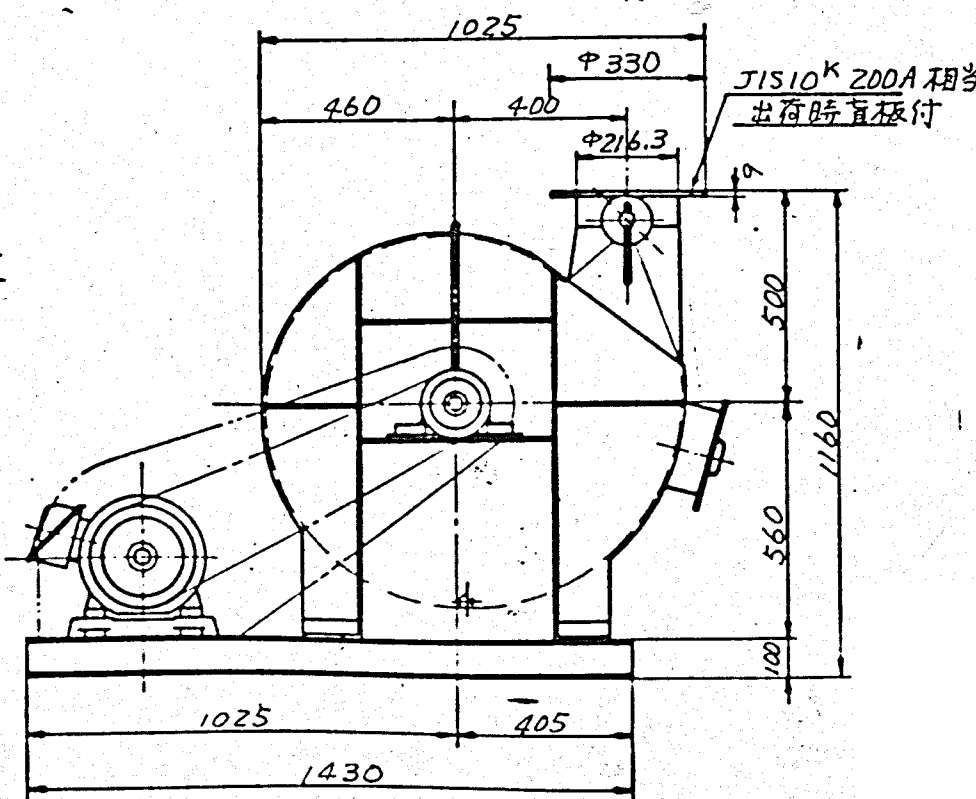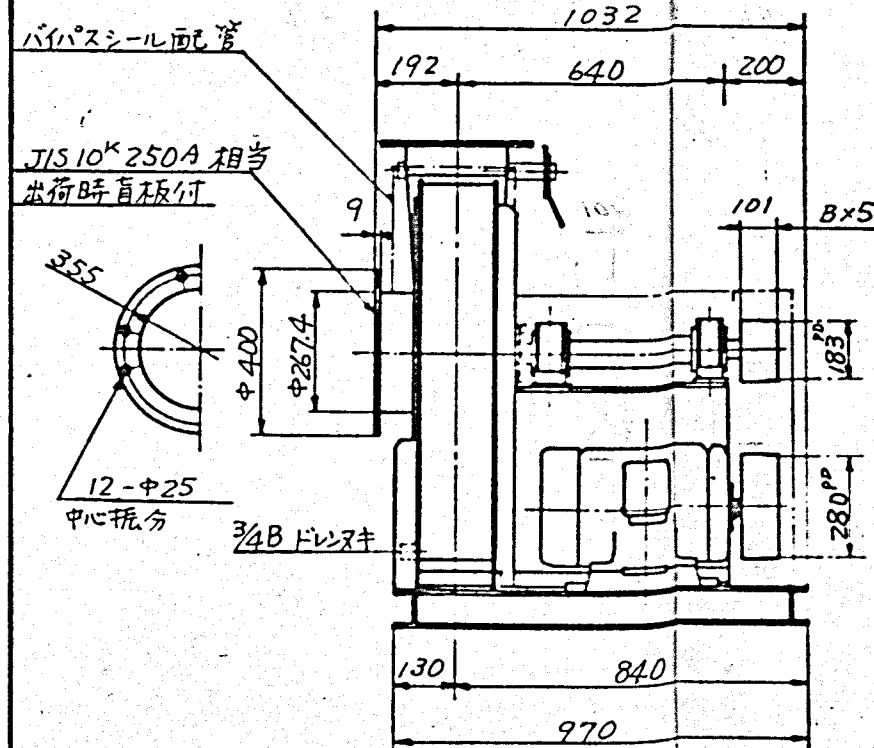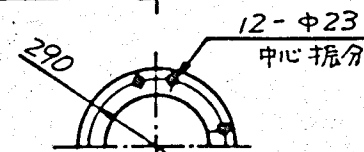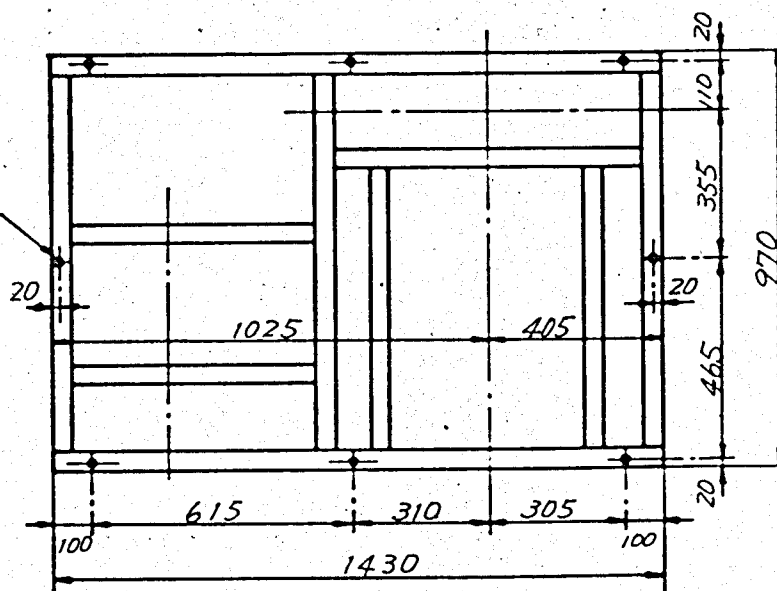

型 式	S-TV R-OH-B				
容 量	風量 m ³ /min	静圧 mmAq	回転数 rpm	軸動力 BkW	温度 °C
	40	+300 +200	2660	6	20
取扱ガス	20°C 空気 (硫化水素, アンモニア, 炭酸ガス等含む)				
使用電動機	7.5 kW	200 V	60 Hz	無支線	付属品
塗 装	ビニール系 N5.5				
付 属 品	ファンブリー	1 式	蓋ボルト	1 式	
	モーターブリー	1 式	横ラック	1 式	
	Vベルト	1 式	ダンパ	1 式	
	安全カバー	1 式	取付口	1 式	
	共通床盤	1 式	ドレンキ	1 式	
GD ²	モーター軸推算 17.2 kgm ²				
軸受番号	6311 (70mm径 N0.2 グリス)				
製品重量	ファン約 530 Kg モーター約 125 Kg				




△×	—				
△×	—				
符 号	製 番	改 訂 事 項	年 月 日	氏 名	
図 歴	77.7.20	仕様変更, 9x訂正			

50

設
計
監
査
製
造
資
材

排風ブロー 200TF-630

施工年度	令和 8 年度		
工 事 名	京田辺市し尿等受入施設緑泉園更新工事		
施工場所	京田辺市 草内 地内		
図 名	機械棟 排風ブロー		
図面番号	4-117	縮 尺	NONE
京 田 辺 市			

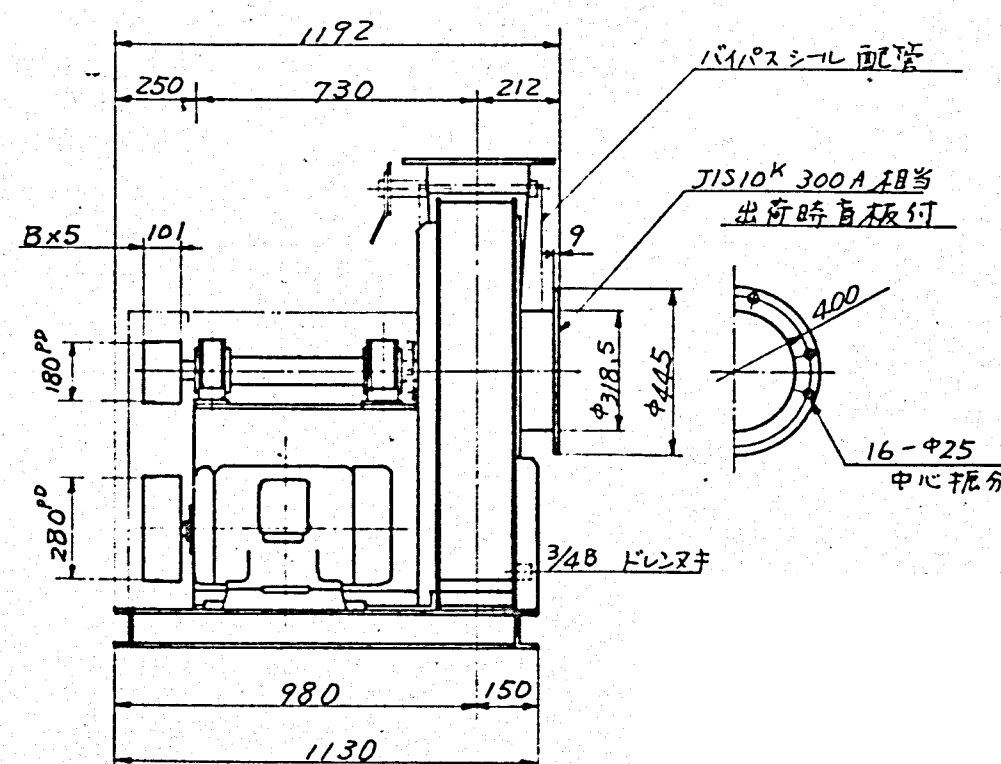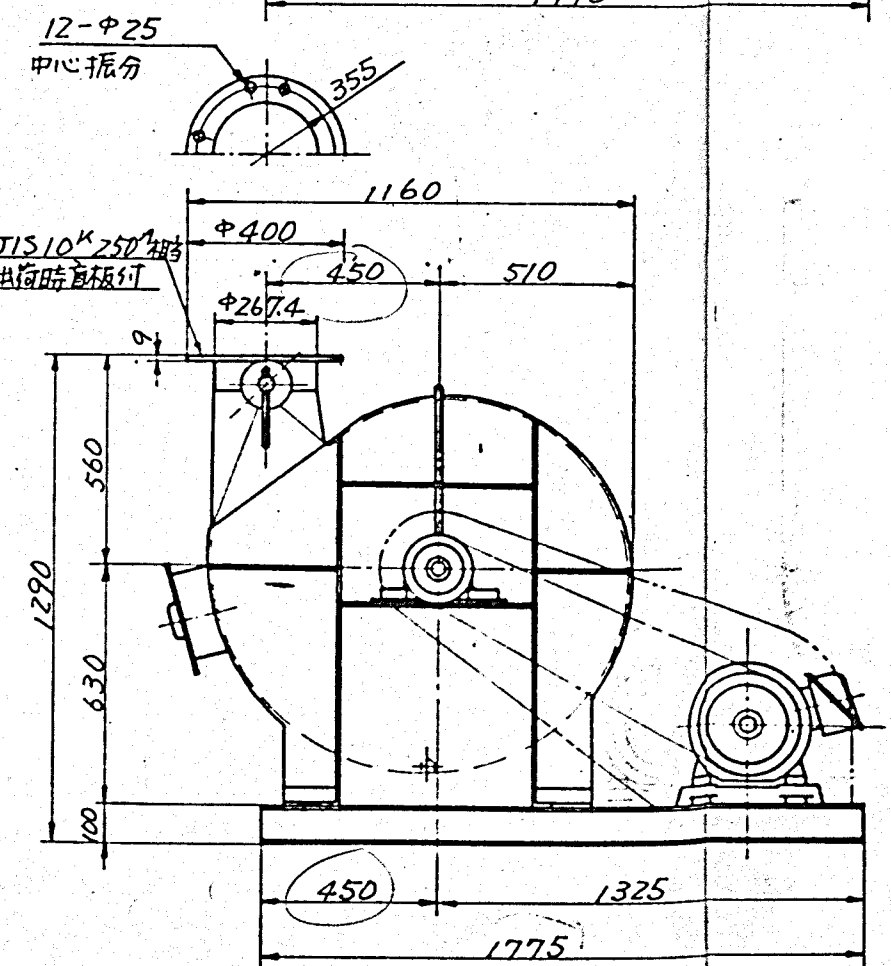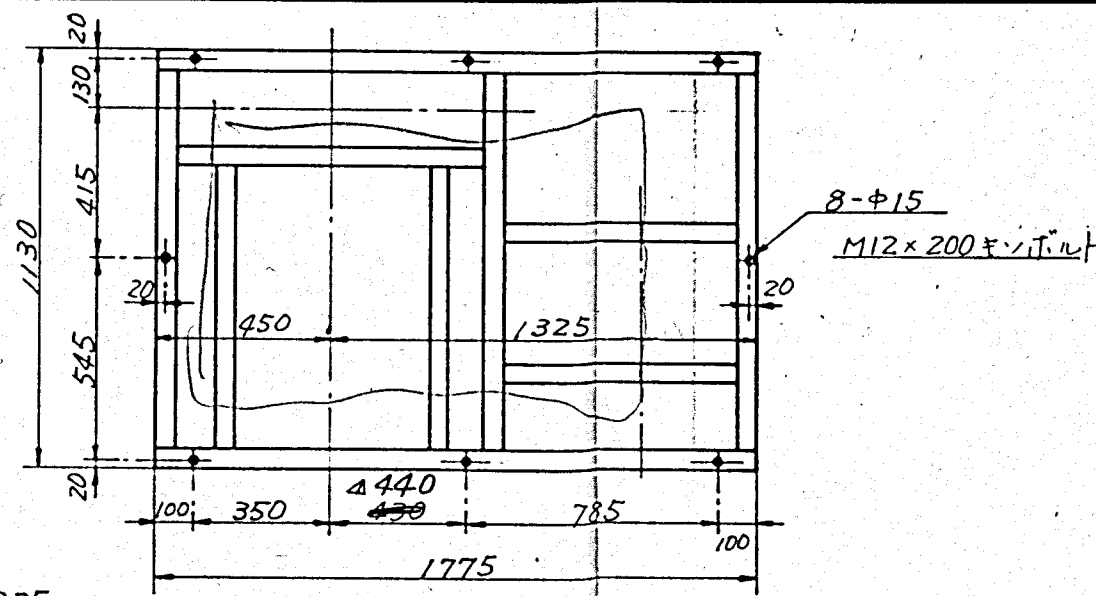

型式	S-TVL-OH-B				
容量	風量 m³/min	静圧 mmAq	回転数 rpm	軸動力 BkW	温度 ℃
	90	±300	2710	12	20
取扱ガス	20℃空気(硫化水素, アンモニア, メタン, 炭酸ガス等含む)				
使用電動機	15 kW	200 V	60 Hz	無支給	付属品
	4 P	1760 rpm			
塗装	ビニール系 N5.5				
付属品	ファンブリー	1式	基礎ボルト	1式	
	モーターブリー	1式	相クランツ	1式	
	Vベルト	1式	9.5ハ	1式	
	安全カバー	1式	点検口	1式	
	共通取組	1式	ドレンヌキ	1式	
GD²	モーター軸換算 24.3 Kgm²				
軸受番号	6311 C3 (7Li=7 NO.2 リーゾ)				
製品重量	ファン約 800 Kg モーター約 145 Kg				


△×	—			
△×/	—	寸法変更リノメ訂正	77.5.21	
符号	製	改	訂	事項
図歴	77.7.20	仕様変更	77.5.21	氏名

51

設
営
東
機
製
資
工

排風ブロー 250TF-710



施工年度	令和 8 年度		
工事名	京田辺市し尿等受入施設緑泉園更新工事		
施工場所	京田辺市 草内 地内		
図名	処理施設 排風ブロー		
図面番号	4-118	縮尺	NONE
京田辺市			

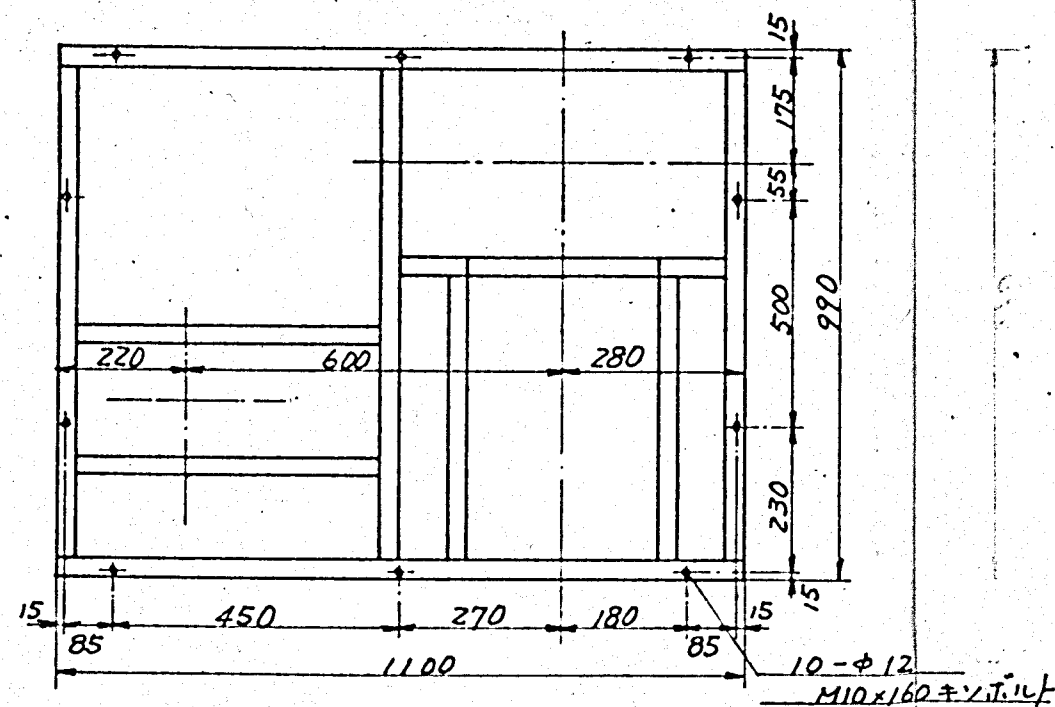

主要部品 名称	材料表 材質
ランナ	SUS304
ランナボス	〃
軸	〃
ケーシング	〃
ベアリング台	SS41
共通床盤	〃
吐出ダクト短管	SUS304
プーリ	FC20
ベアリングケース	〃
相フランジ	SUS304
冷却インペラ	AC3A

型式	S-BHR-0H-B				
容量	風量 m^3/min	静圧 $mmAq$	回転数 rpm	軸動力 BKW	温度 $^{\circ}C$
	70	150	2240	3.3	20
取扱ガス	max 350 $^{\circ}C$ 排ガス				
使用電動機	3.7 KW 200 V 60 Hz 御支給 仕様品				
	4 P 1750 rpm				
塗装	テルメ #600				
付属品	ファンブーリ	1式	基礎ボルト	M10×160	-10本
	モータブーリ	1式	相フランジ	吐 吸	1式
	Vベルト	1式	ダンパ	吐 吸	1式
	共通床盤	1式	掃除口		1式
	安全カバー	1式	点検口		1式
	冷却インペラ	1式	短管		1式
軸受番号	6309, 6309C3 (反プーリ側は水冷式)				
製品重量	ファン約 230 kg, モータ約 48 kg				


GD^2 : モータ軸換算 2.7 Kgm^2
 冷却水: 水压 1~2 kg/cm^2 , 水量 5 l/min
 潤滑油: アルビア NO.3 グリース

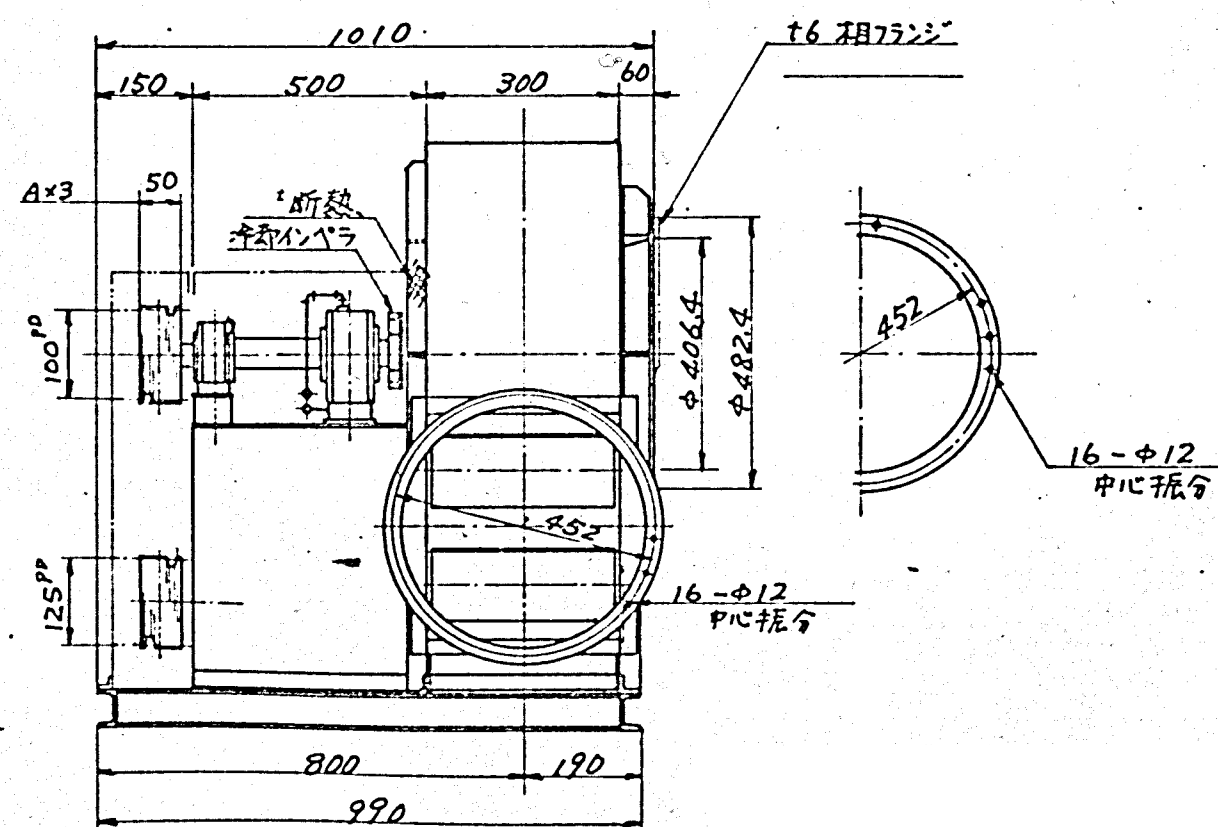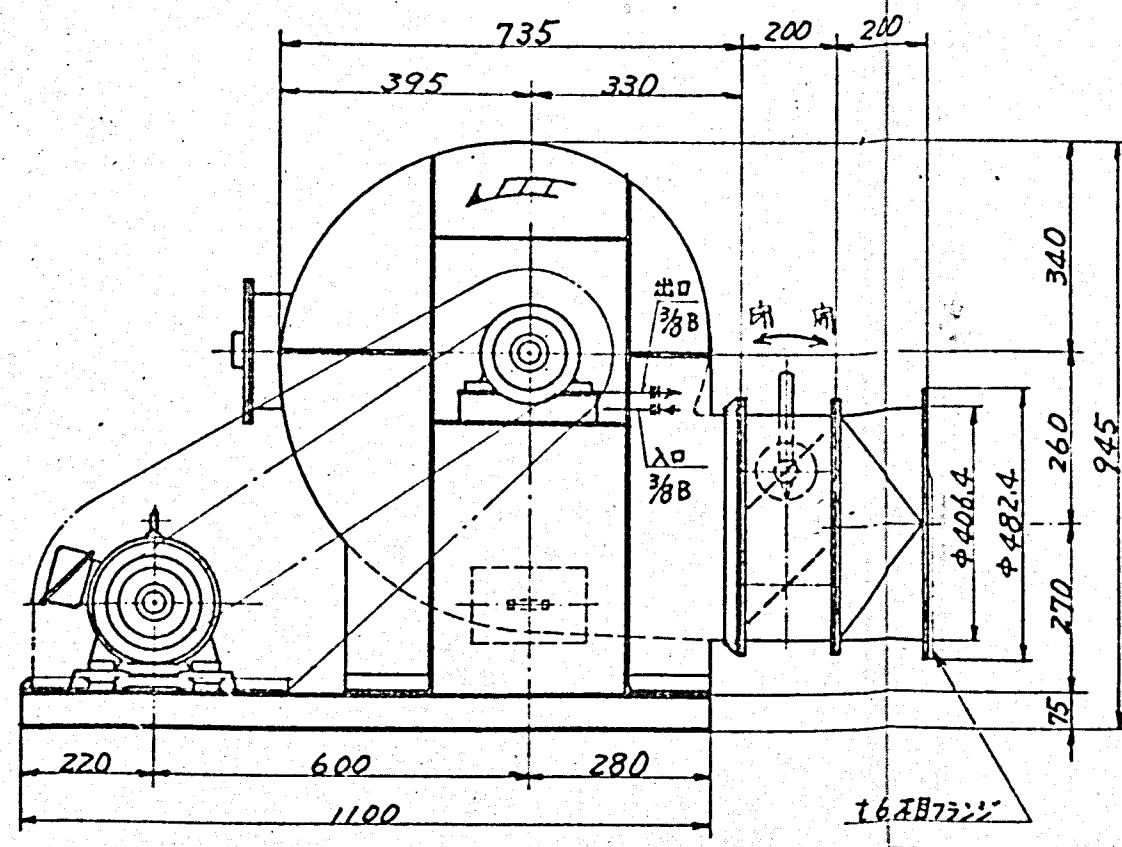

設	宮
更	改
修	修
製	製
自	自
工	工

施工年度	令和 8 年度		
工事名	京田辺市し尿等受入施設緑泉園更新工事		
施工場所	京田辺市 草内 地内		
図名	排ガスファン		
図面番号	4-119	縮尺	NONE
京田辺市			


記号	米	歴	年月日	記入	承認

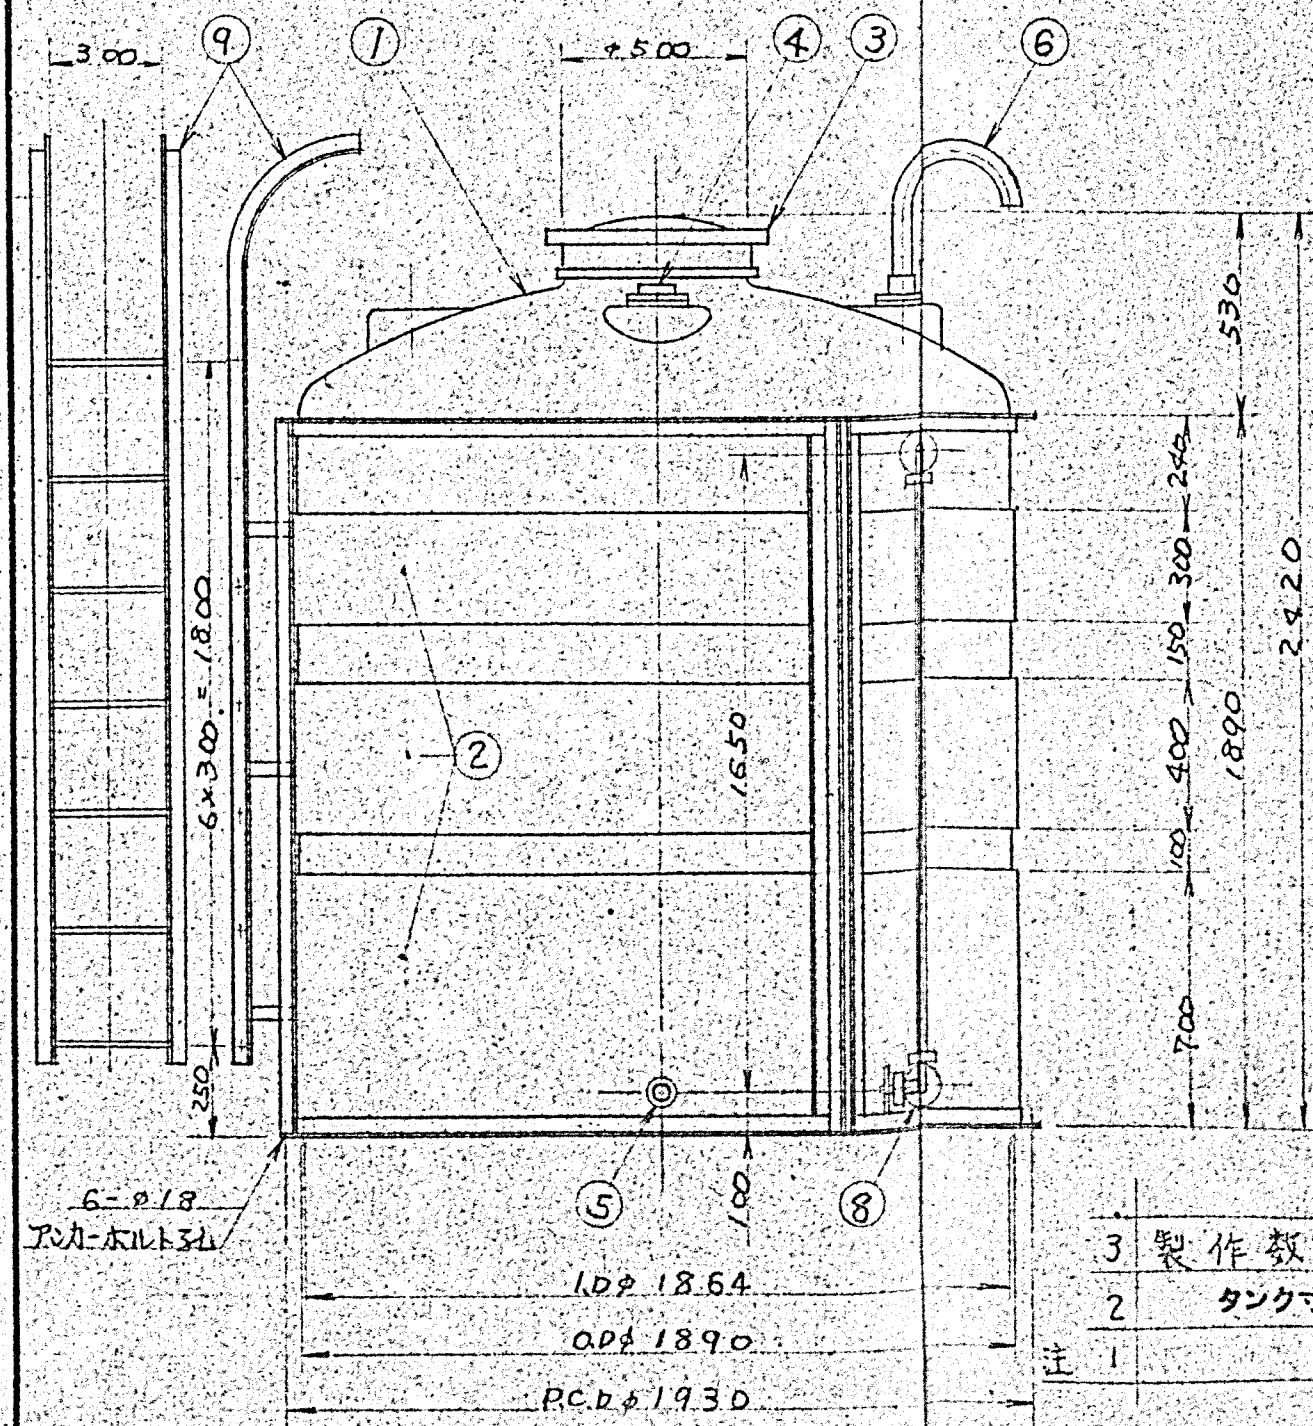

硫酸バンド貯溜タンク
凝集剤貯溜タンク

3	製作数：2基 (硫酸バンド用1基、塩化鉄2鉄用1基)
2	タンク寸法誤差ハ±1~1.5%生ジルコトガリマス
注 1	附属品取付位置ハ平面図ニヨル

6-φ18 炭素鋼板

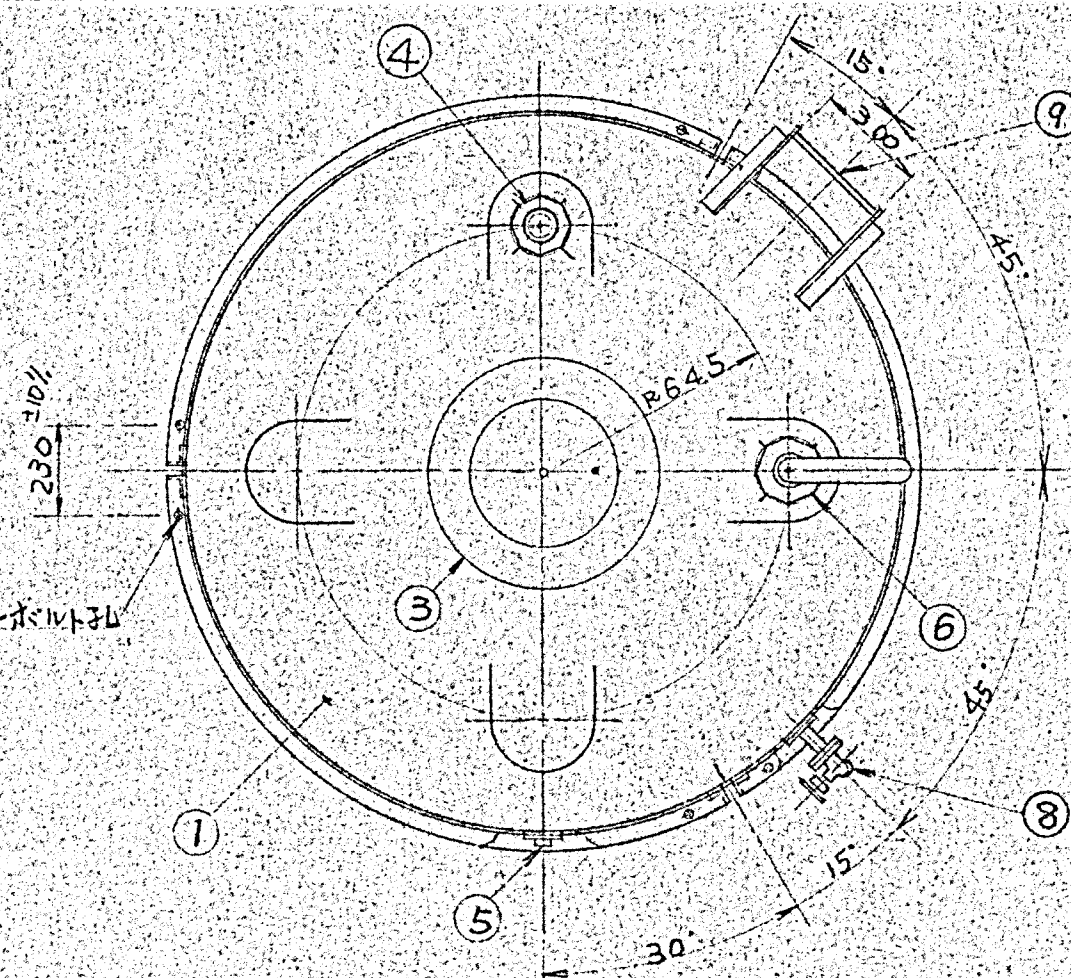

品番	名称	材質	個数	摘要
10				
9	ハシゴ	S.S	1	L-3x40x40 KB-φ12
8	液面計	P.V.C	1	20" A-V式 ホコカン付
7	ドレン抜き			
6	エアー抜き	P.V.C	1	50"
5	液出口	P.V.C	1	15" フォーリング
4	液入口	P.E	1	50" フォーリング
3	マンホール	P.E	1	φ500 ネジ込式
2	金枠	S.S	1	R-1.6
1	本体	P.E	1	5.000 黒色

硫酸バンド貯溜タンク 凝集剤貯溜タンク MC-5000

施工年度	令和 8 年度		
工事名	京田辺市し尿等受入施設緑泉園更新工事		
施工場所	京田辺市 草内 地内		
図名	硫酸バンド貯溜タンク 凝集剤貯溜タンク		
図面番号	4-120	縮尺	1:20
京田辺市			