
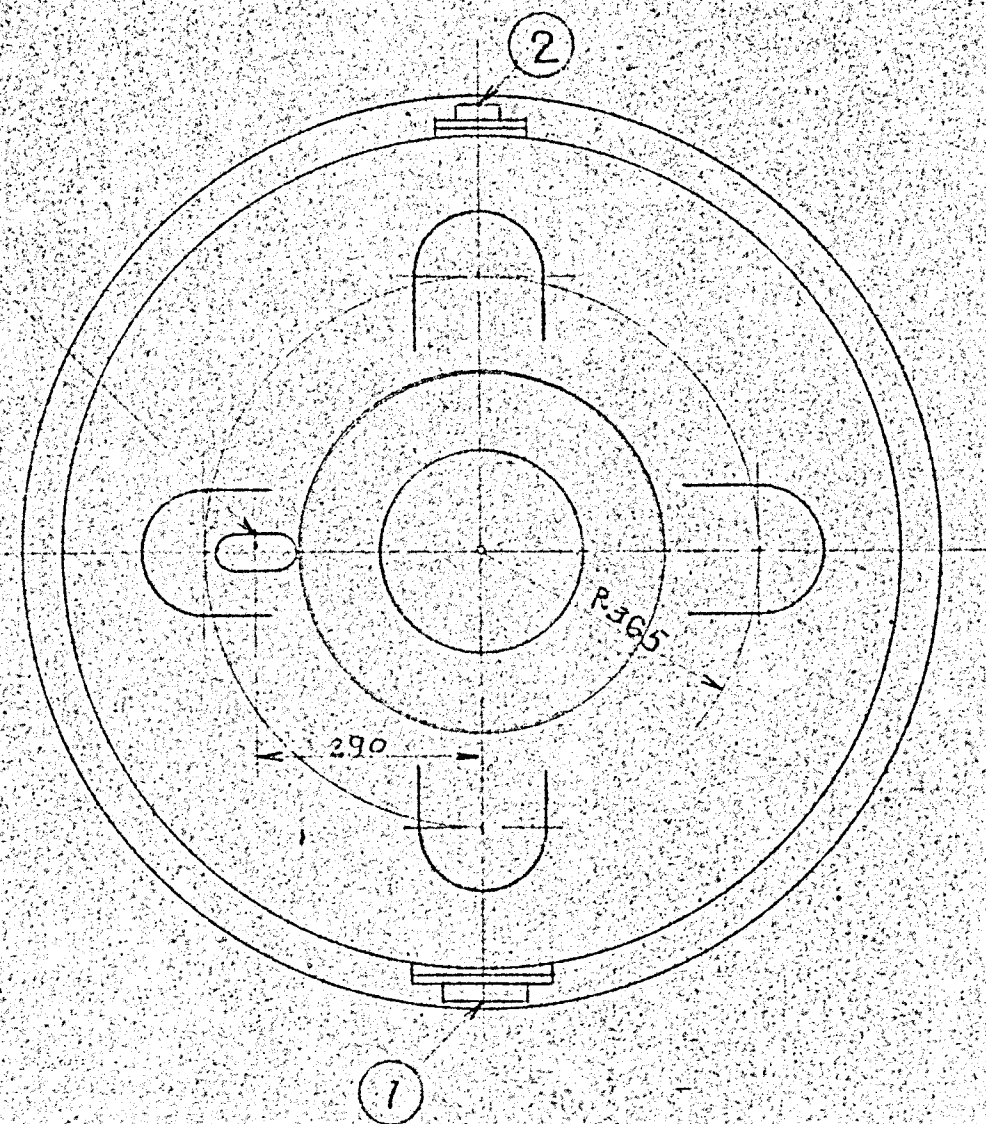


記号	来	歴	年月日	記入	承認

2) タンク寸法誤差ハ±1~1.5%生ジルコトガリマス
 注1) 附属品取付位置ハ平面図ニヨル

50x100 長孔 (シフト用)

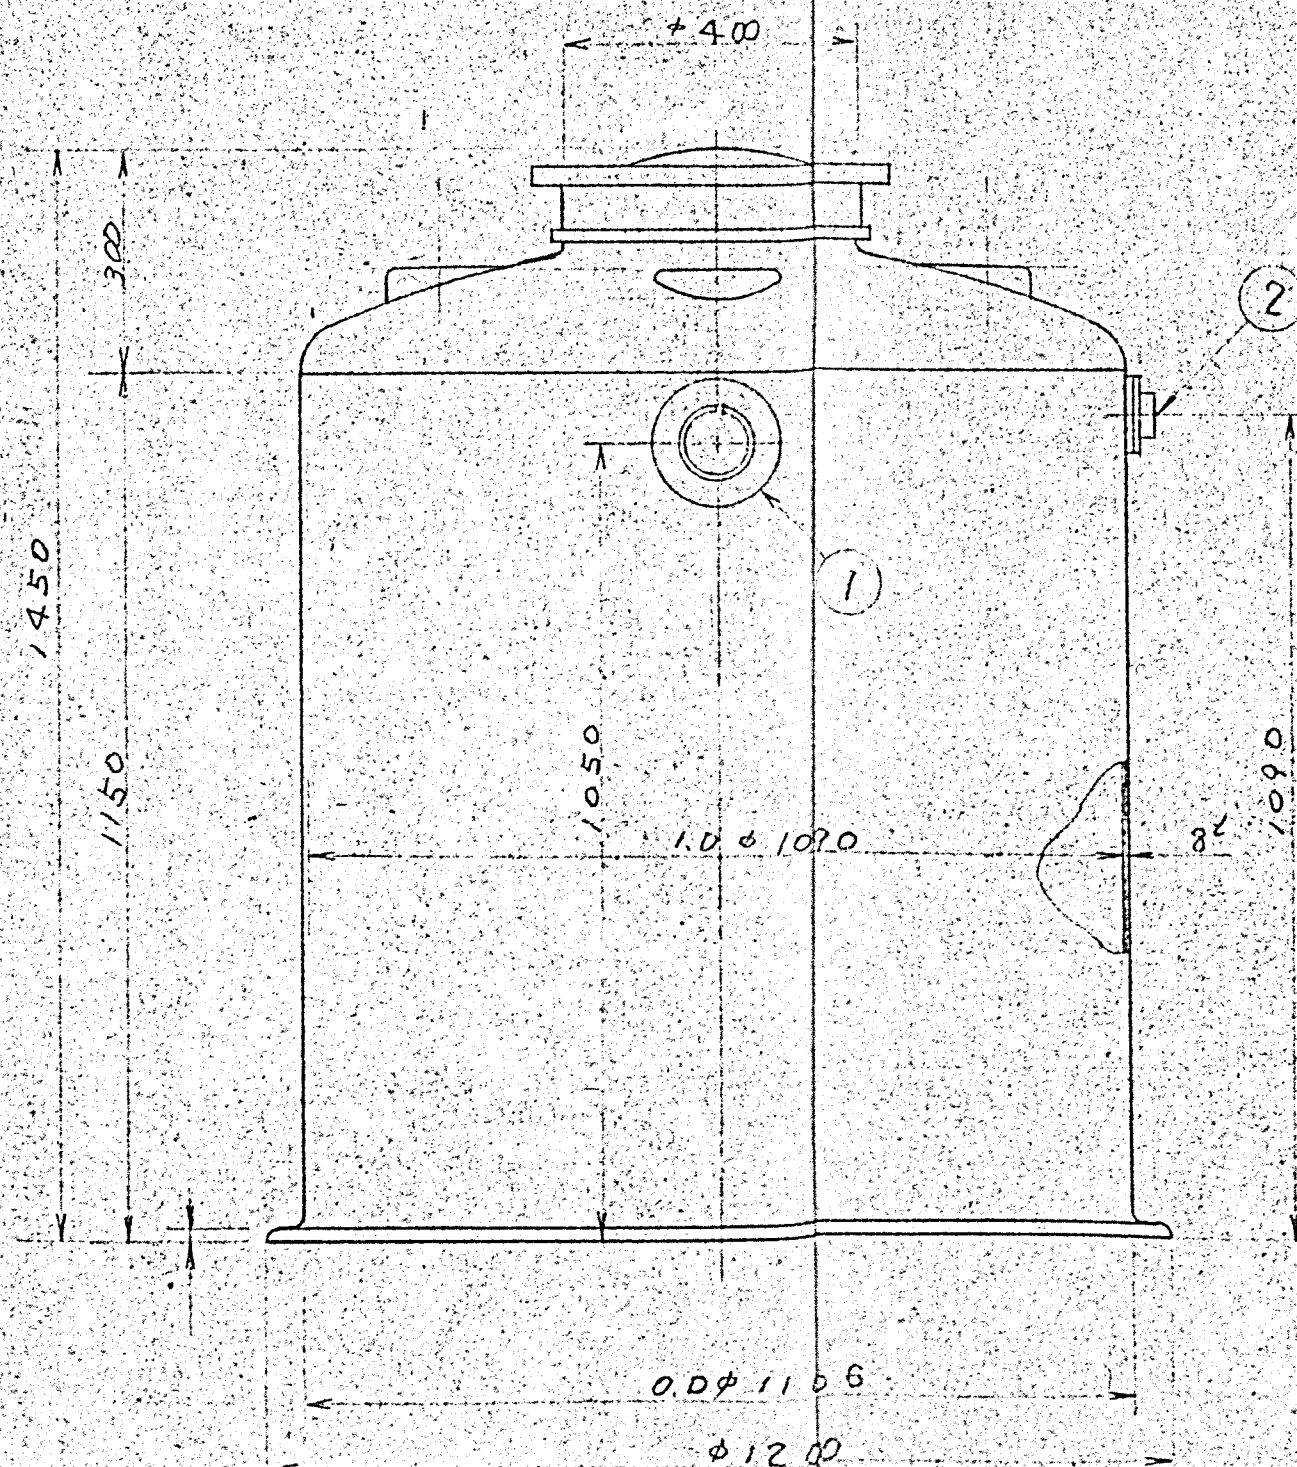

2	液入口	P.E	1	50A	フッライプ
1	液入口	P.V.C	1	100A	フッライプ
品番	名称	材質	個数	摘要	



生活排水タンク MC-1000

施工年度	令和 8 年度		
工事名	京田辺市し尿等受入施設緑泉園更新工事		
施工場所	京田辺市 草内 地内		
図名	生活排水タンク		
図面番号	4-121	縮尺	1:10
京田辺市			

生活排水タンク

記号	来	歴	年月日	記入	承認

3) 製作数 : 2基
2) 附属品 : 円形平面図ニヨル
注) タンク寸法誤差ハ±1~1.5%生ジルトガアリマス

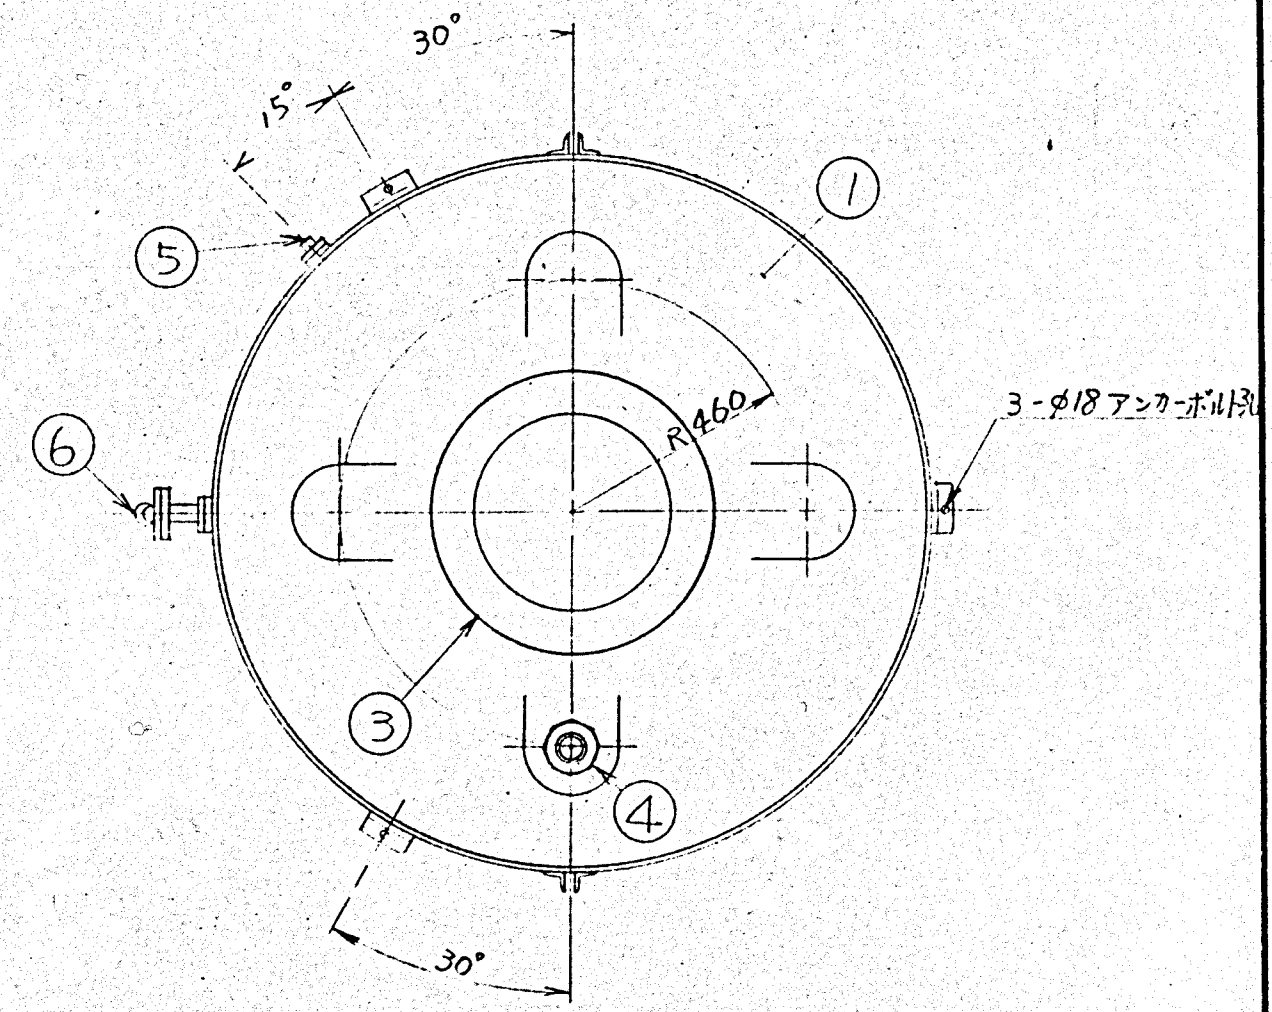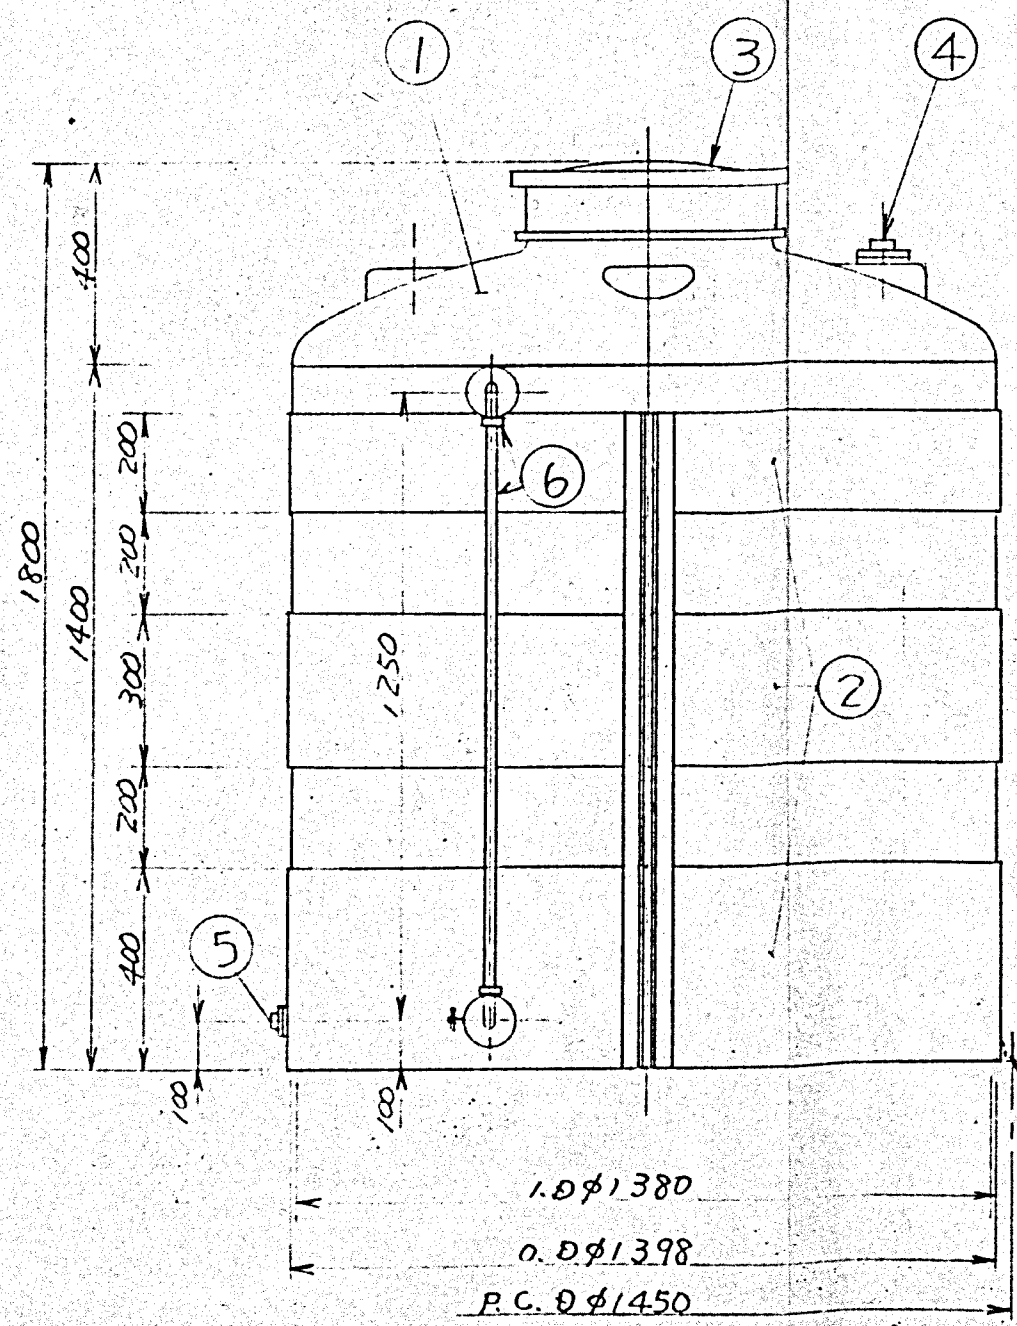



高分子凝集剤貯留タンク

6	液面計	PVC	1	20A AVS 係数付
5	液出口	PVC	1	15A フッティング
4	液入口	PE	1	40A フッティング
3	マンホール	PE	1	φ500
2	金 枠	SS	1	φ16
1	木 体	PE	1	2000φ t=9
品番	名 称	材 質	個 数	備 考

高分子凝集剤貯留タンク MC-2000



施工年度	令和 8 年度		
工 事 名	京田辺市し尿等受入施設緑泉園更新工事		
施工場所	京田辺市 草内 地内		
図 名	高分子凝集剤貯留タンク		
図面番号	4-122	縮 尺	1:15
京 田 辺 市			

年月日	訂正事項	印

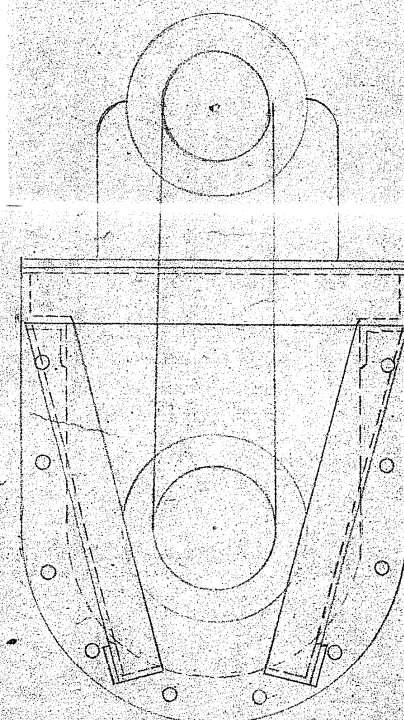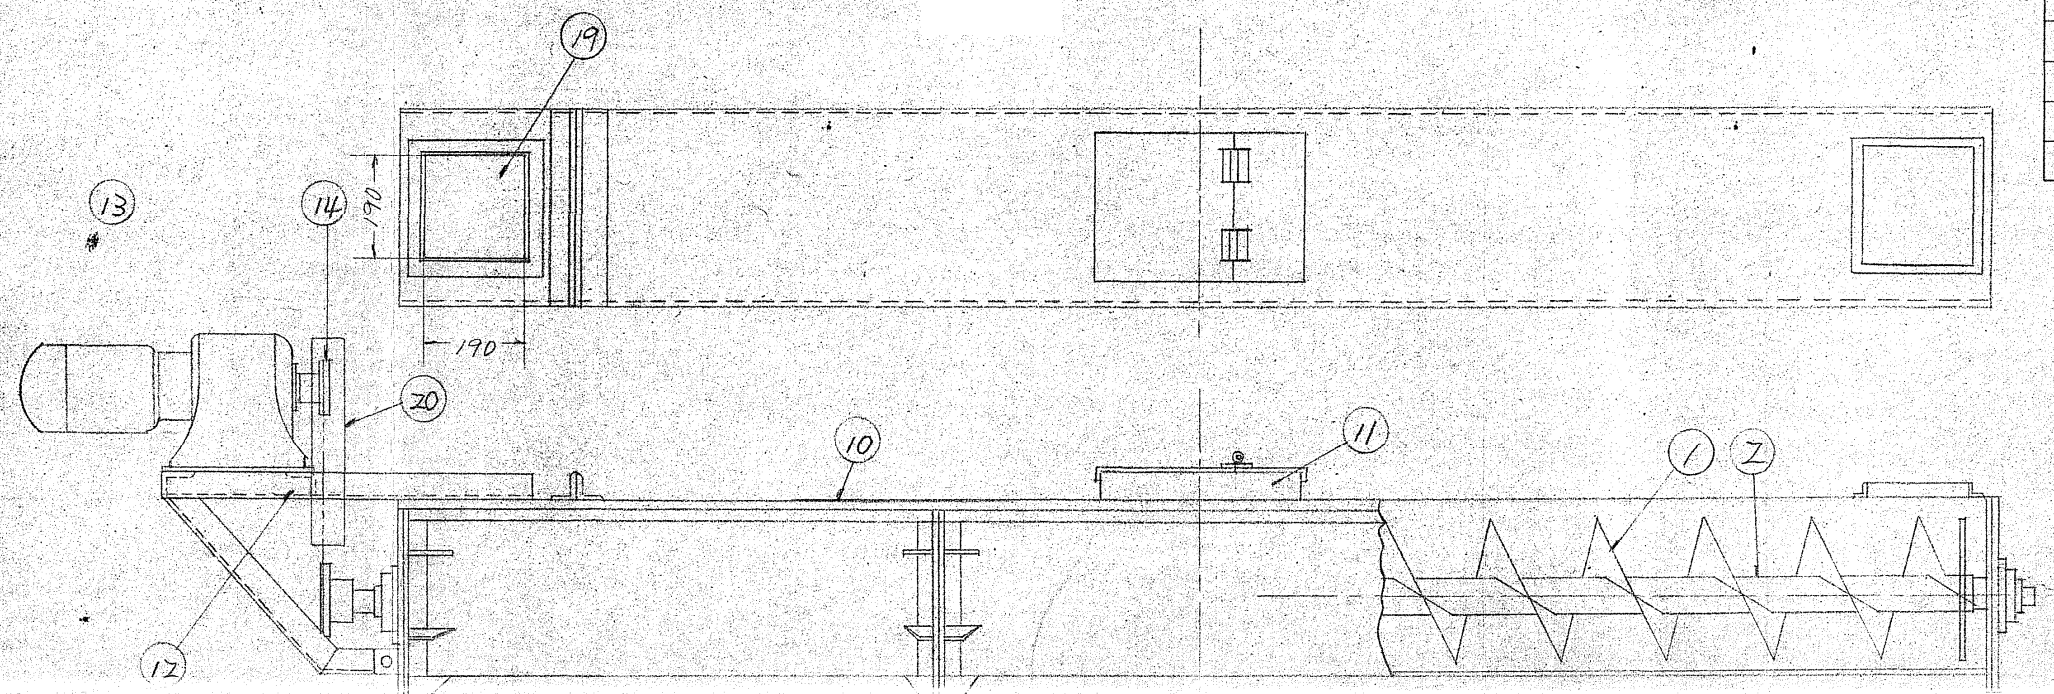

皮3.2 シヤマ板 7m以下は2ヶ所
7m以上は3ヶ所設ける


1/8 グリスニップル

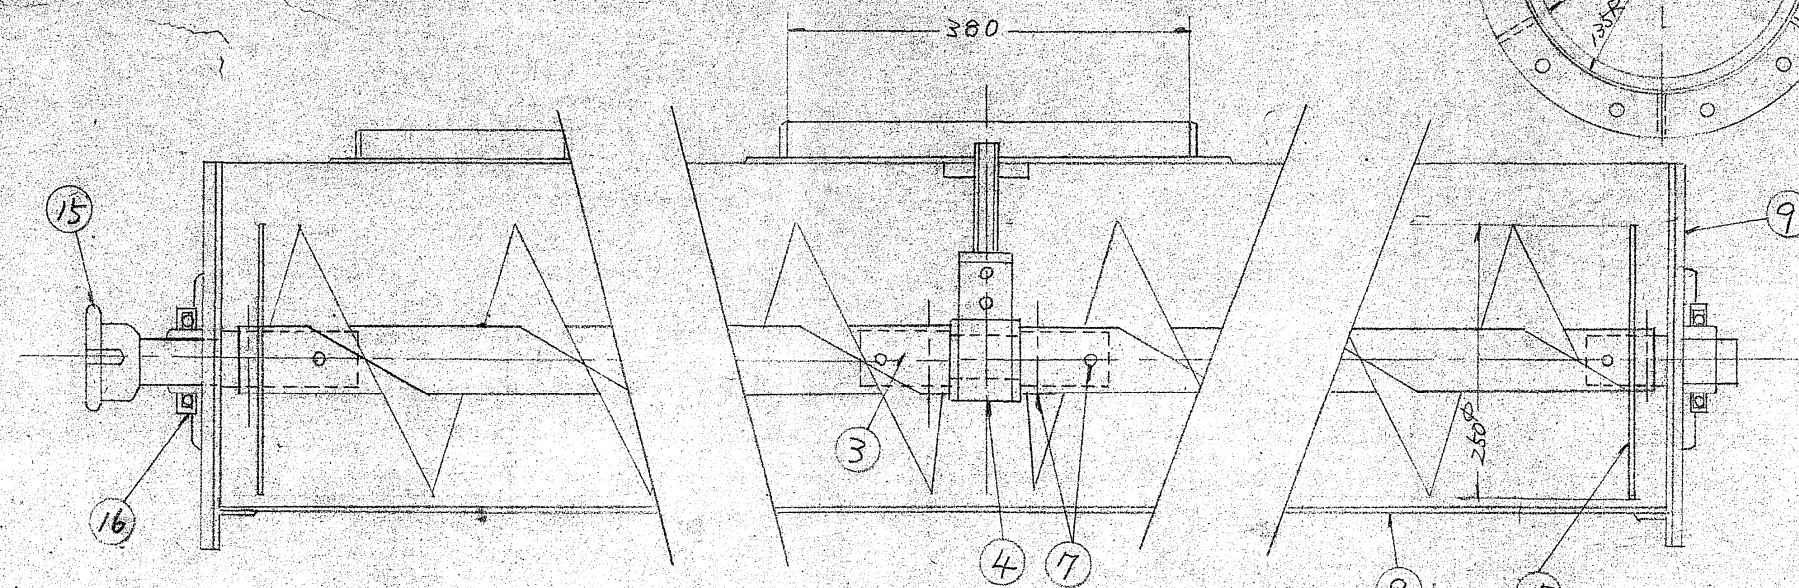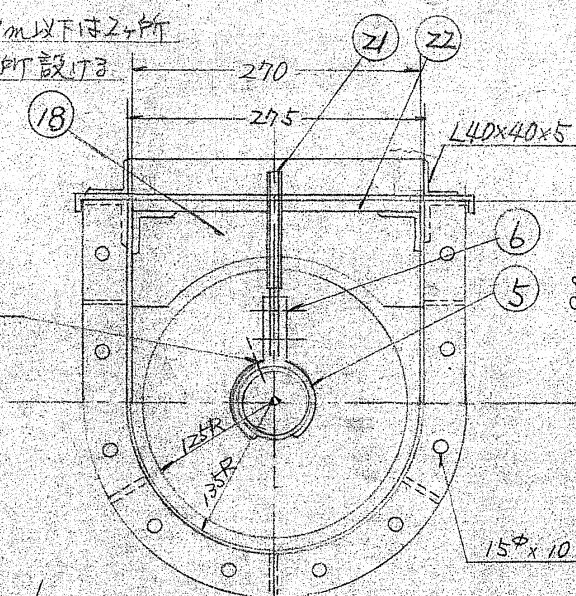

22	中間軸受用ベース	SS-41	1-2		皮12 80x260
21	中間軸受用ボルト		1-2		M10 ナット
20	径1.カバー		1		皮 2.3
19	眼窓、蓋		2		L30x30x3
18	シヤマ板	SS-41	2-3		皮 3.2
17	シヤマ板	SUS304	2		皮 3.2
16	フランジユニット		2		
15	スプロケット	S45C	1		#60 11T
14	モーター スプロケット	S45C	1		#60 15T
13	モーター		1		
12	モーター台	SS-41	1		L50x50x6
11	東産用ボルト		1-2		7m以下は1ヶ所、7m以上は2ヶ所
10	蓋		1式		皮 2.3
9	サイドカバー		2		皮 9.2
8	ケーシング	SS-41	1式		皮 3.2
7	ボルト ナット	SUS304	8-12		M10x70
6	ボルト ナット	SUS304	2-4		M10x40
5	軸受ブラケット	SS-41	1-2		FB 9x32 9x50
4	中間軸受	オイル X3L	1-2		
3	中間軸	SUS304	1-2		
2	スクリー軸		1式		50A x Sch 20S
1	スクリー羽根	SUS304	1式		皮 3.2
番号	名	称	材質	個数	備考



施工年度	令和 8 年度		
工事名	京田辺市し尿等受入施設緑泉園更新工事		
施工場所	京田辺市 草内 地内		
図名	水平据付型250φスクリーコンベア		
図面番号	4-123	縮尺	1:5 1:10
京田辺市			

※ 図面はA2→A3縮小 (縮尺はA2サイズ)

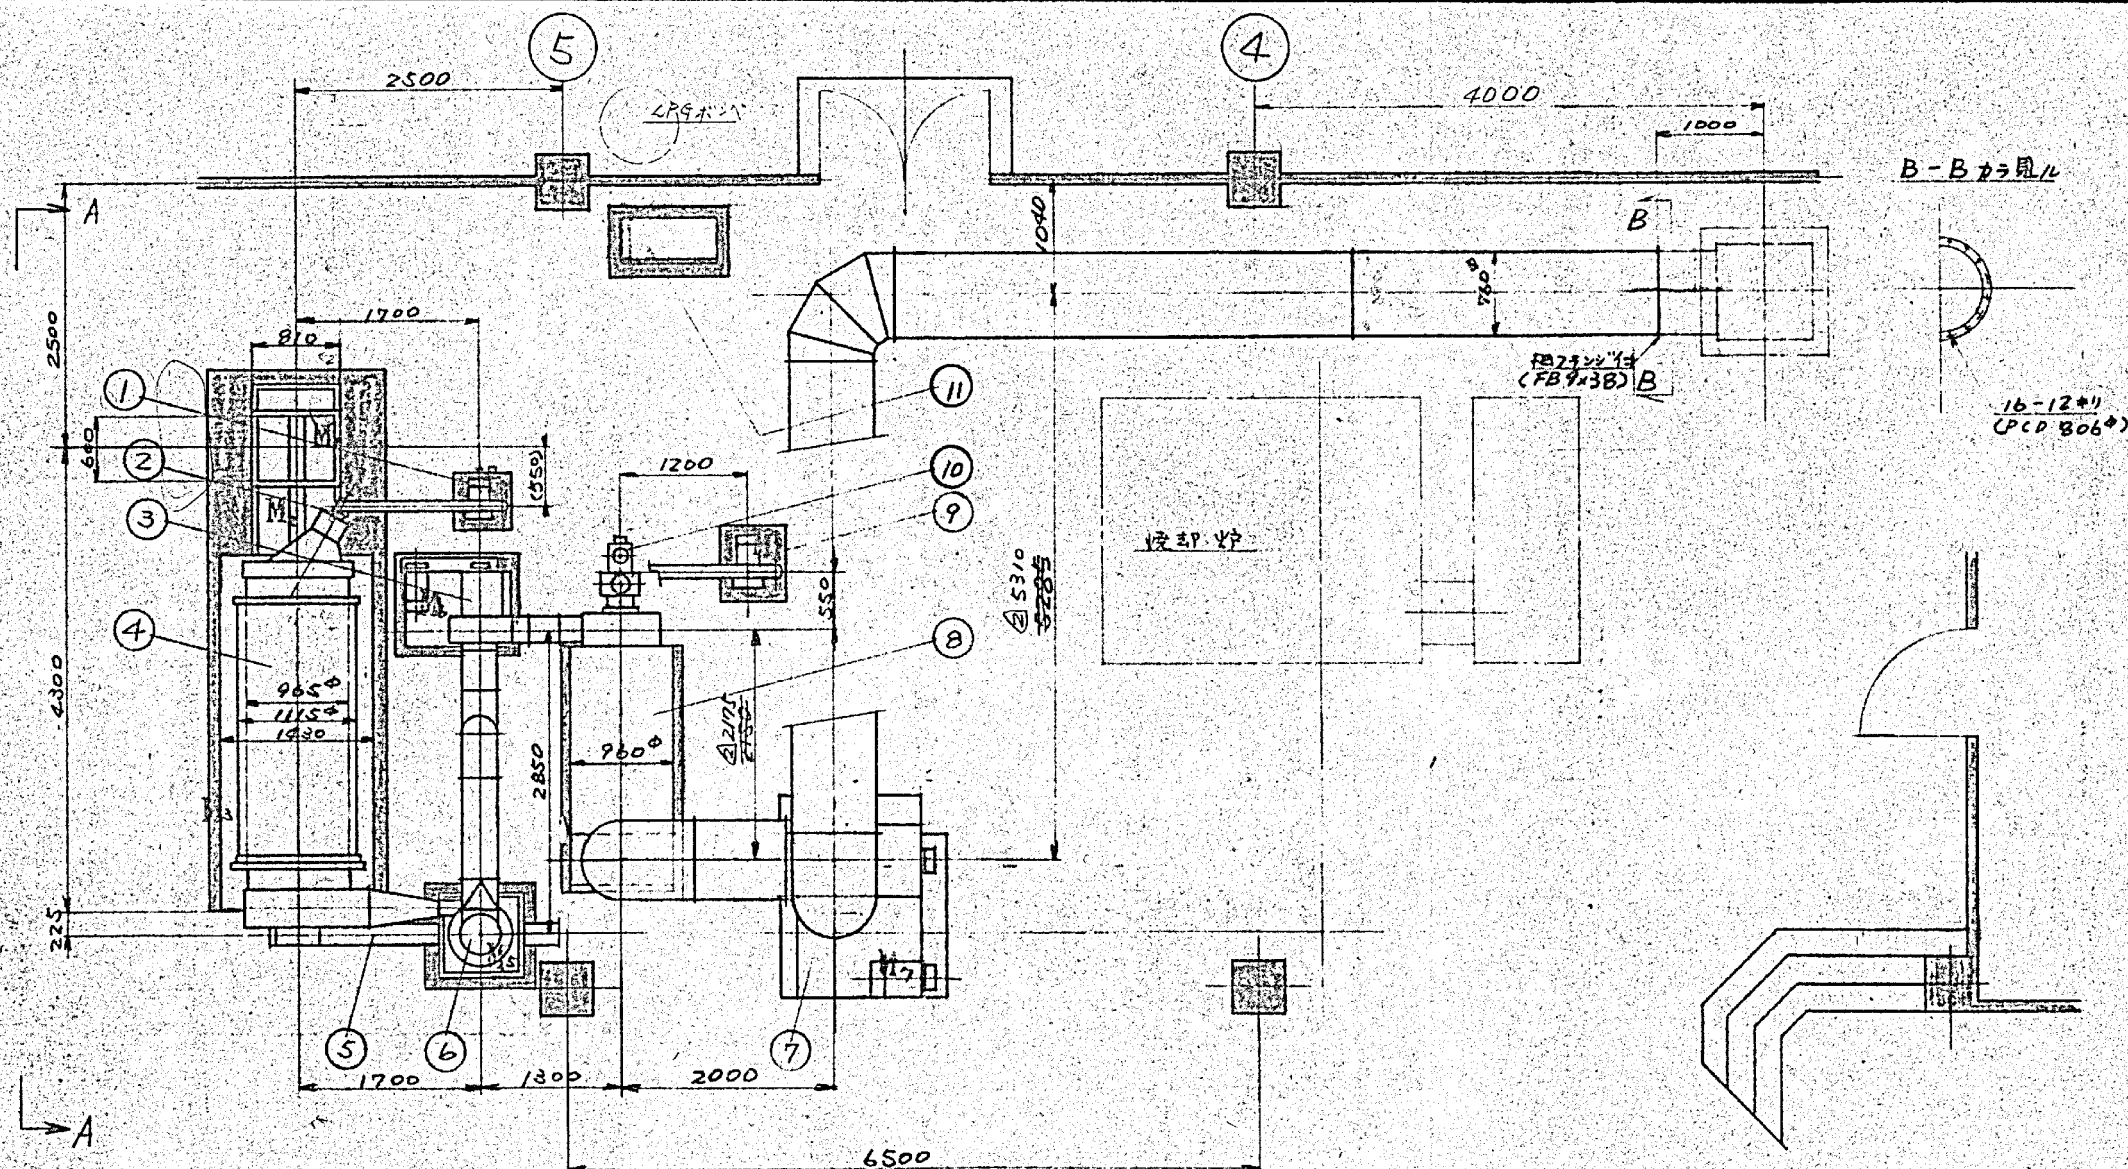

No.	名 称	材 質	型式 寸法	個数	重量	備 考
①	乾燥燃焼炉	SS	FBU-100-2.2	1		8m³/min 650mmφ
②	乾燥バーナー	補弁	LP-4	1		
③	排気ファン	SS	CPZ-#60	1		684m³/min 225mmφ
④	スラッジドライヤー	SUS	RH-36SD	1		
⑤	排出コンベヤー	SS	200φ	1		
⑥	サイクロン	SUS	650φ	1		
⑦	誘引ファン	SS	CSE-4½	1		350m³/min 225mmφ
⑧	脱臭機	SS	DOC-N70	1		
⑨	脱臭燃焼炉	SS	FBU-150-5.5	1		264m³/min 650mmφ
⑩	脱臭バーナー	(補弁)	LP-5F	1		
⑪	操作盤			1		
⑫	噴燃ポンプ	(10011)	TOP-20d	1		
⑬						

所要動力			3φ 220V 60Hz
M ₁	投入装置	4P-0.75kW	x1
M ₂	破砕攪拌装置	4P-1.5	x1
M ₃	スラッジドライヤー	4P-0.75	x1
M ₄	排出コンベヤー	4P-0.75	x1
M ₅	サイクロンRV	4P-0.4	x1
M ₆	排気ファン	4P-5.5	x1
M ₇	誘引ファン	4P-7.5	x1
M ₈	乾燥燃焼炉	2P-2.2	x1
M ₉	脱臭機	2P-5.5	x1
M ₁₀	噴燃ポンプ	4P-0.4	x1
合 計			25.25 kW
(実負荷)			18 kW

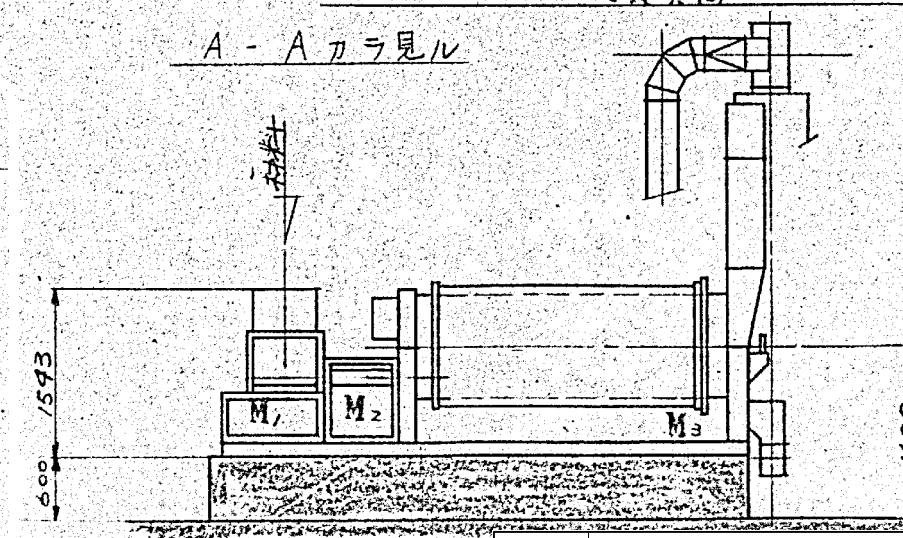
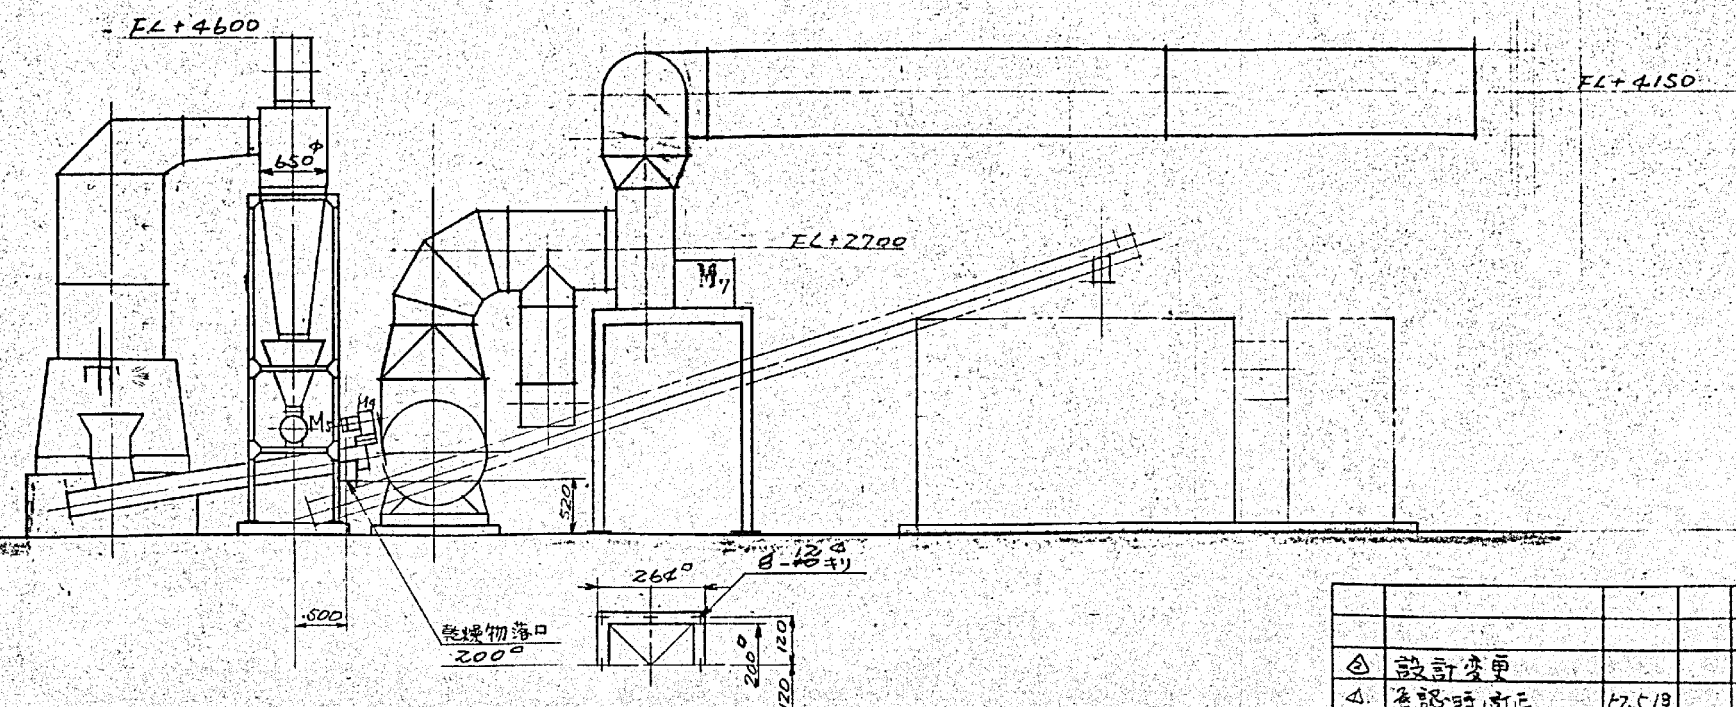


△ 設計変更				
△ 承認時/訂正	7.5/8			
記号	訂正記事	年月日	訂正	承認




機種 RH-36SD

施工年度	令和 8 年度		
工 事 名	京田辺市し尿等受入施設緑泉園更新工事		
施工場所	京田辺市 草内 地内		
図 名	配置構想図		
図面番号	4-124	縮 尺	1:50
京 田 辺 市			

※ 図面はA2→A3縮小 (縮尺はA2サイズ)

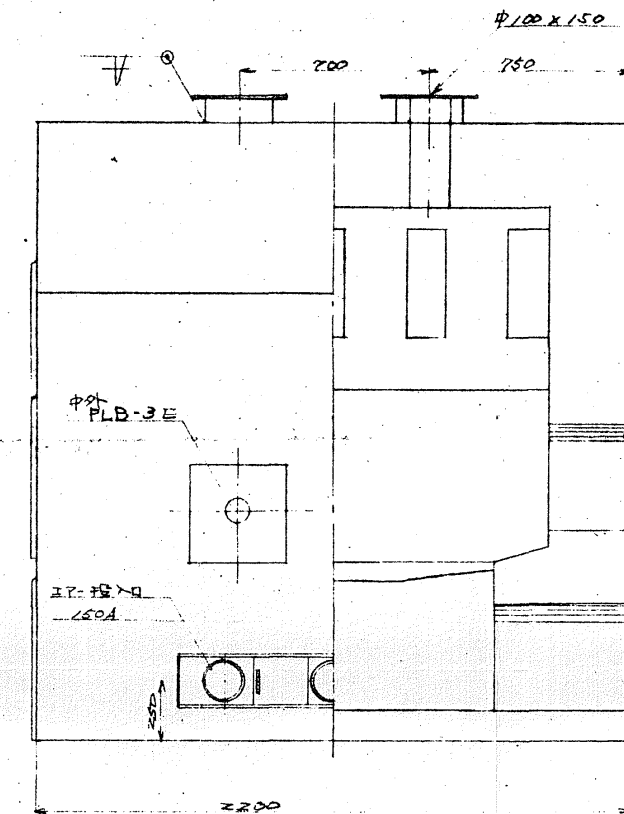
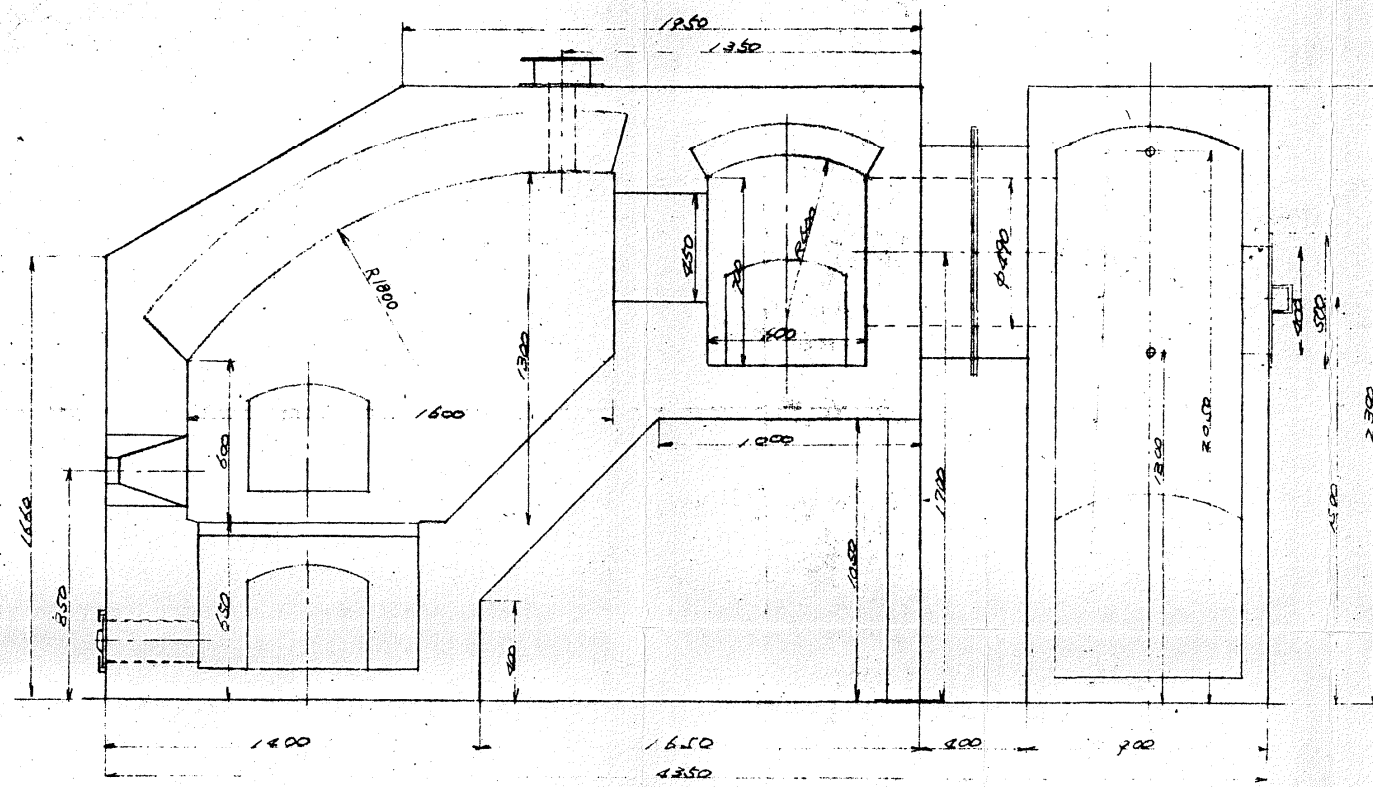


上部投入口詳細

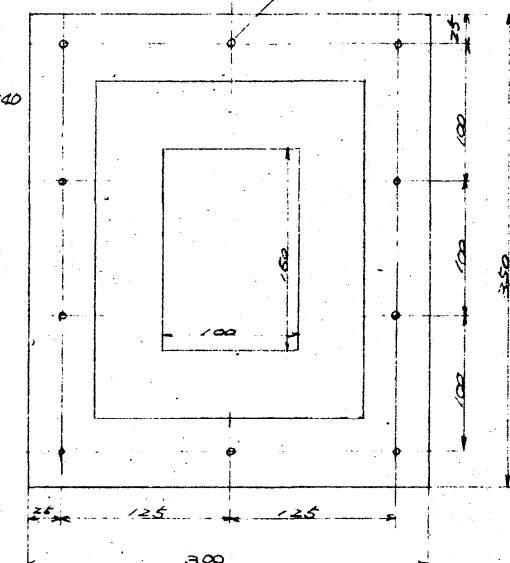
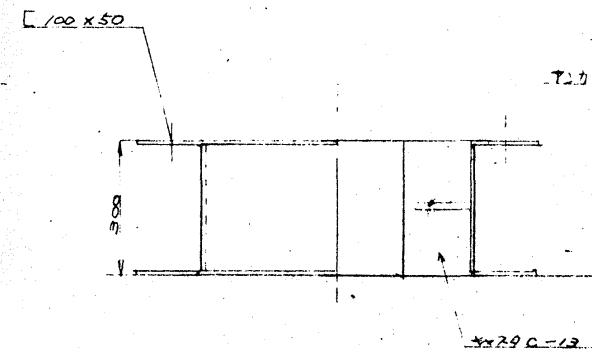
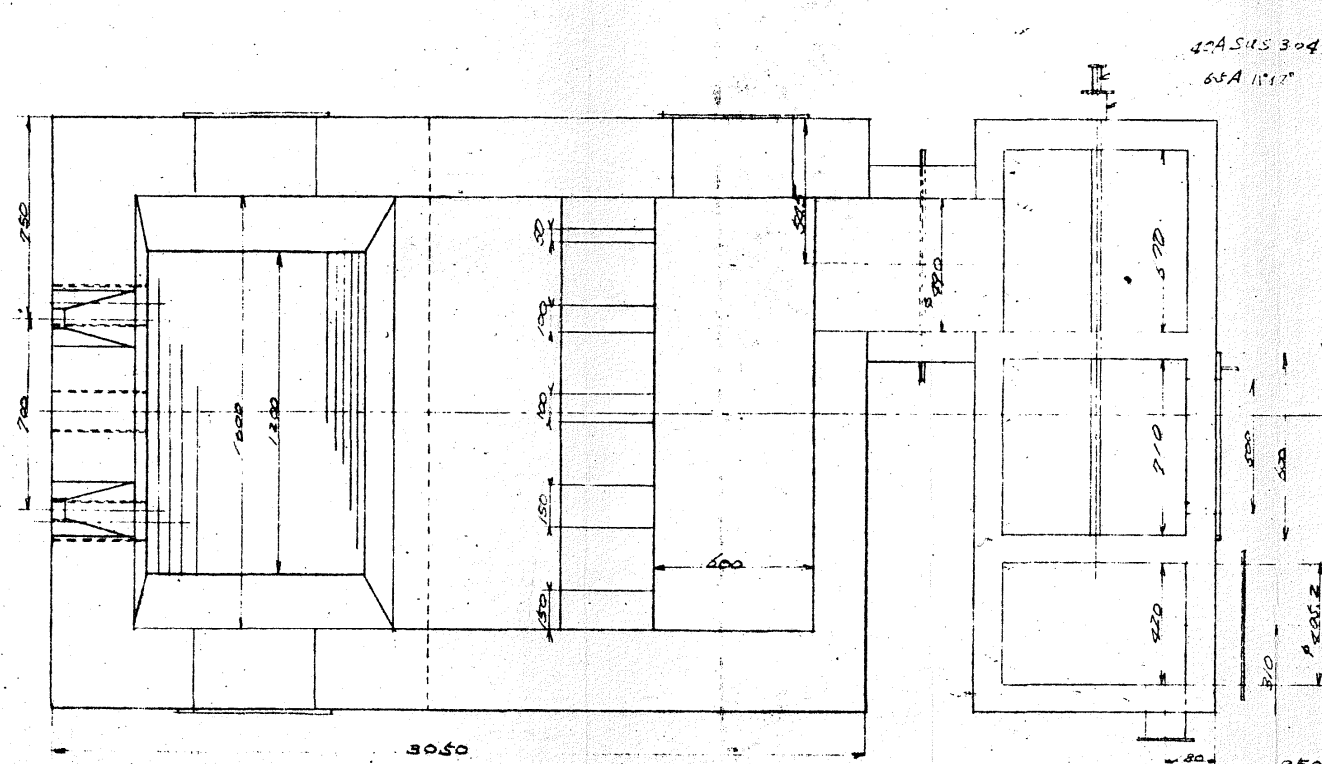


軸径φ300
N63
流量 70m³/min
静圧 150mmHg

施工年度	令和 8 年度		
工事名	京田辺市し尿等受入施設緑泉園更新工事		
施工場所	京田辺市 草内 地内		
図名	煉瓦構造図		
図面番号	4-125	縮尺	1:20
京田辺市			

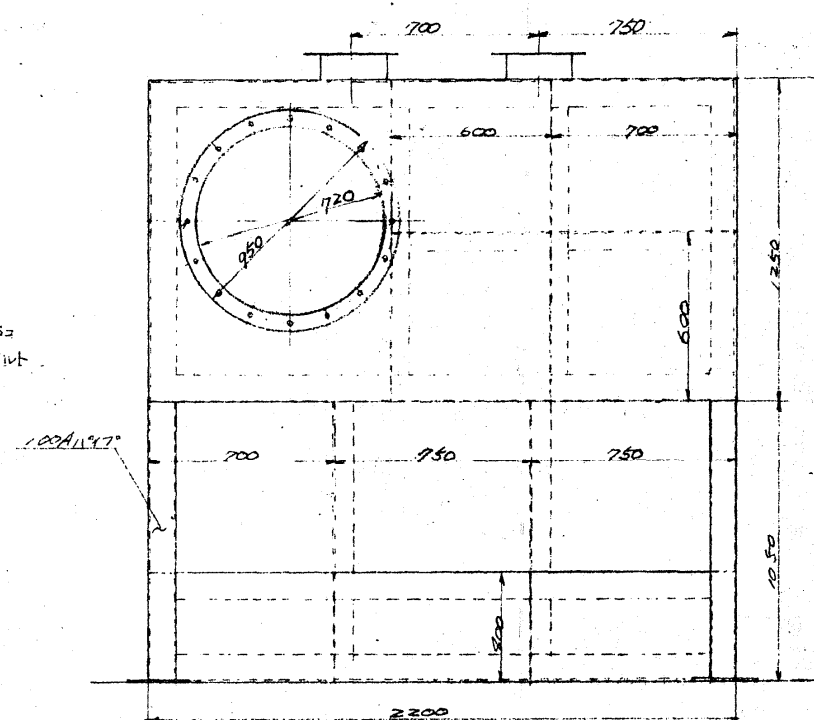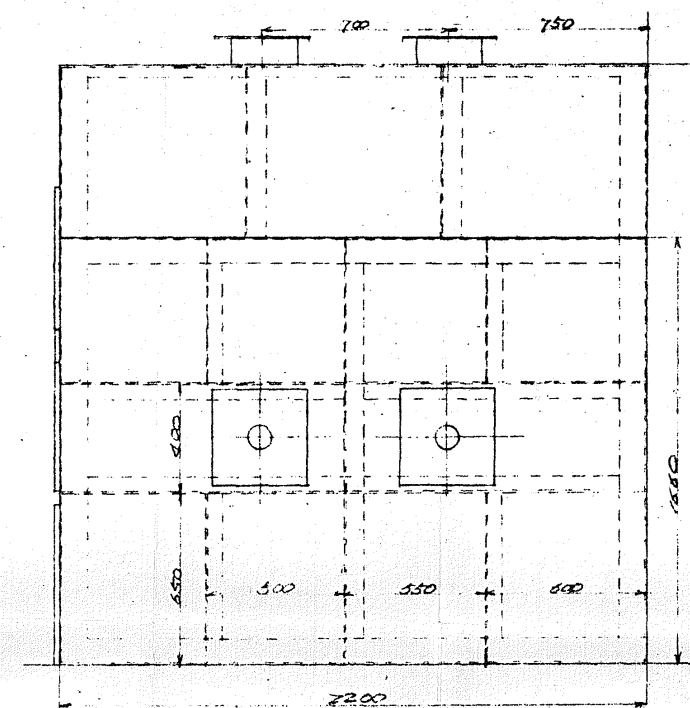

施工年度	令和 8 年度		
工 事 名	京田辺市し尿等受入施設緑泉園更新工事		
施工場所	京田辺市 草内 地内		
図 名	焼却装置 補強構造図		
図面番号	4-126	縮 尺	1:20
京 田 辺 市			

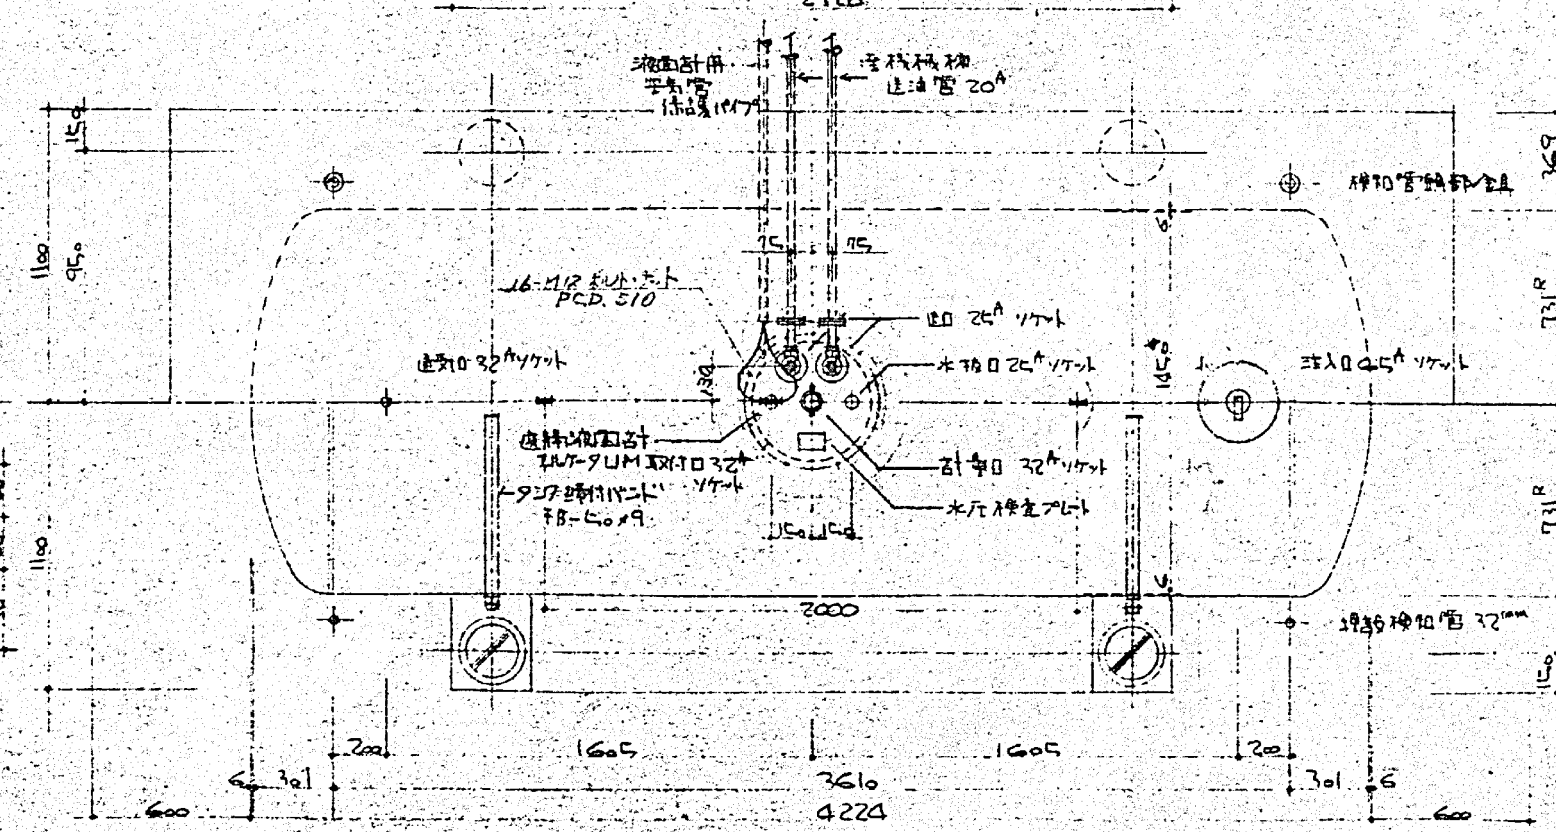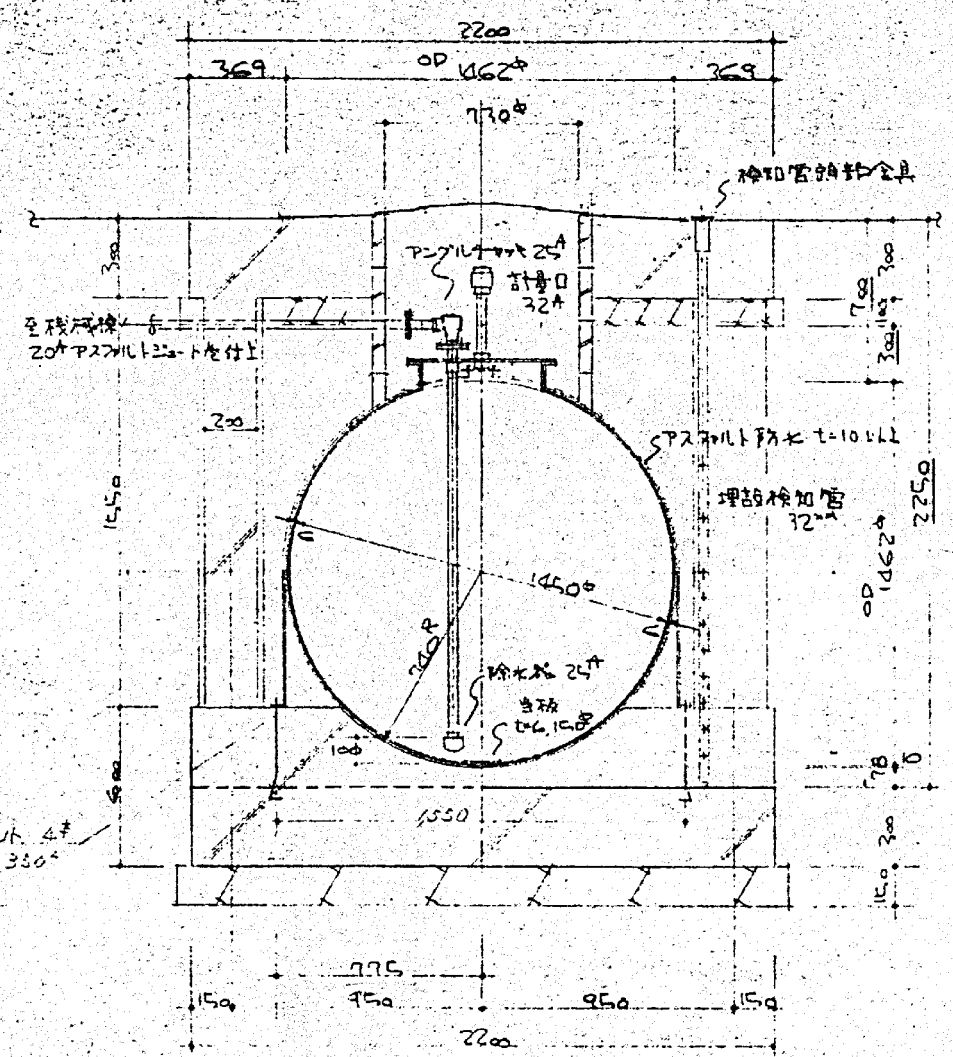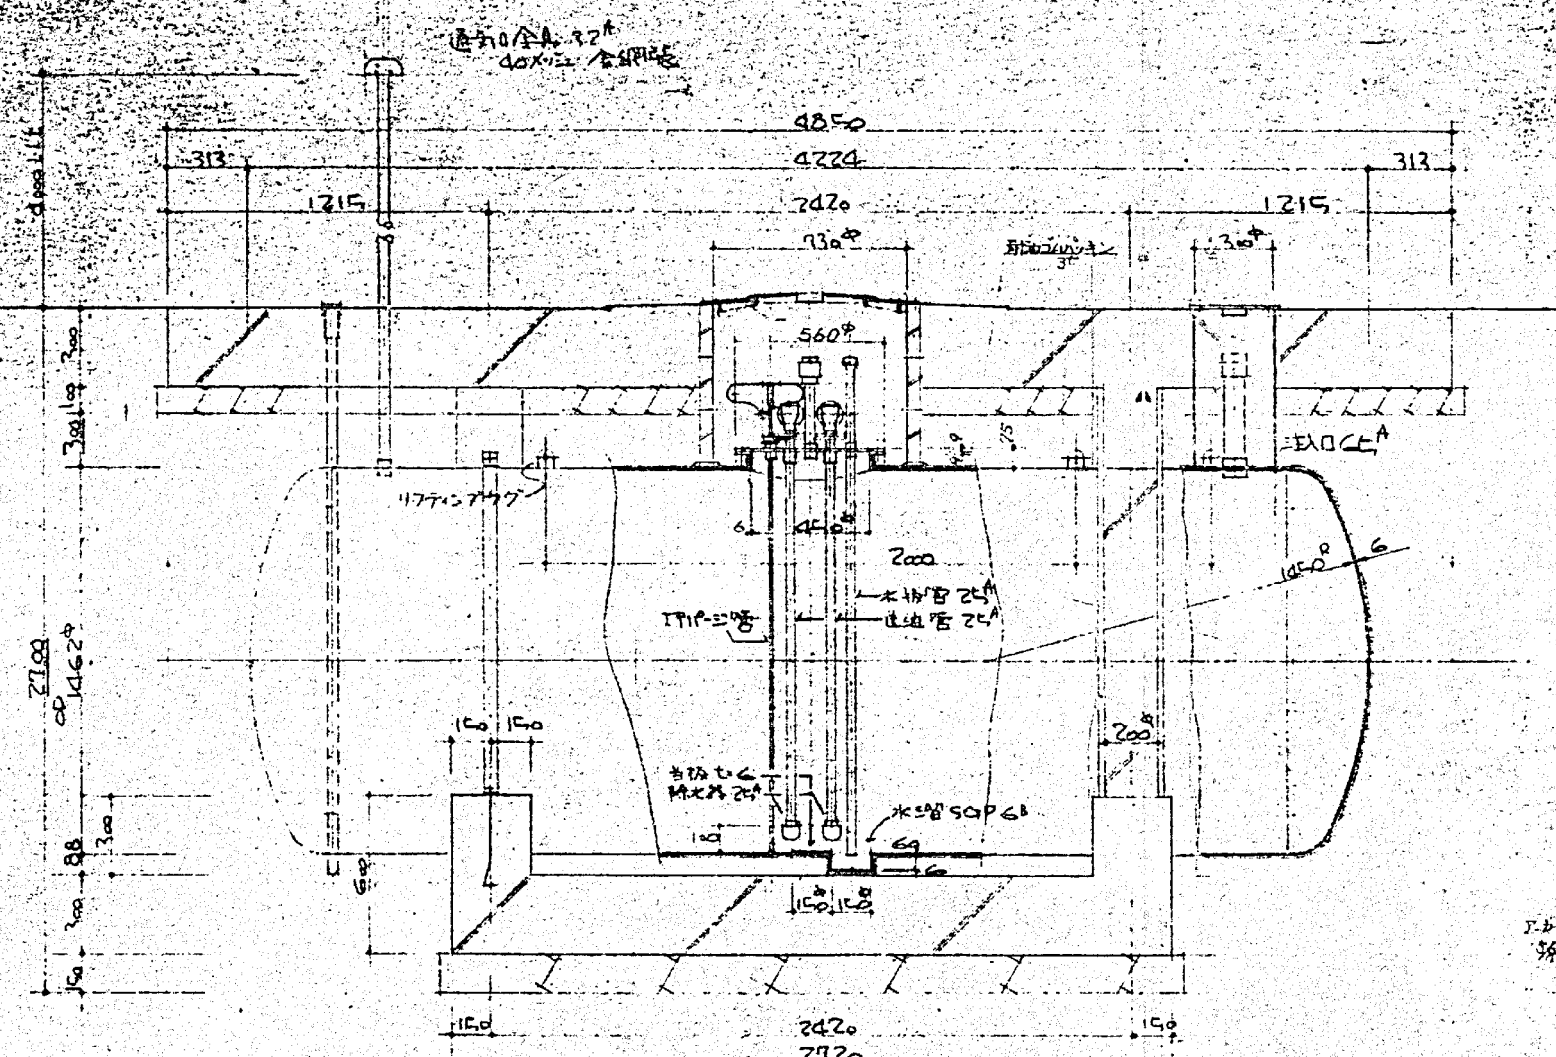

注記
 容量計算

$$V = \pi R^2 (H_1 + (H_1 + H_2) / 3)$$

$$= \pi (0.725)^2 (3.65 + (0.281 + 0.281) / 3)$$

$$= 6.337 \text{ m}^3 \approx 6,337 \text{ L}$$
 空荷容量 $6,337 \text{ L} \times 0.0532 = 337 \text{ L}$ 5.32%
 公称容量 $6,337 \text{ L} - 337 \text{ L} = 6,000 \text{ L}$
 水圧試験 2.5 kg/cm^2

注記
 450φマニホールド用ボルトはタンク側フランジに溶着
 コシ

年月日	記載事項
52.10.	工事部分はプラスチック

施工年度	令和 8 年度
工事名	京田辺市し尿等受入施設緑泉園更新工事
施工場所	京田辺市 草内 地内
図名	地下タンク埋設図 容量計算書
図面番号	4-127 縮尺 1:20
京田辺市	

※ 図面はA2→A3縮小 (縮尺はA2サイズ)

年月日	訂正事項	印

A

CV 250 ^{mm} - 3 rd E 38 ^{mm}	※ 2.5 rd E 24 ^{mm} ~ P-1 (100)
CV 100 ^{mm} - 3 rd E 22 ^{mm}	~ P-2 (70)
CV 100 ^{mm} - 3 rd E 19 ^{mm}	~ P-6 (20)
CV 60 ^{mm} - 3 rd E 19 ^{mm}	~ P-7 (50)
CV 38 ^{mm} - 3 rd E 19 ^{mm}	~ L-1 (90)
CV 35 ^{mm} - 2 nd E 33 ^{mm}	~ 中継管 (28)

B C



CV 150 ^{mm} - 3 rd E 38 ^{mm}	※ 3.5 rd E 24 ^{mm} ~ P-2 (70)
CV 100 ^{mm} - 3 rd E 22 ^{mm}	~ P-9 (70)
CV 150 ^{mm} - 3 rd E 38 ^{mm}	~ P-8 (70)

E

CV 2 nd - 20 ^{mm} x 2	中央集配管 ~ P-3 (31)
CV 2 nd - 10 ^{mm}	~ P-9 (31)

D


CV 150 ^{mm} - 3 rd E 38 ^{mm}	※ 3.5 rd E 24 ^{mm} ~ P-3 (70)
CV 100 ^{mm} - 3 rd E 22 ^{mm}	~ P-9 (70)

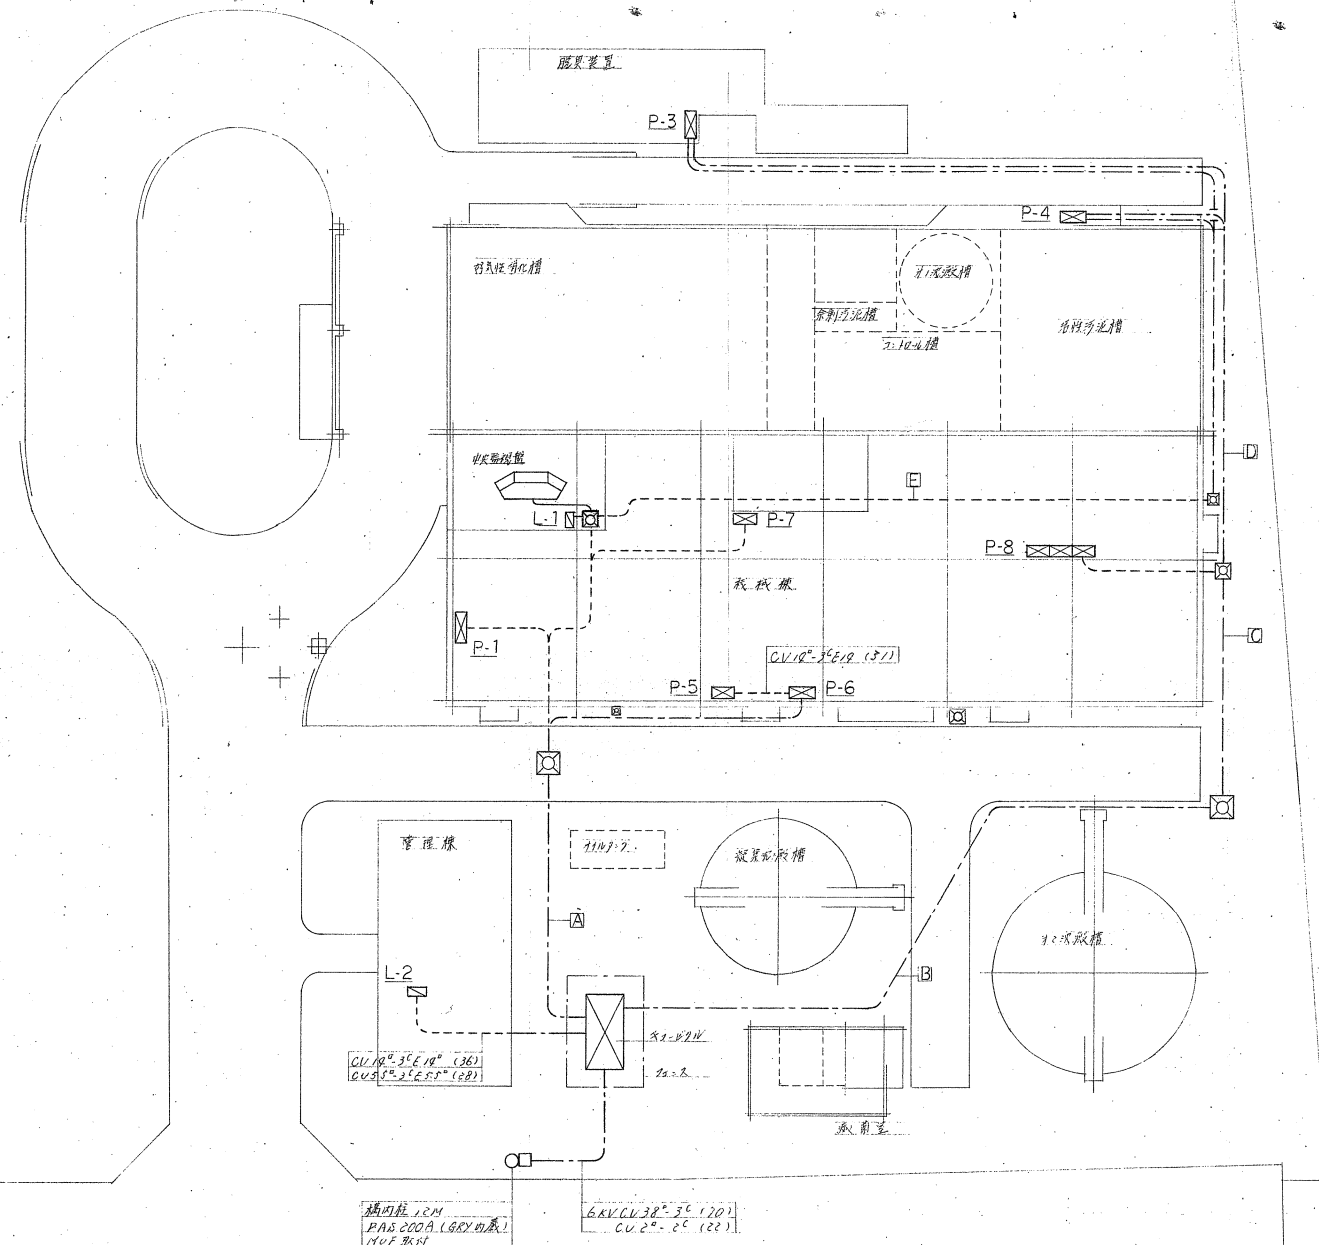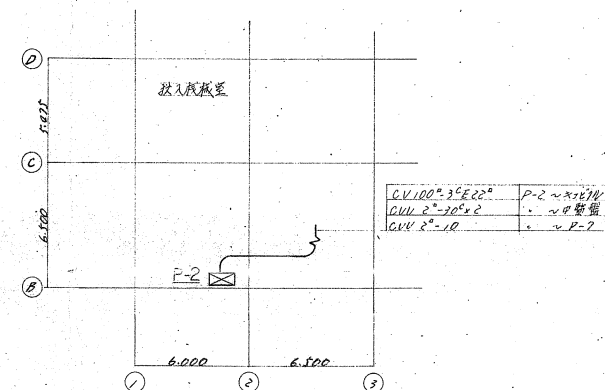

施工年度	令和 8 年度		
工 事 名	京田辺市し尿等受入施設緑泉園更新工事		
施工場所	京田辺市 草内 地内		
図 名	屋外設備 高圧引込及び幹線設備 竣工図		
図面番号	4-128	縮 尺	1:200
京 田 辺 市			

年月日	訂正事項	印

CVV2 ² -20 ²	中央監視室 ~ P-1
CVV2 ² -30 ² x 2	
CVV2 ² -30 ²	
CVV2 ² -10 ²	
CVV2 ² -30 ²	
CVV2 ² -20 ² CVV2 ² -30 ²	
CVV2 ² -20 ² CVV2 ² -30 ²	
CVV2 ² -30 ² CVV2 ² -30 ²	
電 路 (全館分電)	300V x 300V x 2.6A

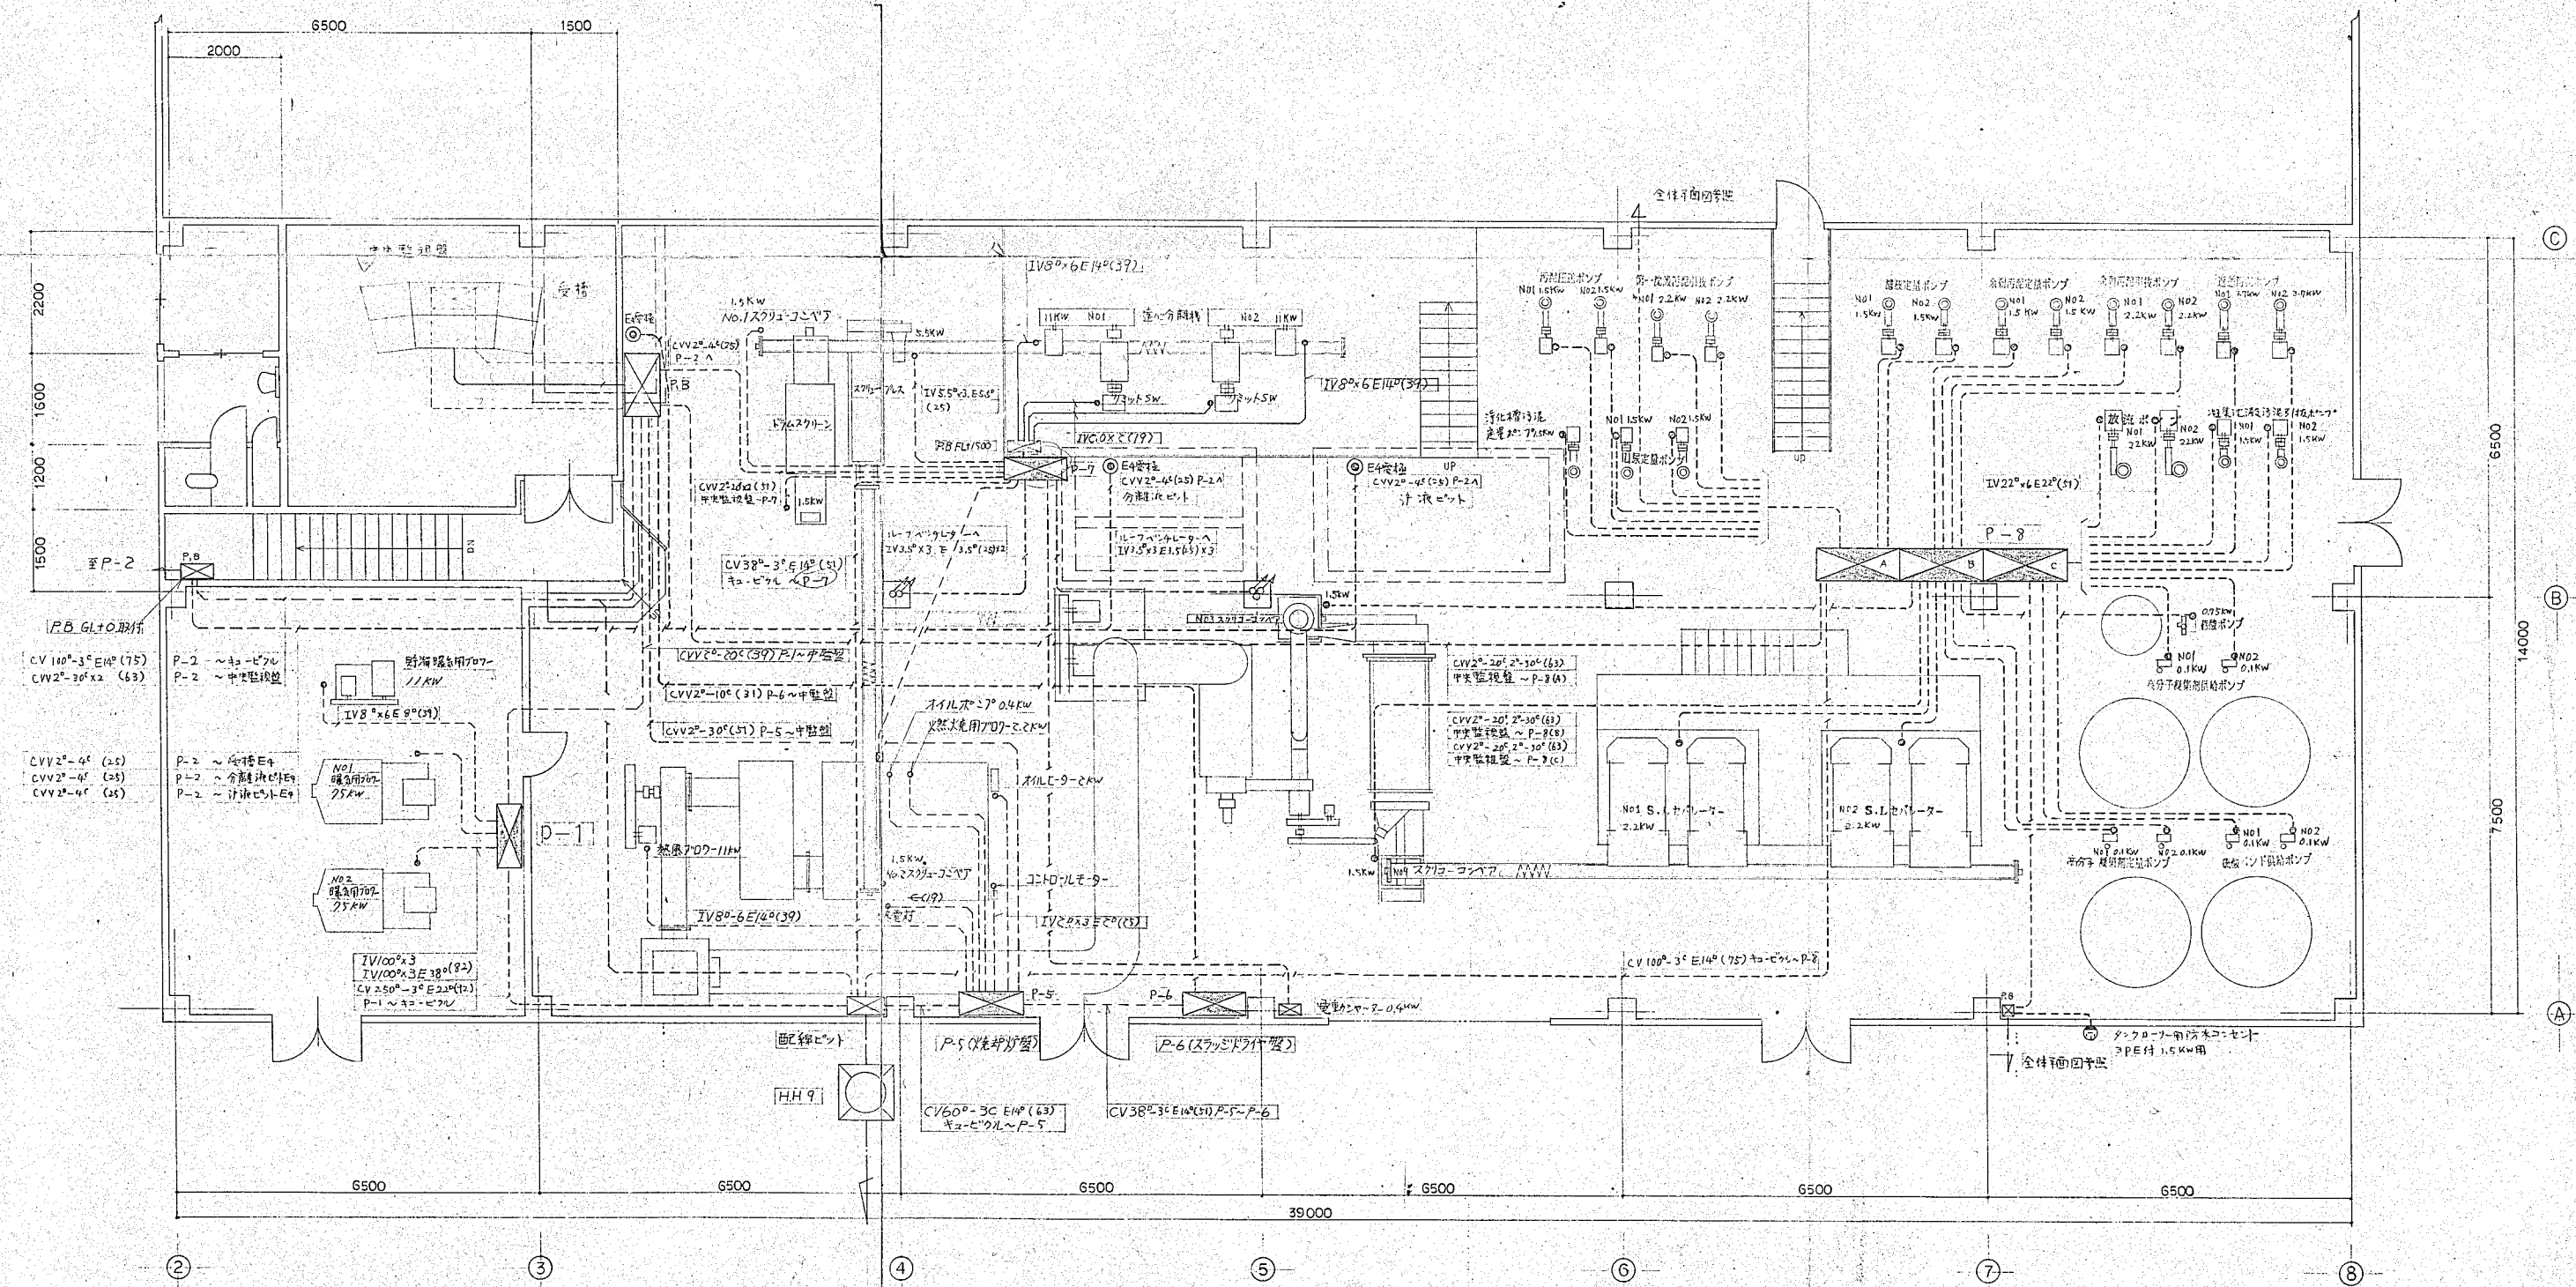


全体平面図参照

図面記載の配管はIV3.5² x 3.5EIV3.5² (25) 73. (3.74kW以下用)


施工年度	令和 8 年度		
工 事 名	京田辺市尿管等受入施設緑葉園更新工事		
施工場所	京田辺市 草内 地内		
図 名	機械棟 動力設備図		
図面番号	4-129	縮 尺	1:60
京 田 辺 市			

 ※ 図面はA1→A3縮小 (縮尺はA 1サイズ)




施工年度	令和 8 年度		
工 事 名	京田辺市し尿等受人施設緑泉園更新工事		
施工場所	京田辺市 草内 地内		
図 名	投入機械室 動力設備図		
図面番号	4-130	縮 尺	1:40
京 田 辺 市			

※ 図面はA2→A3縮小（縮尺はA 2サイズ）

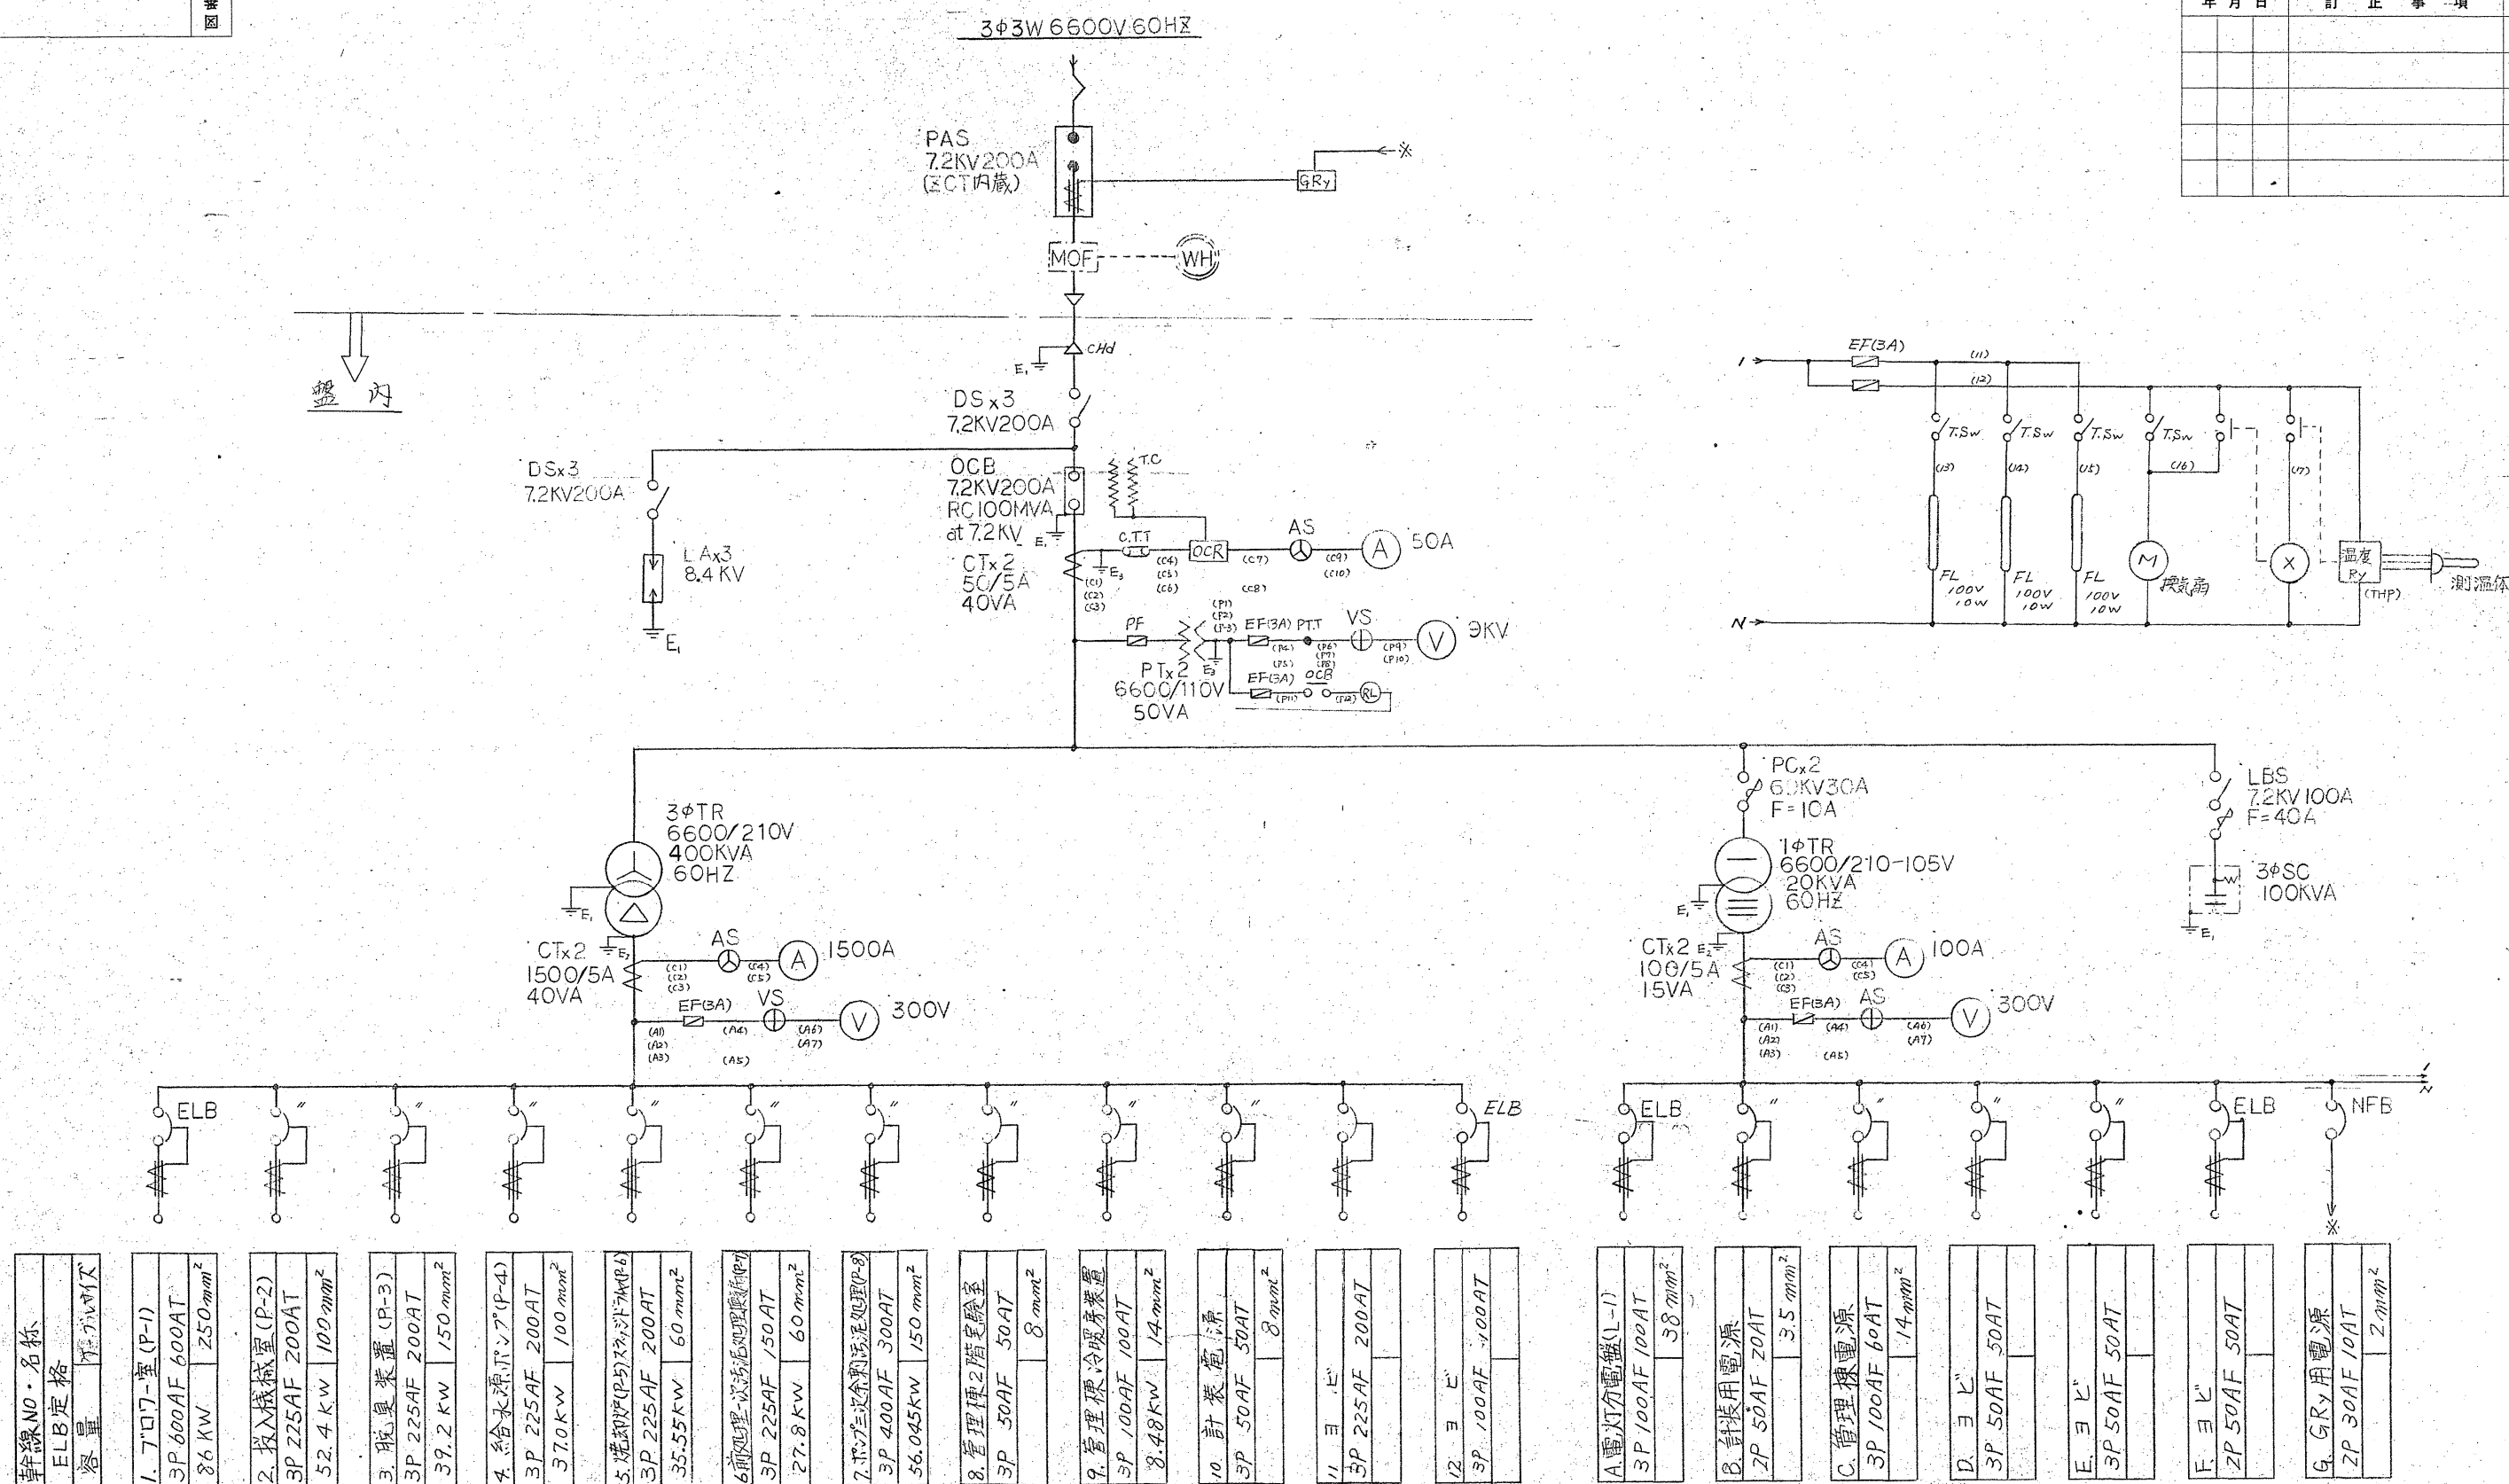


施工年度	令和 8 年度		
工 事 名	京田辺市し尿等受入施設緑泉園更新工事		
施工場所	京田辺市 草内 地内		
図 名	単線接続図		
図面番号	4-131	縮 尺	NONE
京 田 辺 市			

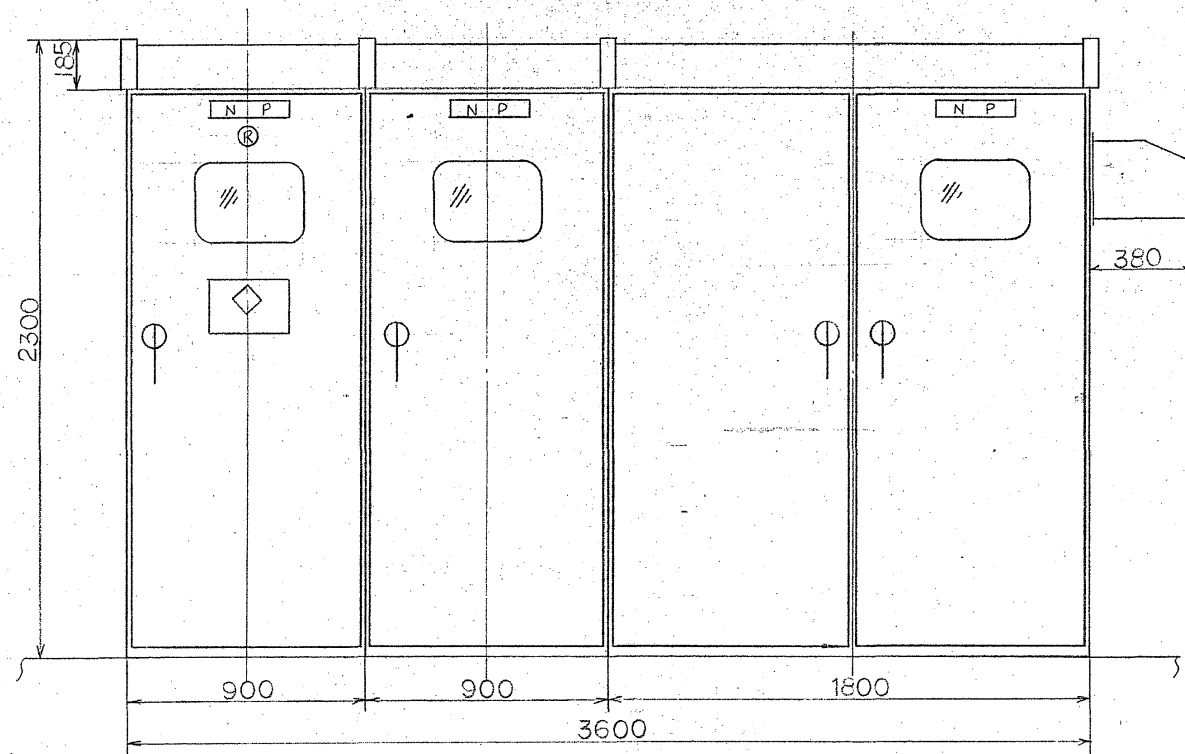


#1 高圧受電盤 #2 電灯・コンデンサ盤 #3 動力盤

正面図

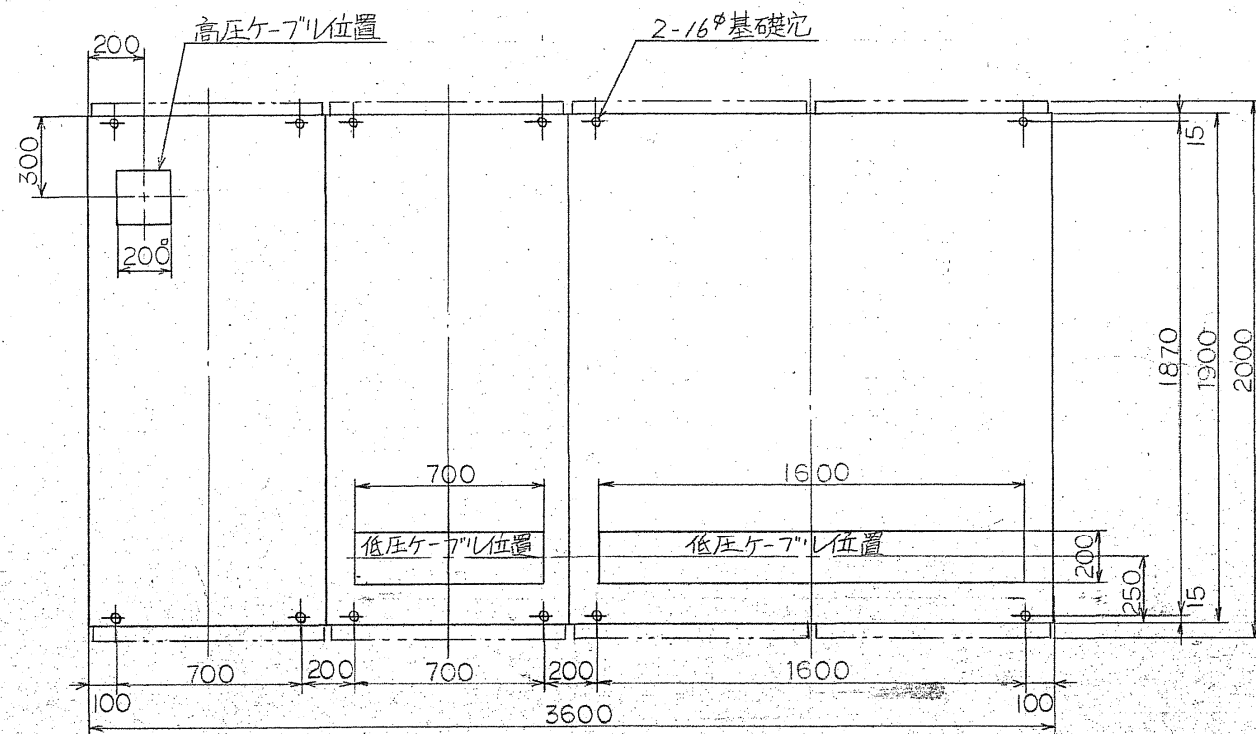

基礎図 正面 ↑

年月日	訂正事項	印

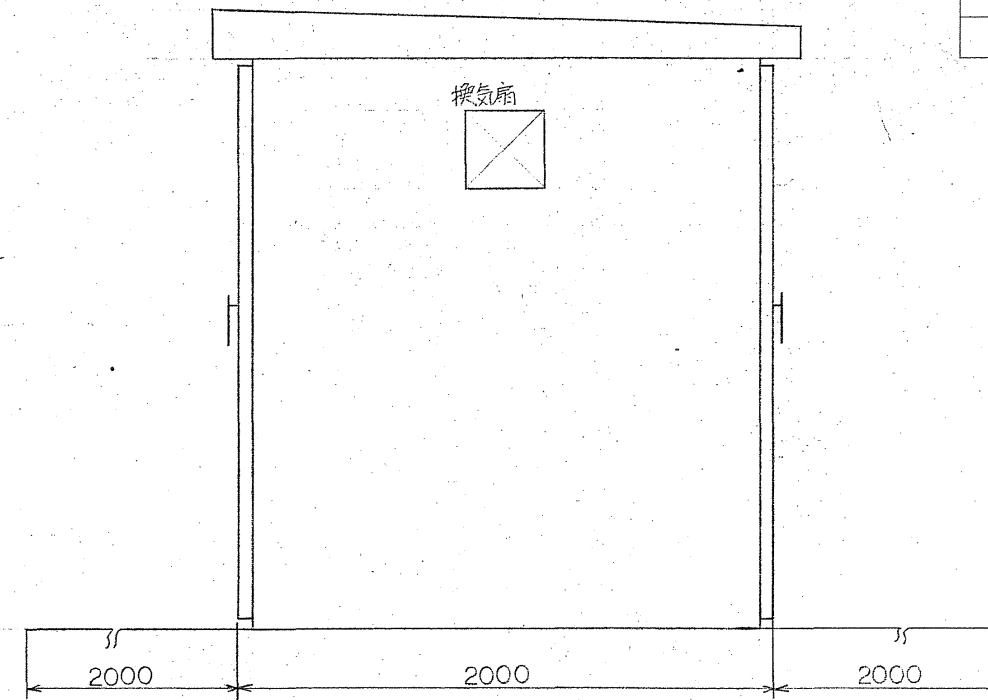




前面余地寸法(最小)

側面図

後面余地寸法(最小)





施工年度	令和 8 年度		
工事名	京田辺市し尿等受入施設緑泉園更新工事		
施工場所	京田辺市 草内 地内		
図名	屋外キュービクル据付図		
図面番号	4-132	縮尺	NONE
京田辺市			

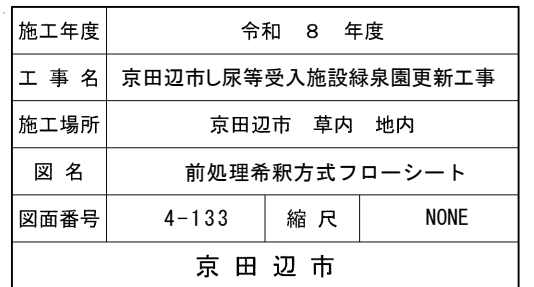

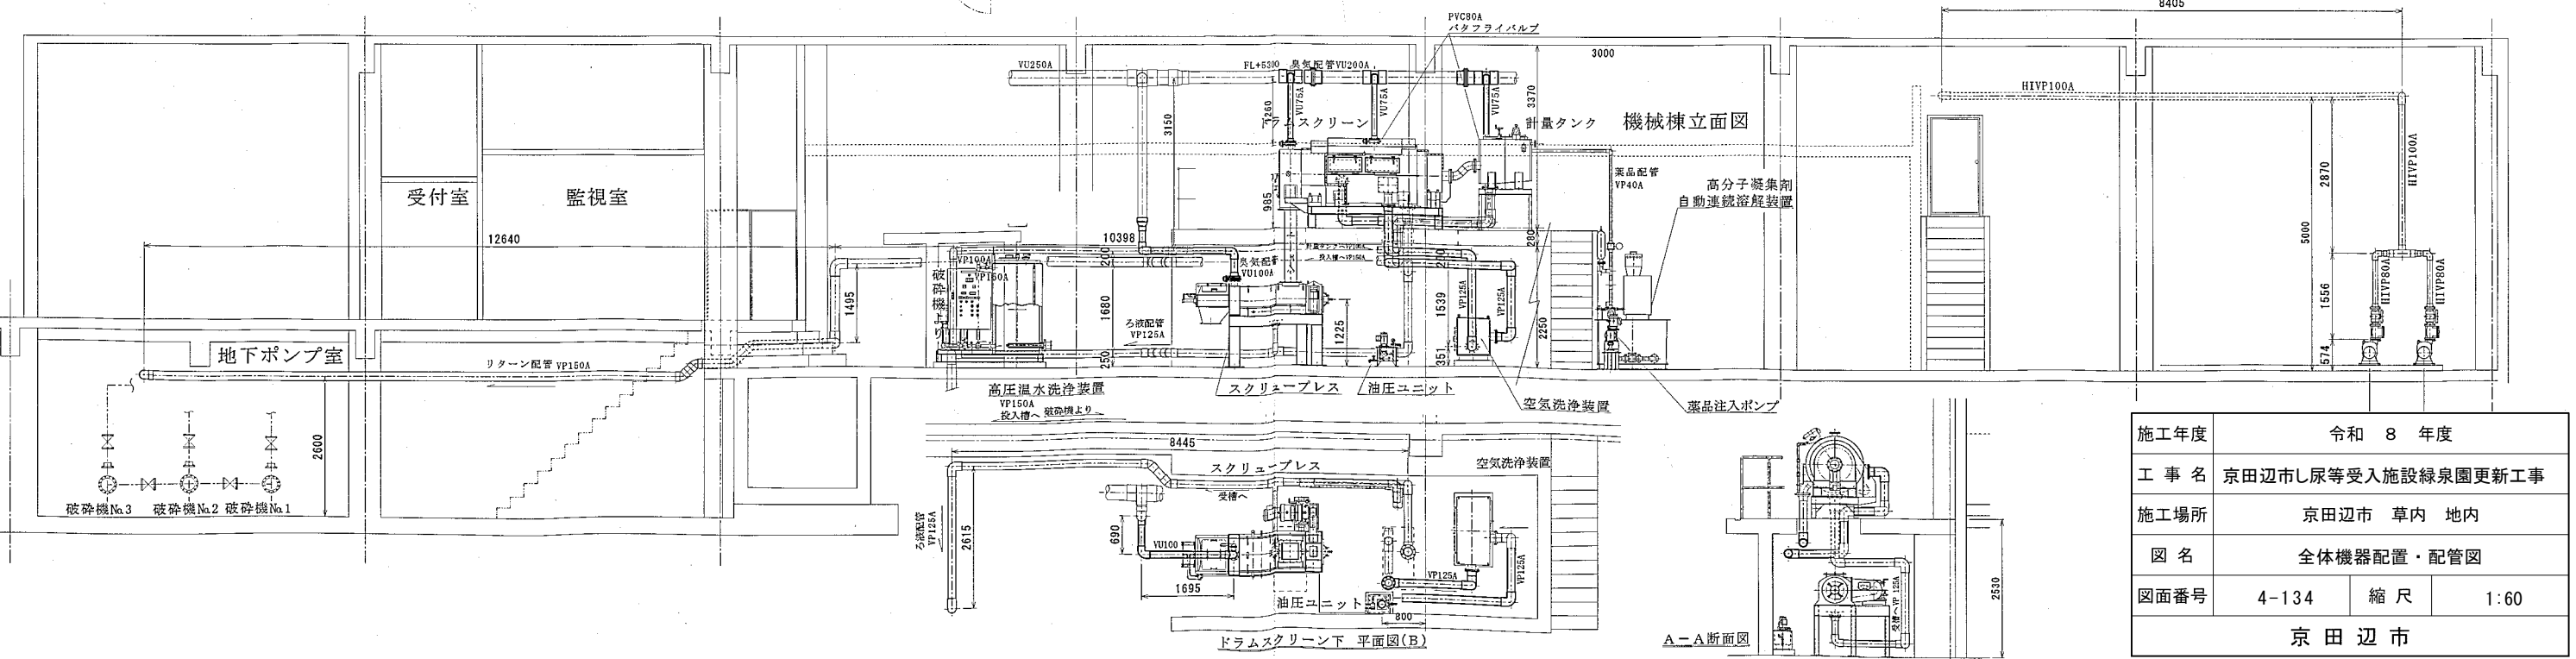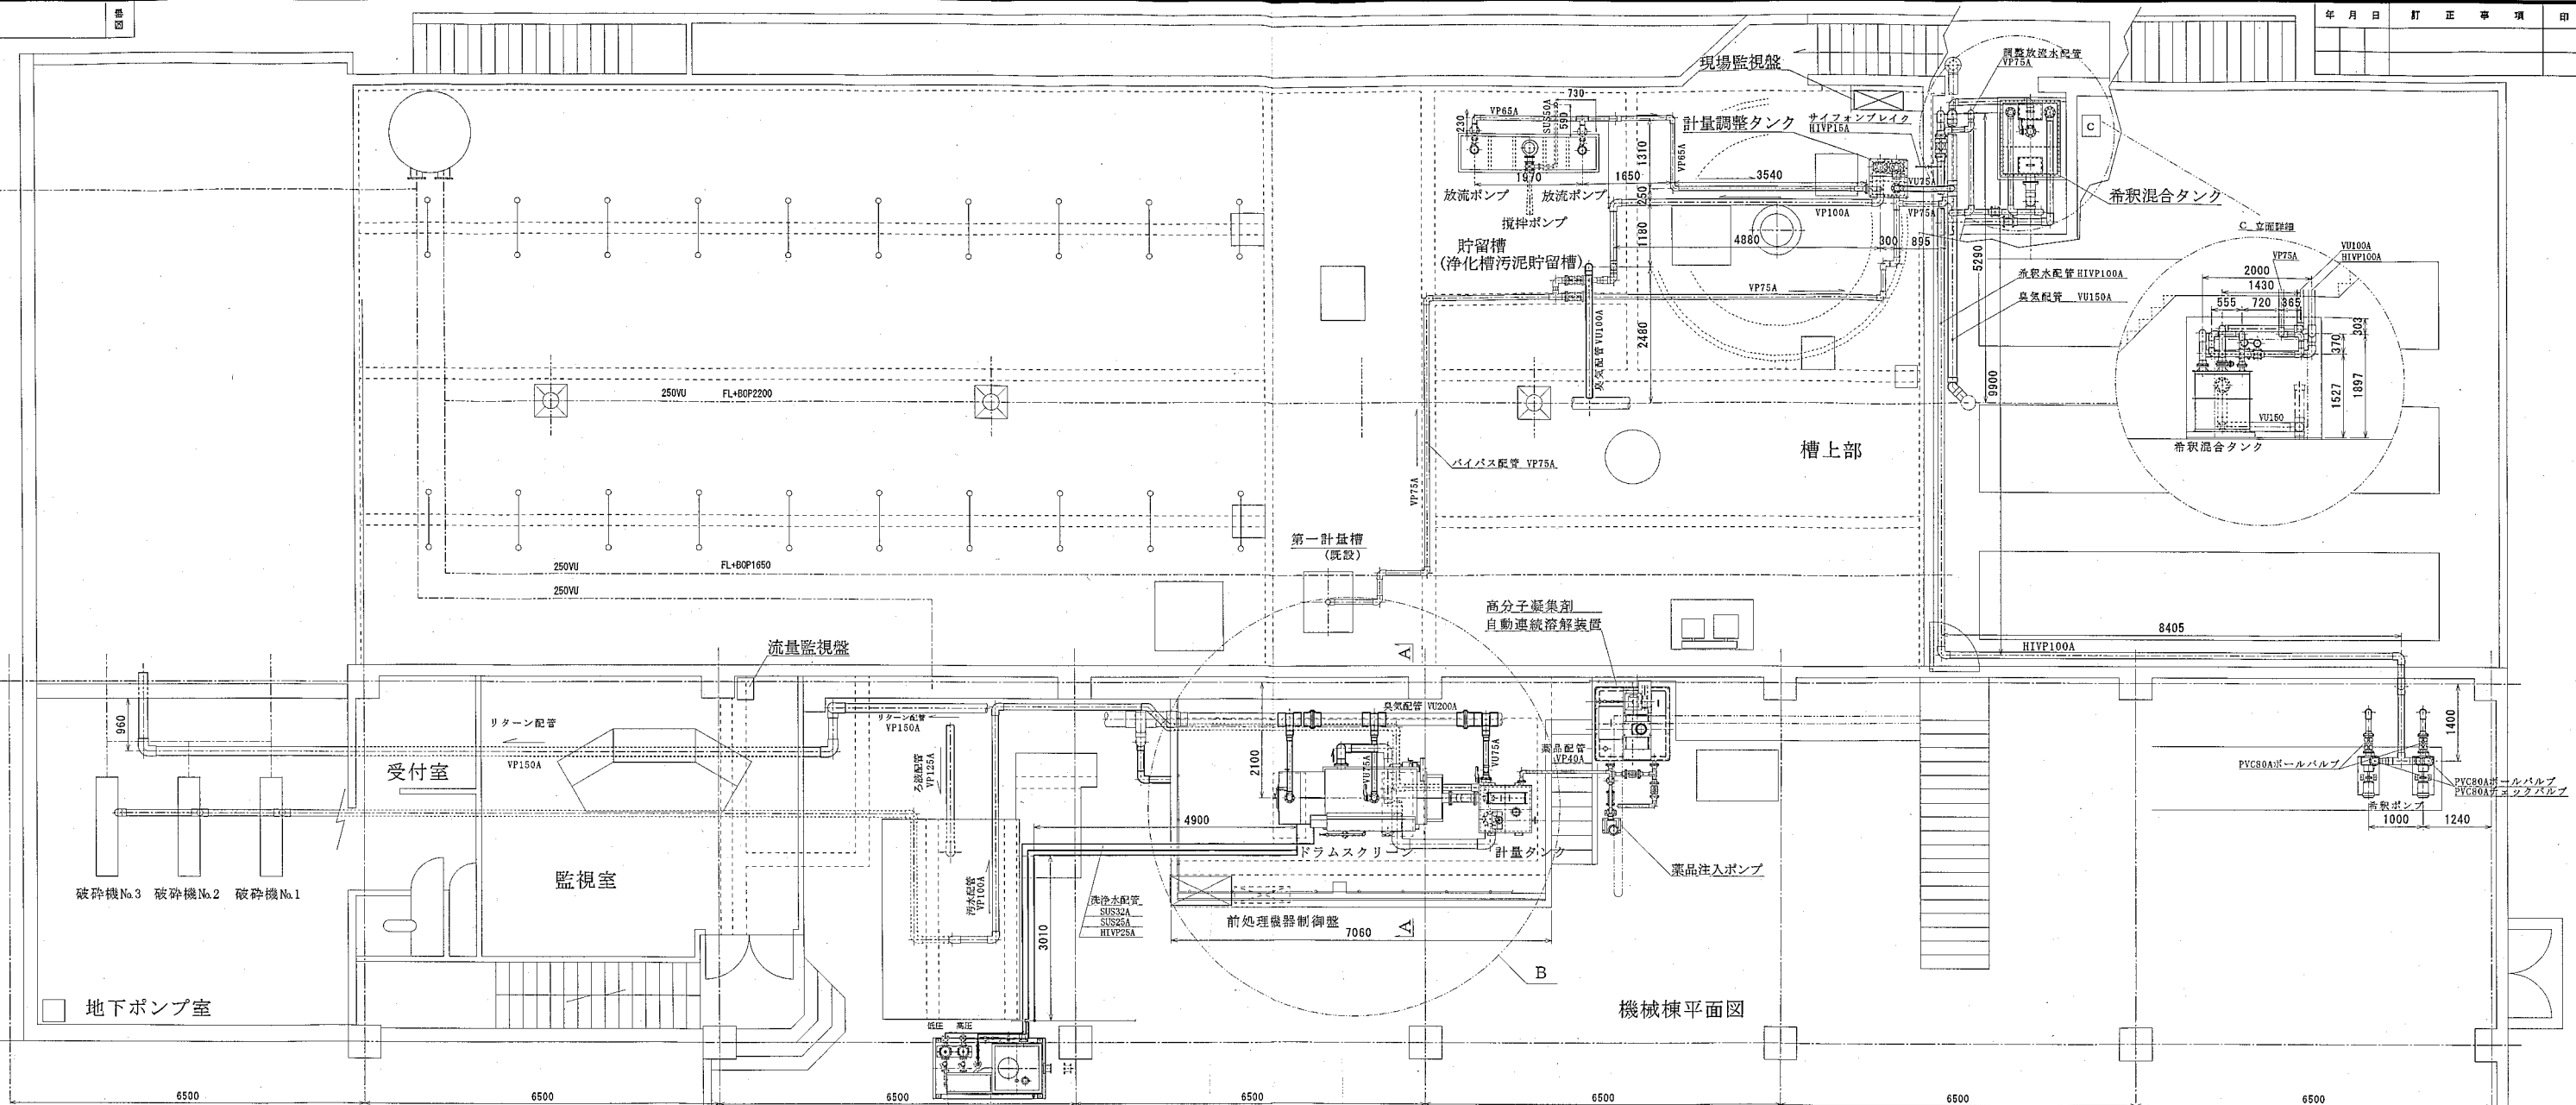


施工年度	令和 8 年度		
工 事 名	京田辺市し尿等受入施設緑泉園更新工事		
施工場所	京田辺市 草内 地内		
図 名	全体機器配置・配管図		
図面番号	4-134	縮 尺	1:60
京 田 辺 市			

※ 図面はA1→A3縮小（縮尺はA1サイズ）

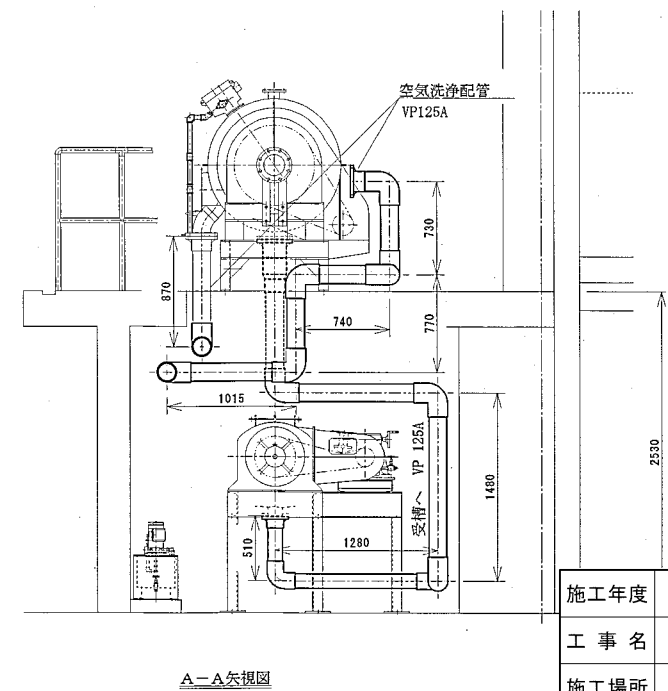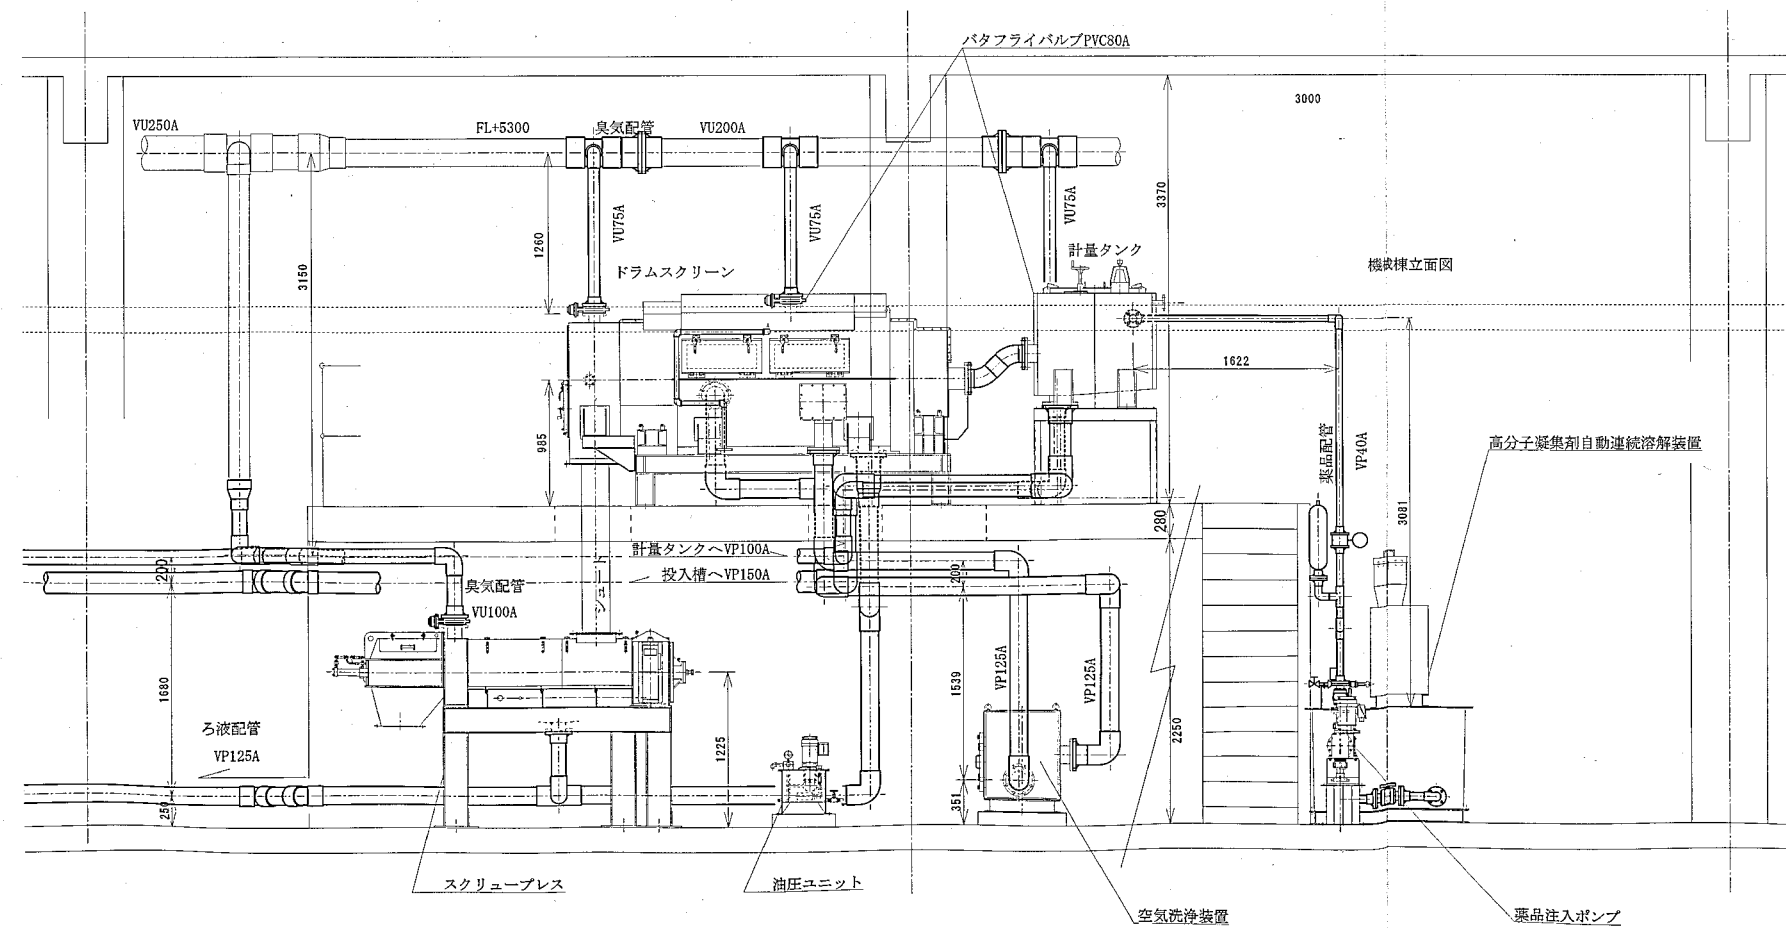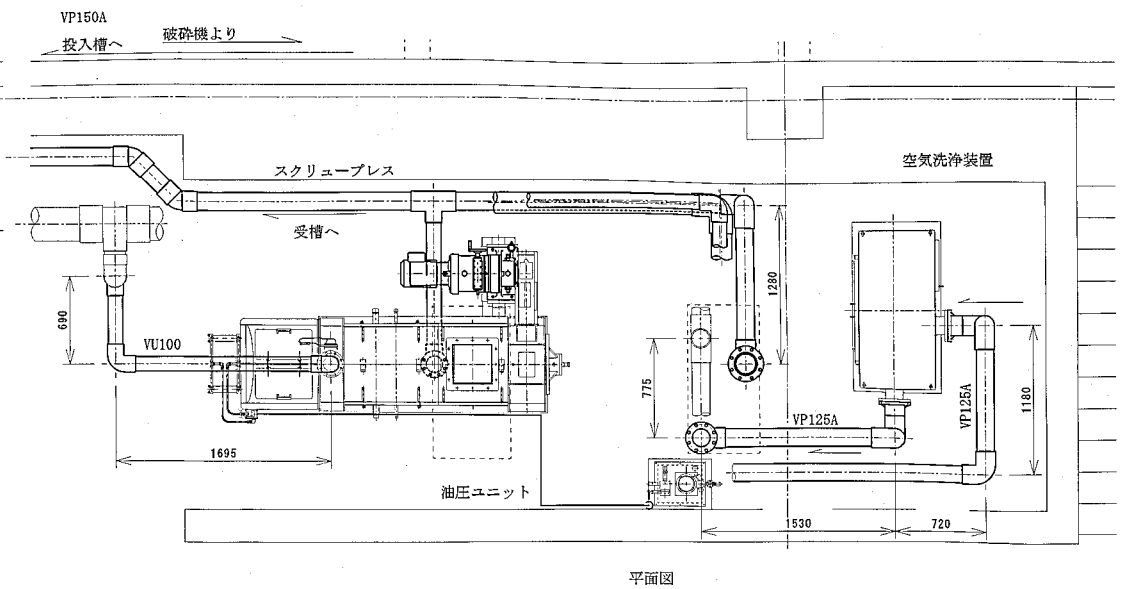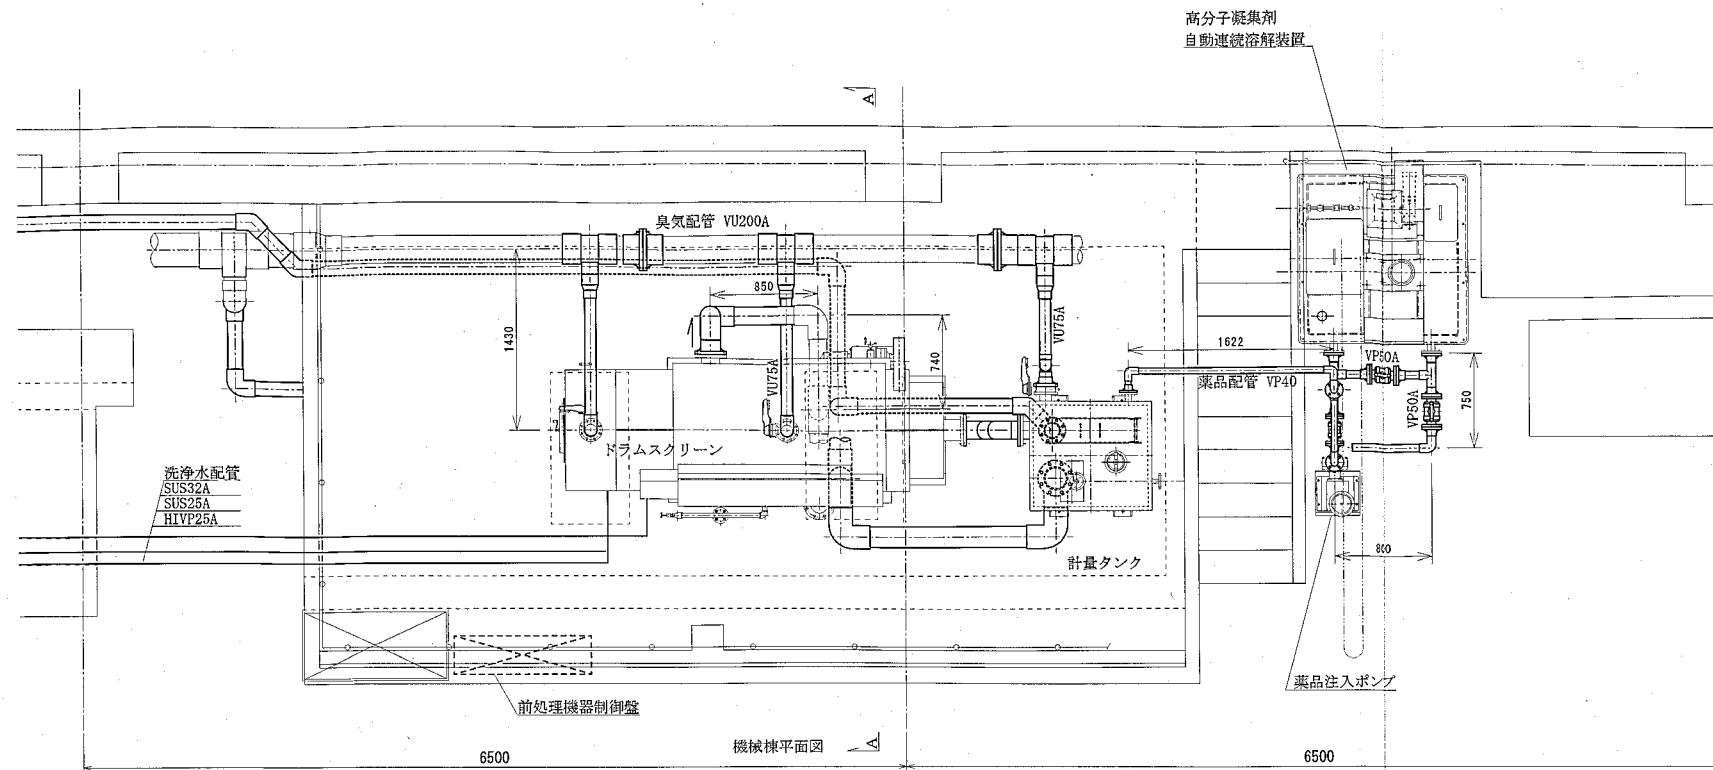

施工年度	令和 8 年度		
工 事 名	京田辺市し尿等受入施設緑泉園更新工事		
施工場所	京田辺市 草内 地内		
図 名	前処理機廻り 配管図		
図面番号	4-135	縮 尺	1:60
京 田 辺 市			

 

施工年度	令和 8 年度		
工 事 名	京田辺市し尿等受入施設緑泉園更新工事		
施工場所	京田辺市 草内 地内		
図 名	電気配管配線図		
図面番号	4-137	縮 尺	1:60
京 田 辺 市			


※ 図面はA1→A3縮小（縮尺はA 1サイズ）

主要機器一覧表

	品名・機器名称	数量	仕様（形状、容量・出力）	製造者名・連絡先
1	ドラムスクリーン	1基	ESR-150NW-GR 処理能力15m ³ /時 0.4kW	大機エンジニアリング株式会社 大阪市西淀川区柏里3丁目11番17号 06-6477-8077
2	空気洗浄装置	1基	FU-8-450 8m ³ /分 2.2kW	
3	スクリュープレス	1基	EP-100R 処理能力1200kg/時（水分90%） 3.7kW	
4	油圧ユニット	1基	EH-20 3.5MPa・3.0ℓ/分 0.4kW	
5	高圧温水洗浄装置	1基	HT-700S-HSP-60 有効容量700ℓ、ヒーター7.5kW 洗浄ポンプ4kW×1台、3kW×1台	
6	計量タンク	1基	TK-300R-S SUS304	
7	高分子凝集剤 自動連続溶解装置	1基	PFU-1 溶解槽有効1000ℓ 攪拌機モーター0.75kW×1 給粉機0.06kW×1	株式会社 広洋技研 東京都品川区南大井6-24-6 03-3762-1511
8	薬品注入ポンプ	1台	ZD1-153-VT6E-FW 16ℓ/分 0.75kW	株式会社 タクミナ 大阪市中央区淡路町2-2-14 06-6208-3937
9	貯留槽攪拌ポンプ	1台	JA22V 空気量35m ³ /時 2.2kW	新明和工業株式会社 0120-570-515
10	放流ポンプ	2台	CN501T 0.1m ³ /分 0.4kW	
11	希釈ポンプ	2台	O-6G 1.0m ³ /分 3.7kW	株式会社 寺田ポンプ製作所 大阪市天王寺区小橋町2番1号 岡田ビル 2F06-6763-1271
12	計量調整タンク	1基	SUS304、700×700×600	株式会社 清流メンテナンス 大阪府吹田市垂水町3-5-9 06-6389-7141
13	希釈混合タンク	1基	SUS304、1100×1400×1100	
14	制御盤類			
	前処理機器制御盤	1面	自立型 1000×1900×300	
	現場監視盤	1面	自立型 900×1750×350	
	流量監視盤	1式	放流、希釈水量表示、集計用	
15	貯留槽液位計	1式	エアーパージ式	富士電機システムズ株式会社 代理店 三宅計器 株式会社 大阪市城東区成育4丁目11番2号 06-6932-5151
16	し尿流量計	1台	80A	株式会社 山武 代理店 日新明弘テック株式会社 西日本営業本部 06-6338-5311 大阪府吹田市豊津町11-36
17	希釈水流量計	1台	100A	
18	高分子流量計	1台	40A	

施工年度	令和 8 年度		
工 事 名	京田辺市し尿等受入施設緑泉園更新工事		
施工場所	京田辺市 草内 地内		
図 名	主要機器一覧表		
図面番号	4-138	縮 尺	NONE
京 田 辺 市			

符号	図面来歴	年月日	担当
0			



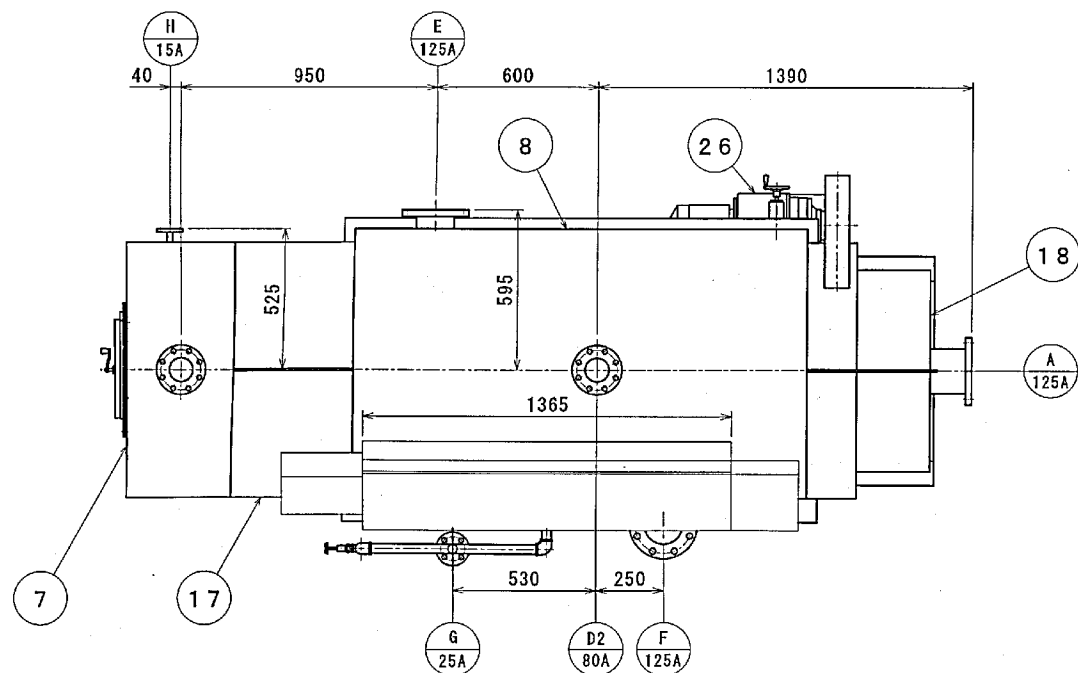


機器仕様		
処 理 能 力	15 m ³ ・h ⁻¹ （凝集し尿、凝集浄化槽汚泥）	
スクリーン寸法	φ600×1200I	
目 開 き	前半部 1 mm、後半部 2 mm	
回 転 数	3～12 min ⁻¹	
洗浄水量	スクリーン高圧洗浄用	28 l・min ⁻¹ （2.0MPa）
	点検蓋洗浄用	3.5 l・min ⁻¹ （0.2MPa）
洗滌空気量	8 m ³ ・min ⁻¹	
臭気引抜量	3 m ³ ・min ⁻¹	

塗装色	
本体	日本塗料工業会 色票番号D37-60D (H19)
(SS部のみ)	マンセル値 7.5GY 6/2



動力仕様	
ドラム駆動	バイエルサイクロ減速機 (住友重機械)
	形 式CHHBMN05B-6095-29
	出 力0.4 kW・φ3・60Hz・200V
	保 護 構 造全閉外扇屋外形
洗浄ファン (別置)	洗浄ファン形式TBY24S
	能 力 $8\text{ m}^3 \cdot \text{min}^{-1} \times 4.41\text{ kPa}$
	モータ出力2.2 kW・φ3・60Hz・200V
	保 護 構 造全閉外扇屋外形

機器質量	1200 kg
運転重量	11.8 kN

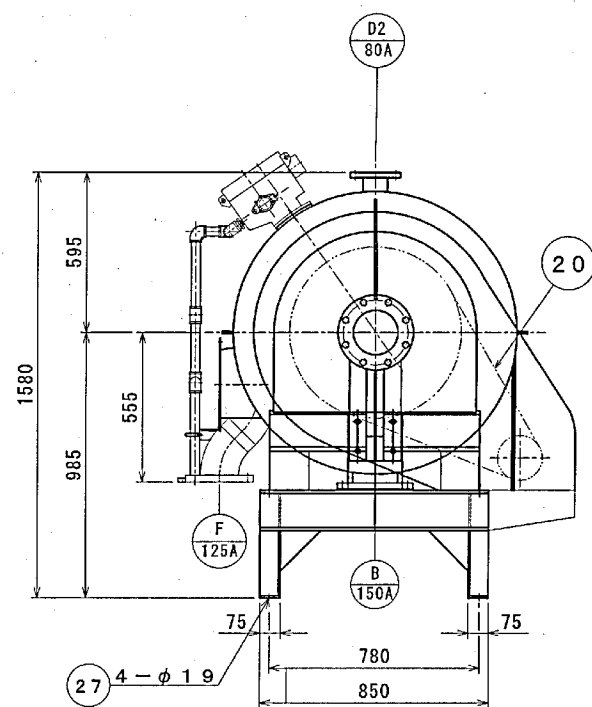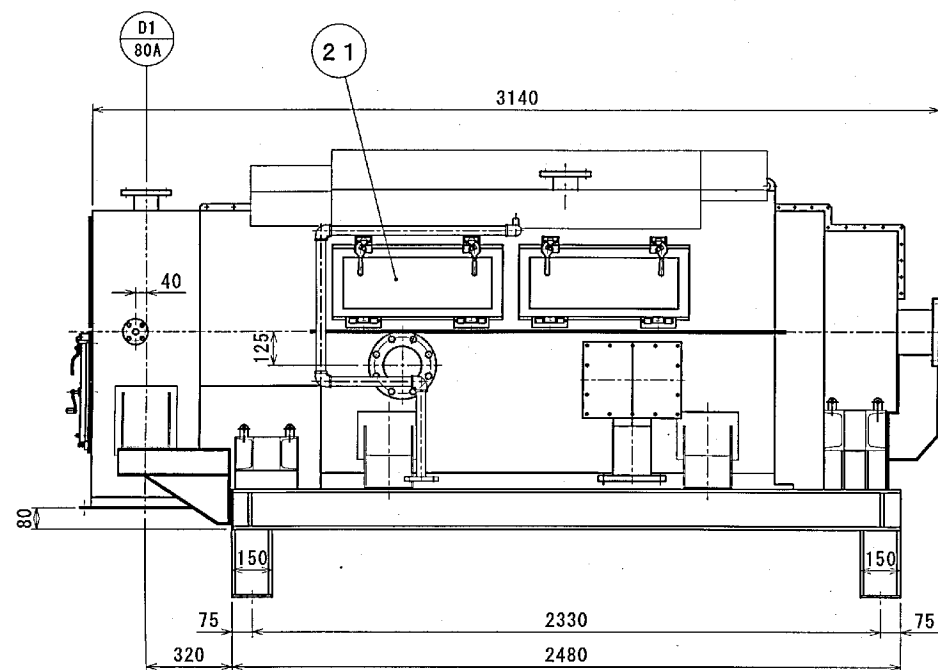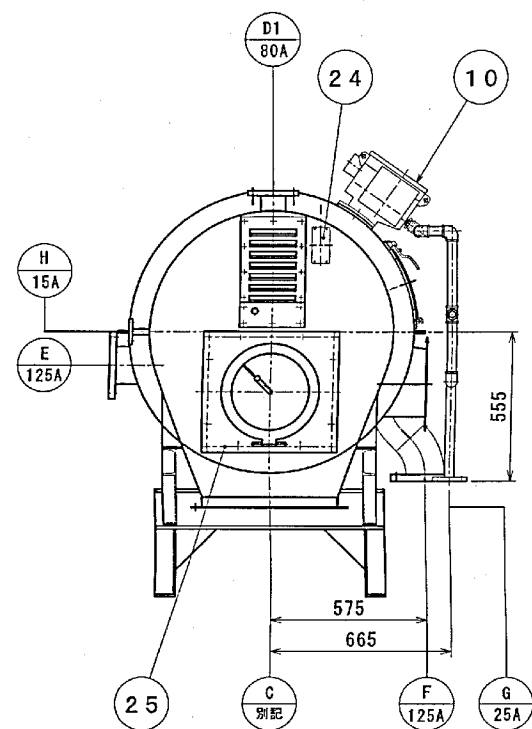

ノズルリスト			
符号	名称	口径	フランジ・規格
A	供給口	125A	JIS10k
B	ろ液口	150A	JIS10k
C	排出口	別記	
D1	臭気引抜口	80A	JIS10k
D2	臭気引抜口	80A	JIS10k
E	洗浄空気吸引口	125A	JIS10k
F	洗浄空気吹込口	125A	JIS10k
G	高圧洗浄水口	25A	JIS20k
H	洗浄水口	15A	JIS10k

製造台数	1 台
製造番号	S-223

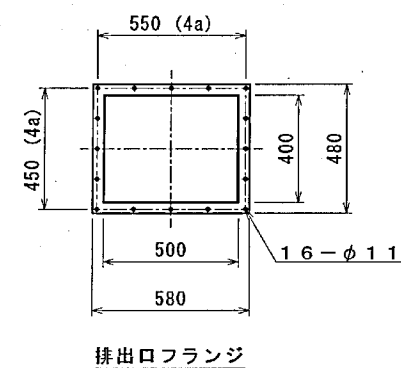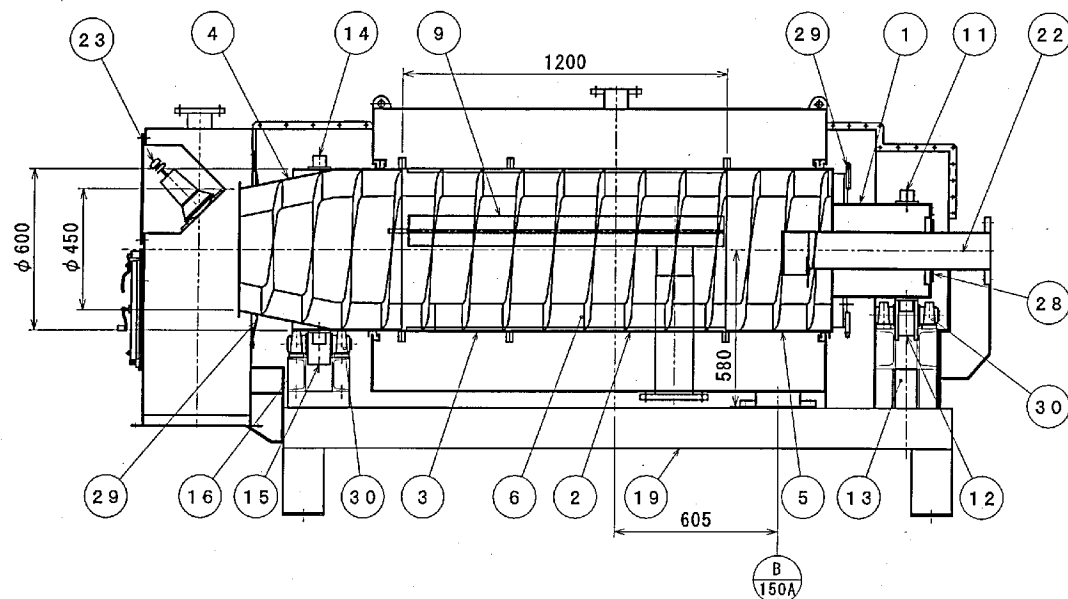

30	ビローユニット		8		UCP-208
29	出口チャンパースील	CR	1		
28	給液管シール	CR他	1組		
27	取付ボルトナット(ケミカルアンカー)	SUS304	4s		M16
26	バイエルサイクロ減速機		1		
25	ワイバー点検窓	SUSガラス	1		
24	照明灯スイッチ		1		
23	照明灯		1		150W, 100V
22	給液管	SUS304	1		
21	点検蓋	SUS304	3		
20	チェーン及びチェーンホイール		1式		
19	コモンベッド	SS400	1		
18	入口カバー	SUS304	1組		
17	タイヤカバー	SUS304	1組		
16	ローラブラケット	SS400	1		
15	ローラ	S35C	2		ゴムライニング付
14	タイヤ	SS400	1		
13	ローラブラケット	SS400	1		
12	ローラ	S35C	2		
11	タイヤ	SS400	1		
10	高圧洗浄装置	SUS304	1		
9	洗浄空気ヘッダ	VP	1		
8	本体カバー	SUS304	1組		
7	出口チャンパー	SUS304	1		取付ブラケット SS400
6	送り羽根	SUS304	1		
5	中間ドラム(凝集混合用)	SUS304	1		
4	出口側ドラム	SUS304	1		タイヤ座 SS400
3	スクリーン(2)	SUS304	1式		目開き2mm
2	スクリーン(1)	SUS304	1式		目開き1mm
1	入口側ドラム	SUS304	1		タイヤ座 SS400
No.	部 品 名 称	材 質	数 量	標準重量 (kg)	備 考

ドラムスクリーン ESR-150NW-GR			
施工年度	令和 8 年度		
工 事 名	京田辺市し尿等受入施設緑泉園更新工事		
施工場所	京田辺市 草内 地内		
図 名	ドラムスクリーン		
図面番号	4-139	縮 尺	NONE
京 田 辺 市			

符号	図面来歴	年月日	担当
0			

機器仕様

洗浄ファン	洗浄ファン形式	TBY24S	
	能力	8 m³・min⁻¹×4.41kPa	
	モータ出力	2.2kW・2P・φ3・60Hz・200V	
	保護構造	全閉外扇屋外形	
	材質	ケーシング	SUS304
		インペラー	SUS316, SUS304

塗装色（SS部のみ）

日本塗料工業会 色票番号	D37-60D (H19)
マンセル値	7.5GY 6/2

ノズルリスト

符号	名称	口径	フランジ・規格
A	洗浄空気口（吐出側）	125A	JIS10k
B	洗浄空気口（吸込側）	125A	JIS10k


機器質量	400 kg
運転重量	5.1 kN



製造台数	1 台
製造番号	F-109

9	据付ボルト（ケミカルアンカー）	SUS304	4		M16
8	点検扉	SS400	1		
7	点検扉	SS400	1		
6	ファンベルト		2		
5	コモンベース	SS400	1		
4	接続ホース	ネオプレンゴム	2		
3	防音ボックス	SS400	1		
2	モーター		1		
1	洗浄ファン	SUS304	1		
No.	部 品 名 称	材 質	数量	単重量 (kg)	備 考

空気洗浄装置 FU-8-450

施工年度	令和 8 年度		
工 事 名	京田辺市し尿等受入施設緑泉園更新工事		
施工場所	京田辺市 草内 地内		
図 名	空気洗浄装置		
図面番号	4-140	縮 尺	NONE
京 田 辺 市			

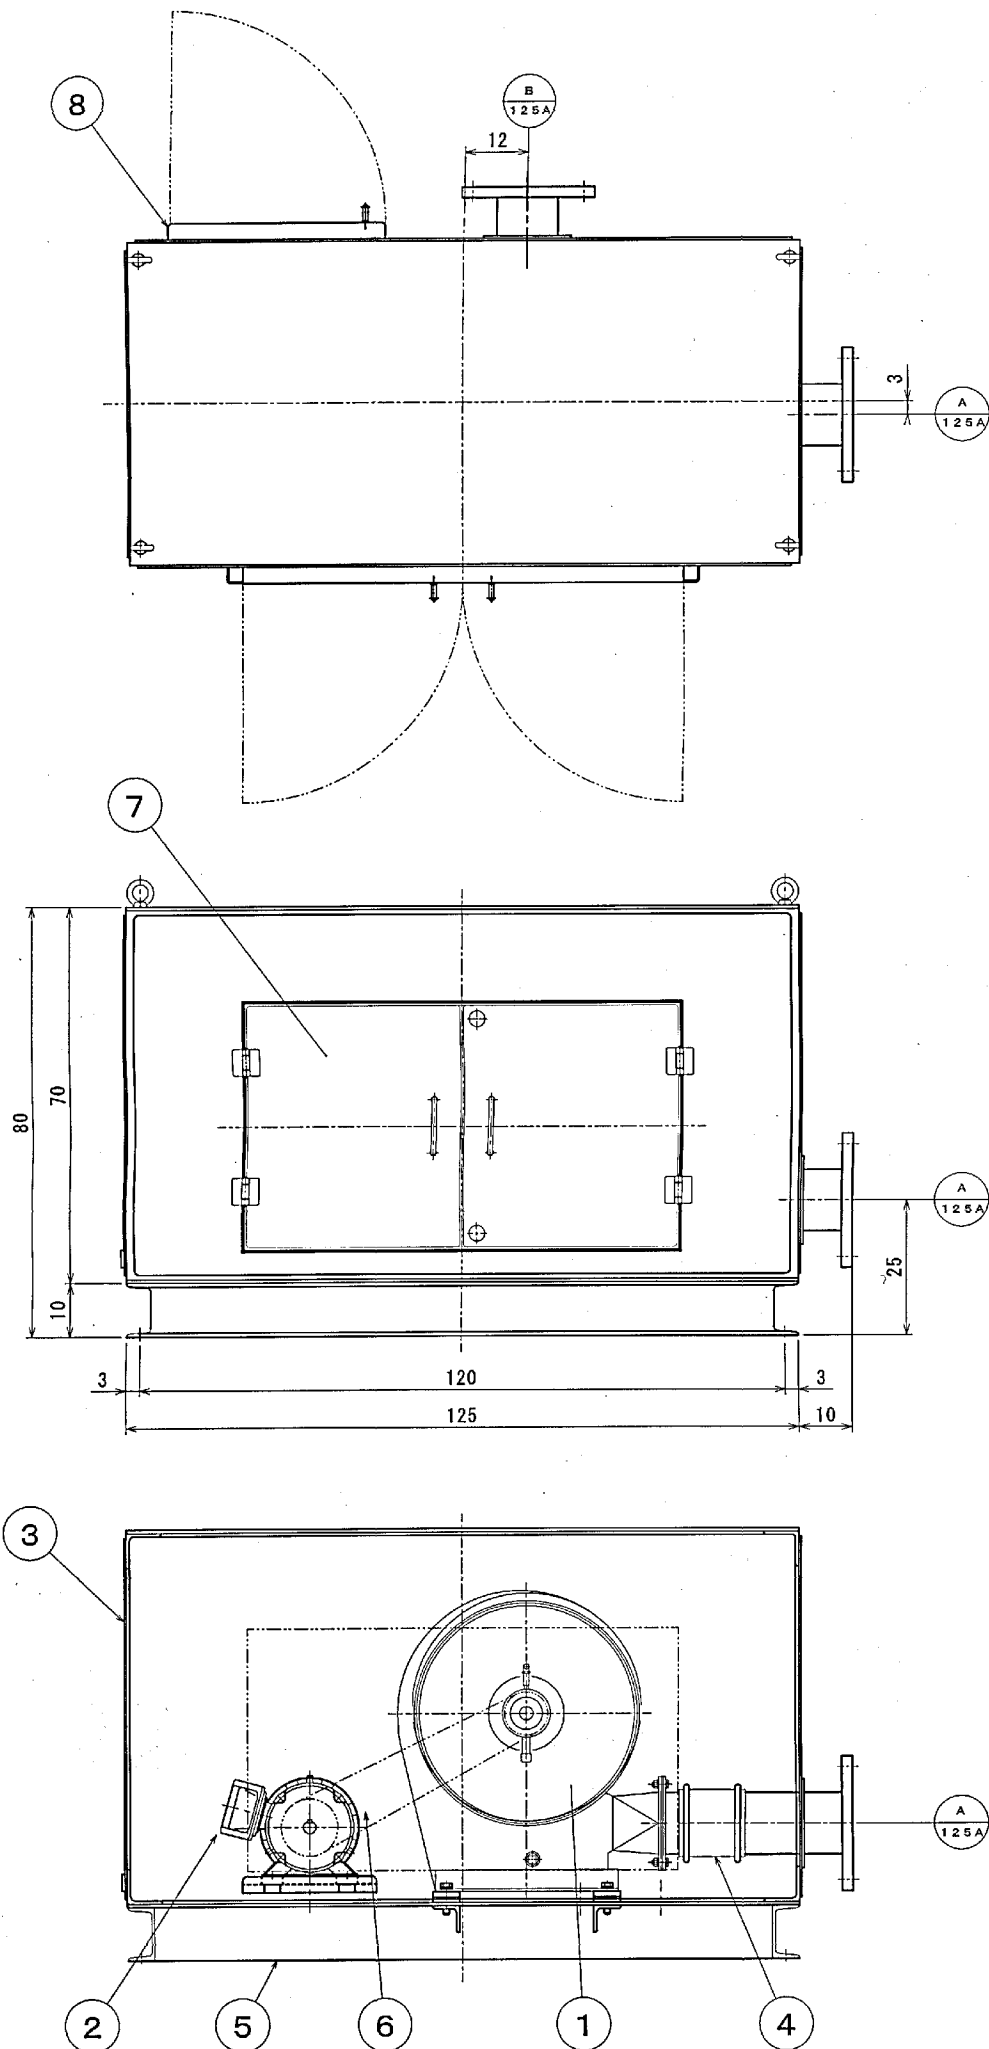

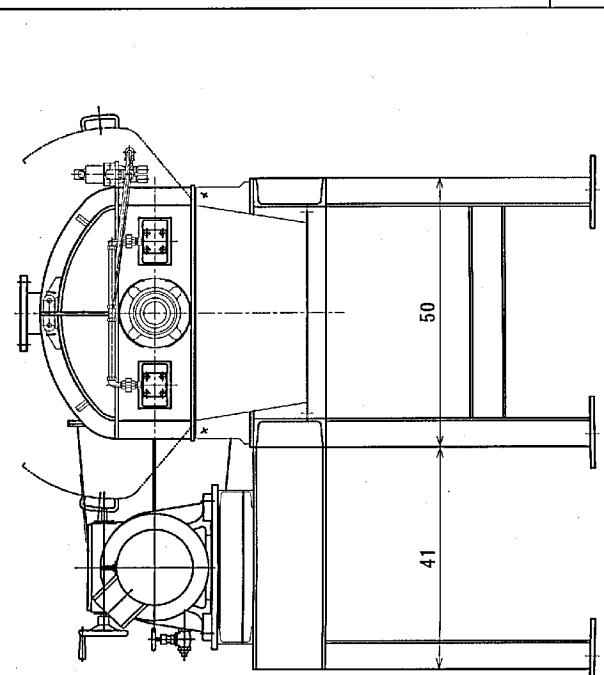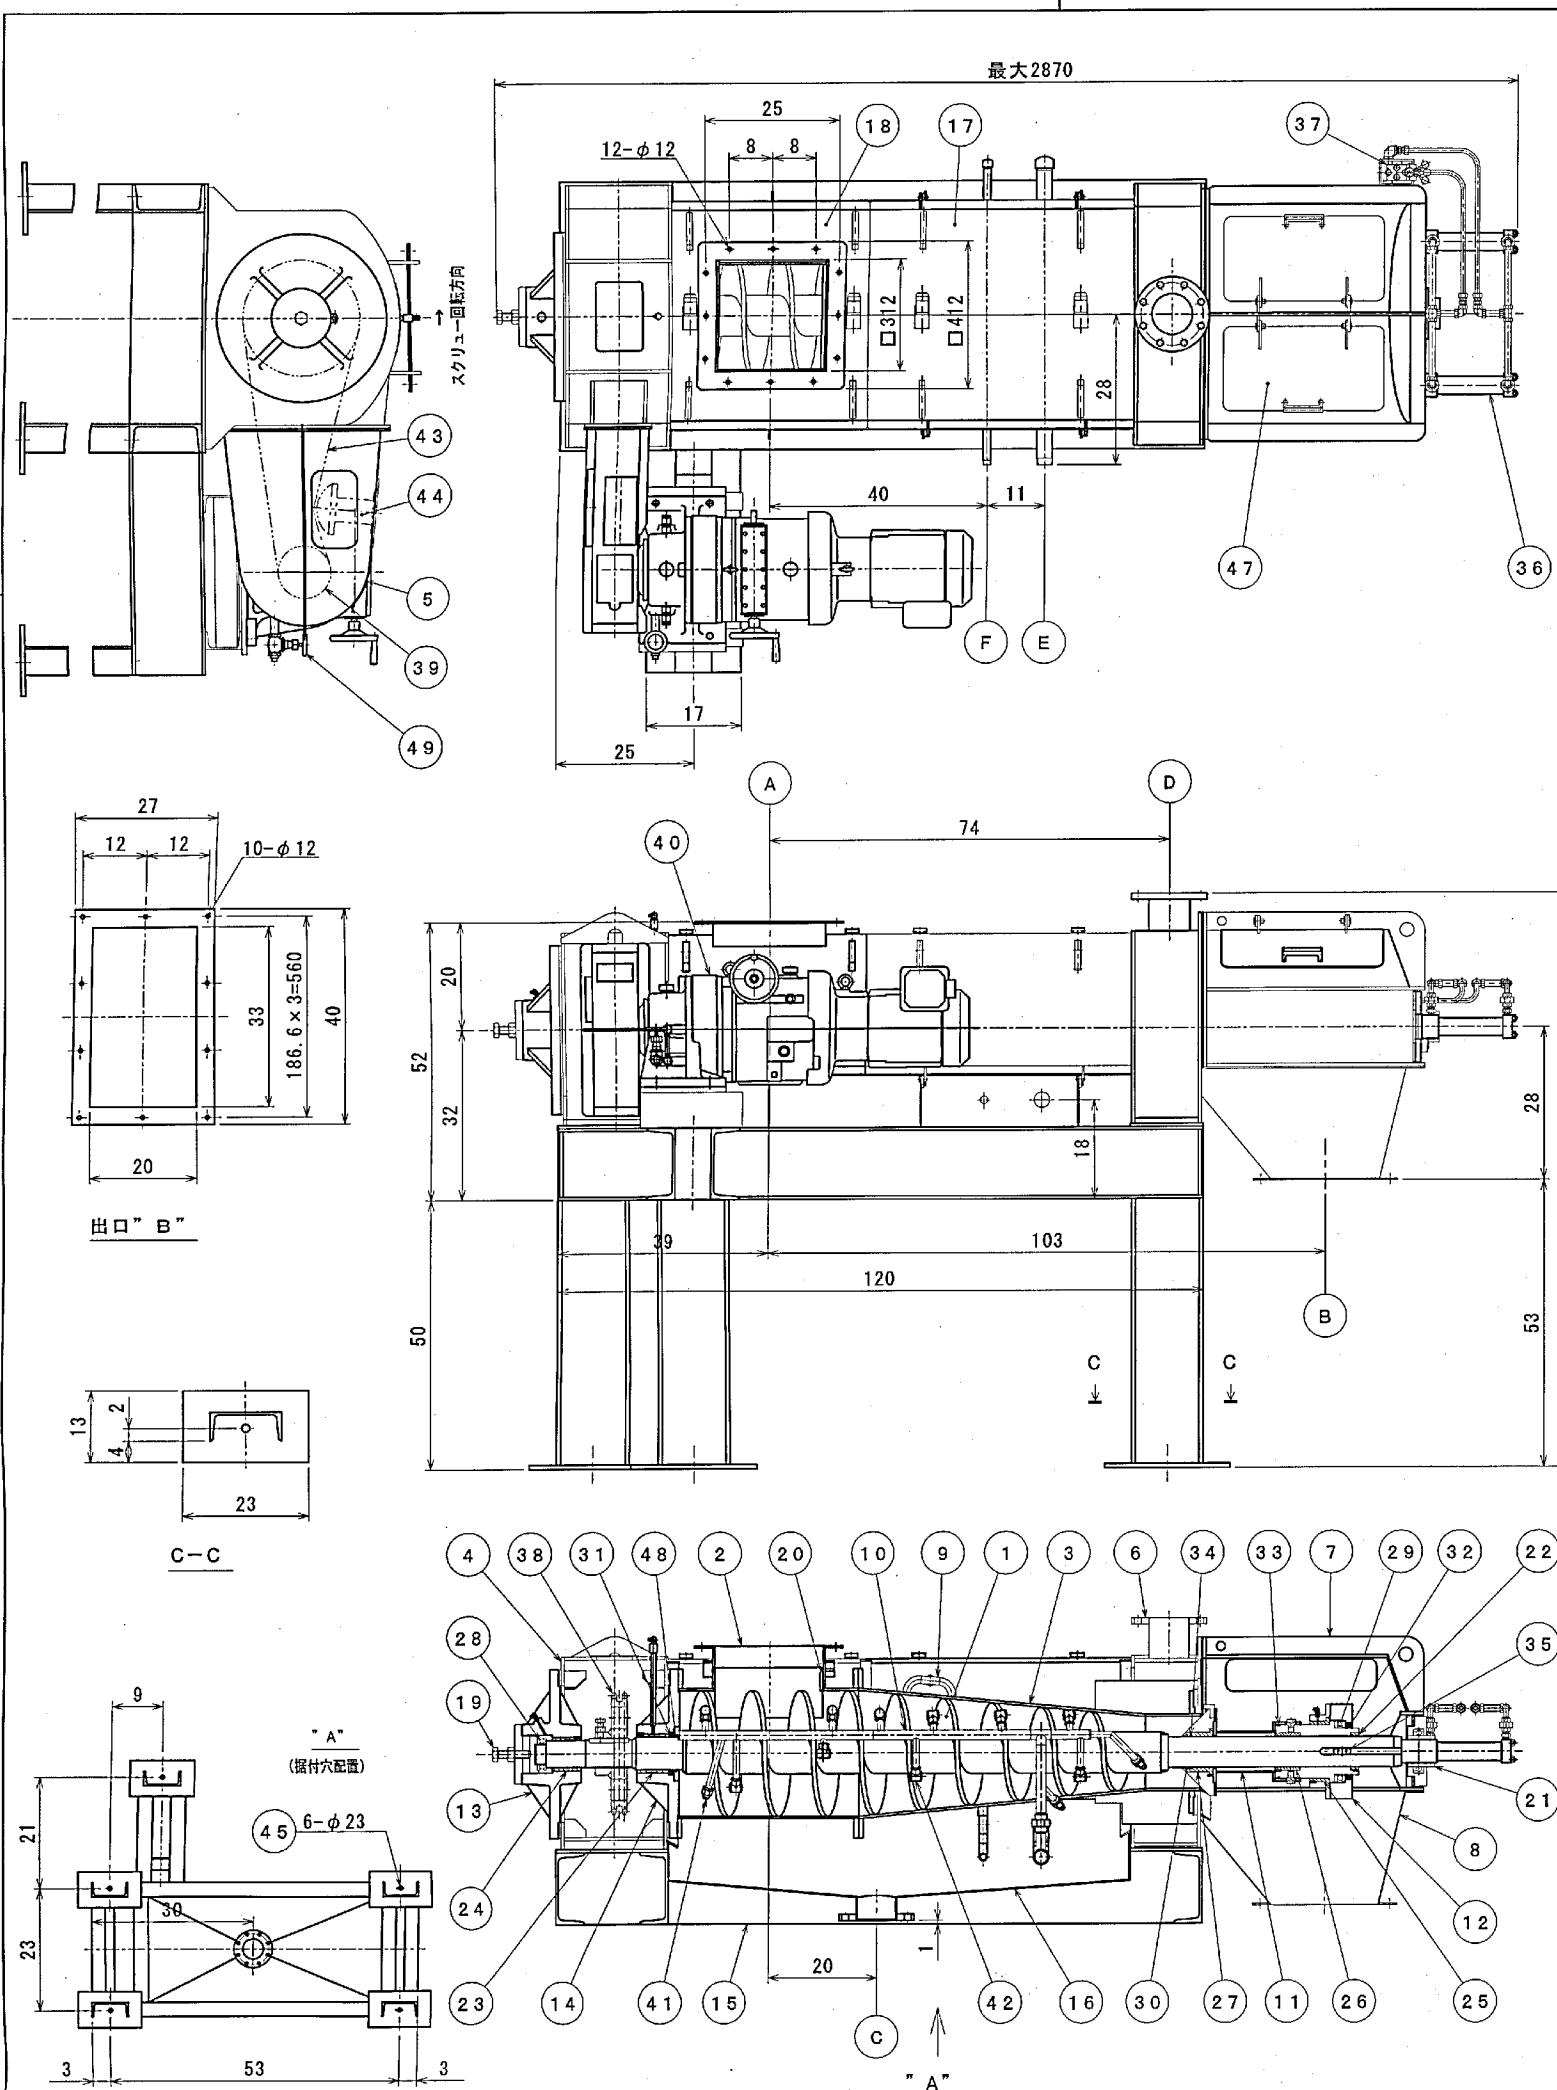

処理能力	
処理量 (質量)	1200kg・h ⁻¹ (水分90%)

ユーティリティ	
洗浄水 (E)	110l・min ⁻¹ (圧力0.2MPa)
洗浄水 (F)	30l・min ⁻¹ (圧力0.2MPa)
排気	2.0~3.0m ³ ・min ⁻¹

機器仕様	
スクリー寸法	φ200~φ350
回転数	3.6~14.6min ⁻¹

動力仕様	
周波数	60HZ
電圧	動力:200V
保護構造	全閉外扇型
減速機	バイエルサイクロ減速機 住友重機械 CHHBMN5A-6165 1/43 3.7kw 4P

ノズルリスト			
符号	名称	口径	フランジ・規格
A	入口	312x312	
B	出口	300x500	
C	ろ液口	100A	JIS10k
D	臭気口	100A	JIS10k
E	洗浄水口	R1 1/4	
F	給水口	R1 1/2	

機器質量	1400kg
運転荷重	16.4kN





塗装色	
本体 (SS部のみ)	日本塗料工業会 色票番号D37-60D (H19) マンセル値 7.5GY 6/2
安全カバー	日本塗料工業会 色票番号D22-80X (H19) マンセル値 2.5Y 8/14

製造台数	1台
製造番号	P-212

符号	図面来歴	年月日	担当
0	STD-D100-00334-R2	*	*
1	品質37勝手変更	*	高橋
2	*	*	*

49	ドレンバルブ		1		
48	ダストシール (DKB型)		1		
47	点検蓋	透明樹脂	2		
46					
45	錠付ボルト (ケミカルアンカー)	SUS304	5		M20
44	チェーンテンショナー		1		
43	チェーン		1		RS80-2
42	洗浄ノズル	ポリプロピレン	20		
41	洗浄ノズル	ポリプロピレン	6		
40	バイエルサイクロ減速機		1		住友
39	駆動側スプロケット	S45C	1		
38	従動側スプロケット	SS400	1		
37	マニュアルバルブ		1		
36	油圧シリンダー		2		φ40、ロッドSUS304
35	キー	SF540	1		
34	Oリング		1		
33	Oリング		1		
32	オイルシール (ZF型)		1		
31	オイルシール (TC型)		1		
30	ダストシール (LBH型)		1		
29	スラスト玉軸受		1		51126
28	スラスト玉軸受		1		51211
27	ブッシュ	CAC403	1		
26	ブッシュ	CAC403	1		
25	ブッシュ	CAC403	1		
24	ブッシュ	CAC502A	1		
23	ブッシュ	CAC502A	1		
22	ブッシュ	CAC403	1		
21	フランジユニット		1		UCFCX13
20	カバー	SUS304	1		ステライト内蔵
19	アジャストボルト	SUS304	1		
18	本体カバー (2)	SUS304	1		
17	本体カバー (1)	SUS304	1		
16	ろ液機	SUS304	1		
15	コモンベッド	SS400	1		
14	ハウジング (2)	FC250	1		
13	ハウジング (1)	FC250	1		
12	連結金具	FC250	1		
11	プレッサー	SUS304	1		
10	洗浄水管	SUS304	2		
9	給水管	SUS304	1		
8	出口シート	SUS304	1		
7	出口フレーム (2)	SS400	1		
6	出口フレーム (1)	SS400	1		水切SUS304
5	チェーンカバー	SS400	1		
4	入口フレーム	SS400	1		水切SUS304
3	テーパードラム	SUS304	1		
2	入口ドラム	SUS304	1		
1	スクリーシャフト	SUS304	1		ステライト内蔵

スクリーンプレス EP-100R			
施工年度	令和 8 年度		
工 事 名	京田辺市し尿等受入施設緑泉園更新工事		
施工場所	京田辺市 草内 地内		
図 名	スクリーンプレス		
図面番号	4-141	縮 尺	NONE
京 田 辺 市			

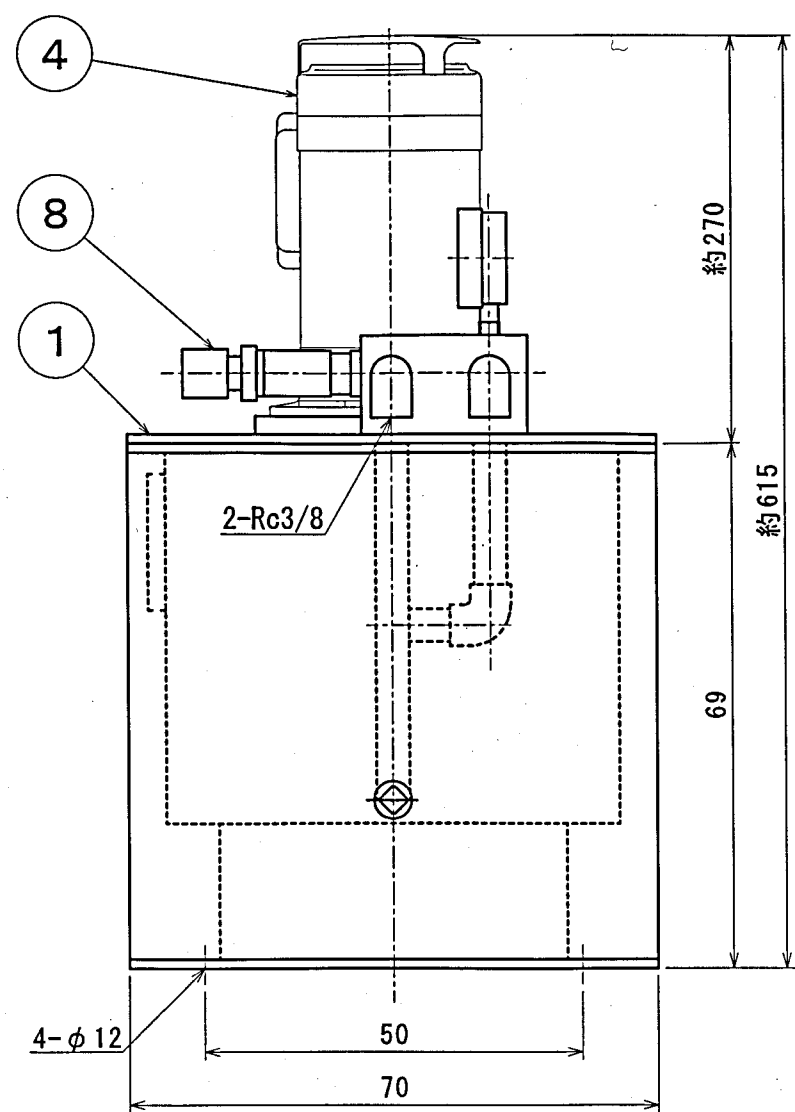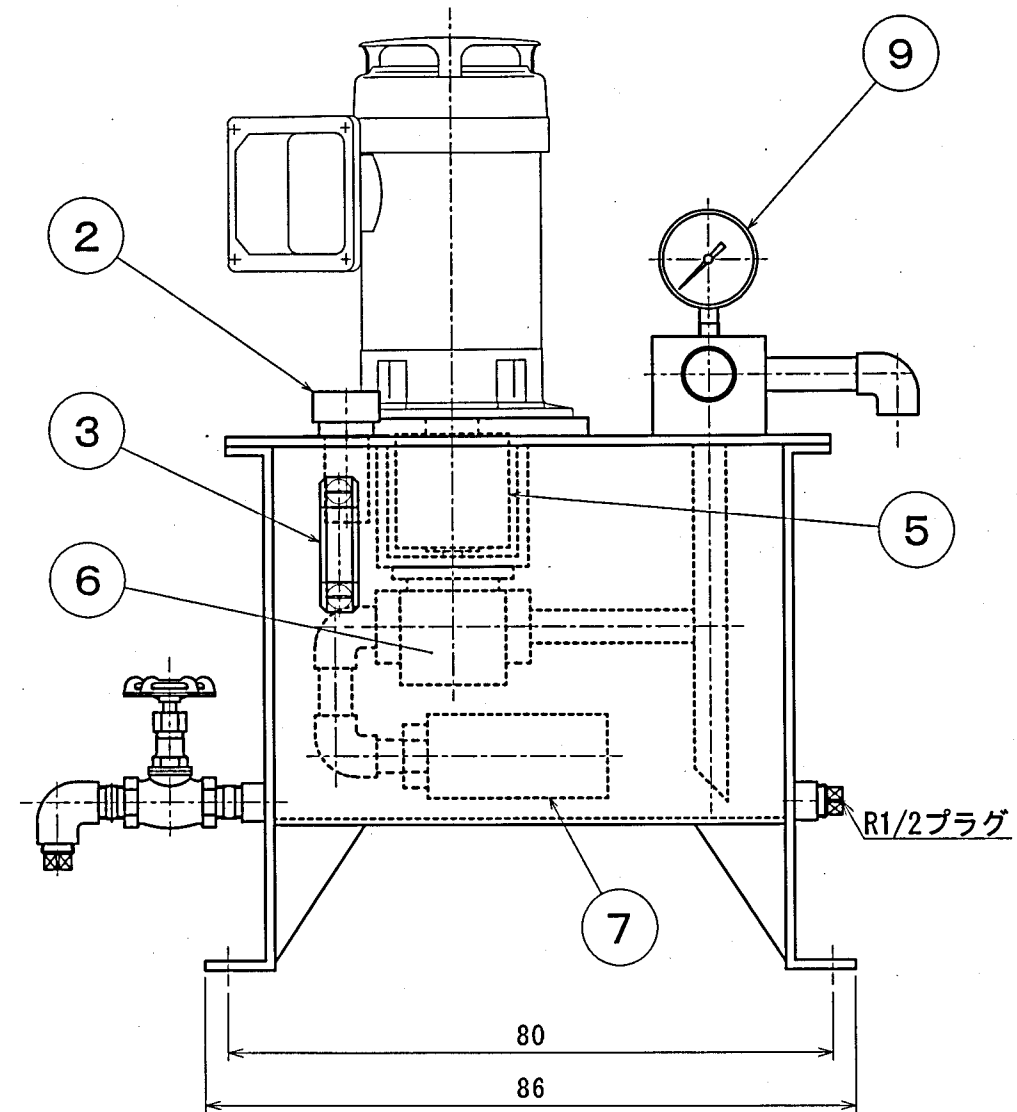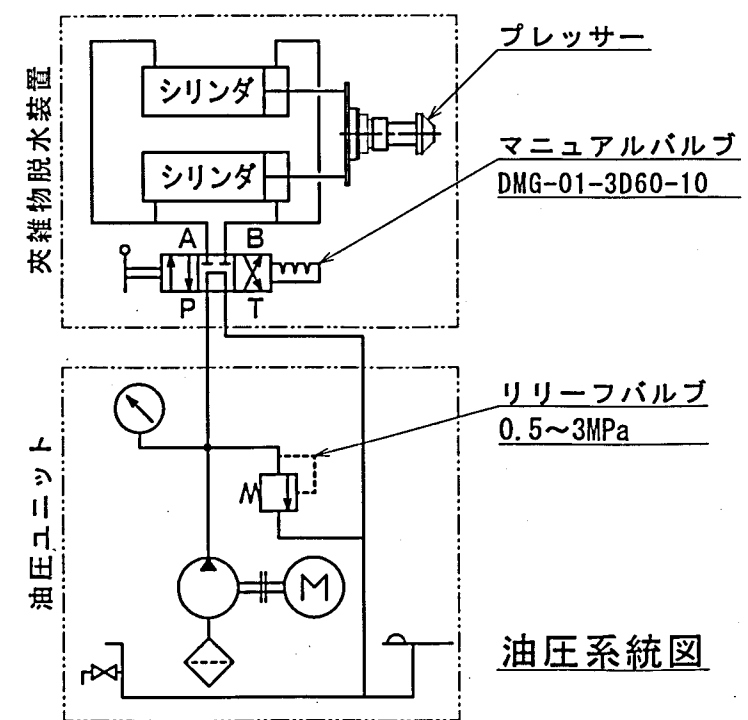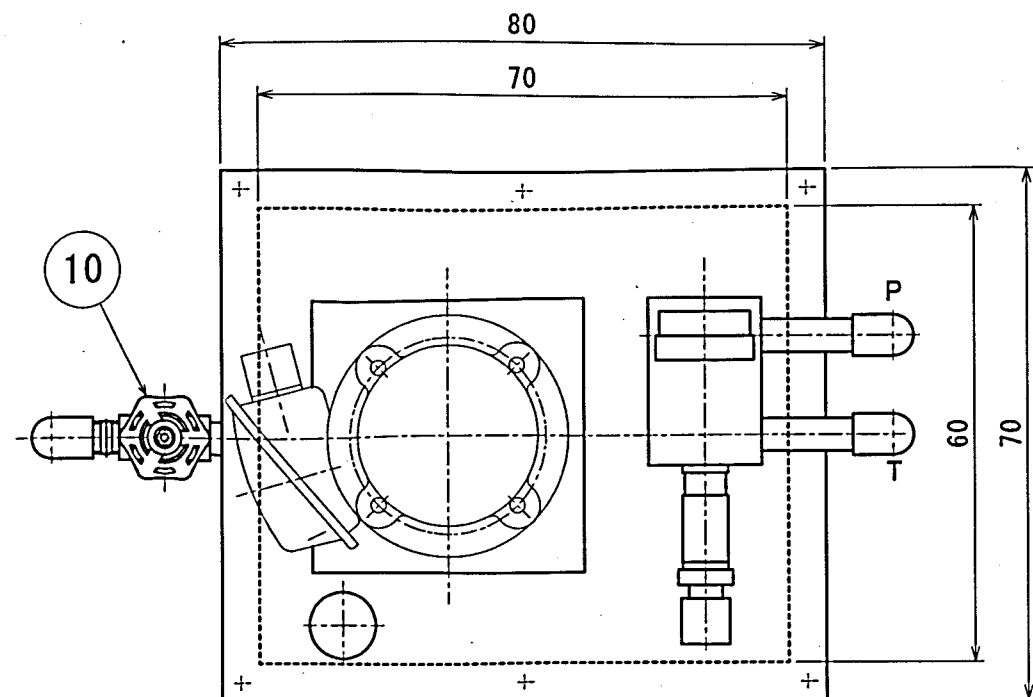



機器仕様

タンク	
容量	20L
ポンプ	
型式	不二越 GP-0B-2-30
周波数・回転数	60HZ・1710rpm
最高使用圧力・吐出力	3.5MPa・3.0l・min
電動機	
型式	富士電機 MLH8075D
周波数・電圧	60HZ・200V
出力・極数	0.4kw・4P
保護構造	全閉外扇屋外型
付属品	
取付ボルト	M10ホールインアンカ (SUS304) 4本
配管	被覆銅管 10m 2本
塗装色	
本体	日本塗料工業会 色票番号D30-60D (H19)
	マンセル値 7.5GY 6/2
質量・荷重	
機器質量	100kg
運転荷重	1.2kN
製造台数	1台
製造番号	EH-213

10	ドレンバルブ		1	1/2	
9	圧力計		1	AU1/4 x 60 x 4 MP a	
8	リリースバルブ		1	不二越HHC-01R0-0473B	
7	ストレーナ		1		
6	ポンプ		1		
5	カップリング		1		
4	モータ		1		
3	オイルゲージ		1		
2	注油口エアブリーザ		1		
1	オイルタンク	SS400	1	内面りん酸塩被膜処理	
No.	部 品 名 称	材 質	数量	単重量 (kg)	備 考

油圧ユニット EH-20

施工年度	令和 8 年度		
工事名	京田辺市し尿等受入施設緑泉園更新工事		
施工場所	京田辺市 草内 地内		
図名	油圧ユニット		
図面番号	4-142	縮尺	NONE
京田辺市			

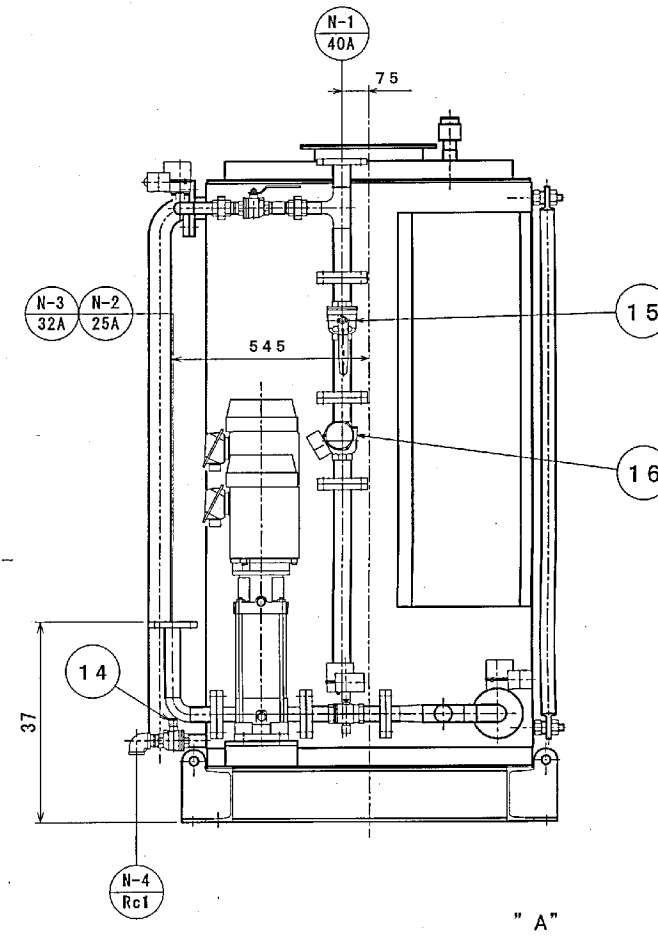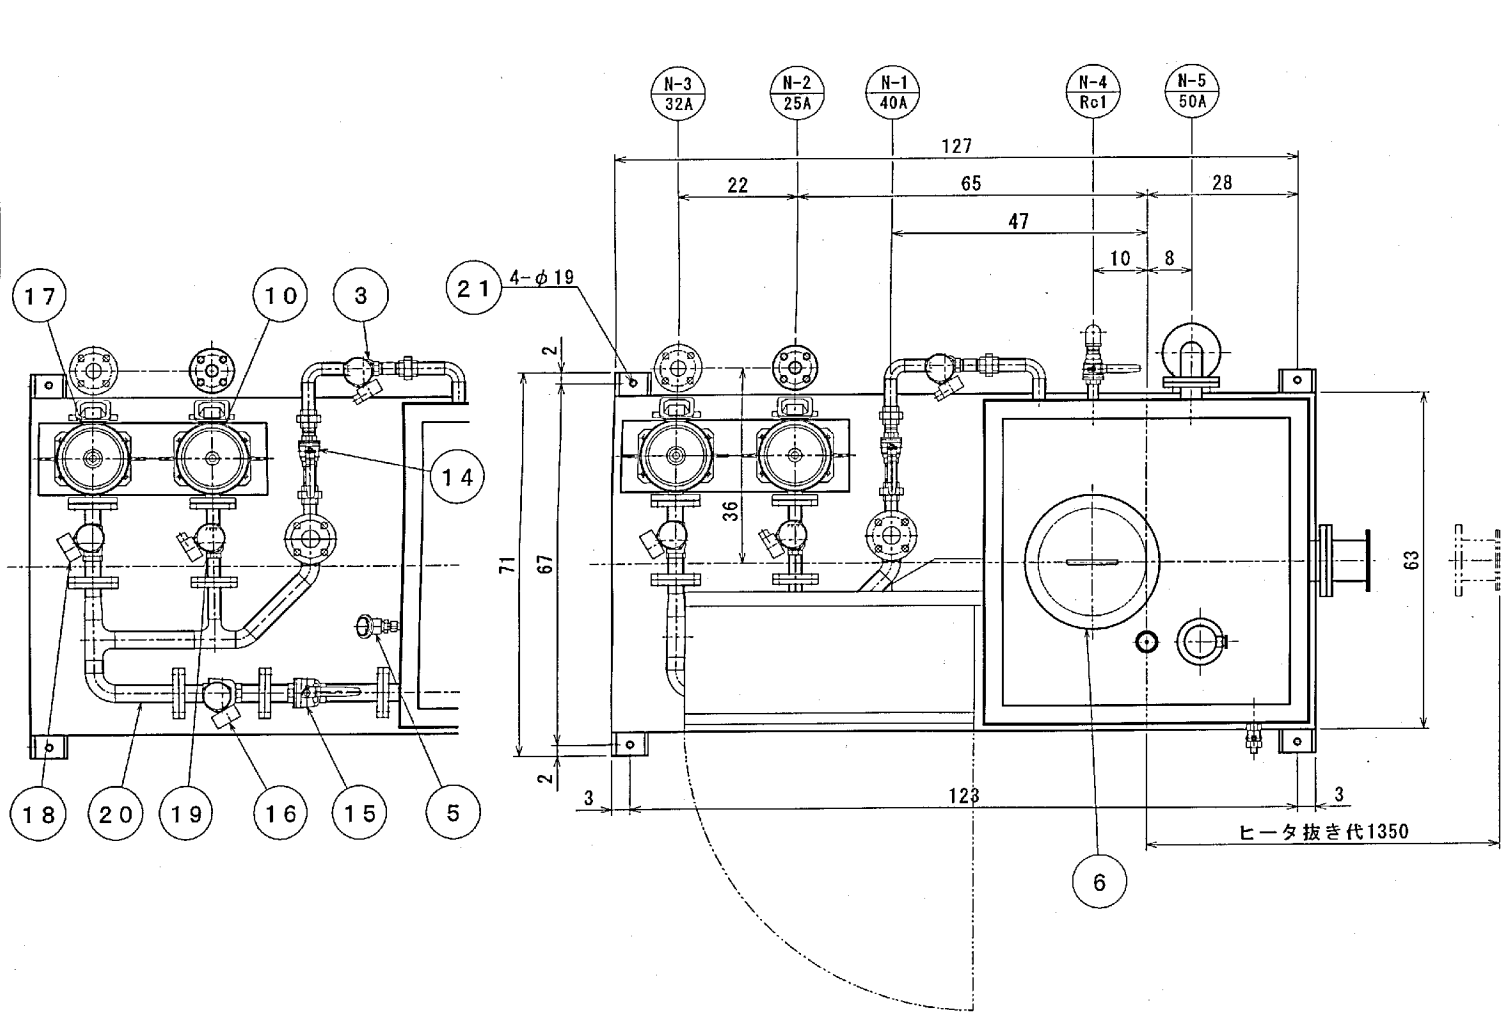

符号	図面未歴	年月日	担当
0	3165-F700-07259		
1	*	*	*

仕様

温水タンク	
1 形状	縦置角形タンク
2 有効容積	700L
3 主要寸法	□800mm×1580mm
4 ヒーター	7.5kW
5 材質	SUS304
6 保温	グラスウール50mm、外装: SUS薄板
7 付属品	給水電動弁: 25A・100V
	レベルスイッチ: リード式液面スイッチ
	温度検出器: 測温抵抗体 (Pt100Ω)
洗浄ポンプ (ドラムスクリーン用)	
1 形式	立形多段ポンプ 25EVMG1864.0
2 吐出量	28l・min ⁻¹
3 全揚程	200m
4 電動機	4.0kW・2P・3φ・60Hz・200V 全閉外扇型外形
洗浄ポンプ (スクリーンレス用)	
1 形式	立形多段ポンプ 32EVMG863.0
2 吐出量	140l・min ⁻¹
3 全揚程	60m
4 電動機	3.0kW・2P・3φ・60Hz・200V 全閉外扇型外形
高圧温水洗浄装置制御盤	
1 形式	縦割取付簡易防塵型内形

ノズルリスト

記号	口径	継手形式	用途
N-1	40A	JIS10k	水入口
N-2	25A	JIS20k	洗浄水出口 (1)
N-3	32A	JIS10k	洗浄水出口 (2)
N-4	Rc1	ストップバルブ	ドレン
N-5	50A	JIS10k	オーバーフロー



塗装色

日本塗装工業会 色票番号	D37-60D (H19)
マンセル値	7.5GY 6/2

重量

機器質量	900kg
運転荷重	18.9kN

製造台数	1台
製造番号	T-172

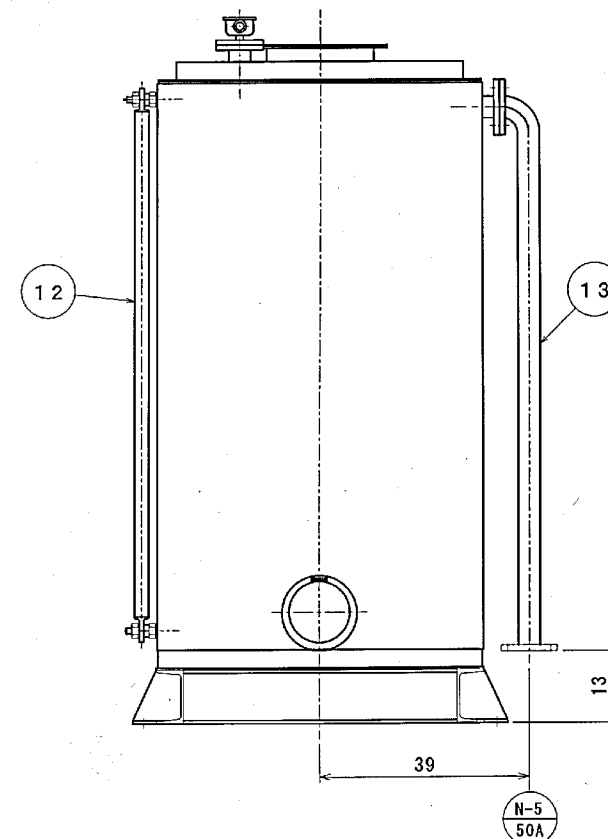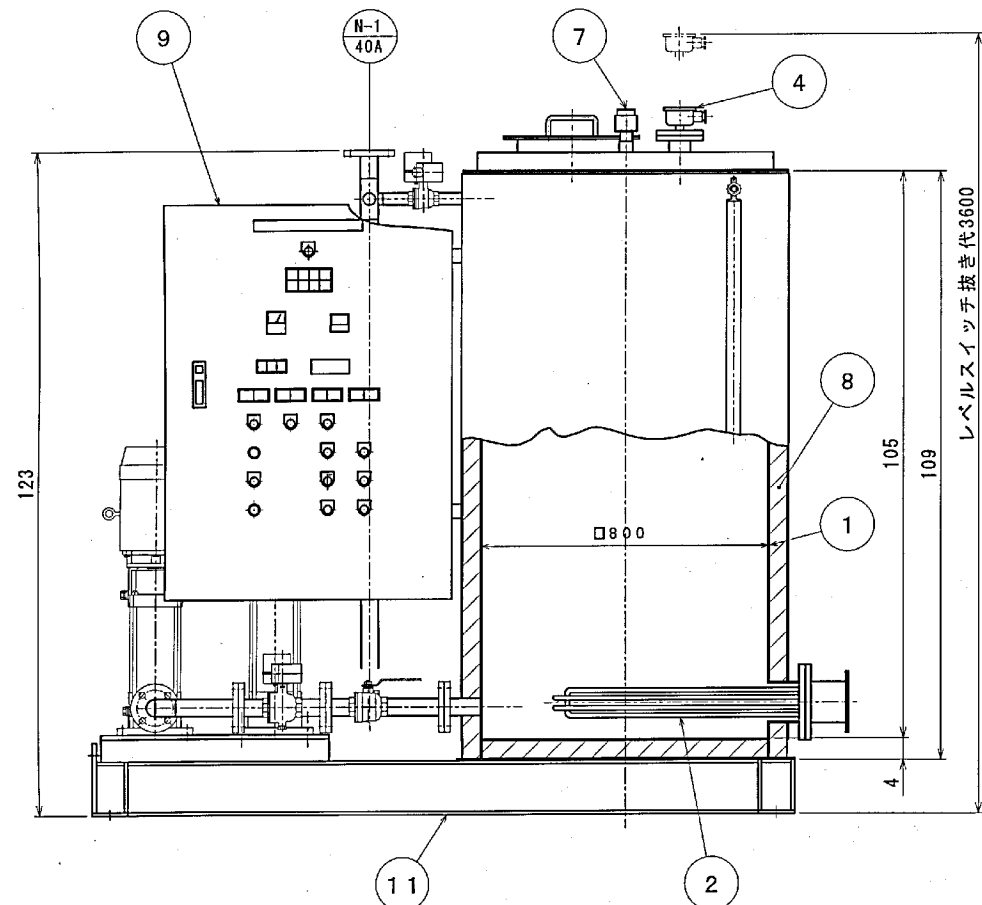


21	配付ボルト (ケミカルアンカー)	SUS304	4		M16
20	洗浄水配管	SUS304	1式		
19	洗浄水電動弁	SUS	1		ドラムスクリーン用、25A
18	洗浄水電動弁	SUS	1		スクリーンプレス用、32A
17	洗浄ポンプ	SUS/FC	1		スクリーンプレス用
16	温水ノ水切替電動弁	SUS	2		40A
15	ボールバルブ	SUS	2		40A
14	ボールバルブ	SUS	2		25A
13	オーバーフロー管	SUS304	1		
12	液面計	ガラス製	1		
11	ベース	SS400	1		
10	洗浄ポンプ	SUS/FC	1		ドラムスクリーン用
9	高圧温水洗浄装置制御盤		1		
8	保温	グラスウール	1式		
7	エア抜き	SUS304	1		
6	点検口	SUS304	1		
5	測温抵抗体	SUS304製	1		
4	レベルスイッチ	SUS304製	1		
3	給水電動弁	SUS	1		25A
2	ヒーター	SUS304	1		
1	温水タンク	SUS304	1		
No.	部 品 名 称	材 質	数 量	単 重 量 (kg)	備 考

高圧温水洗浄装置 HT-700S-HSP-60

施工年度	令和 8 年度		
工事名	京田辺市し尿等受入施設緑泉園更新工事		
施工場所	京田辺市 草内 地内		
図名	高圧温水洗浄装置		
図面番号	4-143	縮尺	NONE
京田辺市			

符号	図面来歴	年月日	担当
0			

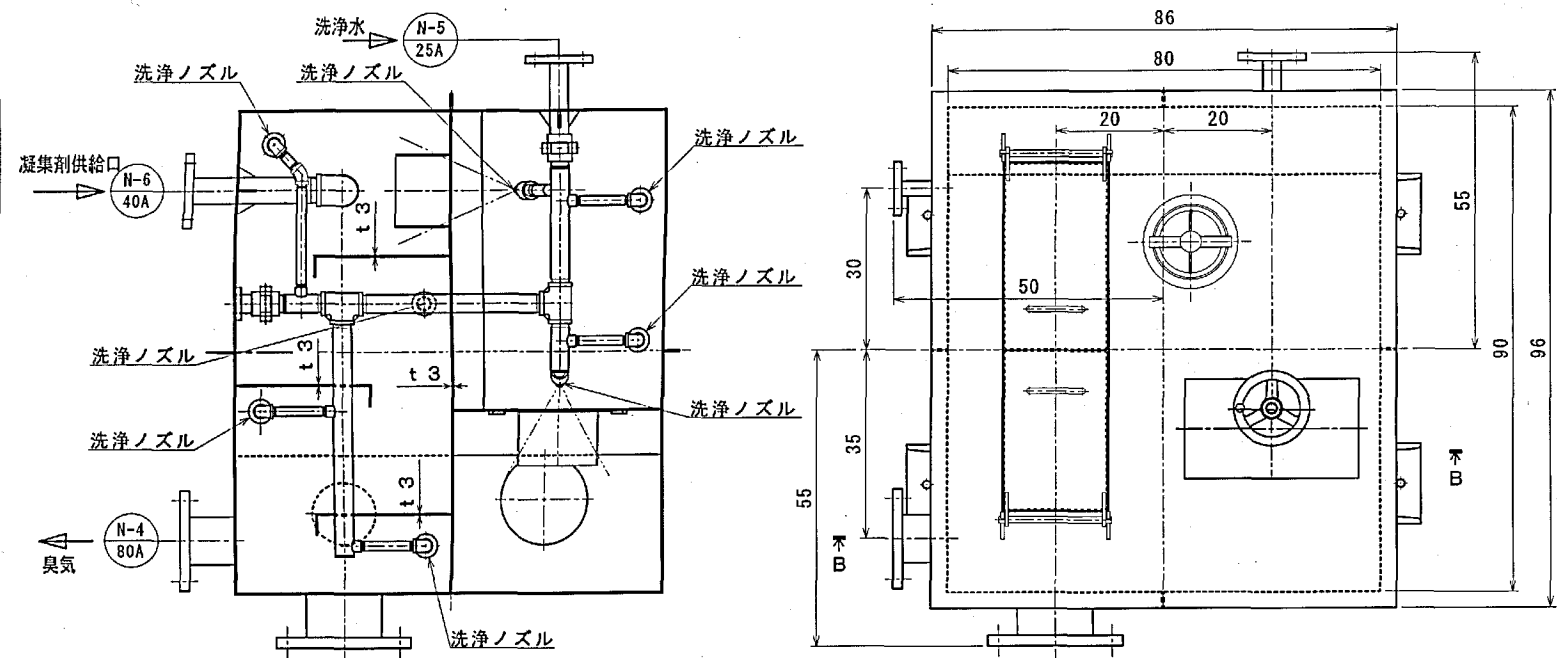

ノズルリスト






符号	名称	口径	フランジ・規格
N-1	供給口	100A	JIS10k. FF
N-2	排出口 (細目スクリーン接続)	125A	JIS10k. FF
N-3	リターン口	150A	JIS10k. FF
N-4	臭気口	80A	JIS10k. FF
N-5	洗浄水口	25A	JIS10k. FF
N-6	凝集剤供給口	40A	JIS10k. FF

・材質は全てSUS304 (照明灯、流量調整ハンドルは除く)

附属品	M12×60L 据付ボルト、ナット (SUS304) 4本
-----	-------------------------------

機器質量	230 kg
運転荷重	5.2 kN

製作台数	1基
------	----

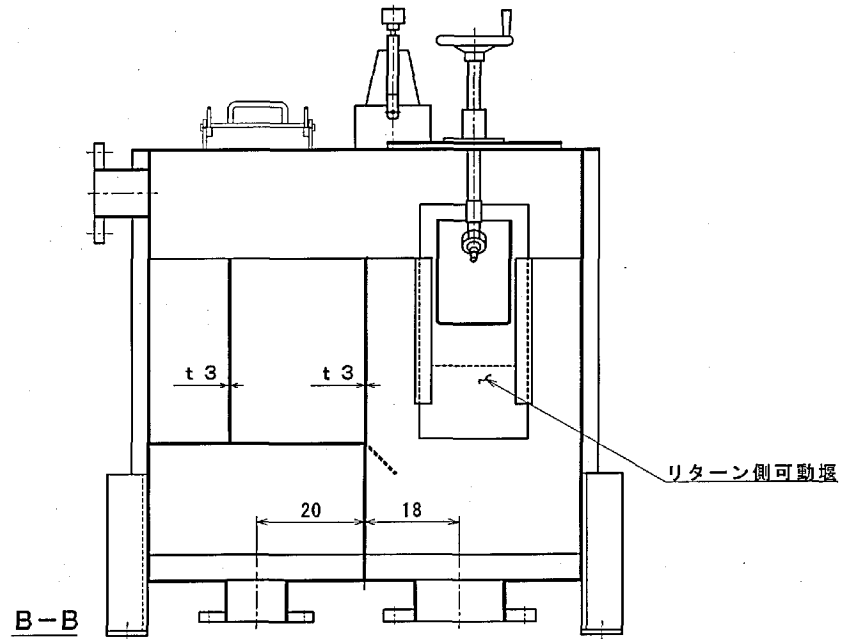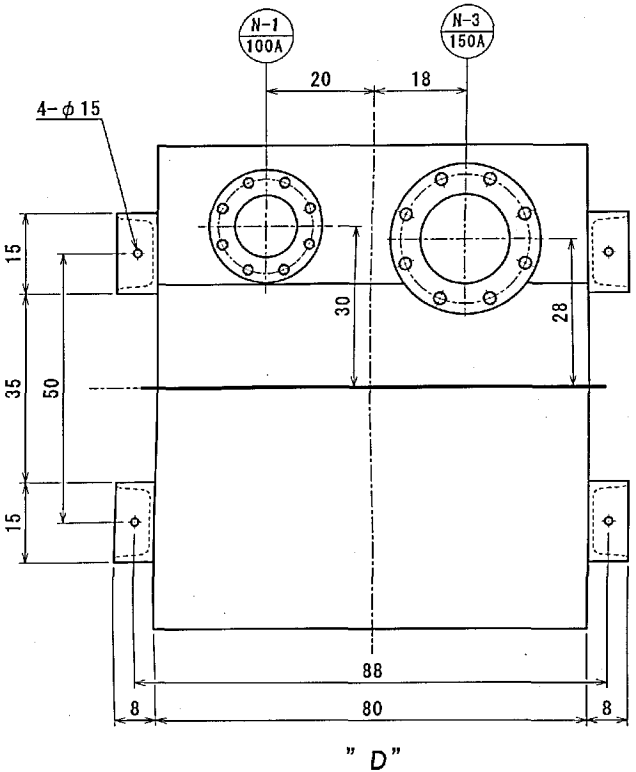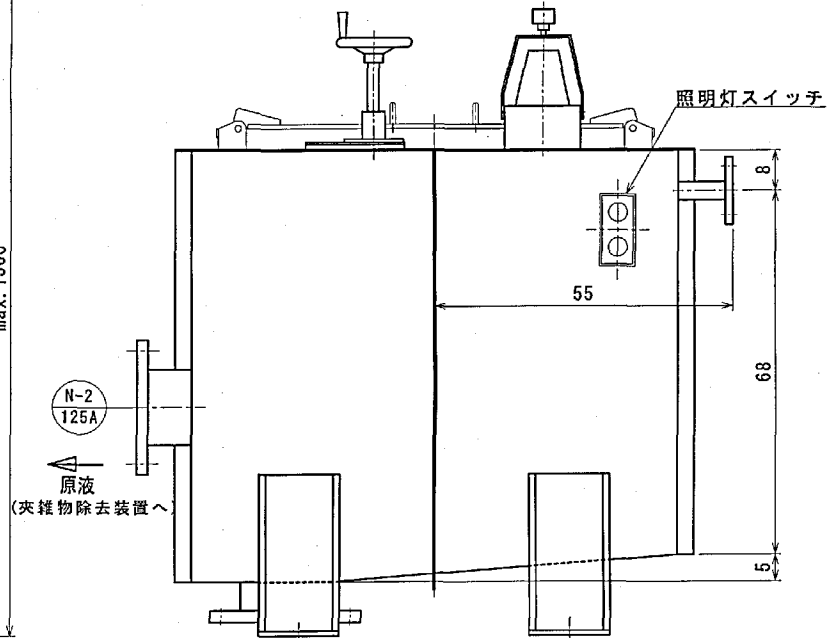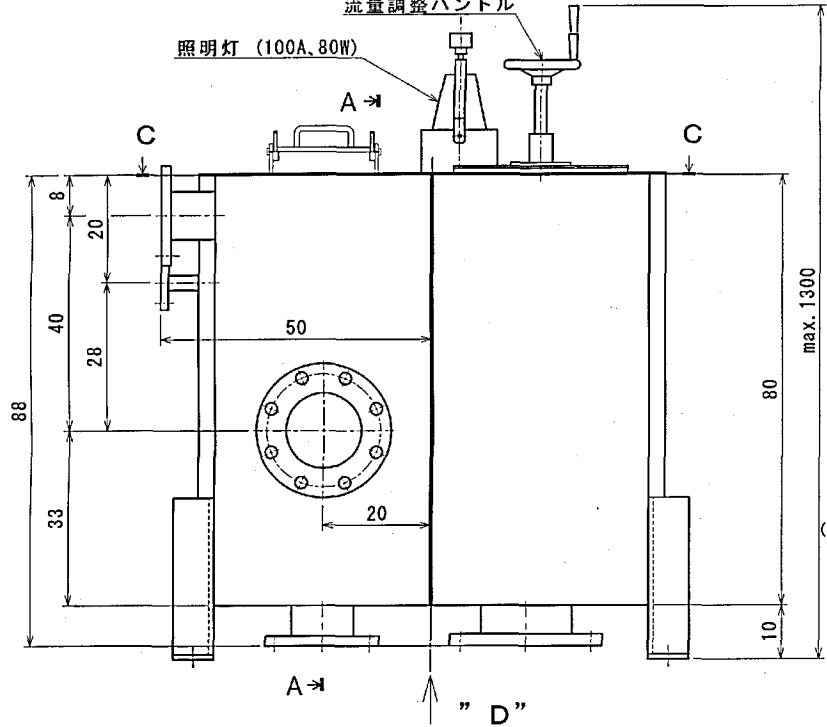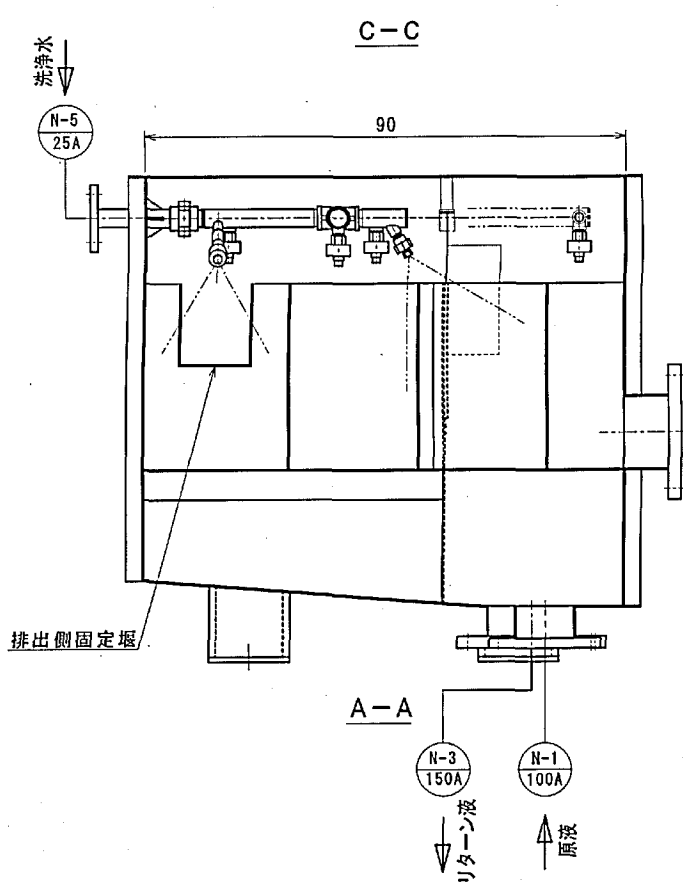

計量タンク TK-300R-S

施工年度	令和 8 年度		
工事名	京田辺市し尿等受入施設緑泉園更新工事		
施工場所	京田辺市 草内 地内		
図名	計量タンク		
図面番号	4-144	縮尺	NONE
京田辺市			