
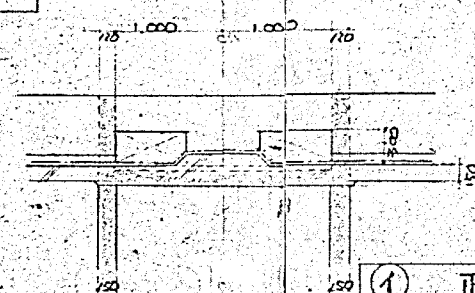
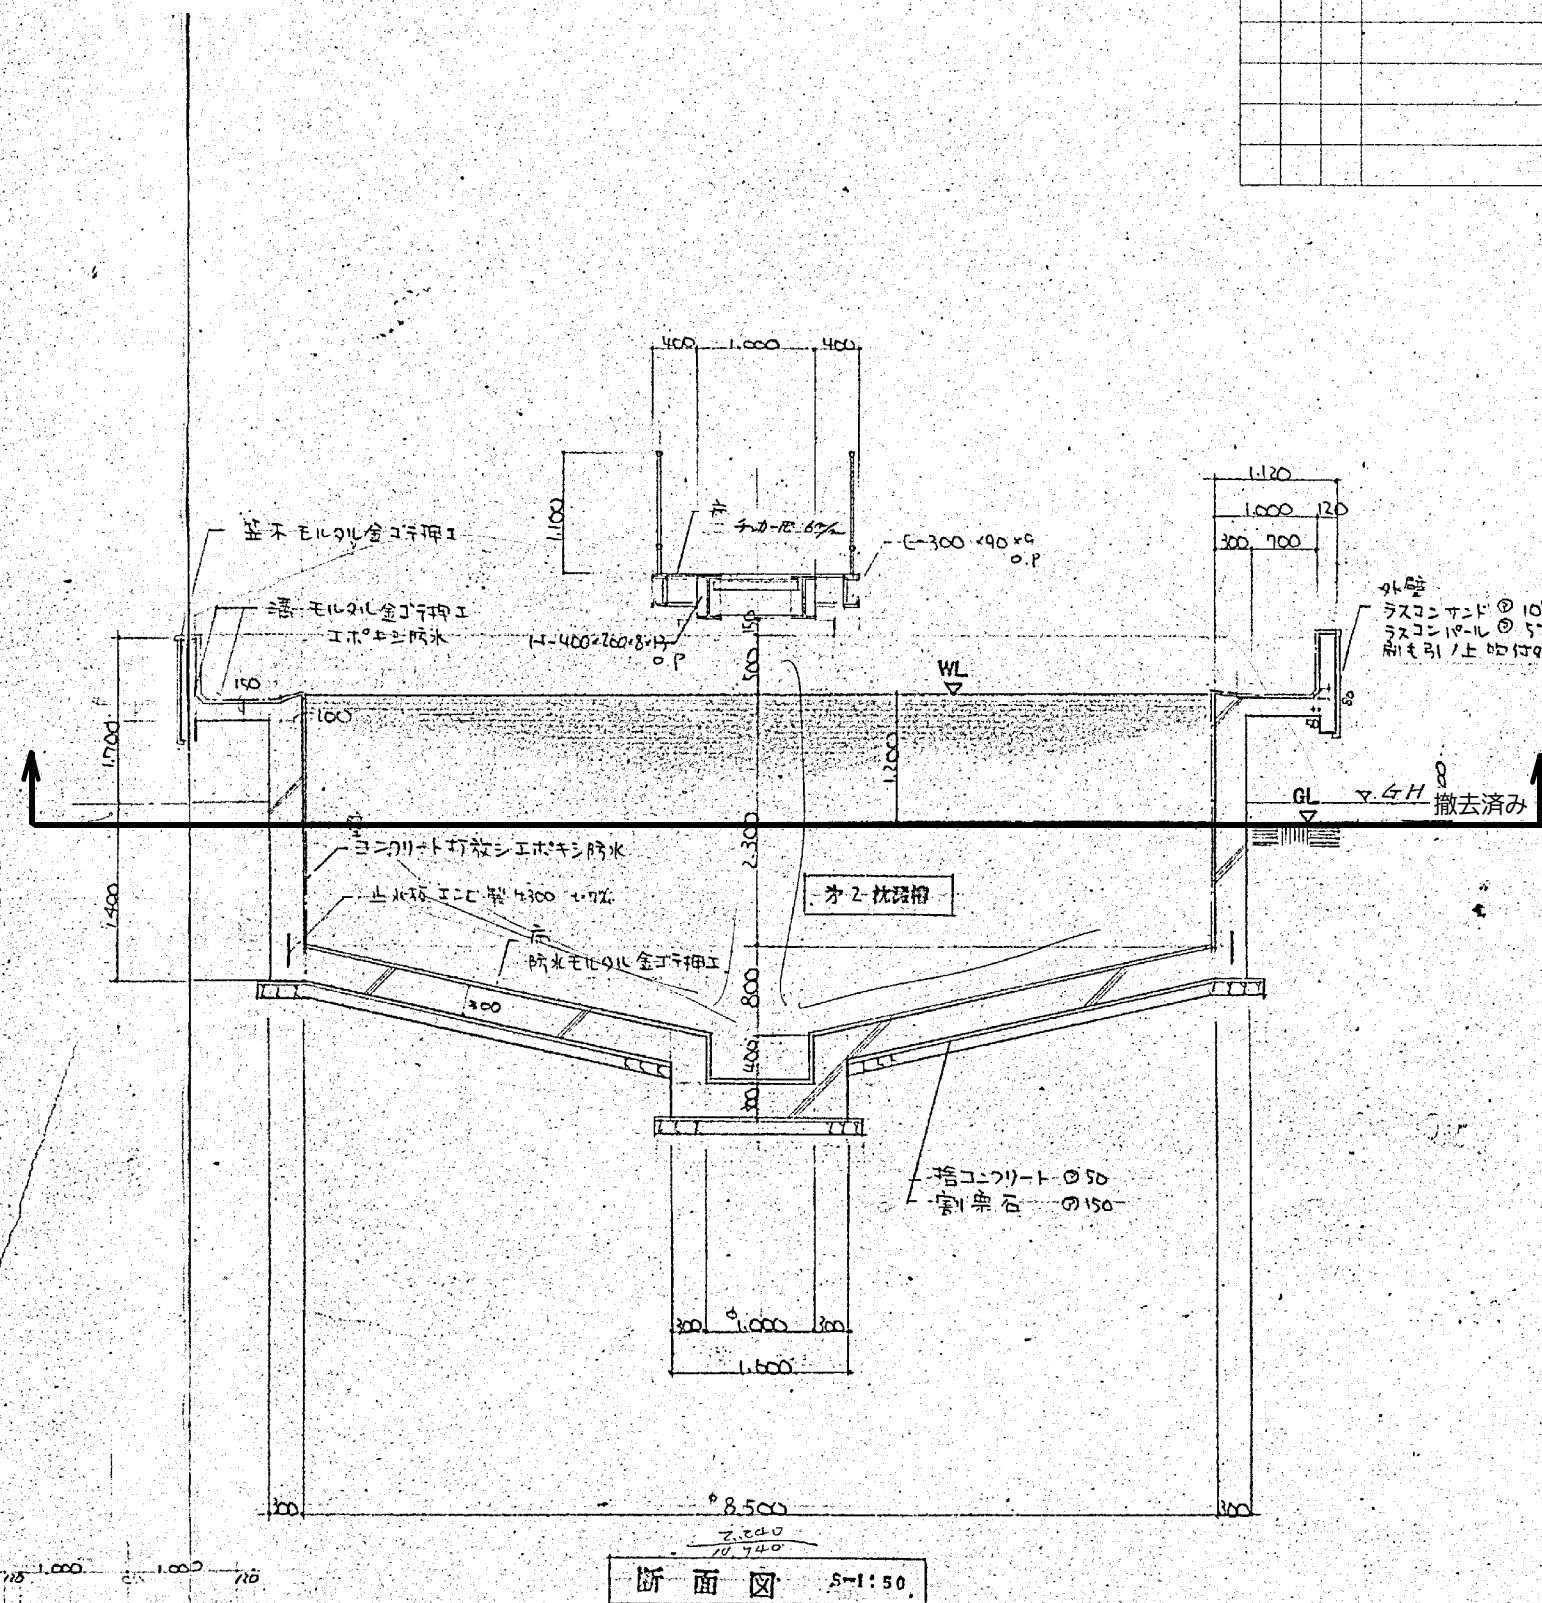


年月日	訂正事項	印

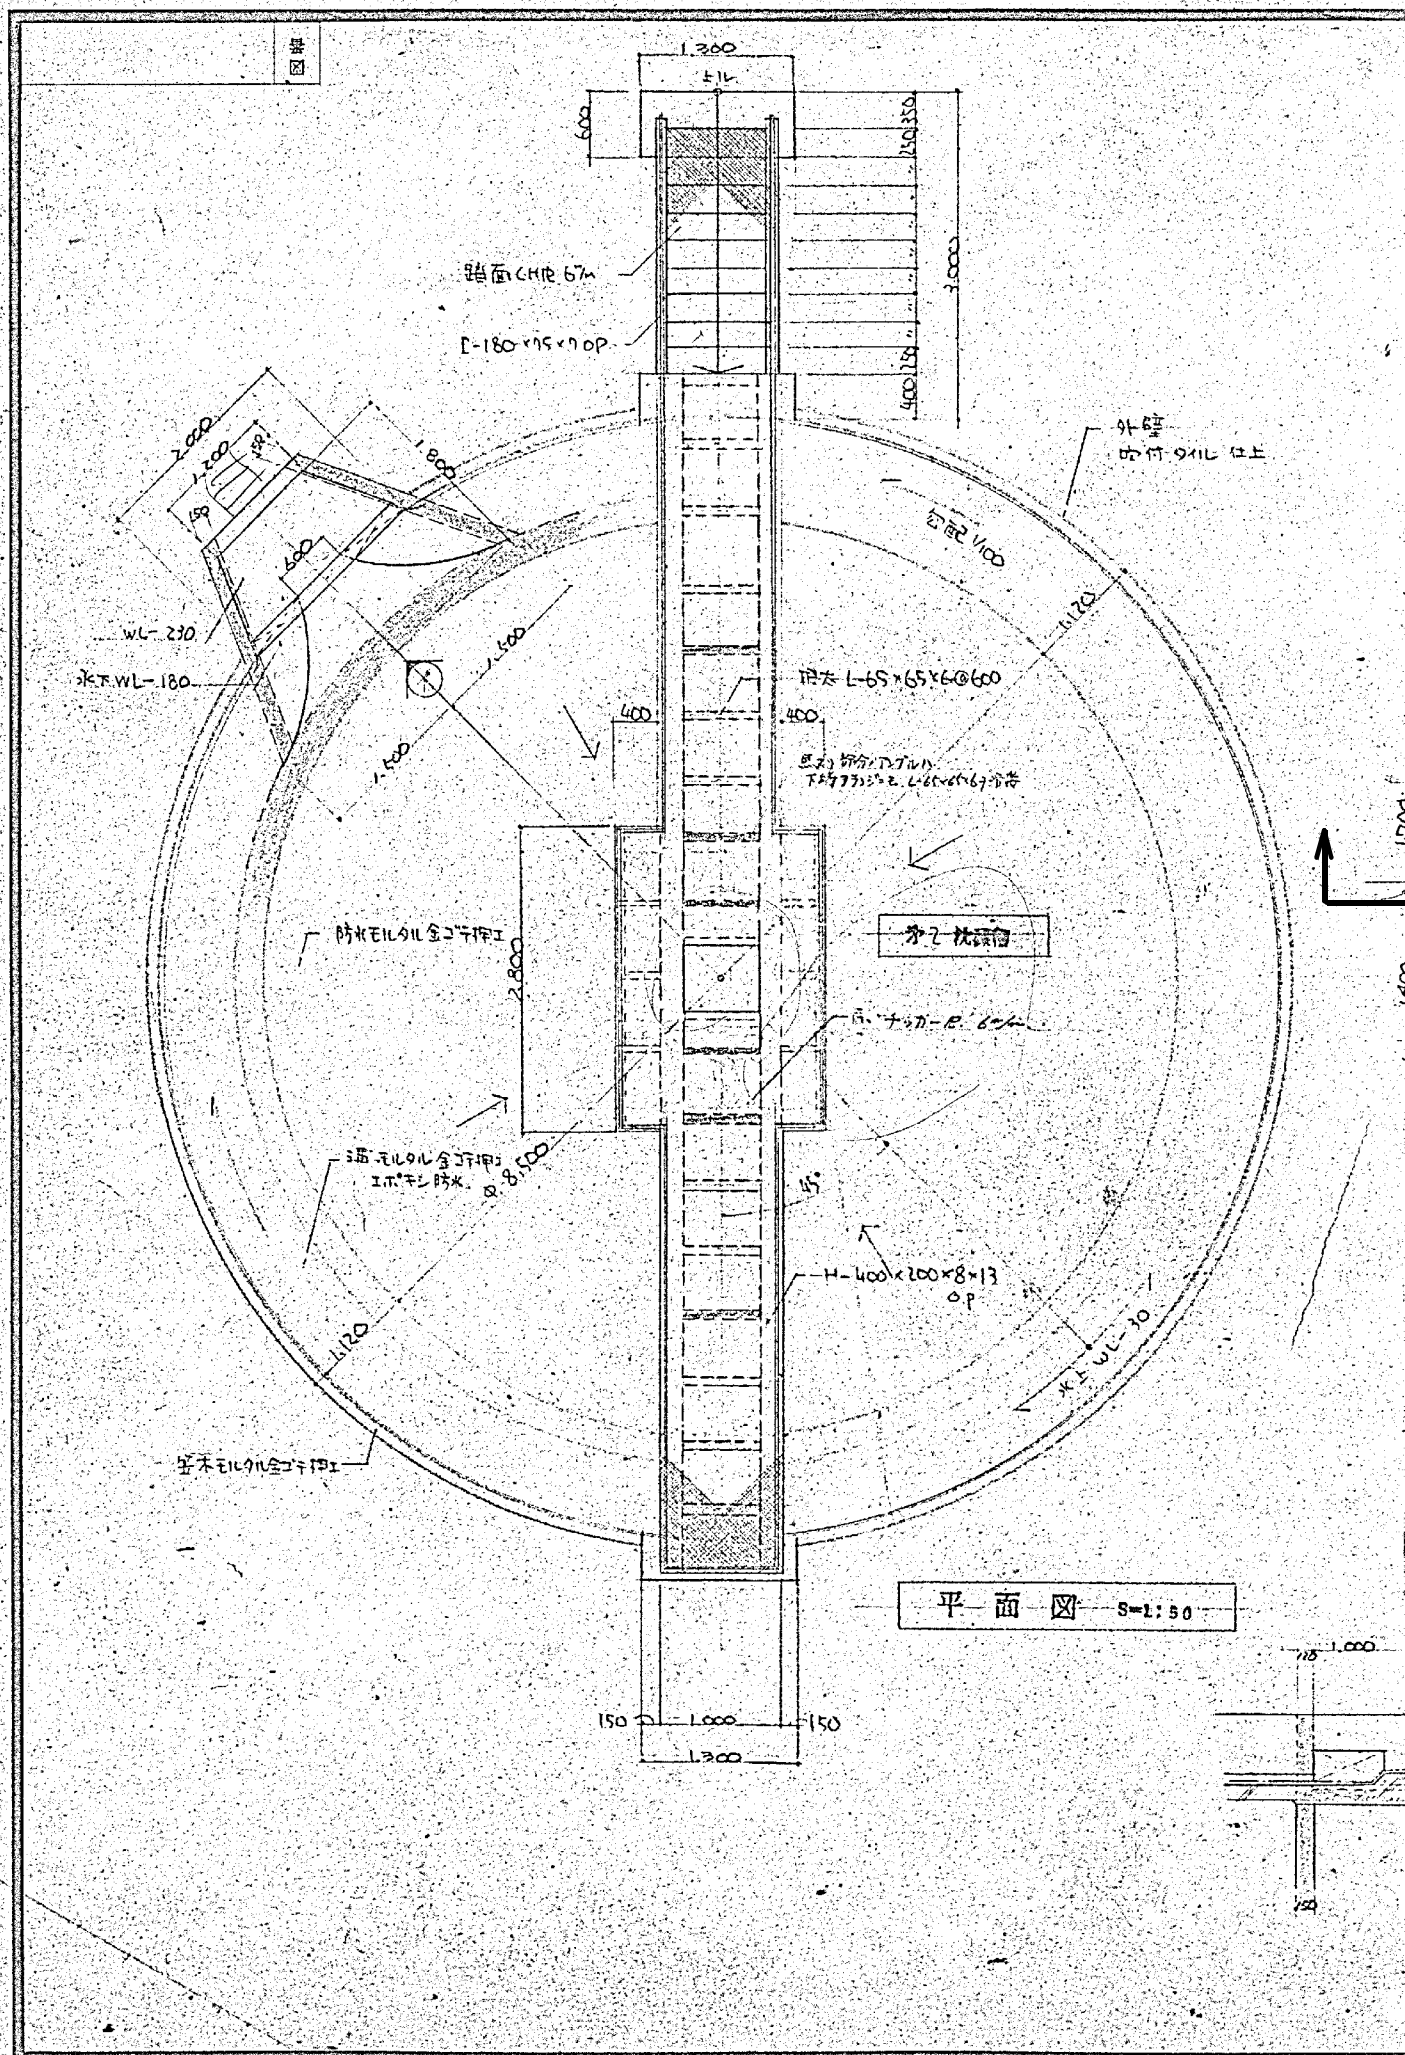


施工年度	令和 8 年度		
工事名	京田辺市し尿等受入施設緑泉園更新工事		
施工場所	京田辺市 草内 地内		
図名	第2沈殿槽 平面図 断面図		
図面番号	8-1	縮尺	1:50
京田辺市			

※ 図面はA2→A3縮小 (縮尺はA2サイズ)

図様


年月日	訂正事項	印

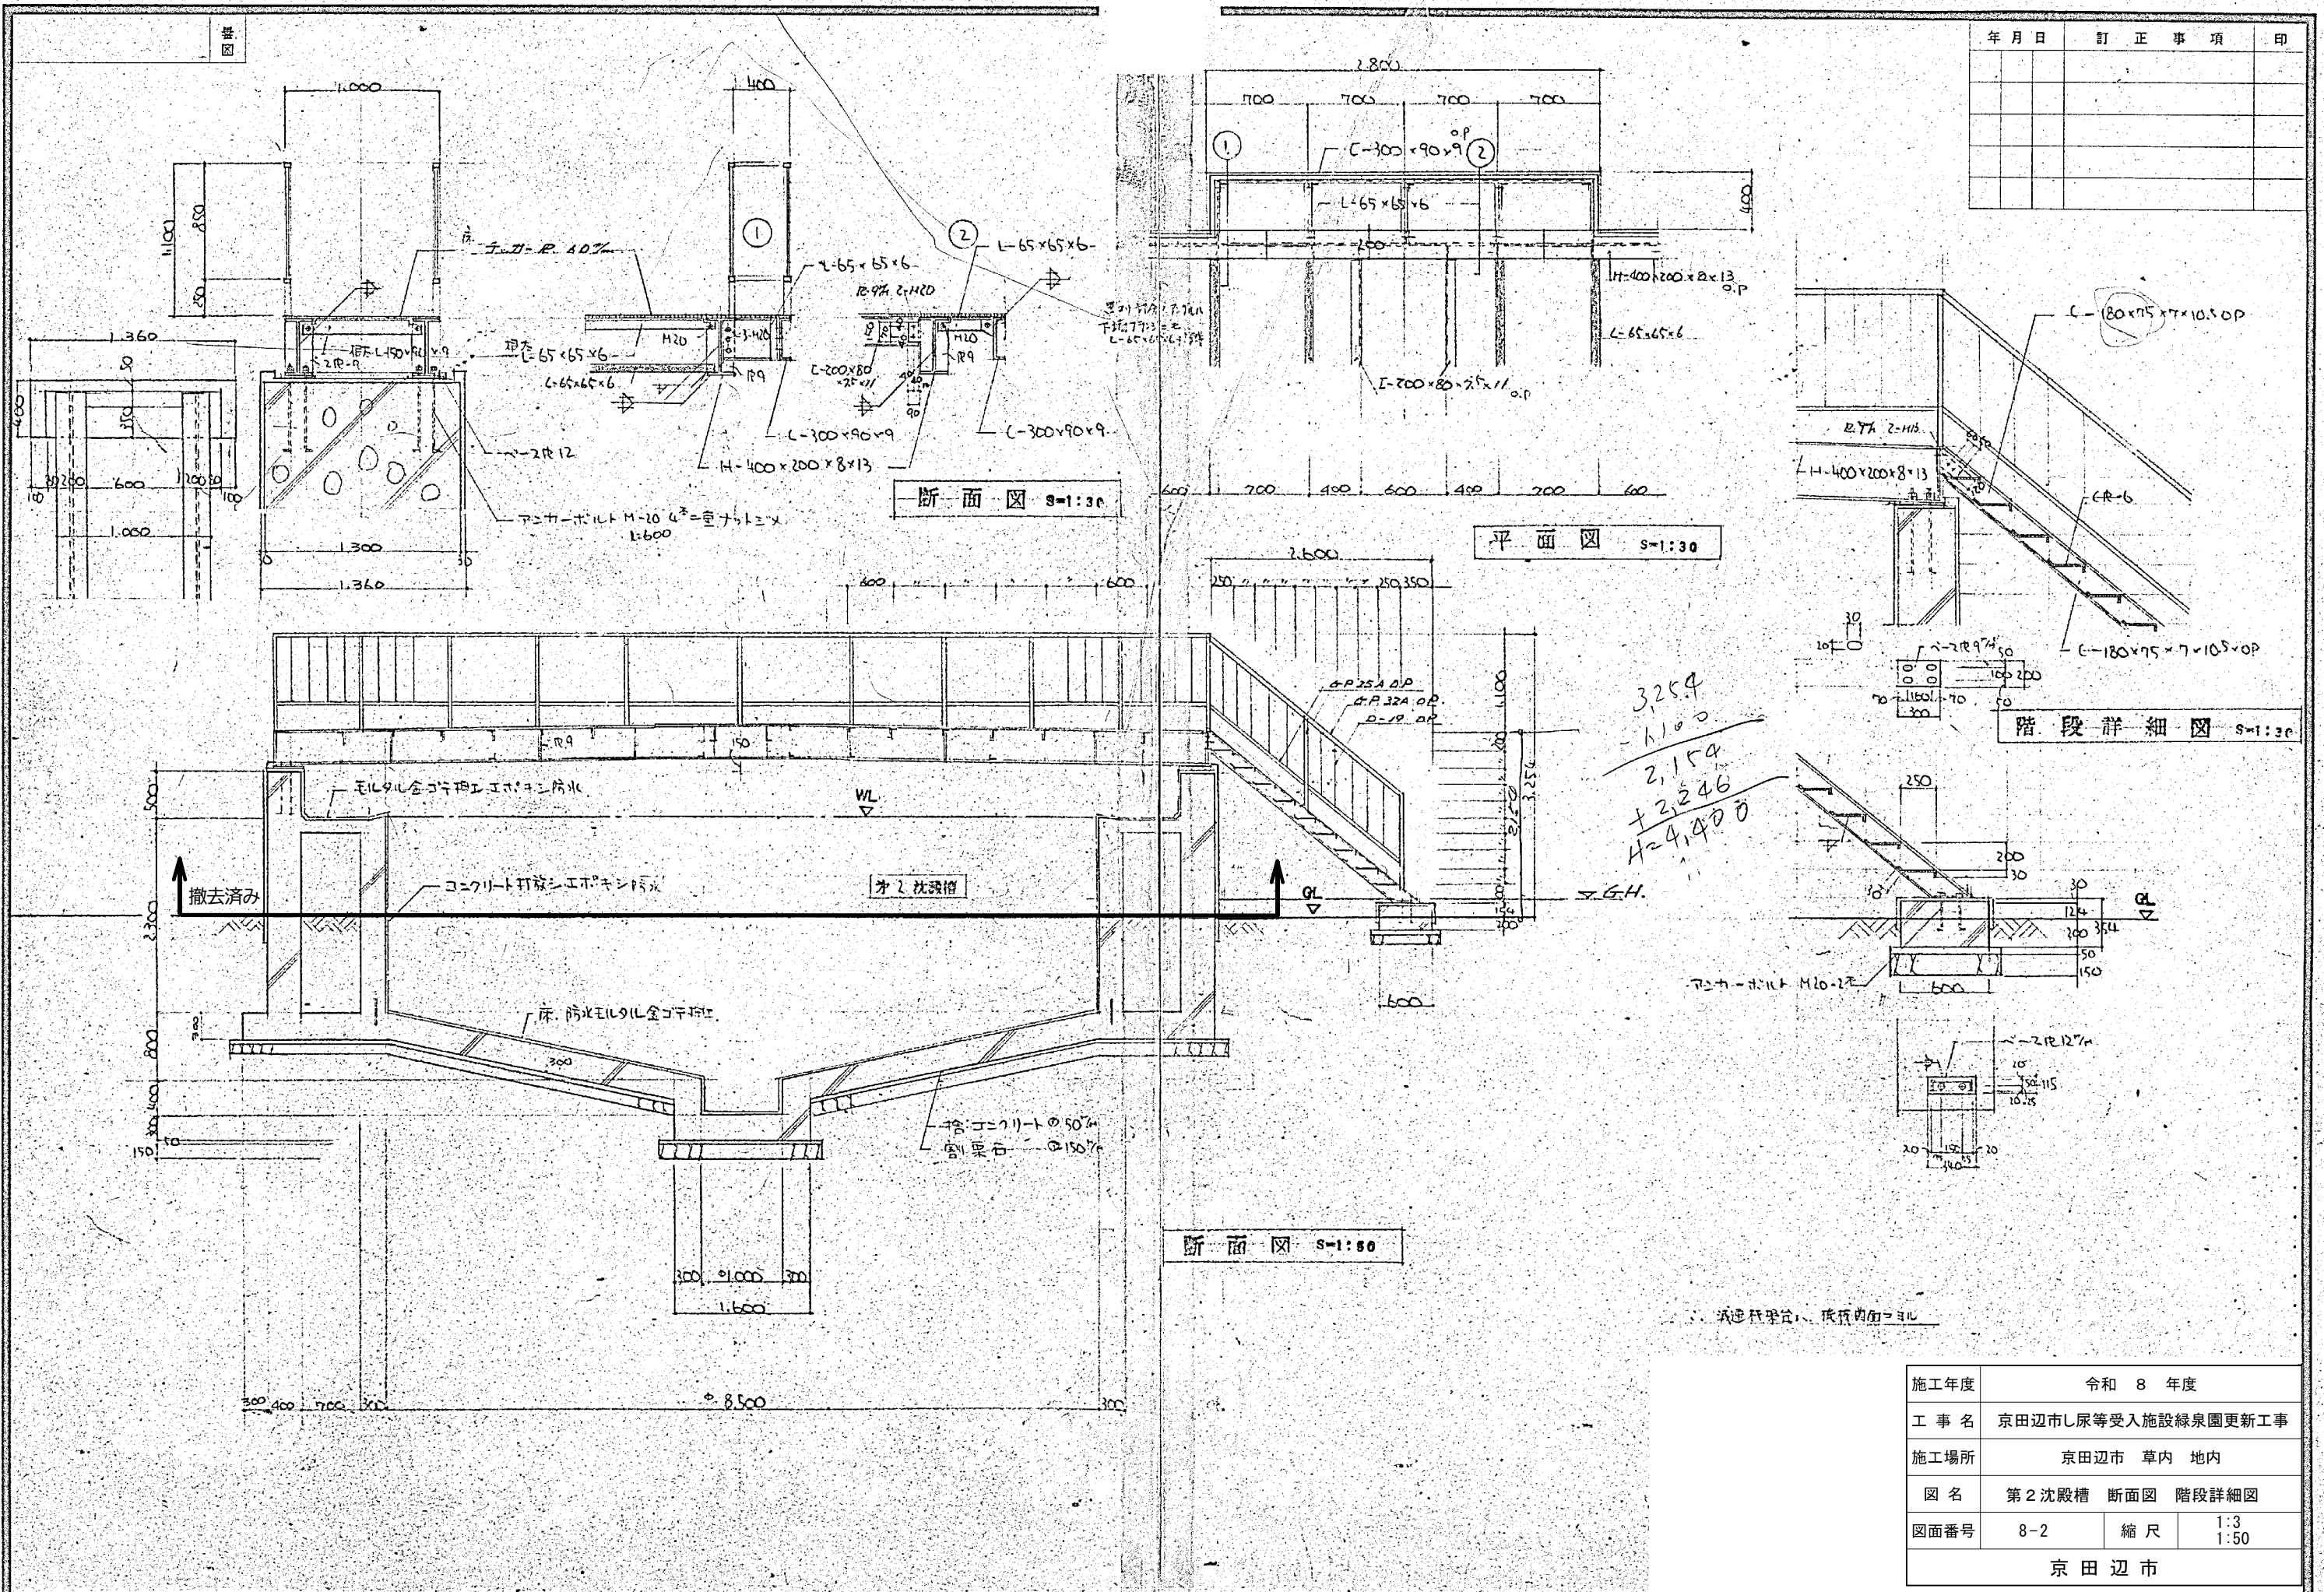



施工年度	令和 8 年度		
工事名	京田辺市し尿等受入施設緑泉園更新工事		
施工場所	京田辺市 草内 地内		
図名	第2沈殿槽 断面図 階段詳細図		
図面番号	8-2	縮尺	1:3 1:50
京田辺市			

※ 図面はA2→A3縮小 (縮尺はA2サイズ)

年月日	訂正事項	印

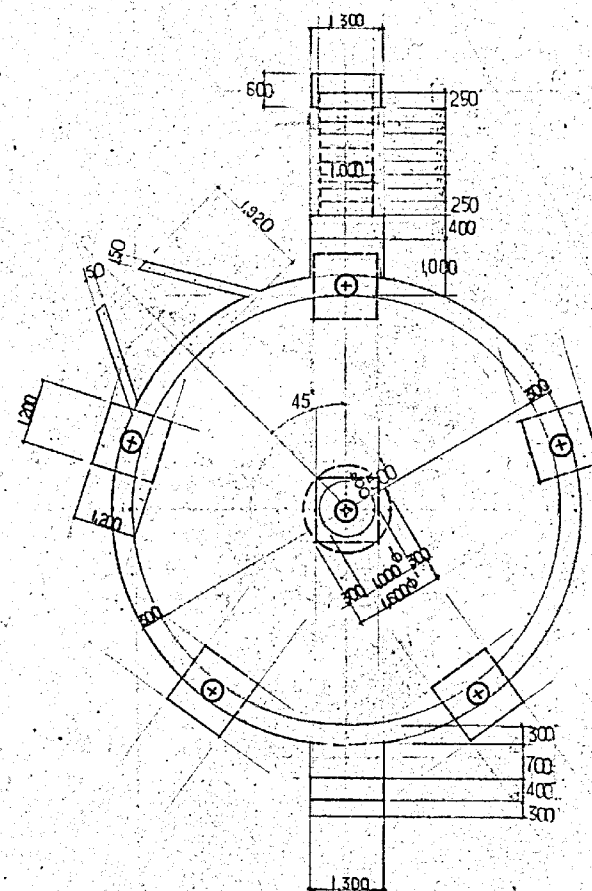

杭 伏 図 S=1:100

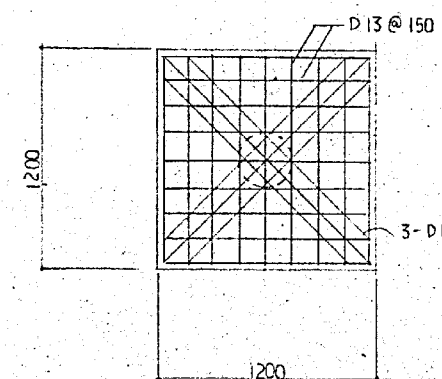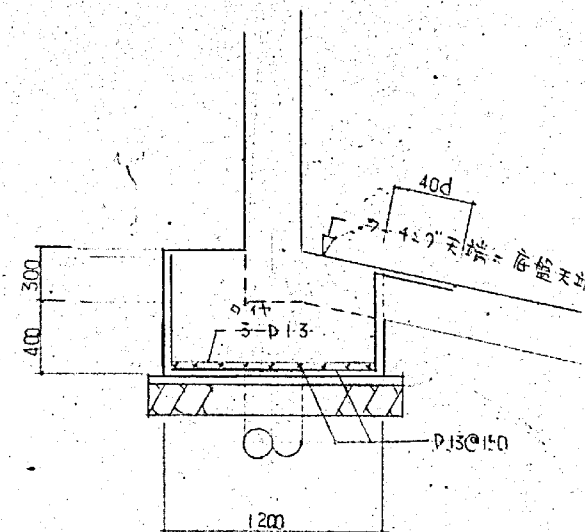

杭頭補強要領 S=1:30

特記事項

鉄筋 使用鉄筋は全 5D-30

工口仕様 尺=240mm

杭仕様 AC190 350°

杭用リ 50 除 (鋼)


地盤 杭頭土厚 40
杭頭石厚 150

杭総長 6m


施工年度	令和 8 年度		
工 事 名	京田辺市し尿等受入施設緑泉園更新工事		
施工場所	京田辺市 草内 地内		
図 名	第2沈殿槽 杭伏図		
図面番号	8-3	縮 尺	1:30 1:100
京 田 辺 市			

図

年月日	訂正事項	印

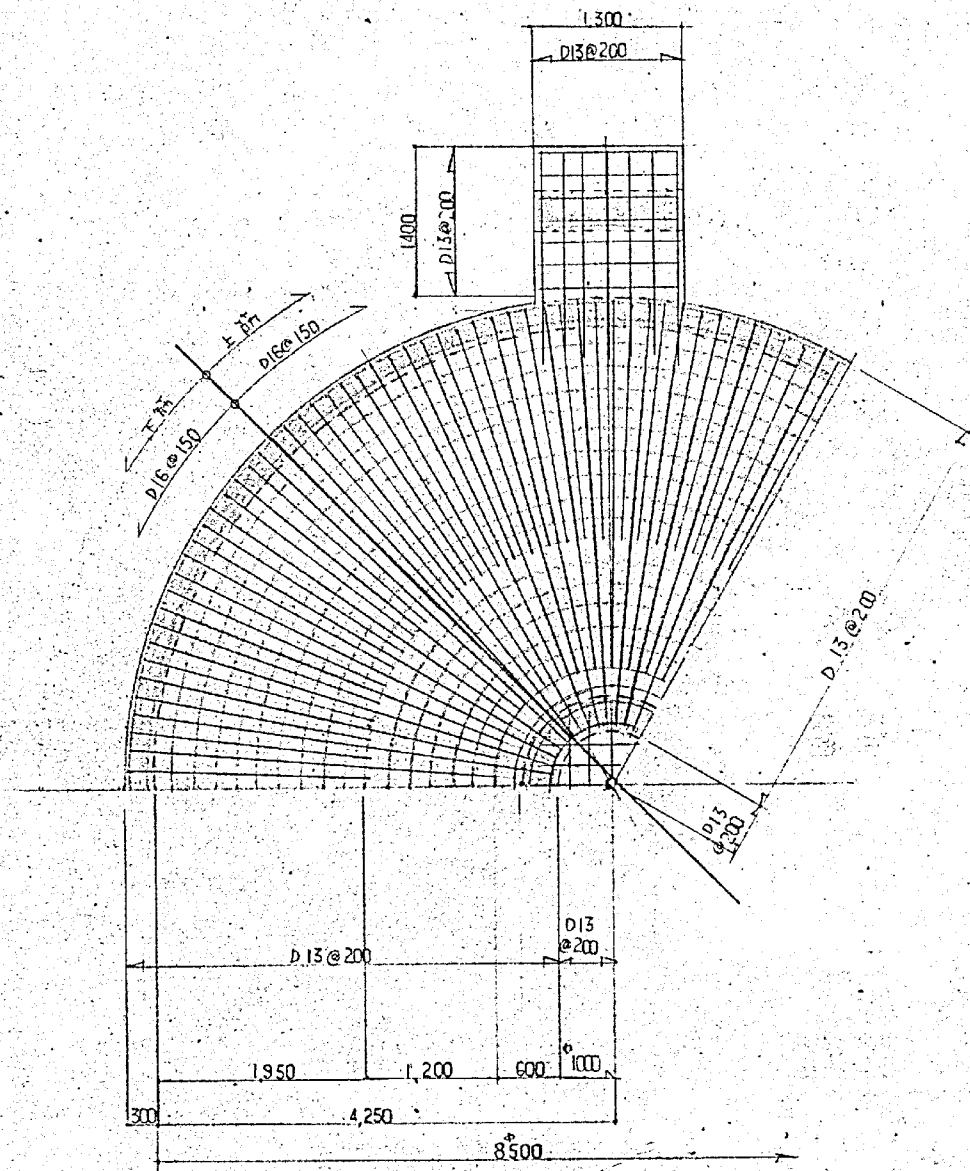

平面配筋図 S=1:50

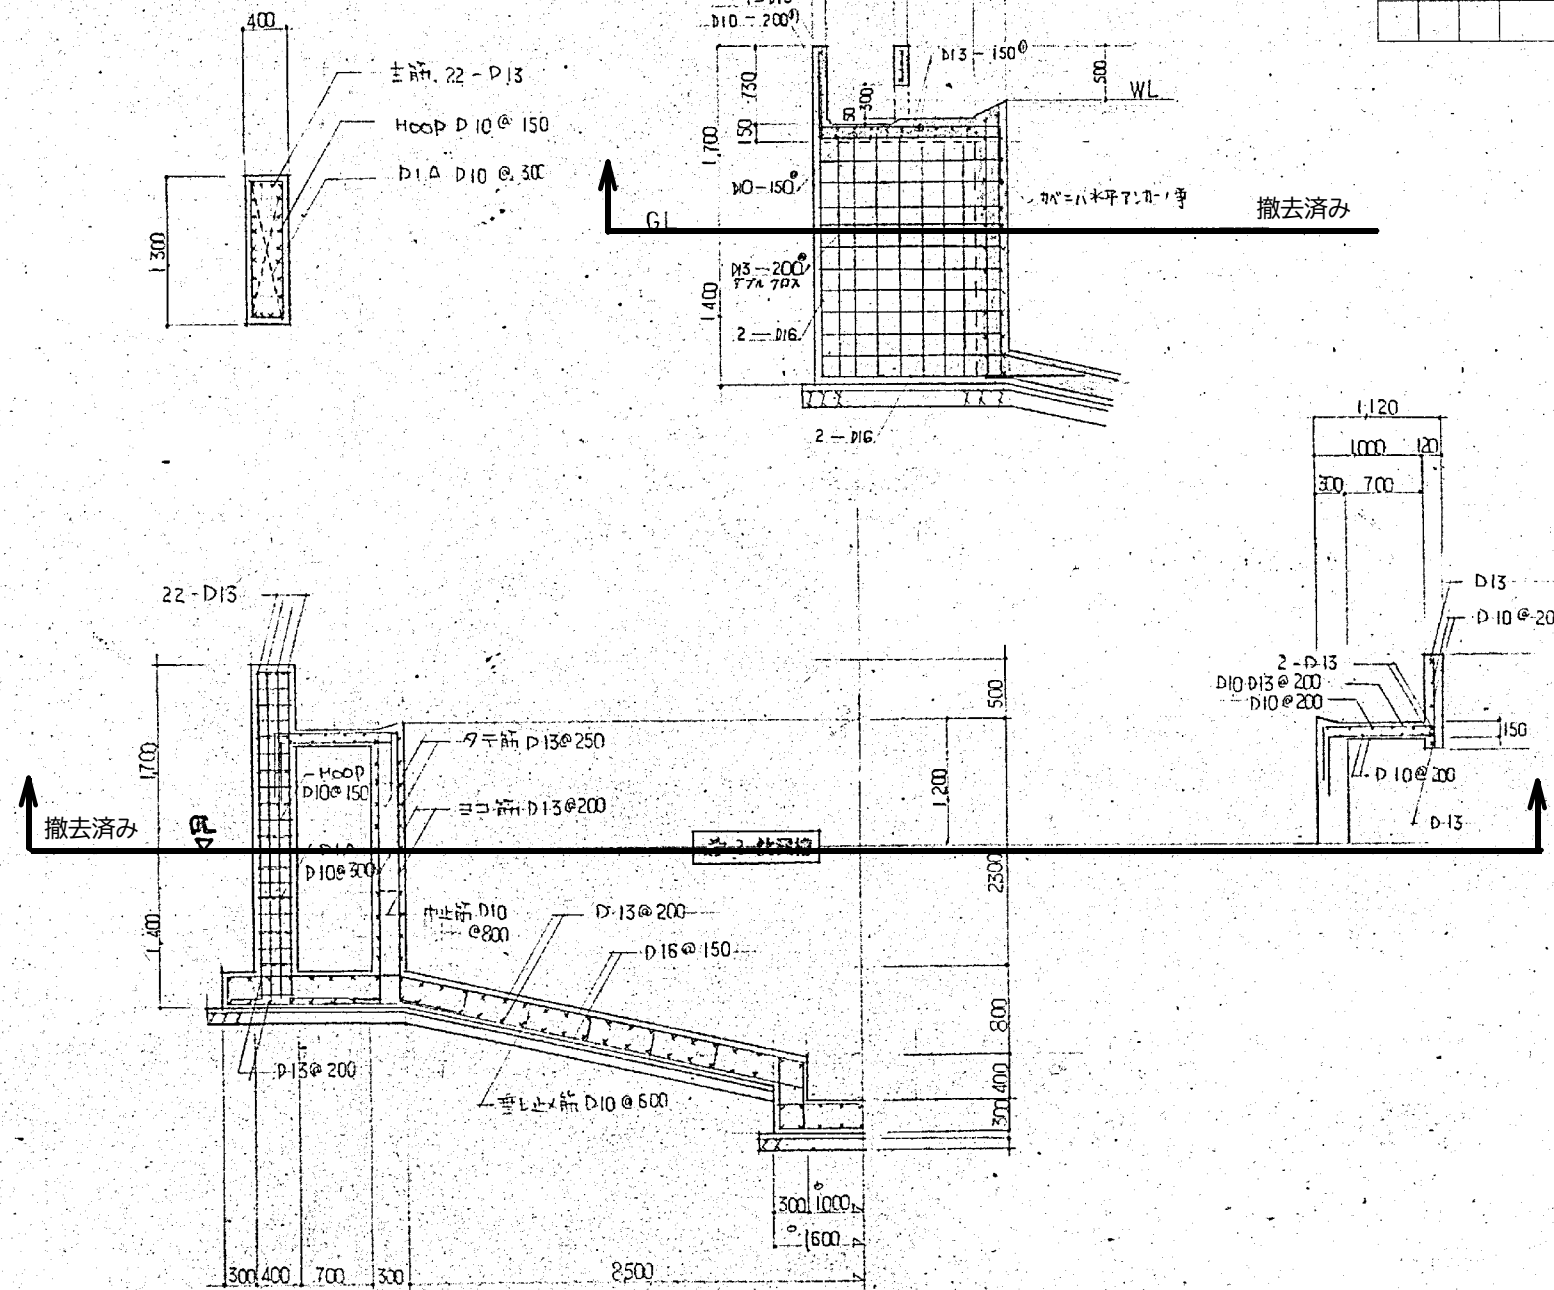


断面配筋図 S=1:50


施工年度	令和 8 年度		
工事名	京田辺市し尿等受入施設緑泉園更新工事		
施工場所	京田辺市 草内 地内		
図名	第2沈殿槽 配筋図		
図面番号	8-4	縮尺	1:50
京田辺市			

※ 図面はA2→A3縮小 (縮尺はA2サイズ)


年月日	訂正事項	印

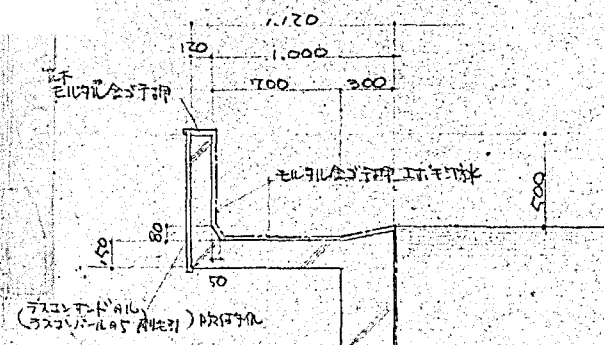


詳細図 S=1:30

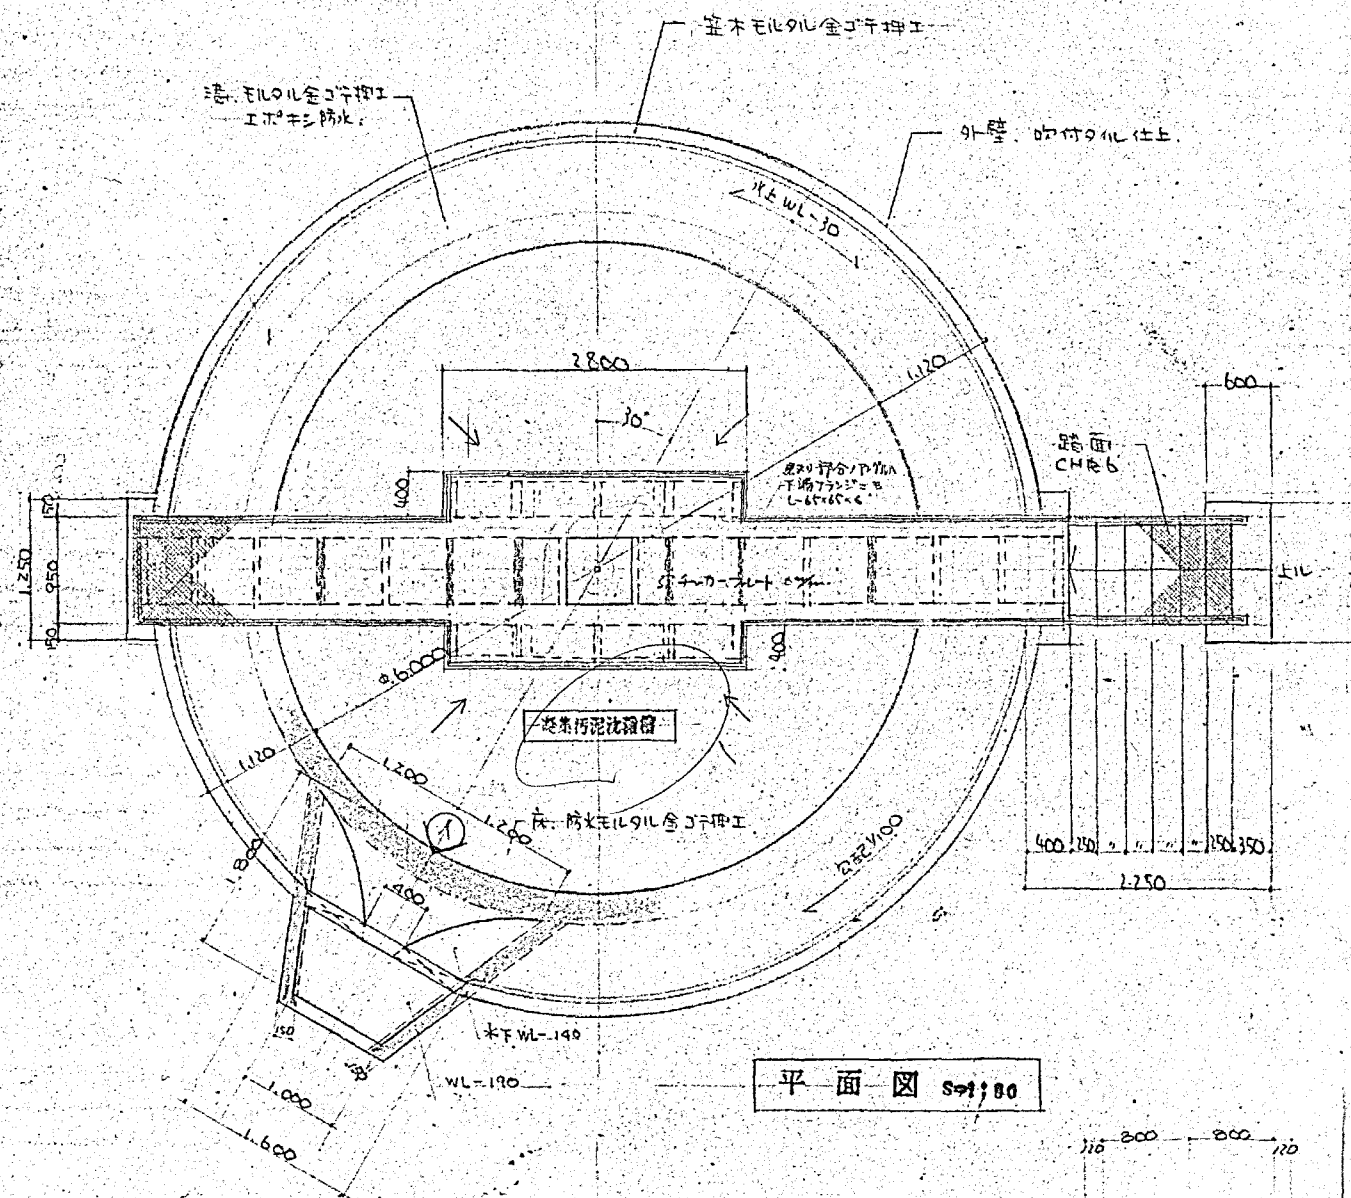

平面図 S=1:80

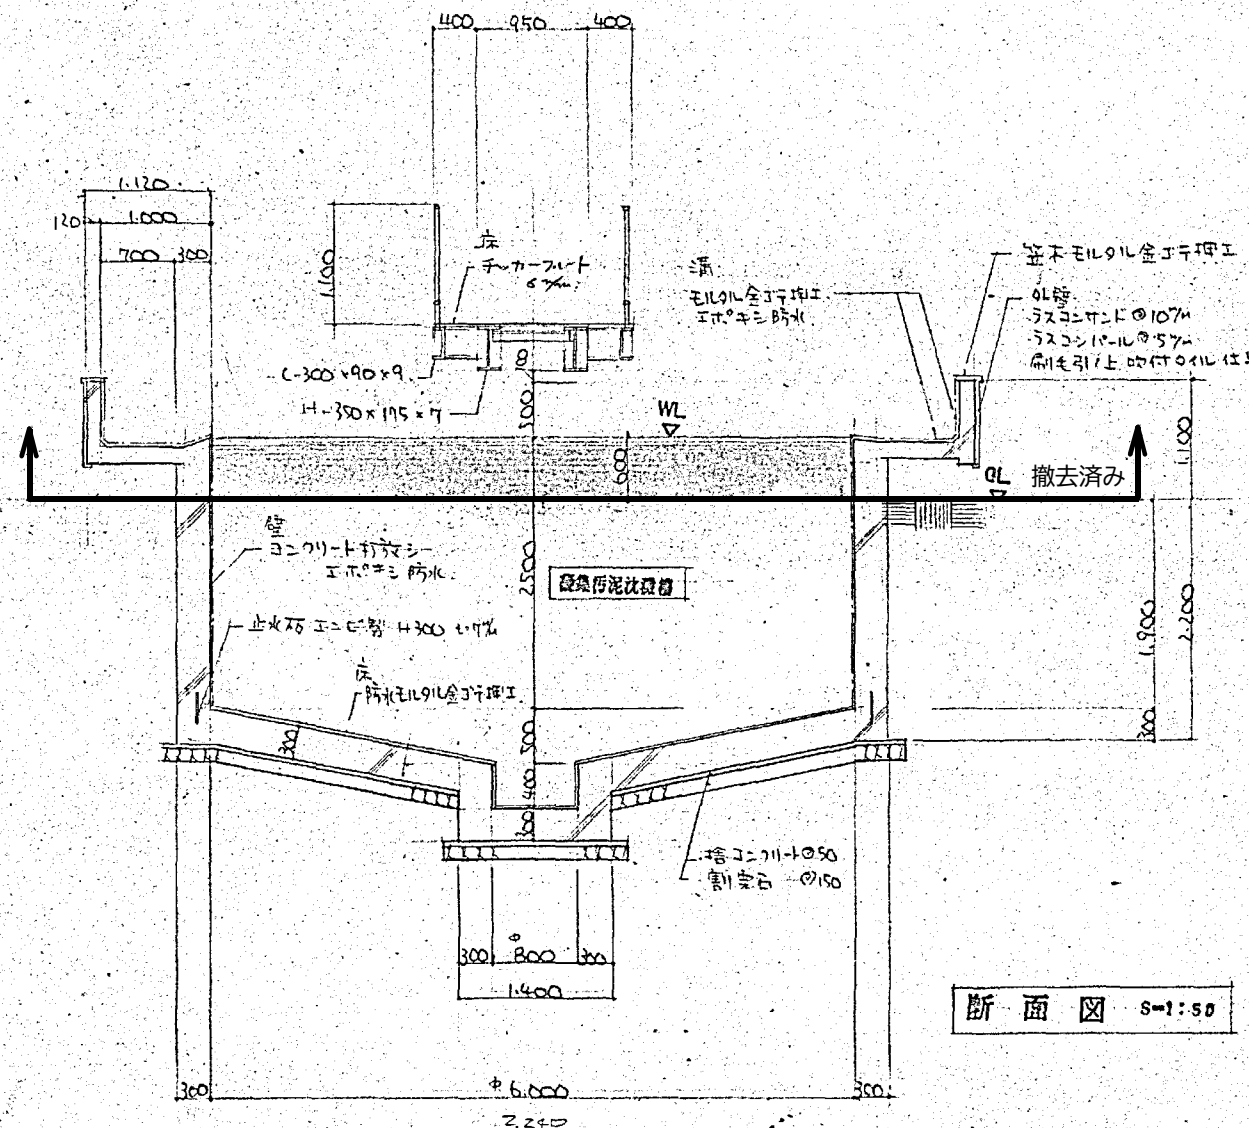




断面図 S=1:50

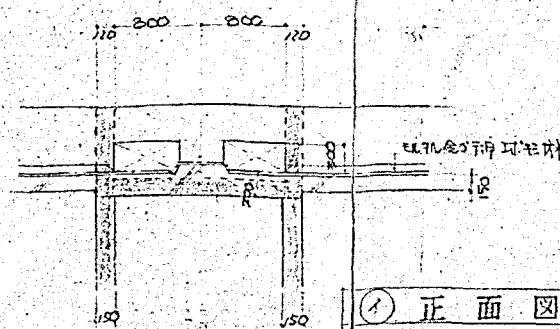



① 正面図 S=1:50

施工年度	令和 8 年度		
工事名	京田辺市し尿等受入施設緑泉園更新工事		
施工場所	京田辺市 草内 地内		
図名	凝集汚泥沈殿槽 平面図 断面図		
図面番号	9-1	縮尺	1:50
京田辺市			

   要圖



※ 図面はA2→A3縮小（縮尺はA2サイズ）

  

五本

施工年度	令和 8 年度		
工 事 名	京田辺市し尿等受入施設緑泉園更新工事		
施工場所	京田辺市 草内 地内		
図 名	凝集汚泥沈殿槽 杭伏図		
図面番号	9-3	縮 尺	1:30 1:100
京 田 辺 市			

畢圖


400

1,250

22-D13

HOOP-D10 @ 150

DIA D10 @ 300


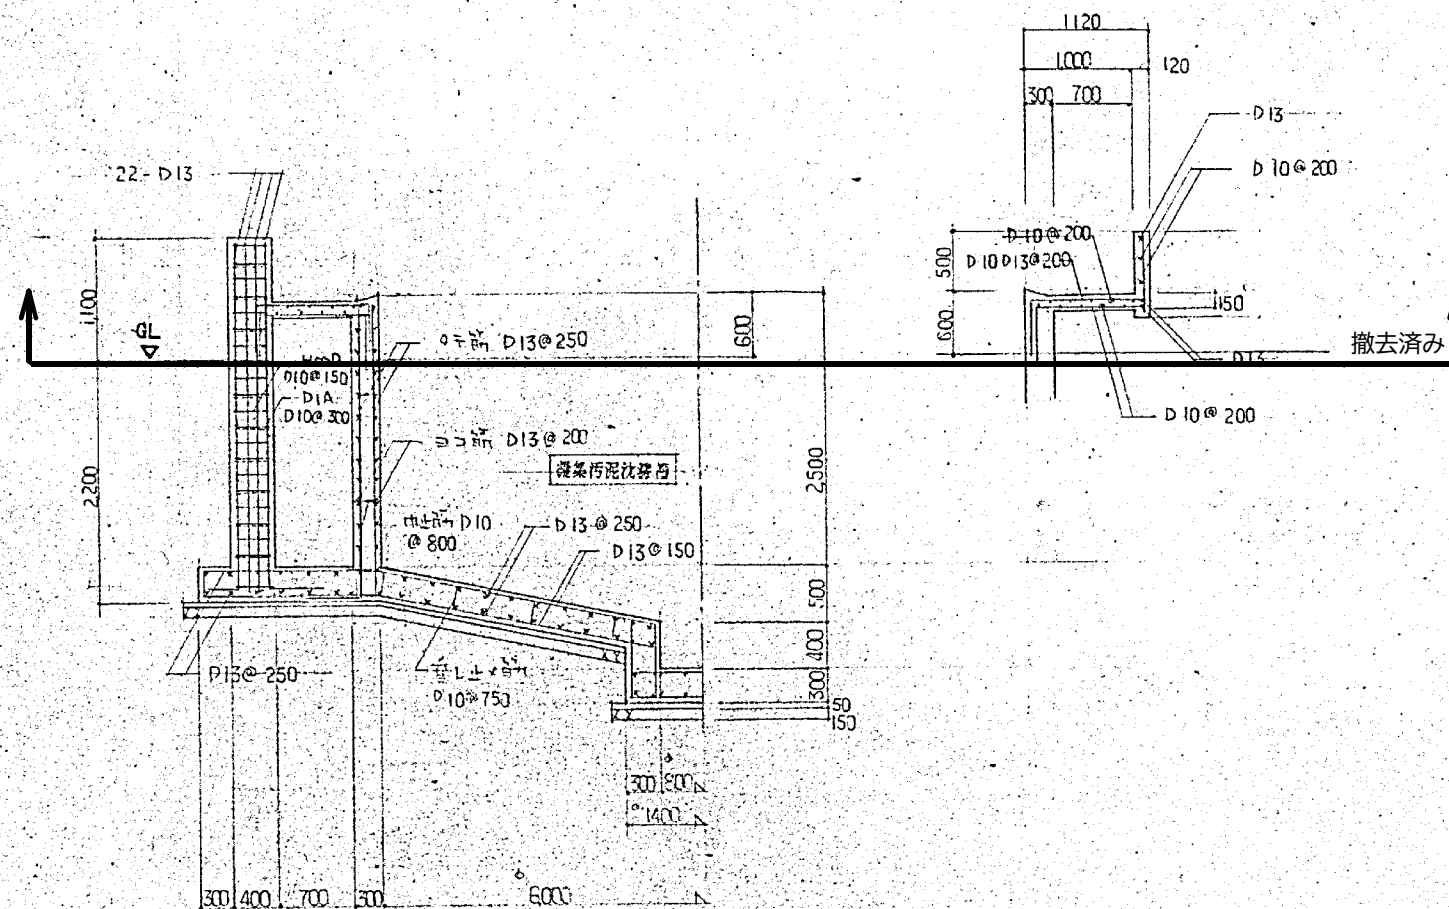


断面配筋图 S=1:50

※ 図面はA2→A3縮小（縮尺はA 2サイズ）


図 様

年 月 日	訂 正 事 項	印

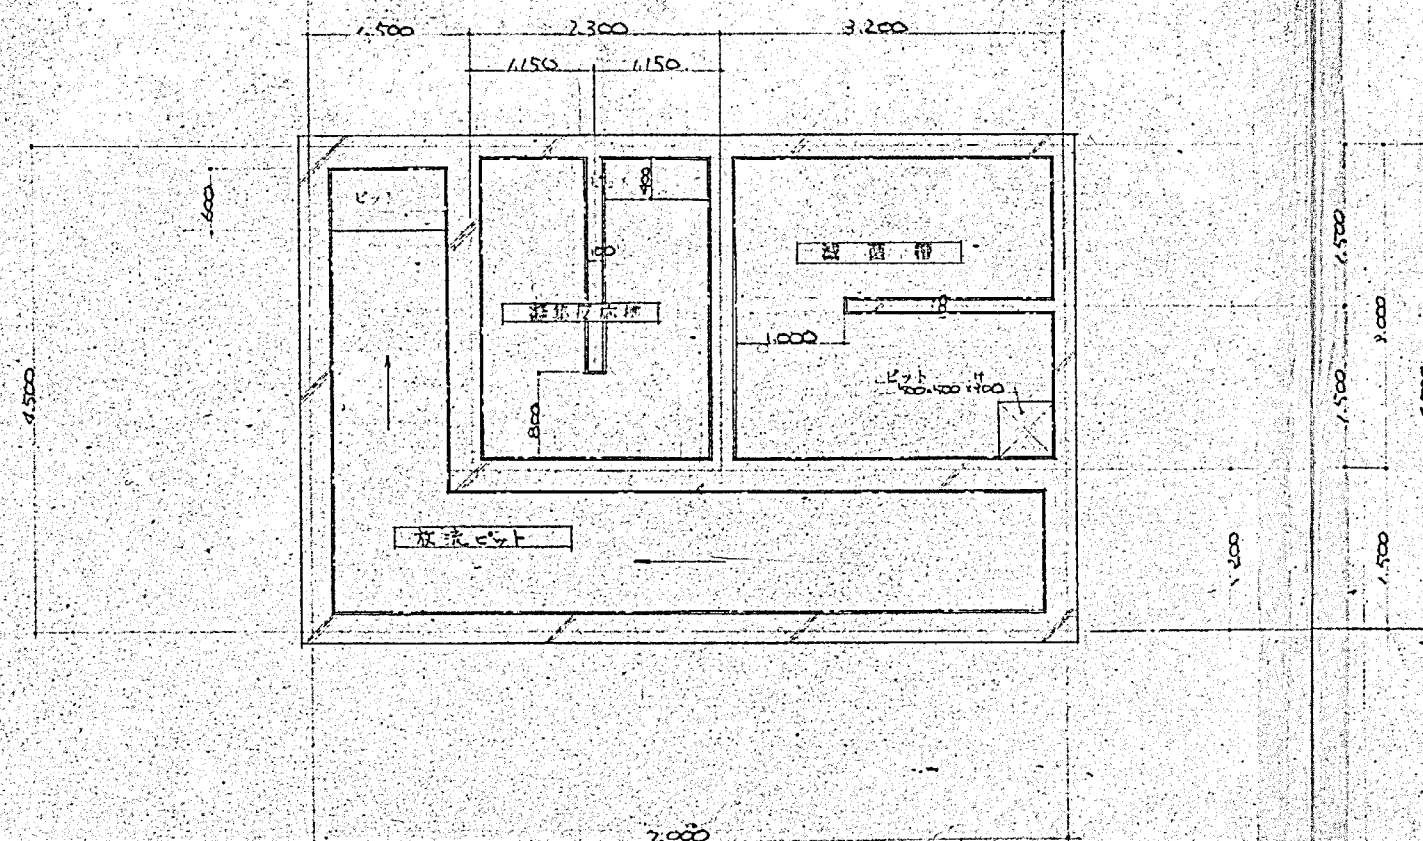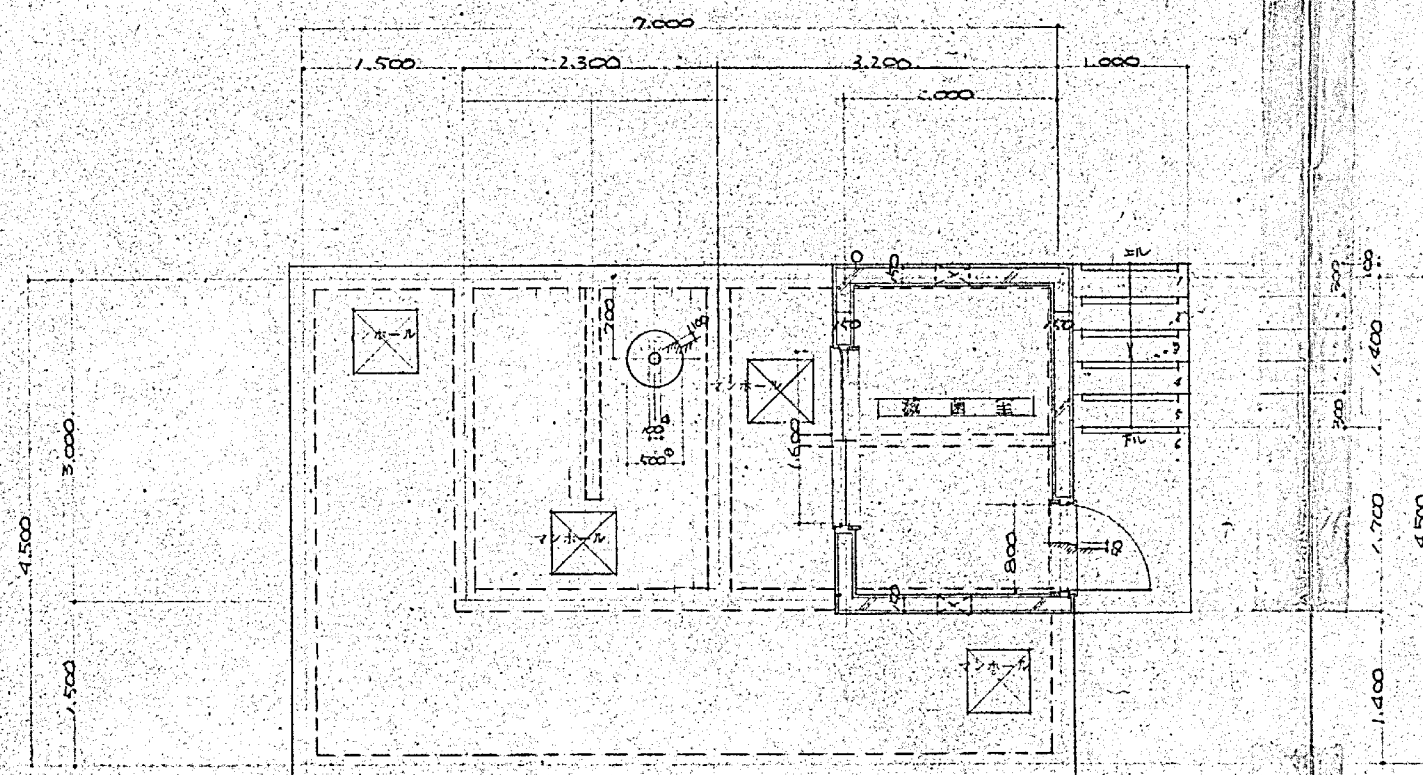


平面図

S-1:5.0

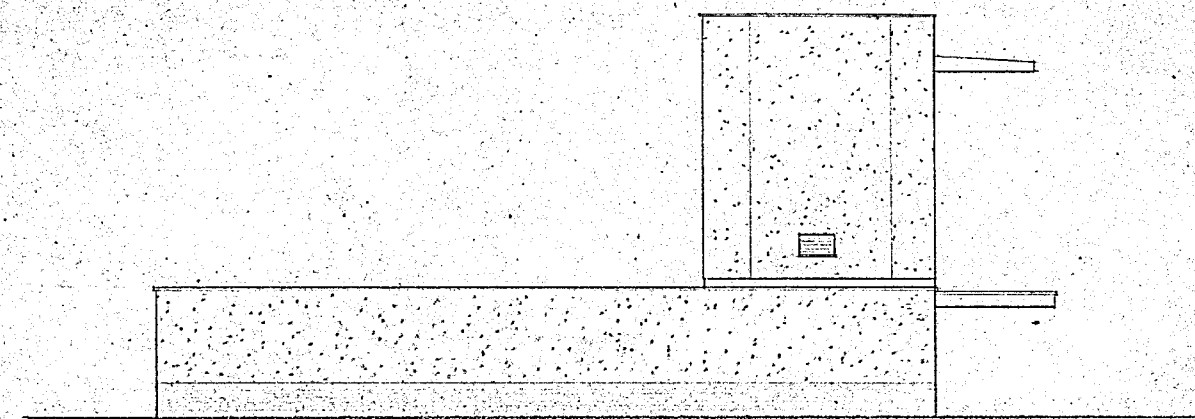

立面図




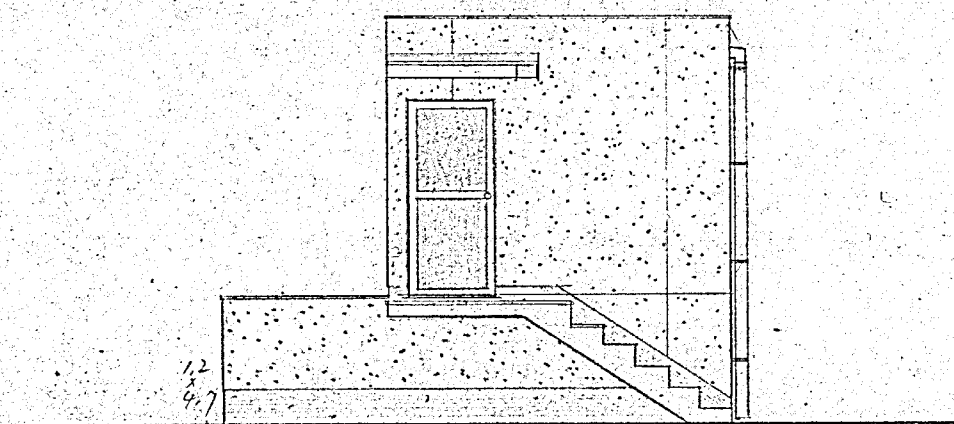


立面図

施工年度	令和 8 年度		
工 事 名	京田辺市し尿等受入施設緑泉園更新工事		
施工場所	京田辺市 草内 地内		
図 名	滅菌施設 平面図 立面図		
図面番号	10-1	縮 尺	1:50
京 田 辺 市			






※ 図面はA2→A3縮小 (縮尺はA2サイズ)

年月日	訂正事項	印

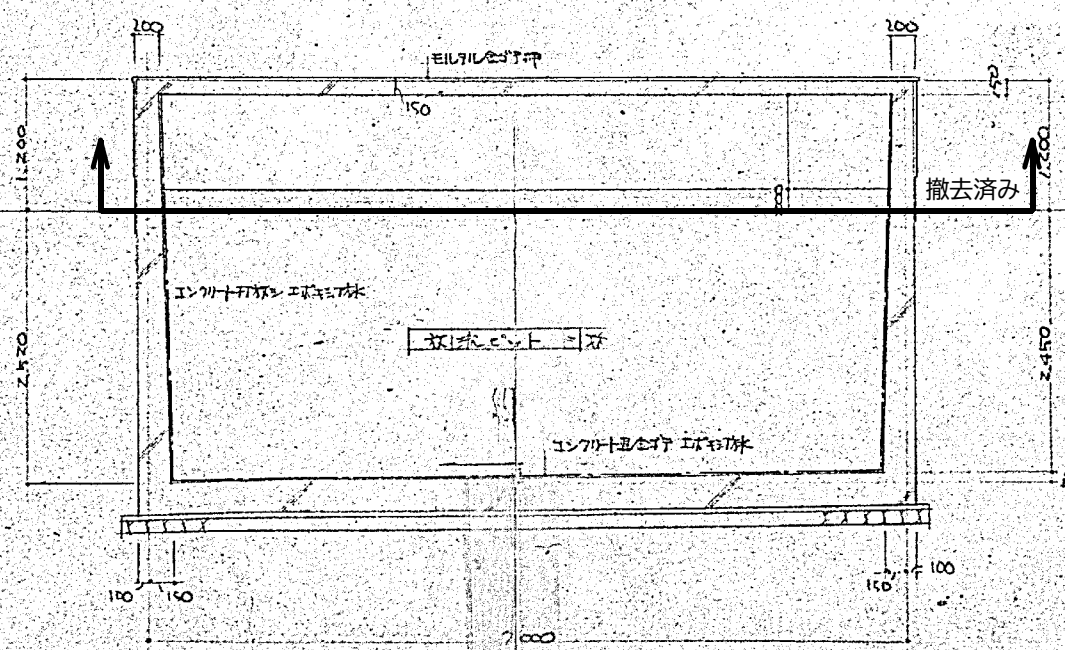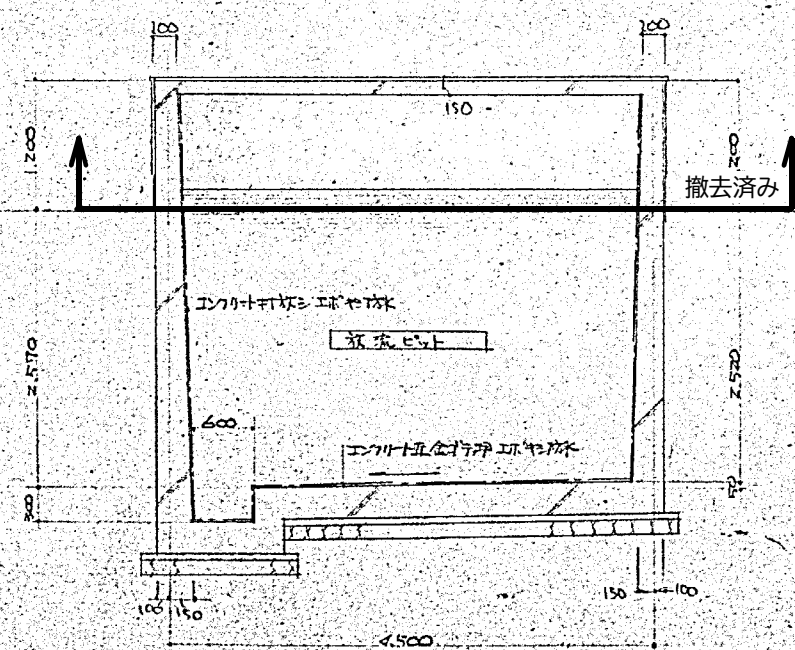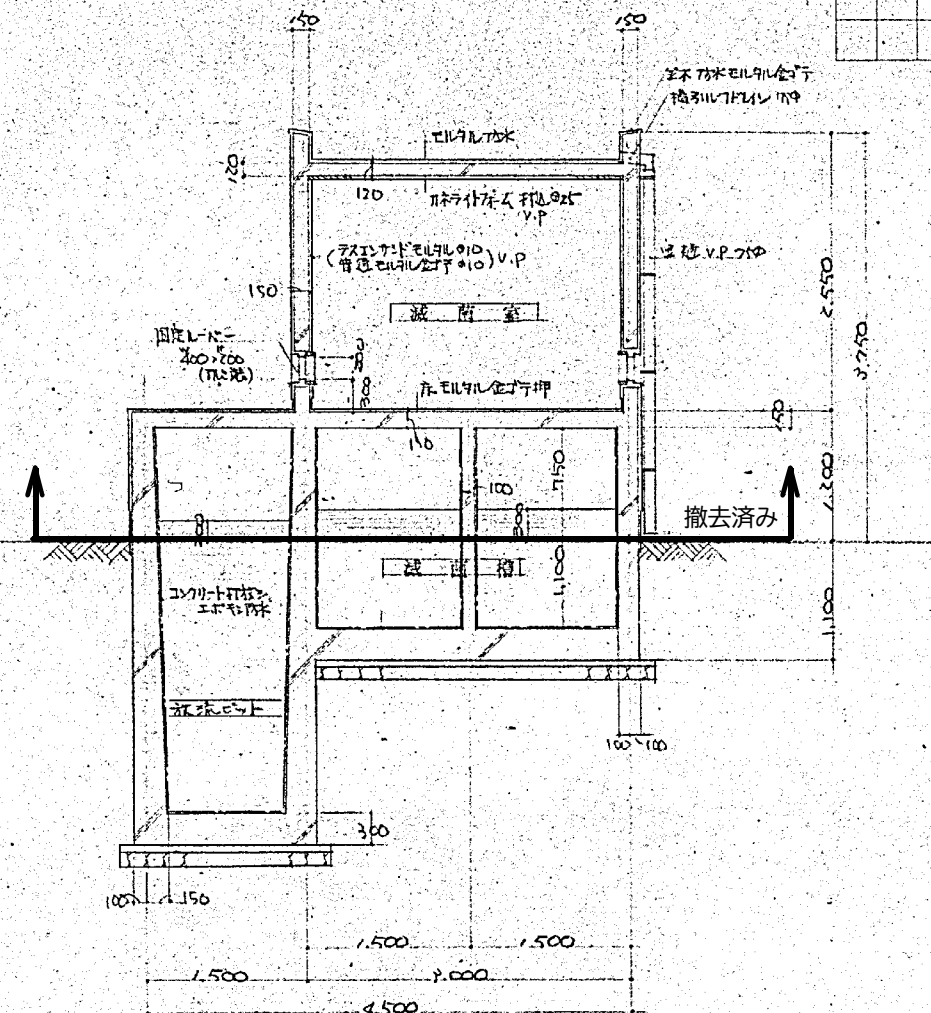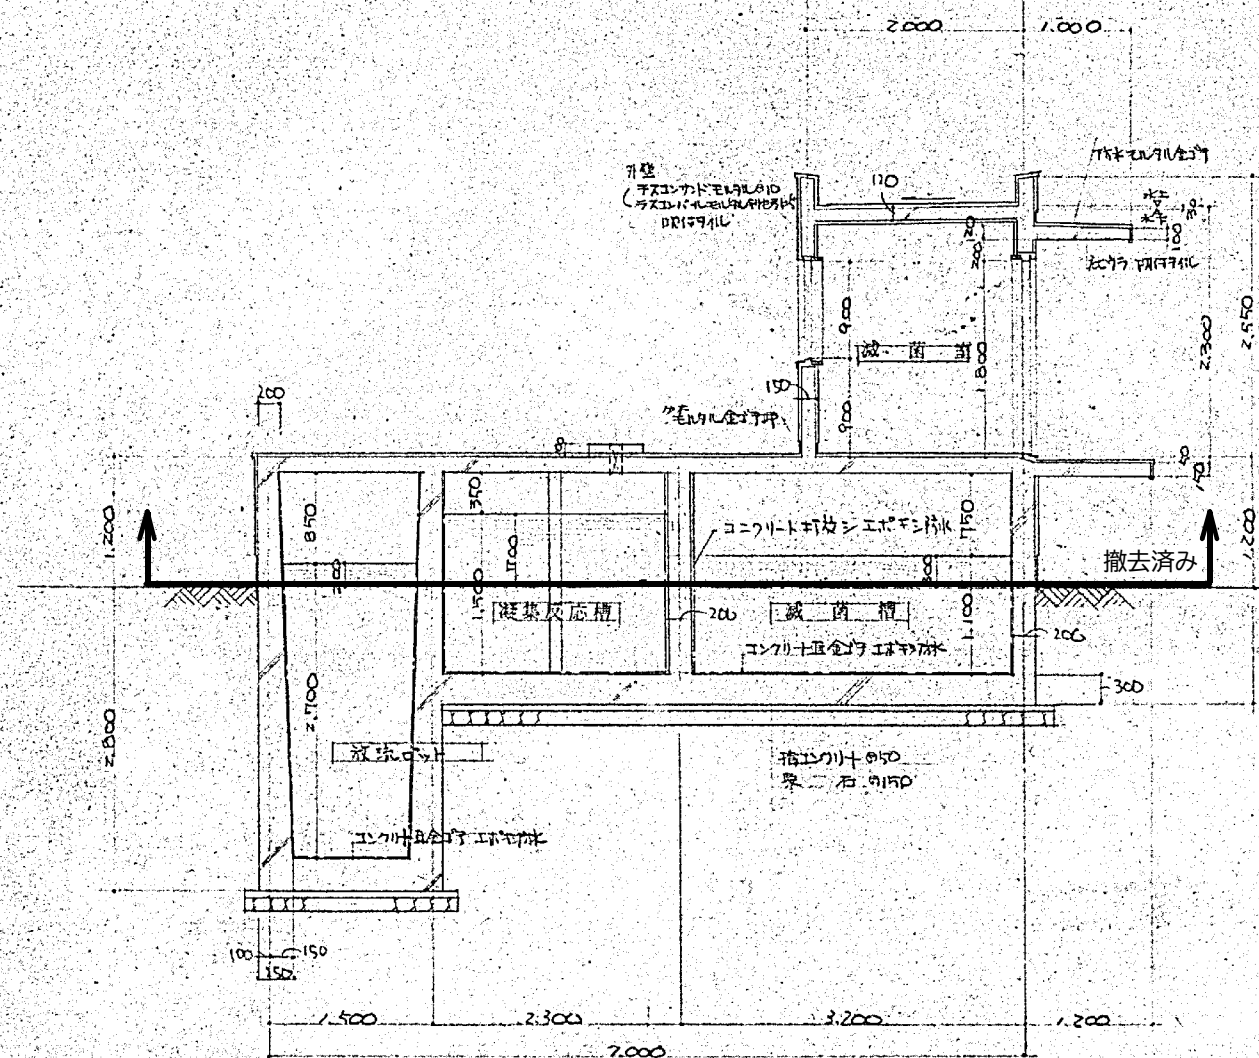

施工年度	令和 8 年度		
工事名	京田辺市し尿等受入施設緑泉園更新工事		
施工場所	京田辺市 草内 地内		
図名	滅菌施設 断面詳細図		
図面番号	10-2	縮尺	1:50
京田辺市			

年月日	訂正事項	印

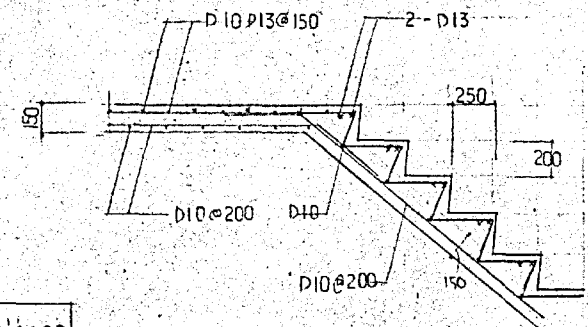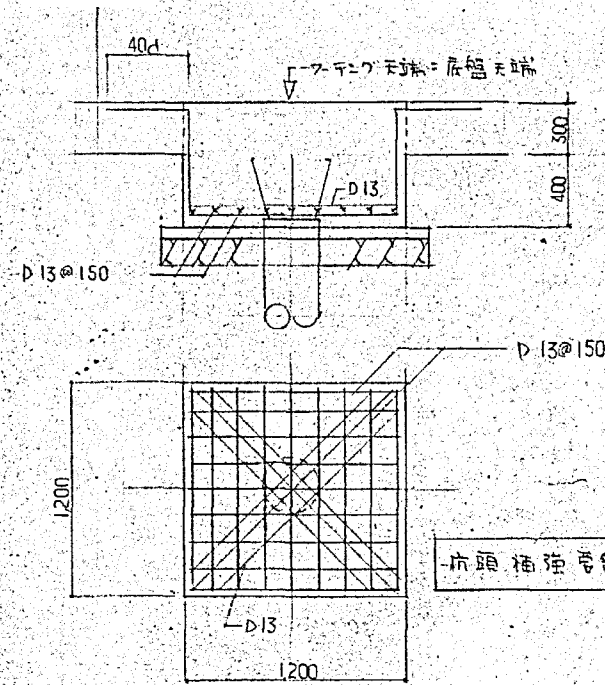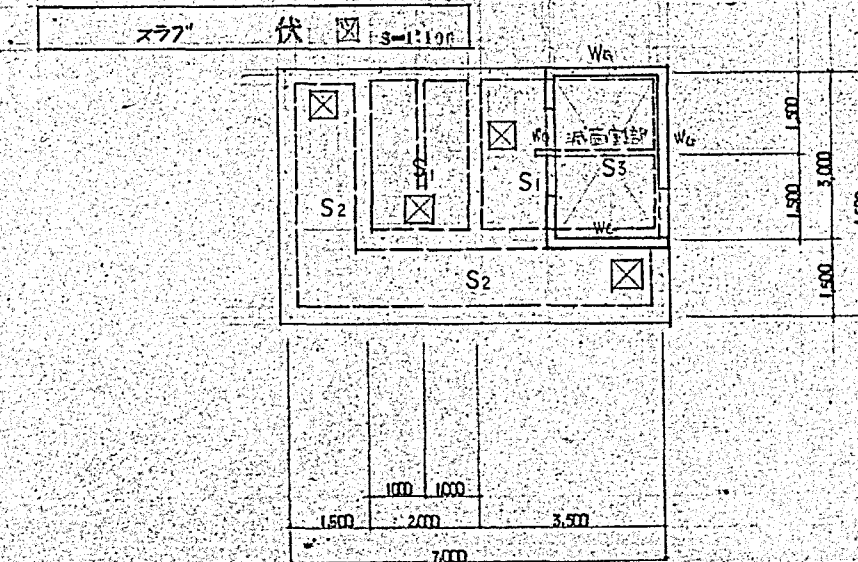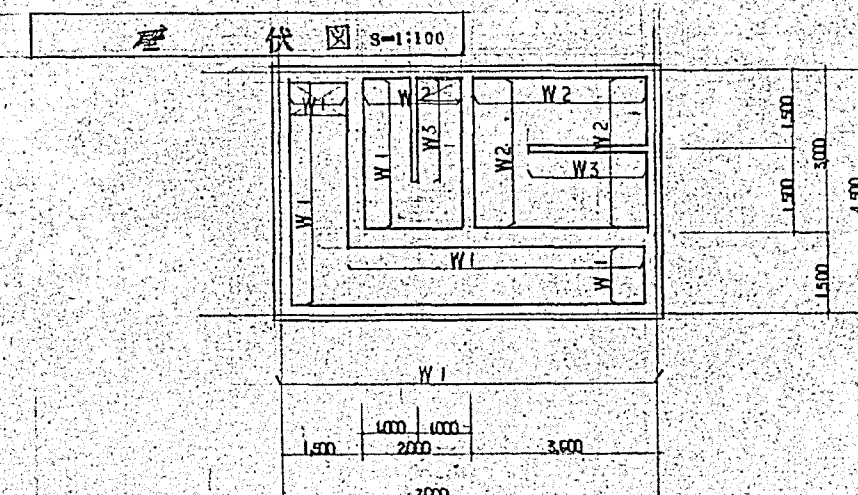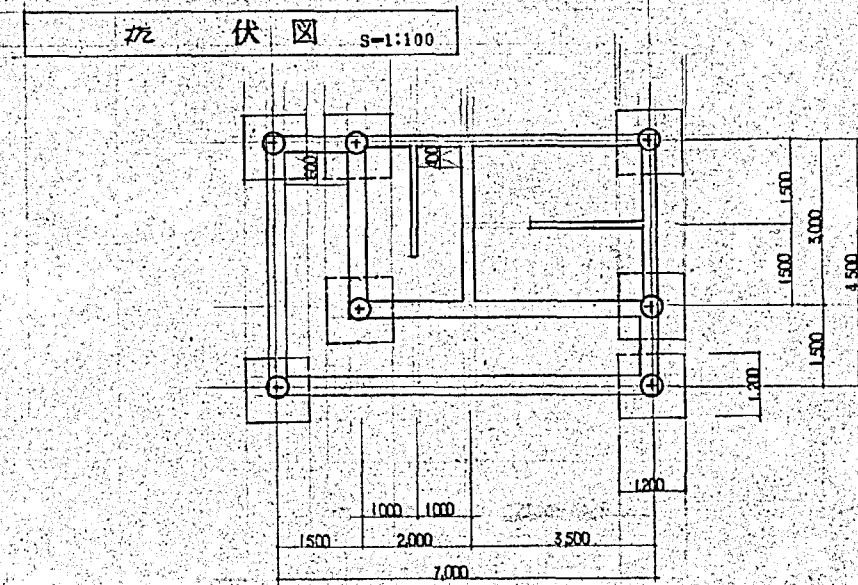

階段配筋図 S=1:30

壁 リスト				
符号	壁厚	上端	下端	隅部
W 1	200	250	D16 @ 150	D13 D16 @ 150
W 2	200	200	D13 @ 200	D10 @ 200
W 3	100	100	D10 @ 200	D10 @ 200
W 4	150	150	D10 @ 200	D10 @ 200


スラブ リスト						
符号	スラブ厚	短辺		長辺		
		端部	中央部	端部	中央部	
S 1	150	上筋 D10 D13 @ 200	全長	D10 D13 @ 200	全長	
		下筋 D10 @ 150	全長	D10 @ 150	全長	
S 2	150	上筋 D10 D13 @ 200	全長	D10 D13 @ 200	全長	
		下筋 D10 @ 150	全長	D10 @ 150	全長	
減菌室壁 S3	120	上筋 D10 @ 150	全長	全長	全長	全長
		下筋 D10 @ 150	全長	全長	全長	全長

特記事項
 鉄筋：使用鉄筋、全長 SD-30
 工法：RC、 $F_c = 24.0 \text{ N/mm}^2$
 配筋：AC1192、3500
 抗圧：50%
 地盤：掘削土、厚 50
 砕石：厚 150
 抗張：7本

施工年度	令和 8 年度		
工事名	京田辺市し尿等受入施設緑泉園更新工事		
施工場所	京田辺市 草内 地内		
図名	減菌施設 配筋図 伏図 リスト		
図面番号	10-3	縮尺	1:30 1:100
京田辺市			

断面図

年月日	訂正事項	印

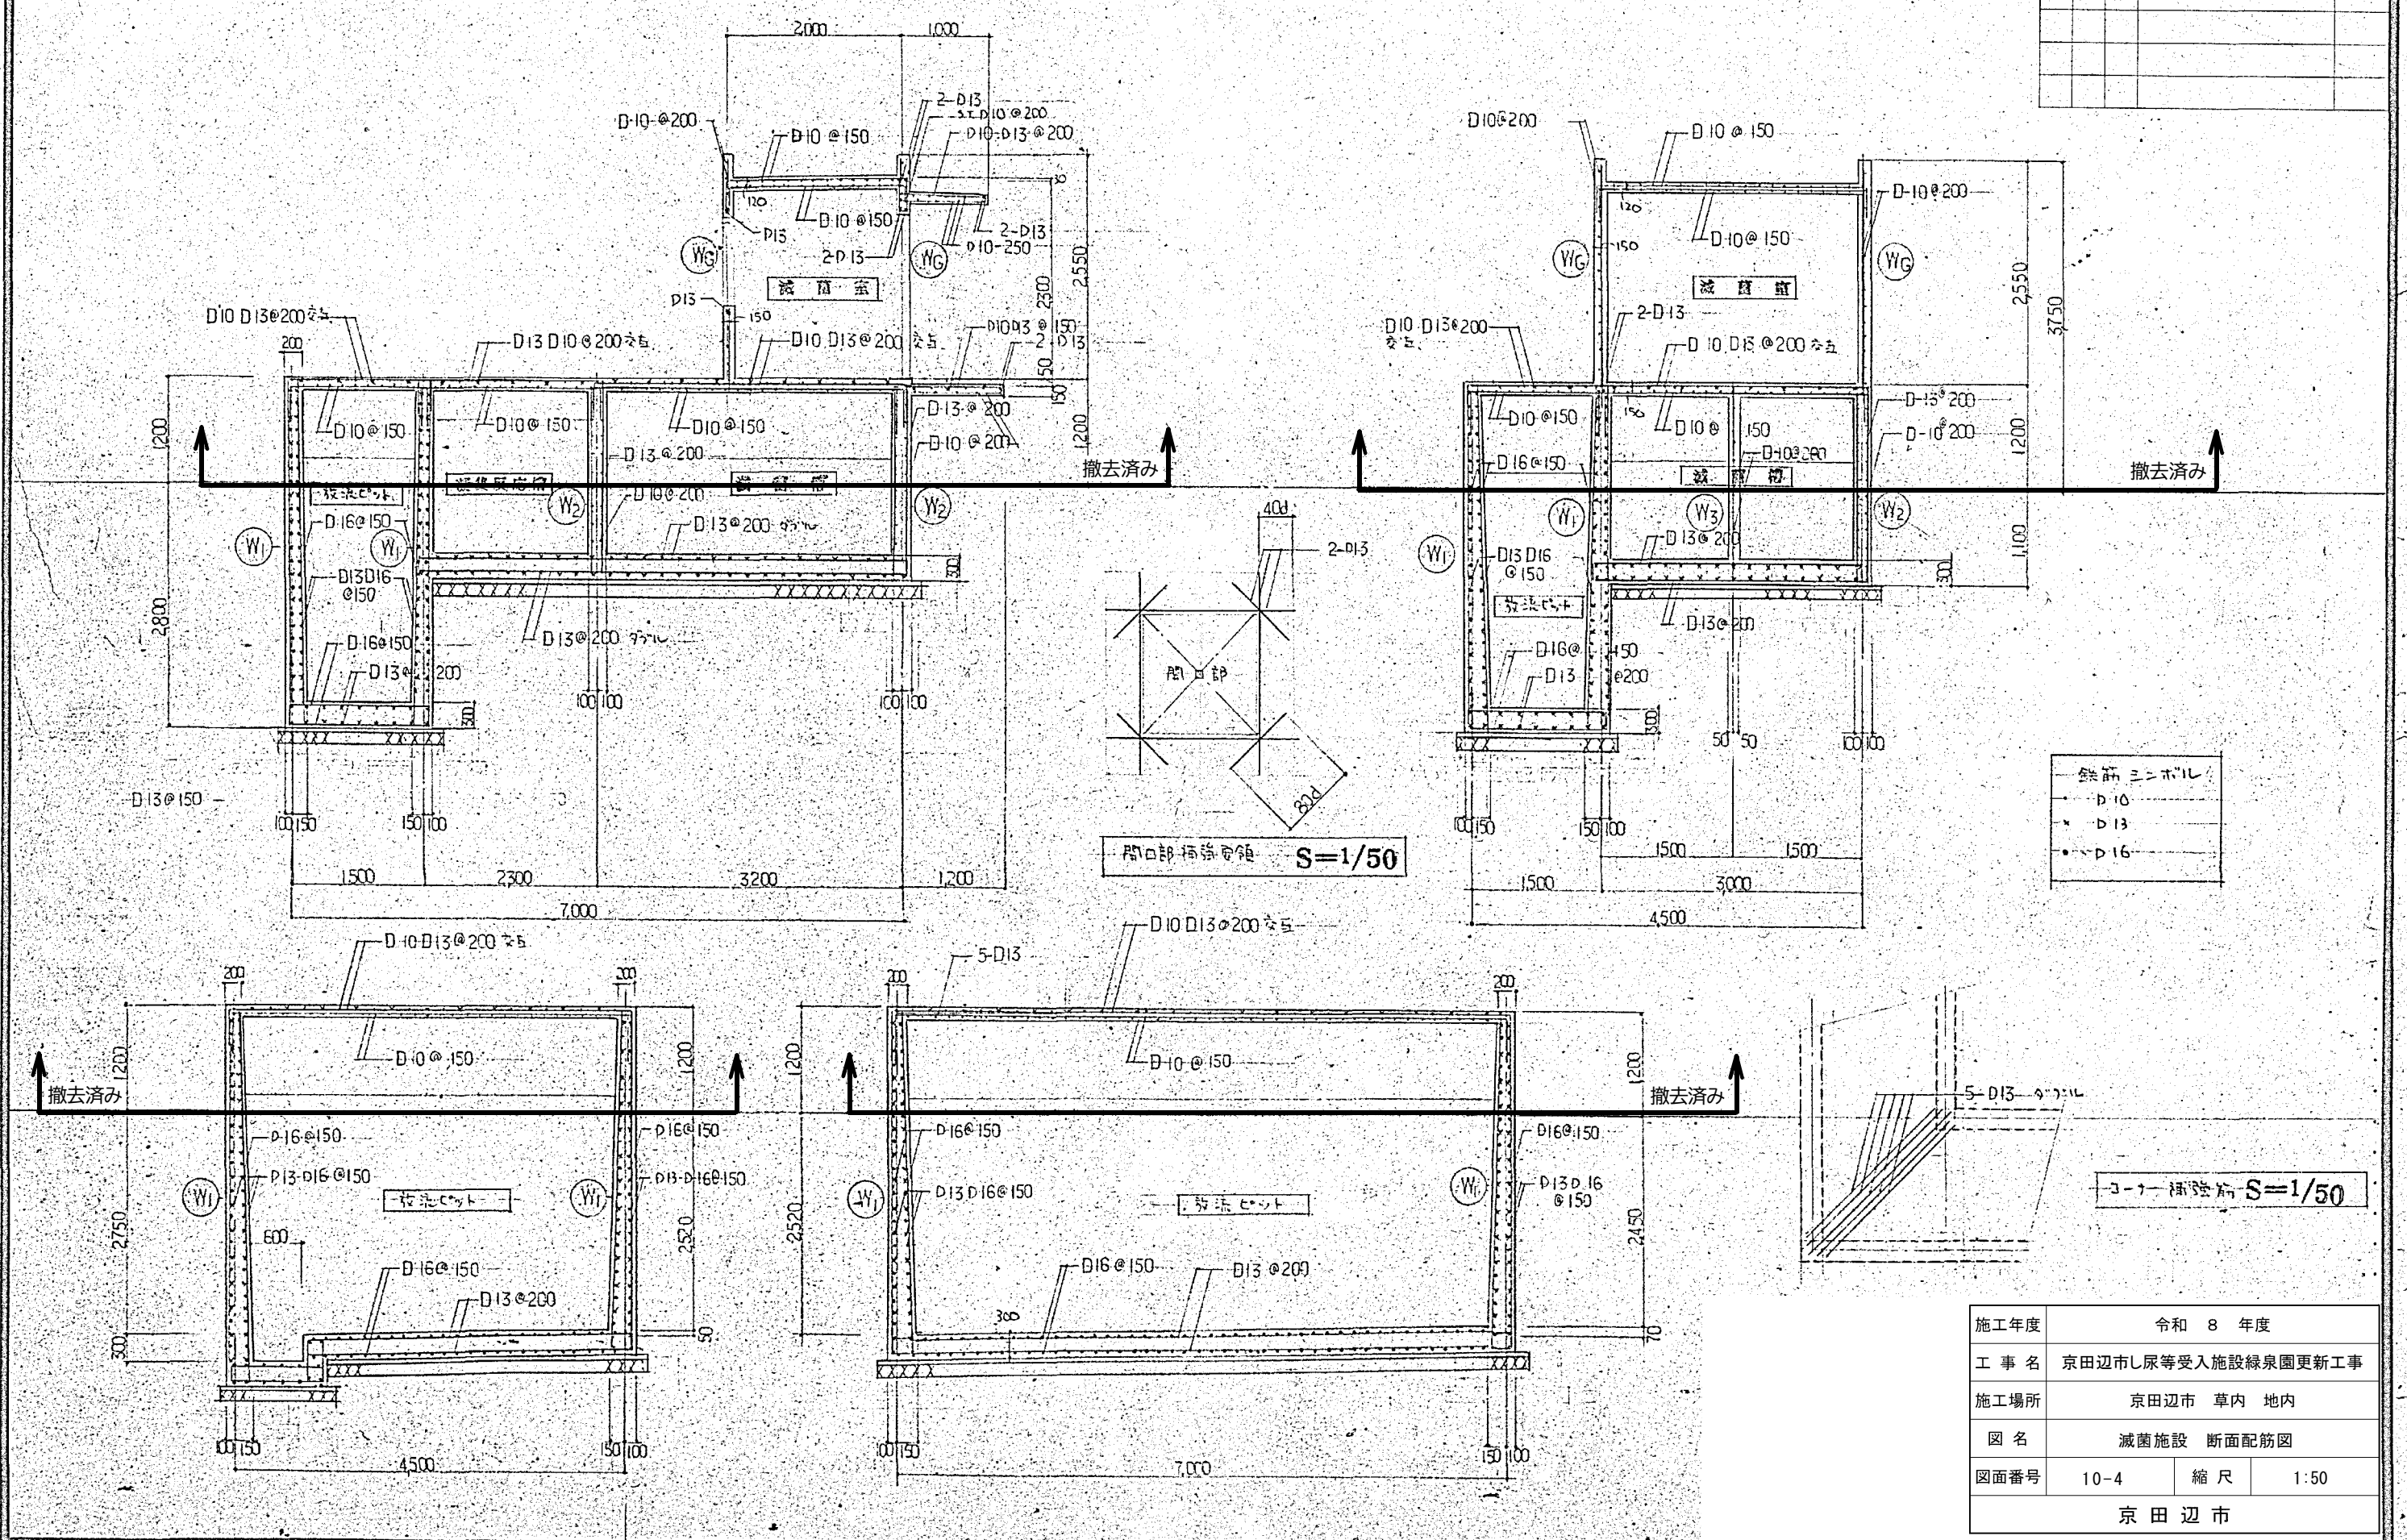


鉄筋シンボル
● D10
× D13
— D16

施工年度	令和 8 年度		
工 事 名	京田辺市し尿等受入施設緑泉園更新工事		
施工場所	京田辺市 草内 地内		
図 名	滅菌施設 断面配筋図		
図面番号	10-4	縮 尺	1:50
京 田 辺 市			

※ 図面はA2→A3縮小（縮尺はA2サイズ）

年月日	訂正事項	印

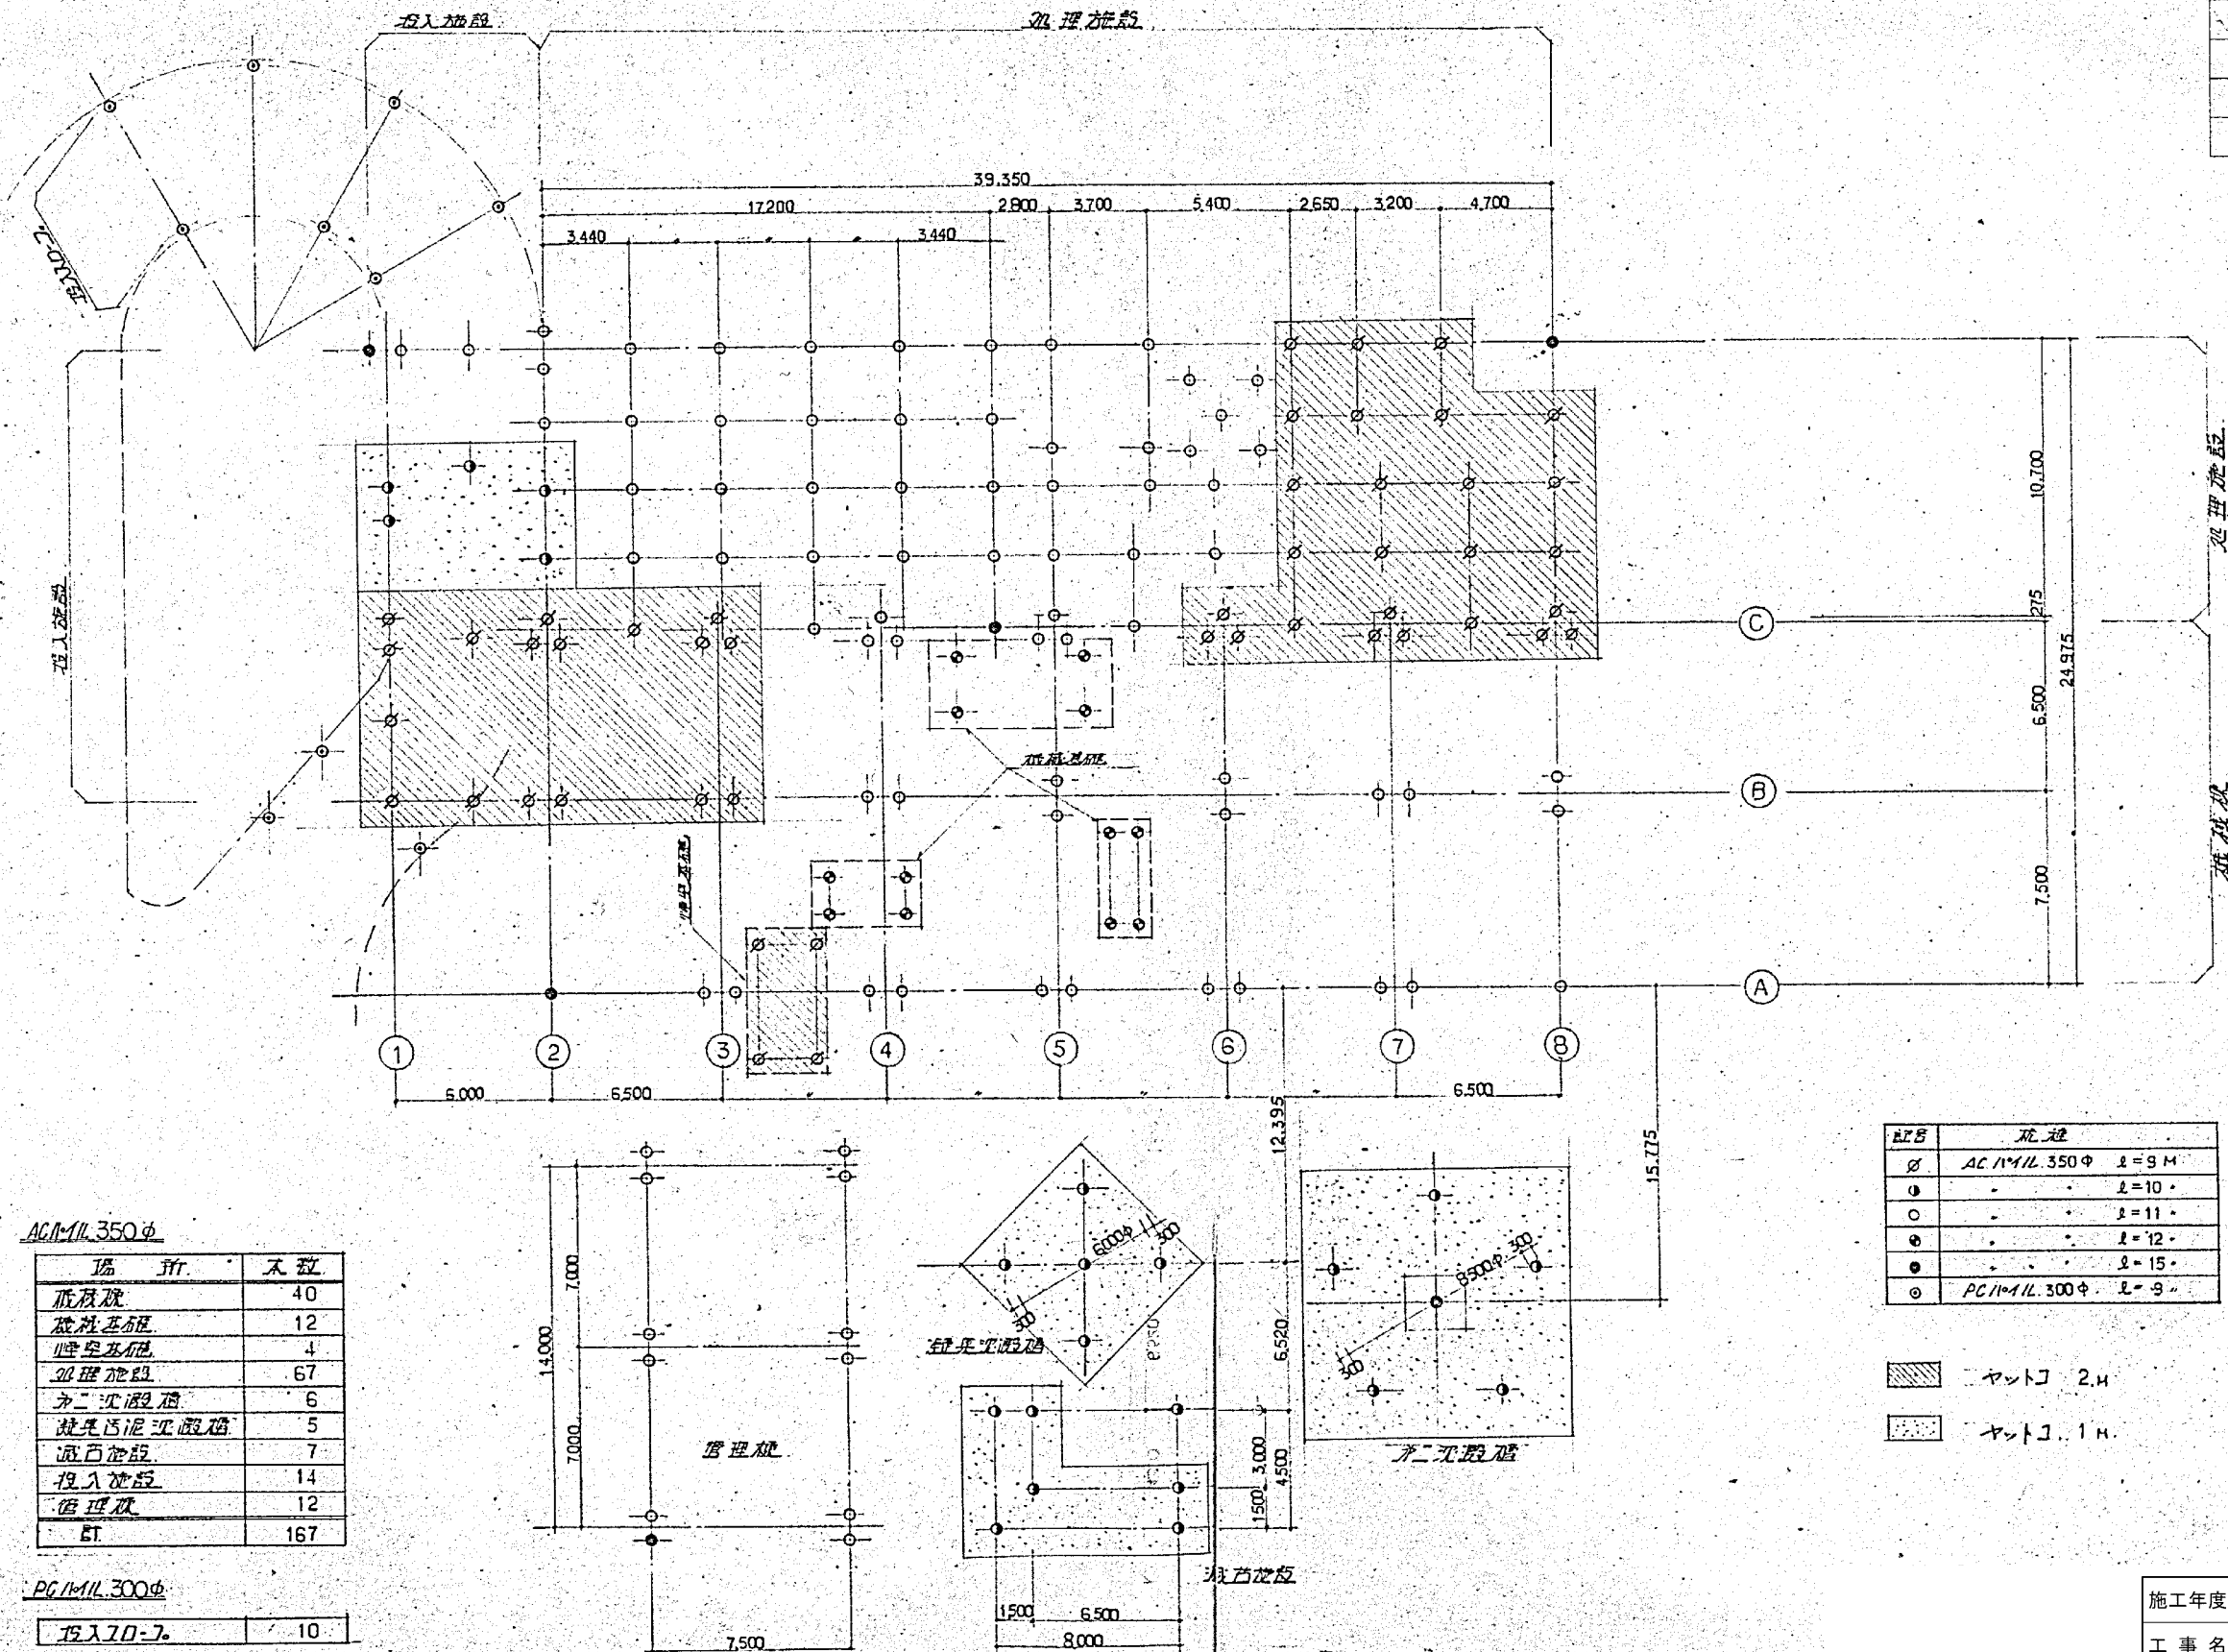

AC11M/L 350φ

場所	本数
底床板	40
機材基礎	12
埋設基礎	4
処理施設	67
ホニシ施設	6
埋設基礎	5
埋設基礎	7
投入施設	14
管理棟	12
ET	167

PG11M/L 300φ


投入施設	10
------	----

径	処理
φ	AC 11M/L 350φ L=9M
○	L=10
○	L=11
○	L=12
○	L=15
○	PG 11M/L 300φ L=9


■ ヤットコ 2M
 ■ ヤットコ 1M

施工年度	令和 8 年度
工事名	京田辺市し尿等受入施設緑泉園更新工事
施工場所	京田辺市 草内 地内
図名	全体杭伏図
図面番号	10-5
縮尺	1:200
京田辺市	

年月日	訂正事項	印

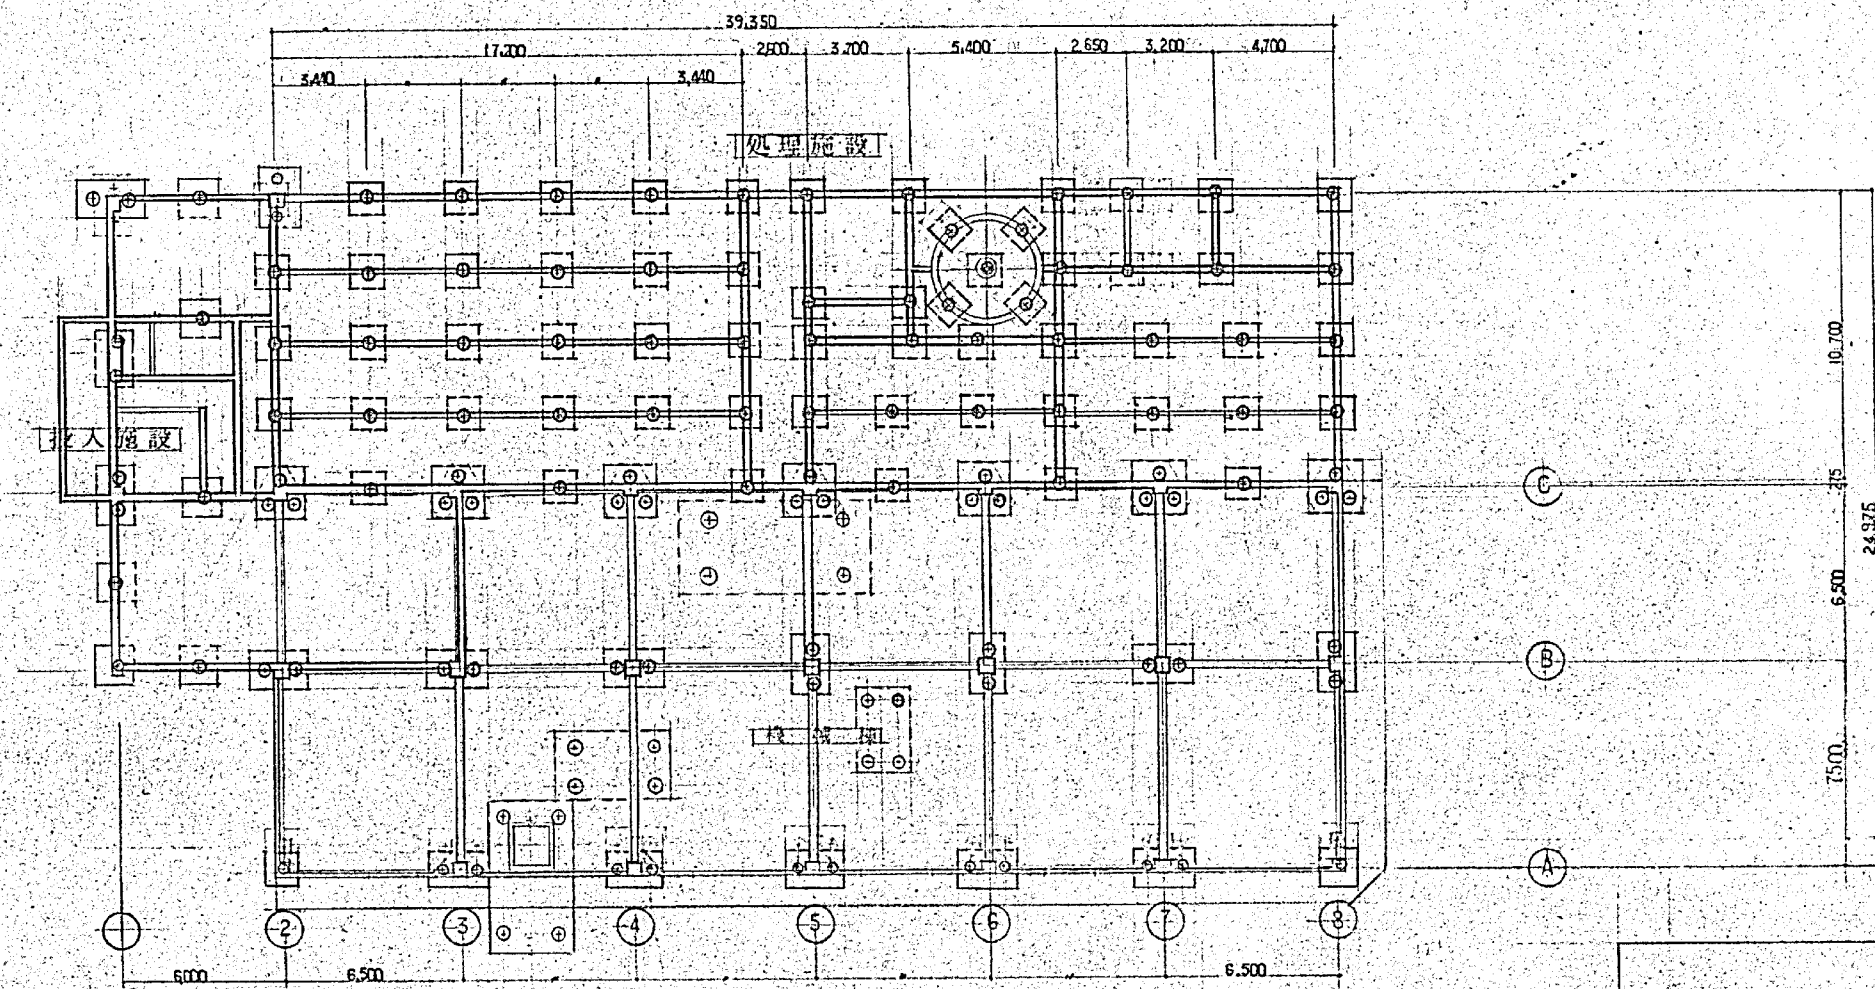

- 坑内分付
- 排水便 40本
 - 排水基礎 12本
 - 埋入基礎 4本
- 処理施設 67本
- 第2次貯槽 6本
 - 総集汚泥沈殿槽 5本
 - 減菌施設 7本
 - 投入施設 14本
- 計 155本

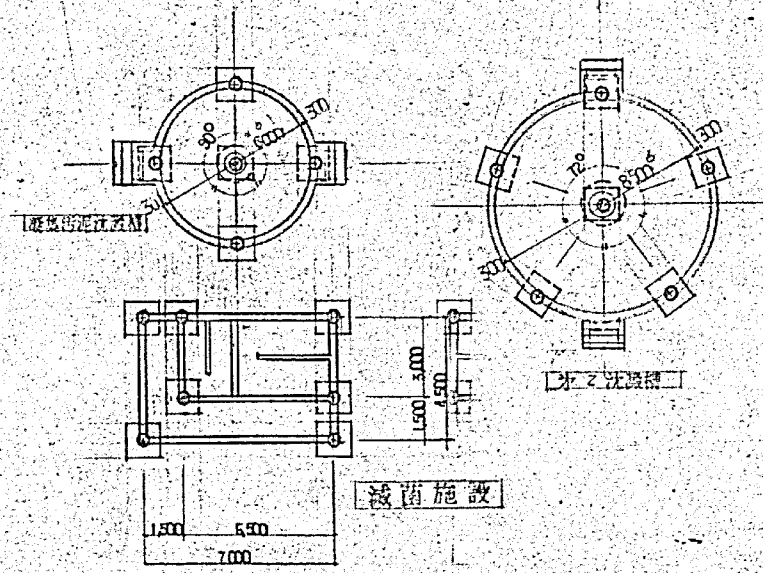

外記事項

花箱材: AC1191L 350P

抗耐力: 40% (400)

抗耐本数: 155本

○: 坑内分付

施工年度	令和 8 年度
工 事 名	京田辺市し尿等受入施設緑泉園更新工事
施工場所	京田辺市 草内 地内
図 名	全体杭伏図
図面番号	10-6
縮 尺	1:200
京 田 辺 市	