


年月日	訂正事項	印

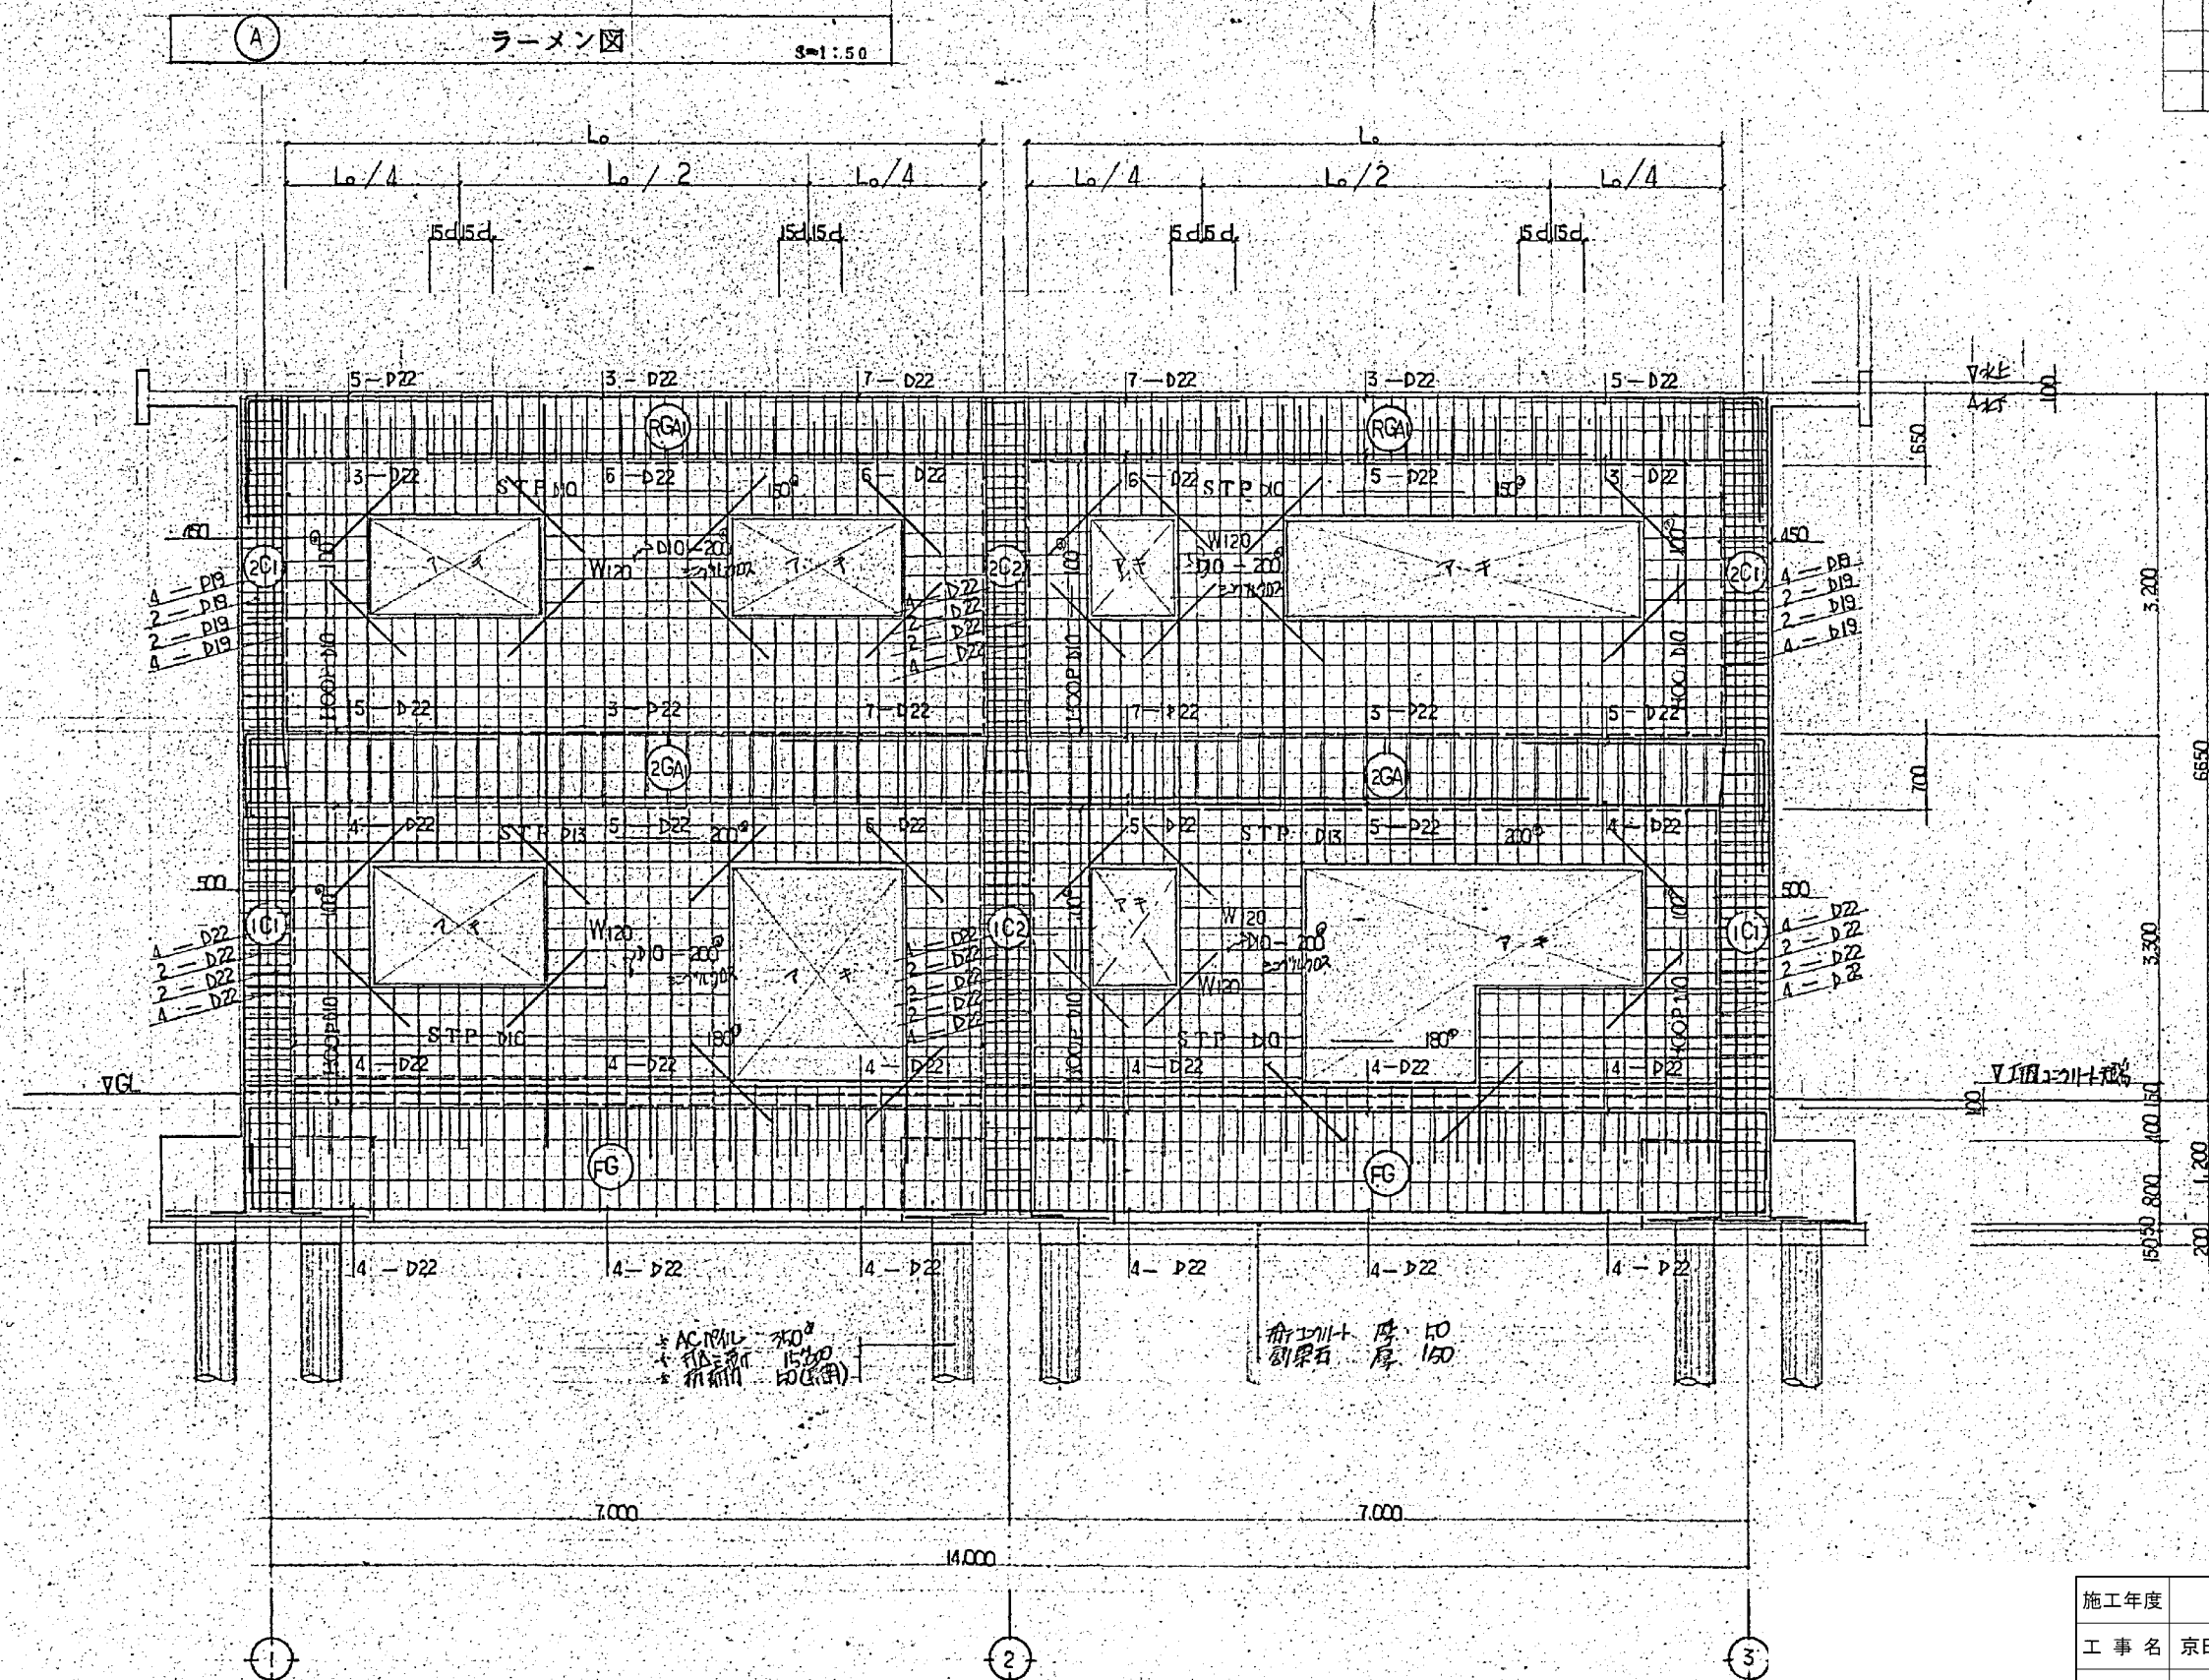

施工年度	令和 8 年度		
工 事 名	京田辺市し尿等受入施設緑泉園更新工事		
施工場所	京田辺市 草内 地内		
図 名	管理棟 A ラーメン図		
図面番号	1-25	縮 尺	1:50
京 田 辺 市			



※ 図面はA2→A3縮小 (縮尺はA 2サイズ)

図


年月日	訂正事項	印

① 面 ラーメン図

S=1:50

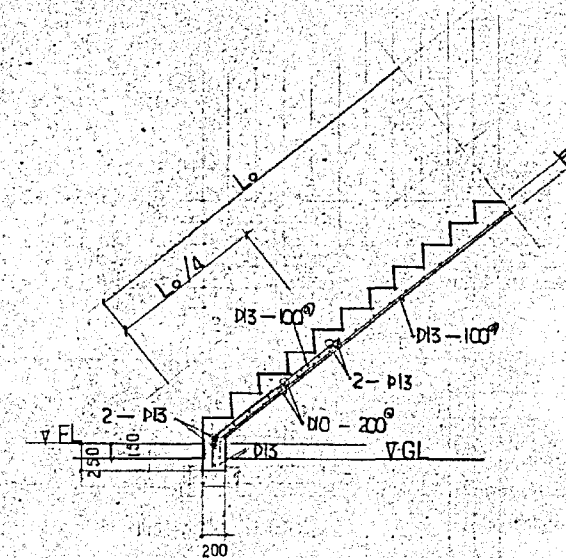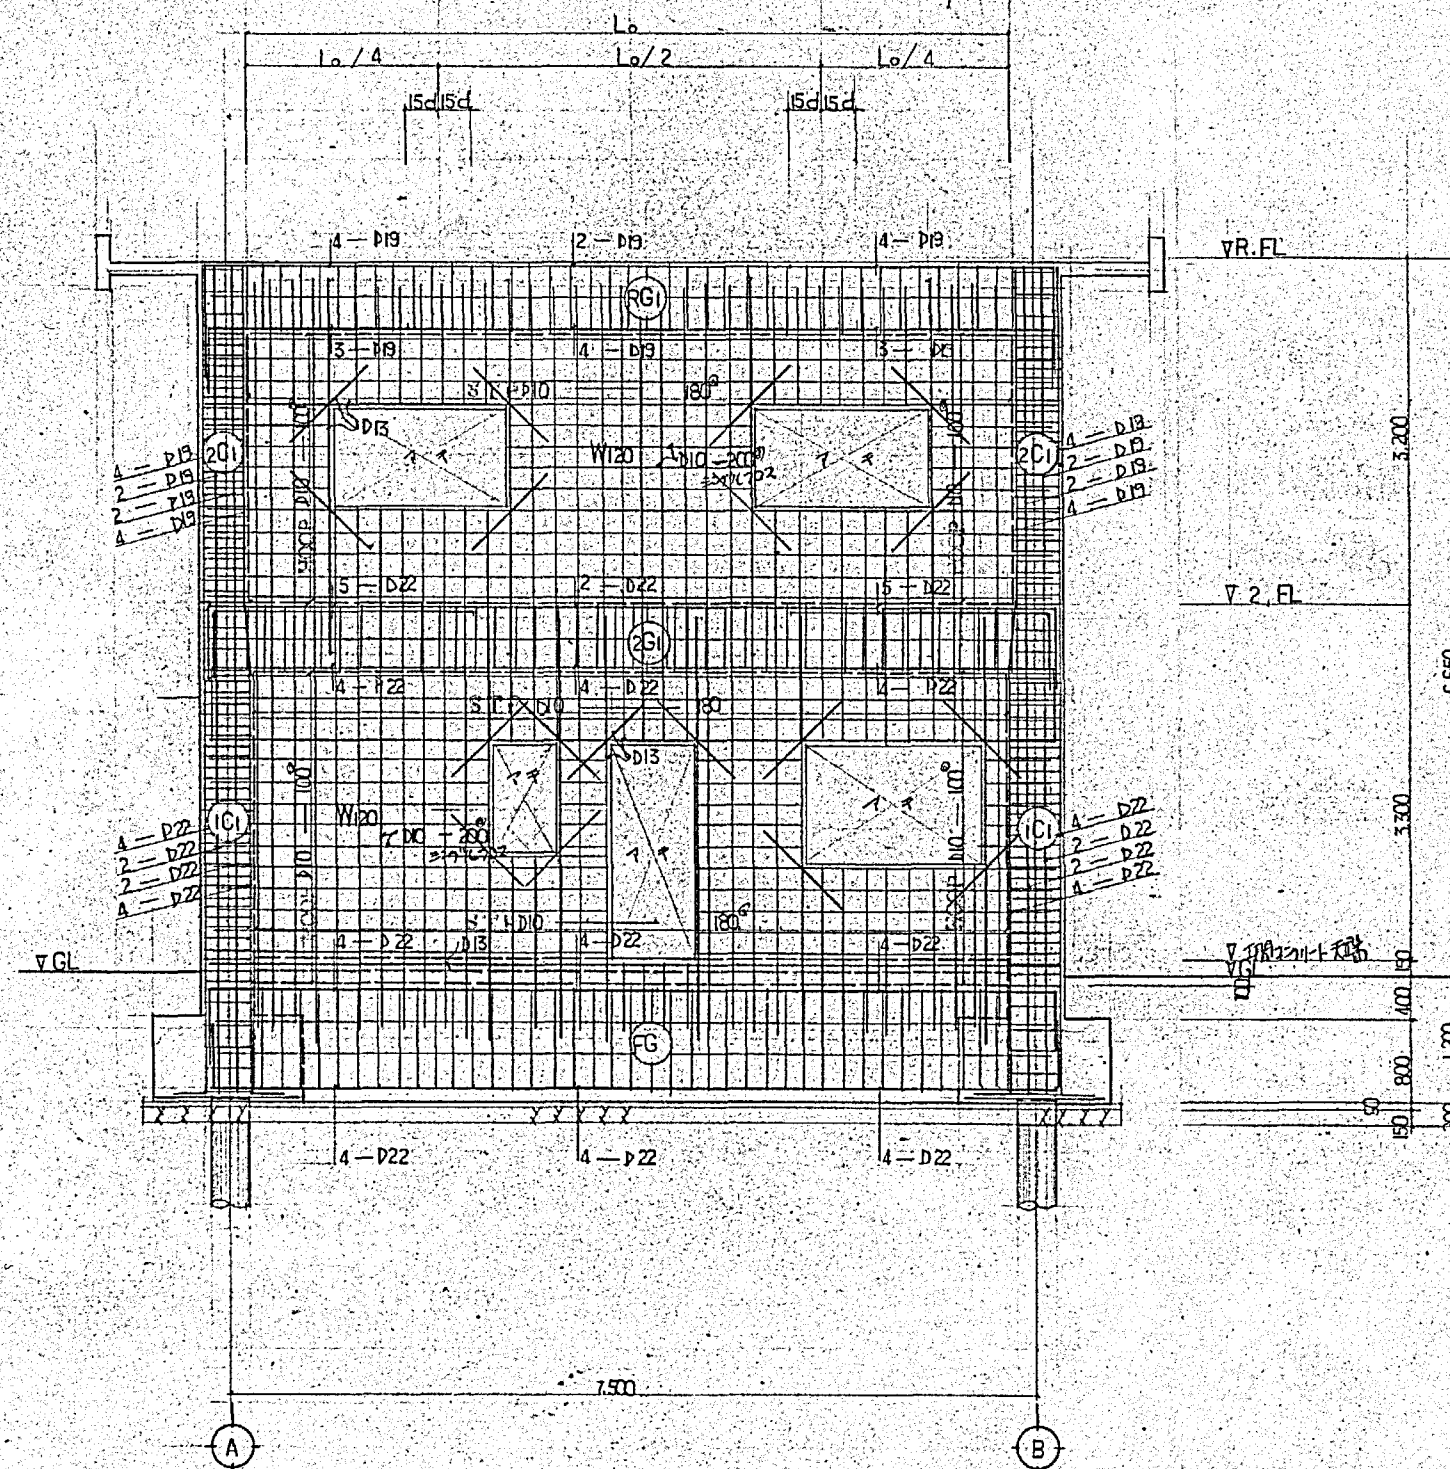

階段配筋要領 scale 1/50


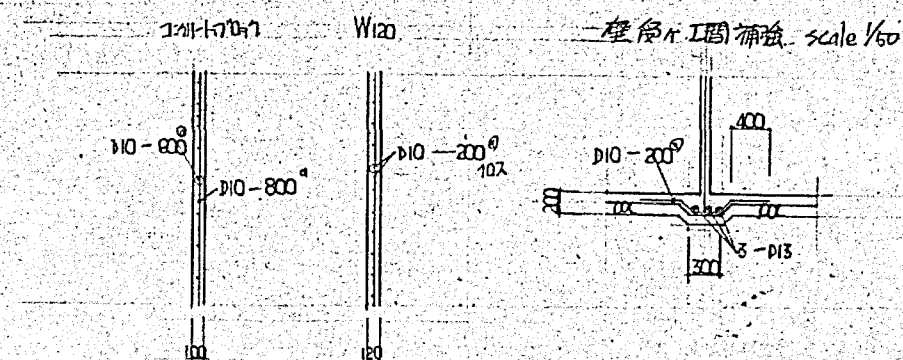


施工年度	令和 8 年度		
工事名	京田辺市し尿等受入施設緑泉園更新工事		
施工場所	京田辺市 草内 地内		
図名	管理棟 1面 ラーメン図		
図面番号	1-26	縮尺	1:50
京田辺市			

※ 図面はA2→A3縮小 (縮尺はA 2サイズ)

[illegible]

年月日	訂正事項	印

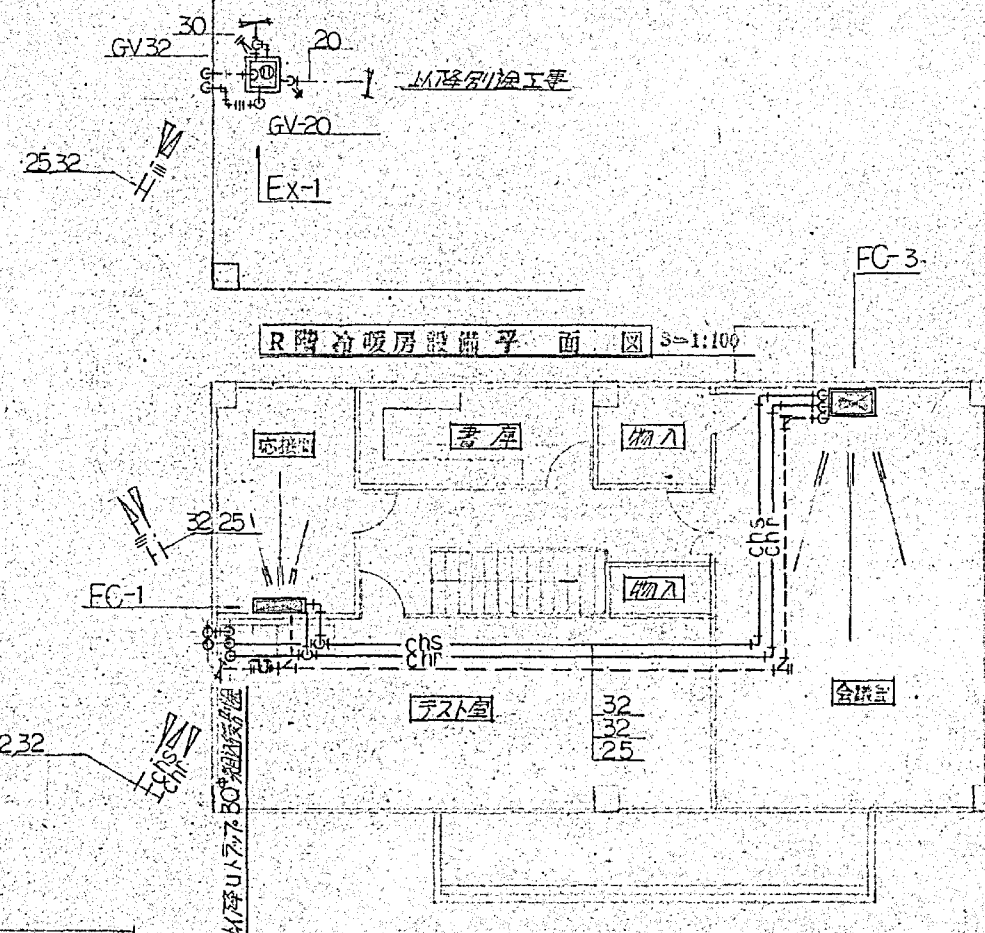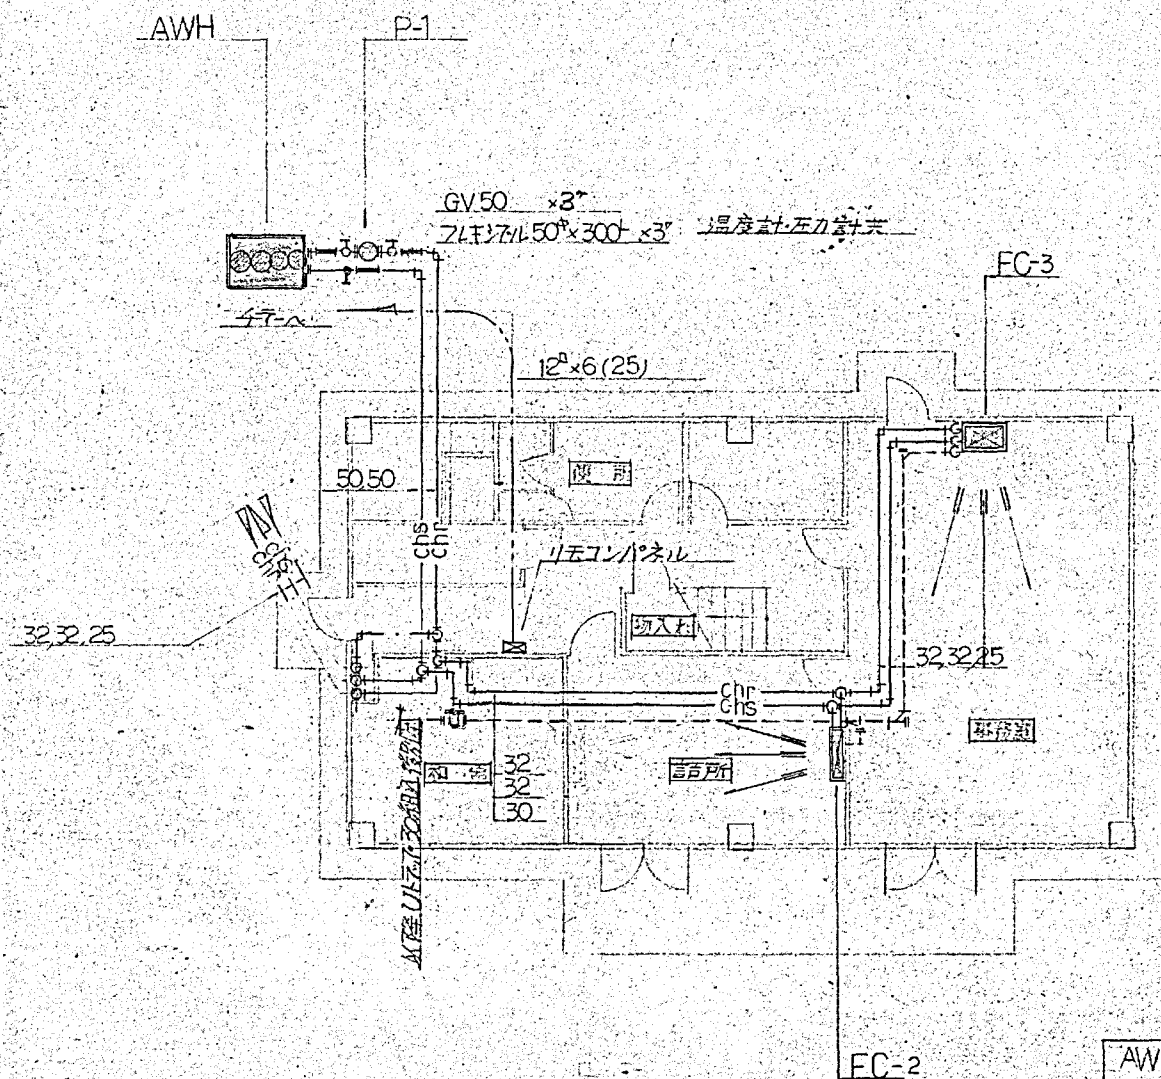

機 器 表

AWH	空冷ヒートポンプ	1	10HP, COP7.5, 圧入0.3MPa, RCⅡY300	三菱、タイヤン
P-1	冷温水ポンプ	1	400×100×100mm, 0.4kW	エバラ、日立
EX-1	排気給水タンク	1	100L, FRP製, BT系, RCⅡY200	岩谷
FC-1	ファンコイルユニット	1	在庫室, 200型 (冷) 2000kcal/h, 入力44W	三菱、日立
FC-2	ファンコイルユニット	1	廊下, 300型 (冷) 3000kcal/h, 入力36W	三菱、日立
FC-3	ファンコイルユニット	2	会議室, 300型 (冷) 3000kcal/h, 入力36W	三菱、日立

1階 冷暖房設備平面図 S=1:100

2階 冷暖房設備平面図 S=1:100

1. ファンコイル出入口には、バルブ20φ取付可。
2. 使用材：冷温水・月経張→銅管、ドレン管→塩化ビニル管
3. 原温・放出口「建築設備工事共通仕様書」を参照


施工年度	令和 8 年度		
工 事 名	京田辺市し尿等受入施設緑泉園更新工事		
施工場所	京田辺市 草内 地内		
図 名	管理棟 設備図		
図面番号	1-28	縮 尺	1:100
京 田 辺 市			

※ 図面はA2→A3縮小 (縮尺はA2サイズ)

図

年月日	訂正事項	印


LPガス集合装置、自動ガス装置
50mm×1本×2列、全長2.7m、
示すは別図

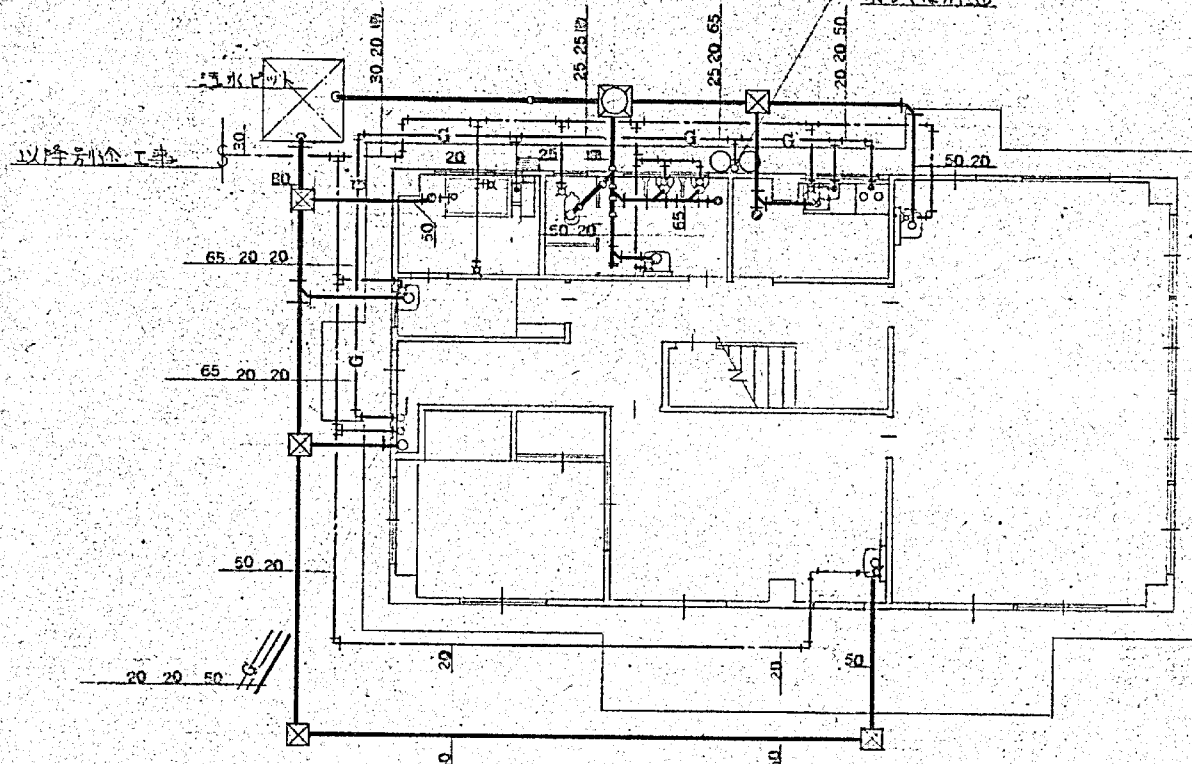

1 階 器 具 表			
洗面台	IF-190		
バス・トイレ	GN-3	27-11	1
止水栓	T-0ARY-13		1
排水金具	T-5A-50		1
風呂コック	15		1
便 所			
和洋式トイレ	C-75V-TV-150NC		1
小便器	U-23		2
仕切扉	A-10AY		2
洗面台	L-230D		1
化粧鏡	T-119AS-3		1
排水金具	T-5A-50		1
ガス配管	T-11AP-40		1
風呂コック	4号 711		1
風呂コック	15		2
手 洗 台			
洗面台	L-230D		1
化粧鏡	TS-119AS-3		1
洗 手 台			
洗面台	L-230D		1
化粧鏡	TS-119AS-3		1
洗 手 台			
洗面台	L-230D		1
化粧鏡	TS-119AS-3		1

全 所 の 器 具			
洗面台	452	130	M.F. 共
排水金具	303	200	M.F. 共 x 5.7m

1 階 衛 生 設 備 図 1:100

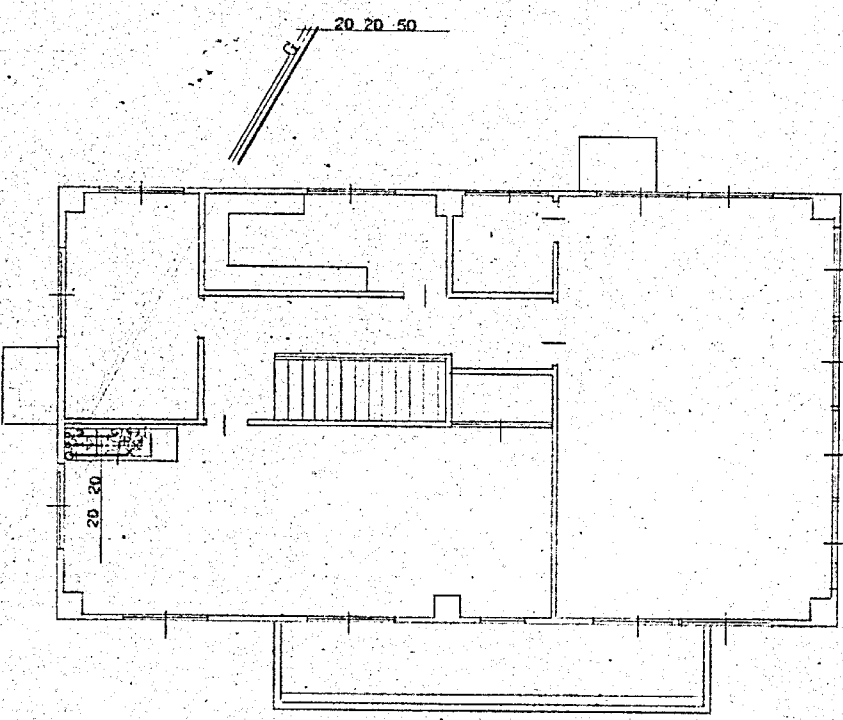

2 階 器 具 表			
洗面台	T-0ARY-13		1
止水栓	T-5A		1
排水金具	T-11AP-40		1
ガス配管	4号 711		1
風呂コック	15		2

2 階 衛 生 設 備 図 1:100

施工年度	令和 8 年度		
工 事 名	京田辺市し尿等受入施設緑泉園更新工事		
施工場所	京田辺市 草内 地内		
図 名	管理棟 設備図		
図面番号	1-29	縮 尺	1:100
京 田 辺 市			

※ 図面はA2→A3縮小 (縮尺はA2サイズ)

特記仕様

[illegible]

施工年度	令和 8 年度		
工 事 名	京田辺市し尿等受入施設緑泉園更新工事		
施工場所	京田辺市 草内 地内		
図 名	特記仕様書		
図面番号	3-1	縮 尺	NONE
京 田 辺 市			

外部仕上表

土層 $\lambda = \mu$ の12 → アスファルトフェルト 22kg → カラー・ベスト コロ=PIU
軒外壁、バリスの12 → 防水紙 → ×タラス → セメントリキ塗り
ポーチ底 $\lambda = \mu$ の12 → アスファルトフェルト 22kg → カラー・金タラス 28#
ポーチ軒天、セーリニク 3張 ポーチ床、磁器タイル 100口
腰 エルタルリキ塗り
軒トエ、掘込み 100 タテド、掘込み 60

内部在工部局


	床	浴室	洗面	トイレ	天井裏	壁紙
玄関	磁器タイル 100°	磁器タイル 100° H=200	アクリル合板⑤ 在り地	PB⑨ 在り地 OP		
第一リビング	化粧フロー⑩12	T表 OP H=60	全上	全上	2,350	
第二リビング	タミ⑤55 T表 A=T⑩12	タミ 併	セシカバ(じゅすく調) Tマラエー⑦7	F形 珪藻土天井 在り地	全上	
廊下	全上	全上	全上	全上	全上	
キッチン	A=T⑤9	珪硝板	A=T⑤5.5	A=T⑤2.7		中段の天井付 レキネット、セサーフバー等 遮し窓、ガス栓でネット、用戸タテ、水切タテ
浴室	長尺ロニールシート⑧8 Tマ A=T⑩12	T表 OP H=60	化粧石膏ボード③ 在り地 (壁紙剥がれ2129号)	PB⑨ 在り地 OP (壁紙剥がれ2001号)	全上	
洗面	モリイタイル 100°	カバ、プラスチック 腰、半磁器 100° タイル H=1,100	半磁器 100° タイル	全上	2,300	
廊下	全上		半磁器 100° タイル	白コンパネモルタルかき落し	2,300	珪硝 FB31
洋室	化粧フロー⑩12	T表 OP H=60	Xライン樹脂板④4	PB⑨ 在り地 OP	2,300	

施工年度	令和 8 年度		
工 事 名	京田辺市L尿等受入施設緑泉園更新工事		
施工場所	京田辺市 草内 地内		
図 名	仕上表		
図面番号	3-2	縮 尺	NONE
京 田 辺 市			

① D	1ヶ所	新島 片南シナ=ヤラッシュDP-OP	見込33 550×1800	空錠 丁番
② D	2ヶ所	片南シナ=ヤラッシュDP-OP	見込33 700×1,800	空錠 丁番 片当り
① FD	3ヶ所	片南 新島子紙 片南シナ=ヤ O.P	見込30 850×1787	引手
① F	2ヶ所	(天錠付) 引違フスモ	新島子紙 上 1720×446 見込21 片カシ=列下 1720×1787	引手
② F	2ヶ所	引違フスモ	見込21 片カシ=列下 1720×1787	引手
③ F	1ヶ所	(天錠付) 片南フスモ	見込21 片カシ=列下 810×446 新島子紙 上 810×446	引手
③ D	1ヶ所	片南ポリエチルフスモDP-OP	見込35 900×1800	ワ×H 077錠 丁番



 断面图



南 立 面 图



北 立 面 图



アルミサッシの記号は、YKKの品番を使用。

A. 床面積 L. 採光面積 V. 換氣面面積

 床 105 x 105  簡造 105 x 105/3

----- X 打 90 x 90

X 氣供用室 2 坪 P.B. 0.9 (準平燃ガ 2001 号)





D.K. 7A 化粧石綿板 (準平燃ガ 2129 号)

レシヤ プト

重量 10000 Kcal/台 以下


施工年度	令和 8 年度		
工 事 名	京田辺市し尿等受入施設緑泉園更新工事		
施工場所	京田辺市 草内 地内		
図 名	平面図	立面図	断面図
図面番号	3-3	縮 尺	1:50 1:100
京 田 辺 市			

※ 図面はA2→A3縮小（縮尺はA 2サイズ）

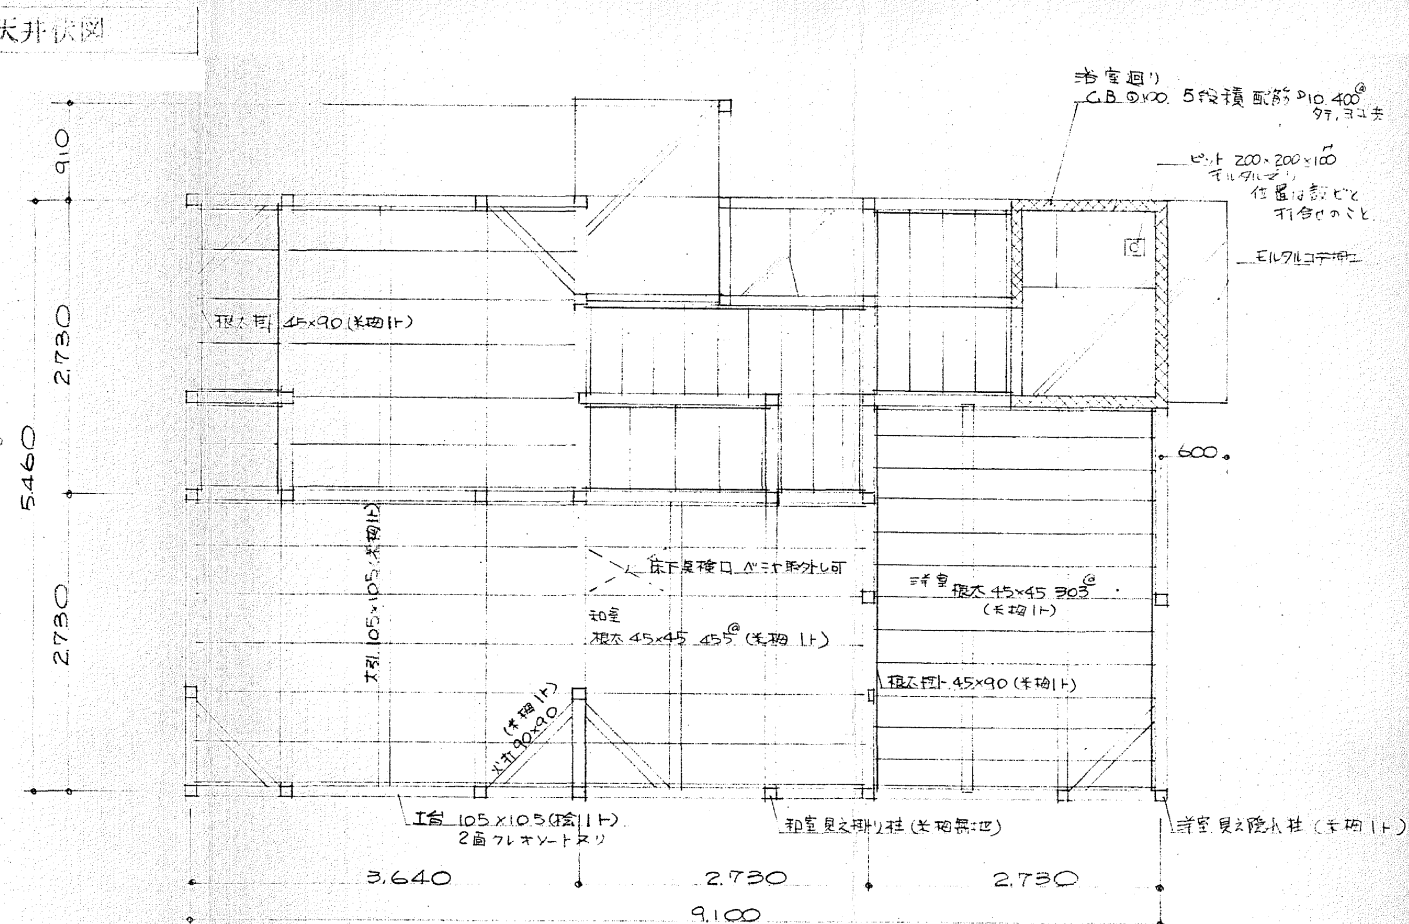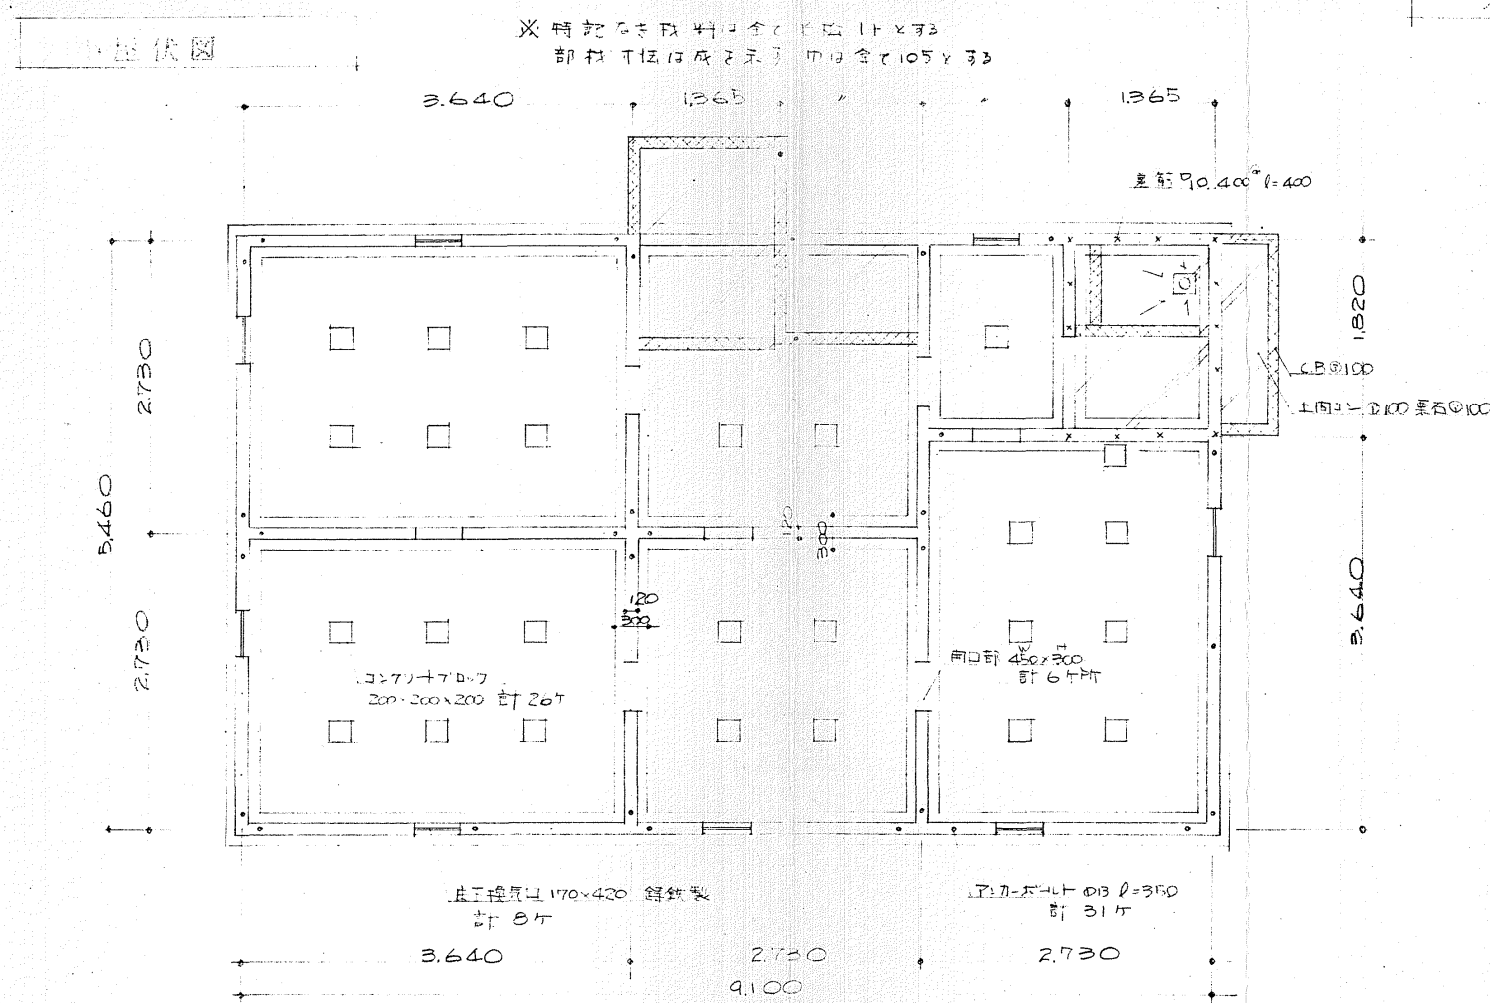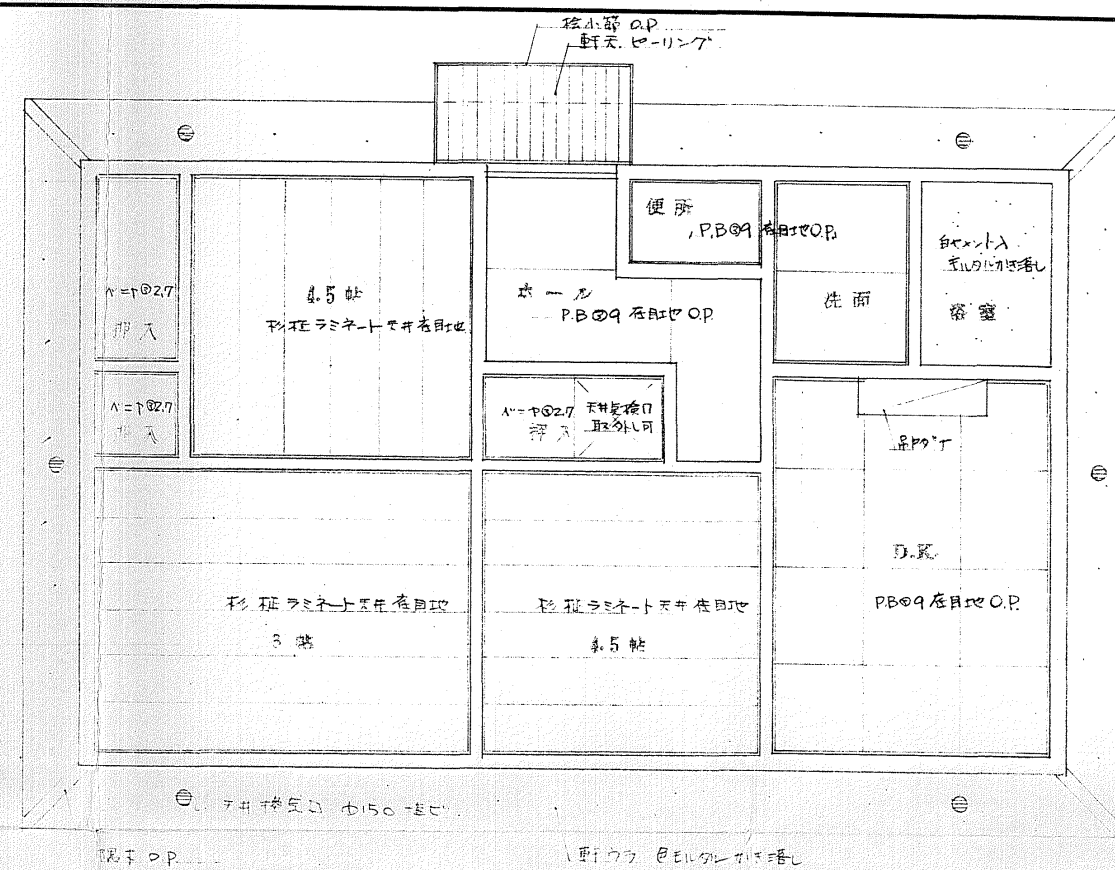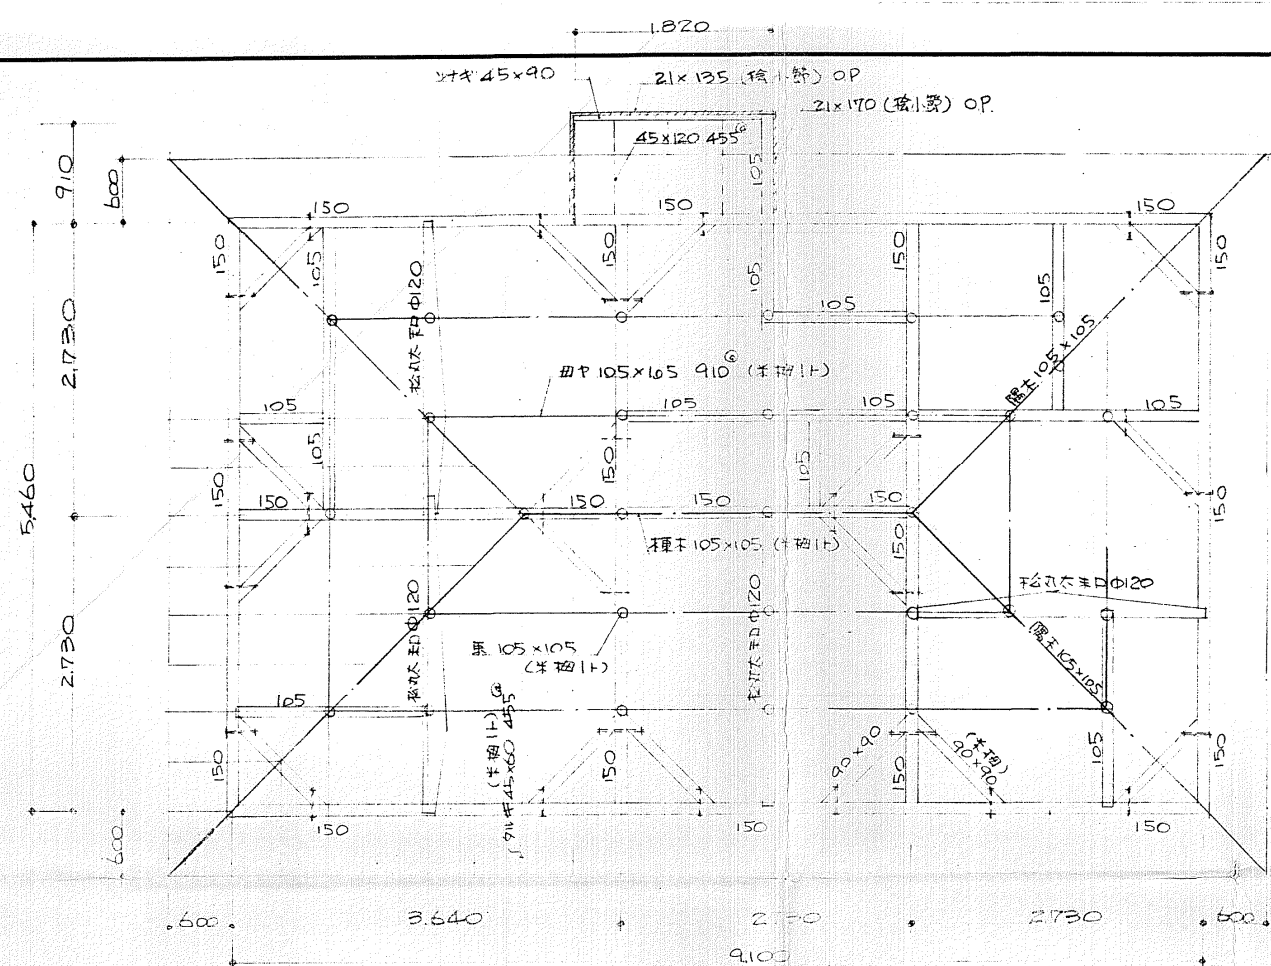

施工年度	令和 8 年度		
工 事 名	京田辺市L尿等受入施設緑泉園更新工事		
施工場所	京田辺市 草内 地内		
図 名	伏図		
図面番号	3-5	縮 尺	1:50
京 田 辺 市			

※ 図面はA2→A3縮小（縮尺はA 2サイズ）

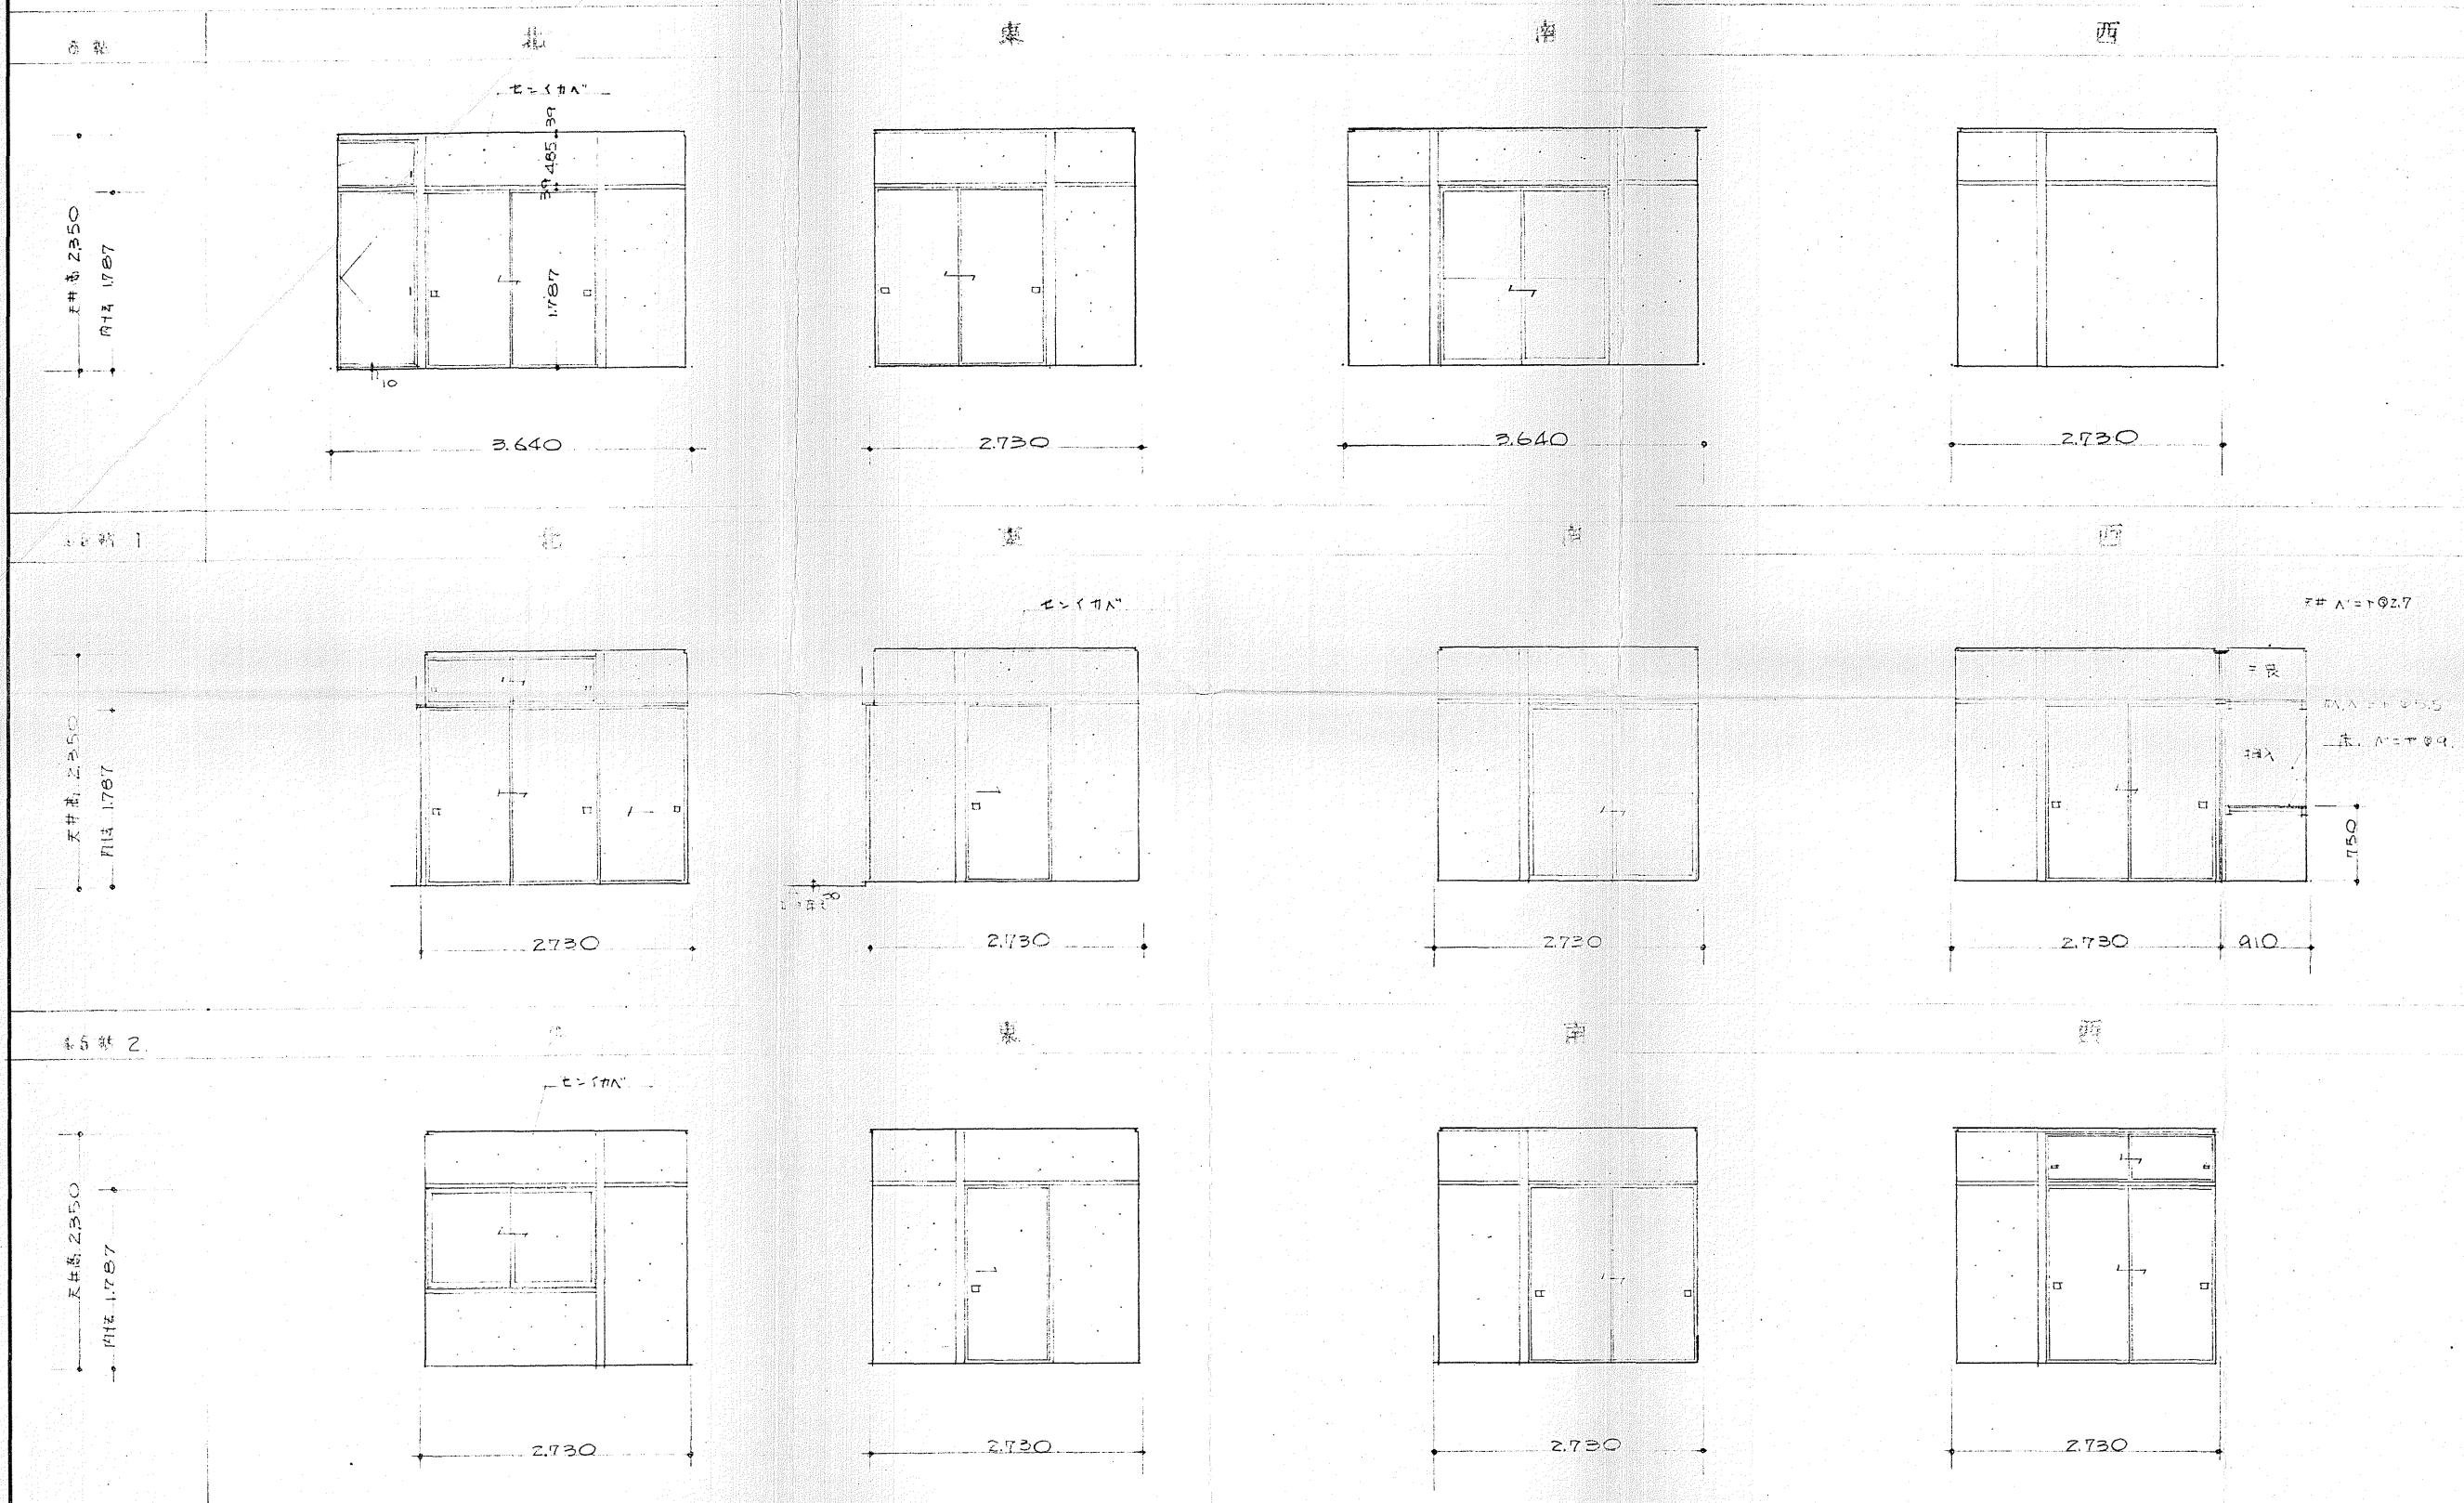

施工年度	令和 8 年度		
工事名	京田辺市し尿等受入施設緑泉園更新工事		
施工場所	京田辺市 草内 地内		
図名	展開図 1		
図面番号	3-6	縮尺	1:50
京田辺市			

※ 図面はA2→A3縮小（縮尺はA 2サイズ）