


展開図 2 S. 1/50

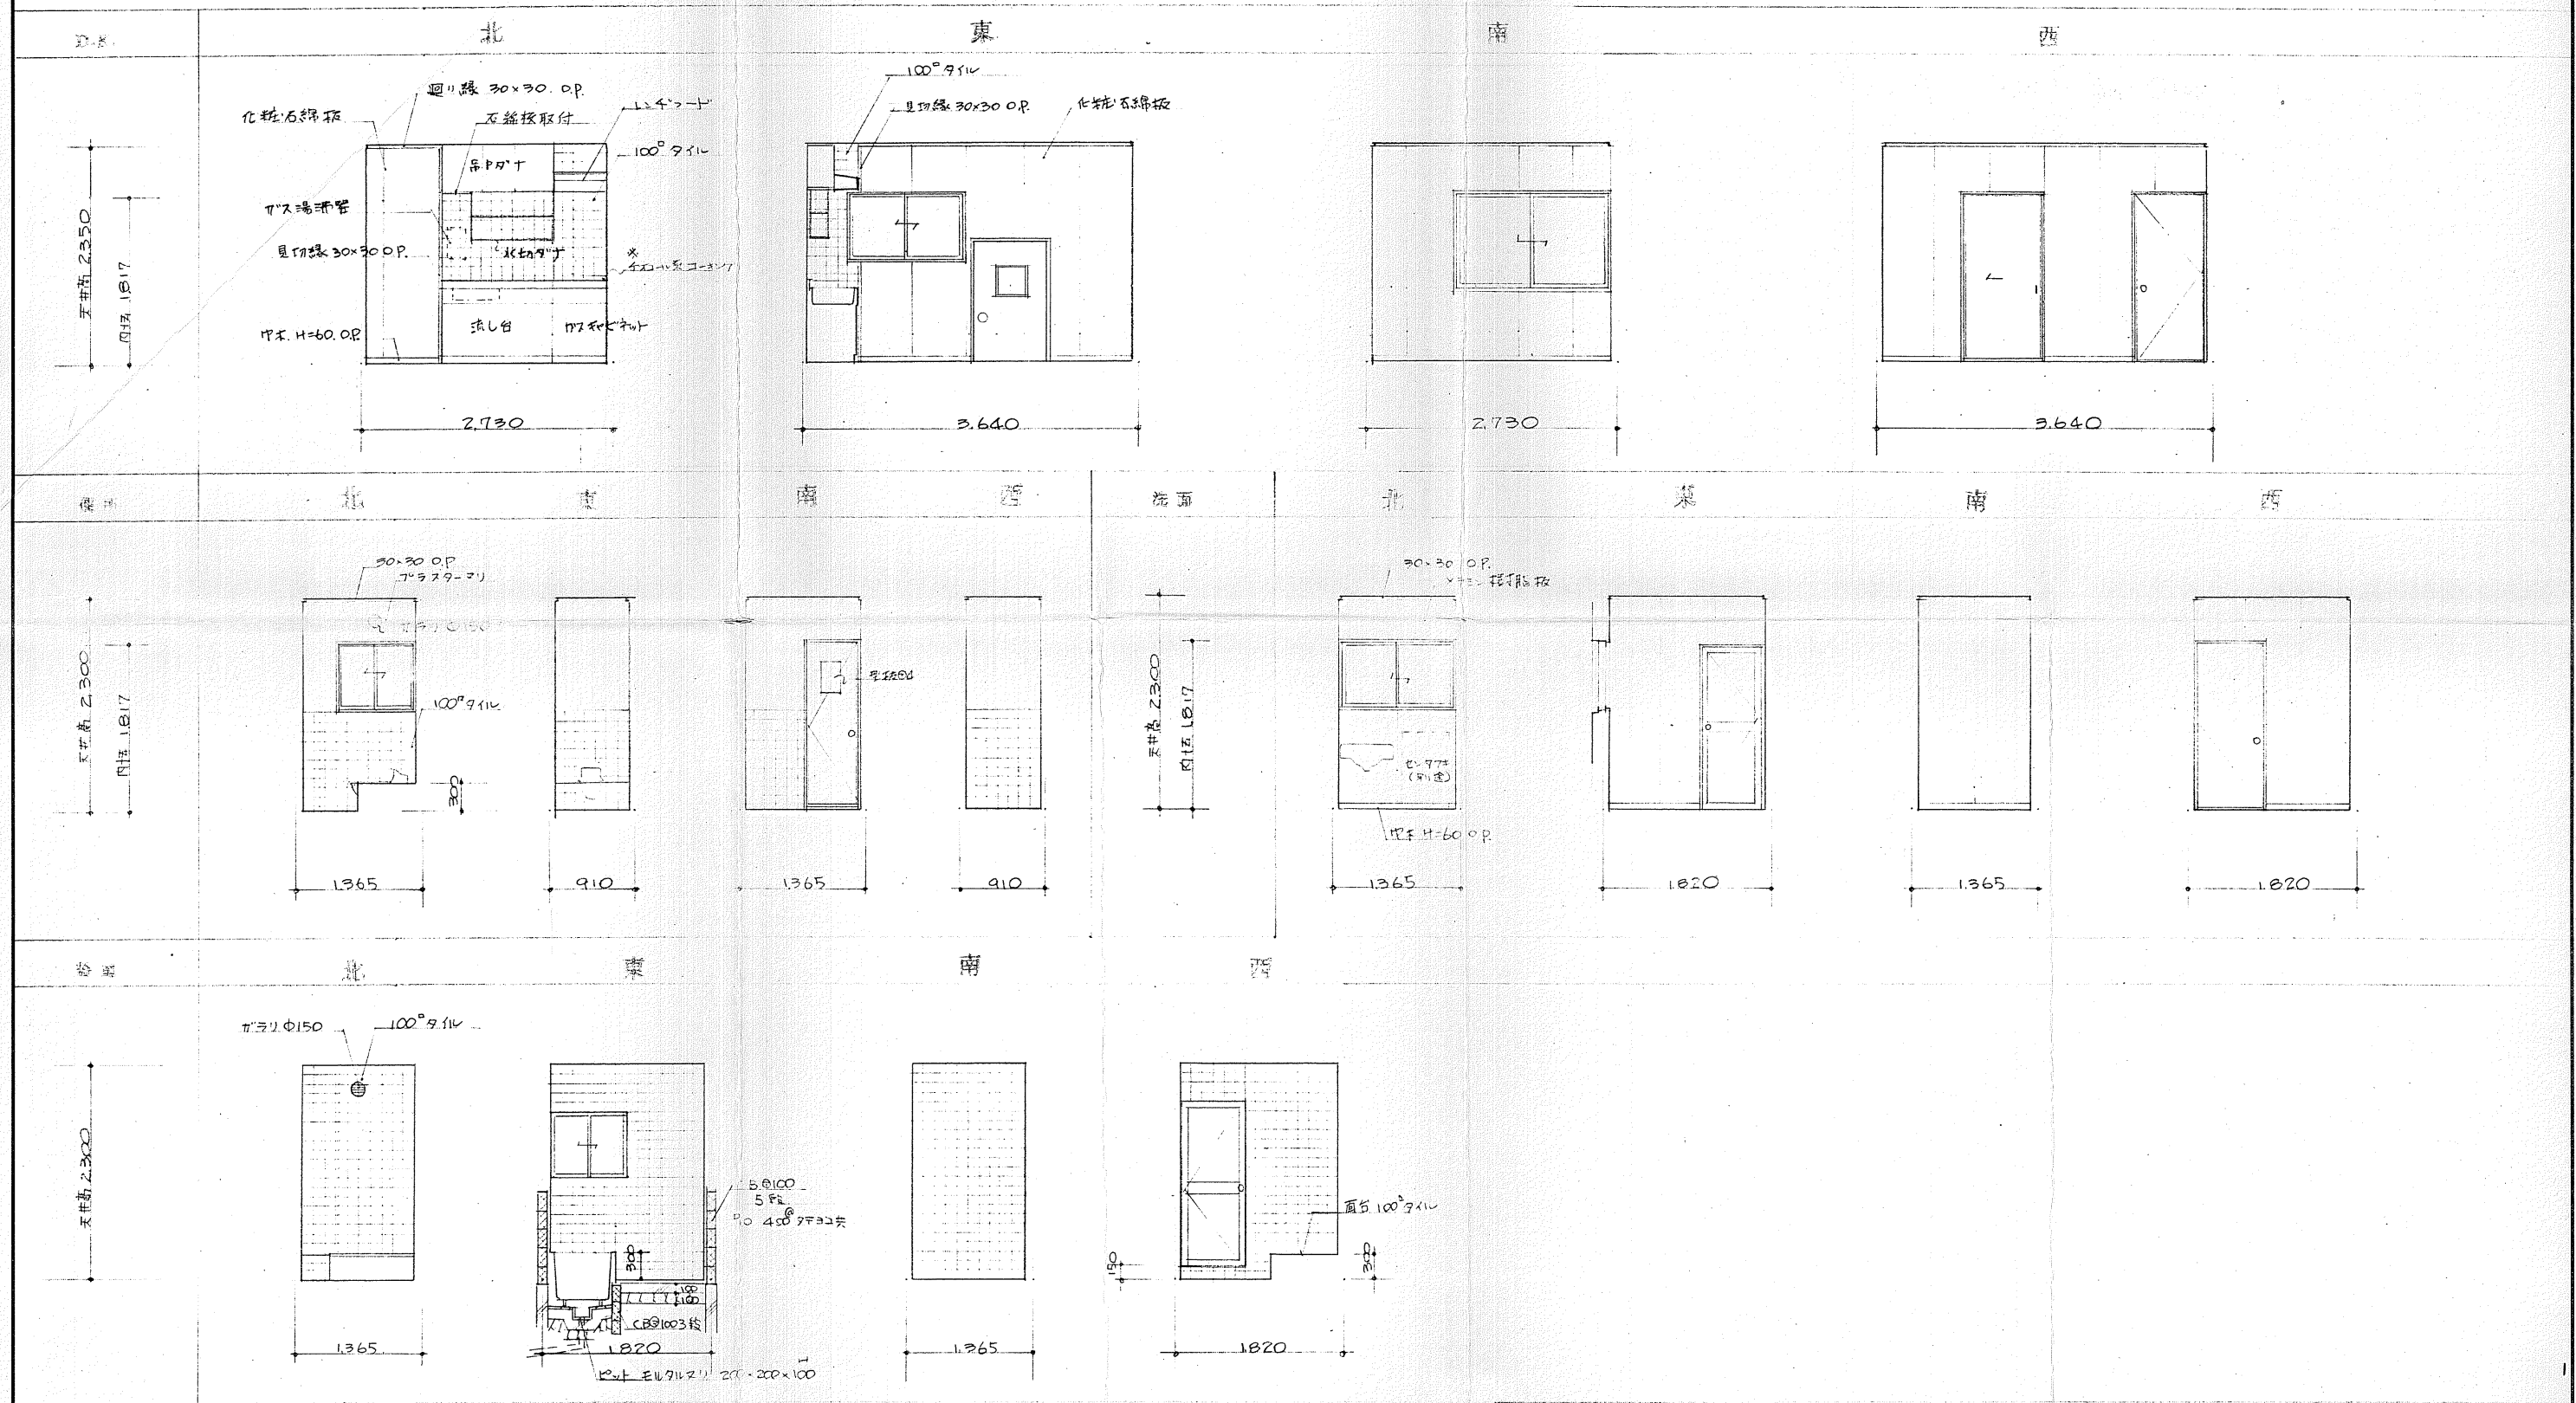

|      |                    |    |      |
|------|--------------------|----|------|
| 施工年度 | 令和 8 年度            |    |      |
| 工事名  | 京田辺市し尿等受入施設緑泉園更新工事 |    |      |
| 施工場所 | 京田辺市 草内 地内         |    |      |
| 図名   | 展開図2               |    |      |
| 図面番号 | 3-7                | 縮尺 | 1:50 |

京田辺市


※ 図面はA2→A3縮小 (縮尺はA2サイズ)

凡 例

| 記 号   | 名 称      | 備 考        |
|-------|----------|------------|
| —     | 給水管      | JWWA K 118 |
| —     | 汚水管 雑排水管 | JIS K 6741 |
| — G — | 瓦斯管      | JIS G 3452 |
| □ + ○ | 水栓類      |            |
| ◎     | 床排水金物    |            |
| □     | インポート弁   | 鉄製銅製兼用     |
| □     | 雑排水栓     | ロングリード兼用   |
| ●     | ガスホースコック |            |

器 具 表


| 名 称     | 型 番           | 摘 要        | 計      |
|---------|---------------|------------|--------|
| 両用便器    | C 375AV       | S 670      | 1      |
| 洗面器     | L 230D        |            | 1      |
| 化粧洗面台   | Y 3505        |            | 1      |
| 自在水栓    | T 130AR 13    | 台所・洗面・浴用   | 2      |
| ホーム水栓   | T 200B 13     | 洗面         | 1      |
| 散水栓     | T 28-13       | BOX内       | 1      |
| 床排水金物   | T 5B 50       |            | 1      |
| 床排水金物   | T 5A 40       |            | 1      |
| 洗シトラップ  | T 14AP 40     |            | 1      |
| 外壁釜     | KSF-31 (7保用)  | BR-31 LPC用 | 1      |
| 瞬間湯沸器   | SYB-5 (4.5kW) |            | LPC用 1 |
| 中間コック   | 13φ           | 13φ用       | LPC用 1 |
| 単口ガスコック | 13φ           | 湯沸・ガス用     | LPC用 2 |
| 単口ガスコック | 9.5φ          | 調理台        | LPC用 1 |
| ボックスコック | 9.5φ          | BOX内       | LPC用 2 |

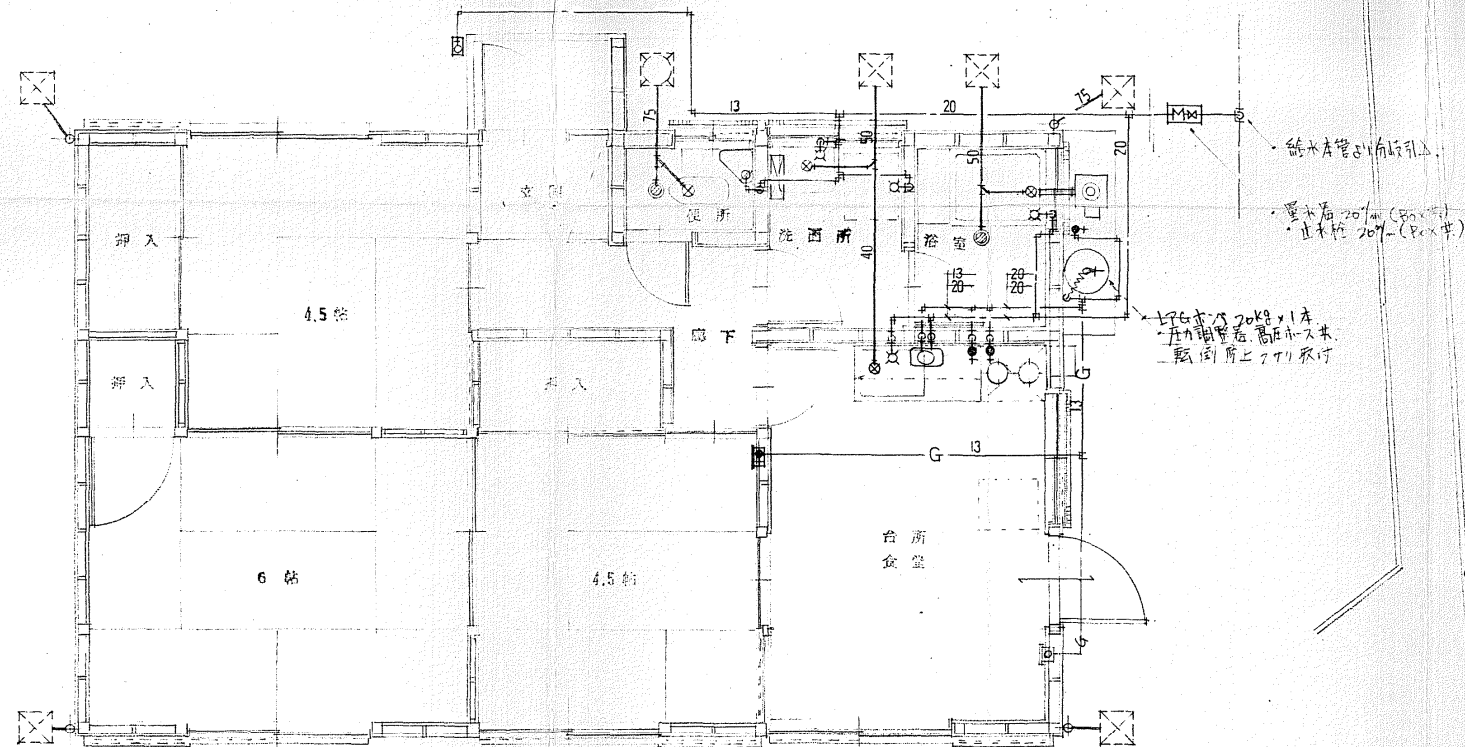

宿泊棟

平面図

1:50

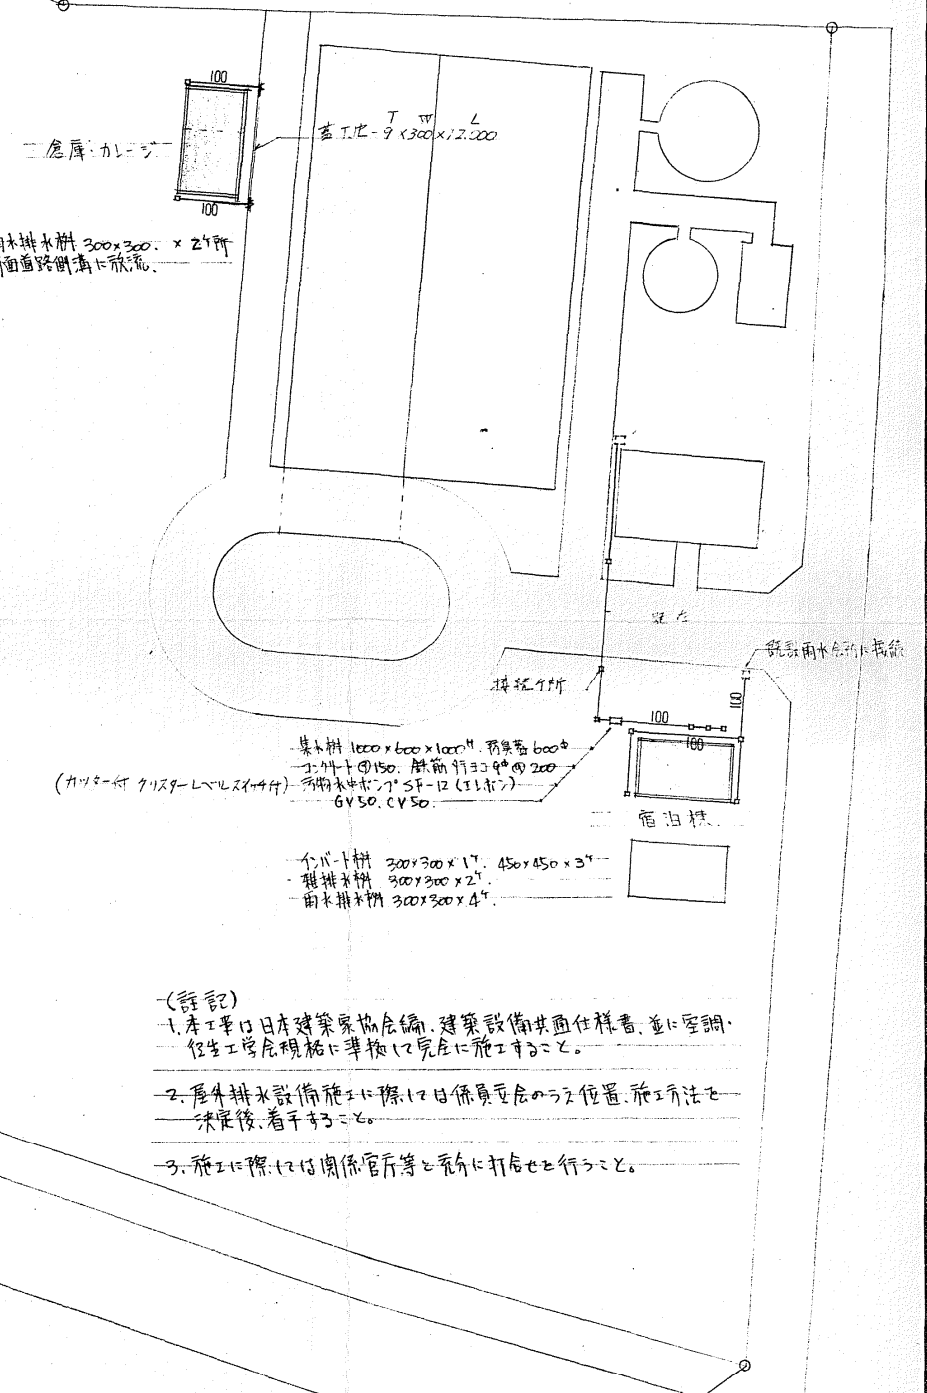

配置図

1:500

(註記)

1. 本工事は日本建築家協会編「建築設備共同仕様書」並に空調・衛生工学会規格に準拠して完全に施工すること。
2. 屋外排水設備施工に際しは日保員会会の方針位置、施工方法を決定後、着工すること。
3. 施工に際しは関係官庁等と充分に打合せを行うこと。

|         |                    |     |               |
|---------|--------------------|-----|---------------|
| 施工年度    | 令和 8 年度            |     |               |
| 工 事 名   | 京田辺市し尿等受入施設緑泉園更新工事 |     |               |
| 施工場所    | 京田辺市 草内 地内         |     |               |
| 図 名     | 給排水衛生ガス工事          |     |               |
| 図面番号    | 3-8                | 縮 尺 | 1:50<br>1:500 |
| 京 田 辺 市 |                    |     |               |





※ 図面はA2→A3縮小 (縮尺はA 2サイズ)

照明器具表

| 記号 | 摘要                    |
|----|-----------------------|
| A  | FCL 40W x 1 HA492G    |
| B  | FL 20W x 4 HA8111GL   |
| C  | // 20W x 3 HA6111G-PL |
| D  | // 15W x 1 HW165GPL   |
| E  | FCL 30W x 1 HA3160GPL |
| F  | IL 60W x 1 LB56103    |
| G  | // LW56103            |
| H  | // LW56014            |

凡例

| 記号    | 摘要                    |
|-------|-----------------------|
| W     | 換算電力計                 |
| ●     | 埋込スイッチ片切              |
| ① ② ③ | 埋込コンセント 20A, 15A, 10A |
| ■     | 埋込コンセント 埋込式           |
| ④ ⑤   | センサー 温度 湿度 照度         |
| ⑥     | 検知器                   |
| ⑦     | 警報器                   |
| ⑧     | 警報停止                  |

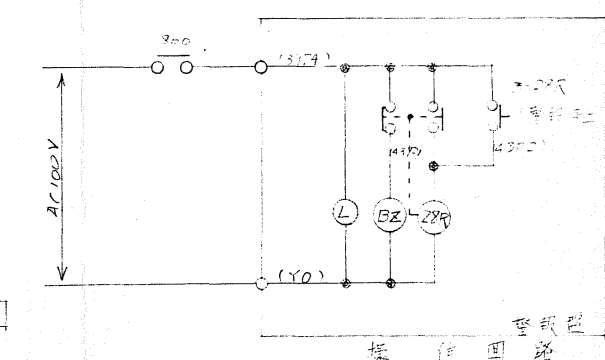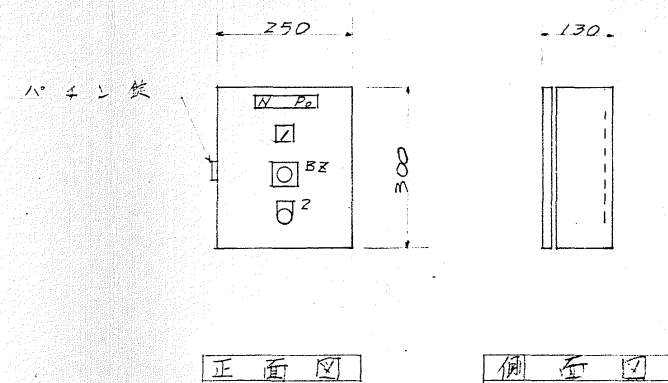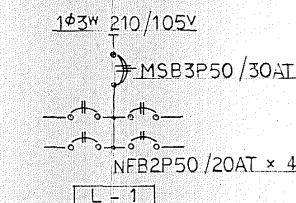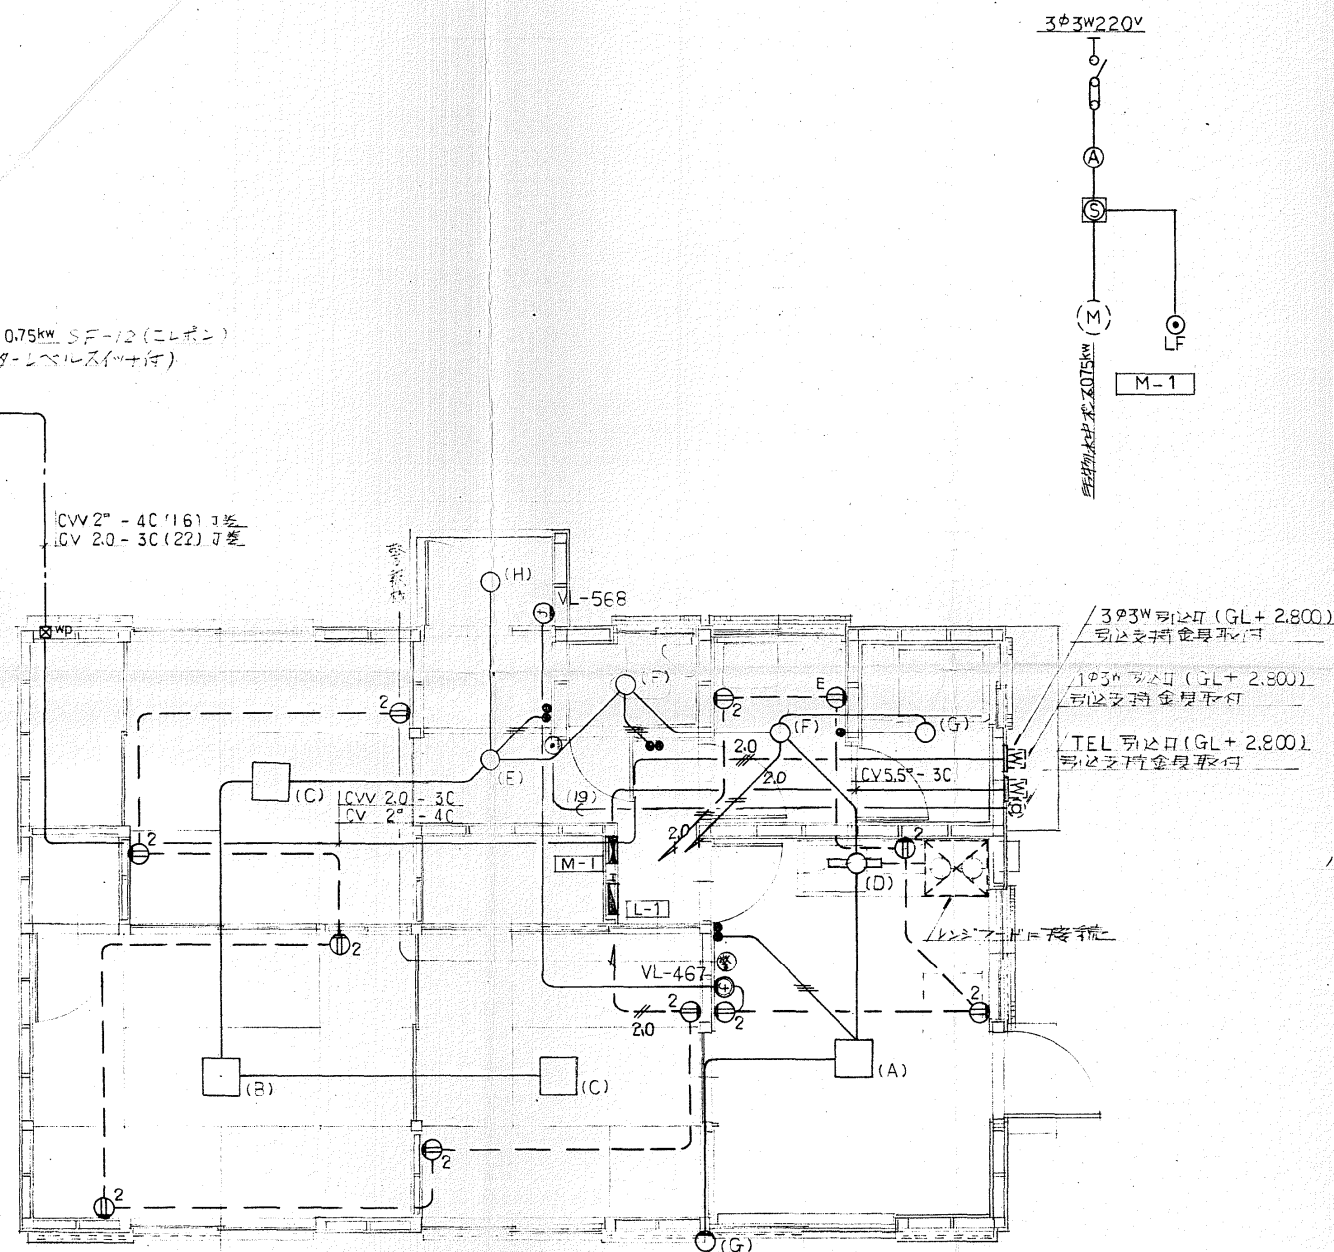

(註) 明記なきは次の通りとする。  
 電圧回路 ———— VVF1.6-2C ———— VVF1.6-3C  
 コンセント回路 ———— " 2.0-2C ———— " 2.0-3C  
 コンセント回路 ———— " 2.0-2C ———— " 2.0-3C

名称板一覧表

| 記号  | 記入文字 |
|-----|------|
| VPO | 警報器  |
| 1   | 警報停止 |
| 2   | 警報停止 |

平面図 1:50

|      |                    |
|------|--------------------|
| 施工年度 | 令和 8 年度            |
| 工事名  | 京田辺市し尿等受入施設緑泉園更新工事 |
| 施工場所 | 京田辺市 草内 地内         |
| 図名   | 宿舎 電気設備工事          |
| 図面番号 | 3-9 縮尺 1:50        |

京田辺市

※ 図面はA2→A3縮小 (縮尺はA2サイズ)

要図

| 年月日 | 訂正事項 | 印 |
|-----|------|---|
|     |      |   |
|     |      |   |
|     |      |   |
|     |      |   |

外部仕上

| 大 注 記     | 腰                                 | 段                                               | 底                            | 段 根                                                                      | 袖                             | 開口部                                  |
|-----------|-----------------------------------|-------------------------------------------------|------------------------------|--------------------------------------------------------------------------|-------------------------------|--------------------------------------|
| コンクリート直押工 | 下りラコンサドモルタル①10%<br>仕上 モルタル金ゴテ②10% | 下りラコンサドモルタル①10%<br>仕上 ラコンバールモルタル②10%<br>仕上 吹付ケル | 吹付ケル<br>仕上 モルタル金ゴテ②<br>仕上 全上 | 吹付ケルモルタル①20%<br>下りラコンサドモルタル②10%<br>仕上 ラコンバールモルタル③10%<br>仕上 吹付ケル<br>仕上 全上 | 吹付ケルモルタル①100%<br>仕上 V.P. 100% | 吹付ケルモルタル①<br>スチールコッター(電圧式)<br>吹付ケル全上 |


内部仕上

|       | 床        | 巾 木               | 段                | 段 根                                             | 天 井                                  | 備 考                               |
|-------|----------|-------------------|------------------|-------------------------------------------------|--------------------------------------|-----------------------------------|
| 投入施設  | 投入機室     | モルタル金ゴテ②          | モルタル金ゴテ② H=100   | ---                                             | コンクリート系①② 吹付ケル                       |                                   |
|       | 投入スロープ   | 全 上               | 全 上              | ---                                             | 全 上                                  |                                   |
|       | 投入槽      | 防ホモルタル金ゴテ②        | ---              | ---                                             | コンクリート系②                             |                                   |
|       | 沈 砂 槽    | 全 上               | ---              | ---                                             | 全 上                                  |                                   |
|       | 洗 砂 槽    | 全 上               | ---              | ---                                             | ---                                  |                                   |
|       | 浄化槽汚泥投入槽 | 全 上               | ---              | ---                                             | コンクリート系②                             |                                   |
|       | 浄化槽汚泥沈砂槽 | 全 上               | ---              | ---                                             | 全 上                                  |                                   |
|       | ゴミプラッシュ槽 | 全 上               | ---              | ---                                             | 全 上                                  |                                   |
| 機 械 棟 | 交 付 便 所  | P.タイル<br>モザイクタイル貼 | ソフト巾木            | ---                                             | モルタル金ゴテ② V.P.<br>全 上                 | P.タイル貼 0.9% V.P.<br>全 上           |
|       | 機 械 室    | モルタル金ゴテ② 0.30     | モルタル金ゴテ② H=100   | 下りラコンサドモルタル①10%<br>仕上 モルタル金ゴテ② 0.10%<br>仕上 V.P. | 全 上                                  | 吹付ケル②25% 吹付ケル③25%                 |
|       | 監 視 室    | P.タイル貼            | ソフト巾木 H=100      | 全 上                                             | 全 上                                  | 吹付ケル②25% 吹付ケル③25%                 |
|       | ブローワー室   | モルタル金ゴテ② 0.30     | ---              | 全 上 H=2000                                      | 下りラコンサドモルタル①10%<br>仕上 ラコンバールモルタル②25% | 吹付ケル②25% 吹付ケル③25%                 |
| 処理施設  | モリヤ明セント  | コンクリート金ゴテ② エポキシ防水 | ---              | ---                                             | コンクリート系② エポキシ防水                      | 分設ピット・汚泥ピット・受 槽                   |
|       | 好気性消化槽   | コンクリート金ゴテ② エポキシ防水 | ---              | ---                                             | コンクリート系② エポキシ防水                      | 汚泥スラッジ上 防ホモルタル金ゴテ② 10%<br>下り 全上   |
|       | 貯溜臭気槽    | 全 上               | ---              | ---                                             | 全 上                                  |                                   |
|       | 水ノ沈降槽    | 防ホモルタル金ゴテ② 0.30   | ---              | ---                                             | 全 上                                  | 汚 泥モルタル金ゴテ② エポキシ防水<br>全上 モルタル金ゴテ② |
|       | コントロール室  | コンクリート金ゴテ② エポキシ防水 | ---              | ---                                             | 全 上                                  |                                   |
|       | 浄化槽汚泥沈砂槽 | 全 上               | ---              | ---                                             | 全 上                                  |                                   |
|       | 汚泥貯溜槽    | 全 上               | ---              | ---                                             | 全 上                                  |                                   |
|       | 活性汚泥槽    | 全 上               | ---              | ---                                             | 全 上                                  | 通気管 全上                            |
|       | 再曝気槽     | 全 上               | ---              | ---                                             | 全 上                                  |                                   |
|       | 余剰汚泥貯溜槽  | 防ホモルタル金ゴテ② 0.30   | ---              | ---                                             | 全 上                                  |                                   |
|       | 第2汚泥貯溜槽  | 全 上               | 防ホモルタル金ゴテ② H=100 | 下りラコンサドモルタル①10%<br>仕上 防ホモルタル金ゴテ② 0.10%          | ---                                  |                                   |
|       | 余剰汚泥貯溜槽  | コンクリート金ゴテ② エポキシ防水 | ---              | ---                                             | コンクリート系② エポキシ防水                      | コンクリート系②                          |
| 減菌施設  | 水ノ沈降槽    | 防ホモルタル金ゴテ② 0.30   | ---              | ---                                             | コンクリート系② エポキシ防水                      | 汚 泥モルタル金ゴテ② エポキシ防水<br>全上 モルタル金ゴテ② |
|       | 汚泥貯溜槽    | 全 上               | ---              | ---                                             | 全 上                                  |                                   |
|       | 減 菌 室    | モルタル金ゴテ②          | モルタル金ゴテ② H=100   | 下りラコンサドモルタル①10%<br>仕上 モルタル金ゴテ② 0.10%<br>仕上 V.P. | 全 上                                  | 汚 泥防ホモルタル金ゴテ② 0.40                |
|       | 減 菌 槽    | コンクリート金ゴテ② エポキシ防水 | ---              | ---                                             | コンクリート系② エポキシ防水                      | コンクリート系②                          |

|         |                    |     |      |
|---------|--------------------|-----|------|
| 施工年度    | 令和 8 年度            |     |      |
| 工 事 名   | 京田辺市し尿等受入施設緑泉園更新工事 |     |      |
| 施工場所    | 京田辺市 草内 地内         |     |      |
| 図 名     | 仕上表                |     |      |
| 図面番号    | 4-1                | 縮 尺 | NONE |
| 京 田 辺 市 |                    |     |      |



| 年 | 月 | 日 | 訂 | 正 | 事 | 項 | 印 |
|---|---|---|---|---|---|---|---|
|   |   |   |   |   |   |   |   |
|   |   |   |   |   |   |   |   |
|   |   |   |   |   |   |   |   |
|   |   |   |   |   |   |   |   |
|   |   |   |   |   |   |   |   |

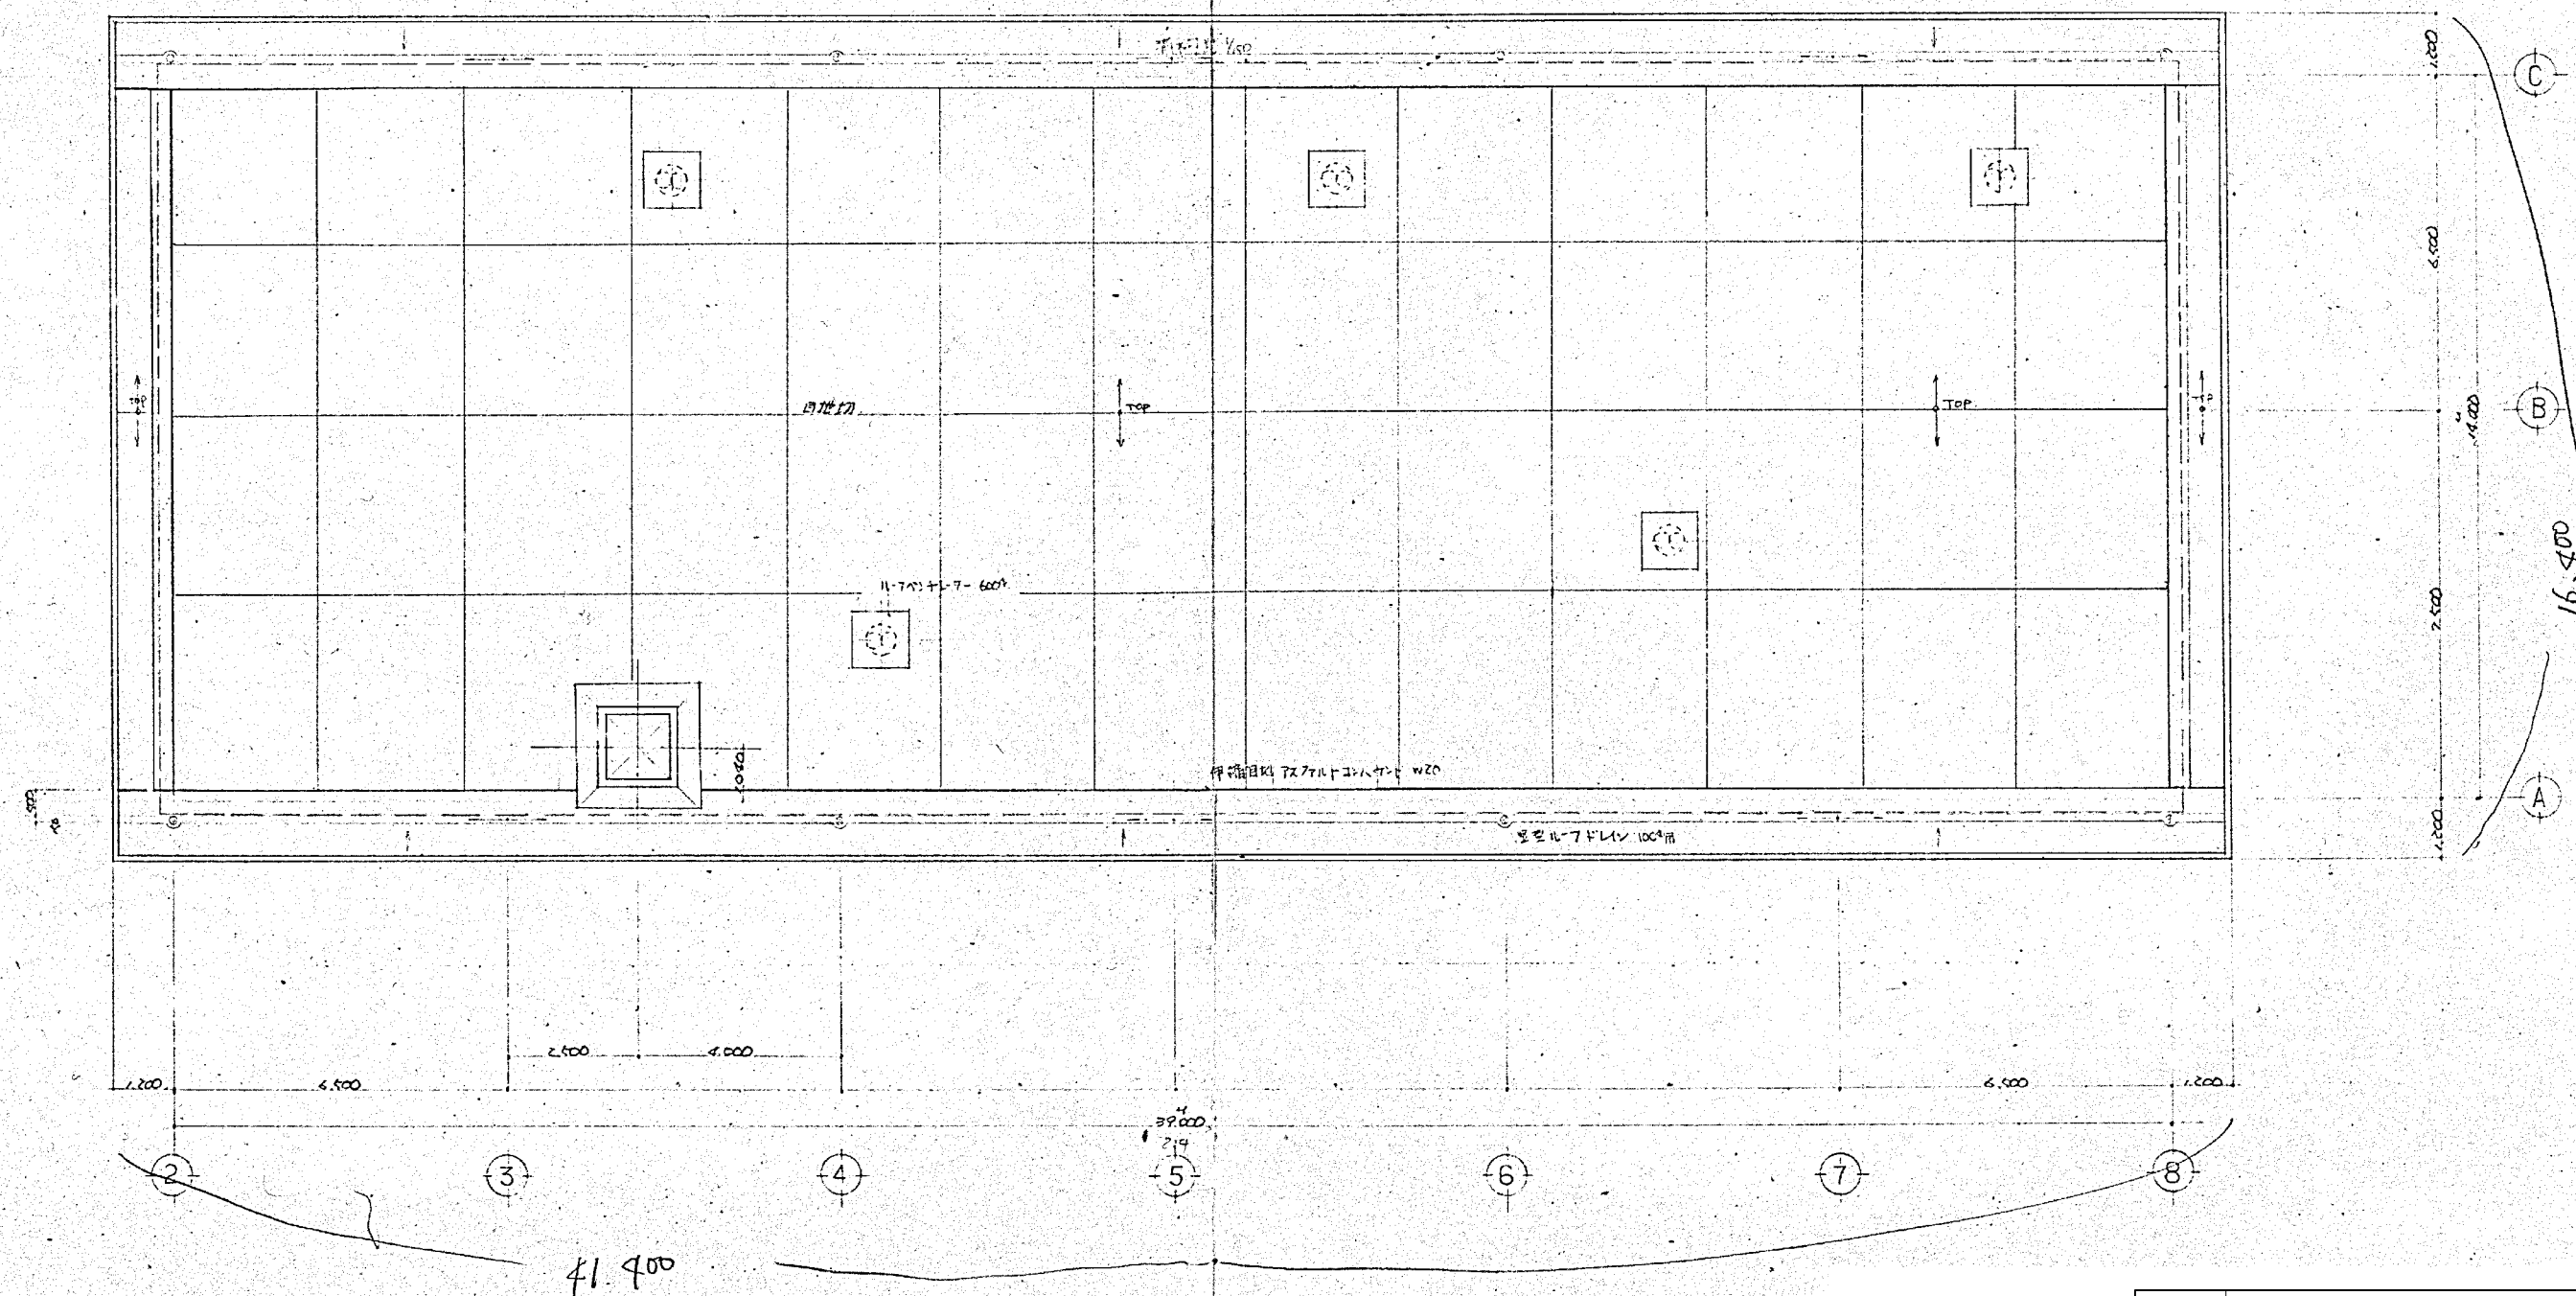


|         |                    |     |       |
|---------|--------------------|-----|-------|
| 施工年度    | 令和 8 年度            |     |       |
| 工 事 名   | 京田辺市し尿等受入施設緑泉園更新工事 |     |       |
| 施工場所    | 京田辺市 草内 地内         |     |       |
| 図 名     | 機械棟 R階平面図          |     |       |
| 図面番号    | 4-3                | 縮 尺 | 1:100 |
| 京 田 辺 市 |                    |     |       |


※ 図面はA2→A3縮小 (縮尺はA2サイズ)

図

| 年 | 月 | 日 | 訂正事項 | 印 |
|---|---|---|------|---|
|   |   |   |      |   |
|   |   |   |      |   |
|   |   |   |      |   |
|   |   |   |      |   |

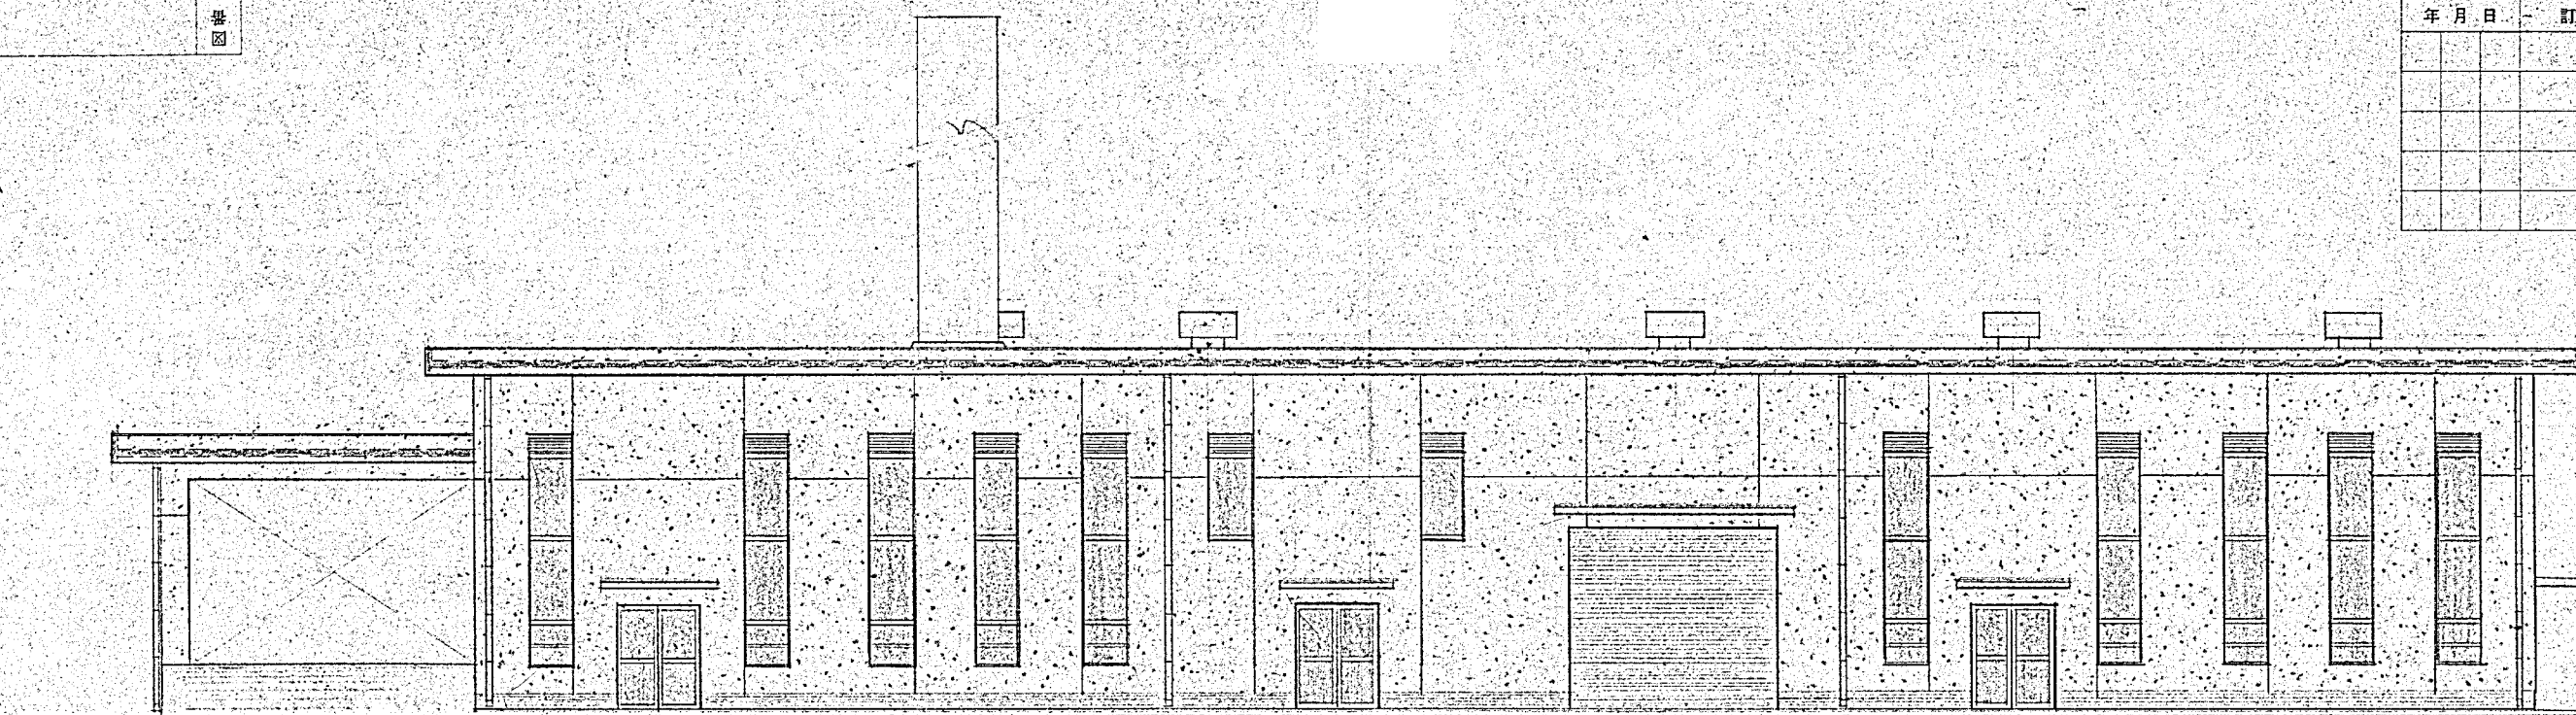

東立面図 S=1:100

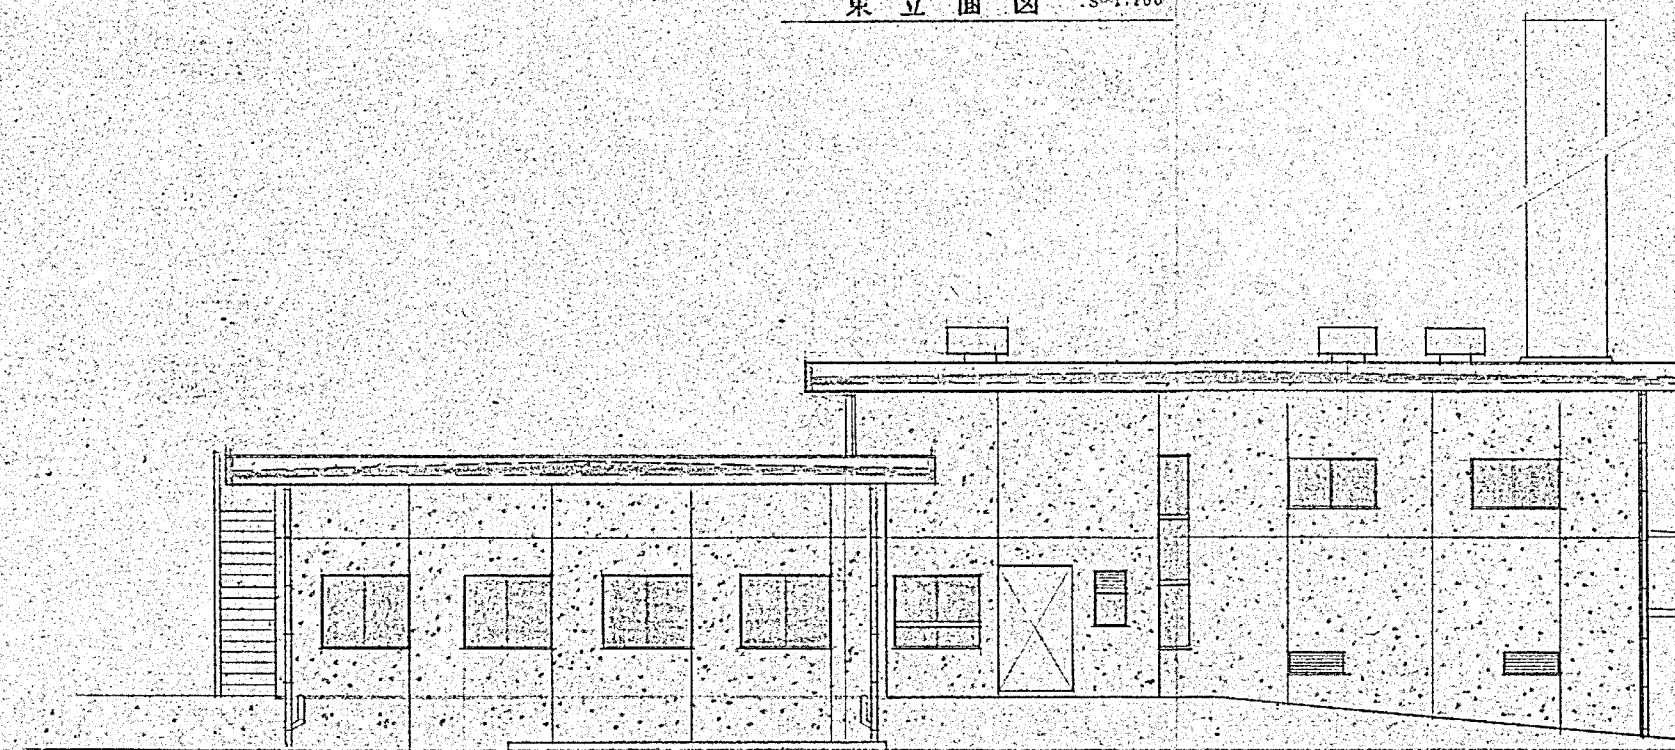


南立面図 S=1:100

|         |                    |     |       |
|---------|--------------------|-----|-------|
| 施工年度    | 令和 8 年度            |     |       |
| 工 事 名   | 京田辺市し尿等受入施設緑泉園更新工事 |     |       |
| 施工場所    | 京田辺市 草内 地内         |     |       |
| 図 名     | 機械棟 立面図            |     |       |
| 図面番号    | 4-4                | 縮 尺 | 1:100 |
| 京 田 辺 市 |                    |     |       |


※ 図面はA2→A3縮小（縮尺はA 2サイズ）

機  
図

| 年 | 月 | 日 | 訂 | 正 | 事 | 項 | 印 |
|---|---|---|---|---|---|---|---|
|   |   |   |   |   |   |   |   |
|   |   |   |   |   |   |   |   |
|   |   |   |   |   |   |   |   |
|   |   |   |   |   |   |   |   |

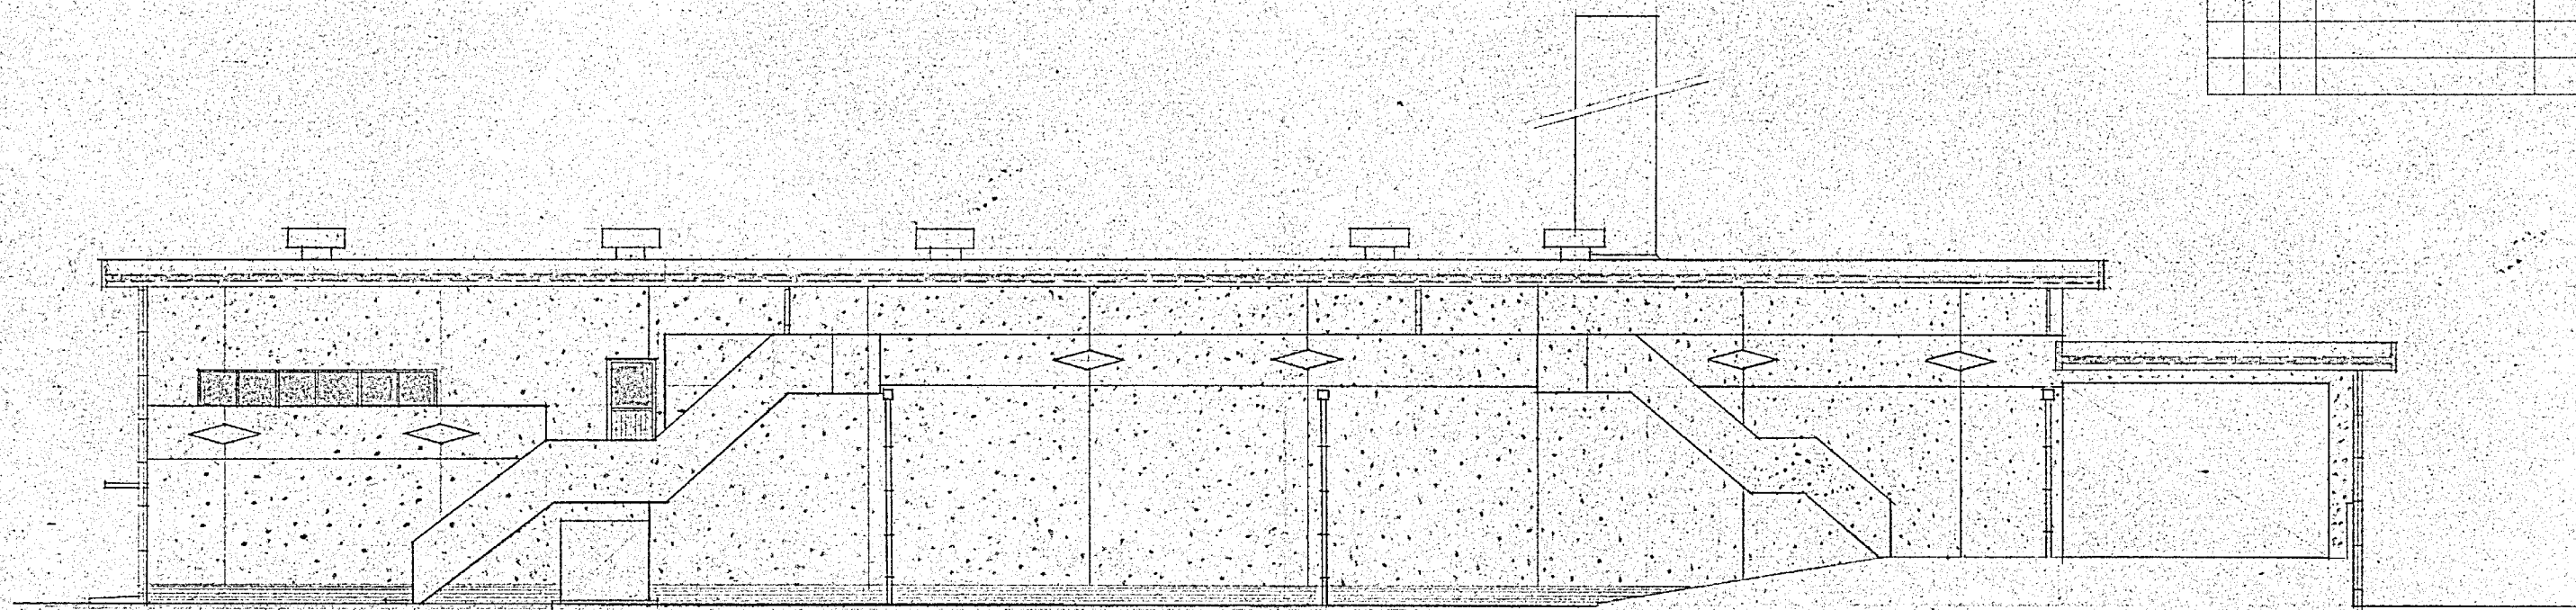

四

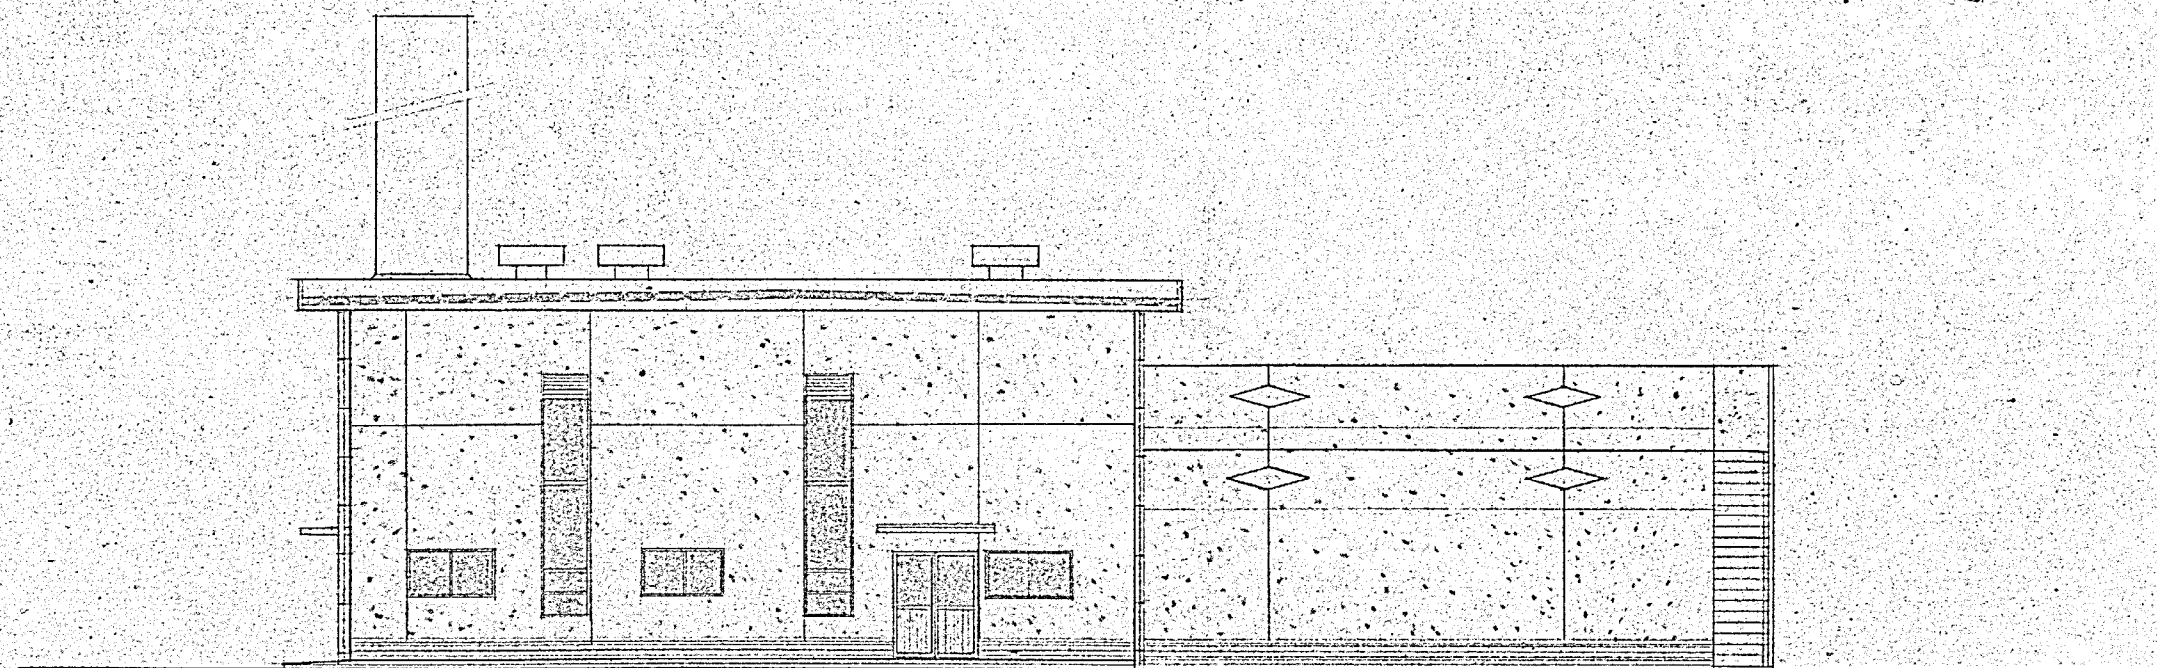



北

|         |                    |     |       |
|---------|--------------------|-----|-------|
| 施工年度    | 令和 8 年度            |     |       |
| 工 事 名   | 京田辺市し尿等受入施設緑泉園更新工事 |     |       |
| 施工場所    | 京田辺市 草内 地内         |     |       |
| 図 名     | 機械棟 立面図            |     |       |
| 図面番号    | 4-5                | 縮 尺 | 1:100 |
| 京 田 辺 市 |                    |     |       |

※ 図面はA2→A3縮小（縮尺はA 2サイズ）

量  
図

| 年月日 | 訂正事項 | 印 |
|-----|------|---|
|     |      |   |
|     |      |   |
|     |      |   |
|     |      |   |

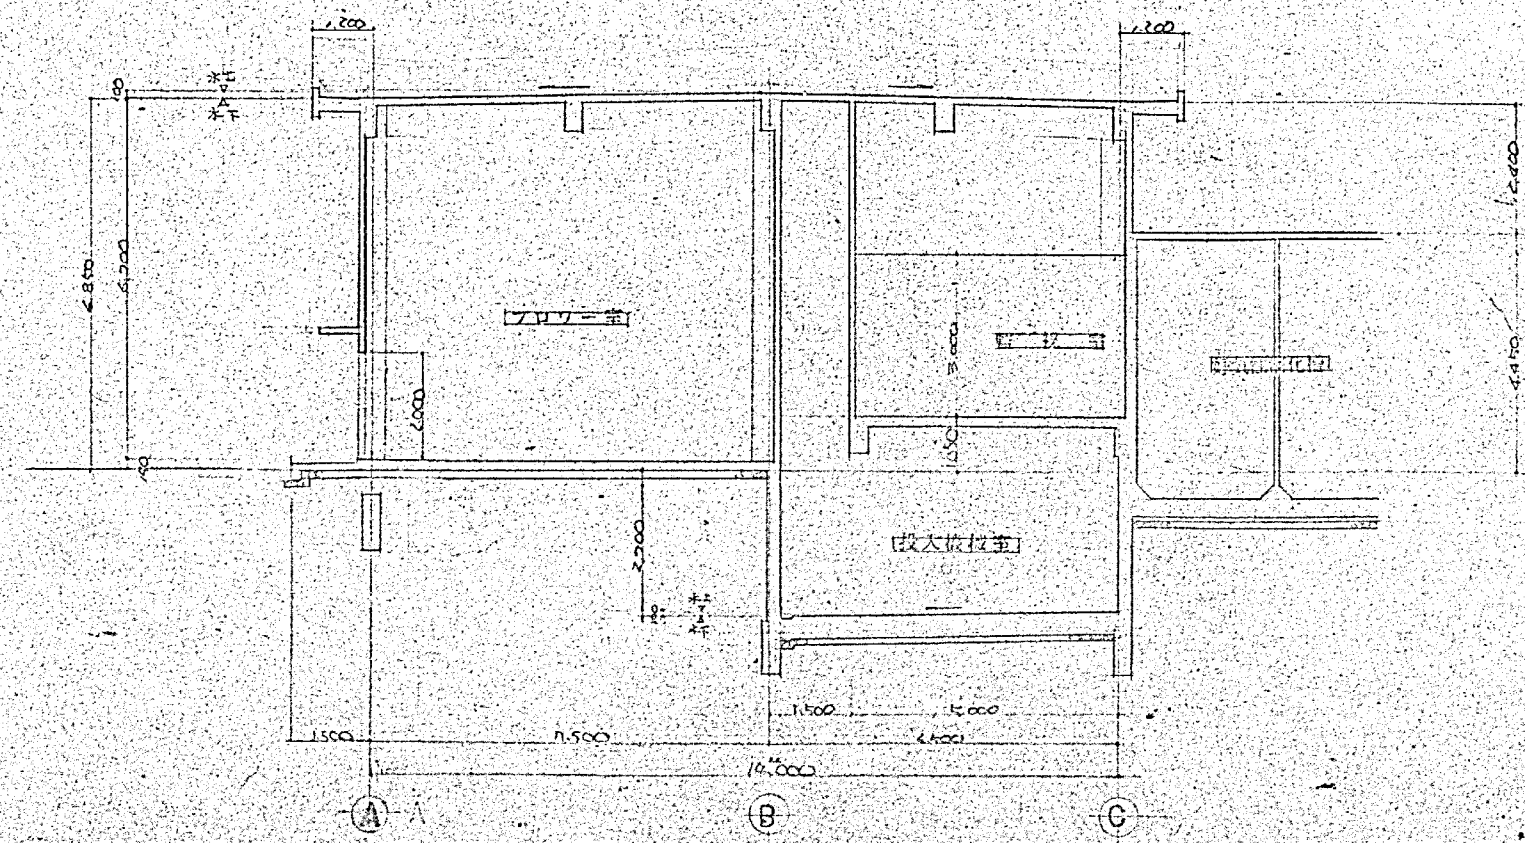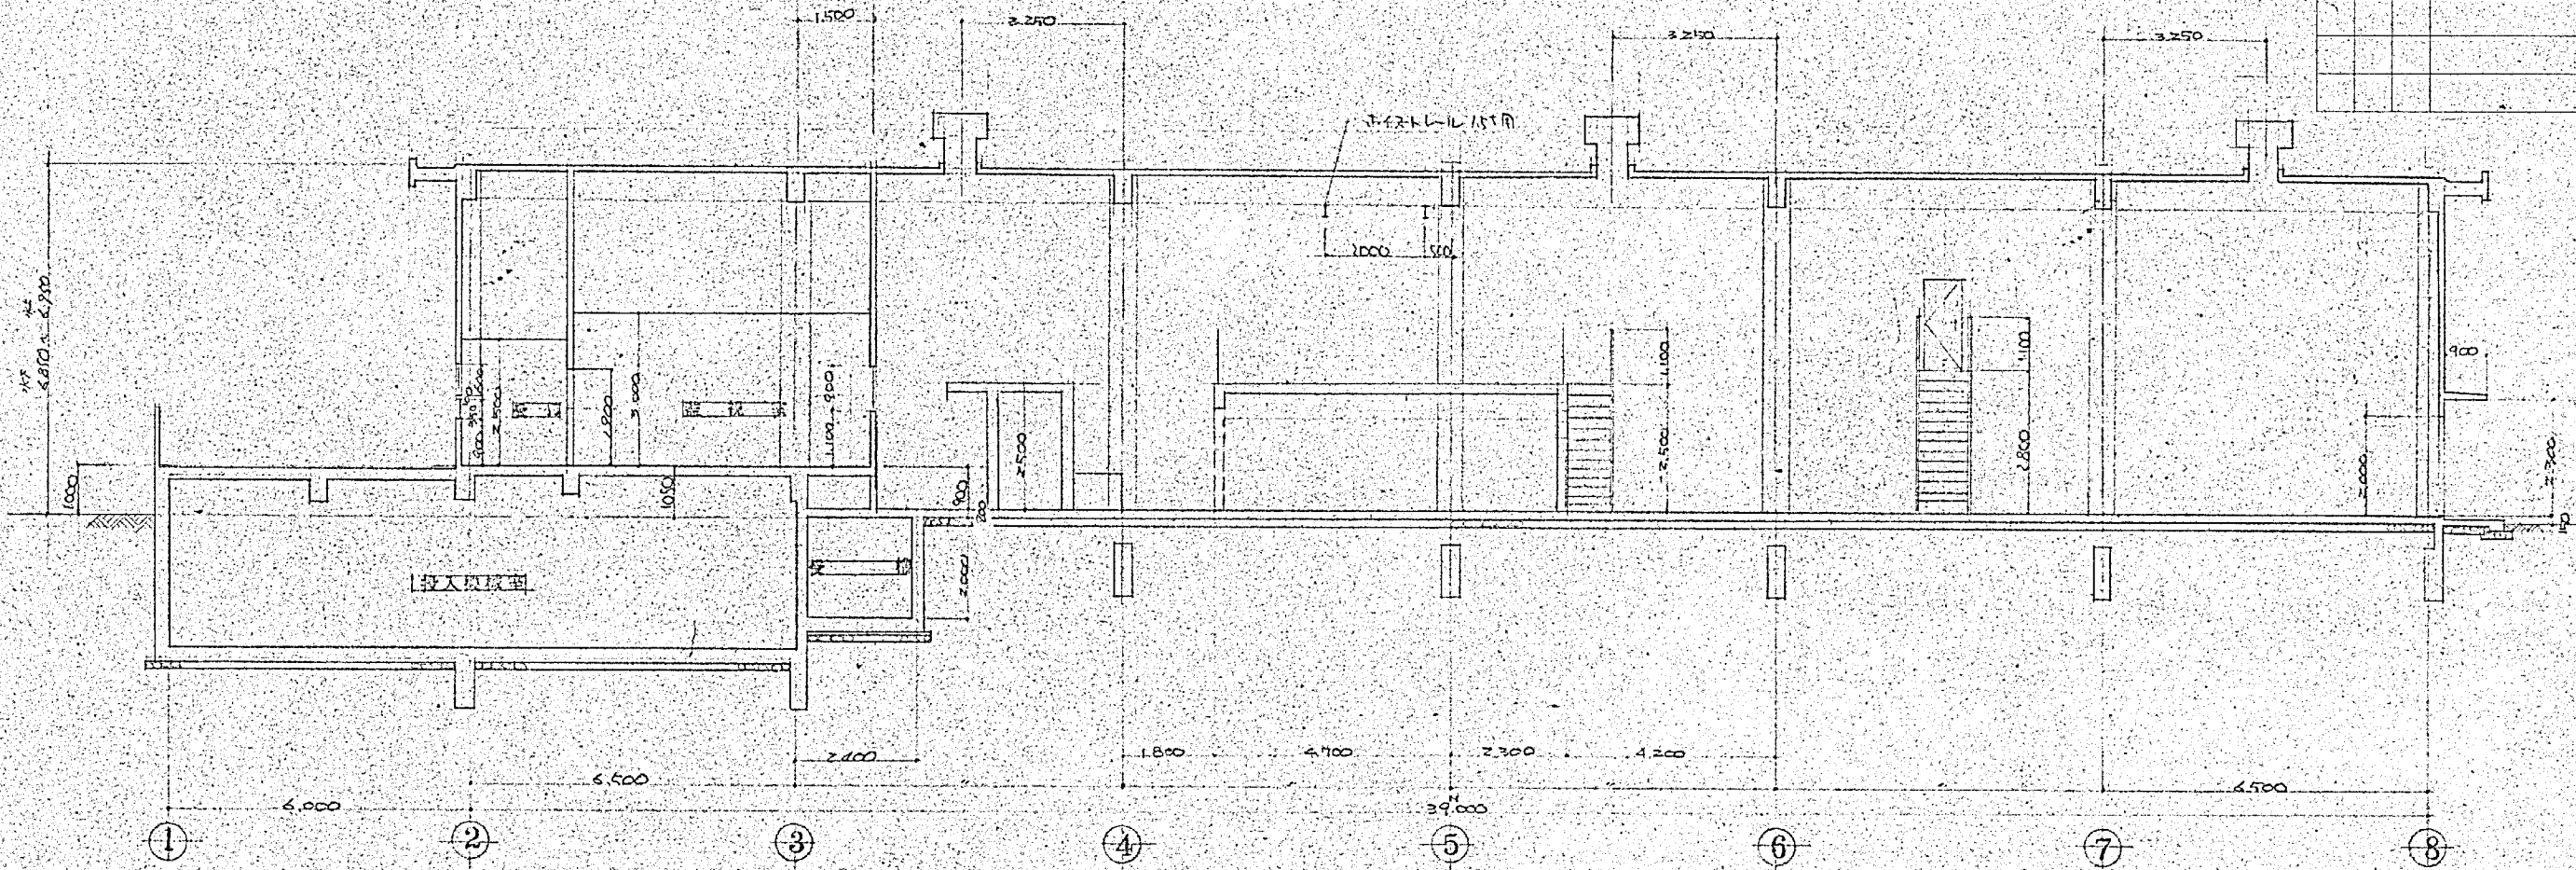


|         |                    |     |       |
|---------|--------------------|-----|-------|
| 施工年度    | 令和 8 年度            |     |       |
| 工 事 名   | 京田辺市し尿等受入施設緑泉園更新工事 |     |       |
| 施工場所    | 京田辺市 草内 地内         |     |       |
| 図 名     | 機械棟 断面図            |     |       |
| 図面番号    | 4-6                | 縮 尺 | 1:100 |
| 京 田 辺 市 |                    |     |       |

※ 図面はA2→A3縮小 (縮尺はA 2サイズ)


景図

| 年月日 | 訂正事項 | 印 |
|-----|------|---|
|     |      |   |
|     |      |   |
|     |      |   |
|     |      |   |
|     |      |   |

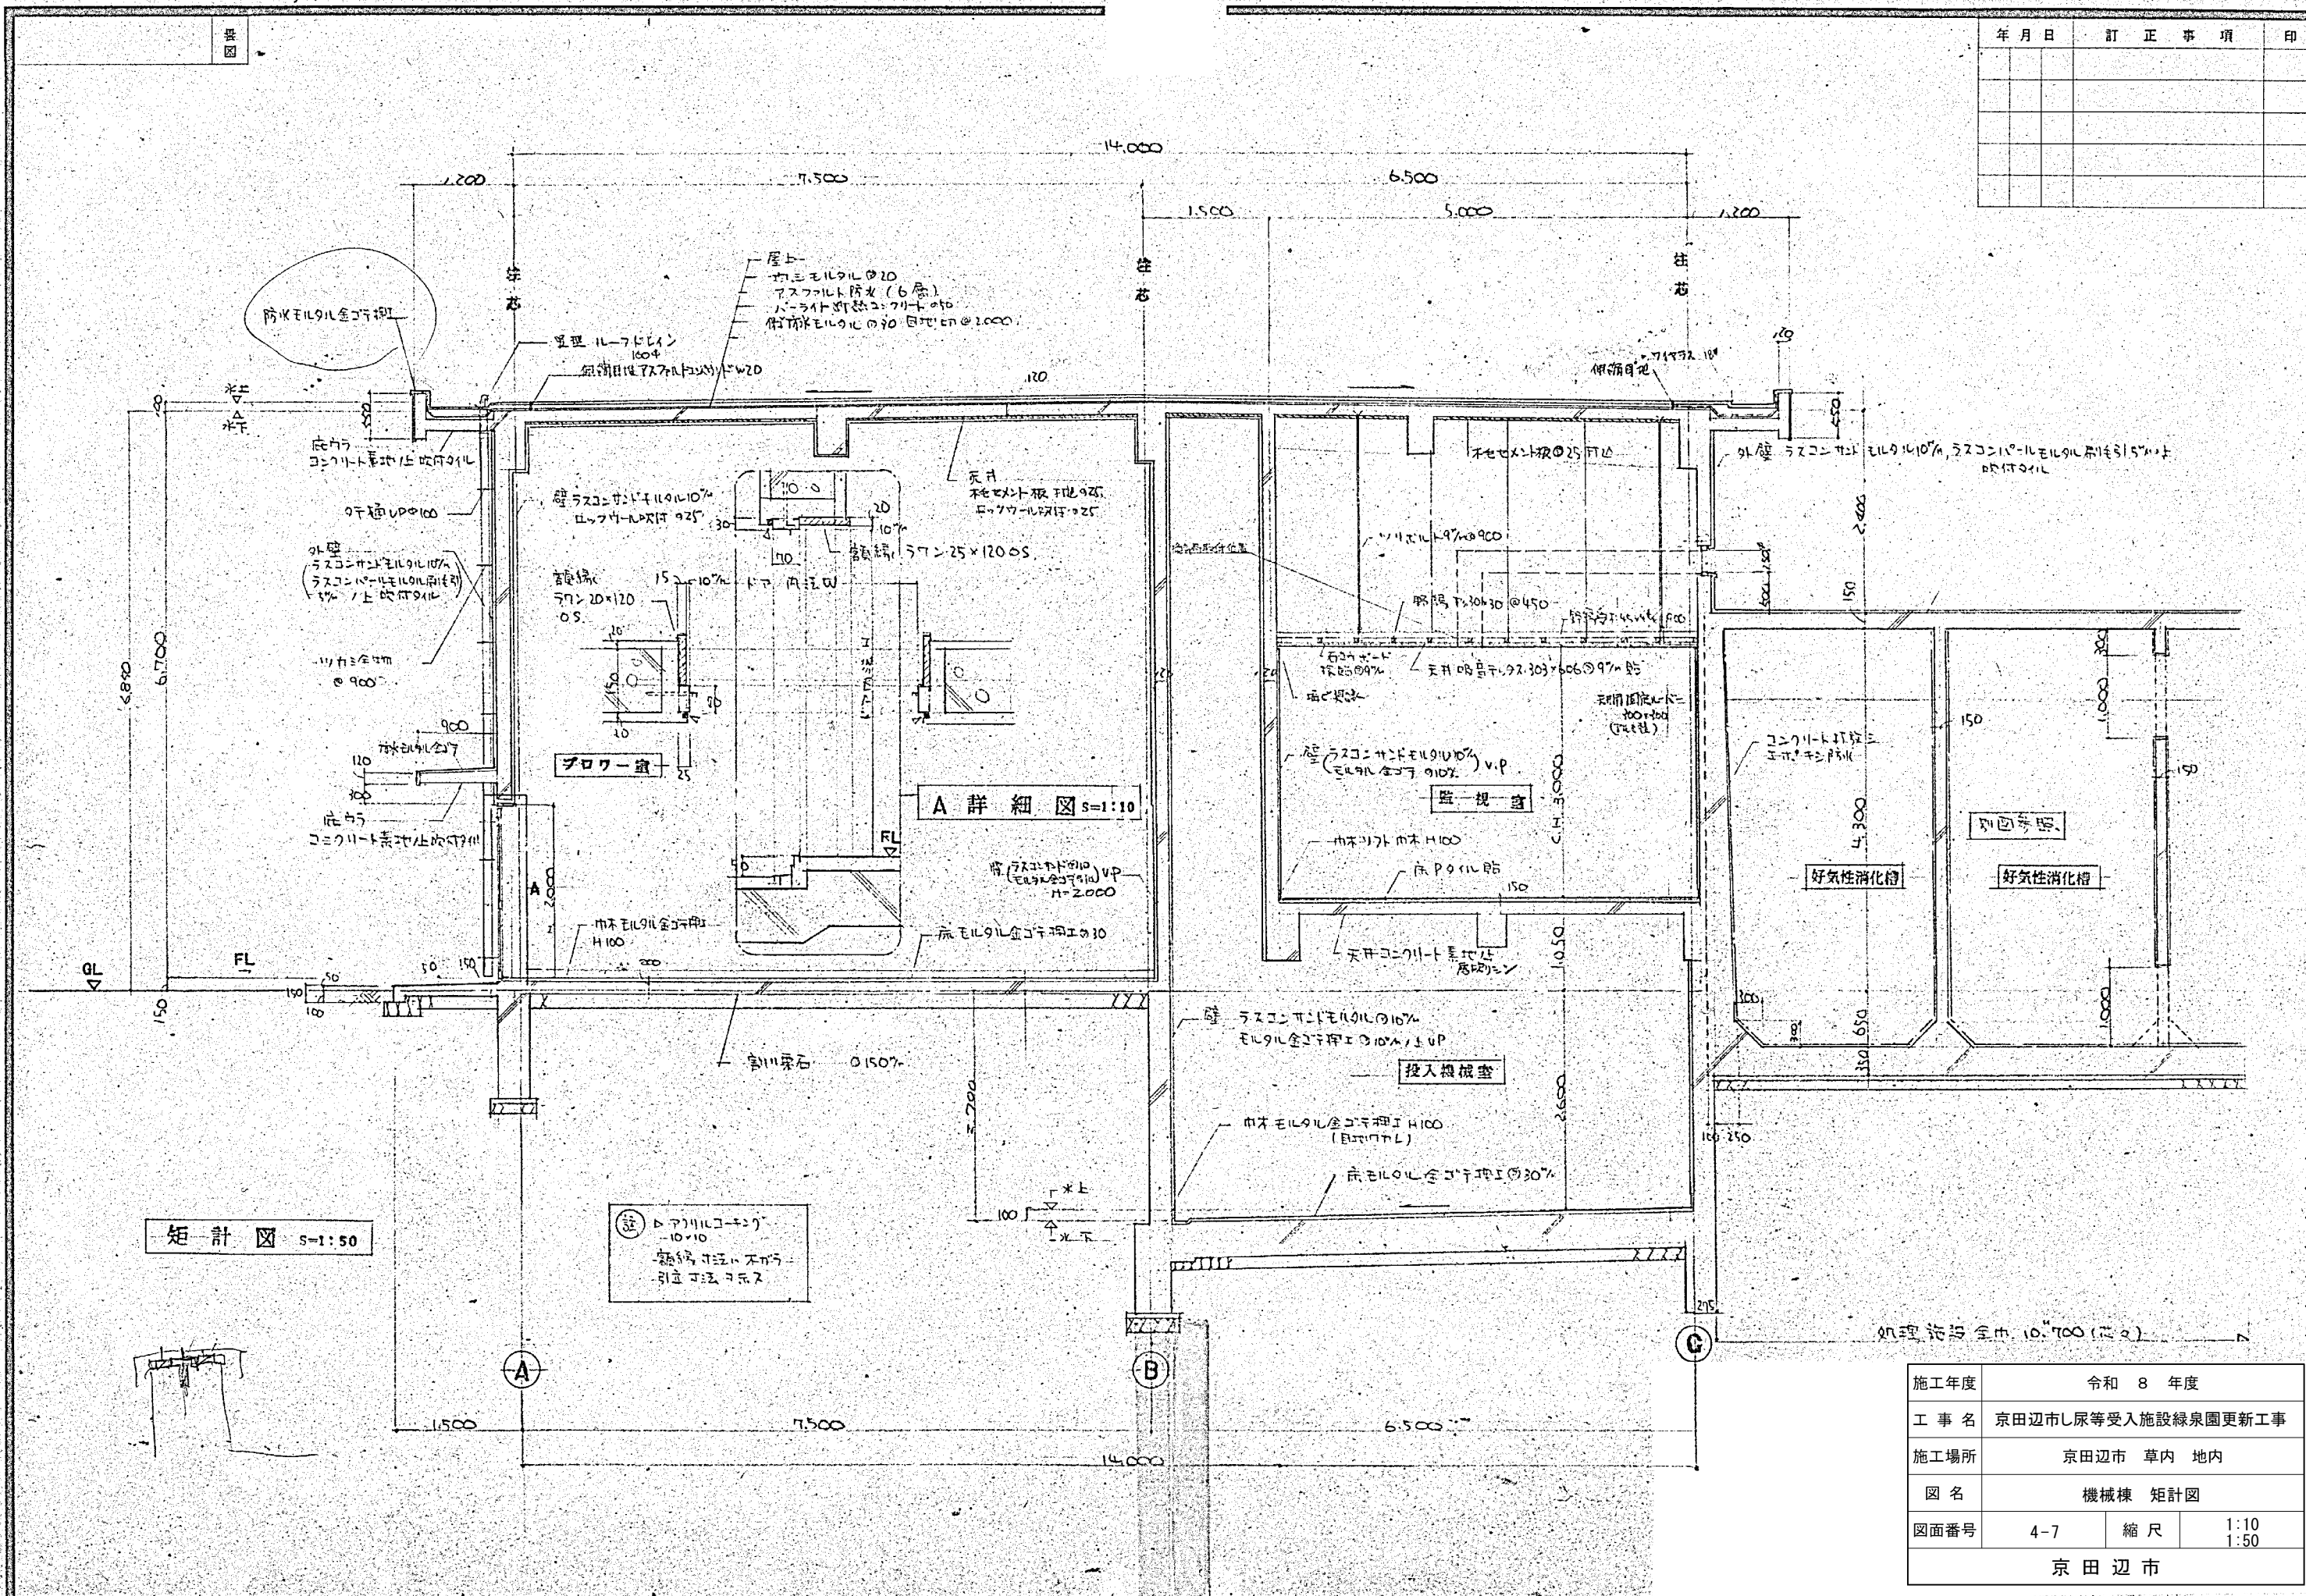


|      |                    |
|------|--------------------|
| 施工年度 | 令和 8 年度            |
| 工事名  | 京田辺市し尿等受入施設緑泉園更新工事 |
| 施工場所 | 京田辺市 草内 地内         |
| 図名   | 機械棟 矩計図            |
| 図面番号 | 4-7                |
| 縮尺   | 1:10<br>1:50       |

 ※ 図面はA2→A3縮小 (縮尺はA2サイズ)




※ 図面はA2→A3縮小（縮尺はA 2サイズ）

| 年月日 | 訂正事項 | 印 |
|-----|------|---|
|     |      |   |
|     |      |   |
|     |      |   |
|     |      |   |

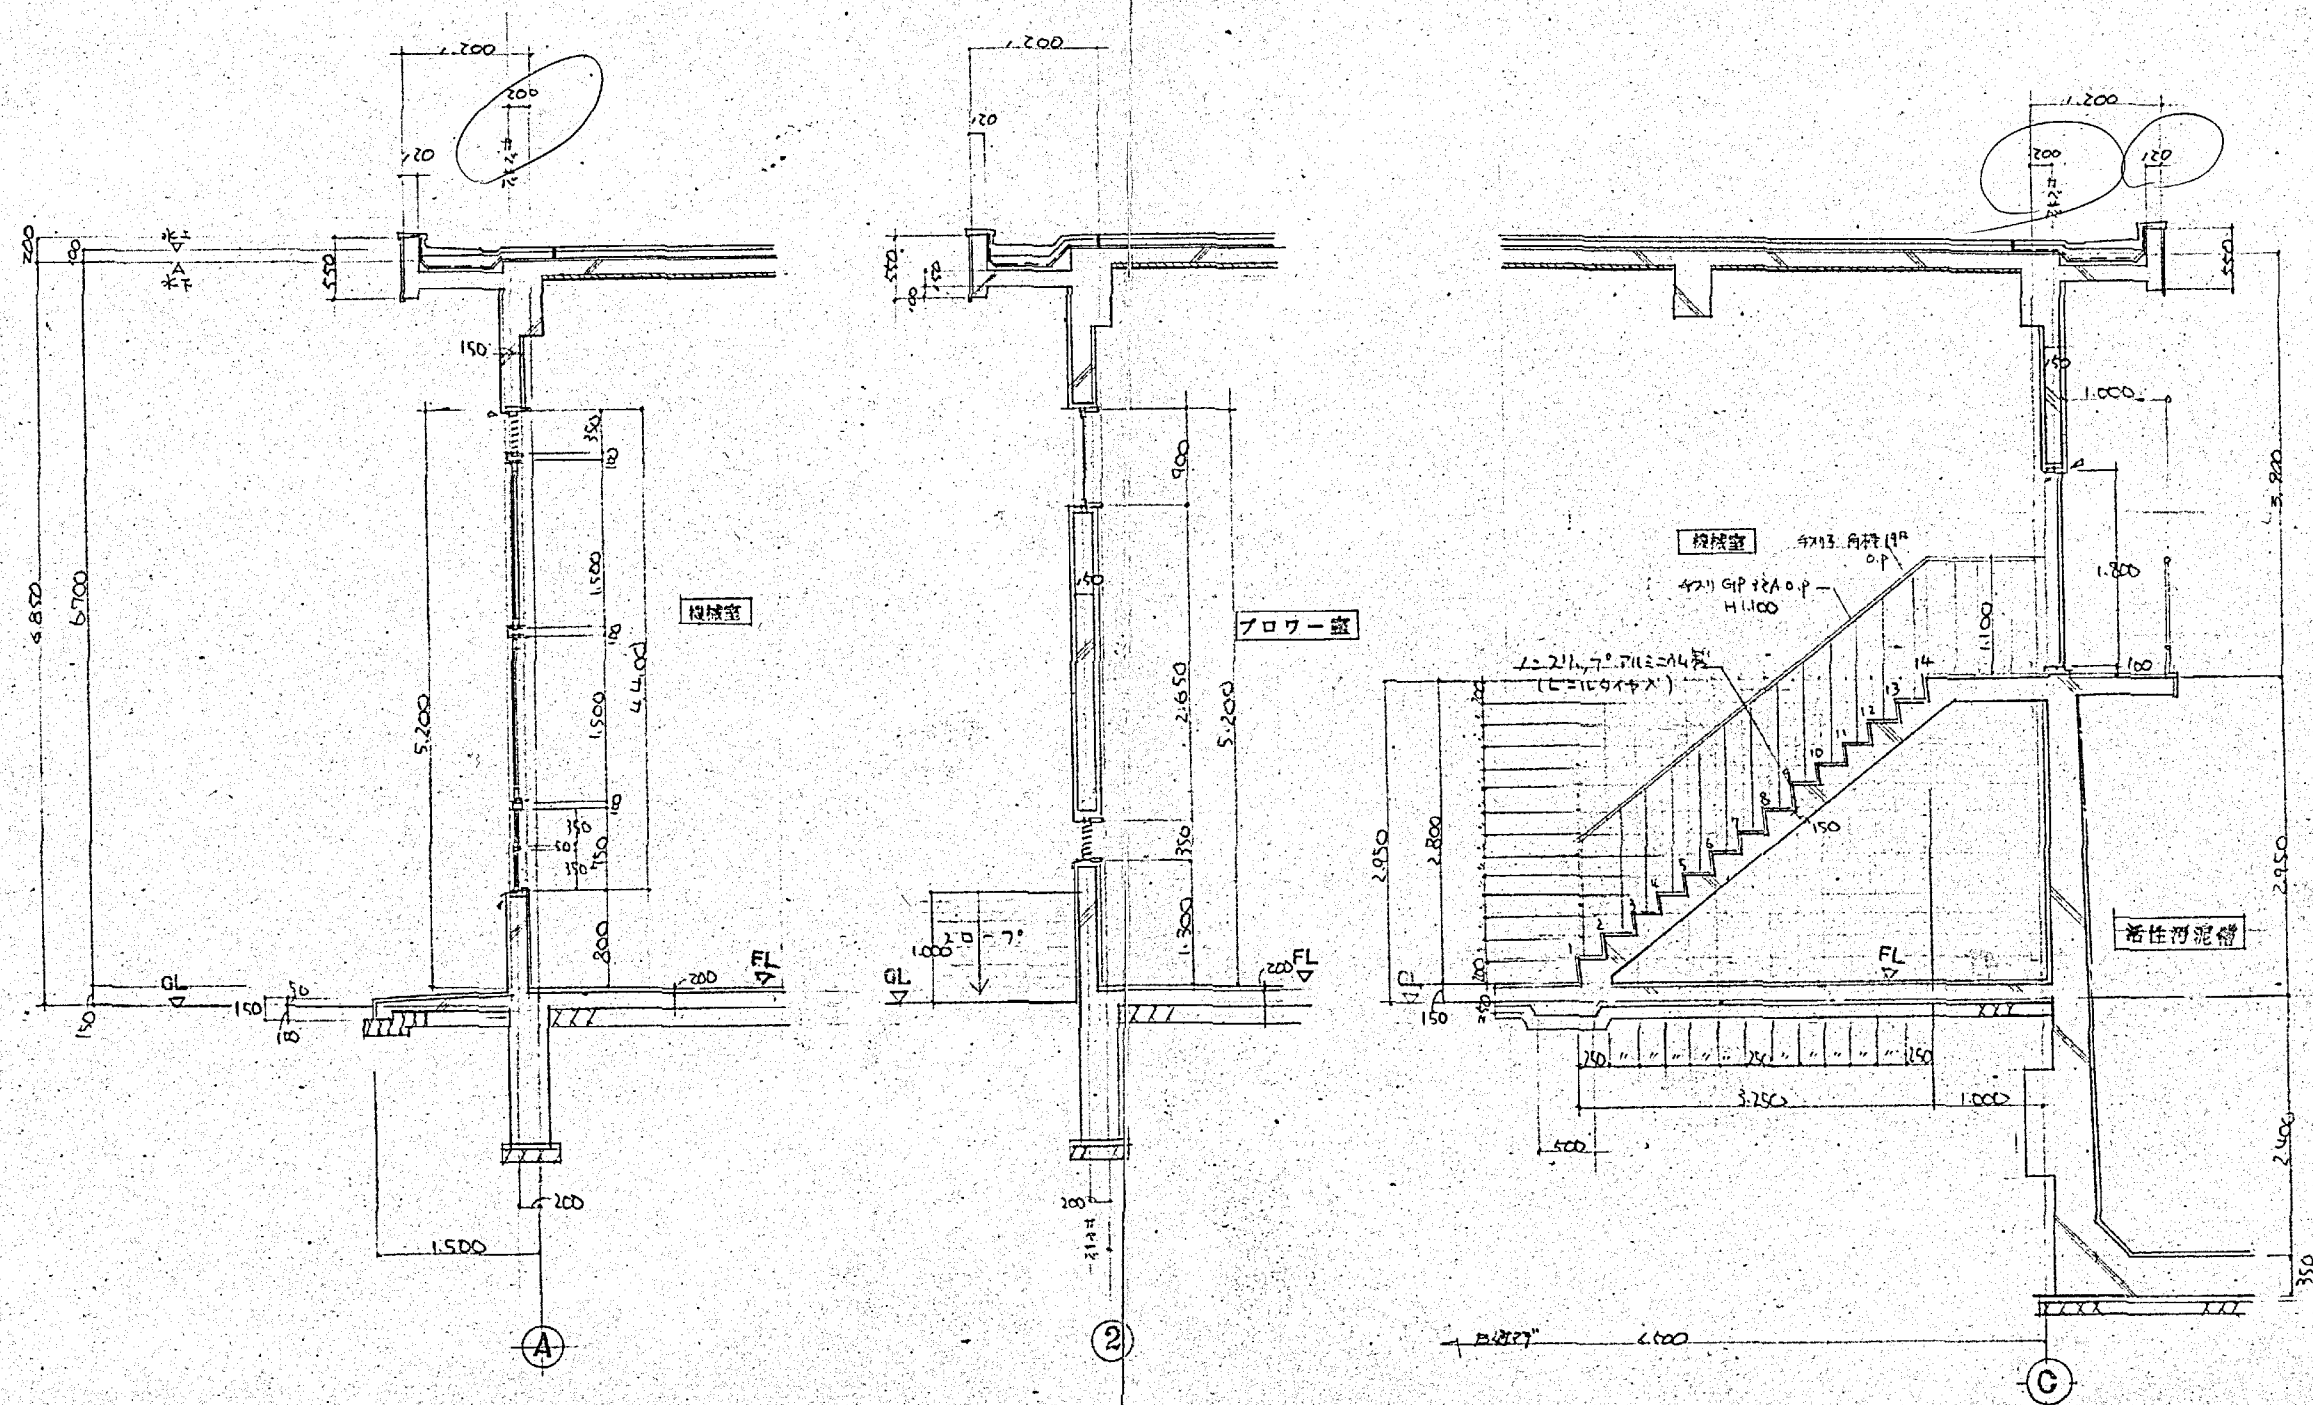

矩計図 S=1:50


|      |                    |    |      |
|------|--------------------|----|------|
| 施工年度 | 令和 8 年度            |    |      |
| 工事名  | 京田辺市し尿等受入施設緑泉園更新工事 |    |      |
| 施工場所 | 京田辺市 草内 地内         |    |      |
| 図名   | 機械棟 矩計図            |    |      |
| 図面番号 | 4-9                | 縮尺 | 1:50 |
| 京田辺市 |                    |    |      |

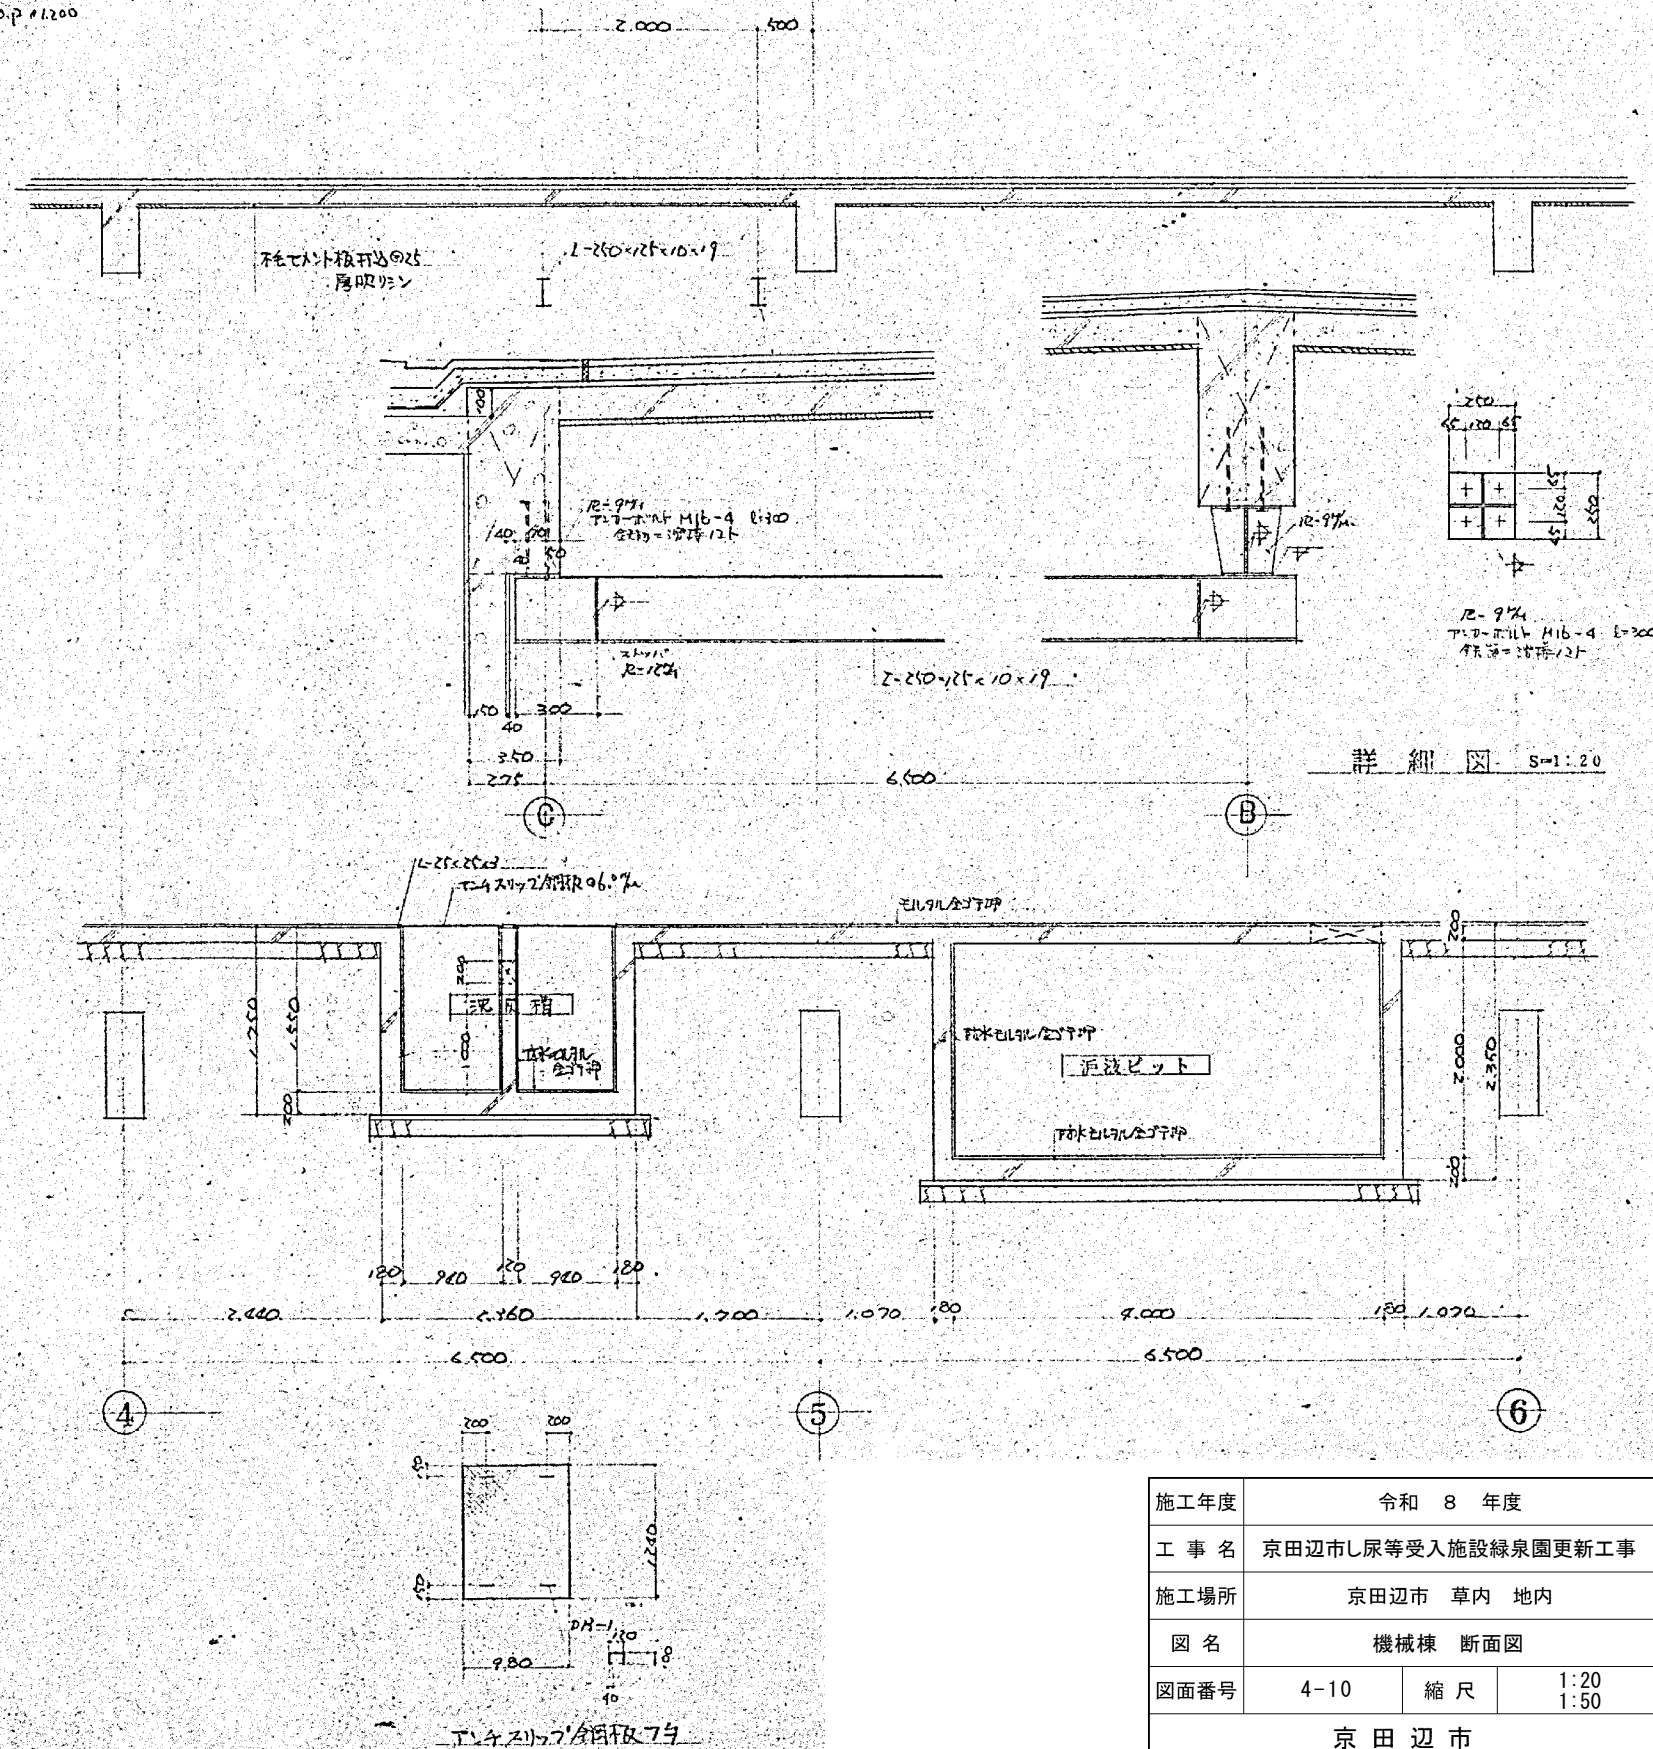


|         |                    |     |              |
|---------|--------------------|-----|--------------|
| 施工年度    | 令和 8 年度            |     |              |
| 工 事 名   | 京田辺市L尿等受入施設緑泉園更新工事 |     |              |
| 施工場所    | 京田辺市 草内 地内         |     |              |
| 図 名     | 機械棟 断面図            |     |              |
| 図面番号    | 4-10               | 縮 尺 | 1:20<br>1:50 |
| 京 田 辺 市 |                    |     |              |

※ 図面はA2→A3縮小（縮尺はA 2サイズ）

図

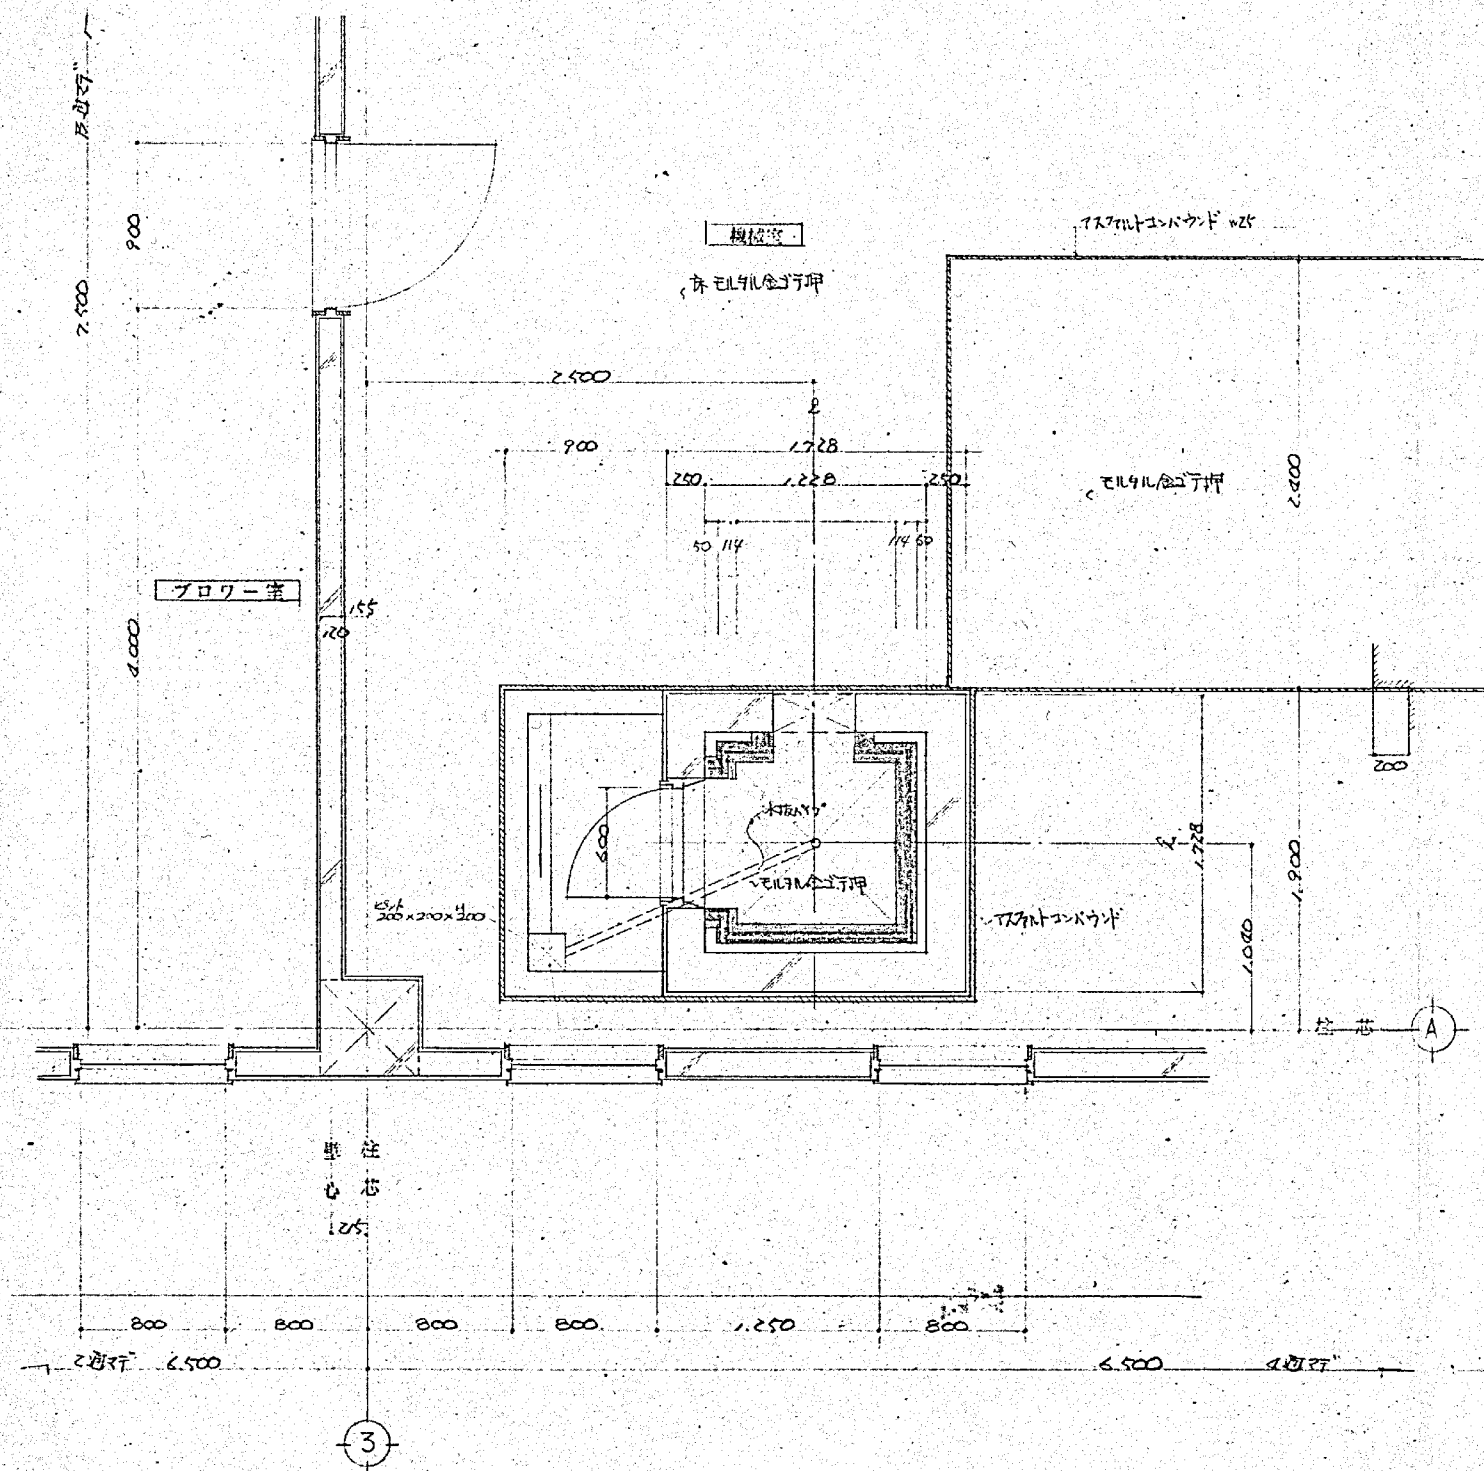

平面詳細図 S=1:50

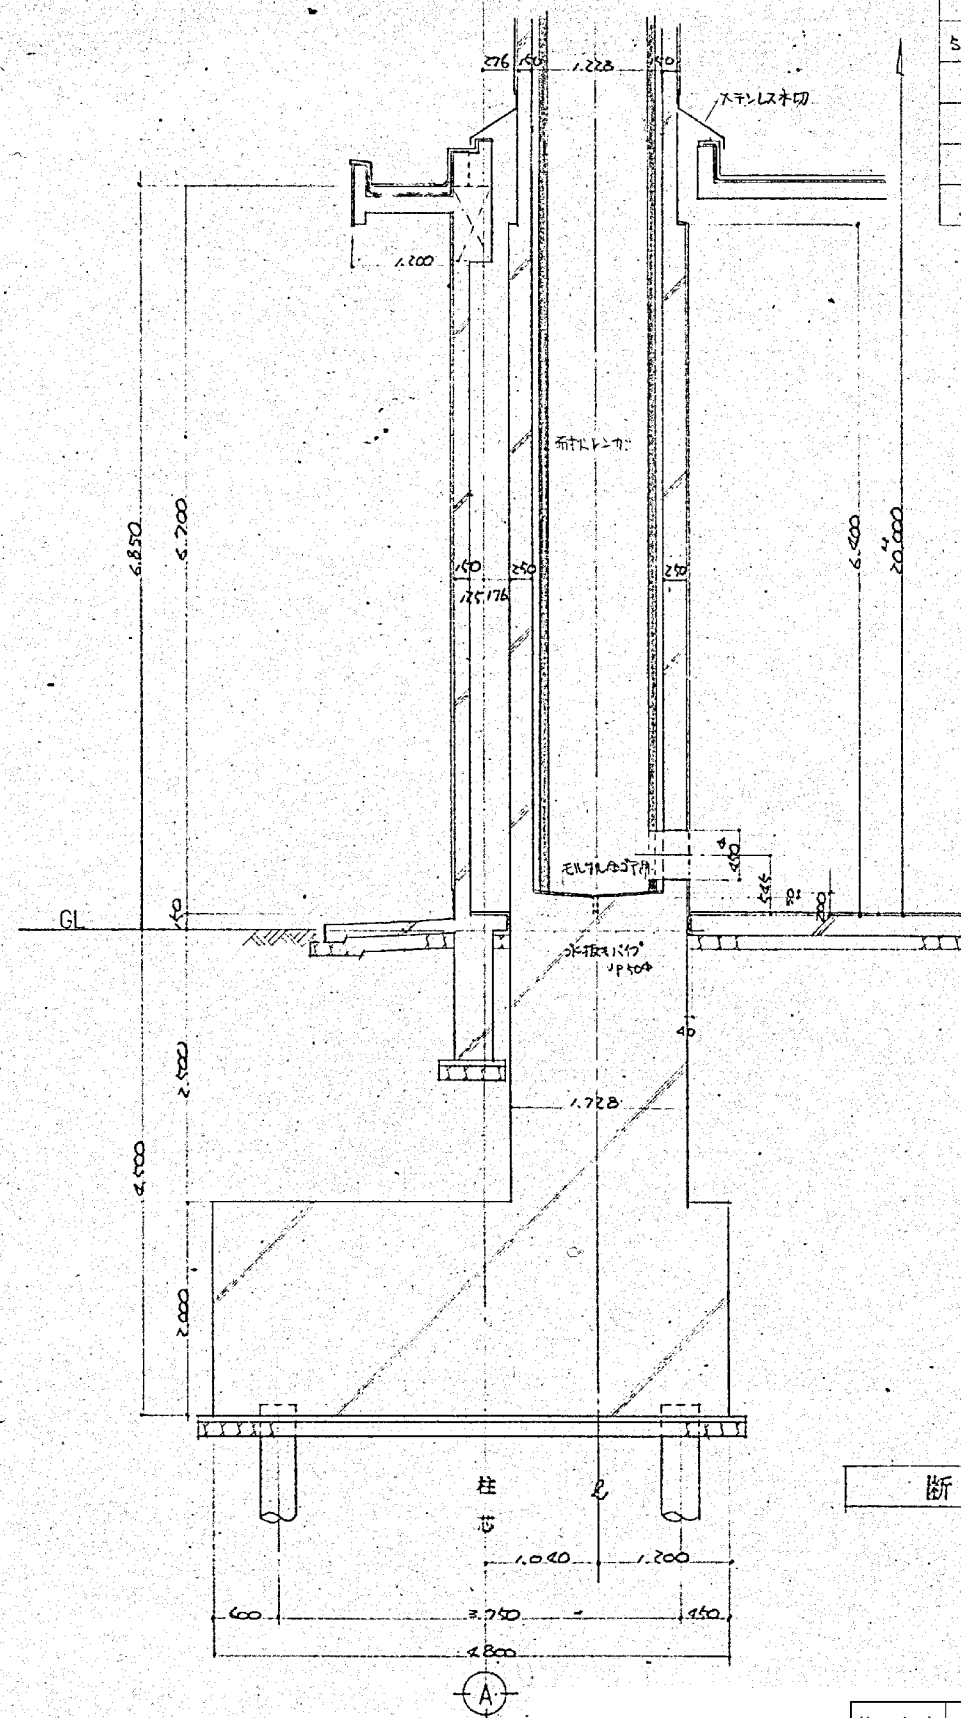

断面図 S=1:50

| 年月日      | 訂正事項       | 印 |
|----------|------------|---|
| 52/10/20 | 全面変更別添図面参照 |   |
|          |            |   |
|          |            |   |
|          |            |   |

|      |                    |    |              |
|------|--------------------|----|--------------|
| 施工年度 | 令和 8 年度            |    |              |
| 工事名  | 京田辺市し尿等受入施設緑泉園更新工事 |    |              |
| 施工場所 | 京田辺市 草内 地内         |    |              |
| 図名   | 機械棟 平面図 断面図        |    |              |
| 図面番号 | 4-11               | 縮尺 | 1:30<br>1:50 |
| 京田辺市 |                    |    |              |

※ 図面はA2→A3縮小 (縮尺はA2サイズ)